




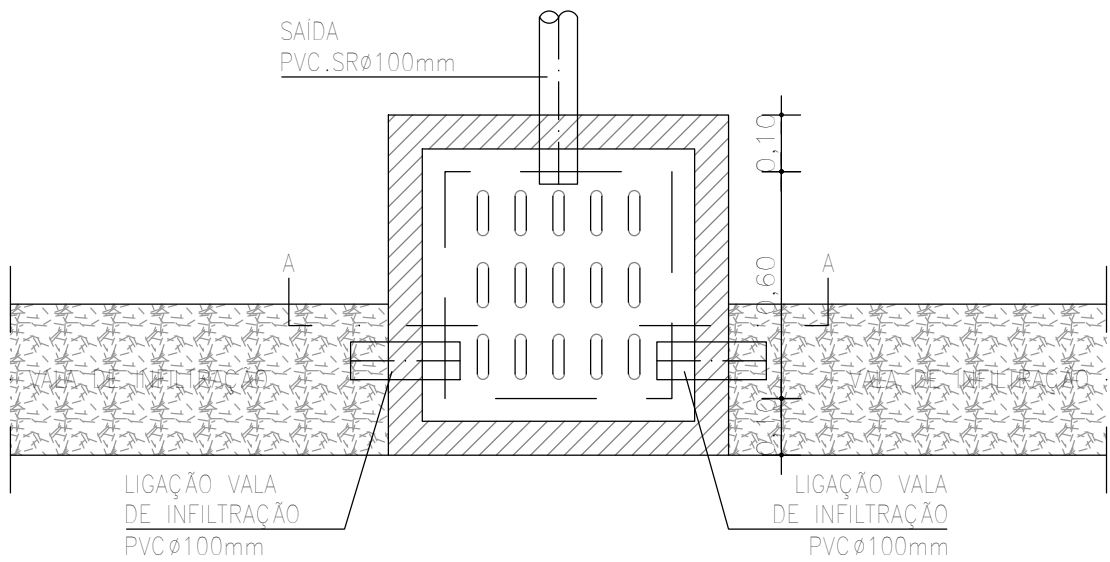


PLANTA BAIXA

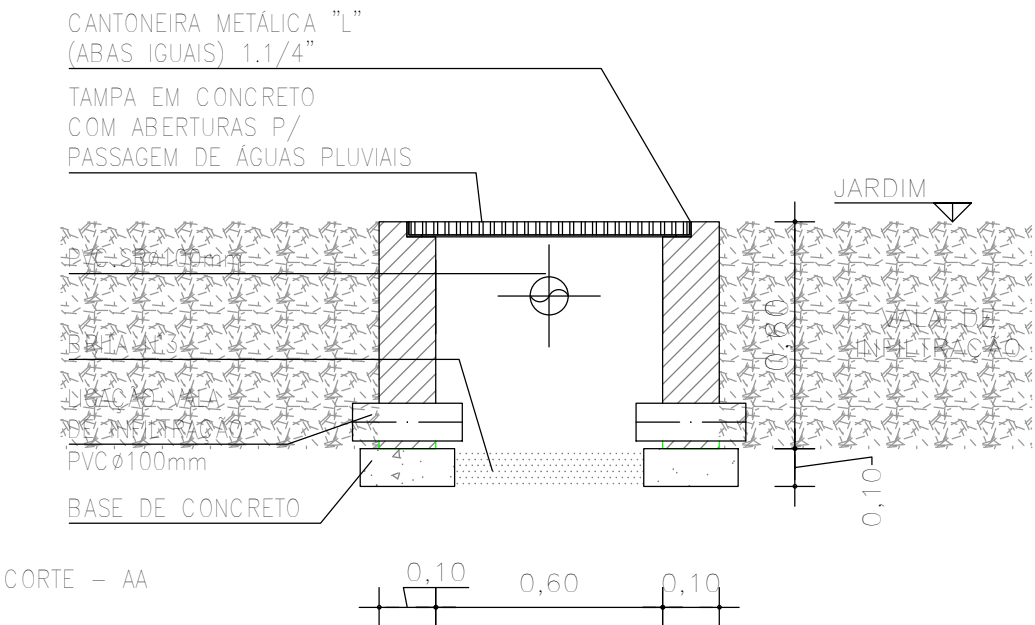


DET. CAIXA DE INSPEÇÃO
ESCALA 1 : 20

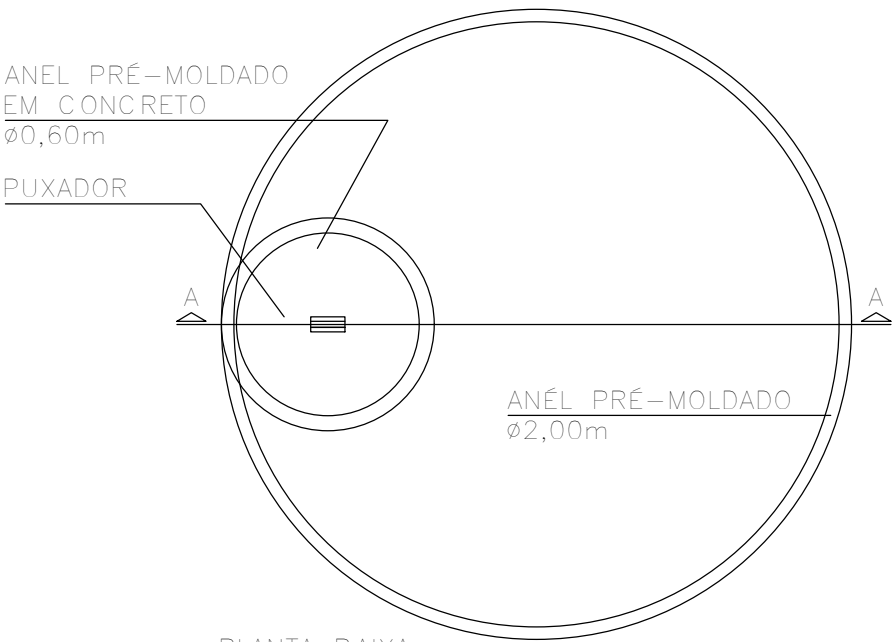


PLANTA BAIXA

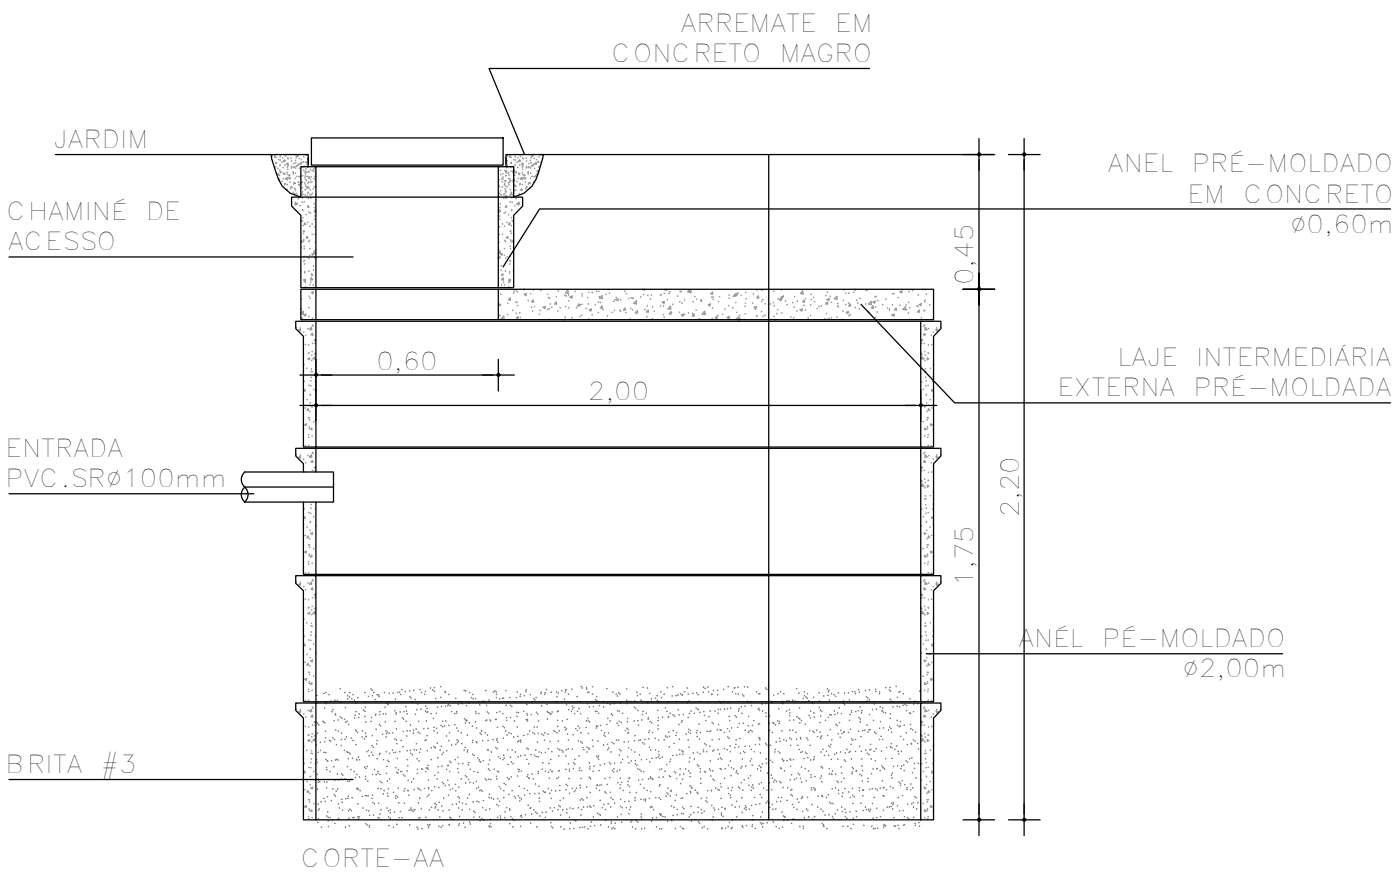

DET. POÇO DE INFILTRAÇÃO
ESCALA 1 : 25

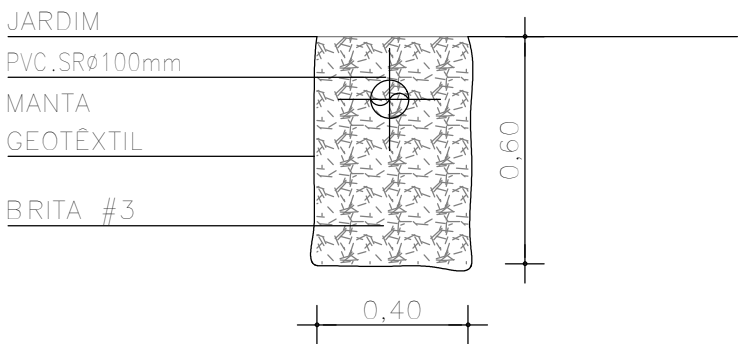

DET. VALA DE INFILTRAÇÃO
ESCALA 1 : 20

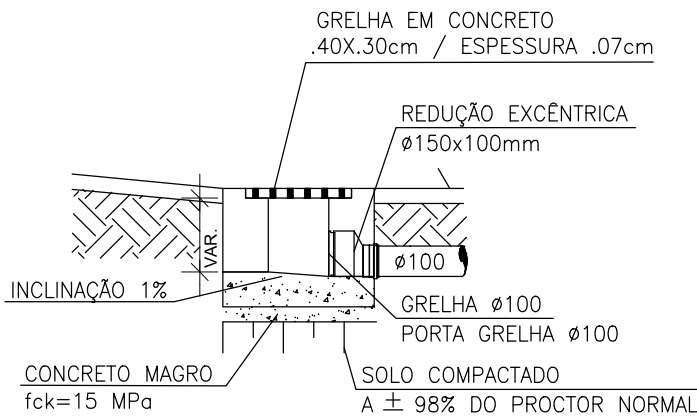

DET. SAÍDA LATERAL GRELHA
ESCALA 1 : 20

André Clemente Correia
Concepção Engenharia e Tecnologia S/A
André Clemente Correia
Coordenador de Contratos

CONSÓRCIO SAÚDE CONCREMAT-MEP - CNPJ 60.255.454/0001-35
RUA JOAQUIM PALHARES, no. 40, ANDAR 5 - RIO DE JANEIRO/RJ - CEP 20.260-080 - FONE (21) 3535-4131
Medidas em metros. Conferir medidas no local.
O valor da cota prevalece ao da escala. Antes de qualquer alteração consultar o arquiteto responsável.

REV	DATA	CONTEÚDO	REV	DATA	CONTEÚDO
00	30/04/2026	EMISSÃO INICIAL			
Nome do Empreendimento					
UBSi II					
Endereço do Empreendimento					
ALDEIA PÉ DO MONTE, PORTO SEGURO / BA					
Disciplina					
ÁGUAS PLUVIAIS					
Título do desenho					
PLANTA DE DETALHES					
Etapa					
PROJETO EXECUTIVO					
Projeto e coordenador					
CONSORCIO SAÚDE CONCREMAT-MEP - CNPJ 60.255.454/0001-35					
RUA JOAQUIM PALHARES, no. 40, ANDAR 5 - RIO DE JANEIRO/RJ - CEP 20.260-080					
FONE (21) 3535-4131					
Responsável Técnico pelo Projeto de Águas Pluviais					
ANDRÉ CLEMENTE CORREIA					
ENGENHEIRO CREA: 1809024404					
Prancha					
02/02					
Especialidade					
PLU					
Revisão					
00					
Escala					
1/20					