


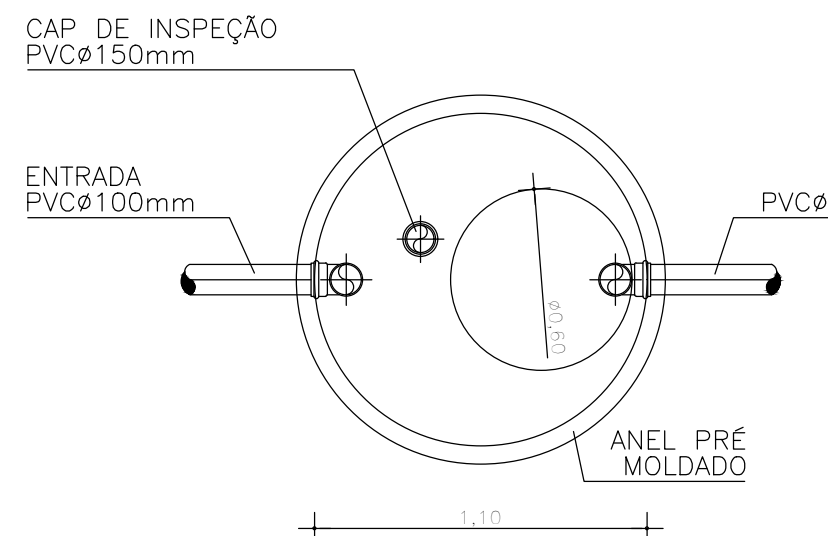
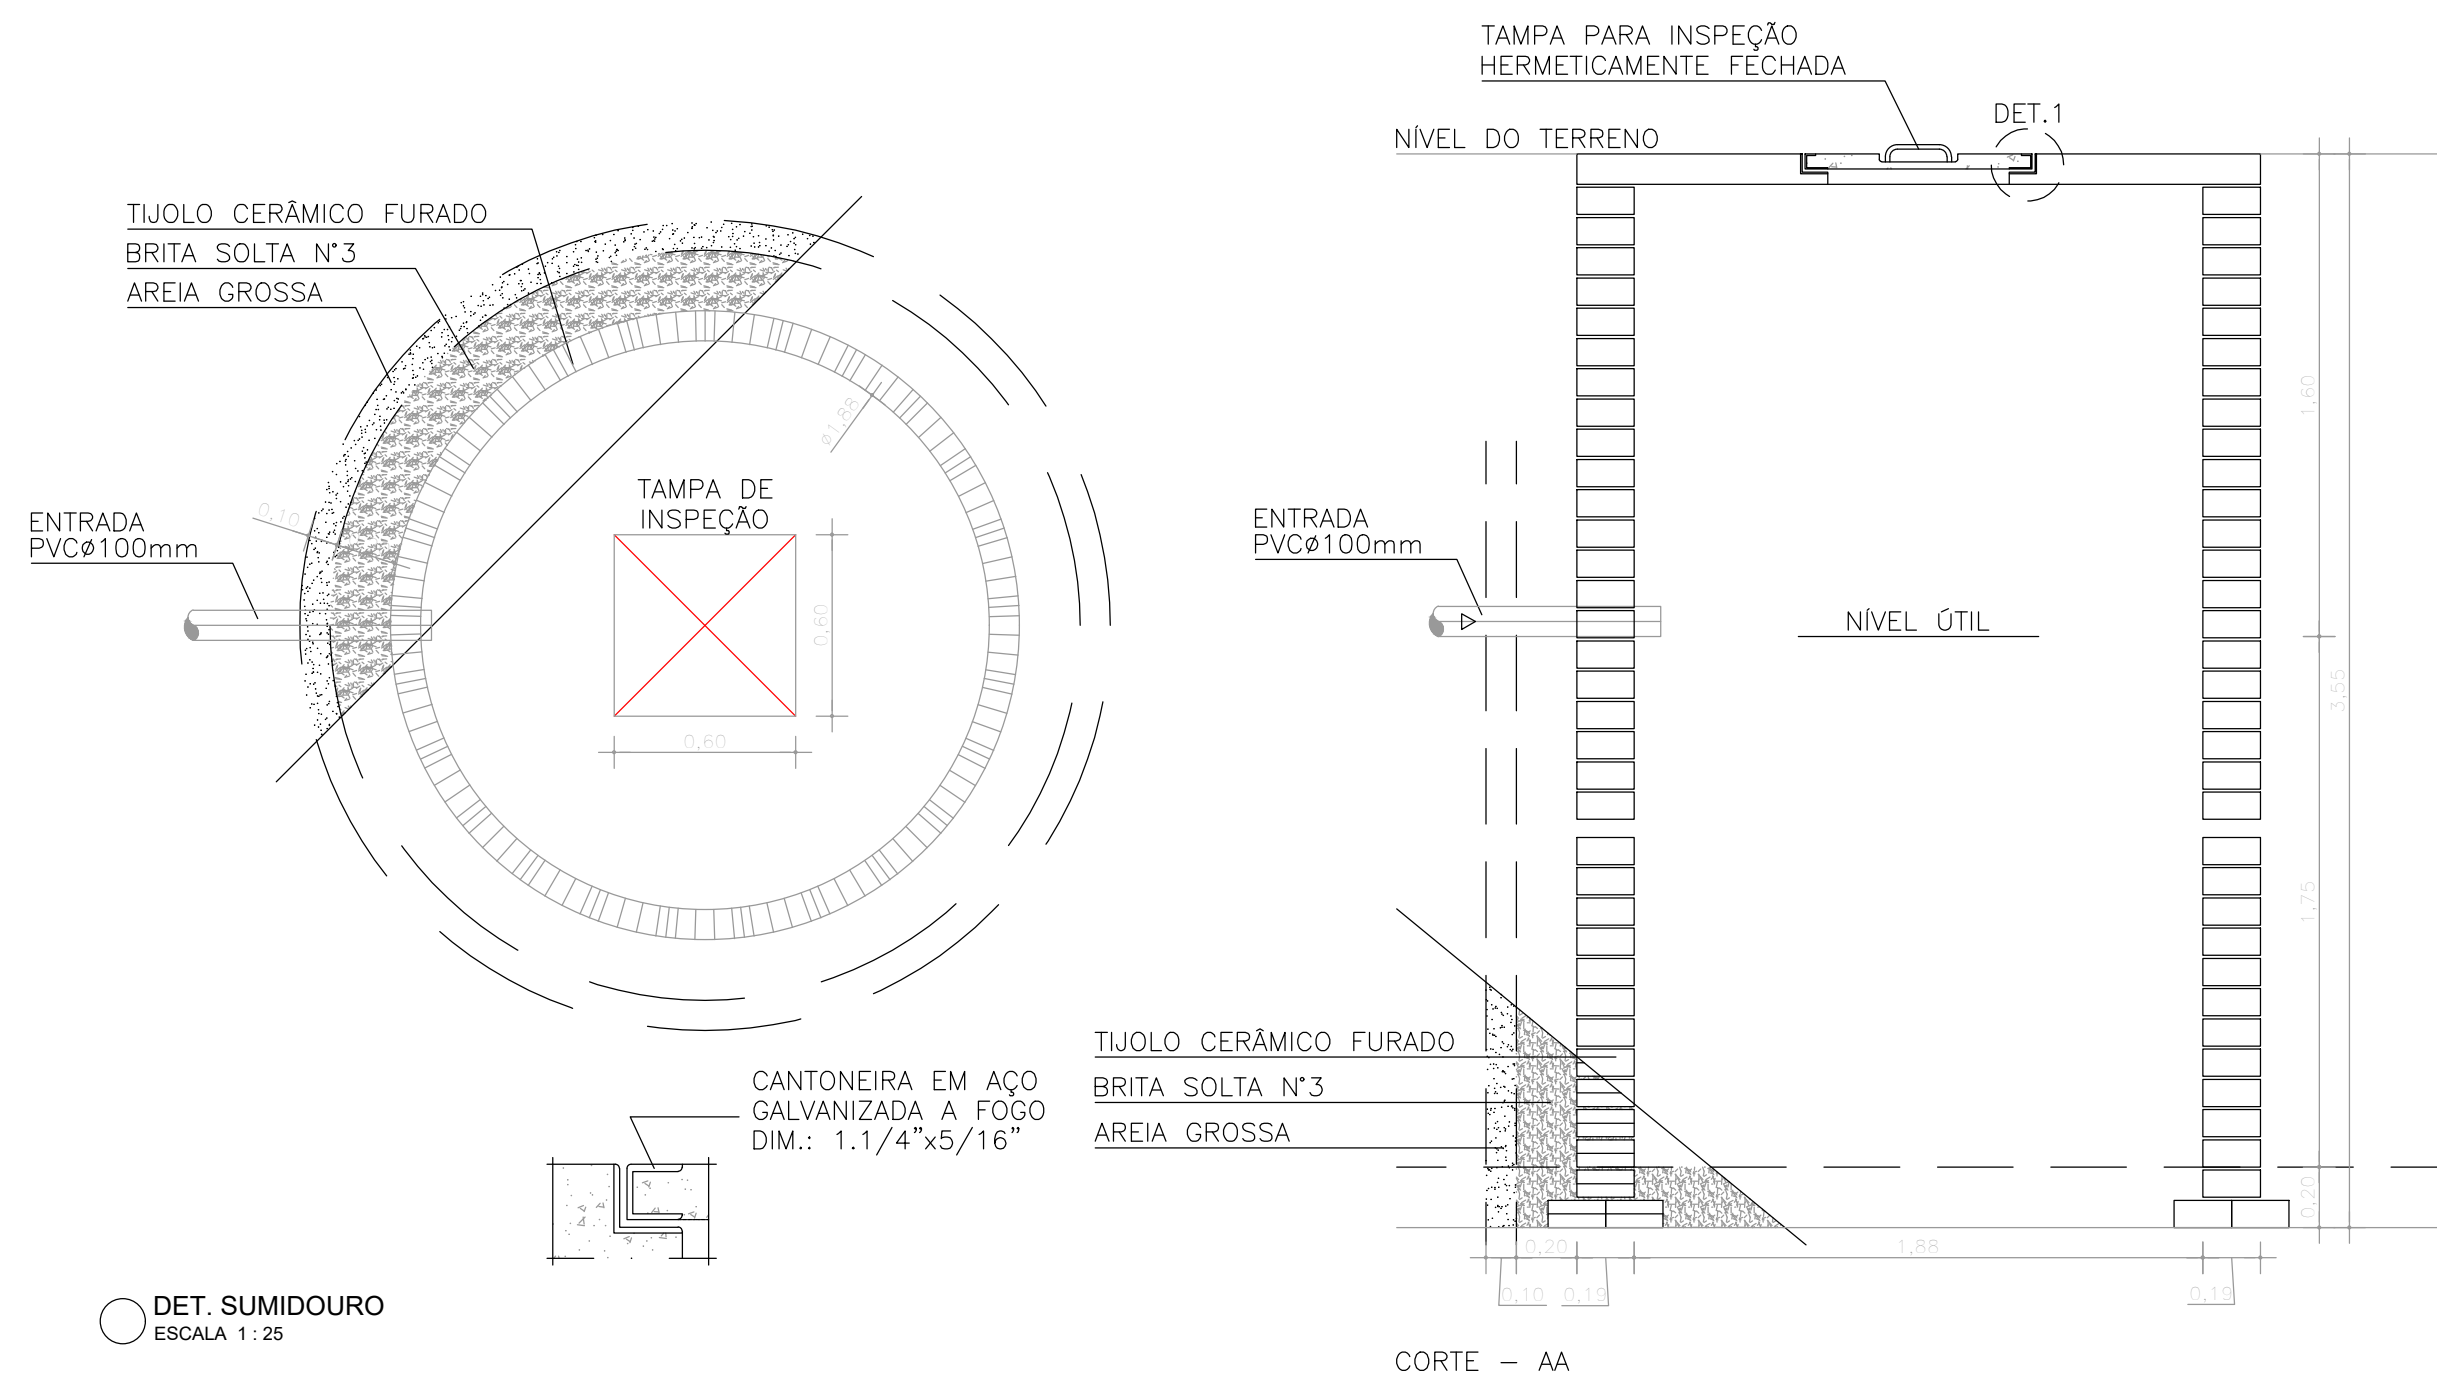


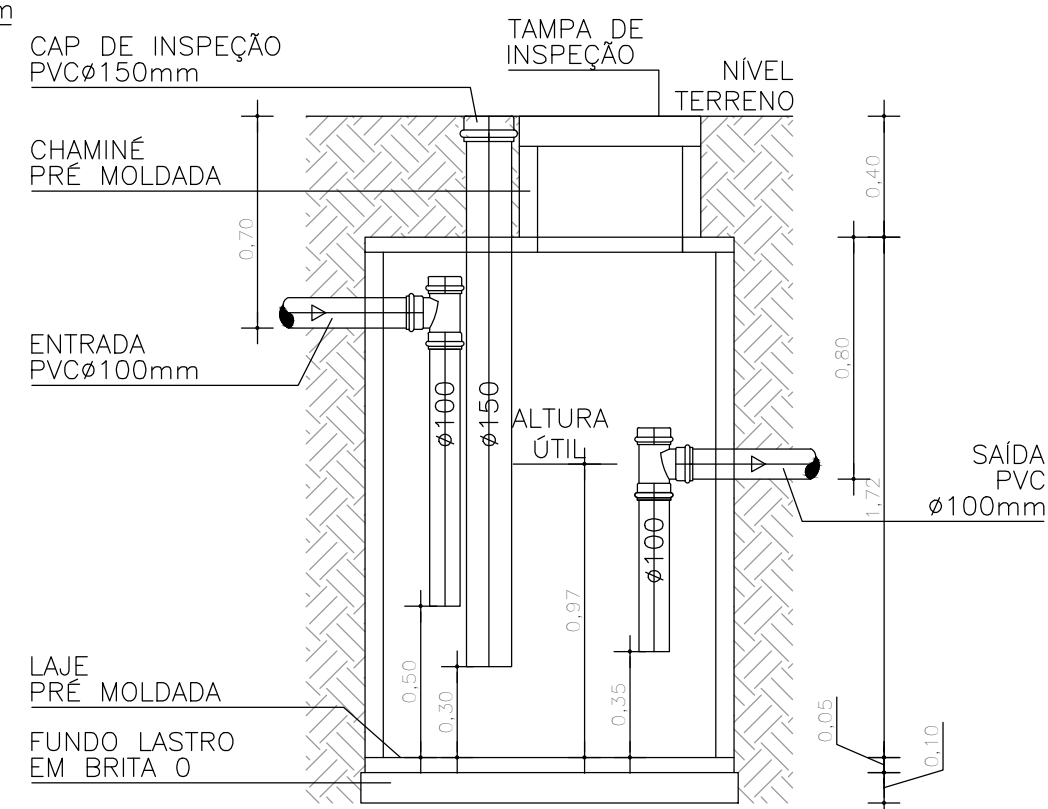

QUANTITATIVOS GERAIS			
	UND.	QUANT.	CÓDIGO
TANQUE SÉPTICO	UN	1,00	98055
TUBO PVC ø100mm	M	1,80	90694
TUBO PVC ø150mm	M	1,50	90695
CAP PVC ø150mm	UN	1,00	90696
CHAMINÉ ESGOTO ø600mm	M	0,40	98051
TAMPA EM CONCRETO ø600mm	UN	1,00	98115

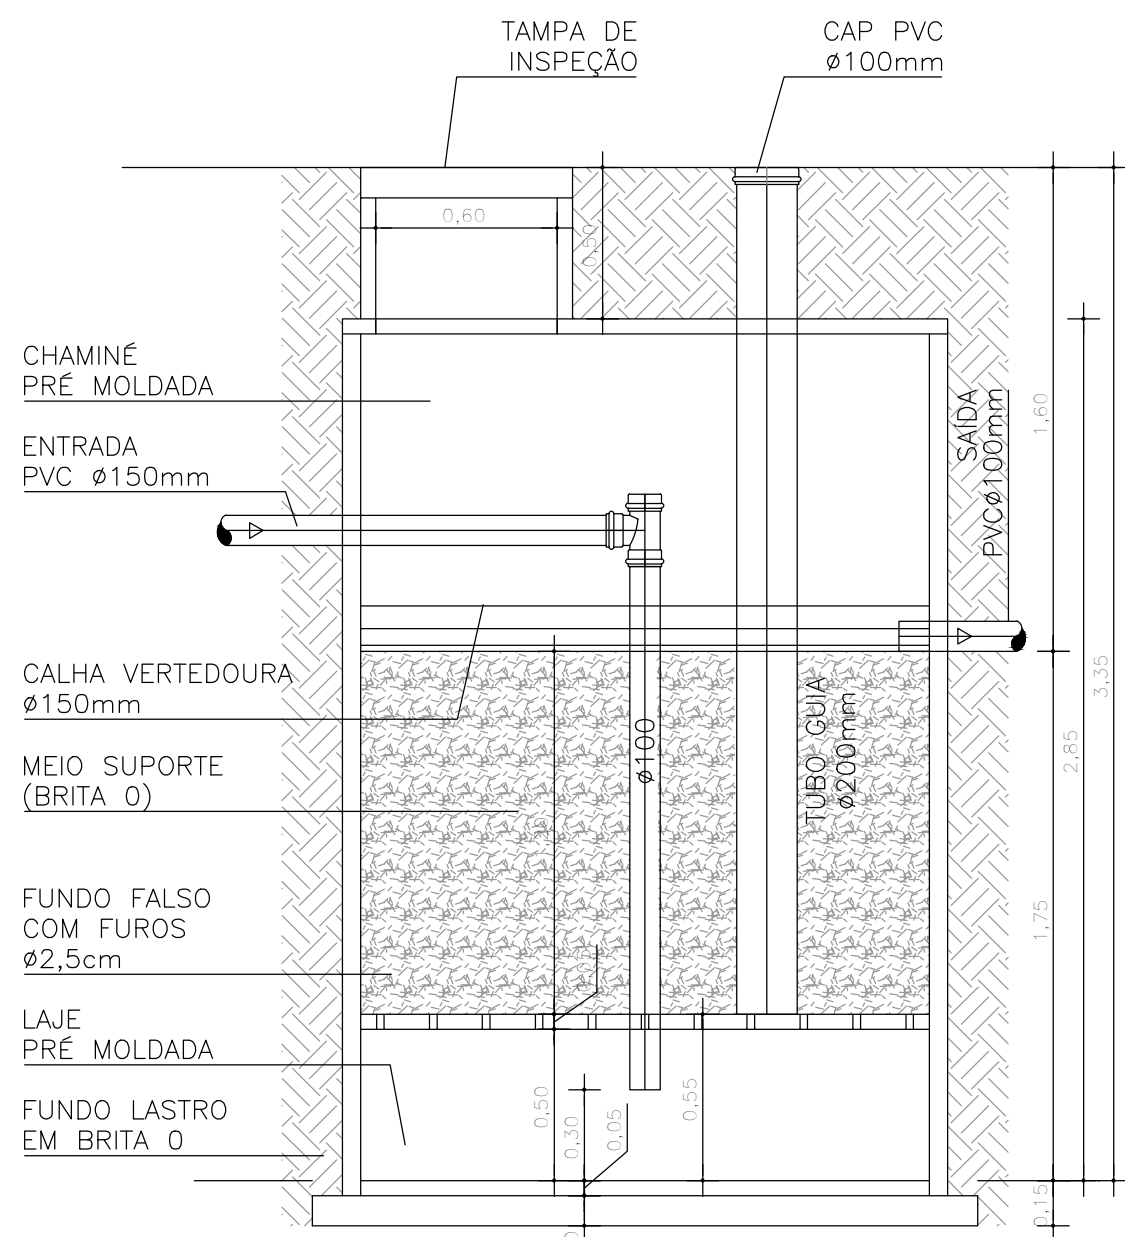


TANQUE SÉPTICO
VOLUME = 3.000 LITROS
PLANTA - ESCALA 1:25

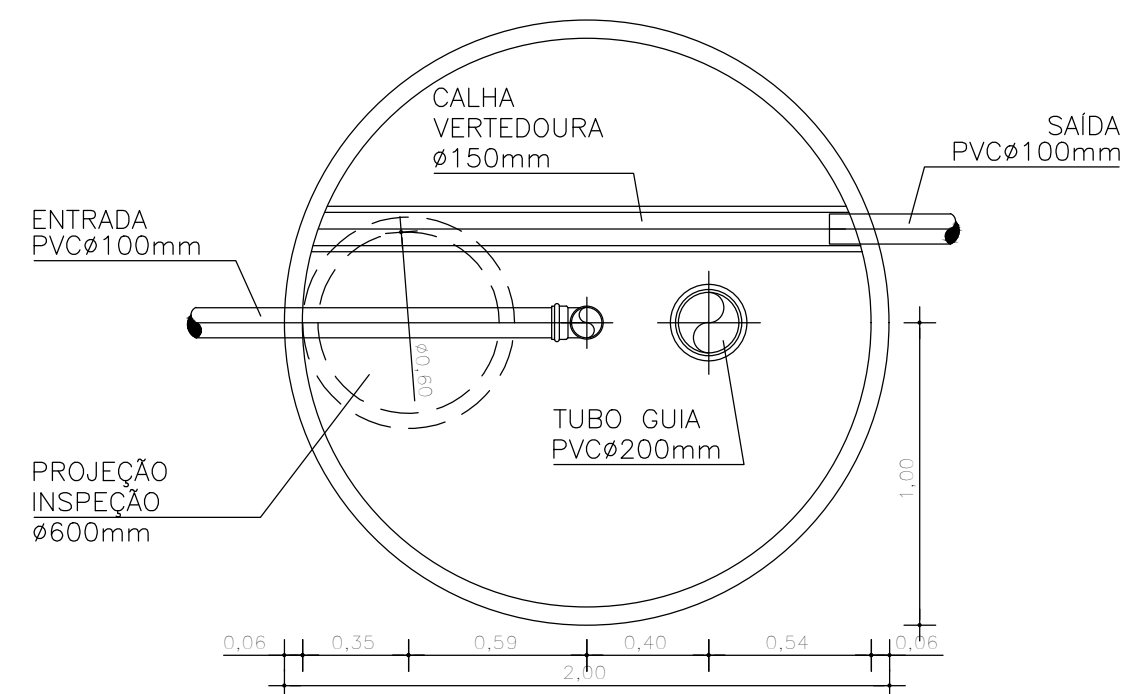


QUANTITATIVOS GERAIS			
	UND.	QUANT.	CÓDIGO
FILTRO ANAERÓBIO	UN	1,00	98059
TUBO PVC ø200mm	M	2,30	90696
TUBO PVC ø100mm	M	3,00	90695
TE PVC ø100mm	UN	1,00	104177
CAP PVC ø200mm	UN	1,00	00042666
CHAMINÉ ESGOTO ø600mm	M	0,50	98051
TAMPA EM CONCRETO ø600mm	UN	1,00	98115


DET. FILTRO ANAERÓBIO
ESCALA 1:25

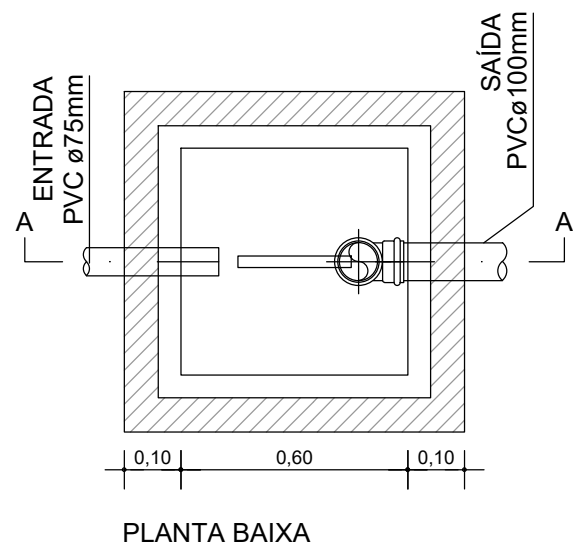


PLANTA BAIXA

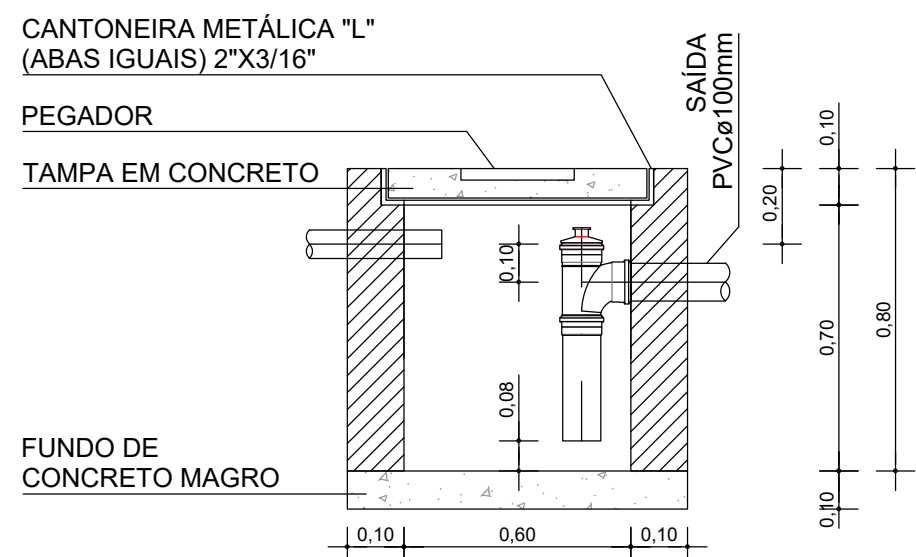

DET. CAIXA DE ESPUMA
ESCALA 1:20

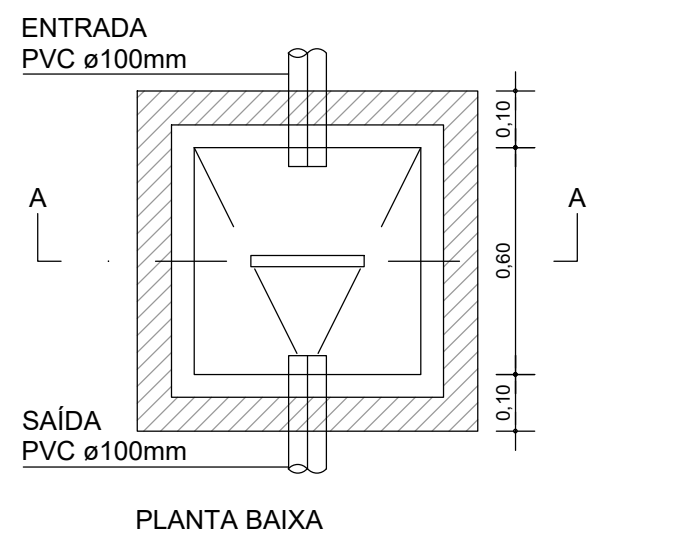

PLANTA BAIXA

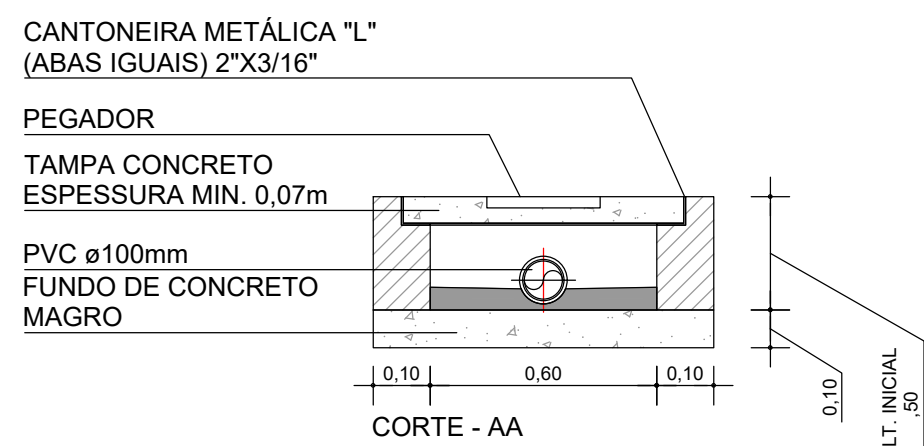

CORTE - AA

10/04/2026

DET. CAIXA DE PASSAGEM
ESCALA 1:20

CONSORCIO SAÚDE CONCREMAT-MEP - CNPJ 60.255.454/0001-35
RUA JOAQUIM PALHARES, no. 40, ANDAR 5 - RIO DE JANEIRO/RJ - CEP 20.260-680 - FONE (21) 3535-4131
Medidas em metros. Contêiner medido no local.
O valor da cota prevalece ao da escala. Antes de qualquer alteração consultar o arquiteto responsável.

REV	DATA	CONTEÚDO	REV	DATA	CONTEÚDO	
00	24/04/2026	EMIÇÃO INICIAL				
Nome do Empreendimento						
UBSI II						
Endereço do Empreendimento			Disciplina			
ALDEIA PEQUI, ESTRADA SEM DENOMINAÇÃO, S/N			ESGOTO			
Título do desenho			Etapas			
PLANTA DE DETALHES			PROJETO EXECUTIVO			
 CONSORCIO SAÚDE SAÚDE CONCREMAT MEP			Projeto e coordenador		Prioridade	Especialidade
			CONSORCIO SAÚDE CONCREMAT-MEP - CNPJ 60.255.454/0001-35		02/02	ESG
			RUA JOAQUIM PALHARES, no. 40, ANDAR 5 - RIO DE JANEIRO/RJ - CEP 20.260-680		Revisão	Escala
			FONE (21) 3535-4131		00	1/100
			Responsável Técnico pelo Projeto de Esgoto			
			ANDRÉ CLEMENTE CORREIA			
			ENGENHEIRO CREA: 1809024/04			