



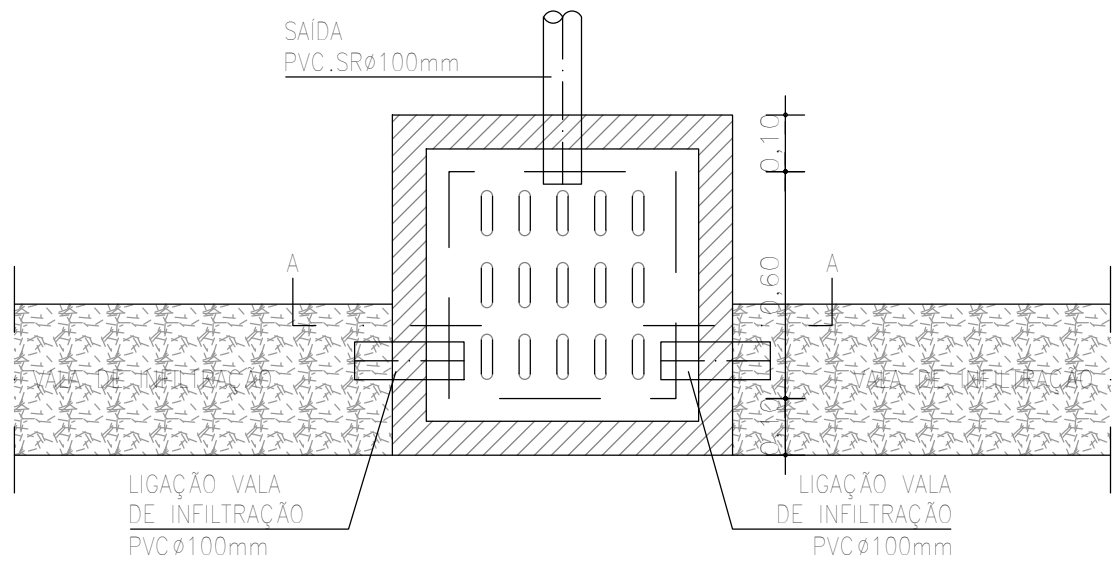


PLANTA BAIXA

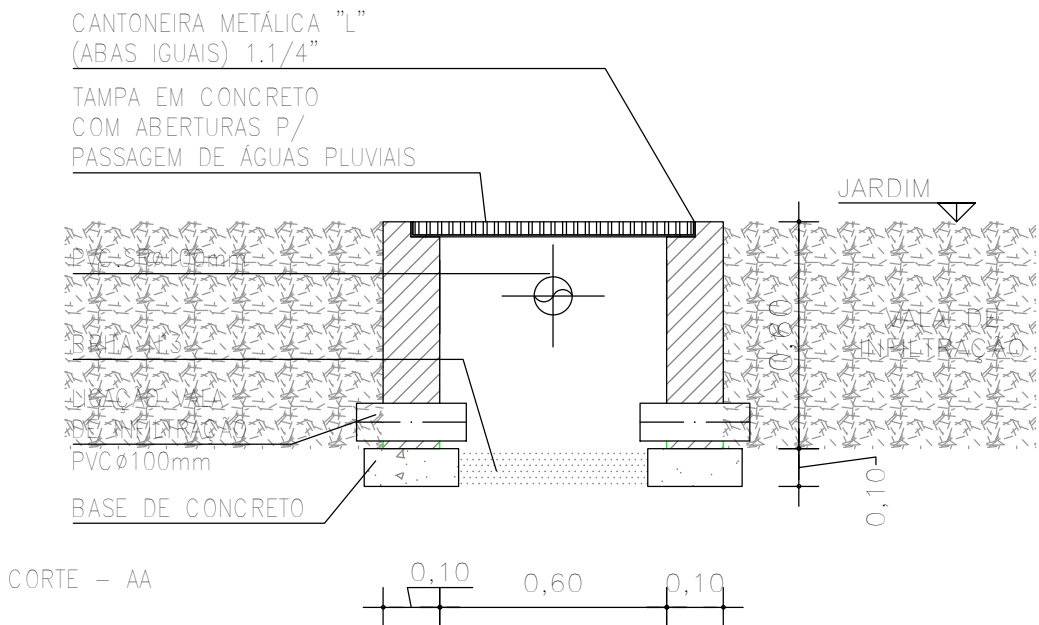


CORTE - AA

DET. CAIXA DE INSPEÇÃO
ESCALA 1:20

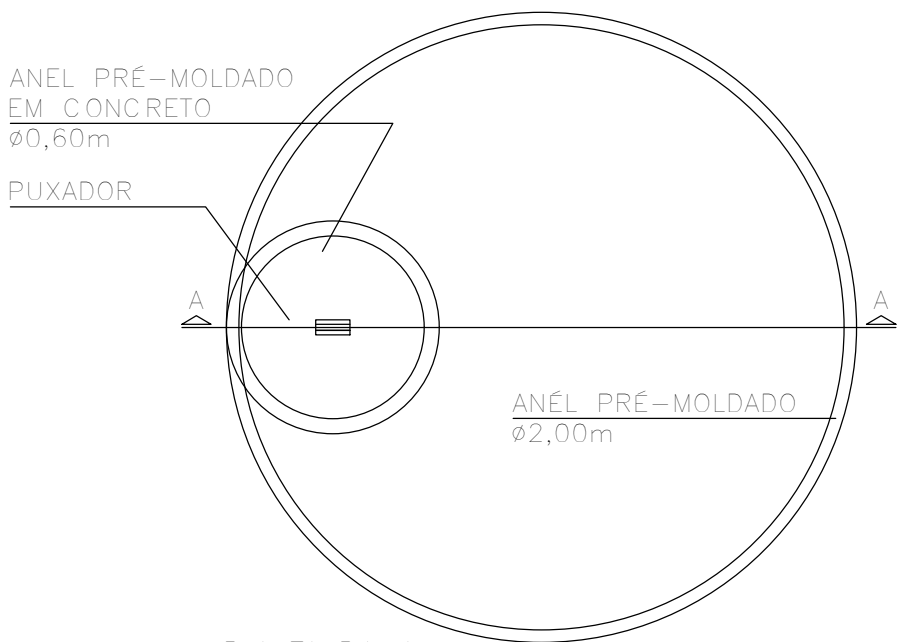


PLANTA BAIXA

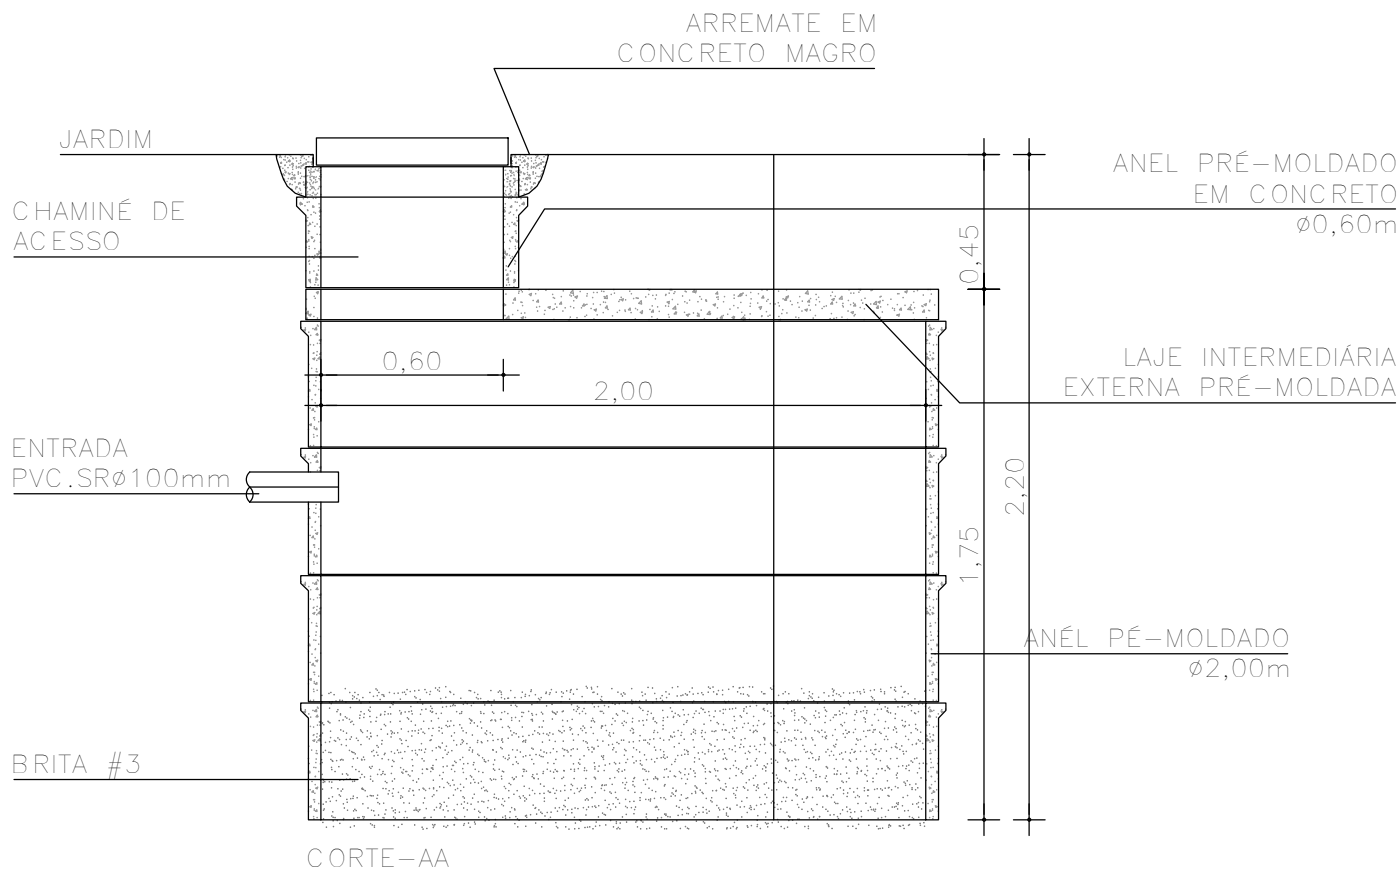


CORTE-AA

DET. POÇO DE INFILTRAÇÃO
ESCALA 1:25

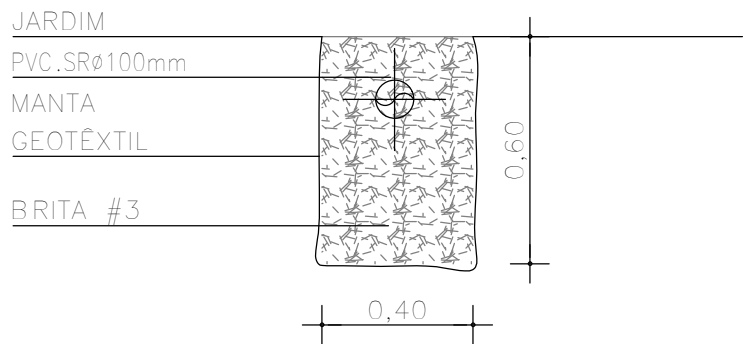

DET. VALA DE INFILTRAÇÃO
ESCALA 1:20

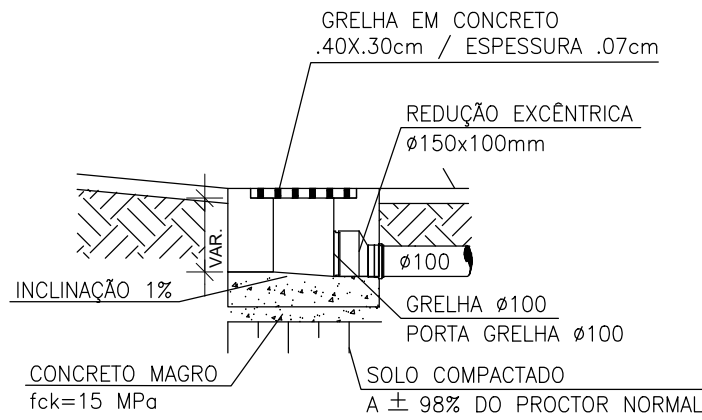

DET. SAÍDA LATERAL GRELHA
ESCALA 1:20

André Clemente Correia
Concepção Engenharia e Tecnologia S/A
André Clemente Correia
Coordenador de Contratos

CONSÓRCIO SAÚDE CONCREMAT-MEP - CNPJ 60.255.454/0001-35
RUA JOAQUIM PALHARES, no. 40, ANDAR 5 - RIO DE JANEIRO/RJ - CEP 20.260-080 - FONE (21) 3535-4131
Medidas em metros. Conferir medidas no local.
O valor da cota prevalece ao da escala. Antes de qualquer alteração consultar o arquiteto responsável.

REV	DATA	CONTEÚDO	REV	DATA	CONTEÚDO
00	24/04/2026	EMIÇÃO INICIAL			

Nome do Empreendimento UBSi II			Disciplina ÁGUAS PLUVIAIS	
Endereço do Empreendimento ALDEIA PEQUI, ESTRADA SEM DENOMINAÇÃO, S/N PRADO /BA			Etapa PROJETO EXECUTIVO	
Título do desenho PLANTA DE DETALHES			Prancha 02/02	
Projeto e coordenador CONSORCIO SAÚDE CONCREMAT-MEP - CNPJ 60.255.454/0001-35 RUA JOAQUIM PALHARES, no. 40, ANDAR 5 - RIO DE JANEIRO/RJ - CEP 20.260-080 FONE (21) 3535-4131 Responsável Técnico pelo Projeto de Águas Pluviais ANDRÉ CLEMENTE CORREIA ENGENHEIRO CREA: 1809024404			Revisão 00	Escala 1/20