




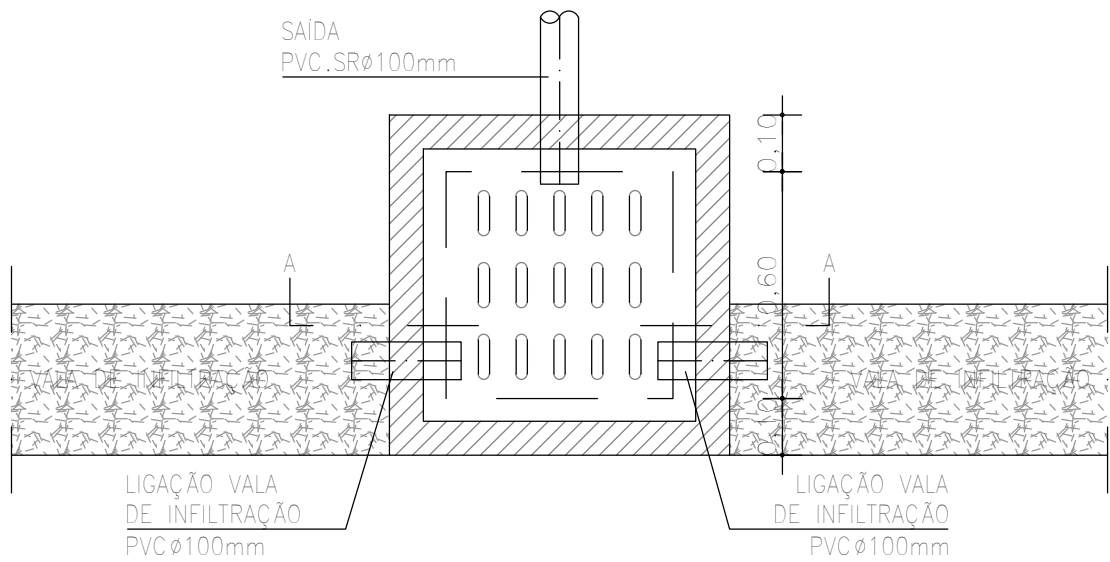


PLANTA BAIXA

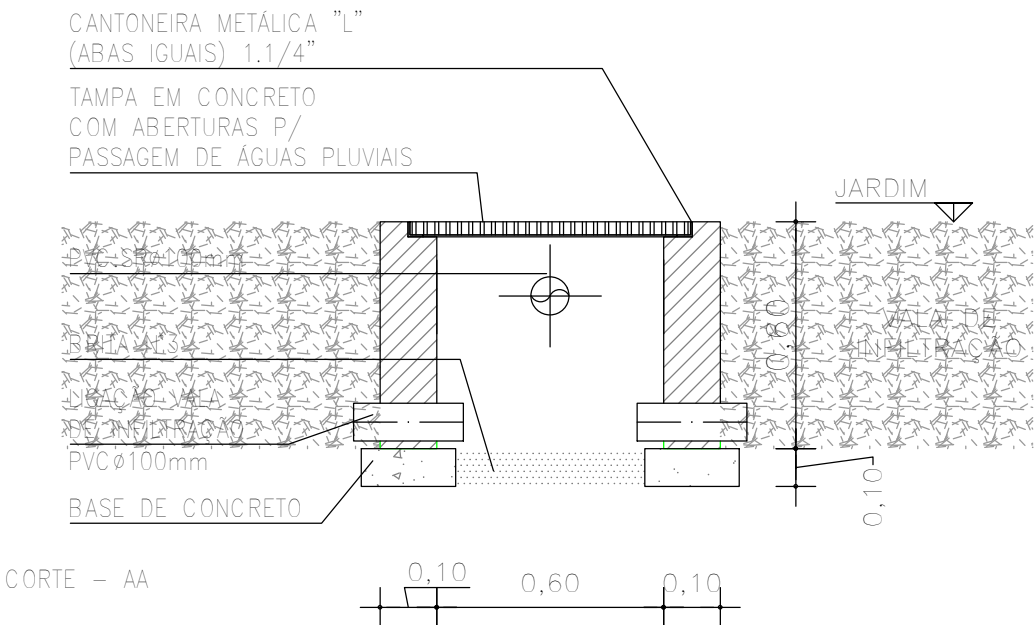

DET. CAIXA DE INSPEÇÃO
ESCALA 1 : 20

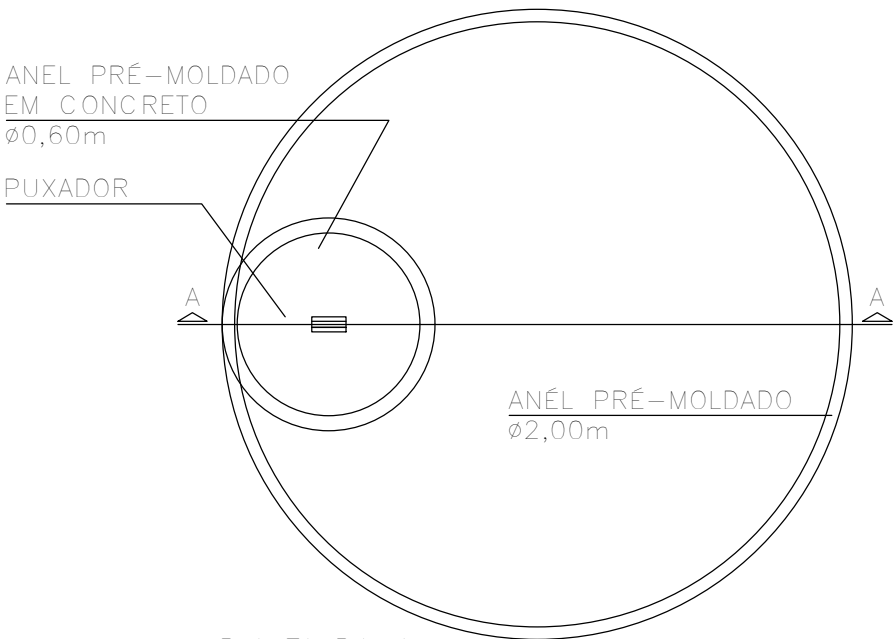


PLANTA BAIXA

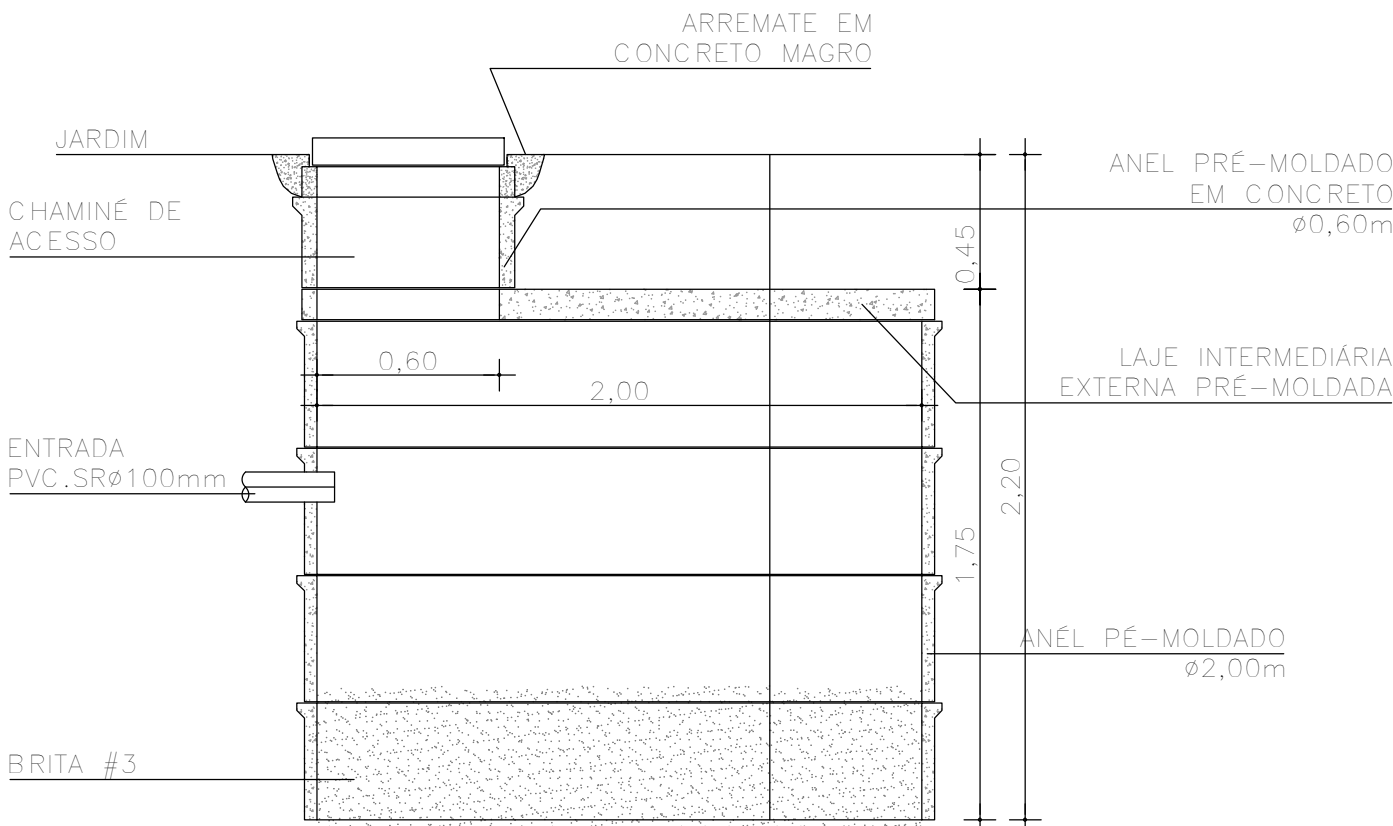


CORTE-AA

DET. POÇO DE INFILTRAÇÃO
ESCALA 1 : 25

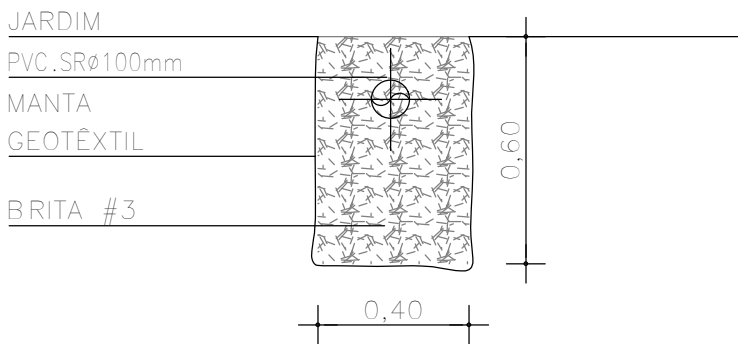

DET. VALA DE INFILTRAÇÃO
ESCALA 1 : 20

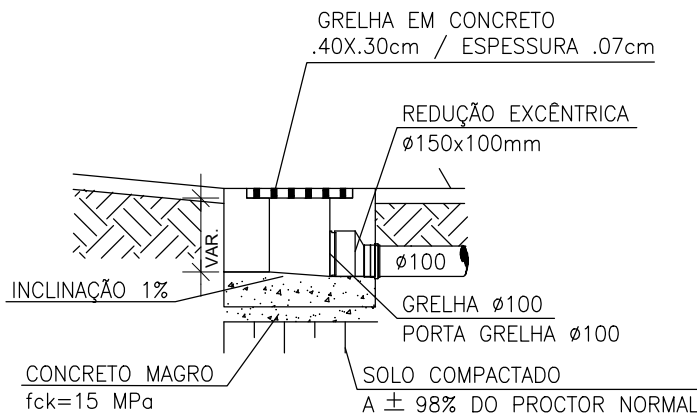

DET. SAÍDA LATERAL GRELHA
ESCALA 1 : 20

André Clemente Correia
Engenheiro de Tecnologia S/A
André Clemente Correia
Coordenador de Contratos

CONSÓRCIO SAÚDE CONCREMAT-MEP - CNPJ 60.255.454/0001-35
RUA JOAQUIM PALHARES, no. 40, ANDAR 5 - RIO DE JANEIRO/RJ - CEP 20.260-080 - FONE (21) 3535-4131
Medidas em metros. Conferir medidas no local.
O valor da cota prevalece ao da escala. Antes de qualquer alteração consultar o arquiteto responsável.

REV	DATA	CONTEÚDO			
00	30/04/2026	EMISSÃO INICIAL			

Nome do Empreendimento UBSi II			Disciplina ÁGUAS PLUVIAIS		
Endereço do Empreendimento ALDEIA TAWÁ, ESTRADA SEM DENOMINAÇÃO, S/N, PRADO - BA			Etapa PROJETO EXECUTIVO		
Título do desenho PLANTA DE DETALHES			Prancha 02/02		
CONSÓRCIO SAÚDE CONCREMAT MEP			Especialidade PLU		
			Revisão 00		
Projeta e coordenador CONSORCIO SAÚDE CONCREMAT-MEP - CNPJ 60.255.454/0001-35 RUA JOAQUIM PALHARES, no. 40, ANDAR 5 - RIO DE JANEIRO/RJ - CEP 20.260-080 FONE (21) 3535-4131 Responsável Técnico pelo Projeto de Águas Pluviais ANDRÉ CLEMENTE CORREIA ENGENHEIRO CREA: 1809024404			Escala 1/20		