



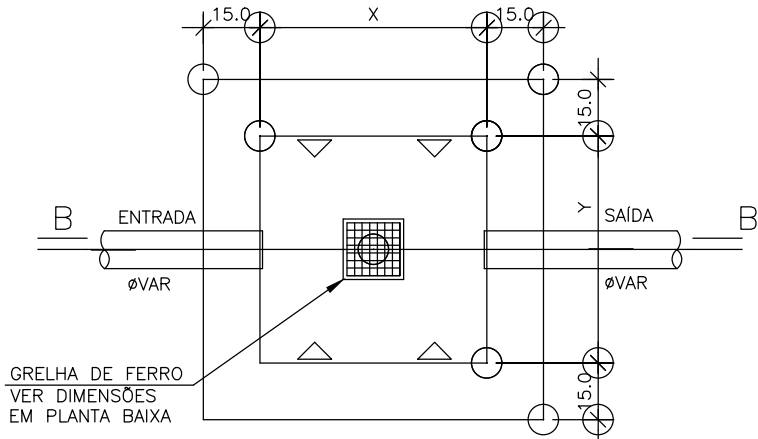


PLANTA BAIXA
ESCALA 1 : 20

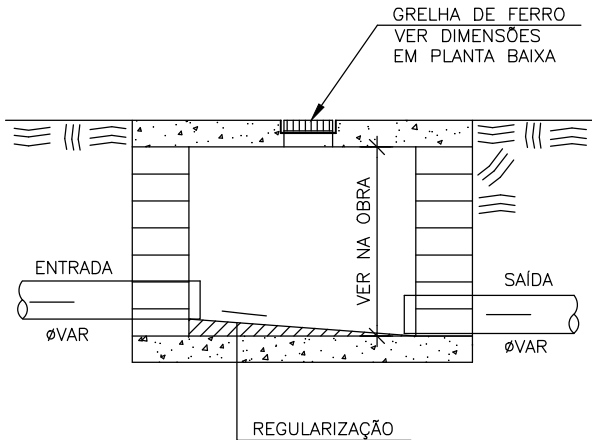

CORTE B – B
ESCALA 1 : 20

AS DIMENSÕES (X e Y) DEVERÃO SER CONFIRMADAS
EM PLANTA BAIXA

DET. CAIXA DE INSPERÇÃO
ESCALA 1 : 25

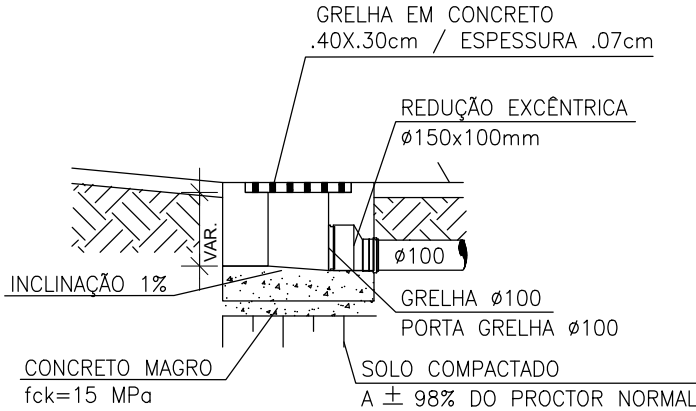

DET. SAÍDA LATERAL GRELHA
ESCALA 1 : 20

André Clemente Correia
Concret Engenharia e Tecnologia S/A
André Clemente Correia
Coordenador de Contratos

CONSÓRCIO SAÚDE CONCREMAT-MEP - CNPJ 60.255.454/0001-35
RUA JOAQUIM PALHARES, no. 40, ANDAR 5 - RIO DE JANEIRO/RJ - CEP 20.260-080 - FONE (21) 3535-4131
Medidas em metros. Conferir medidas no local.
O valor da cota prevalece ao da escala. Antes de qualquer alteração consultar o arquiteto responsável.

REV	DATA	CONTEÚDO	REV	DATA	CONTEÚDO
00	08/06/2026	EMIÇÃO INICIAL			

Nome do Empreendimento			
CER IV			
Endereço do Empreendimento		Disciplina	
AVENIDA PRESIDENTE DUTRA, FEIRA DE SANTANA/BA		ÁGUAS PLUVIAIS	
Título do desenho		Etapa	
PLANTA DE DETALHES		PROJETO EXECUTIVO	
 CONSÓRCIO SAÚDE CONCREMAT MEP		Prancha	Especialidade
		02/02	PLU
Projetista e coordenador CONSÓRCIO SAÚDE CONCREMAT-MEP - CNPJ 60.255.454/0001-35 RUA JOAQUIM PALHARES, no. 40, ANDAR 5 - RIO DE JANEIRO/RJ - CEP 20.260-080 FONE (21) 3535-4131 Responsável Técnico pelo Projeto de Águas Pluviais ANDRÉ CLEMENTE CORREIA ENGENHEIRO CREA: 1809024404		Revisão	Escala
		00	1/20