


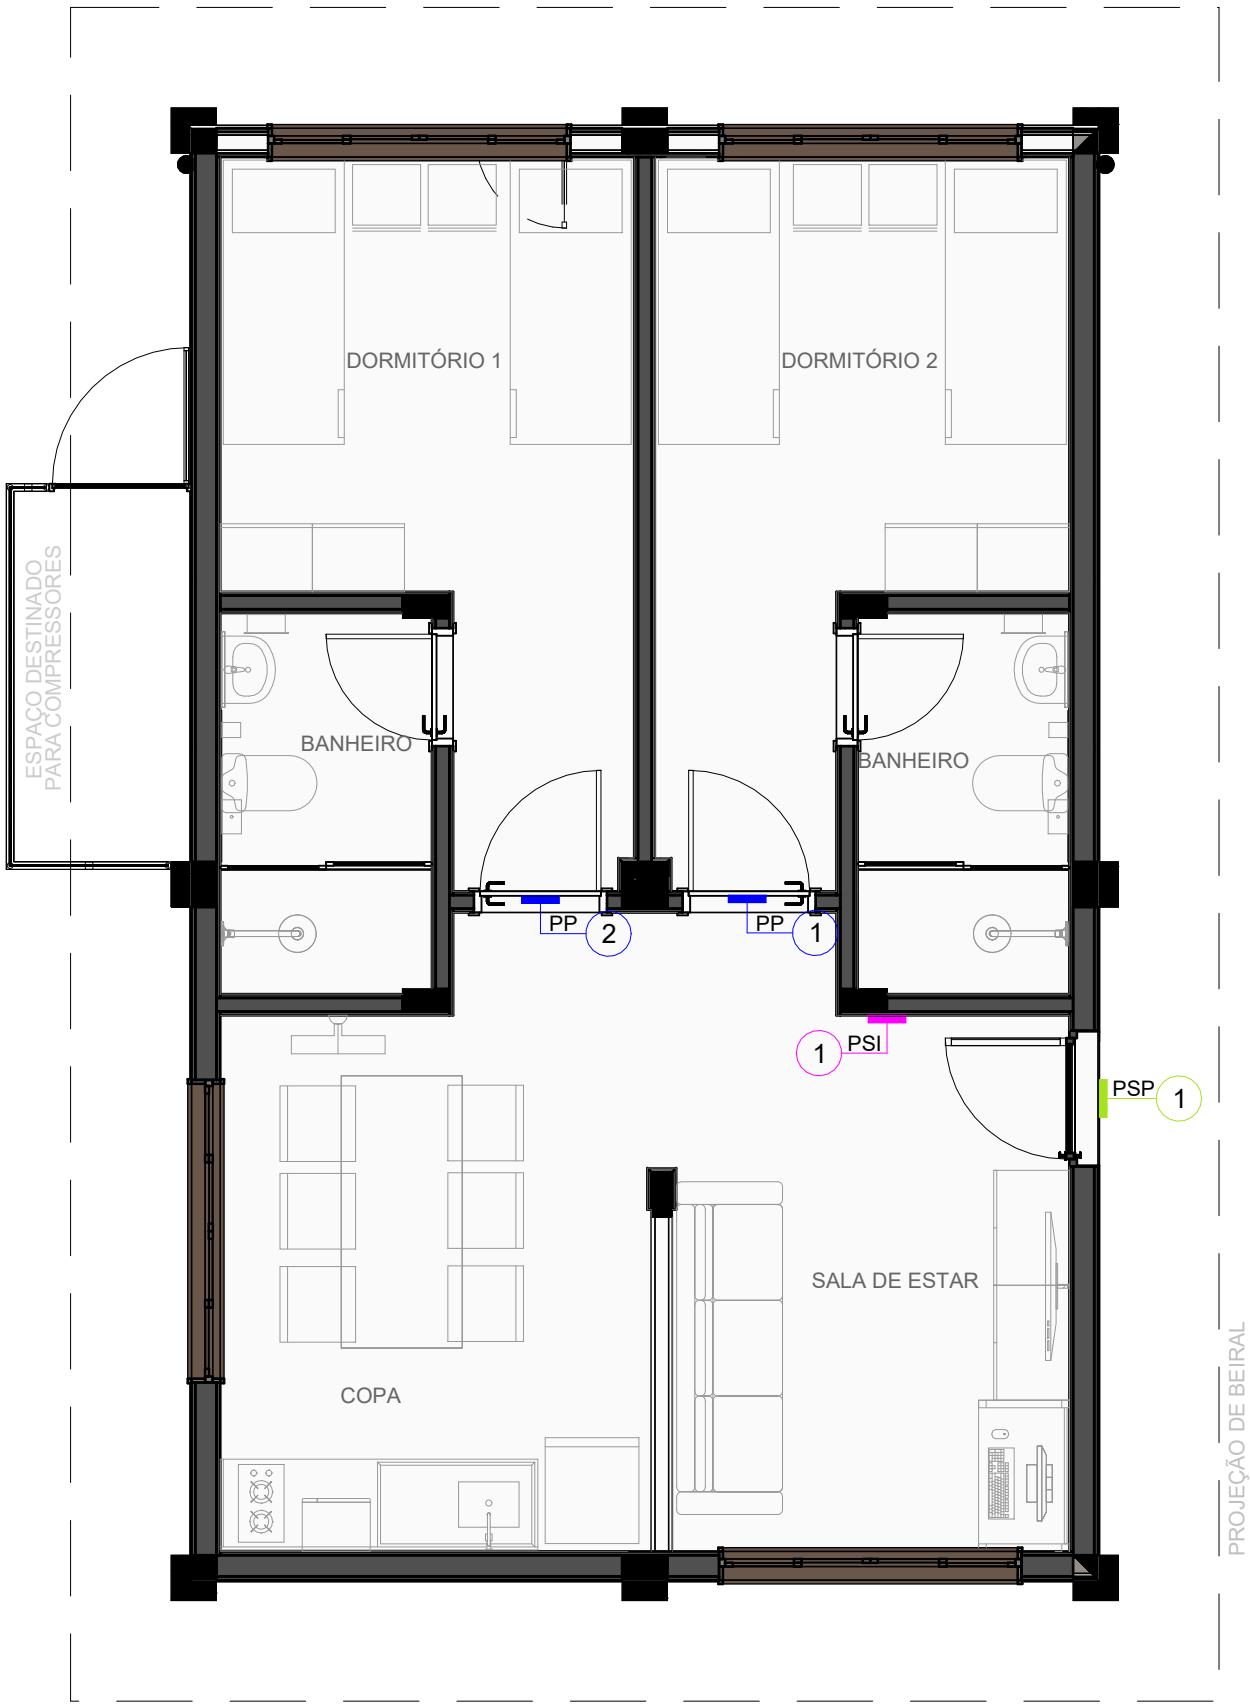

PLANTA BAIXA - TÉRREO

ESCALA 1 : 50

PLACA DE PAREDE E PORTA (PP)		
CÓDIGO	CONTEÚDO DA PLACA	QNT.
PP-01	DORMITÓRIO 02	1
PP-02	DORMITÓRIO 01	1
TOTAL		2

PLACA DE SINALIZAÇÃO INTERNA (PSI)		
CÓDIGO	CONTEÚDO DA PLACA	QNT.
PSI-01	PROIBIDO FUMAR (VER MEMORIAL DESCRITIVO)	1
TOTAL		1

PLACA DE SETOR (PSP)		
CÓDIGO	CONTEÚDO DA PLACA	QNT.
PSP-01	ALOJAMENTO UBSI	1
TOTAL		1

LEGENDA DE COMUNICAÇÃO VISUAL

VER MEMORIAL DESCRITIVO

CÓDIGO	COR	DESCRIÇÃO	SIMBOLOGIA	QNT
PP	Blue	PLACA DE IDENTIFICAÇÃO DE PORTA/PAREDE	PP-01	02
PSI	Magenta	PLACA DE SINALIZAÇÃO INTERNA	PSI-01	01
PSP	Green	PLADA DE IDENTIFICAÇÃO DE SETOR	PSP-01	01

LEGENDA SIMBOLOGIA

O número identifica a placa

O código identifica o tipo de placa

Diagram showing a door with a blue PP-01 sign and a magenta PSI-01 sign. Arrows indicate the direction of the line and the color of the sign.

A direção da linha identifica a face da placa

A cor identifica o tipo de placa

CONSÓRCIO SAÚDE CONCREMAT-MEP-CNPJ 60.255.454/0001-35
RUA JOAQUIM PALHARES, Nº 40, ANDAR 5 - RIO DE JANEIRO/RJ - CEP 20.260-080 - FONE (21) 3535-4131
Medidas em centímetros. Conferir medidas no local.
O valor da cota prevalece ao da escala Antes de qualquer alteração, consultar o arquiteto responsável.

REV.	DATA	CONTEÚDO	REV.	DATA	CONTEÚDO
R00	31/03/2026	EMIÇÃO INICIAL			
Nome do Empreendimento					
ALOJAMENTO UBSI					
Endereço do Empreendimento			Disciplina		
DIVERSOS (PROJETO PADRÃO)			COMUNICAÇÃO VISUAL		
Título do desenho:			Etapa:		
PLANTA BAIXA - PAVIMENTO TÉRREO			PROJETO EXECUTIVO		
CONSÓRCIO SAÚDE CONCREMAT MEP			Projetista e coordenador		
			CONSÓRCIO SAÚDE CONCREMAT - MEP - CNPJ 60.255.454/0001-35 RUA JOAQUIM PALHARES , Nº 40, ANDAR 5 - RIO DE JANEIRO/RJ - CEP 20.260-080 FONE (21) 3535 - 4131		
			Responsável Técnico pelo Projeto		
			ANA CAROLINA POTIER MENDES Arquiteta CAUIPR nº A351830		
			Especialidade		
			CMV		
			Revisão	Escala	
			R00	INDICADA	