


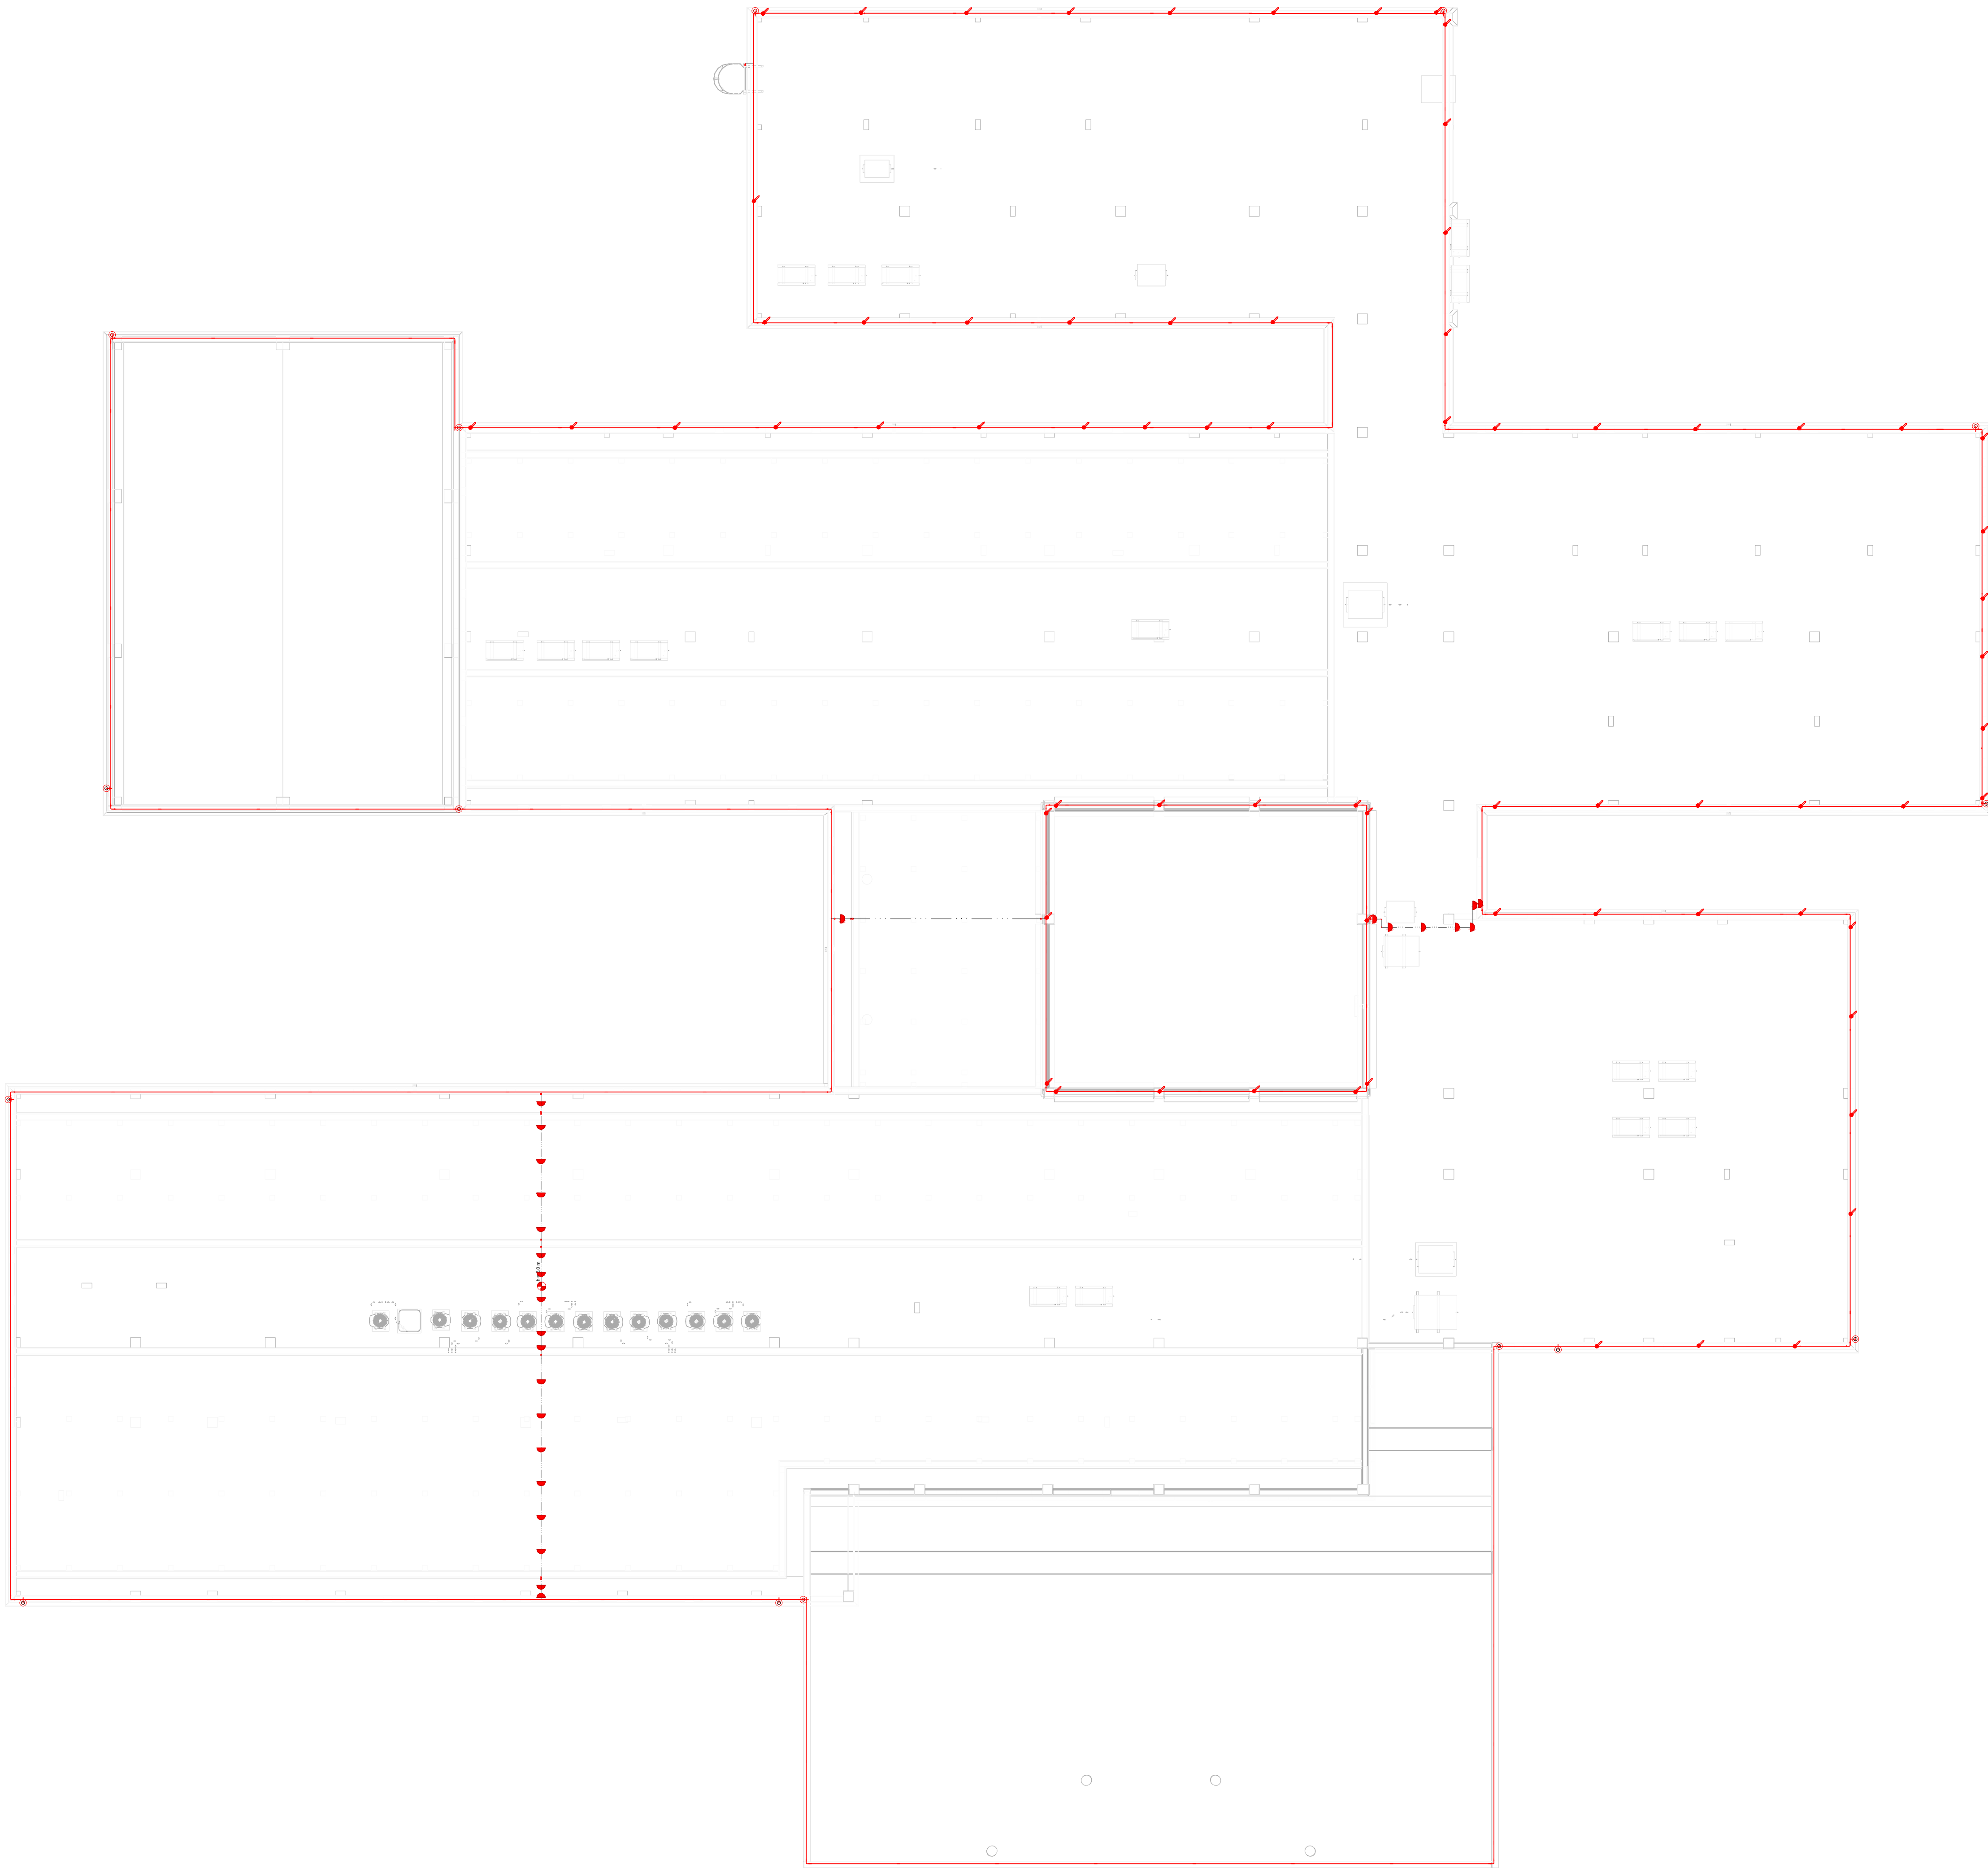

LEGENDA DE SIMBOLOGIAS SPDA	
	MASTRO GALVANIZADO A FOGO SIMPLES 3MX1,12\"/>
	FIXADOR UNIVERSAL 70mm\"/>
	MINICAPTOR 600MM EM BARRA CHATA DE ALUMÍNIO 78X1,8X600MM\"/>
	BEP (BARRAMENTO DE EQUIPOTENCIALIZAÇÃO PRINCIPAL)\"/>
	BEL (BARRAMENTO DE EQUIPOTENCIALIZAÇÃO LOCAL)\"/>
	HASTE DE ATERRAMENTO ALTA CAÍDA\"/>
	CONECTOR SPLIT BOLT\"/>
	CAIXA DE INSPEÇÃO SUSPensa\"/>
	CONECTOR A COMPRESSÃO\"/>
	SOLDA EXOTÉRMICA CABO/CABO PASSANTE\"/>
	DESCIDA EM BARRA CHATA DE ALUMÍNIO\"/>
	DESNÍVEL UTILIZANDO BARRA CHATA DE ALUMÍNIO\"/>
	BARRA CHATA DE ALUMÍNIO 78\"/>
	CABO DE ALUMÍNIO 70mm\"/>

NOTAS:

1- TODOS ELETRODUTOS NÃO COTADOS SERÃO DE PVC 1\".

2- DEVERÁ SER EXECUTADA UMA CAIXA DE EQUALIZAÇÃO DE POTENCIAIS DE MODO A EQUALIZAR OS POTENCIAIS DO SISTEMA ELÉTRICO, TELEFÔNICO E MASSAS METÁLICAS CONSIDERADAS TALS COMO: INCÊNDIO, TUBOS DE GÁS, TUBOS DE COBRE, CENTRAL DE GÁS, ELETRODUTOS EM FERRO GALVANIZADO, ELETROCALHAS, PISO ELEVADO, ETC.

3- ESTE PROJETO NÃO PODERÁ SOFRER MODIFICAÇÕES SEM A PRÉVIA AUTORIZAÇÃO DO PROJETISTA.

4- O SISTEMA DEVERÁ TER UMA MANUTENÇÃO PREVENTIVA ANUAL E SEMPRE QUE ATINGIDO POR DESCARGA ATMOSFÉRICA PARA VERIFICAR EVENTUAIS IRREGULARIDADES E GARANTIR A EFICIÊNCIA DO SPDA.

5- NÃO É FUNÇÃO DO SPDA A PROTEÇÃO DE EQUIPAMENTOS ELÉTRICO-ELETRÔNICOS. PARA TAL, OS INTERESSADOS DEVERÃO ADQUIRIR SUPRESSORES DE SURTOS INDIVIDUAIS (PROTETORES DE LINHA) NAS CIRCUNSTÂNCIAS ESPECIFICADAS.

6- ESTE PROJETO OBEDECE A NORMA NBR 5419/2015 - PROTEÇÃO DE ESTRUTURAS CONTRA DESCARGAS ATMOSFÉRICAS.



7- NA CAPTAÇÃO FOI UTILIZADO BARRA CHATA EM ALUMÍNIO E CABO DE ALUMÍNIO 70mm\".

8- A FIXAÇÃO DO CABO DEVERÁ SER A CADA 1,0 METRO NA CAPTAÇÃO.

9- NAS DESCIDAS FOI UTILIZADO BARRA CHATA EM ALUMÍNIO ATÉ A CAIXA DE INSPEÇÃO SUSPensa.

OBSERVAÇÃO:

TODOS OS QUADROS ELÉTRICOS, DE TELEFONIA, RACK'S, EQUIPAMENTOS, PARTES METÁLICAS, ELETROCALHAS, ELETRODUTOS DE FERRO GALVANIZADO, EQUIPAMENTOS DE CLIMATIZAÇÃO, RACK, DG, QUADROS ELÉTRICOS ETC. DEVERÃO SER ATERRADOS COM CABO DE COBRE Nº 16mm\".

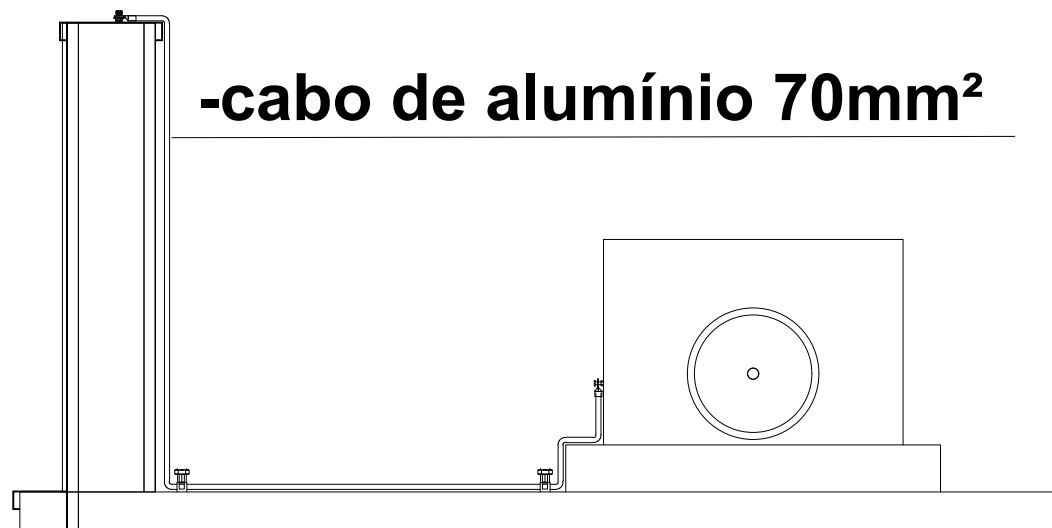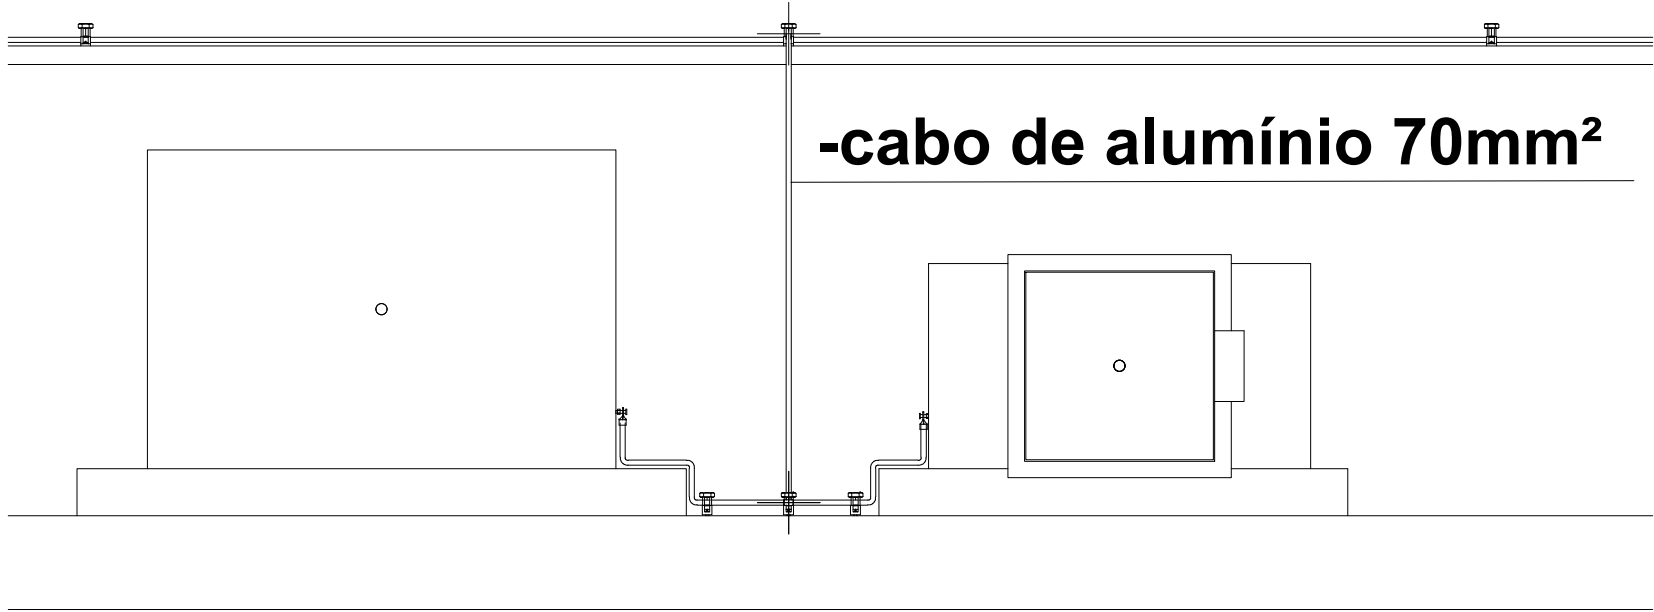

EQUALIZAÇÃO MASSAS METÁLICAS NA CAPTAÇÃO

CONSORCIO SAÚDE CONCREMAT-MEP - CNPJ 00.256.454/0001-35
RUA JOAQUIM PALHARES, Nº 40, ANDAR 5 - RIO DE JANEIRO/RJ - CEP 20.260-080 - FONE (21) 3535-4131
Medidas em centímetros. Contêiner medidas no local.
O valor da cota prevalece ao da escala. Antes de qualquer alteração consultar o responsável técnico.

REV	DATA	CONTÉUDO	REV	DATA	CONTÉUDO
01	JAN/2023	ATUALIZAÇÃO DE NOTAS E DETALHES			
02	FEV/2023				

Nome do Empreendimento: **CER 3**

Endereço do Empreendimento:
INTERIORES (PROJETO INTERIORES)

PLANTA BAIXA MAQUINA DE CAPTAÇÃO SPDA

Disciplina: **ELETRICO**

Projeto EXECUTIVO

CONSORCIO SAÚDE CONCREMAT-MEP - CNPJ 00.256.454/0001-35
RUA JOAQUIM PALHARES, Nº 40, ANDAR 5 - RIO DE JANEIRO/RJ - CEP 20.260-080
FONE (21) 3535-4131

CONSORCIO SAÚDE
CONCREMAT | MEP

Projeto e coordenador
CONCREMAT-MEP - CNPJ 00.256.454/0001-35
RUA JOAQUIM PALHARES, Nº 40, ANDAR 5 - RIO DE JANEIRO/RJ - CEP 20.260-080
FONE (21) 3535-4131

Responsável Técnico pelo Projeto Elétrico
Carmen Elisabete Silva Rocha
Engenheira Eletricista CREA 000038354-0

02

01

SPDA

Escala

1:100

BIMdoud: MEP - BIMdoud Basic para o Archicad 24/BS3 PROSUS/BS3.01 CER 4 - R00