


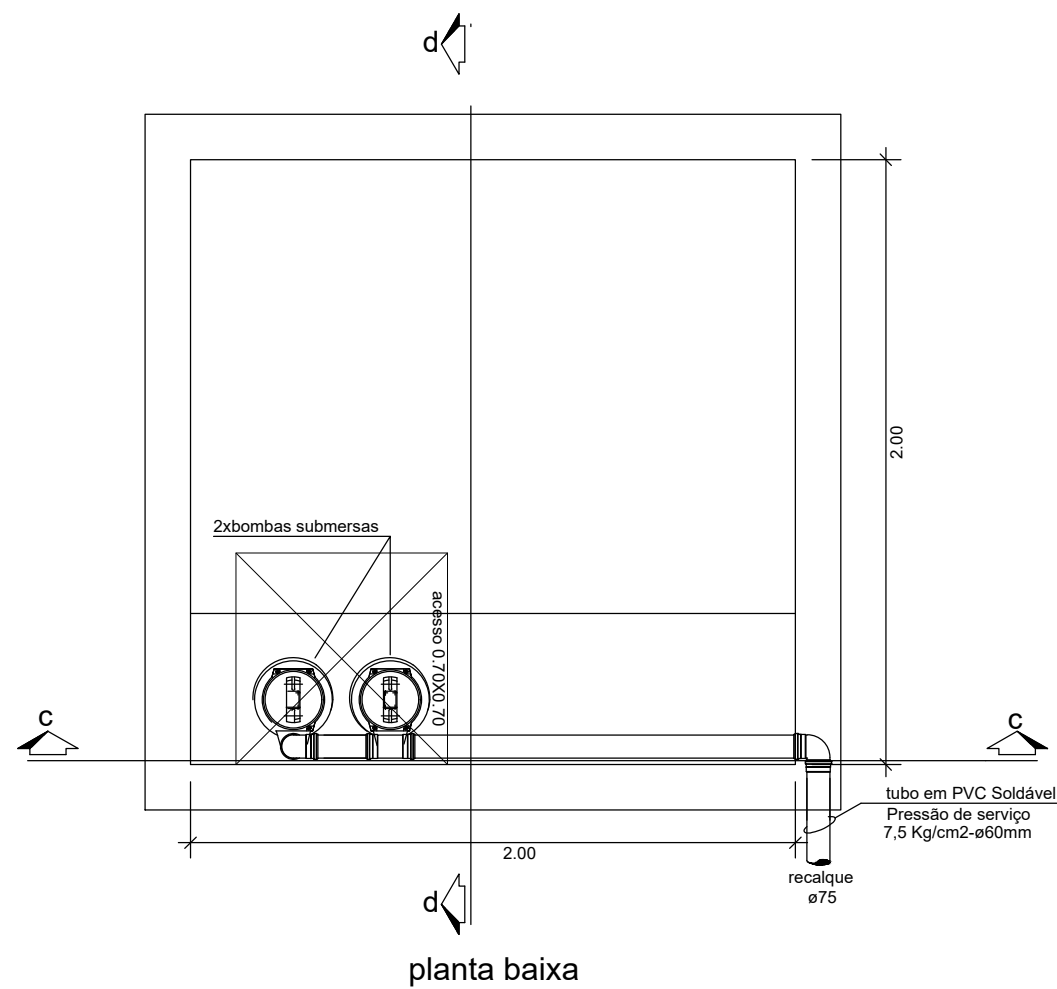


planta baixa


Dados requeridos pela obra :	
Vazão	6,00m³/h
Hmt	9,00 mca
Sugestão equipamento:	
Fabricante	ABS
Modelo	Sulzer ABS AS 0630
Potência	3cv

Operação:	
Nível 0	Nenhuma bomba funciona
Nível 1	Entra Bomba
Nível 2	Alarme


Nota: Funcionamento alternado (ver especificação do ponto de bombas quadro elétrico)

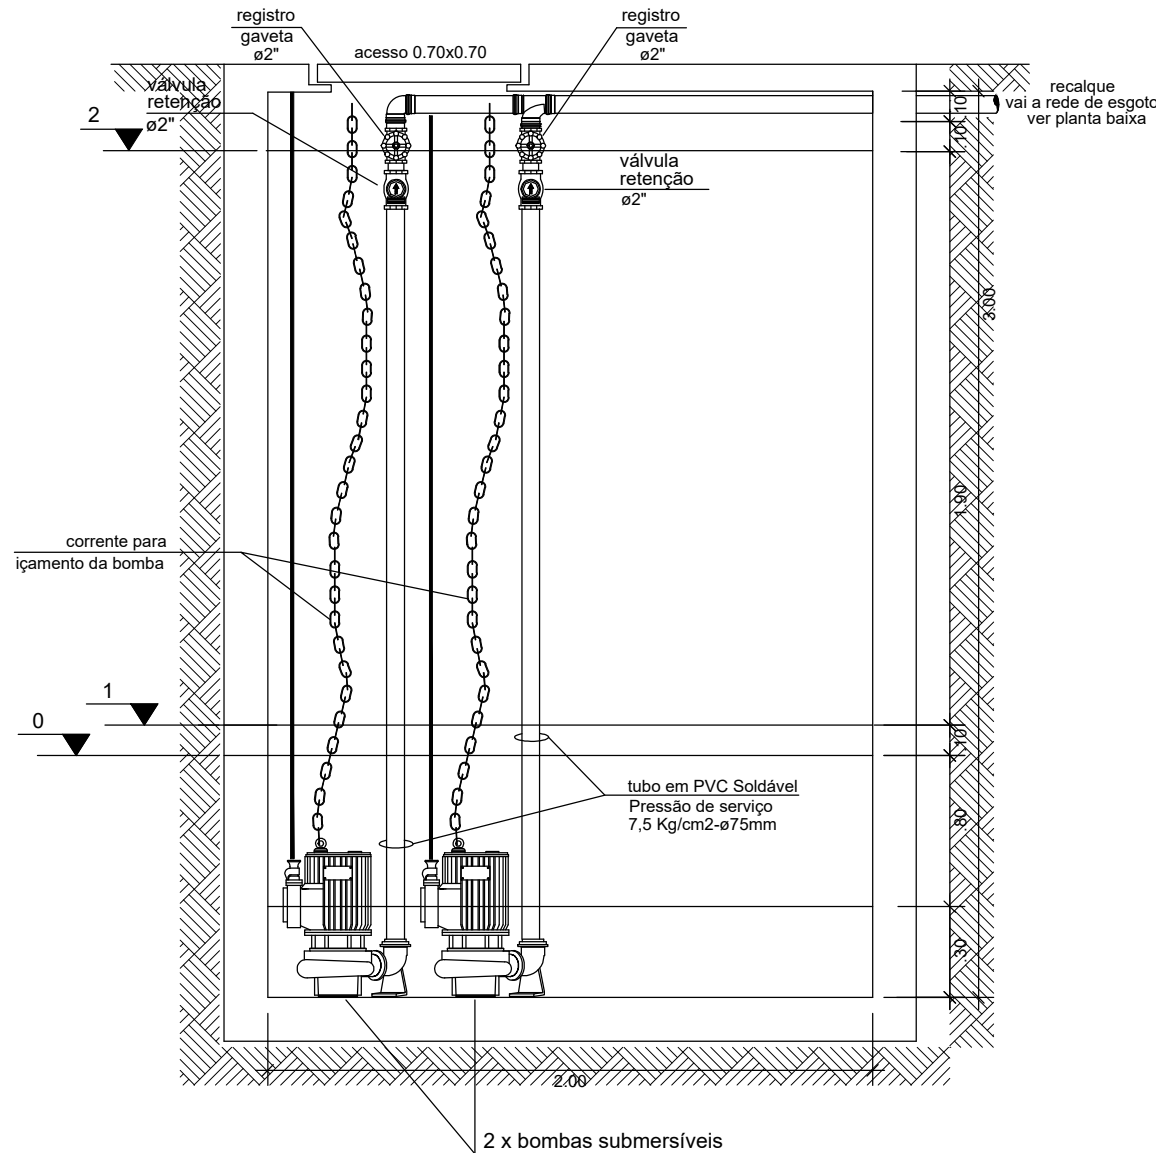


corte c-c

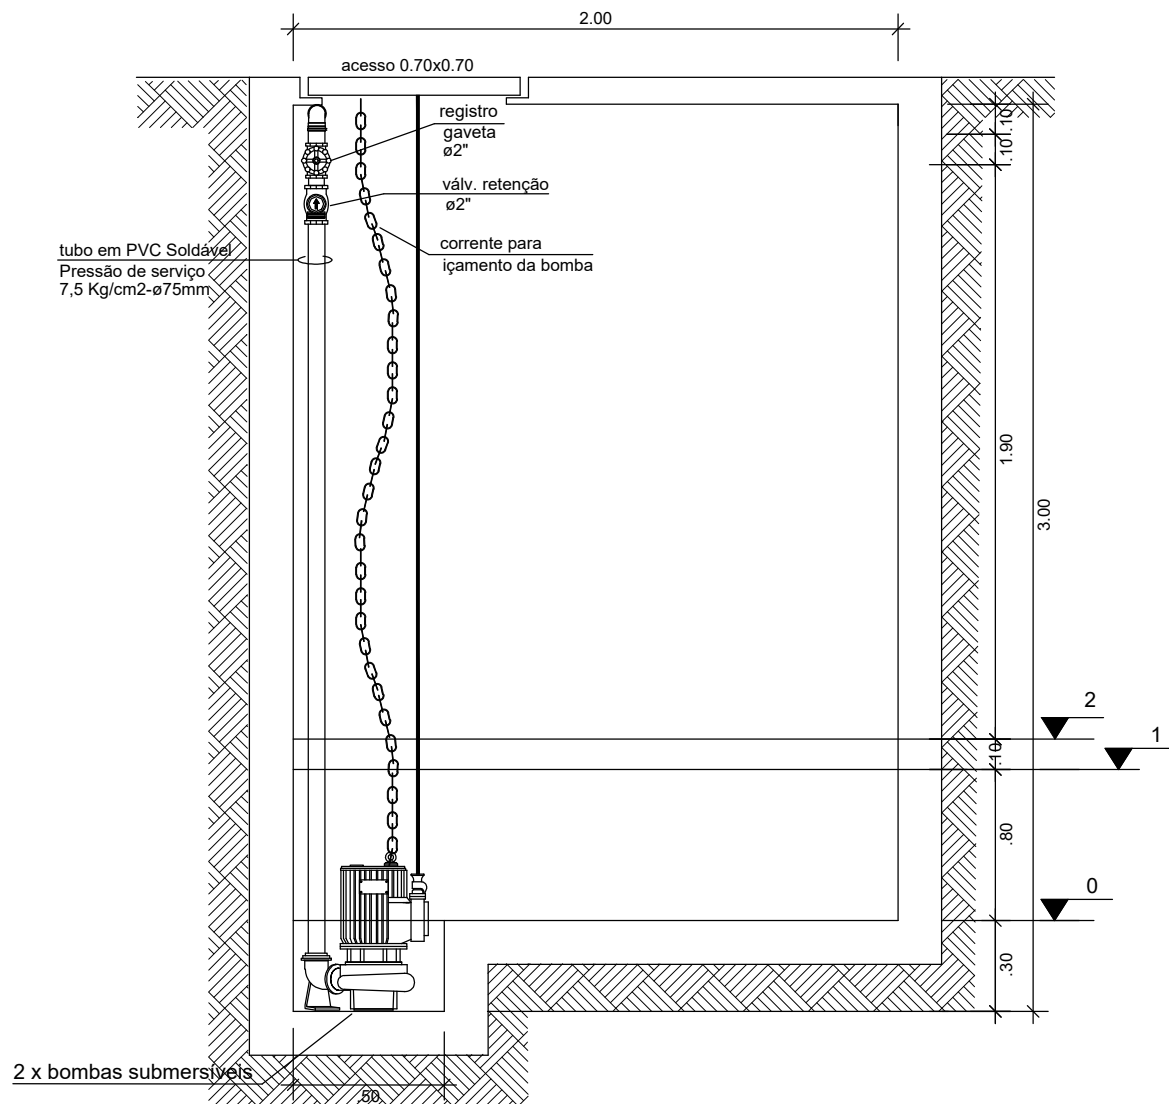

corte d-d

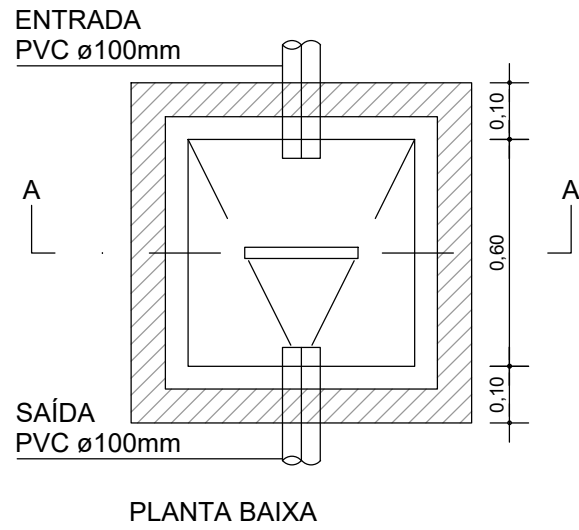

PLANTA BAIXA

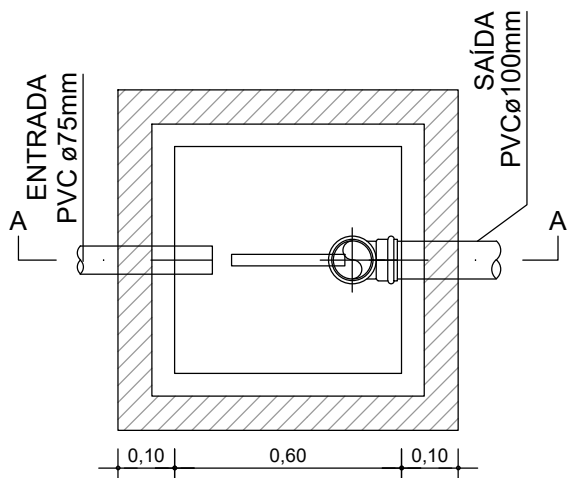

PLANTA BAIXA

CANTONEIRA METÁLICA "L"
(ABAS IGUAIS) 2"X3/16"

PEGADOR

TAMPA CONCRETO
ESPESSURA MIN. 0,07m

PVC ø100mm
FUNDO DE CONCRETO
MAGRO

CORTE - AA

CANTONEIRA METÁLICA "L"
(ABAS IGUAIS) 2"X3/16"

PEGADOR

TAMPA EM CONCRETO

FUNDO DE
CONCRETO MAGRO

DET. CAIXA DE ESPUMA/GORDURA
ESCALA 1 : 20

DET. CAIXA DE PASSAGEM
ESCALA 1 : 20

André Clemente Correia
Coordenador de Contatos

CONSÓRCIO SAÚDE CONCREMAT-MEP - CNPJ 60.255.454/0001-35
RUA JOAQUIM PALHARES, no. 40, ANDAR 5 - RIO DE JANEIRO/RJ - CEP 20.260-080 - FONE (21) 3535-4131
Medidas em metros. Conferir medidas no local.
O valor da cota prevalece ao da escala. Antes de qualquer alteração consultar o arquiteto responsável.

REV	DATA	CONTEUDO	REV	DATA	CONTEUDO
00	22/06/2026	EMISSÃO INICIAL			

Nome do Empreendimento		CER III E CAPS III	
Endereço do Empreendimento		BR-367, S/N, ANTARES, EUNÁPOLIS - BA	
Título do desenho		PROJETO EXECUTIVO	
PLANTA DE DETALHES		PRANCHA	
Projeto e coordenador		02/02	
CONSORCIO SAÚDE CONCREMAT-MEP - CNPJ 60.255.454/0001-35 RUA JOAQUIM PALHARES, no. 40, ANDAR 5 - RIO DE JANEIRO/RJ - CEP 20.260-080 FONE (21) 3535-4131		ESGOTO	
Responsável Técnico pelo Projeto de Esgoto		Escala	
ANDRÉ CLEMENTE CORREIA ENGENHEIRO CREA: 1809024404		1/20	