




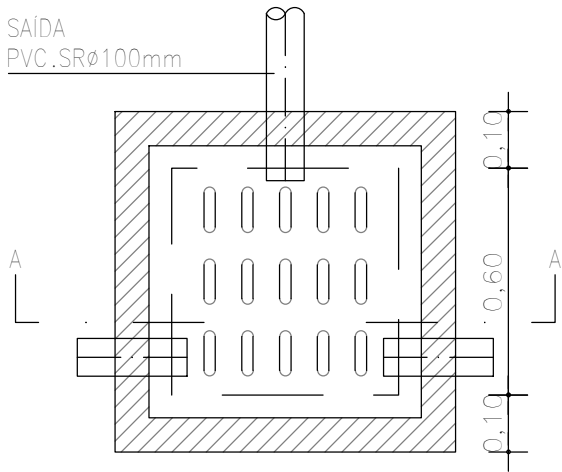


PLANTA BAIXA

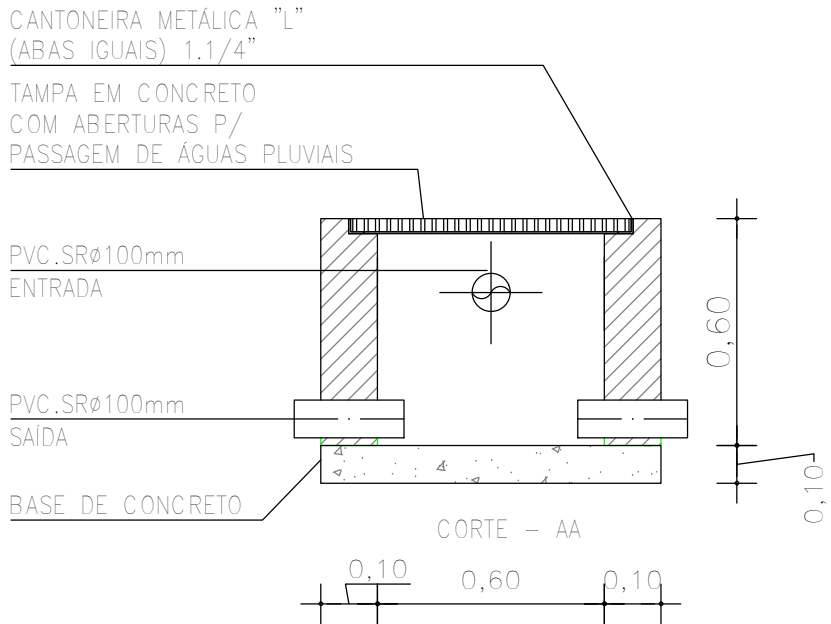


DET. CAIXA DE CAPTAÇÃO
ESCALA 1 : 20

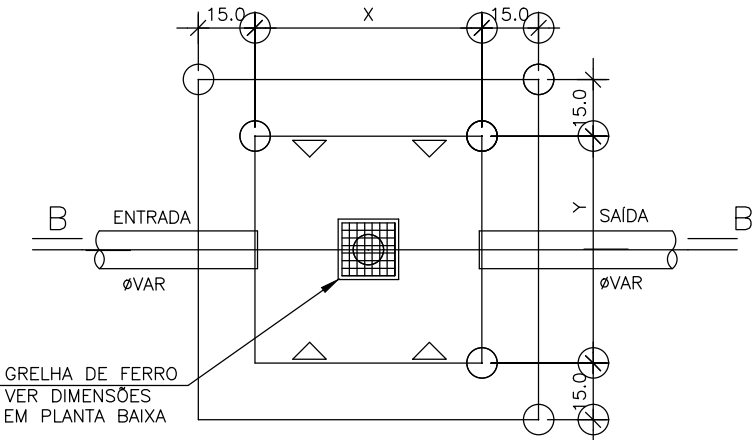

PLANTA BAIXA
ESCALA 1 : 20

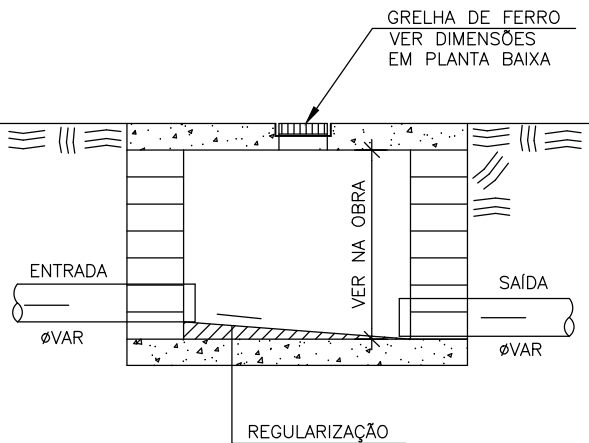

DET. CAIXA DE INSERÇÃO
ESCALA 1 : 25

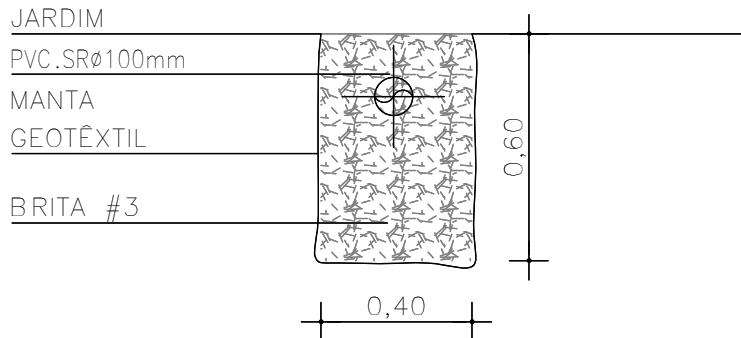

DET. VALA DE INFILTRAÇÃO
ESCALA 1 : 20

André Clemente Correia
Concepção Engenharia e Tecnologia S/A
André Clemente Correia
Coordenador de Contratos

CONSÓRCIO SAÚDE CONCREMAT-MEP - CNPJ 60.255.454/0001-35
RUA JOAQUIM PALHARES, no. 40, ANDAR 5 - RIO DE JANEIRO/RJ - CEP 20.260-080 - FONE (21) 3535-4131
Medidas em metros. Conferir medidas no local.
O valor da cota prevalece ao da escala. Antes de qualquer alteração consultar o arquiteto responsável.

REV	DATA	CONTEÚDO	REV	DATA	CONTEÚDO
00	22/06/2026	EMIÇÃO INICIAL			
Nome do Empreendimento					
CER III E CAPS III					
Endereço do Empreendimento			Disciplina		
BR-367, S/N, ANTARES, EUNÁPOLIS - BA			ÁGUAS PLUVIAIS		
Título do desenho			Etapa		
PLANTA DE DETALHES			PROJETO EXECUTIVO		
 CONSÓRCIO SAÚDE CONCREMAT MEP			Prancha		02/02
			Especialidade		PLU
Projeto e coordenador			Revisão		00
CONSÓRCIO SAÚDE CONCREMAT-MEP - CNPJ 60.255.454/0001-35 RUA JOAQUIM PALHARES, no. 40, ANDAR 5 - RIO DE JANEIRO/RJ - CEP 20.260-080 FONE (21) 3535-4131 Responsável Técnico pelo Projeto de Águas Pluviais			Escala		1/20
ANDRÉ CLEMENTE CORREIA ENGENHEIRO CREA: 1809024404					