




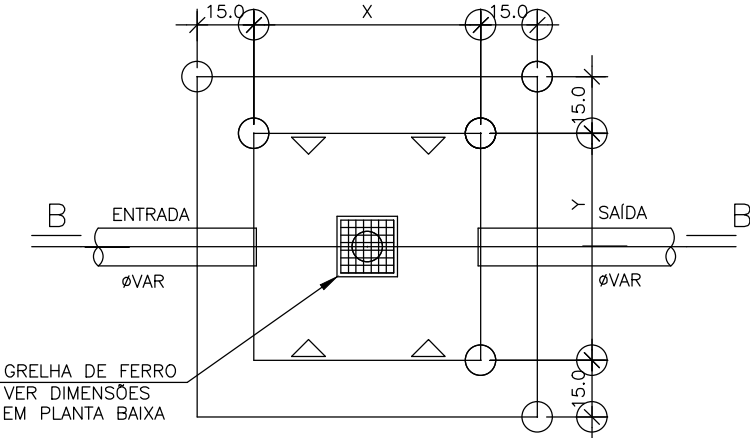

PLANTA BAIXA
ESCALA 1 : 20

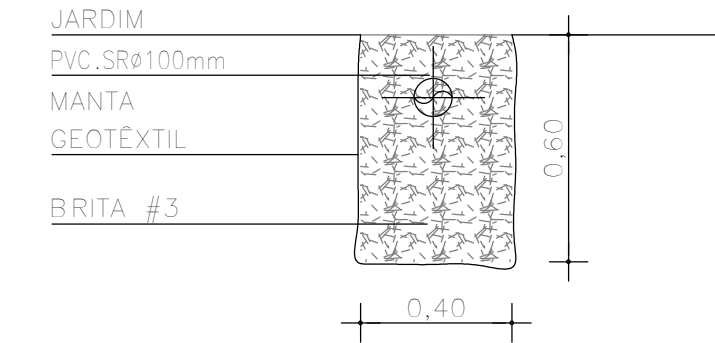

DET. VALA DE INFILTRAÇÃO
ESCALA 1 : 20

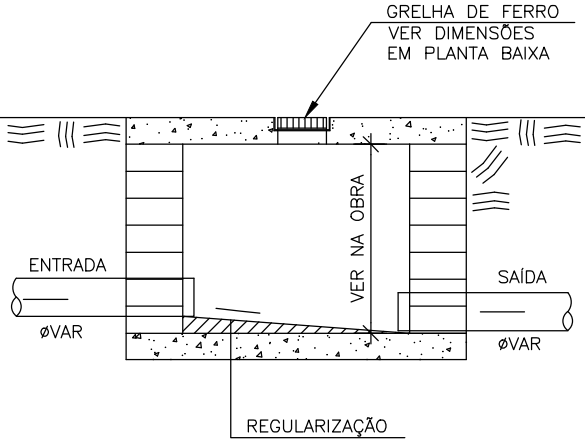

CORTE B - B
ESCALA 1 : 20

AS DIMENSÕES (X e Y) DEVERÃO SER CONFIRMADAS
EM PLANTA BAIXA

DET. CAIXA DE INSPEÇÃO
ESCALA 1 : 25

CONSÓRCIO SAÚDE CONCREMAT-MEP
RUA JOAQUIM PALHARES, no. 40, ANDAR 5 - RIO DE JANEIRO/RJ - CEP 20.260-080 - FONE (21) 3535-4131

CONSÓRCIO SAÚDE CONCREMAT-MEP - CNPJ 60.255.454/0001-35
RUA JOAQUIM PALHARES, no. 40, ANDAR 5 - RIO DE JANEIRO/RJ - CEP 20.260-080 - FONE (21) 3535-4131

REV	DATA	CONTEÚDO	REV	DATA	CONTEÚDO
00	05/08/2026	EMIÇÃO INICIAL			

Nome do Empreendimento CAPS III					
Endereço do Empreendimento RUA ARACAJU, SENHOR DO BONFIM, BAHIA			Disciplina ÁGUAS PLUVIAIS		
Título do desenho PLANTA DE DETALHES			Etapa PROJETO EXECUTIVO		
	Projetista e coordenador CONSÓRCIO SAÚDE CONCREMAT-MEP - CNPJ 60.255.454/0001-35 RUA JOAQUIM PALHARES, no. 40, ANDAR 5 - RIO DE JANEIRO/RJ - CEP 20.260-080 FONE (21) 3535-4131 Responsável Técnico pelo Projeto de Águas Pluviais ANDRÉ CLEMENTE CORREIA ENGENHEIRO CREA: 1809024404		Prancha 02/02	Especialidade PLU	
			Revisão 00	Escala 1/20	