




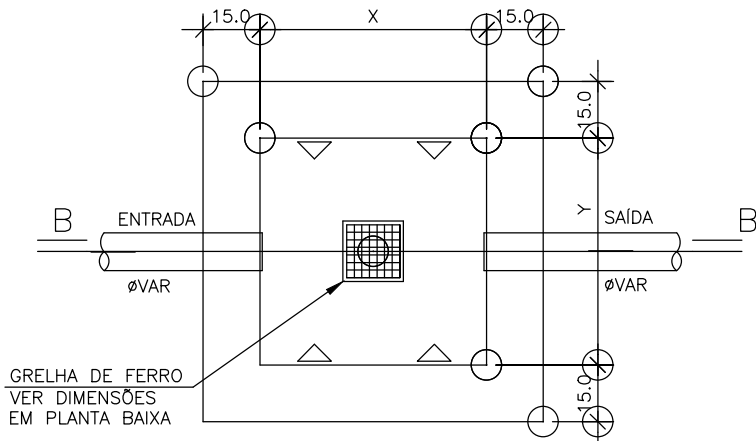

PLANTA BAIXA
ESCALA 1 : 20

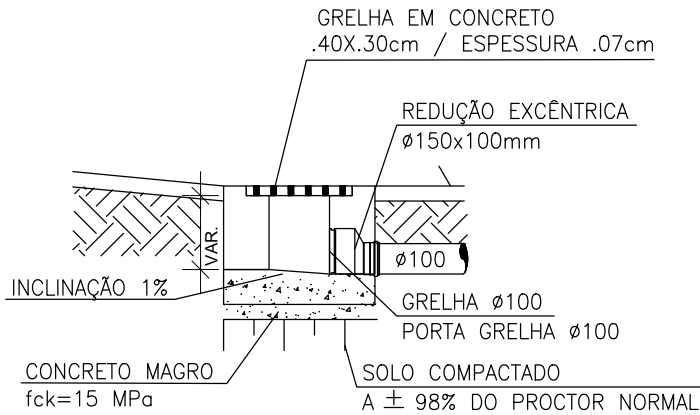

DET. SAÍDA LATERAL GRELHA
ESCALA 1 : 20

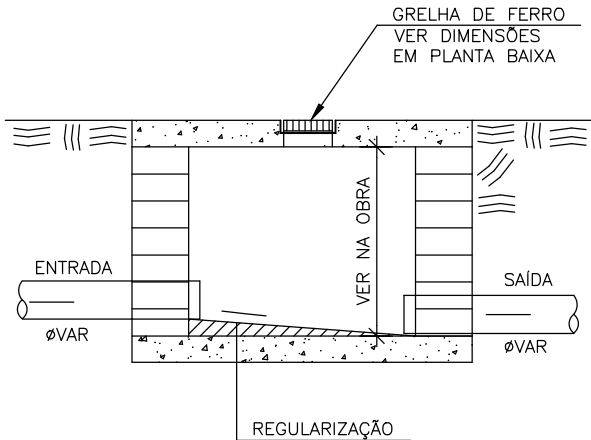

CORTE B - B
ESCALA 1 : 20

AS DIMENSÕES (X e Y) DEVERÃO SER CONFIRMADAS
EM PLANTA BAIXA

DET. CAIXA DE INSPEÇÃO
ESCALA 1 : 25

André Clemente Correia
Congem Engenharia e Tecnologia S/A
André Clemente Correia
Coordenador de Contratos

CONSÓRCIO SAÚDE CONCREMAT-MEP - CNPJ 60.255.454/0001-35
RUA JOAQUIM PALHARES, no. 40, ANDAR 5 - RIO DE JANEIRO/RJ - CEP 20.260-080 - FONE (21) 3535-4131
Medidas em metros. Conferir medidas no local.
O valor da cota prevalece ao da escala. Antes de qualquer alteração consultar o arquiteto responsável.

REV	DATA	CONTEÚDO	REV	DATA	CONTEÚDO
00	24/08/2026	EMIÇÃO INICIAL			

Nome do Empreendimento CER IV					
Endereço do Empreendimento LOTEAMENTO COLINAS DE BONFIM, QUADRA 28, RUA MACAMBIRA, S/N –SENHOR DO BONFIM – BAHIA.			Disciplina ÁGUAS PLUVIAIS		
Título do desenho PLANTA DE DETALHES			Etapa PROJETO EXECUTIVO		
 Projetista e coordenador CONSÓRCIO SAÚDE CONCREMAT-MEP - CNPJ 60.255.454/0001-35 RUA JOAQUIM PALHARES, no. 40, ANDAR 5 - RIO DE JANEIRO/RJ - CEP 20.260-080 FONE (21) 3535-4131 Responsável Técnico pelo Projeto de Águas Pluviais ANDRÉ CLEMENTE CORREIA ENGENHEIRO CREA: 1809024404			Prancha 02/02	Especialidade PLU	
			Revisão 00	Escala 1/20	