

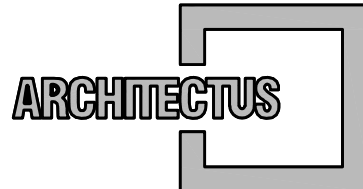
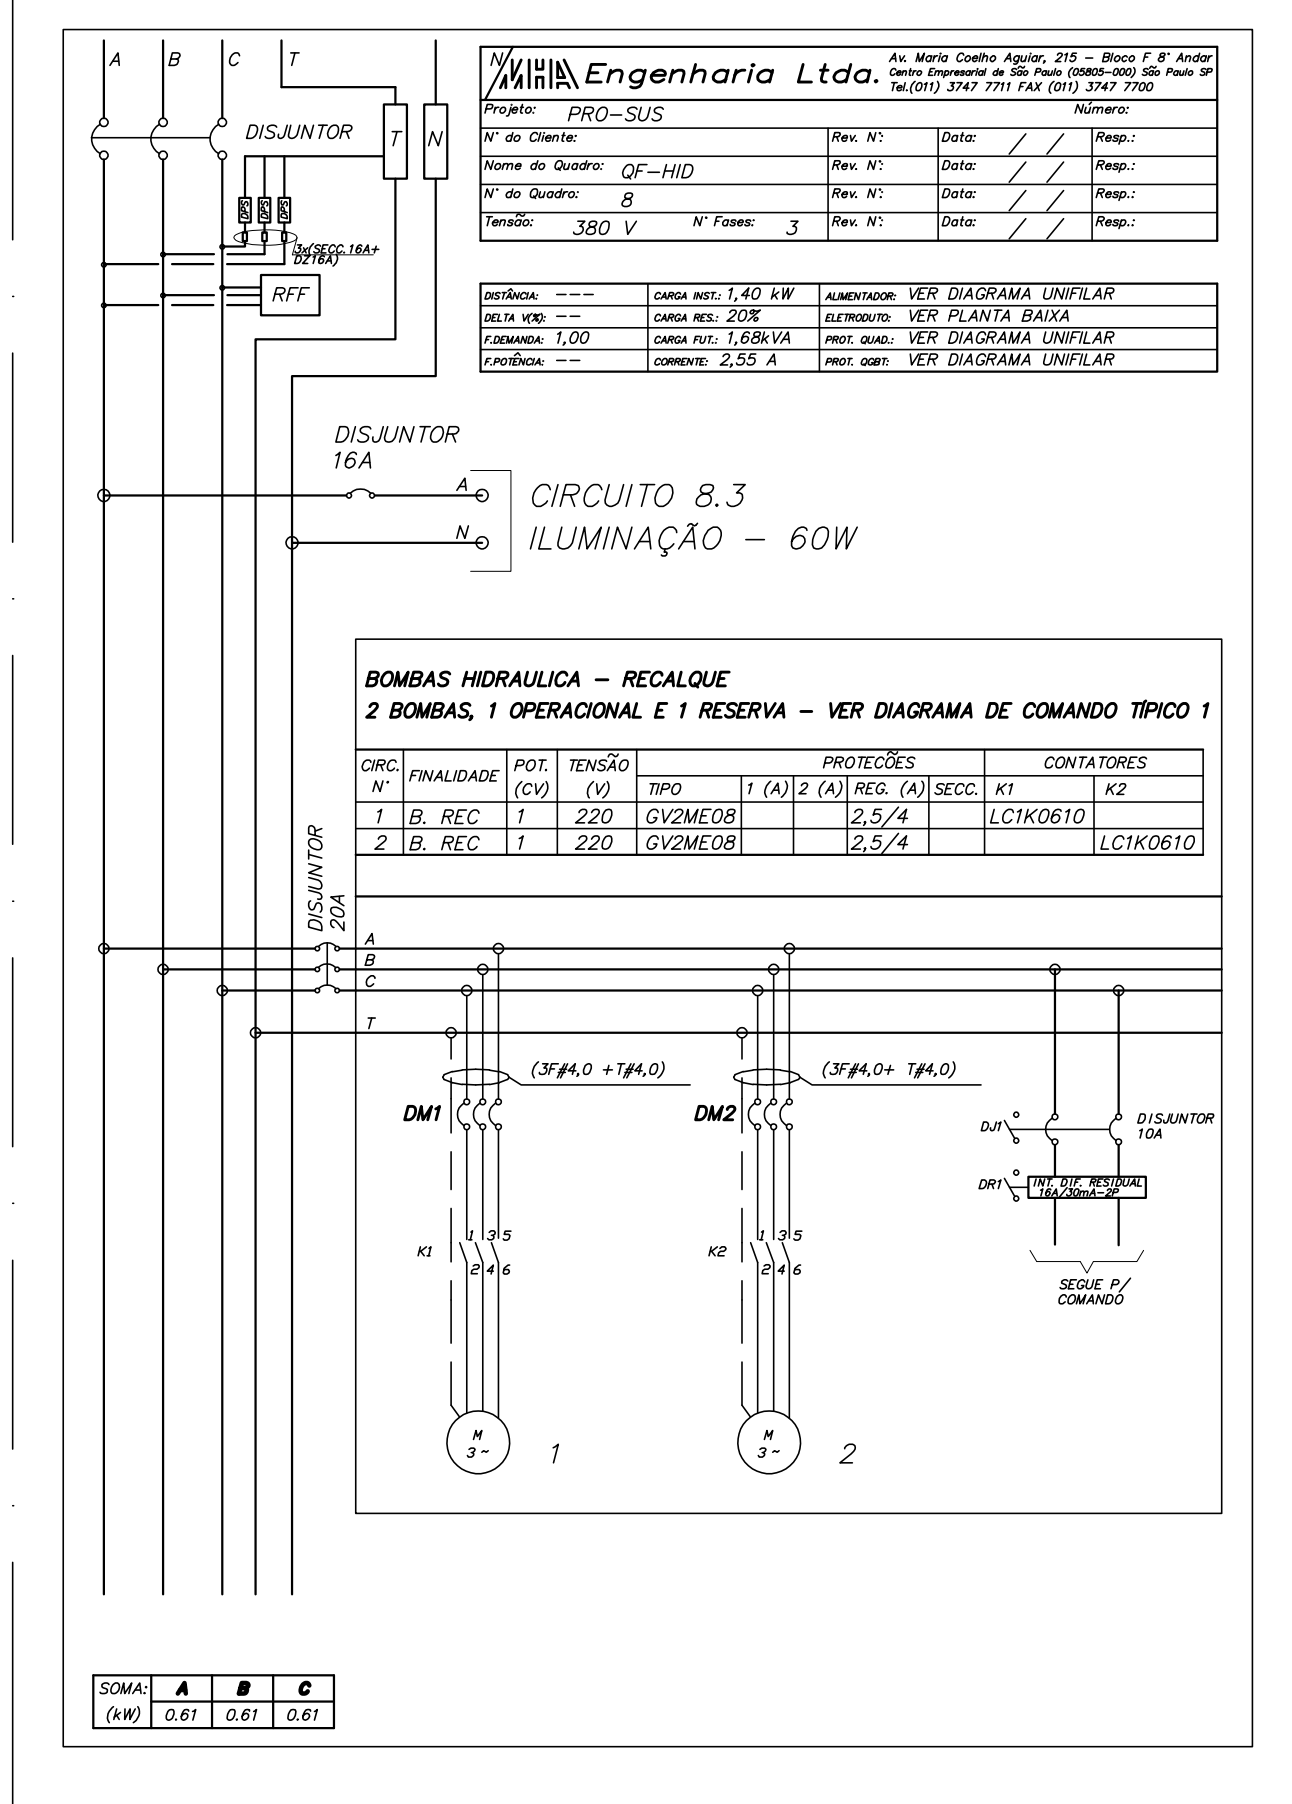


Usar as espessuras indicadas e a cor preta.	
Cor	Espessura des.
1	0,2
2	0,6
3	0,4
4	0,3
5	0,1
6	0,1
7	0,6
8	0,8
9	0,2
10	1,0
11	0,2
12	0,2
13	0,2
14	0,1
15	0,09
20	Use Objeto
249	Color
250	Plot. Color
251	0,1 54%
252	0,1 40%
253	0,1 28%
254	0,1 13%

PLANTA BAIXA
ESCALA 1:25

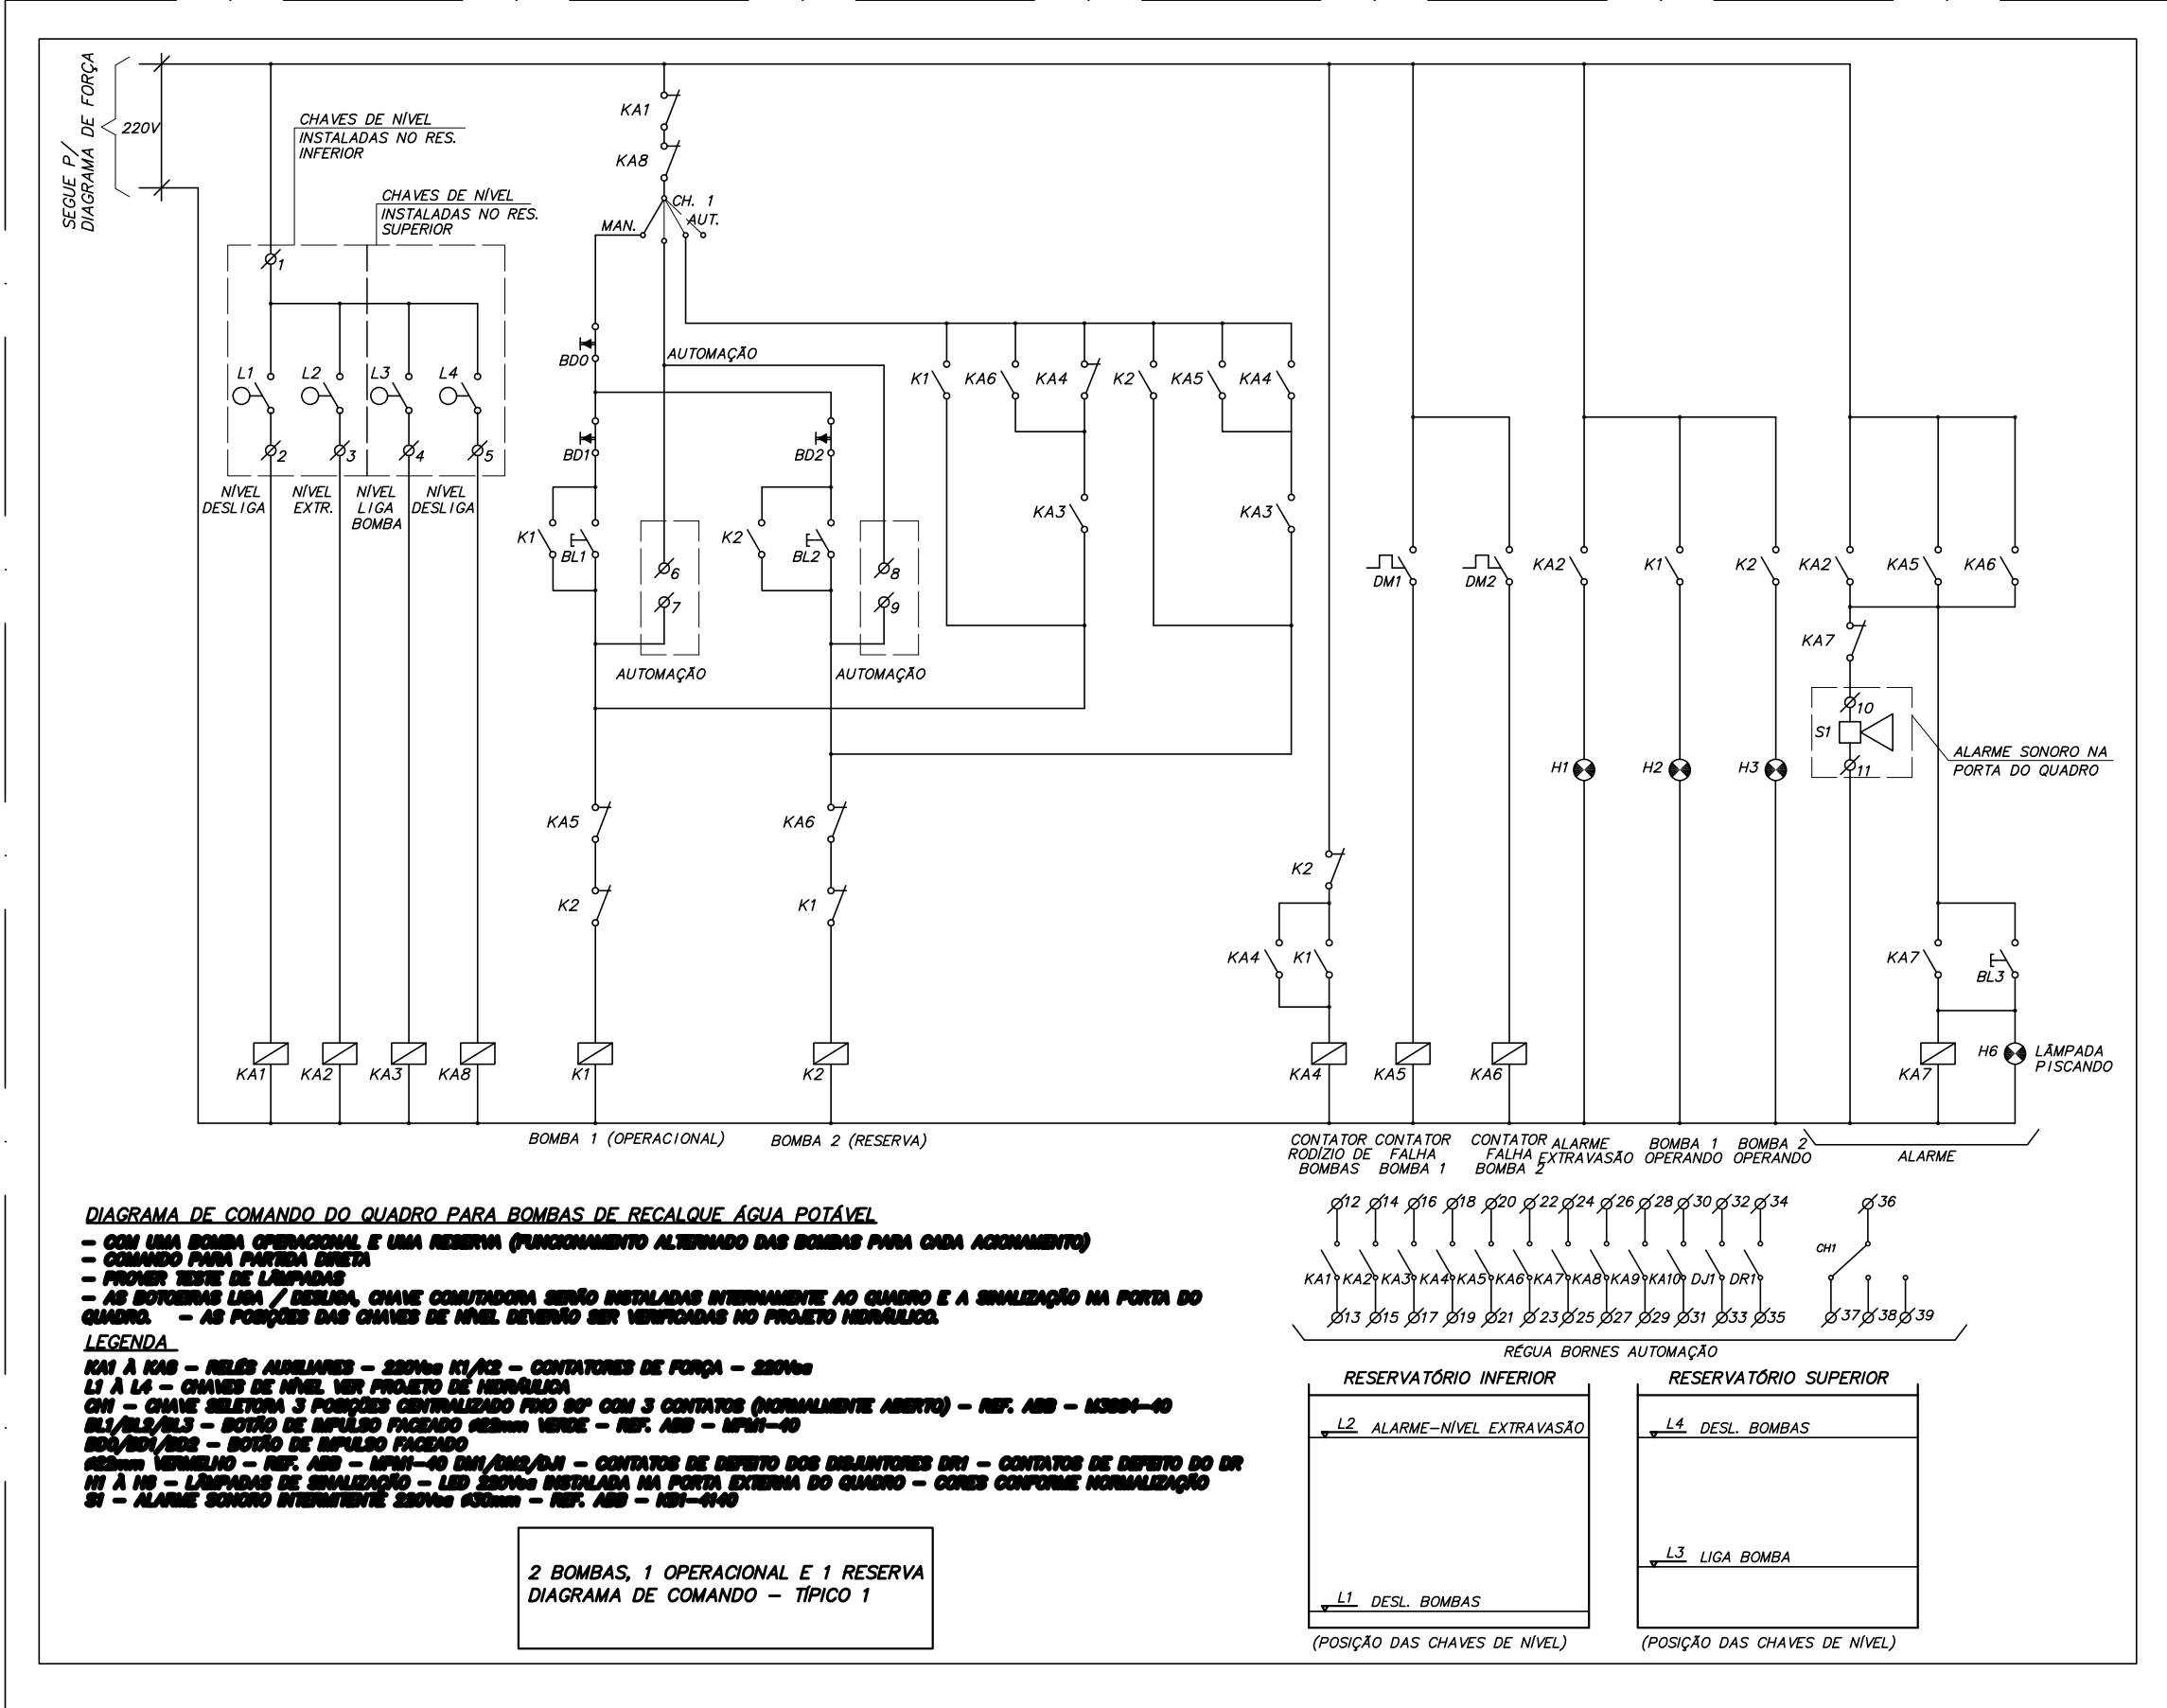

R. Conuto de Aguiar, n.1401
Fortaleza/CE - Tel:(85)3456-5000
architectusbr@gmail.com

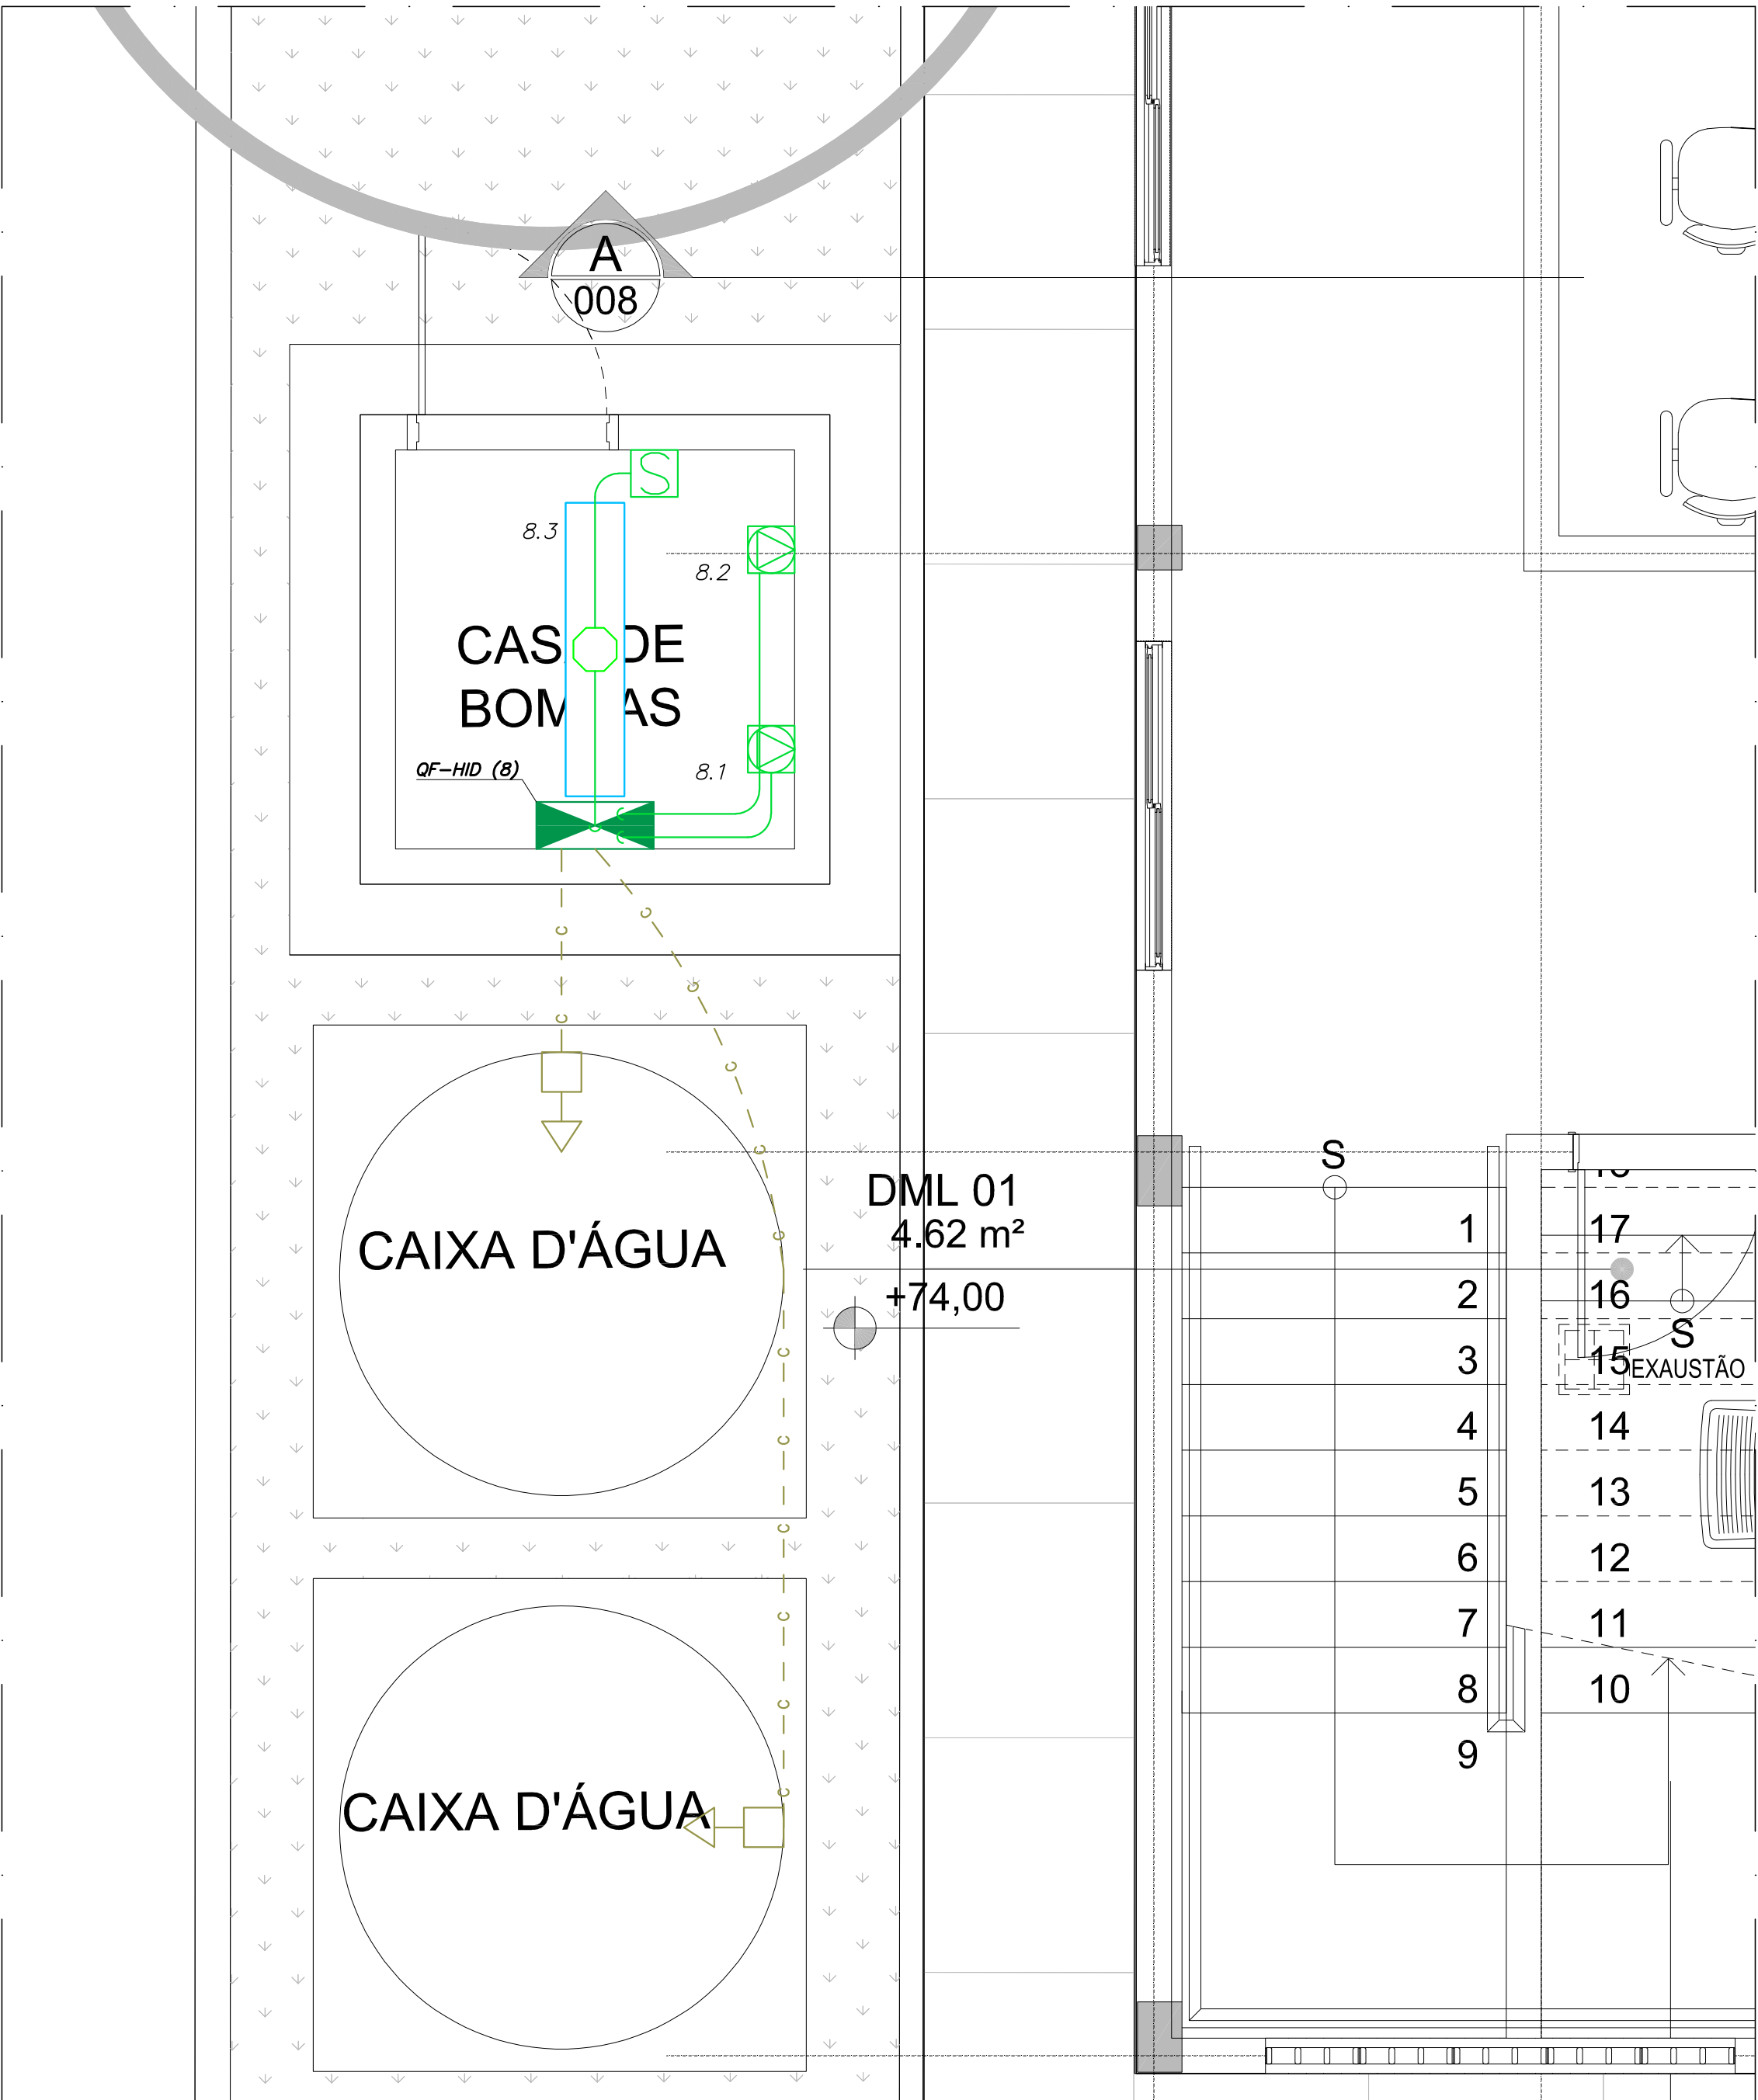

MHA Engenharia Ltda
Alameda Araguaia, 2.104, 2º andar
Barueri/SP - Tel.(011)2078 9000
http://www.mha.com.br

NOTAS

- 01- O MEMORIAL DESCRITIVO DO PROJETO DEVE SER CONSULTADOR PARA INFORMAÇÕES COMPLEMENTARES.
- 02- O DIÂMETRO DOS ELETRODUTOS NÃO INDICADOS SÃO DE 3/4".
- 03- TODO ELETRODUTO SECO DEVERÁ POSSUIR ARAME GUIA.
- 04- OS TRECHOS DE ELETRODUTOS QUE VENHAM A TER INTERFERÊNCIA COM PILARES E/OU VIGAS, DEVEM SER EXECUTADOS NA MESMA FASE DESTAS ESTRUTURAS.
- 05- CONDUTORES, FASE, NEUTRO, RETORNO E TERRA, COM SEÇÃO NÃO INDICADA SÃO DE #2,5mm².
- 06- DURANTE A INSTALAÇÃO DOS PONTOS DE FORÇA ESPECÍFICOS DEVE-SE CONFIRMAR OS LAYOUTS/DETALHAMENTOS DO PROJETO ESPECÍFICO BEM COMO SEGUIR AS RECOMENDAÇÕES ESPECÍFICAS DOS FABRICANTES DOS EQUIPAMENTOS.
- 07- TODAS AS LUMINÁRIAS DEVERÃO SER ATERRADAS.

LEGENDA	
	LUMINÁRIA DE SOBREPOR TIPO ARANDELA A PROVA DE TEMPO, COM 1 LÂMPADA FLUORESCENTE COMPACTA DE 28W/220V, REF. ITAM - TASSU
	INTERRUPTOR SIMPLES 10A/250V, MONTADOS EM CAIXA TIPO CONDULETE 4"x2"x2" (INSTALAÇÃO APARENTE) - h=1,30m DO PISO ACABADO
	PONTO DE FORÇA - EMBUTIDO NO PISO OU EM CAIXA 10x10x8cm A PROVA DE TEMPO PARA INSTALAÇÕES SOBRE LAJE
	ELETRODUTO DE AÇO CARBONO GALVANIZADO, APARENTE NAS ÁREAS EXTERNAS
	CONDUTORES NEUTRO, FASE, RETORNO, TERRA
	QUADRO DE DISTRIBUIÇÃO DE SOBREPOR - ESPECIFICAÇÃO NO MEMORIAL

0	EMISSION INICIAL	26/03/2018	IVANOV	SALIM
Revisão n°	Descrição	Data	Projetista	Aprovação

BAHIA GOVERNO DO ESTADO TERRA-NOSSA DO BRASIL		PROSUS SECRETARIA DE SAÚDE DO ESTADO DA BAHIA-SESAB		PROSUS Programa de Incentivo ao Desenvolvimento da Saúde
Unidade/Orgão: UNIDADE BÁSICA DE SAÚDE / SESAB		Município: SALVADOR		Bairro: CAJAZEIRAS
Nome do projeto: PROJETO EXECUTIVO DE INSTALAÇÕES ELÉTRICAS		Data: 26 / 03 / 2018		Escala: 1:75
Título: CASA DE BOMBAS PLANTA BAIXA E DIAGRAMA ELÉTRICO		Responsável técnico: CARLOS ALBERTO CENTURION CREA: 601792300		Folha: ELE 005
Arquivo: 029_PE_ELE_005_UBSIII_SALVADOR CAJAZEIRAS_CAS_R00.dwg		Coord. elab. de projetos: MARIA TEREZA DE CARVALHO BRAGA CAU: A15383-2		Topógrafo: -
		Desenho: LEONARDO		