


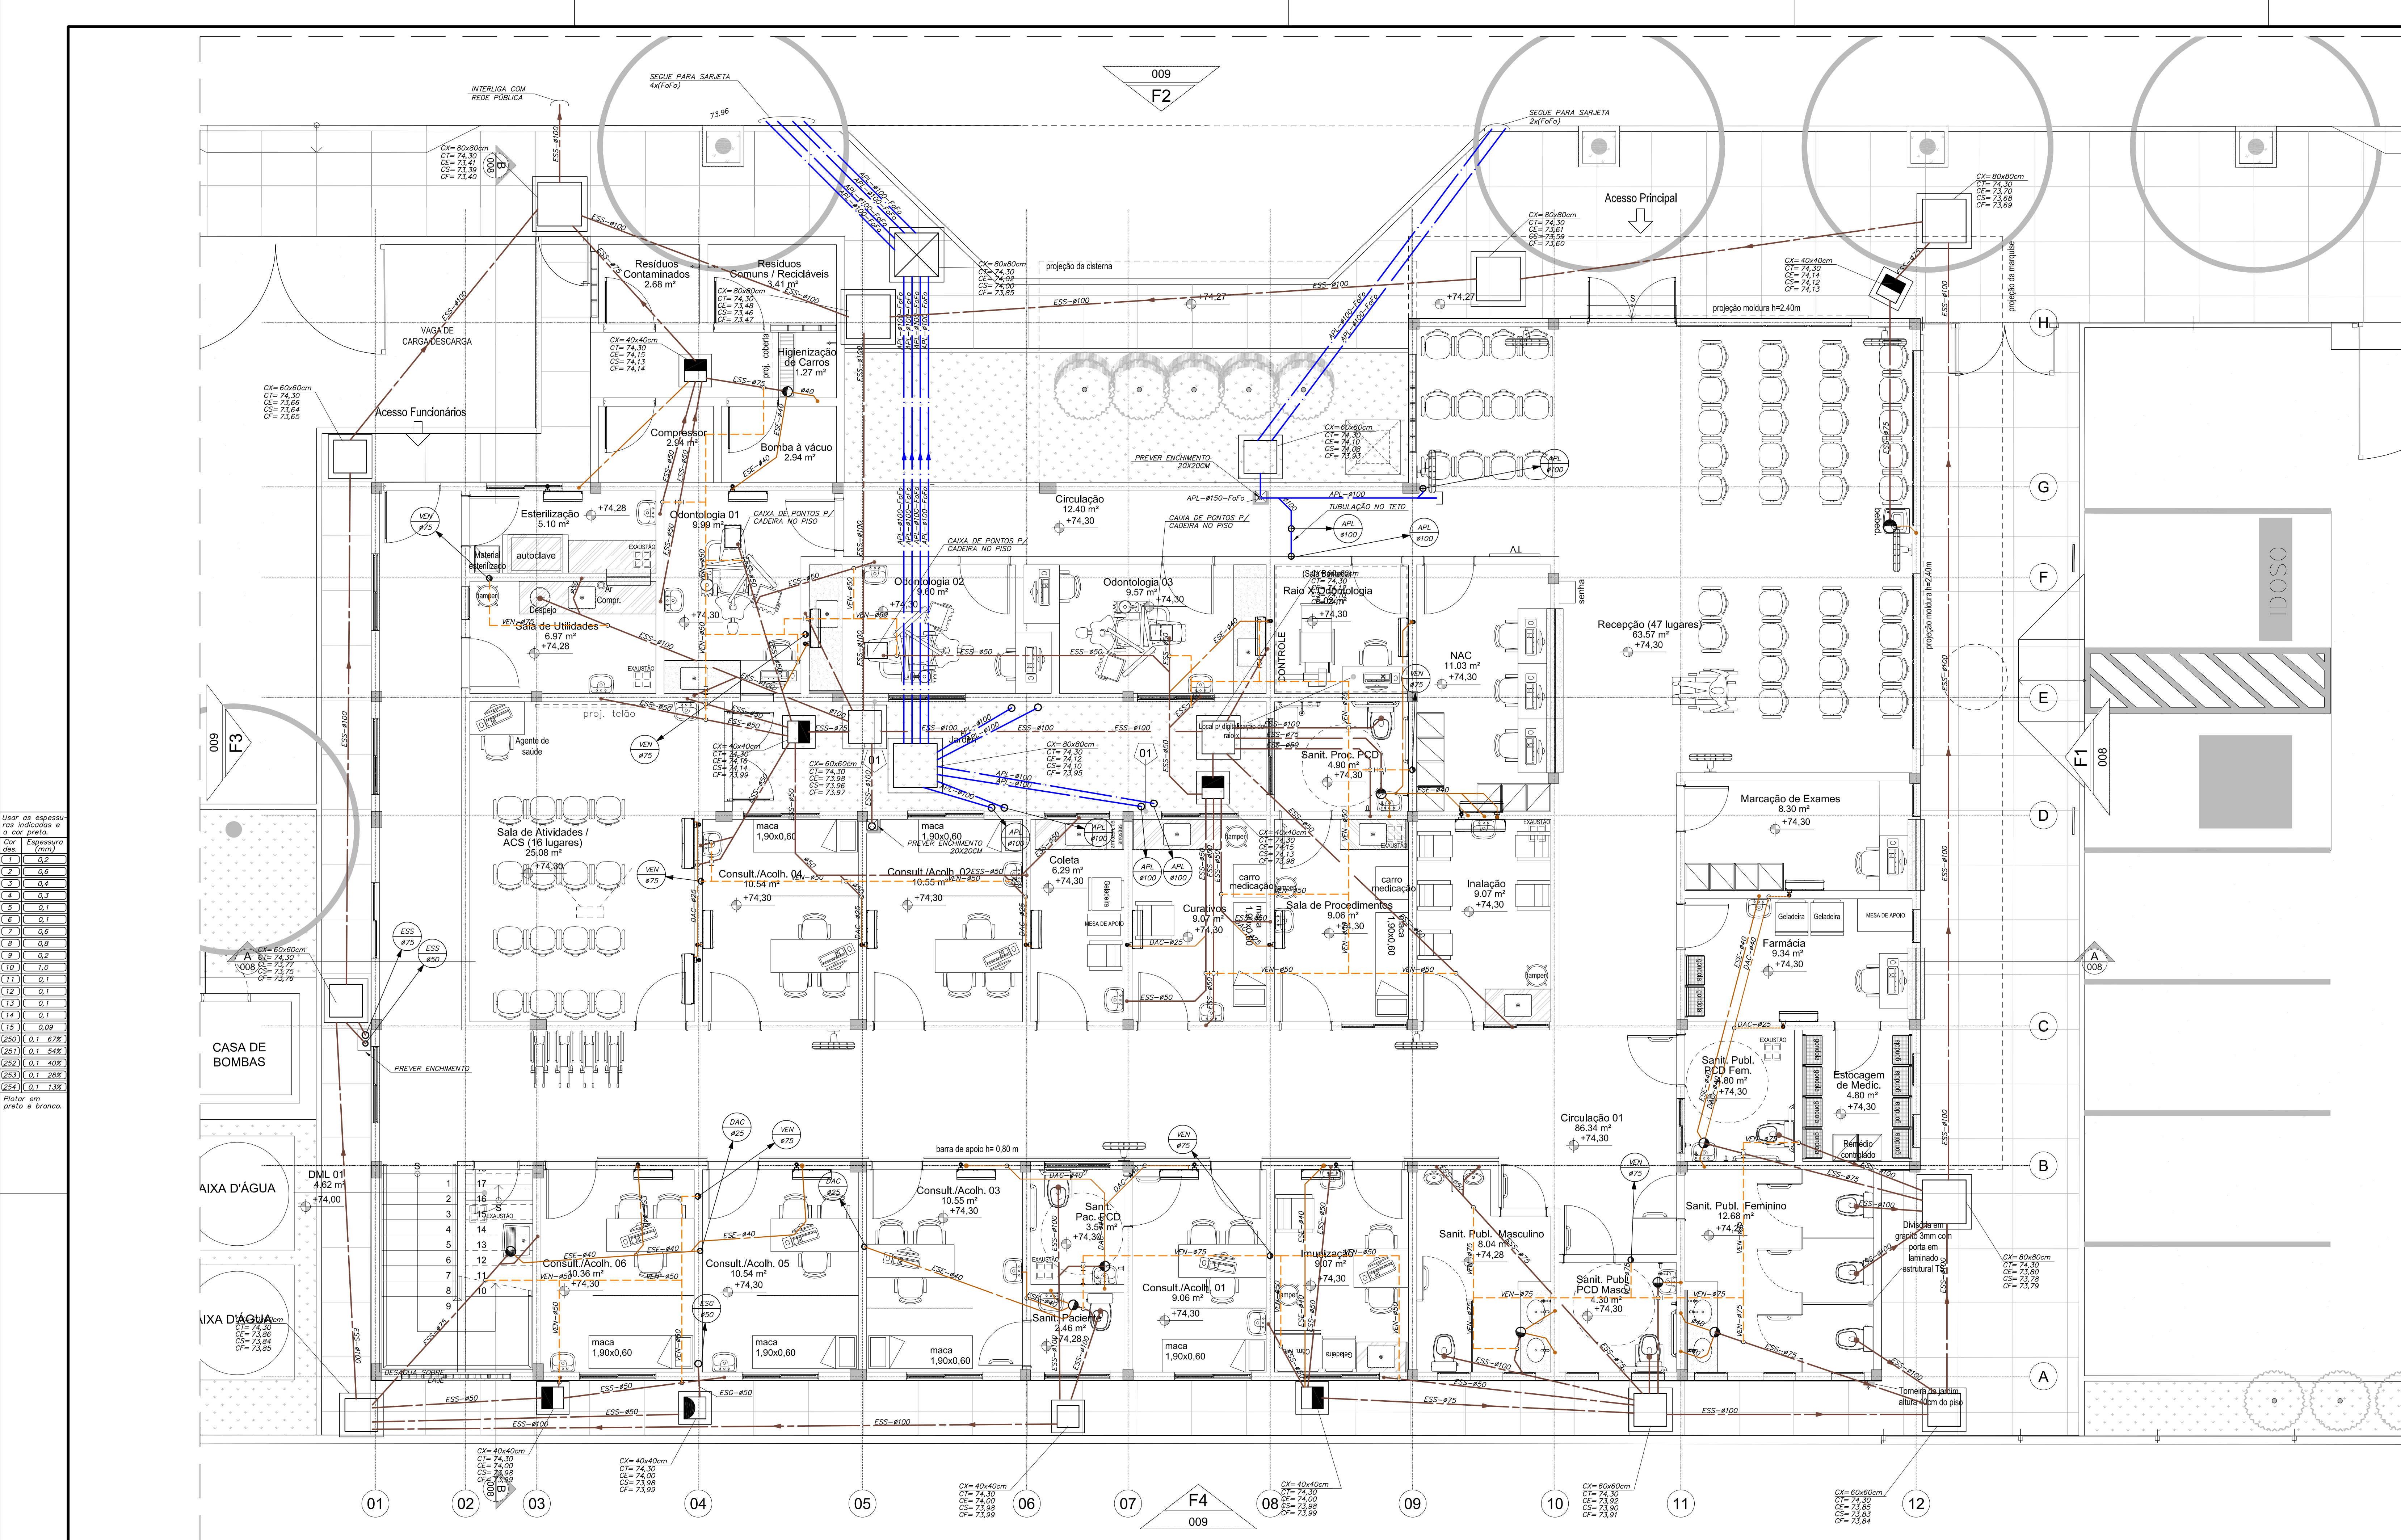

PLANTA BAIXA DO TÉRREO
ESC. 1:50

- NOTAS**
- ESGOTO E ÁGUAS PLUVIAIS**
- TODOS OS RALOS DEVERÃO SER PROVIDOS DE GRELHAS DE INOX ARTICULÁVEIS.
 - AS CAIXAS DE INSPEÇÃO DEVERÃO SER PROVIDAS DE GUIAS.
 - AS TUBULAÇÕES SUBTERRÂNEAS DEVERÃO TER RECOBRIMENTO MÍNIMO COM AREIA OU PO DE PEDRA DE 30cm EM PASSADOS E JARDINS (SEM TRÁFEGO DE VEÍCULO), 60cm NO CASO DE TRÁFEGO LEVE E 80cm NO CASO DE TRÁFEGO PESADO.
 - NO CASO DE IMPOSSIBILIDADE DE RESPEITAR OS RECOMENDADOS INDICADOS, DEVERÃO SER ENVELOPADOS (CANALETA).
 - NÃO DEVERÁ SER UTILIZADO CONCRETO COMO REVESTIMENTO DA TUBULAÇÃO.
 - UTILIZAR TAMPAIS LEVES OU RESÍDUOS DE ACORDO COM O TRÁFEGO DE VEÍCULOS DO LOCAL.
 - TODAS AS TUBULAÇÕES DE ESGOTO COM DIÂMETRO INFERIOR A 100mm, DEVERÃO TER DECLIVIDADE MÍNIMA DE 2%.
 - AS TUBULAÇÕES COM DIÂMETRO IGUAL OU SUPERIOR A 100mm DEVERÃO TER DECLIVIDADE MÍNIMA DE 1%.
 - TUBULAÇÕES DE DRENOS DE AR CONDICIONADO QUANDO NÃO EMBUTIDAS EM ALVENARIA, DEVERÃO SER ISOLADAS COM ESPUMA ELASTOMÉRICA.

LEGENDA SISTEMAS DE ESGOTO E ÁGUAS PLUVIAIS

NOMENCLATURA	DESCRIÇÃO
	TUBULAÇÃO DE ÁGUAS PLUVIAIS
	TUBULAÇÃO DE ESGOTO SANITÁRIO
	TUBULAÇÃO DE VENTILAÇÃO SOBRE O FORRO
	TUBULAÇÃO DE DRENO DE AR CONDICIONADO
	SENTEDO DE FLUXO
	COLUNA DE VENTILAÇÃO
	COLUNA DE DRENO DE AR CONDICIONADO
	COLUNA DE ÁGUAS PLUVIAIS
ANOTAÇÃO DAS LINHAS	
IDENTIFICAÇÃO DAS PRUMADAS	
	RALO SIFONADO COM TAMPA ESCAMOTEÁVEL
	GRELHA HEMISFÉRICA
	CAIXA SIFONADA SIMPLES
	CAIXA DE INSPEÇÃO DE ESGOTO
	CAIXA DE INSPEÇÃO DE ÁGUA PLUVIAL

0	EMISSIONAL INICIAL	26/03/2018	RONDENA	SORAYA
Revisão nº	Descrição	Data	Projetista	Aprovação
BAHIA GOVERNO DO ESTADO SECRETARIA DE SAÚDE DO ESTADO DA BAHIA-SESAB PROSUS Programa de Inovação em Saúde				
Unidade/Orgão: UNIDADE BÁSICA DE SAÚDE / SESAB		Município: SALVADOR		Bairro: CAJAZEIRAS
Nome do projeto: PROJETO EXECUTIVO DE ESGOTO E ÁGUAS PLUVIAIS		Data: 26 / 03 / 2018		Escala: 1:50
Título: PLANTA DO PAVIMENTO TERREO		Folha: 26 / 03 / 2018		ESG
Responsável Técnico: SORAYA TRINDADE MARCHIOLI		Coord. elab. de projetos: MARIA TEREZA DE CARVALHO BRAGA		001
Arquivo: 029_PE_ESG_001_UBS_CAJAZEIRAS_TER_R00		Topógrafo: Desenho:		