




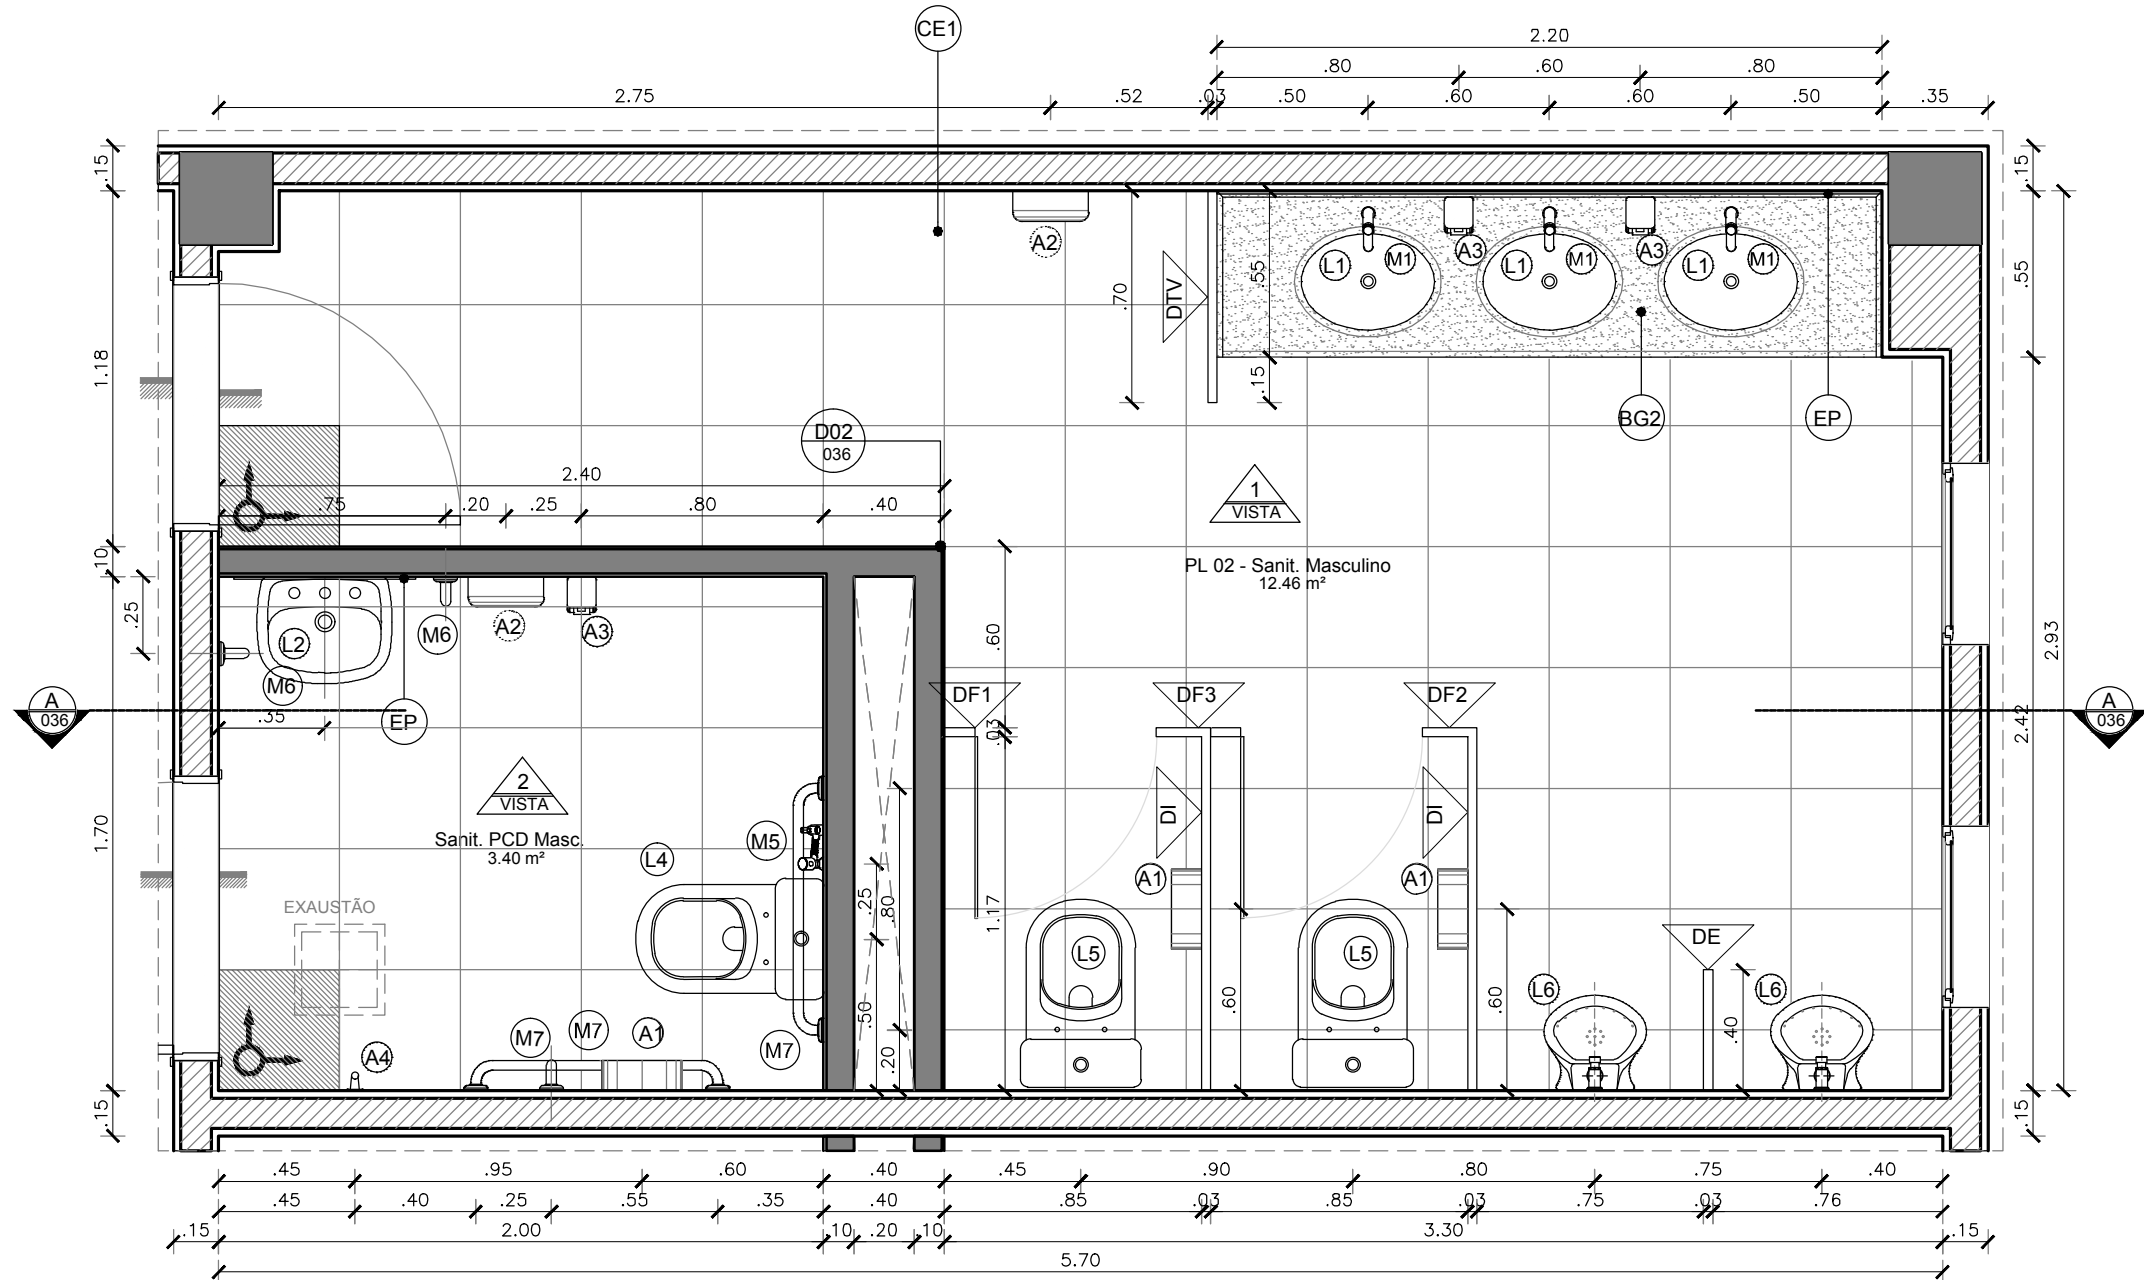


01 | PL 02 - Sanit. Masculino  
ESCALA 1/25  
LOCALIZAÇÃO: 1º e 2º PAVIMENTO  
3 UNID. / 1 UNIDADE EM CADA PAVIMENTO

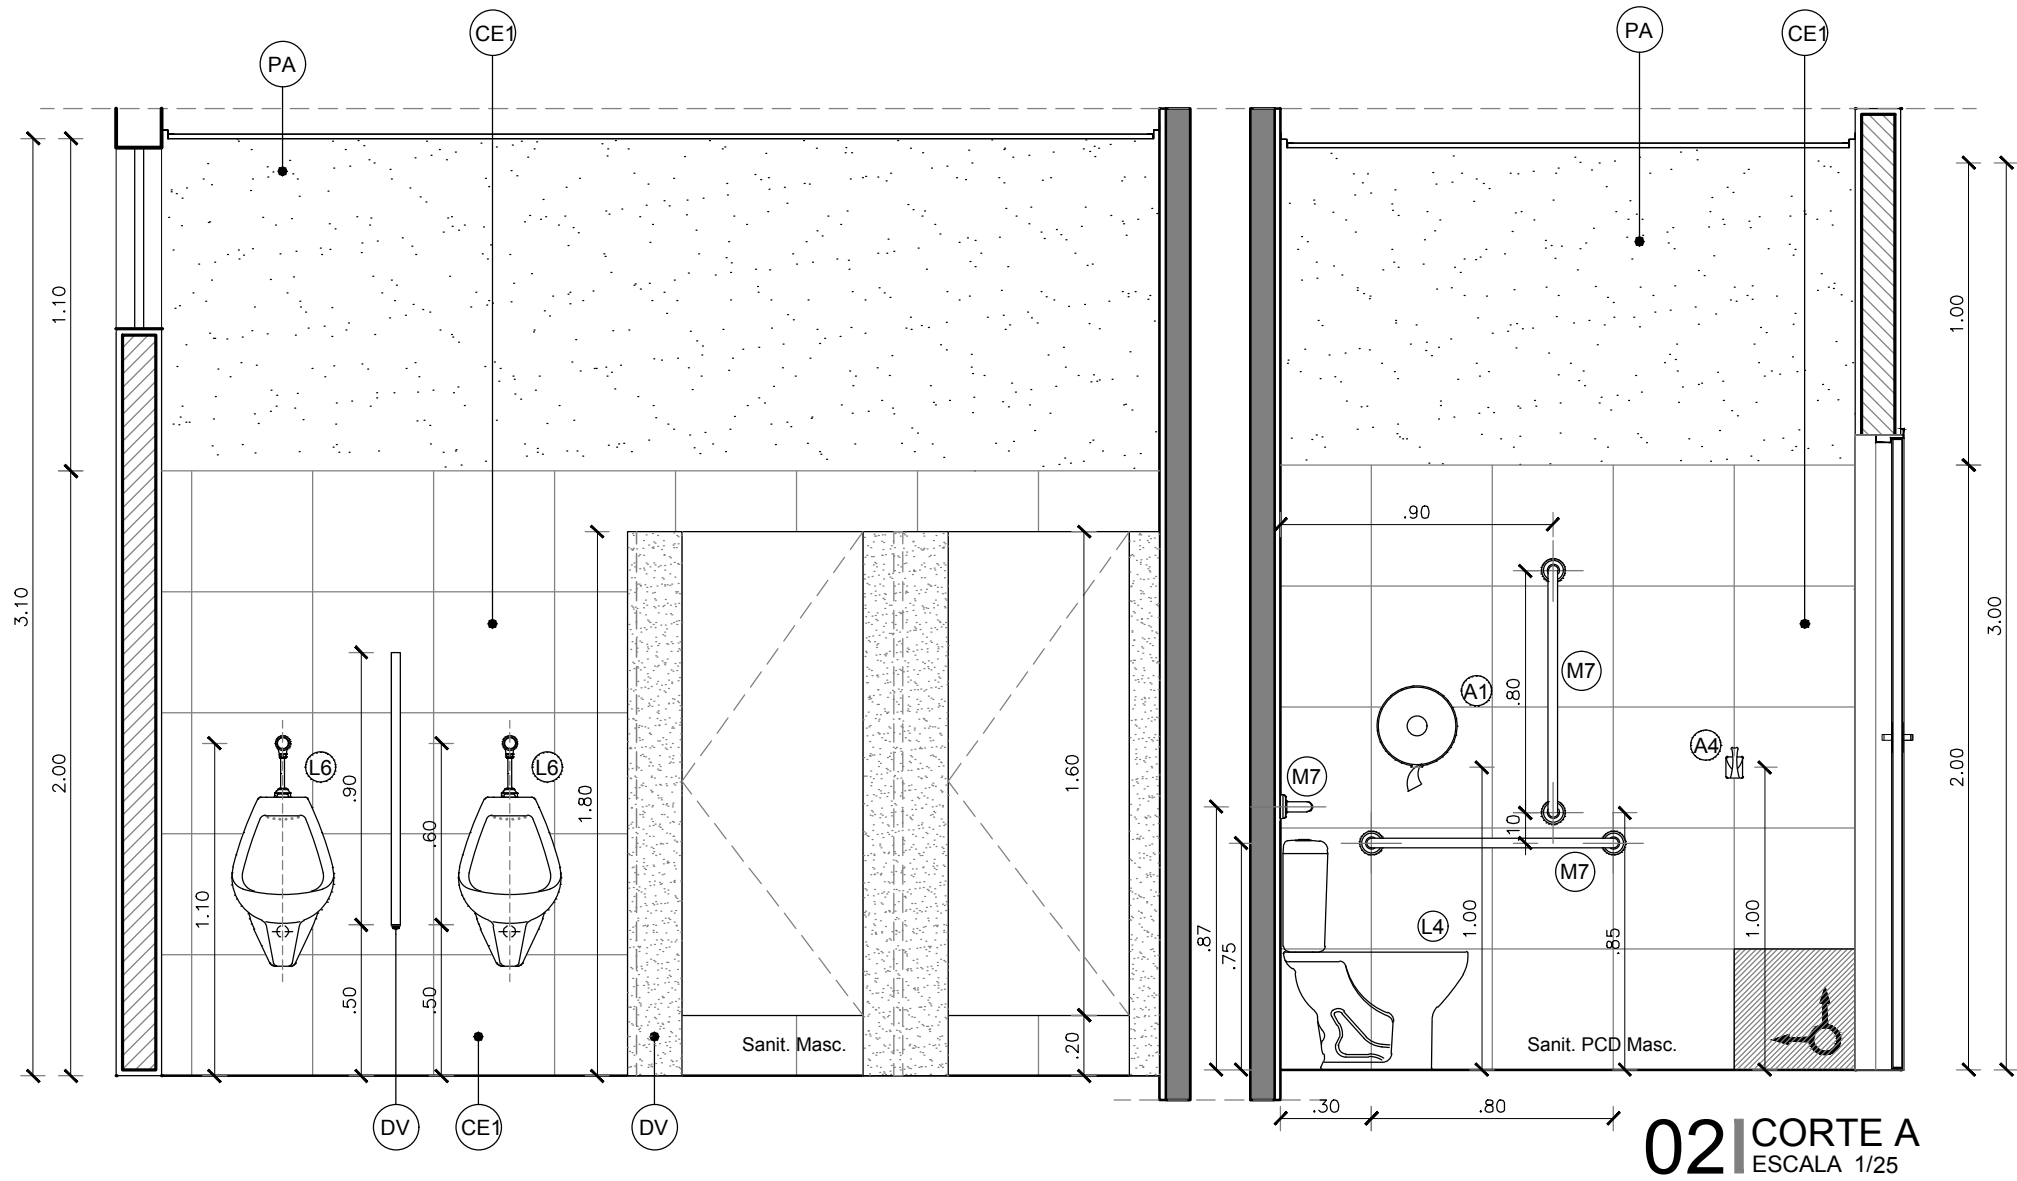


02 | CORTE A  
ESCALA 1/25

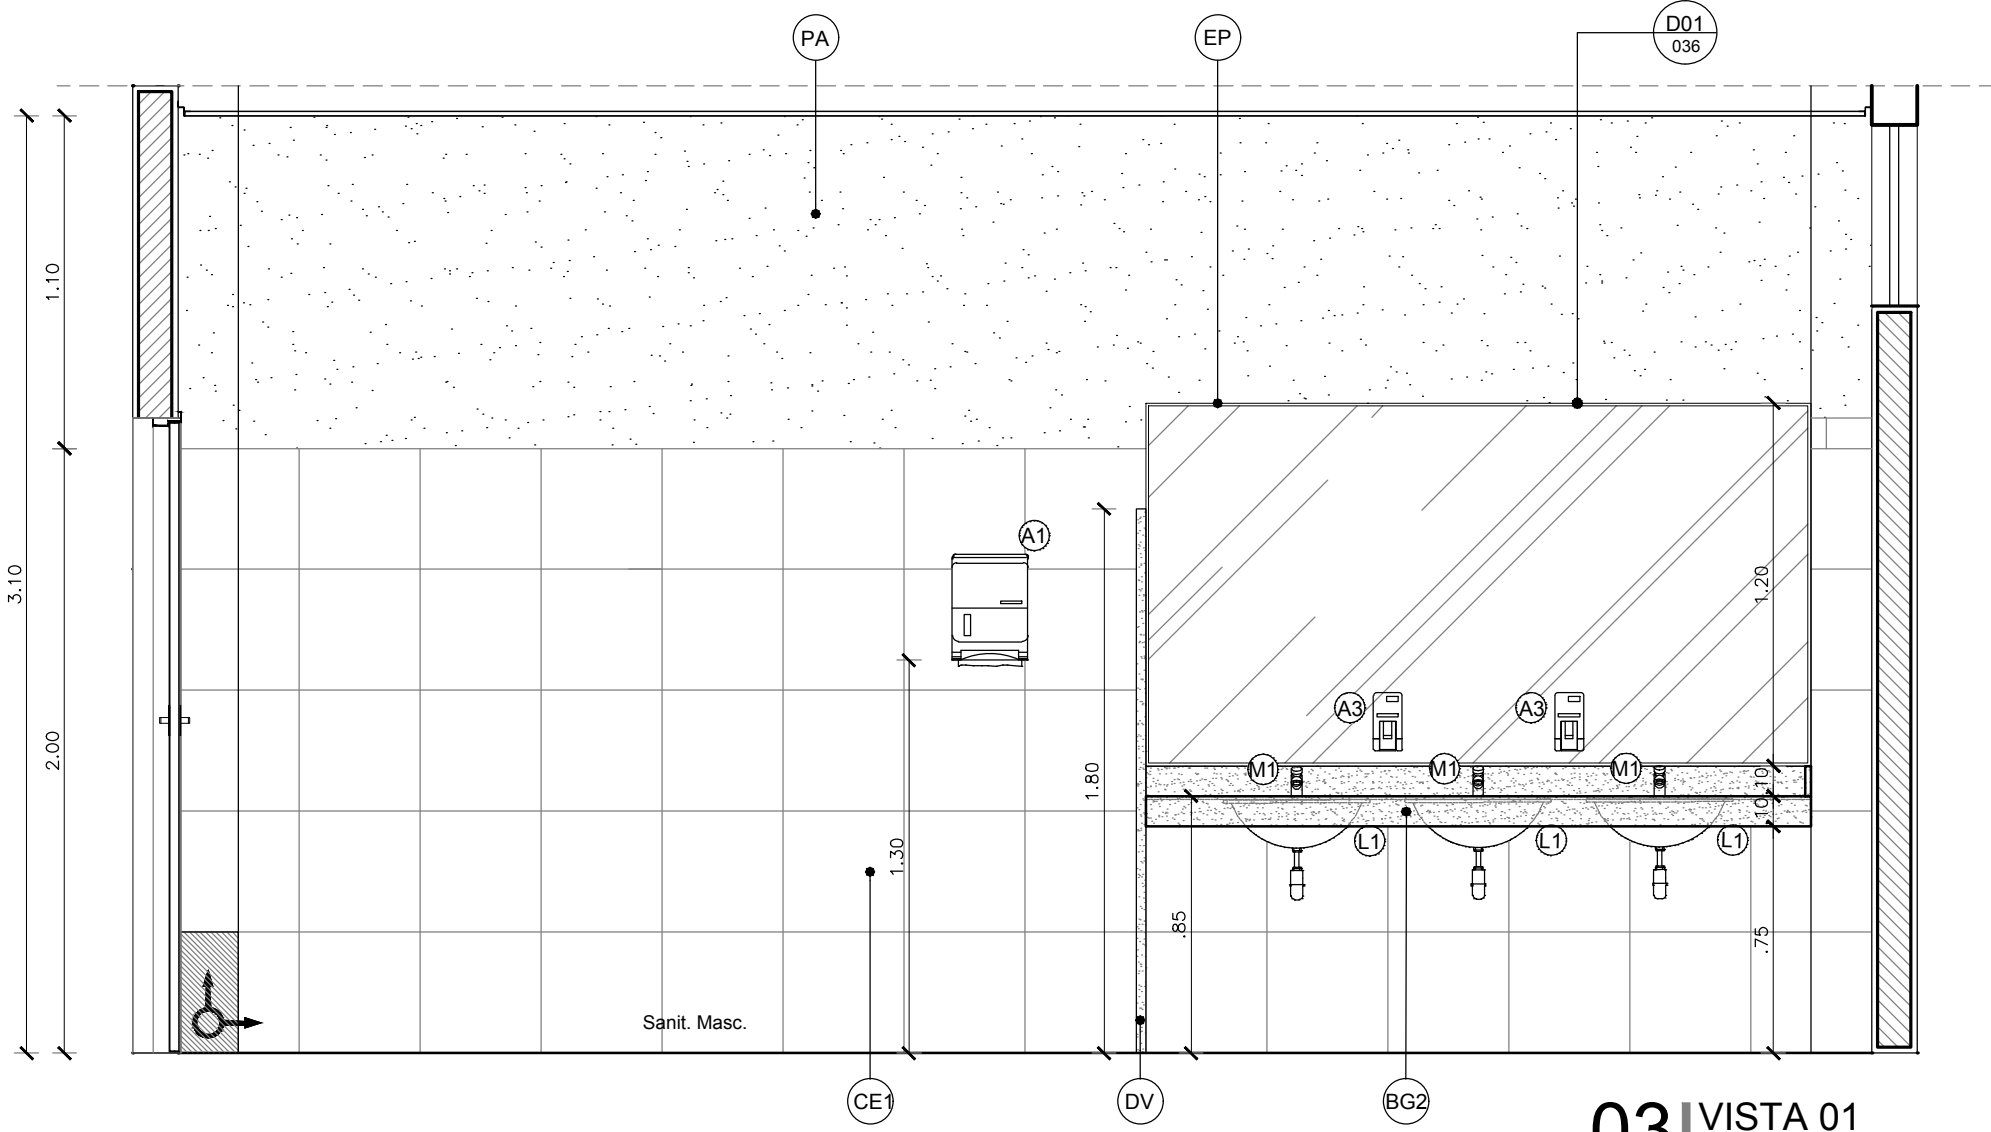


03 | VISTA 01  
ESCALA 1/25

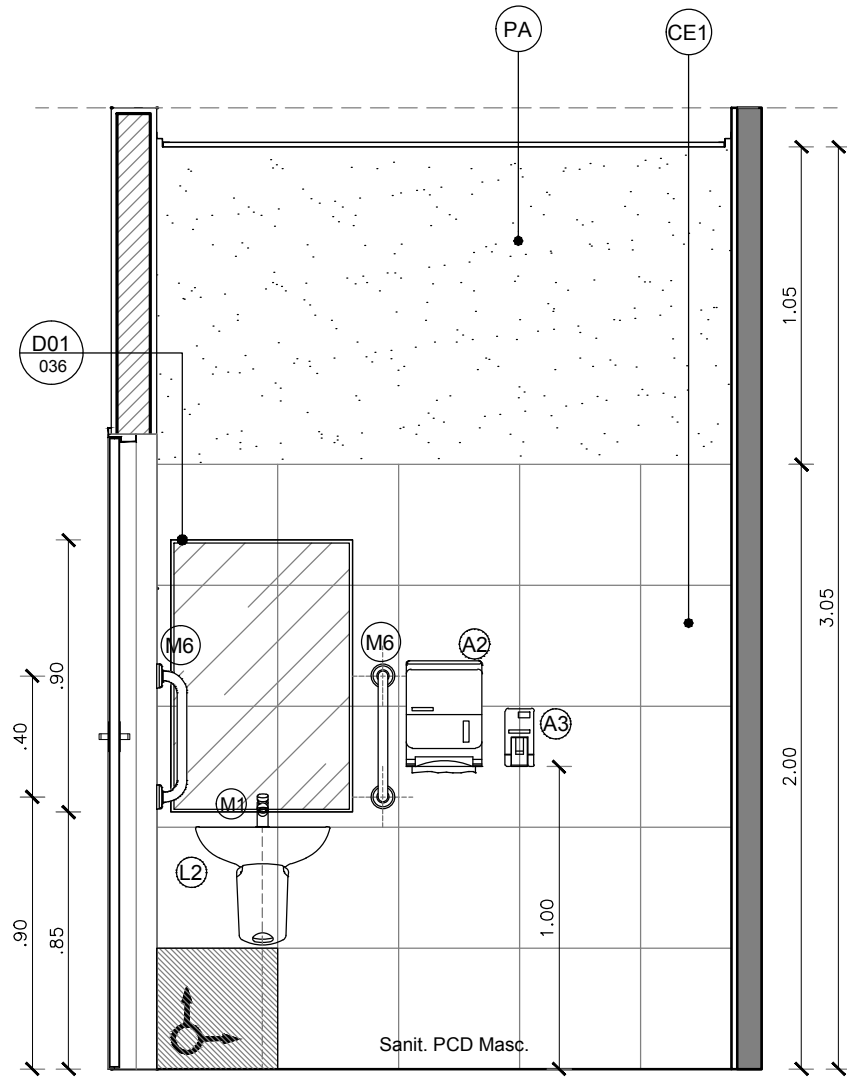


04 | VISTA 02  
ESCALA 1/25

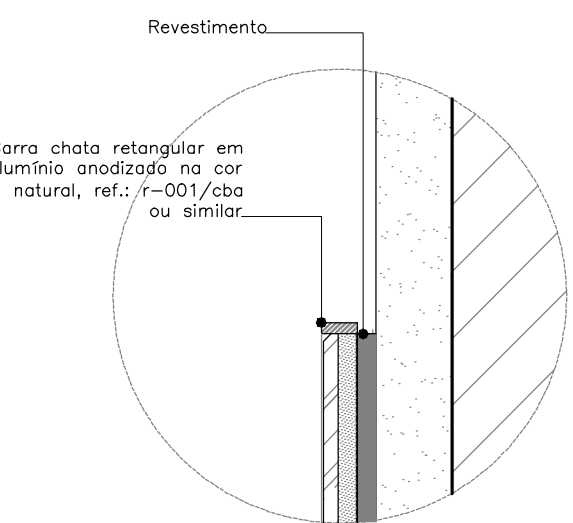


D01 - DET. ACAB. ESPELHO  
ESCALA 1/2

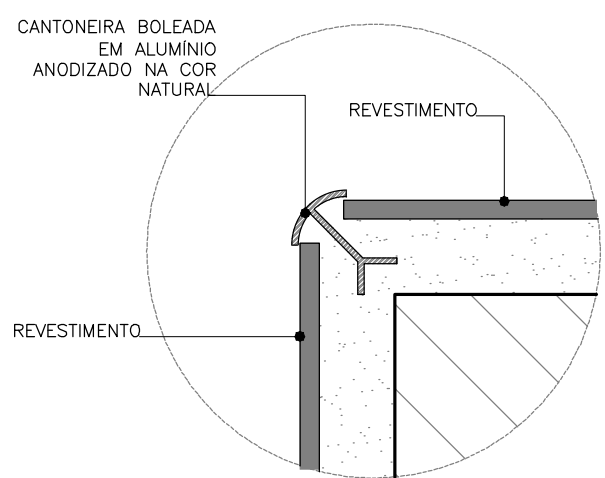


D02 - DET. CANTONEIRA  
ESCALA 1/2

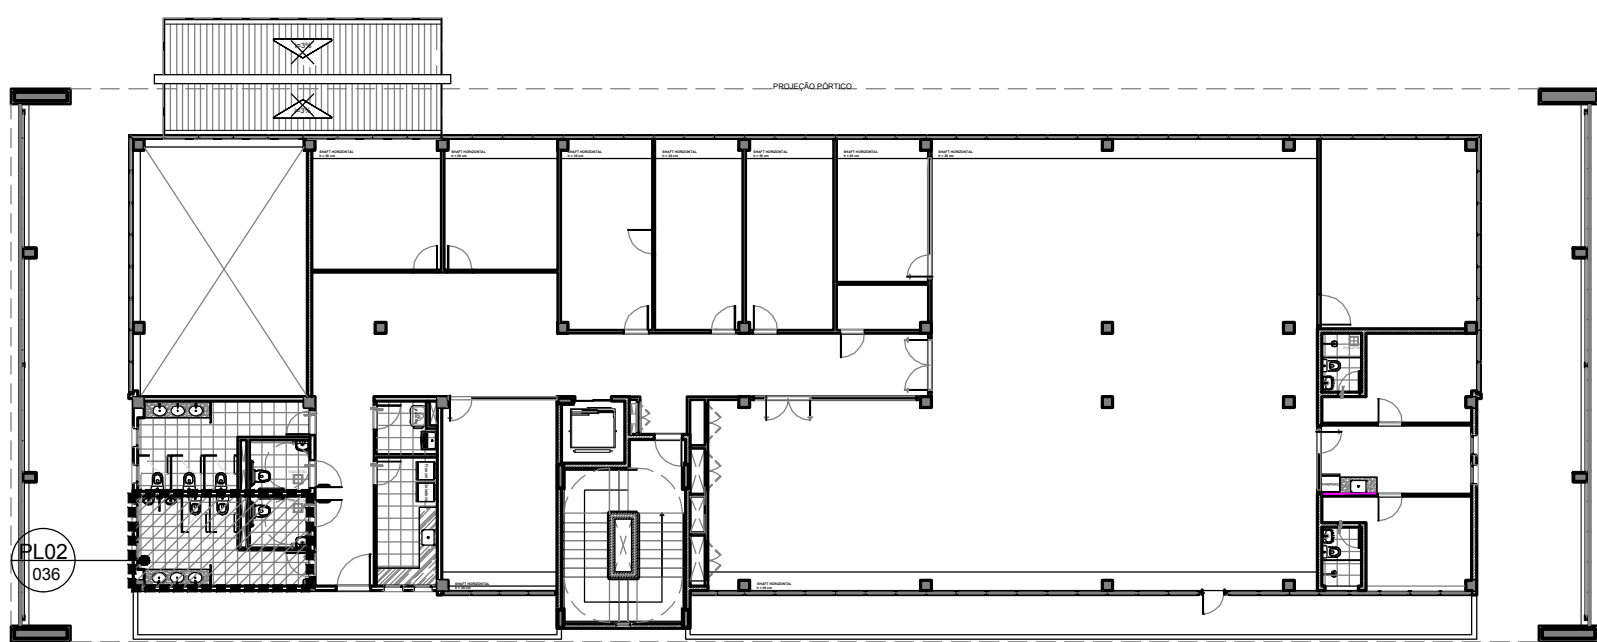

LOCALIZAÇÃO ÁREAS MOLHADAS  
ESCALA 1/250

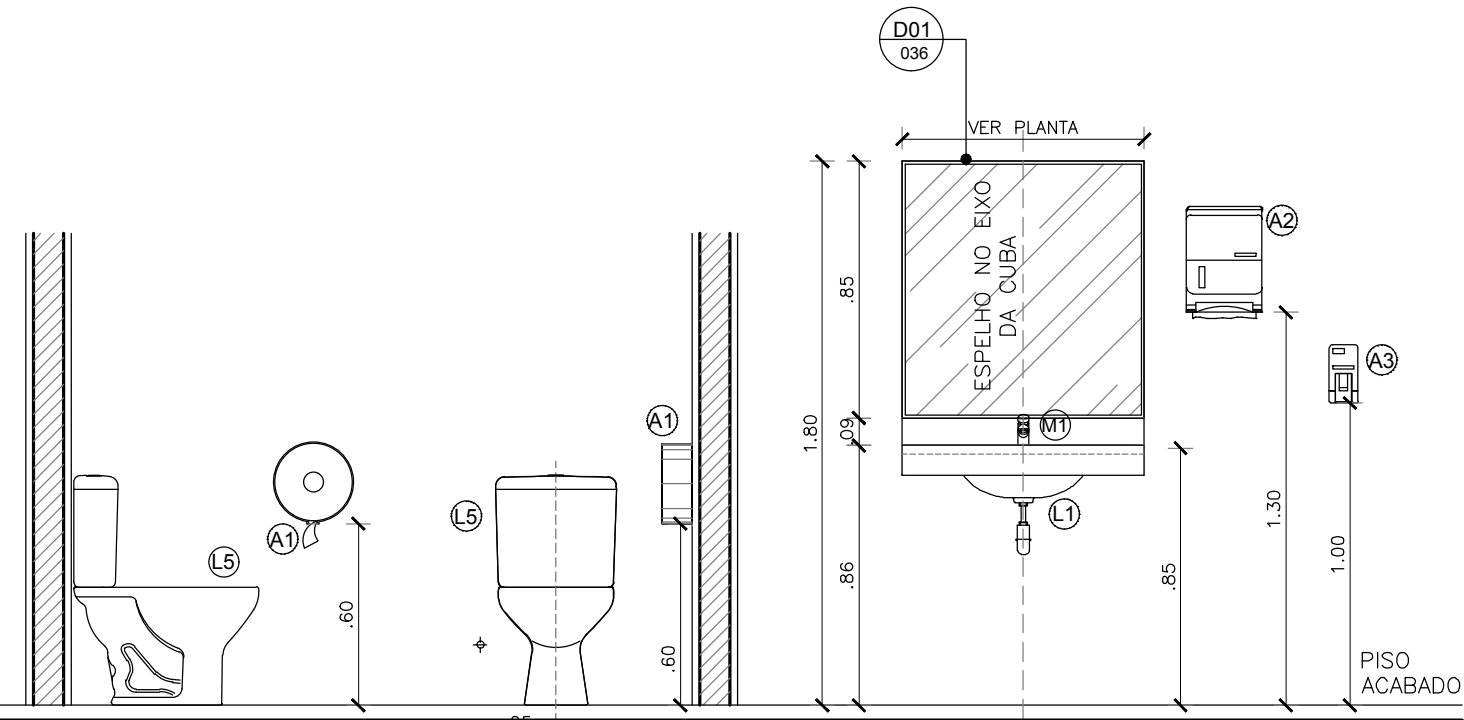

Gabarito de Alturas  
ESCALA 1/25

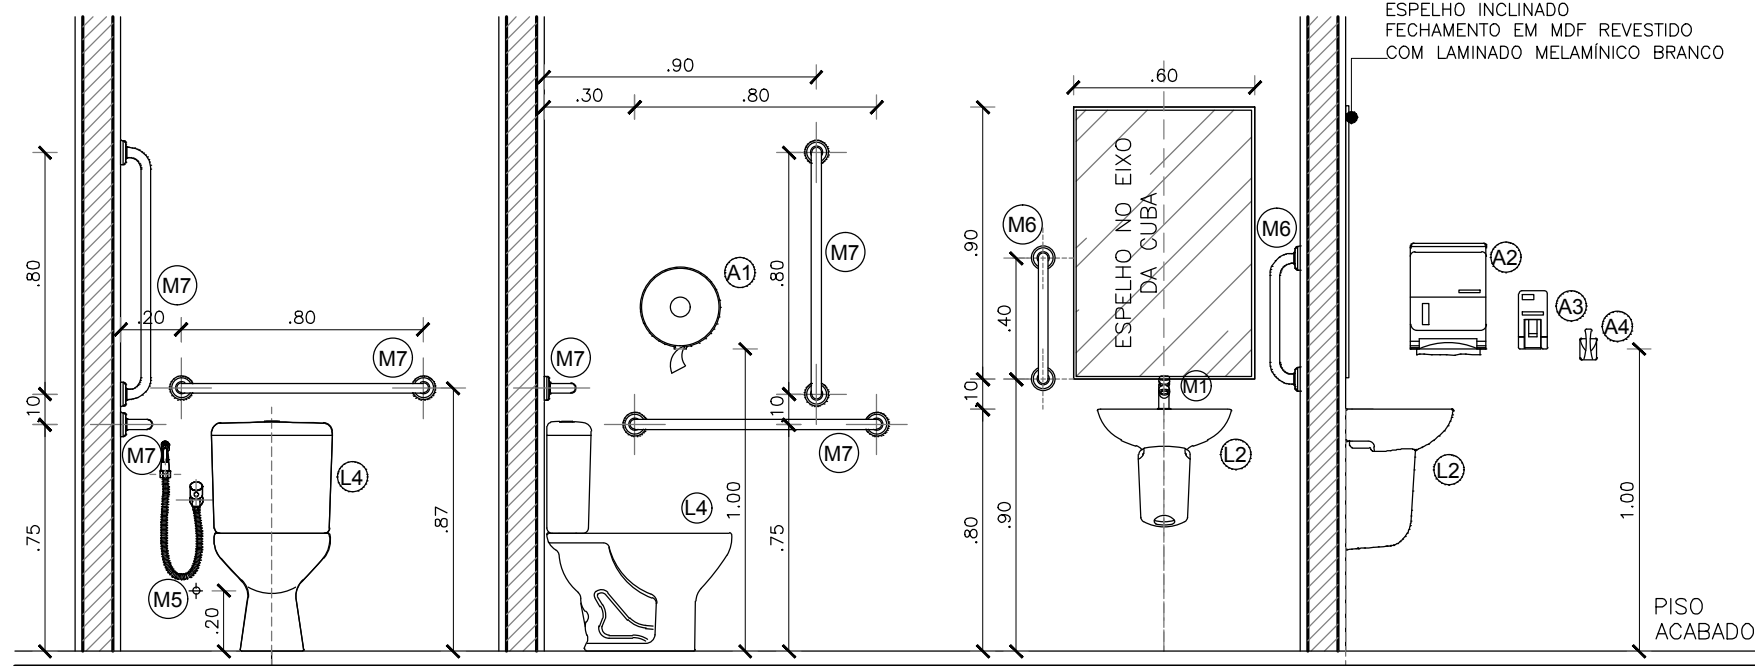

Gabarito de Alturas - Sanit. PCD  
ESCALA 1/25

#### LEGENDA DE LOUÇAS, METAIS E ACESSÓRIOS

- LOUÇAS**
- (L1) CUBA DE EMBUTIR OVAL L59-17 DECA NA COR BRANCO GELO OU SIMILAR
  - (L2) LAVATÓRIO COM COLUNA PEQUENO DECA LINHA CONFORTO L510 + CS10 NA COR BRANCO GELO OU SIMILAR
  - (L3) TANQUE DE LOUÇA DECA TO.01, 18L, COR BRANCO GELO, COM ESFREGADOR OU SIMILAR (DML)
  - (L4) BACIA COM CAIXA ACOPLADA DECA VOGUE PLUS LINHA CONFORTO PS15.17 NA COR BRANCO E ASSENTO PARA VASO SANITÁRIO DECA VOGUE PLUS AP51 OU SIMILAR (Sanitários PCD)
  - (L5) BACIA COM CAIXA ACOPLADA COM BOTÃO DUPLO ACIONAMENTO DUAL FLUX DECA LINHA VOGUE PLUS PS05 NA COR BRANCO GELO E ASSENTO PARA VASO SANITÁRIO DECA PARA BACIA VOGUE PLUS AP51 OU SIMILAR (Sanitários não acessíveis)
  - (L6) MICTÓRIO SIFONADO DE LOUÇA BRANCA CELITE MOD. 08208 OU SIMILAR
- METAIS**
- (M1) TORNEIRA DE BANCADA DOCOLMATIC PRESSMATIC 110 CR 17169806 FLUXO FIXO ACOMPANHA AREIADOR E RESTRIÇÃO DE VAZÃO COM REGISTRO REGULADOR DE VAZÃO STANDARD 13030023 OU SIMILAR (sanitários e vestiários acessíveis e não acessíveis)
  - (M2) TORNEIRA DE PAREDE LONGA DOCOL TRIO 115800534606 OU SIMILAR (DML)
  - (M3) TORNEIRA PARA COZINHA DE PAREDE DOCOL LINHA ITAPEMA BELLA 00183860 COM ACABAMENTO CROMADO OU SIMILAR
  - (M4) CUBA EM AÇO INOX 50x40x30cm
  - (M5) DUCHA HIGIÊNICA COM REGISTRO METÁLICO FABRIMAR ACQUAIET GYRO G2195-GY OU SIMILAR (Sanitários Acessíveis)
  - (M6) BARRA DE APOIO PARA VASO ACSSÍVEL EM AÇO INOX 40cm DOCOL BENEFIT 00446616 OU SIMILAR
  - (M7) BARRA DE APOIO PARA VASO ACSSÍVEL EM AÇO INOX 80cm DOCOL BENEFIT 00446416 OU SIMILAR
  - (M8) CHUVEIRO METÁLICO DOCOL BONADUCHA 00232806 OU SIMILAR, COM VÁLVULA DOCOL PARA ÁGUA FRIA PRESSMATIC CHUVEIRO 17120306 OU SIMILAR
  - (M9) SABONETEIRA DE PAREDE CROMADA COM ACRÍLICO LINHA TIME PERFLEX 12124010 OU SIMILAR
- ACESSÓRIOS**
- (A1) PORTA PAPEL HIGIÊNICO ABS BRANCO KIMBERLEY-CLARK LINHA LALEKLA 30175768 OU SIMILAR
  - (A2) TOALHEIRO INTERFOLHAS EM ABS BRANCO KIMBERLEY-CLARK LINHA LALEKLA 30180225 OU SIMILAR
  - (A3) SABONETEIRA JOEL LINHA AITANA ACT0.000 NA COR BRANCA OU SIMILAR
  - (A4) CABIDE SIMPLES EM LATÃO MACIÇO E AÇO 304, COM SOLDA DE PRATA E FIXAÇÃO DUPLA, ACABAMENTO CROMADO (COD. 08-AV) MOLDENOX LINHA VERSÁTEIS OU SIMILAR

#### LEGENDA DE REVESTIMENTOS E MATERIAIS

- (CE1) REVESTIMENTO CERÂMICO BRANCO COM PLACAS TIPO GRÉS OU SEMI-GRÉS DE DIMENSÕES 40 x 40 cm, PEI-3
  - (PA) PINTURA LÁTEX ACRÍLICA, NA COR BRANCO GELO, DUAS DEMÃOIS COM MASSA E SELADOR ACRÍLICO
  - (EP) ESPELHO PRATA POLIDO 4mm OPTIMIRROR CEBRACE OU SIMILAR COLADO COM ADESIVO 3mm A BASE DE SILICONE DE CURA NEUTRA FIXA ESPELHO OU SIMILAR, ACABAMENTO COM PROTETOR DE BORDA FIXADO SOBRE O REVESTIMENTO E PERÍMETRO EM BARRA CHATA DE ALUMÍNIO ANODIZADO NA COR NATURAL
- OBSERVAÇÕES:**
- 1 - VERIFICAR ESPECIFICAÇÃO DE REVESTIMENTOS NO QUADRO "LEGENDA DE REVESTIMENTOS" DE ACORDO COM AS ESPECIFICAÇÕES DE PISO-PAREDE-TETO INDICADOS EM PLANTA BAIXA NO PROJETO DE ARQUITETURA.

#### LEGENDA DE DIVISÓRIAS E BANCADAS/BALCÕES

- (DV) DIVISÓRIA EM GRANITO CINZA ANDORINHA ESP. 3cm (VER PRANCHA DETALHAMENTO DE GRANITO), PORTAS EM COMPENSADO NAVAL 20mm REVESTIDO COM LAMINADO MELAMÍNICO FÓRMICA ACABAMENTO LISO NA COR L119 E CABIDE SIMPLES EM LATÃO MACIÇO E AÇO 304
  - (BA) BANCADA EM AÇO INOX AISI 304 COM ENCHIMENTO EM CONCRETO LEVE
  - (BG) BANCADA EM GRANITO CINZA ANDORINHA POLIDO (VER PRANCHA DETALHAMENTO DE GRANITO)
- OBSERVAÇÕES:**
- 1 - VERIFICAR QUADRO "LEGENDA DE REVESTIMENTOS" DE ACORDO COM AS ESPECIFICAÇÕES DE PISO-PAREDE-TETO INDICADOS EM PLANTA BAIXA NO PROJETO DE ARQUITETURA.
  - 2 - AS INDICAÇÕES DE BANCADAS, BALCÕES E DIVISÓRIAS ESTÃO REPRESENTADAS NAS PLANTAS COM A SIMBOLOGIA ABAIXO E SEUS DETALHES ENCONTRAM-SE NAS SEGUINTES PRANCHAS:

#### LEGENDA DE INDICAÇÕES


- INDICAÇÃO DE CONTINUIDADE DE NÍVEL ENTRE OS AMBIENTES
- INDICAÇÃO DE MUDANÇA DE NÍVEL ENTRE OS AMBIENTES
- MARCO DE INÍCIO DA PAGINAÇÃO E CAMBIO DO PISO

#### OBSERVAÇÕES GERAIS

- \* VERIFICAR POSIÇÃO DOS RALOS PARA CIMENTO (2%) DO PISO.
- \* A PAGINAÇÃO DO REVESTIMENTO DAS PAREDES DEVERÁ SEGUIR O MESMO ALINHAMENTO DA PAGINAÇÃO DO PISO QUANDO TIVEREM AS MESMAS DIMENSÕES DO PISO.
- \* TODAS AS LOUÇAS E ACESSÓRIOS DO SANIT. PCD DEVERÃO OBEDECER AS INSTALAÇÕES ESPECIFICADAS PELAS NORMAS DA ABNT NBR 9050.
- \* DEVERÃO SER TOMADAS MEDIDAS NA OBRA.
- \* AS CORTAS DOS DESENHOS DESTA PRANCHA ESTÃO EM METRO.
- \* EVENTUAIS DIVERGÊNCIAS ENTRE OS ELEMENTOS DO PROJETO E A OBRA DEVERÃO SER SUBMETIDAS À APRECIACÃO DOS ARQUITETOS RESPONSÁVEIS PELO PROJETO.

#### SIGLA E ABREVIATURAS

- DX - DETALHE ESPECÍFICO DO DESENHO
- REFERÊNCIA DO DETALHE
- NUMERO DA PRANCHA

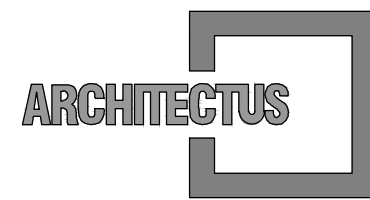

R. Canuto de Aguiar, n.1401  
Fortaleza/CE - Tel:(85)3456-5000  
architectusbr@gmail.com



Alameda Araguaia, n.2104, 2º andar  
Barueri/SP - Tel:(11)2078-9000  
comunicacao@mha.com.br

LEGENDA:

|                                                                                                              |      |          |           |     |
|--------------------------------------------------------------------------------------------------------------|------|----------|-----------|-----|
| SUP.                                                                                                         | COD. | ATMIDADE | INSCRIÇÃO | F/I |
| FIRMA: ARCHITECTUS S/S EPP<br>LOCAL: RUA CANUTO DE AGUIAR, 1401C - MERULES<br>CEP: 60.160-120 FORTALEZA - CE |      |          |           |     |

ISS-P

ISS-C

Proprietário:

Construção:

CREA/CAU

CREA/CAU

APROVO BOMBEIROS

APROVO PREFEITURA

|    |                 |            |            |            |
|----|-----------------|------------|------------|------------|
| 00 | Emissão inicial | 04/04/2018 | Mariana F. | Mariana F. |
|----|-----------------|------------|------------|------------|

Revisão n°

Descrição

Data

Projeto

Aprovação

BAHIA GOVERNO DO ESTADO SECRETARIA DE SAÚDE DO ESTADO DA BAHIA-SESAB

PROSUS

Programa de fortalecimento do SUS na Região Metropolitana de Salvador

Unidade/Órgão: CENTRAL INTEGRADA DE COMANDO E CONTROLE

Proprietário: SEC. DE SAÚDE DO ESTADO DA BAHIA

Endereço: Centro Administrativo da Bahia - 4ª Avenida, 400

Município: SALVADOR

Bairro: CAB

Nome do projeto: PROJETO EXECUTIVO ARQUITETURA

Escala: INDICADA

Título da folha: DETALHE PLANTA 02 - SANITÁRIOS MASCULINOS

Data: ABRIL/2018

Folha: ARQ 036 044

Responsável técnico: MARIANA FURLANI CAU 428182-3

Coord. elab. de projetos: MARIA TEREZA DE CARVALHO BRAGA CAU 415553-2

Arquivo: 029\_PE\_036\_ARQ\_CICC\_R00.dwg

Topógrafo: -

Desenho: TOM ZÉ