


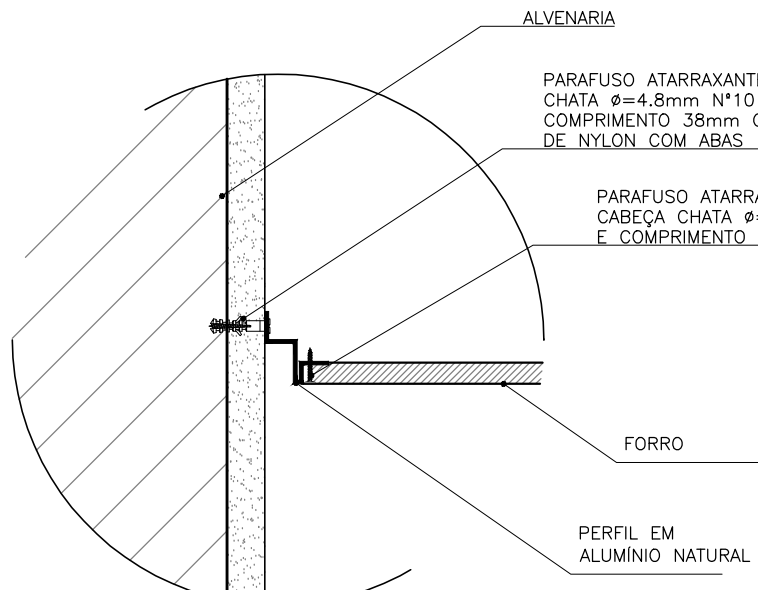


DETALHE 02 - ENCONTRO FORRO COM ALVENARIA



DETALHE 04 - ELETROCALHA
ESCALA 1/5




01 PLANTA BAIXA - TÉRREO TORRE A
ESCALA 1/75

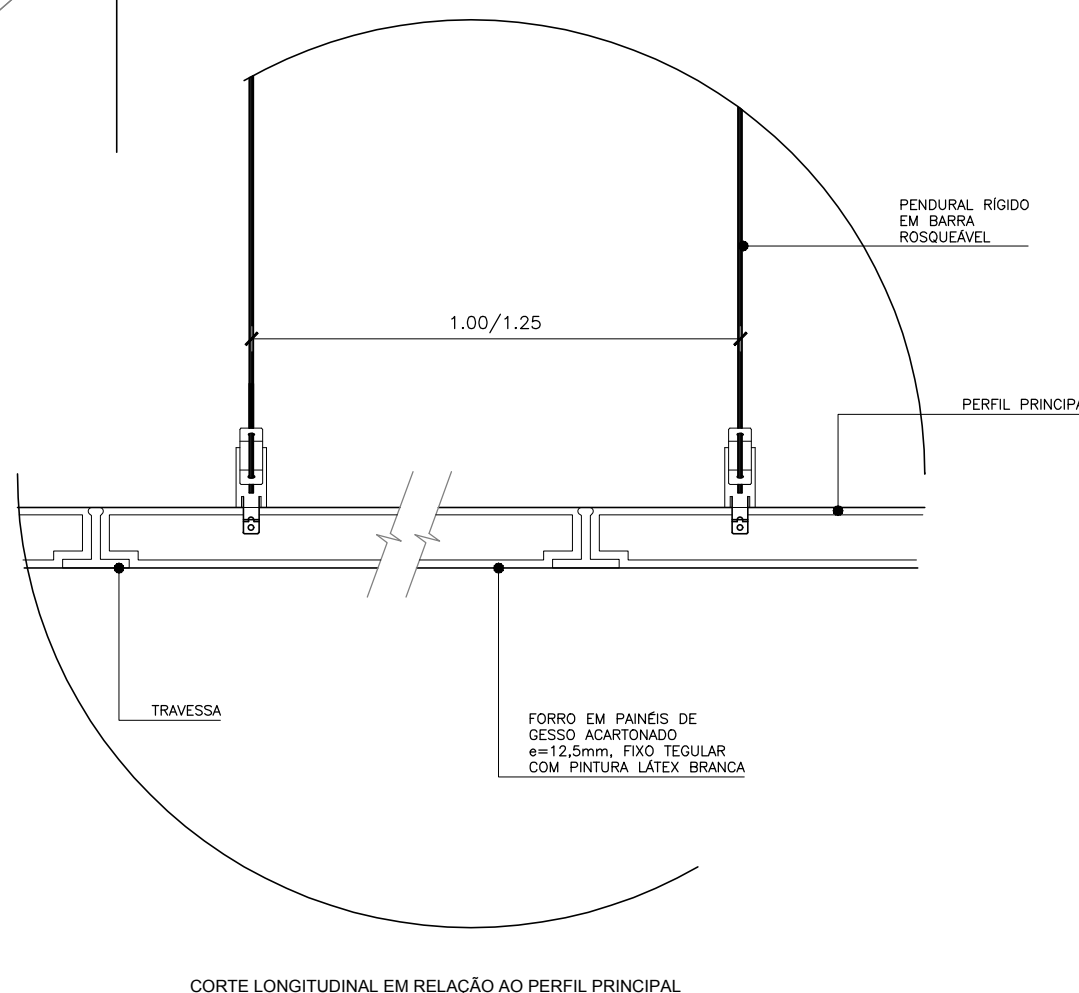

DETALHE 03 - FORRO DE GESSO ACARTONADO
ESCALA 1/2.5

QUANTITATIVO - TERREO

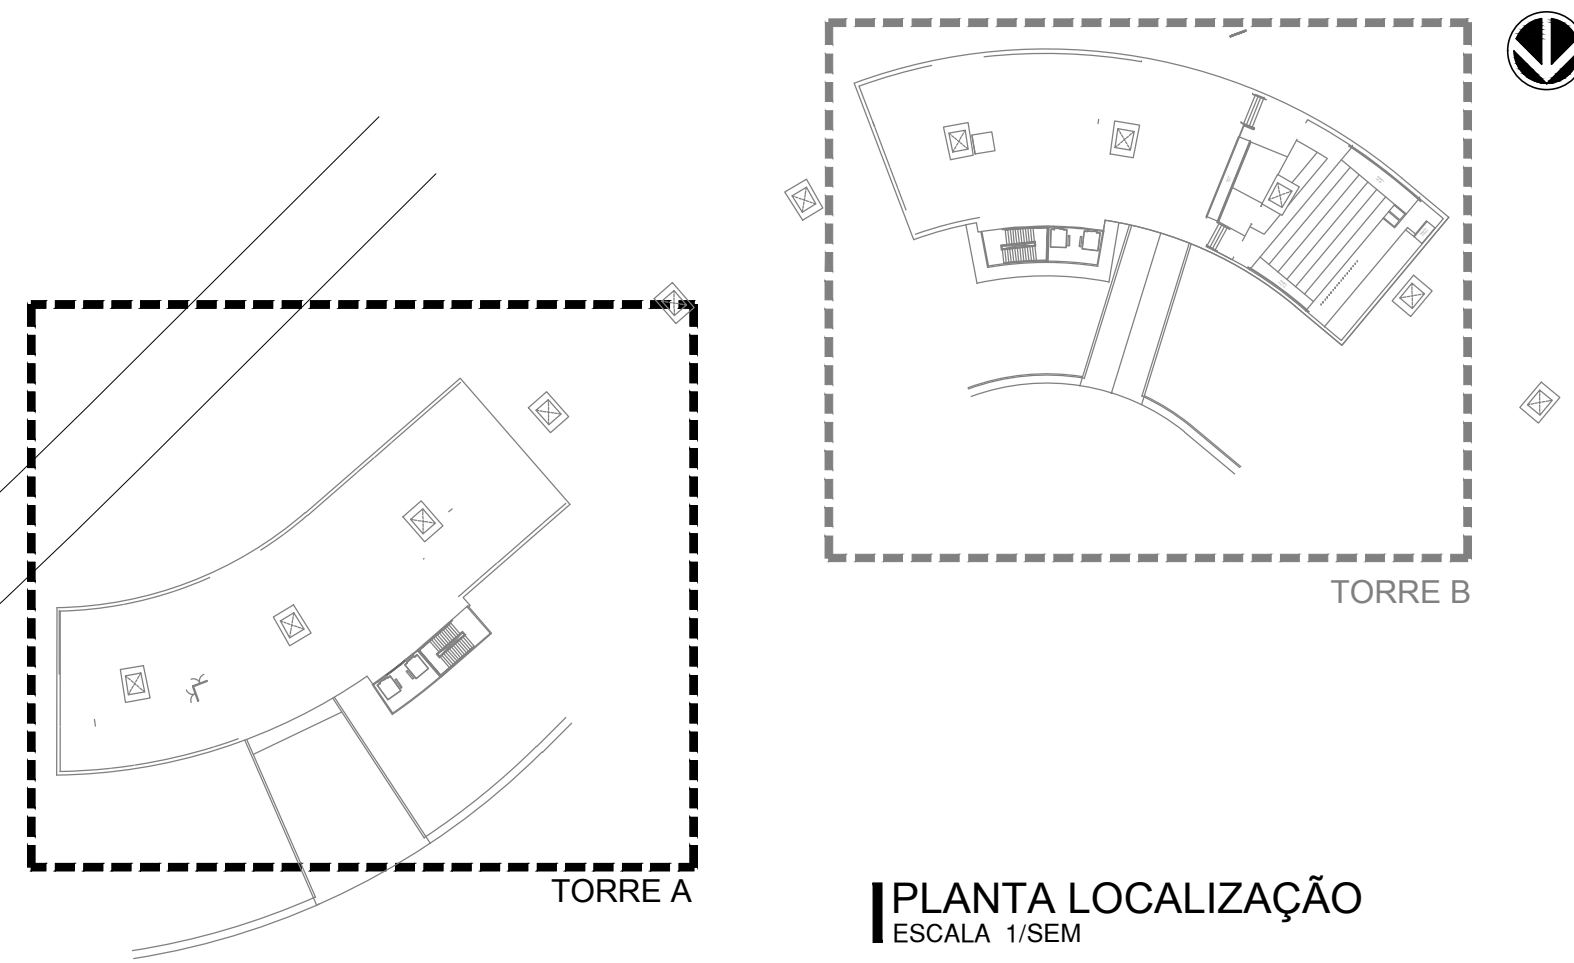[illegible]

PLANTA LOCALIZAÇÃO
ESCALA 1/SEM

LEGENDA PARA ILUMINAÇÃO

-  LUMINÁRIA CIRCULAR DE EMBUTIR EM ALUMÍNIO REPUXADO COM ACABAMENTO EM PINTURA ELETROSTÁTICA NA COR BRANCA. REFLETOR EM PINTURA NA COR BRANCA. DIFUSOR RECULADO TRANSLÚCIDO. LÂMPADAS X20x90. REF.: ITAM 1984E OU COM EQUIVALÊNCIA TÉCNICA

 LUMINÁRIA DE EMBUTIR EM FORRO DE GESSO OU MODULADO COM PERFIL "T" DE ABA 25MM. CORPO E ALETAS EM CHAPA DE AÇO TRATADA COM ACABAMENTO EM PINTURA ELETROSTÁTICA NA COR BRANCA. LÂMPADAS 4x728. REF.: ITAM 2093 OU COM EQUIVALÊNCIA TÉCNICA

 LUMINÁRIA DE SOBREPOR. CORPO E ALETAS PLANAS EM CHAPA DE AÇO TRATADA COM ACABAMENTO EM PINTURA ELETROSTÁTICA NA COR BRANCA. REFLETOR EM ALUMÍNIO ANODIZADO DE ALTO BRILHO. LÂMPADAS 4x728. REF.: ITAM 3003 OU COM EQUIVALÊNCIA TÉCNICA

 LUMINÁRIA DE EMBUTIR EM FORRO DE GESSO OU MODULADO COM PERFIL "T" DE ABA 25MM. CORPO / REFLETOR EM CHAPA DE AÇO TRATADA COM ACABAMENTO EM PINTURA ELETROSTÁTICA NA COR BRANCA. DIFUSOR EM ACRÍLICO TRANSLÚCIDO. LÂMPADAS 4x728. REF.: ITAM 2105 OU COM EQUIVALÊNCIA TÉCNICA

 LUMINÁRIA DE EMBUTIR EM FORRO DE GESSO OU MODULADO COM PERFIL "T" DE ABA 25MM. CORPO E REFLETOR EM CHAPA DE AÇO TRATADA COM ACABAMENTO EM PINTURA ELETROSTÁTICA NA COR BRANCA. LÂMPADAS 2x716. REF.: ITAM 2993 OU COM EQUIVALÊNCIA TÉCNICA

 BALIZADOR: DE EMBUTIR QUADRADO h=0,50m, ALVENÁRIA
FABRICANTES / MODELO DE REFERÊNCIA: ITAM OU COM EQUIVALÊNCIA TÉCNICA

 ARANDELA h=1,80m
FABRICANTES / MODELO DE REFERÊNCIA: ITAM OU COM EQUIVALÊNCIA TÉCNICA

 LUMINÁRIA DE SOBREPOR (ELETROCALHA) CORPO E ALETAS PLANAS EM CHAPA DE AÇO TRATADA COM ACABAMENTO EM PINTURA ELETROSTÁTICA NA COR BRANCA. REFLETOR EM ALUMÍNIO ANODIZADO DE ALTO BRILHO. LÂMPADAS 2x726. REF.: ITAM 3790 OU COM EQUIVALÊNCIA TÉCNICA

 LUMINÁRIA DE EMBUTIR EM FORRO DE GESSO OU MODULADO COM PERFIL "T" DE ABA 25MM. CORPO EM CHAPA DE AÇO TRATADA COM ACABAMENTO EM PINTURA ELETROSTÁTICA NA COR BRANCA. LÂMPADAS 2x726. REF.: ITAM 3050 OU COM EQUIVALÊNCIA TÉCNICA

 PENDENTE COM CORPO EM CHAPA DE AÇO TRATADA COM ACABAMENTO EM PINTURA ELETROSTÁTICA NA COR BRANCA.

 LÂMPADAS TS (TRANSPASSO MÁXIMO 5cm) SANCAS DE GESSO

 VASA DE ILUMINAÇÃO COM RELETORES A CADA 50CM (PALCO AUDITÓRIO)

 LUMINÁRIA DE EMBUTIR. DIRECIONAL PARA LÂMPADA AR 70 LED FABRICANTE REF. REVOLUX RE-1124 OU COM EQUIVALÊNCIA TÉCNICA

 LUMINÁRIA EXISTENTE A SER SUBSTITUÍDA POR PEÇAS NO MESMO PADRÃO

 LUMINÁRIA NOVA NO MESMO PADRÃO DAS EXISTENTES

 PENDENTE ESTRUTURA EM MADEIRA COM DIFUSOR ACRÍLICO Ø200mm (BALÃO CAFÉ)

 PENDENTE ESTRUTURA EM MADEIRA COM DIFUSOR ACRÍLICO Ø600mm (MESAS CAFÉ)

SUP.	CÓD. ATIVIDADE	INSCRIÇÃO	F/J
FIRMA: ARCHITECTUS S/S EPP LOCAL: RUA CANUTO DE AGUIAR, 1401C - MERRELES CEP 60.160-120 FORTALEZA - CE			

ISS-P

ISS-C

	Proprietário
--	--------------

Projeto: Mariana Furiani Londini
CAJ 426182-3

CREA/CAU

CREA/CAU

APROVO BOMBEIROS

APROVO PREFEITURA

00	Emissão inicial	02/10/2018	Mariana Furlani	Mariana Furlani
Revisão n *	Descrição	Data	Projetista	Aprovação

Unidade/Orgão:
EDIFÍCIO SEDE SESAB

Proprietário:
SEC. DE SAÚDE DO ESTADO DA BAHIA

Nome do projeto:
PROJETO EXECUTIVO ARQUITETURA

Escala:
INDICADA

Título da folha:
PLANTA DE FORRO – TÉRREO TORRE A

Data:	OUT/2018
-------	----------

Responsável técnico:
MARIANA FURLAN
CAU: A26182-3

Coord. elab. de projetos:
MARIA TEREZA DE CARVALHO BRAGA
CAU: A15353-2

Arquivo: 029_PE_ARQ_096_097_SESAB_FORRO_TERREO_R00.dwg

Topógrafo:	Desenho:
-	PAULO ANDRÉ