




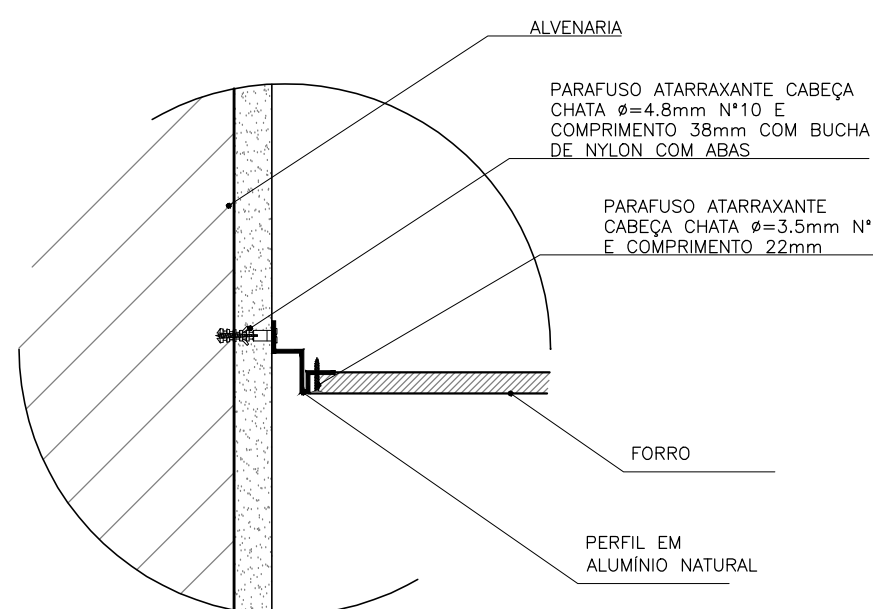


DETALHE 02 - ENCONTRO FORRO COM ALVENARIA
ESCALA 1/5

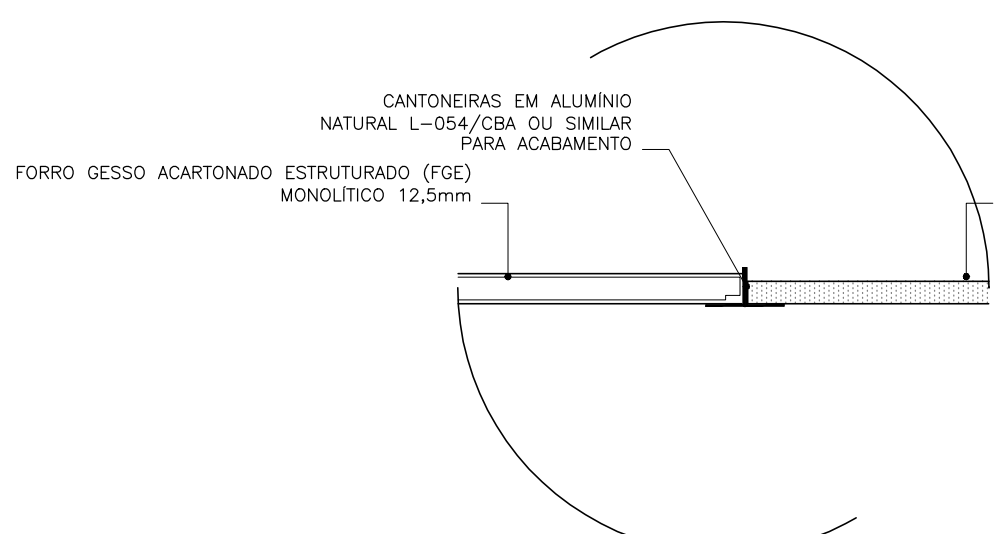


DETALHE 05 - MUDANÇA DE FORRO
ESCALA 1/5

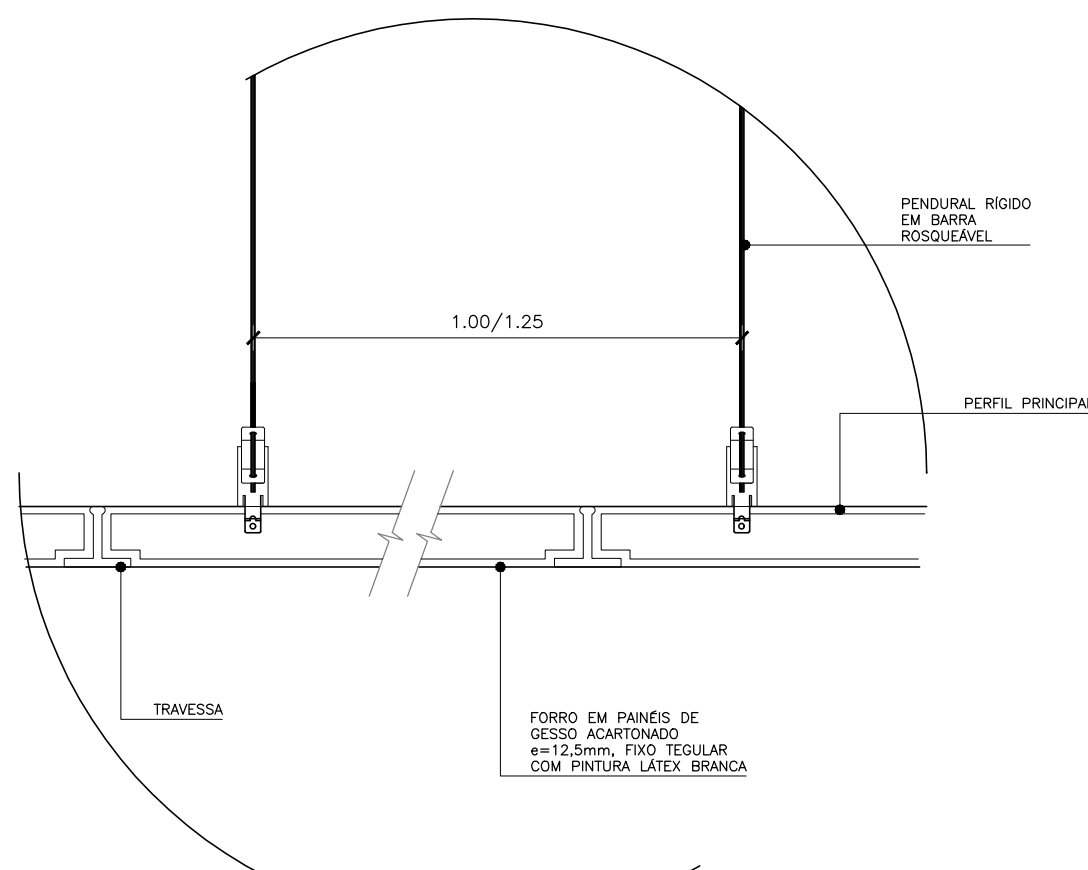


DETALHE 03 - FORRO DE GESSO ACARTONADO
ESCALA 1/2.5

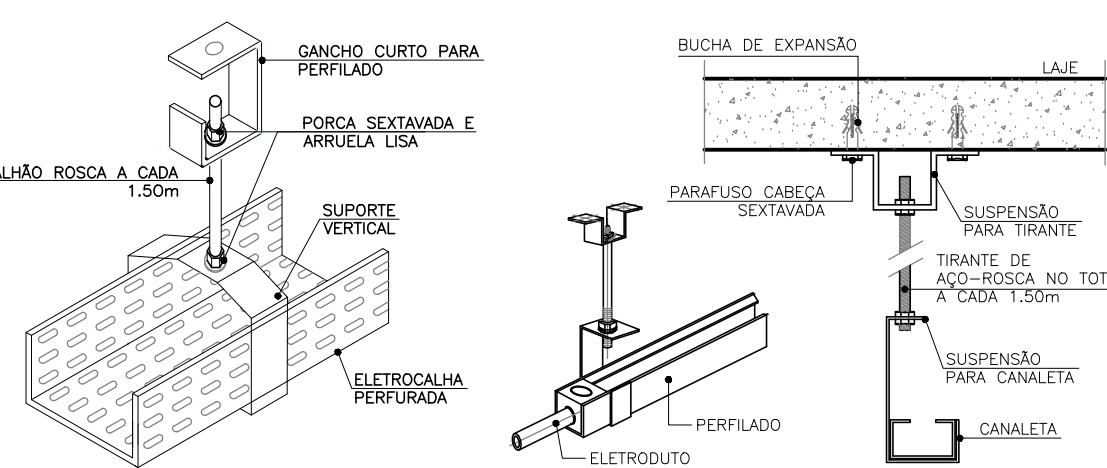


DETALHE 04 - ELETROCALHA
ESCALA 1/5

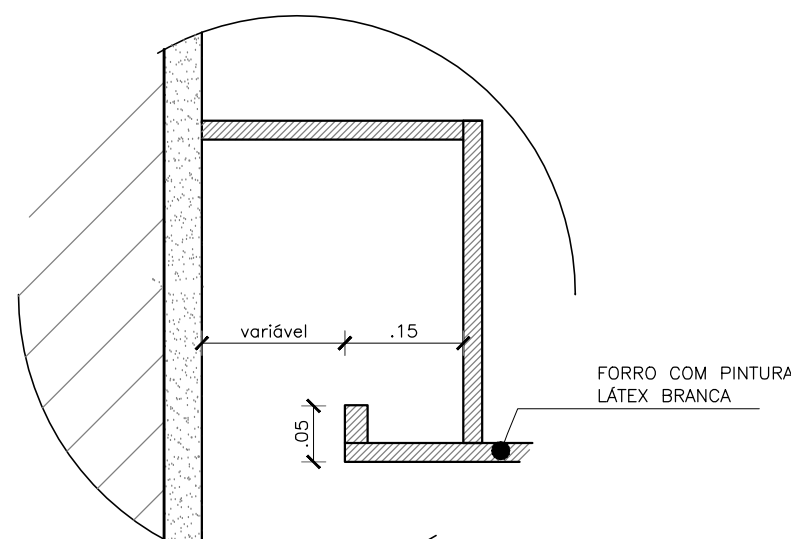

DETALHE 07 - SANCA DE ILUMINAÇÃO
ESCALA 1/5

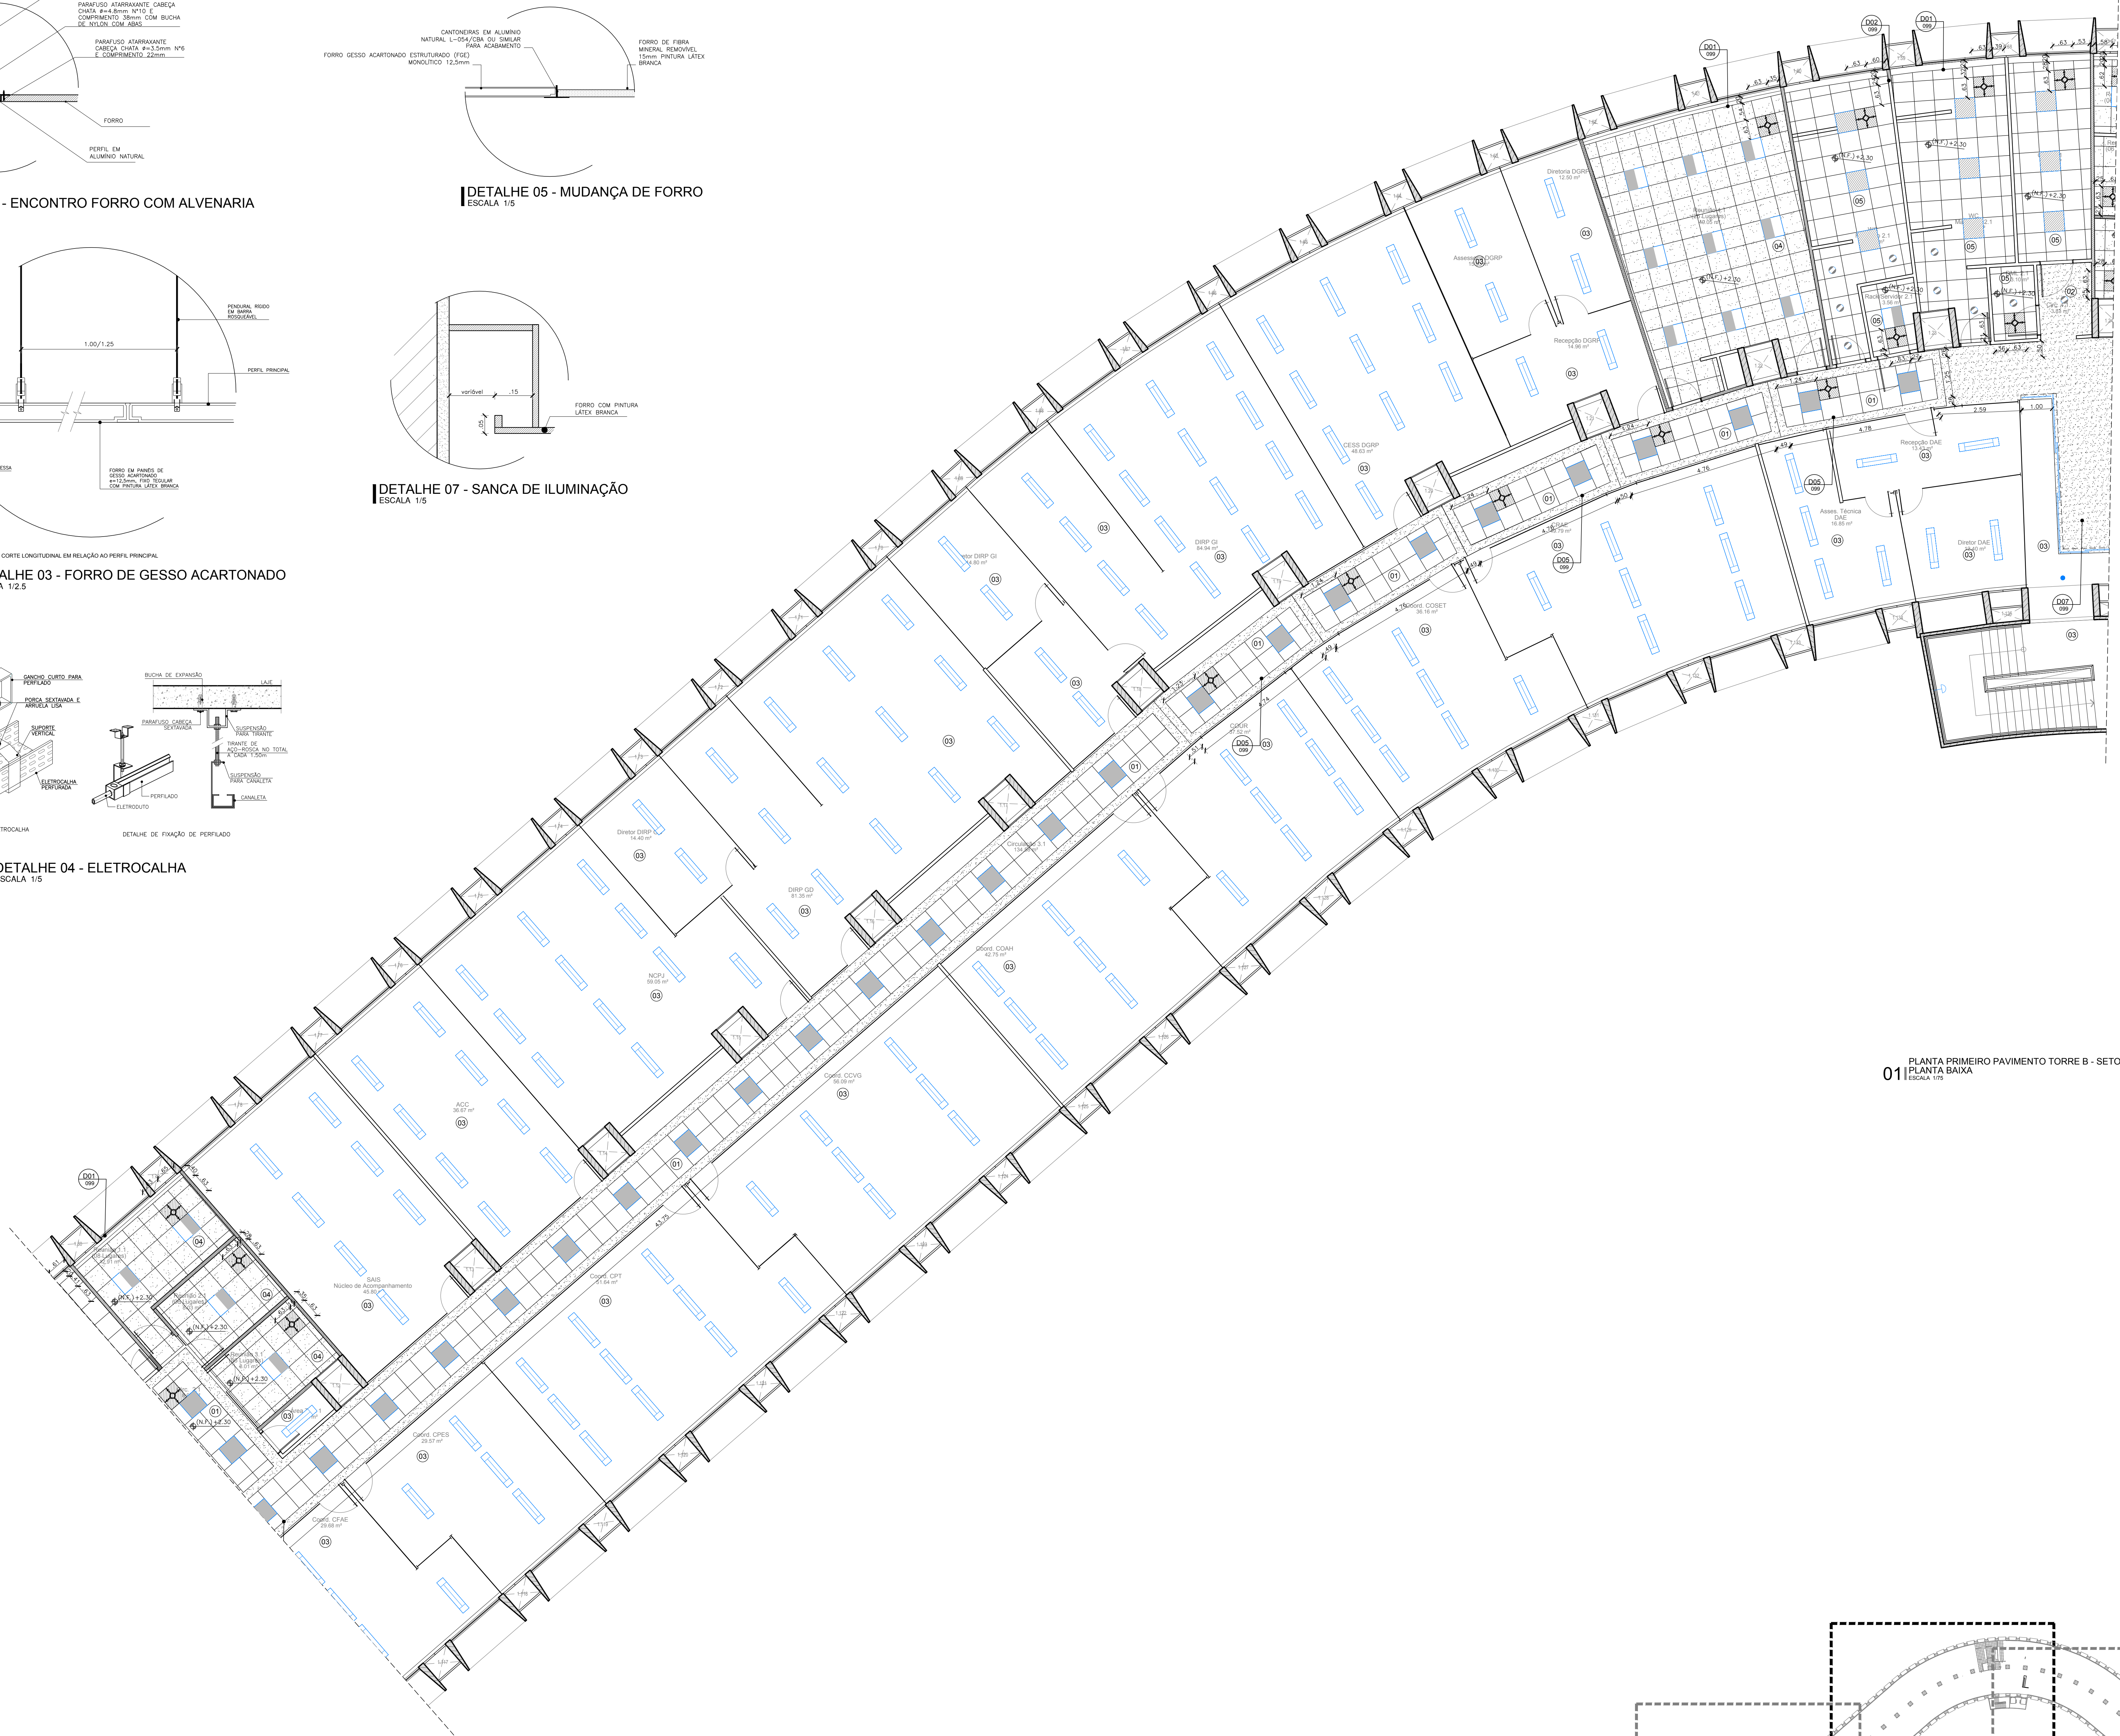


01 PLANTA PRIMEIRO PAVIMENTO TORRE B - SETOR 1
PLANTA BAIXA
ESCALA 1/75

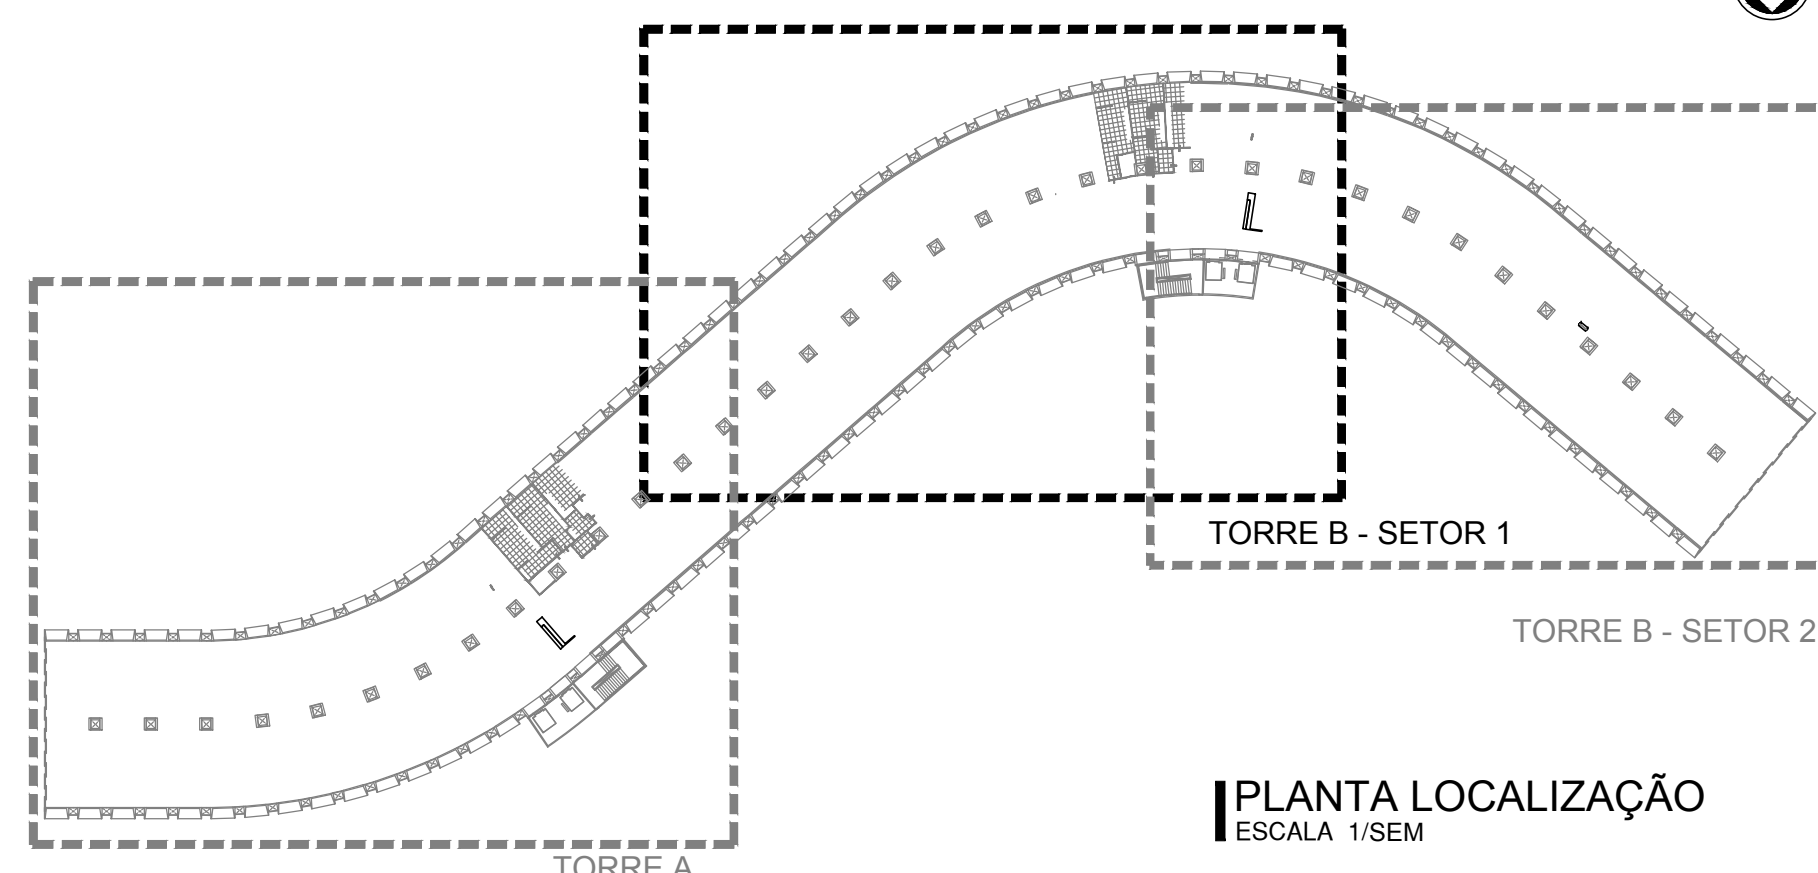

PLANTA LOCALIZAÇÃO
ESCALA 1/SEM

QUANTITATIVO - 1º PAVTO.	
○	COMO TERMINO FERRÃO DE FORNO DE FERRA MINERAL, REMOVIDO, 15mm, (BORDE REDEADO), NCM= 38.01, C= 138, 139, 139B, 139C, 139D, 139E, 139F, 139G, 139H, 139I, 139J, 139K, 139L, 139M, 139N, 139O, 139P, 139Q, 139R, 139S, 139T, 139U, 139V, 139W, 139X, 139Y, 139Z, 139AA, 139AB, 139AC, 139AD, 139AE, 139AF, 139AG, 139AH, 139AI, 139AJ, 139AK, 139AL, 139AM, 139AN, 139AO, 139AP, 139AQ, 139AR, 139AS, 139AT, 139AU, 139AV, 139AW, 139AX, 139AY, 139AZ, 139BA, 139BB, 139BC, 139BD, 139BE, 139BF, 139BG, 139BH, 139BI, 139BJ, 139BK, 139BL, 139BM, 139BN, 139BO, 139BP, 139BQ, 139BR, 139BS, 139BT, 139BU, 139BV, 139BW, 139BX, 139BY, 139BZ, 139CA, 139CB, 139CC, 139CD, 139CE, 139CF, 139CG, 139CH, 139CI, 139CJ, 139CK, 139CL, 139CM, 139CN, 139CO, 139CP, 139CQ, 139CR, 139CS, 139CT, 139CU, 139CV, 139CW, 139CX, 139CY, 139CZ, 139DA, 139DB, 139DC, 139DD, 139DE, 139DF, 139DG, 139DH, 139DI, 139DJ, 139DK, 139DL, 139DM, 139DN, 139DO, 139DP, 139DQ, 139DR, 139DS, 139DT, 139DU, 139DV, 139DW, 139DX, 139DY, 139DZ, 139EA, 139EB, 139EC, 139ED, 139EE, 139EF, 139EG, 139EH, 139EI, 139EJ, 139EK, 139EL, 139EM, 139EN, 139EO, 139EP, 139EQ, 139ER, 139ES, 139ET, 139EU, 139EV, 139EW, 139EX, 139EY, 139EZ, 139FA, 139FB, 139FC, 139FD, 139FE, 139FF, 139FG, 139FH, 139FI, 139FJ, 139FK, 139FL, 139FM, 139FN, 139FO, 139FP, 139FQ, 139FR, 139FS, 139FT, 139FU, 139FV, 139FW, 139FX, 139FY, 139FZ, 139GA, 139GB, 139GC, 139GD, 139GE, 139GF, 139GG, 139GH, 139GI, 139GJ, 139GK, 139GL, 139GM, 139GN, 139GO, 139GP, 139GQ, 139GR, 139GS, 139GT, 139GU, 139GV, 139GW, 139GX, 139GY, 139GZ, 139HA, 139HB, 139HC, 139HD, 139HE, 139HF, 139HG, 139HH, 139HI, 139HJ, 139HK, 139HL, 139HM, 139HN, 139HO, 139HP, 139HQ, 139HR, 139HS, 139HT, 139HU, 139HV, 139HW, 139HX, 139HY, 139HZ, 139IA, 139IB, 139IC, 139ID, 139IE, 139IF, 139IG, 139IH, 139II, 139IJ, 139IK, 139IL, 139IM, 139IN, 139IO, 139IP, 139IQ, 139IR, 139IS, 139IT, 139IU, 139IV, 139IW, 139IX, 139IY, 139IZ, 139JA, 139JB, 139JC, 139JD, 139JE, 139JF, 139JG, 139JH, 139JI, 139JJ, 139JK, 139JL, 139JM, 139JN, 139JO, 139JP, 139JQ, 139JR, 139JS, 139JT, 139JU, 139JV, 139JW, 139JX, 139JY, 139JZ, 139KA, 139KB, 139KC, 139KD, 139KE, 139KF, 139KG, 139KH, 139KI, 139KJ, 139KL, 139KM, 139KN, 139KO, 139KP, 139KQ, 139KR, 139KS, 139KT, 139KU, 139KV, 139KW, 139KX, 139KY, 139KZ, 139LA, 139LB, 139LC, 139LD, 139LE, 139LF, 139LG, 139LH, 139LI, 139LJ, 139LK, 139LL, 139LM, 139LN, 139LO, 139LP, 139LQ, 139LR, 139LS, 139LT, 139LU, 139LV, 139LW, 139LX, 139LY, 139LZ, 139MA, 139MB, 139MC, 139MD, 139ME, 139MF, 139MG, 139MH, 139MI, 139MJ, 139MK, 139ML, 139MN, 139MO, 139MP, 139MQ, 139MR, 139MS, 139MT, 139MU, 139MV, 139MW, 139MX, 139MY, 139MZ, 139NA, 139NB, 139NC, 139ND, 139NE, 139NF, 139NG, 139NH, 139NI, 139NJ, 139NK, 139NL, 139NM, 139NO, 139NP, 139NQ, 139NR, 139NS, 139NT, 139NU, 139NV, 139NW, 139NX, 139NY, 139NZ, 139OA, 139OB, 139OC, 139OD, 139OE, 139OF, 139OG, 139OH, 139OI, 139OJ, 139OK, 139OL, 139OM, 139ON, 139OO, 139OP, 139OQ, 139OR, 139OS, 139OT, 139OU, 139OV, 139OW, 139OX, 139OY, 139OZ, 139PA, 139PB, 139PC, 139PD, 139PE, 139PF, 139PG, 139PH, 139PI, 139PJ, 139PK, 139PL, 139PM, 139PN, 139PO, 139PP, 139PQ, 139PR, 139PS, 139PT, 139PU, 139PV, 139PW, 139PX, 139PY, 139PZ, 139QA, 139QB, 139QC, 139QD, 139QE, 139QF, 139QG, 139QH, 139QI, 139QJ, 139QK, 139QL, 139QM, 139QN, 139QO, 139QP, 139QQ, 139QR, 139QS, 139QT, 139QU, 139QV, 139QW, 139QX, 139QY, 139QZ, 139RA, 139RB, 139RC, 139RD, 139RE, 139RF, 139RG, 139RH, 139RI, 139RJ, 139RK, 139RL, 139RM, 139RN, 139RO, 139RP, 139RQ, 139RR, 139RS, 139RT, 139RU, 139RV, 139RW, 139RX, 139RY, 139RZ, 139SA, 139SB, 139SC, 139SD, 139SE, 139SF, 139SG, 139SH, 139SI, 139SJ, 139SK, 139SL, 139SM, 139SN, 139SO, 139SP, 139SQ, 139SR, 139SS, 139ST, 139SU, 139SV, 139SW, 139SX, 139SY, 139SZ, 139TA, 139TB, 139TC, 139TD, 139TE, 139TF, 139TG, 139TH, 139TI, 139TJ, 139TK, 139TL, 139TM, 139TN, 139TO, 139TP, 139TQ, 139TR, 139TS, 139TT, 139TU, 139TV, 139TW, 139TX, 139TY, 139TZ, 139UA, 139UB, 139UC, 139UD, 139UE, 139UF, 139UG, 139UH, 139UI, 139UJ, 139UK, 139UL, 139UM, 139UN, 139UO, 139UP, 139UQ, 139UR, 139US, 139UT, 139UU, 139UV, 139UW, 139UX, 139UY, 139UZ, 139VA, 139VB, 139VC, 139VD, 139VE, 139VF, 139VG, 139VH, 139VI, 139VJ, 139VK, 139VL, 139VM, 139VN, 139VO, 139VP, 139VQ, 139VR, 139VS, 139VT, 139VU, 139VV, 139VW, 139VX, 139VY, 139VZ, 139WA, 139WB, 139WC, 139WD, 139WE, 139WF, 139WG, 139WH, 139WI, 139WJ, 139WK, 139WL, 139WM, 139WN, 139WO, 139WP, 139WQ, 139WR, 139WS, 139WT, 139WU, 139WV, 139WW, 139WX, 139WY, 139WZ, 139XA, 139XB, 139XC, 139XD, 139XE, 139XF, 139XG, 139XH, 139XI, 139XJ, 139XK, 139XL, 139XM, 139XN, 139XO, 139XP, 139XQ, 139XR, 139XS, 139XT, 139XU, 139XV, 139XW, 139XX, 139XY, 139X

 

R. Conuto de Aguiar, n.1401
Fortaleza/CE – Tel:(85)3456-5000
projetos@architctus.com.br



Alameda Araguary, n.2104, 2º andar
Barueri/SP – Tel:(11)2078-9000
comunicacao@mha.com.br

LEGENDA DE TETO

 **INDICAÇÃO DE NÍVEL DO FORRO EM RELAÇÃO AO NÍVEL DE PISO ACABADO**

 **MARCO DE INÍCIO DA PAGINAÇÃO**

01  **02**  **03**  **04**  **05**  **06** 

DESENVOLVAÇÃO: OS NÚMEROS INDICADOS AO LADO DAS FIGURAS ACIMA CORRESPONDEM AS MESMAS ESPECIFICAÇÕES DE TETO INDICADAS NA LEGENDA DE REVESTIMENTOS.

[illegible]

LEGENDA PARA ILUMINAÇÃO	
	LÂMPARA CIRCULAR DE EMBUTIR. CORPO EM ALUMÍNIO REPUZADO COM ACABAMENTO EM PINTURA ELETROSTÁTICA NA COR BRANCA. REFLETOR EM PINTURA DE COR BRANCA. DIFUSOR RECADO TRANSLÚCIDO. LÂMPADAS 220W. REF.: ITAM PRATA-03 COM EQUIVALÊNCIA TÉCNICA
	LÂMPARA DE EMBUTIR EM FORNO DE GESSO OU MODULADO COM PERFIL "T" DE ASA 25MM. CORPO E ALETAS EM CHAPA DE AÇO TRATADA COM ACABAMENTO EM PINTURA ELETROSTÁTICA NA COR BRANCA. LÂMPADAS 4x76. REF.: ITAM 2003 OU COM EQUIVALÊNCIA TÉCNICA
	LÂMPARA DE SOBREPOR. CORPO E ALETAS PLANAS EM CHAPA DE AÇO TRATADA COM ACABAMENTO EM PINTURA ELETROSTÁTICA NA COR BRANCA. REFLETOR EM ALUMÍNIO ANODIZADO DE ALTO BRILHO. LÂMPADAS 4x76. REF.: ITAM 3003 OU COM EQUIVALÊNCIA TÉCNICA
	LÂMPARA DE EMBUTIR EM FORNO DE GESSO OU MODULADO COM PERFIL "T" DE ASA 25MM. CORPO / REFLETOR EM CHAPA DE AÇO TRATADA COM ACABAMENTO EM PINTURA ELETROSTÁTICA NA COR BRANCA DIFUSOR EM ACRÍLICO TRANSLÚCIDO. LÂMPADAS 4x76. REF.: ITAM 2105 OU COM EQUIVALÊNCIA TÉCNICA
	LÂMPARA DE EMBUTIR EM FORNO DE GESSO OU MODULADO COM PERFIL "T" DE ASA 25MM. CORPO E REFLETOR EM CHAPA DE AÇO TRATADA COM ACABAMENTO EM PINTURA ELETROSTÁTICA NA COR BRANCA. LÂMPADAS 2x116. REF.: ITAM 2593 OU COM EQUIVALÊNCIA TÉCNICA
	BALIZADOR DE EMBUTIR QUADRADO 90x50mm. ALVANIÉRIA. FABRICANTE: / MODELO DE REFERÊNCIA: ITAM OU COM EQUIVALÊNCIA TÉCNICA
	ARANDELA 1m 10mm FABRICANTES / MODELO DE REFERÊNCIA: ITAM OU COM EQUIVALÊNCIA TÉCNICA
	LÂMPARA DE SOBREPOR (ELETROTUBO) HSA CORPO E ALETAS PLANAS EM CHAPA DE AÇO TRATADA COM ACABAMENTO EM PINTURA ELETROSTÁTICA NA COR BRANCA. REFLETOR EM ALUMÍNIO ANODIZADO DE ALTO BRILHO. LÂMPADAS 2x76. REF.: ITAM 3790 OU COM EQUIVALÊNCIA TÉCNICA
	LÂMPARA DE EMBUTIR EM FORNO DE GESSO OU MODULADO COM PERFIL "T" DE ASA 25MM. CORPO EM CHAPA DE AÇO TRATADA COM ACABAMENTO EM PINTURA ELETROSTÁTICA NA COR BRANCA. LÂMPADAS 2x76. REF.: ITAM 3005 OU COM EQUIVALÊNCIA TÉCNICA
	PENDENTE COM CORPO EM CHAPA DE AÇO TRATADA COM ACABAMENTO EM PINTURA ELETROSTÁTICA NA COR BRANCA.
	LÂMPADAS T5 (TRANSPARSO MÁXIMO 50cm) SEM DE GESSO
	VARA DE ILUMINAÇÃO COM RELETORES A CADA 50CM (PACIA AUDITÓRIO)
	LÂMPARA DE EMBUTIR. DIRECIONAL PARA LÂMPADA AR 70 LED FABRICANTE REF. REVOLUX RE-1124 OU COM EQUIVALÊNCIA TÉCNICA
	LÂMPARA EXISTENTE A SER SUBSTITUÍDA POR PÉCAS NO MESMO PADRÃO
	LÂMPARA NOVA NO MESMO PADRÃO DAS EXISTENTES
	PENDENTE ESTRUTURA EM MADEIRA COM DIFUSOR ACRÍLICO 920mm (BALCÃO CAFÉ)
	PENDENTE ESTRUTURA EM MADEIRA COM DIFUSOR ACRÍLICO 960mm (MESA CAFÉ)

SUP.	CÓD. ATIVIDADE	INSCRIÇÃO	r/j
FIRMA: ARQUITECTUS S/S EPP			
LOCAL: RUA CAMILO DE AQUINO, 1401C - MIELOES			
CEP: 60.100-120 FORTALEZA - CE			

PROJECT MARSHALL UNIVERSITY - LANSING CHM 4281B-3	PROPRIETARY: _____ _____ _____
	CONSTRUCTION: _____ _____ _____

Date: _____

APROVU - BUMBURUS		APROVU - PREFEITURA		
00	Emissão inicial	02/10/2018	Mariana Furlan	Mariana Furlan
Revisão nº	Descrição	Data	Projetista	Aprovação

	PROSUS SECRETARIA DE SAÚDE DO ESTADO DA BAHIA-SESAB	
Unidade/Orgão: EDIFÍCIO SEDE SESAB	Proprietário: SEC. DE SAÚDE DO ESTADO DA BAHIA	
4ª AVENIDA, 400	Município: SALVADOR	Bairro: Escrito:
NOME DO PROJETO EXECUTIVO ARQUITETURA	Situação: INDICADA	
Título do Projeto: PL. DE FORRO - PRIMEIRO PAV. TORRE B - SETOR 2	Data: OUT/2018	Folha: ARQ
Responsável Técnico: MARIA TEREZA DE CARVALHO BRAGA CREA BA 010582	Responsável Administrativo: PAULO ANDRE	
Assinatura: 020_P0_A0Q_090_100_SESAB_FORRO_PRIMEIRO_PAV_000.dwg	Tipo/impressão: PAULO ANDRE	Data: 12/04