



Usar as espessuras indicadas e a cor preta.	Cor	Espessura (mm)
1	0,2	
2	0,6	
3	0,4	
4	0,3	
5	0,1	
6	0,1	
7	0,6	
8	0,8	
9	0,2	
10	1,0	
11	0,2	
12	0,2	
13	0,2	
14	0,1	
15	0,09	
20	Use Objeto e Color.	
249	Plot, Color.	
250	0,1 67%	
251	0,1 54%	
252	0,1 40%	
253	0,1 28%	
254	0,1 13%	

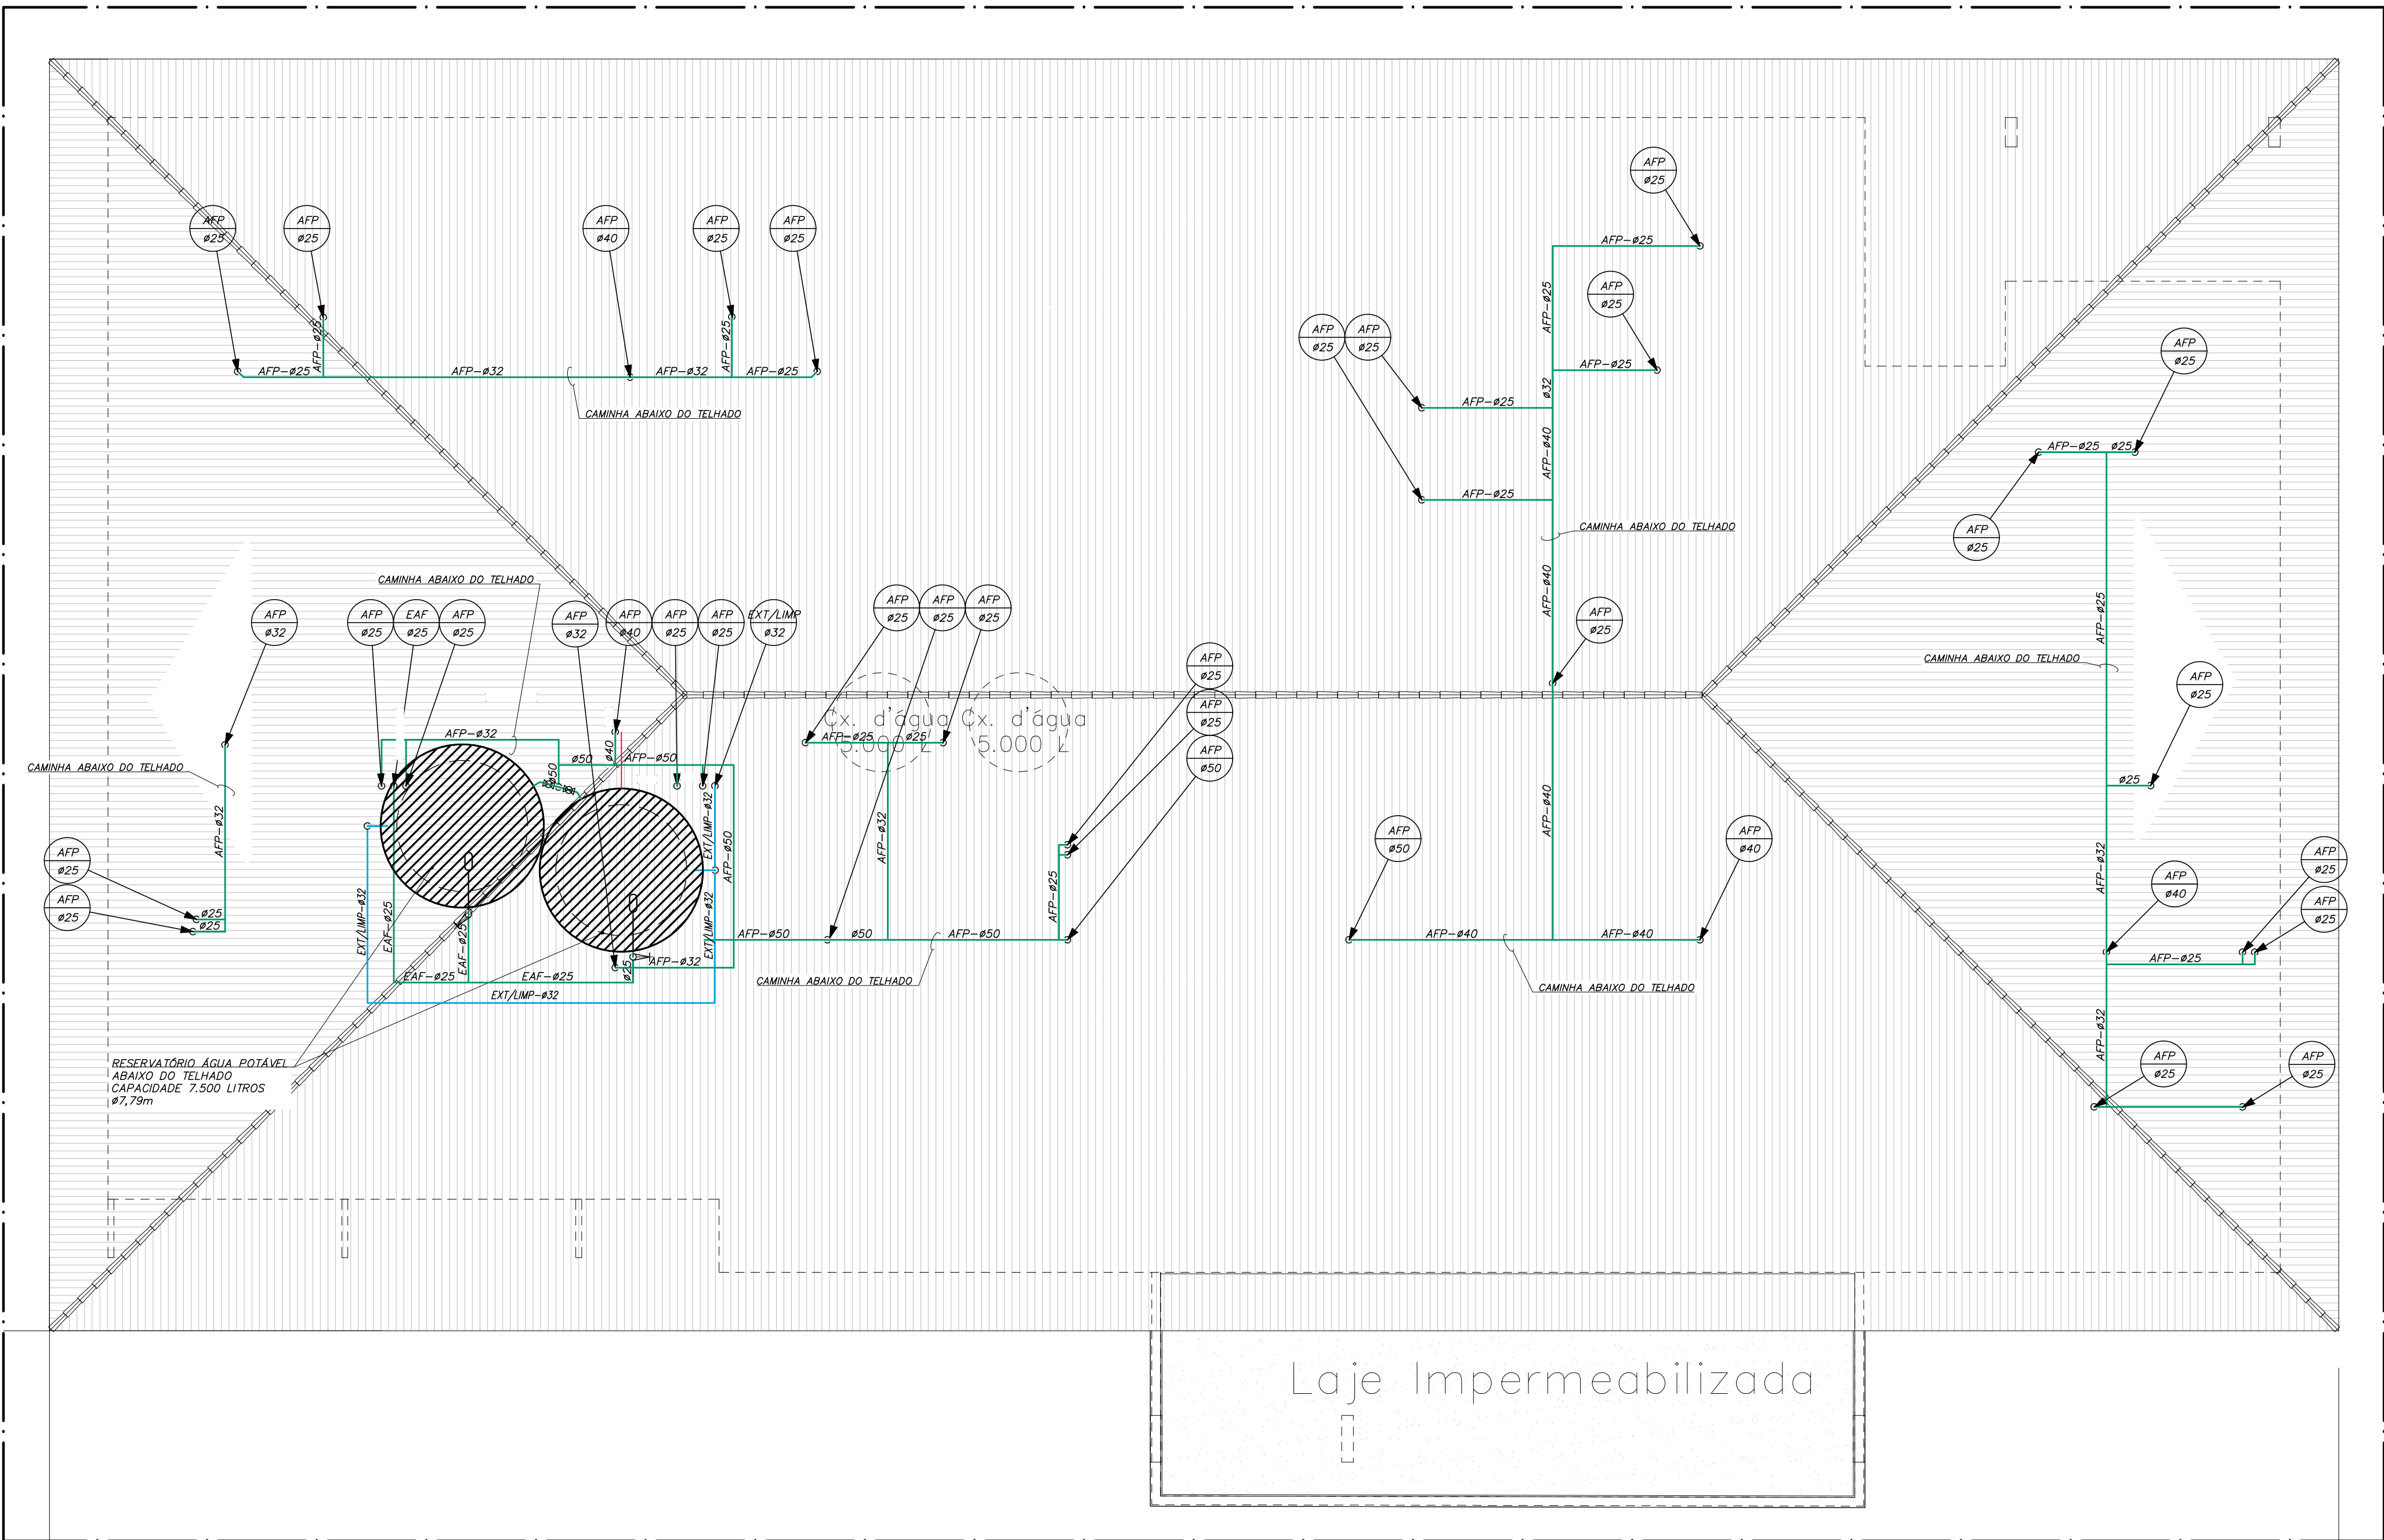

PLANTA BAIXA DA COBERTURA
ESC. 1: 75

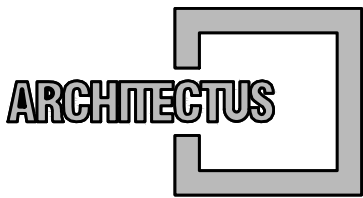

R. Canuto de Aguiar, n.1401
Fortaleza/CE – Tel:(85)3456–5000
architectusbr@gmail.com



MHA Engenharia Ltda
Alameda Aragüia, 2.104, 2º andar
Barueri/SP – Tel.(011)2078 9000
http://www.mha.com.br

NOTAS:

- DIÂMETROS ESTÃO EM MILÍMETROS E AS DIMENSÕES ESTÃO EM METROS
- OS DETALHES GERAIS ESTARÃO NAS PLANTAS BAIXAS.
- VER IMPLANTAÇÃO GERAL DE ÁGUA NO DESENHO HID–001
- AS TUBULAÇÕES DE ÁGUA FRIA DEVERÃO SER EM PVC RÍGIDO
- AS TUBULAÇÕES PARA BACIAS COM VÁLVULA ESTÃO DIFERENCIADAS EM PLANTA
- VER DETALHE DOS RESERVATÓRIOS NO DESENHO HID–005
- VER ISOMÉTRICOS NA FOLHA HID–004

LEGENDA SISTEMAS DE ÁGUA

NOMENCLATURA	DESCRIÇÃO
AFP	TUBULAÇÃO DE ÁGUA FRIA POTÁVEL
AFV	TUBULAÇÃO DE ÁGUA FRIA PARA BACIA COM VÁLVULA
EAF	TUBULAÇÃO DE ENTRADA D'ÁGUA FRIA
REC–AFP	TUBULAÇÃO DE RECALQUE DE ÁGUA FRIA POTÁVEL
O	TUBULAÇÃO QUE SOBE
G+	TUBULAÇÃO QUE DESCE

IDENTIFICAÇÃO DOS SISTEMAS



TIPO DE DETALHE

Nº SEQUENCIAL

15–305

155– NÍVEL

IDENTIFICAÇÃO DAS PRUMADAS

IDENTIFICAÇÃO DE DETALHES

BS	BACIA SANITÁRIA
CH	CHUVEIRO
EX	EXPURGO
LV	LAVATÓRIO
MI	MICTÓRIO
DH	DUCHA HIGIÊNICA
PI	PIA
TO	TANQUE
T.L.	TORNEIRA DE LAVAGEM
V.V.	VÁLVULA HIDROMECÂNICA PARA MICTÓRIO
R.G.	REGISTRO DE GAVETA
R.P.	REGISTRO DE PRESSÃO

0	EMISSÃO INICIAL	20/12/2018	VALTER	SORAYA
Revisão n°	Descrição	Data	Projetista	Aprovação

 BAHIA GOVERNO DO ESTADO TERCEIRA-MAE DO BRASIL		 PROSUS SECRETARIA DE SAÚDE DO ESTADO DA BAHIA-SESAB		 PROSUS Programa de fortalecimento de SPS na Região Metropolitana de Salvador
Unidade/Orgão: CENTRO DE ATENÇÃO PSICOSSOCIAL / SESAB		Município: SALVADOR	Bairro: PAU DA LIMA	
Nome do projeto: PROJETO EXECUTIVO DE INSTALAÇÕES HIDRÁULICAS		Escala: 1:75		
Título: PLANTA DA COBERTURA		Data: 20/12/2018	Folha:	
Responsável técnico: SORAYA TRINDADE MARCHIOLI CREA: 5060253172		Coord. elab. de projetos: MARIA TEREZA DE CARVALHO BRAGA CAU: A15353-2		
Arquivo: 029_PE_HID_003_CAPS III_PAU DA LIMA_COB_R00.dwg		Topógrafo: -	Desenho: VALTER	
		 HID 003		