

NOTAS

- 01- O MEMORIAL DESCRITIVO DO PROJETO DEVE SER CONSULTADOR PARA INFORMAÇÕES COMPLEMENTARES.
02- O DIÂMETRO DOS ELETRODUTOS NÃO INDICADOS SÃO DE 3/4".
03- TODO ELETRODUTO SECO DEVERÁ POSSUIR ARAME GUIA.
04- OS TRECHOS DE ELETRODUTOS QUE VENHAM A TER INTERFERÊNCIA COM PILARES E/OU VIGAS, DEVEM SER EXECUTADOS NA MESMA FASE DESTAS ESTRUTURAS.
05- CONDUTORES, FASE, NEUTRO, RETORNO E TERRA, COM SEÇÃO NÃO INDICADA SÃO DE #2,5mm².
06- DURANTE A INSTALAÇÃO DOS PONTOS DE FORÇA ESPECÍFICOS DEVE-SE CONFIRMAR OS LAYOUTS/DETALHAMENTOS DO PROJETO ESPECÍFICO BEM COMO SEGUIR AS RECOMENDAÇÕES ESPECÍFICAS DOS FABRICANTES DOS EQUIPAMENTOS.
07- TODAS AS LUMINÁRIAS DEVERÃO SER ATERRADAS.

LEGENDA	
	LUMINÁRIA DE SOBREPOR TIPO ARADELA A PROVA DE TEMPO, COM 1 LÂMPADA FLUORESCENTE COMPACTA DE 28W/220V, REF. ITAM - TASSU
	INTERRUPTOR SIMPLES 10A/250V, MONTADOS EM CAIXA TIPO CONDULETE 4"x2"x2" (INSTALAÇÃO APARENTE) - h=1,30m DO PISO ACABADO
	PONTO DE FORÇA - EMBUTIDO NO PISO OU EM CAIXA 10x10x8cm A PROVA DE TEMPO PARA INSTALAÇÕES SOBRE A LAJE
	ELETRODUTO DE AÇO CARBONO GALVANIZADO, APARENTE NAS ÁREAS EXTERNAS
	CONDUTORES NEUTRO, FASE, RETORNO, TERRA
	QUADRO DE DISTRIBUIÇÃO DE SOBREPOR - ESPECIFICAÇÃO NO MEMORIAL

SPDA E ATERRAMENTO



ESCALA 1:75

PLANTA BAIXA

 
ESCALA 1:25

Usar as espessuras indicadas e a cor preta.

Cor	Espessura (mm)
1	0,2
2	0,6
3	0,4
4	0,3
5	0,1
6	0,1
7	0,6
8	0,8
9	0,2
10	1,0
11	0,2
12	0,2
13	0,2
14	0,1
15	0,09
20	Use Objeto
249	Color
250	0,1 67%
251	0,1 54%
252	0,1 40%
253	0,1 28%
254	0,1 13%

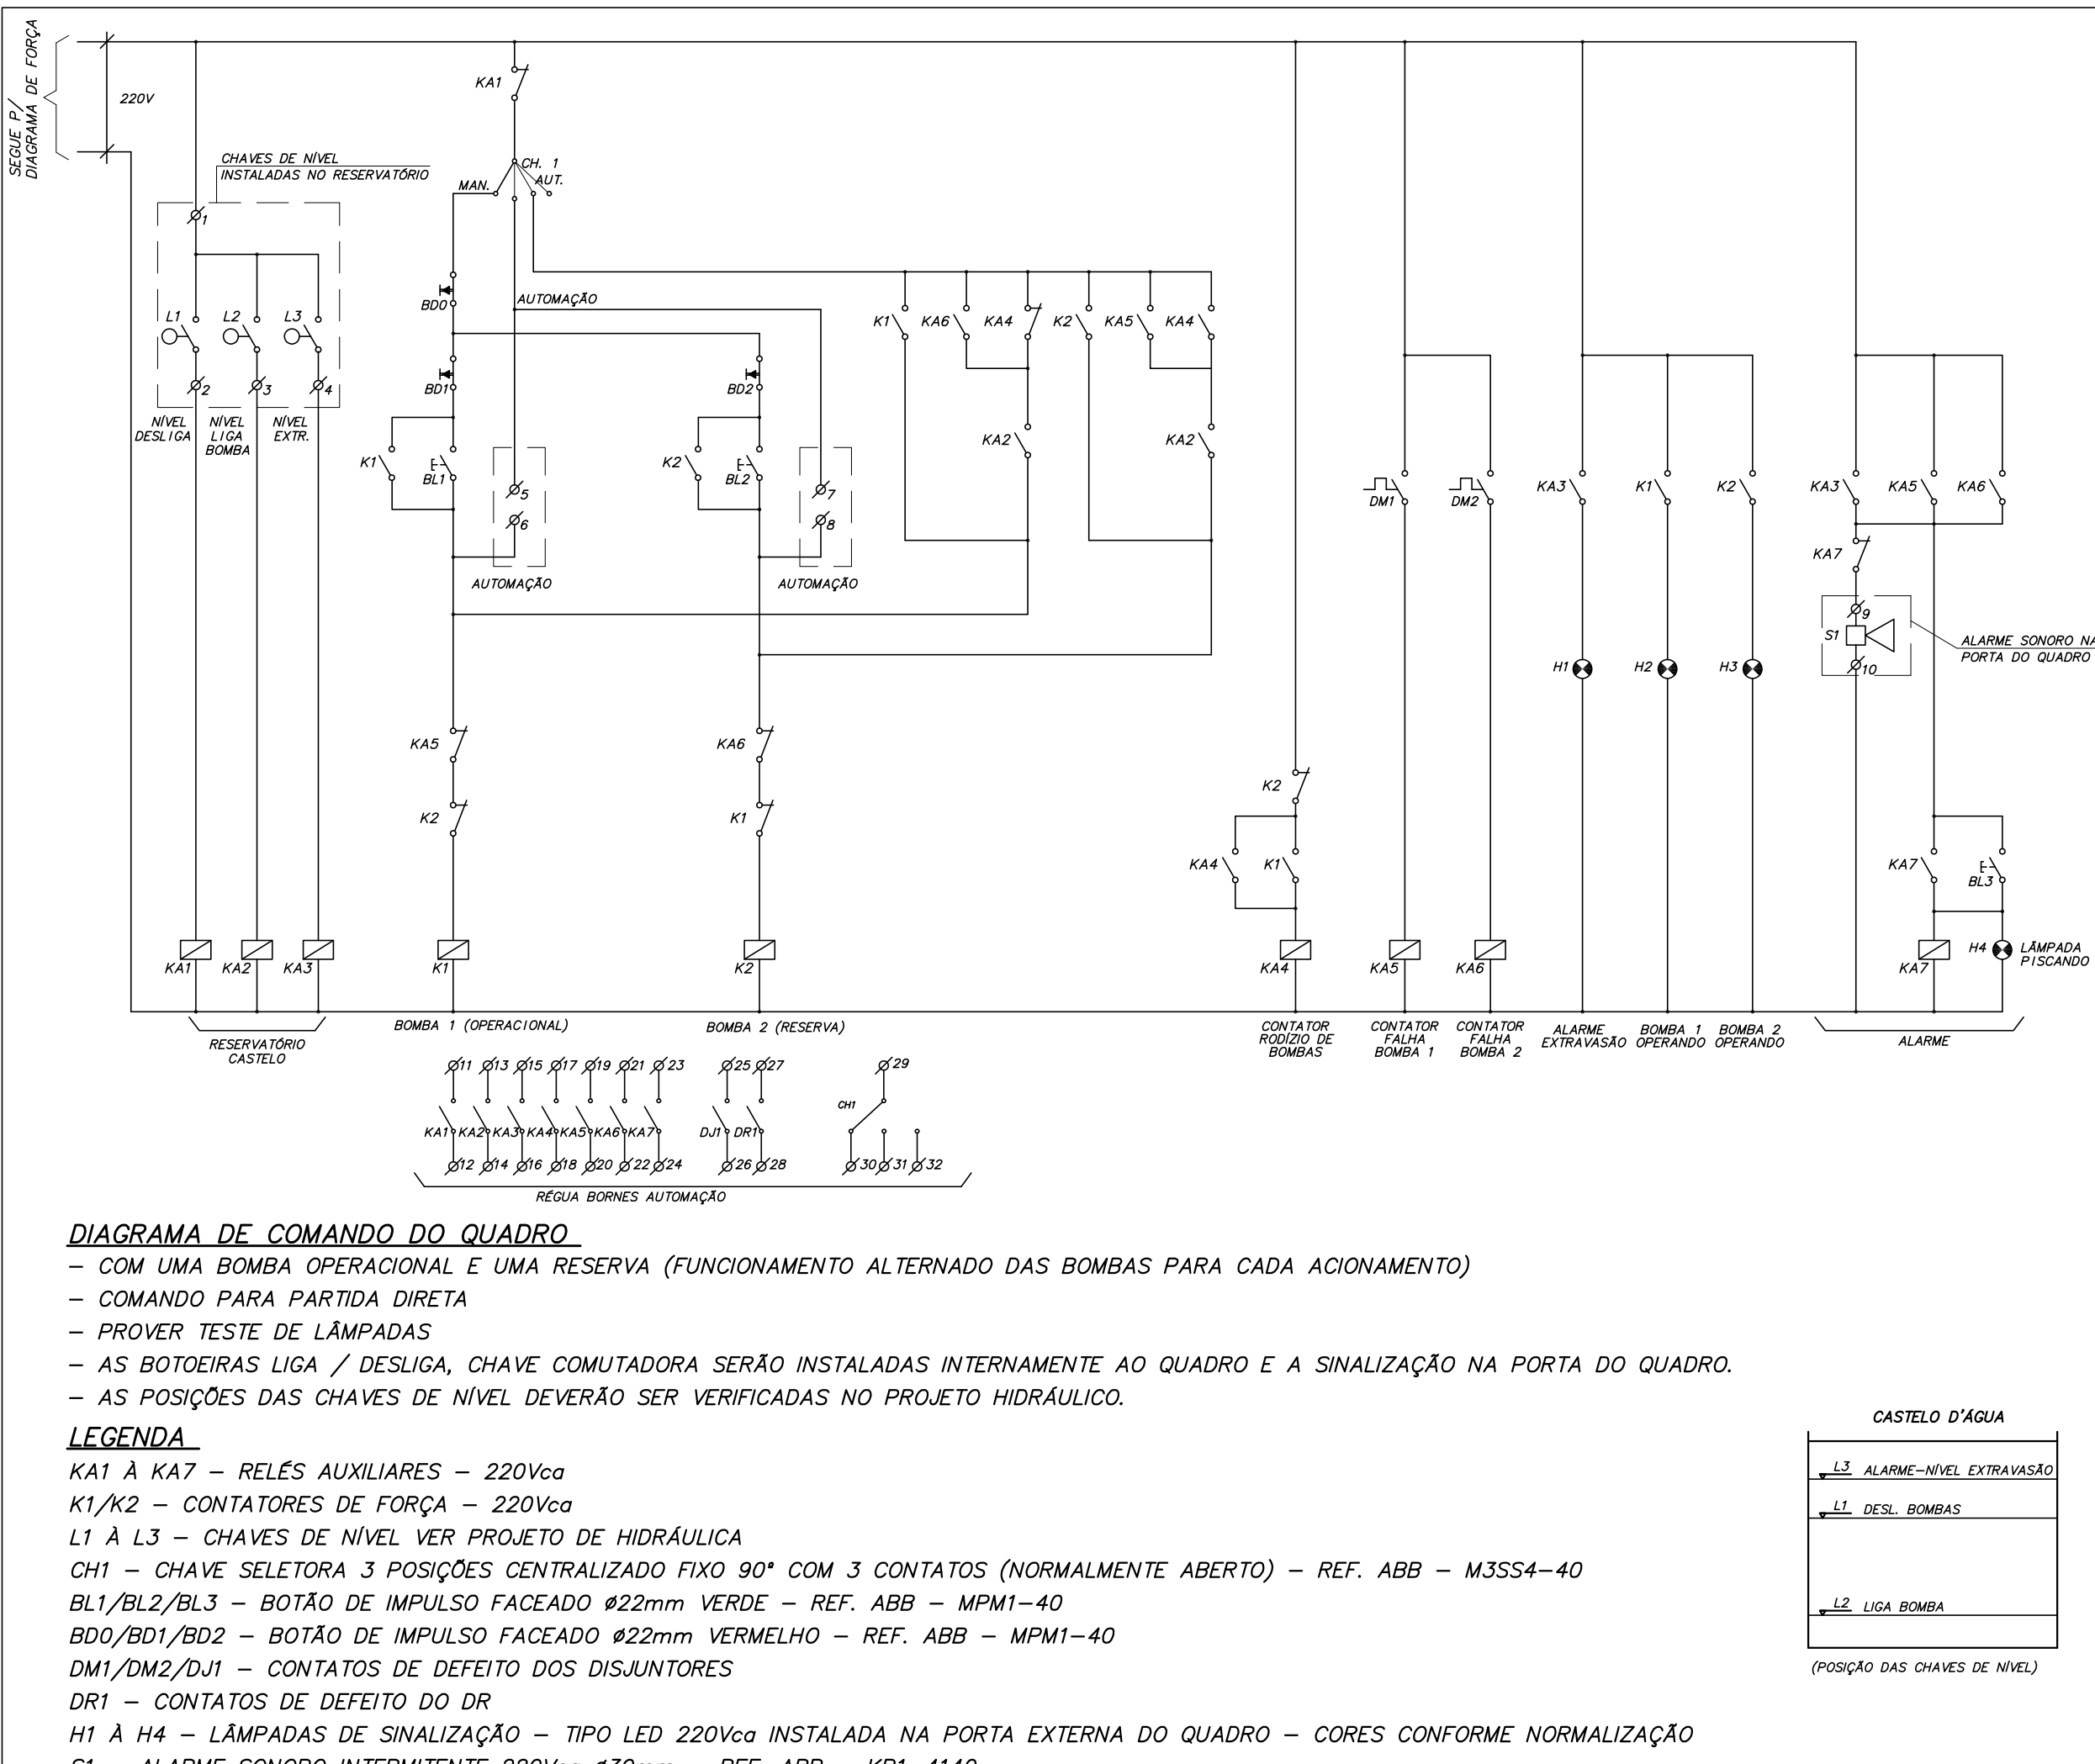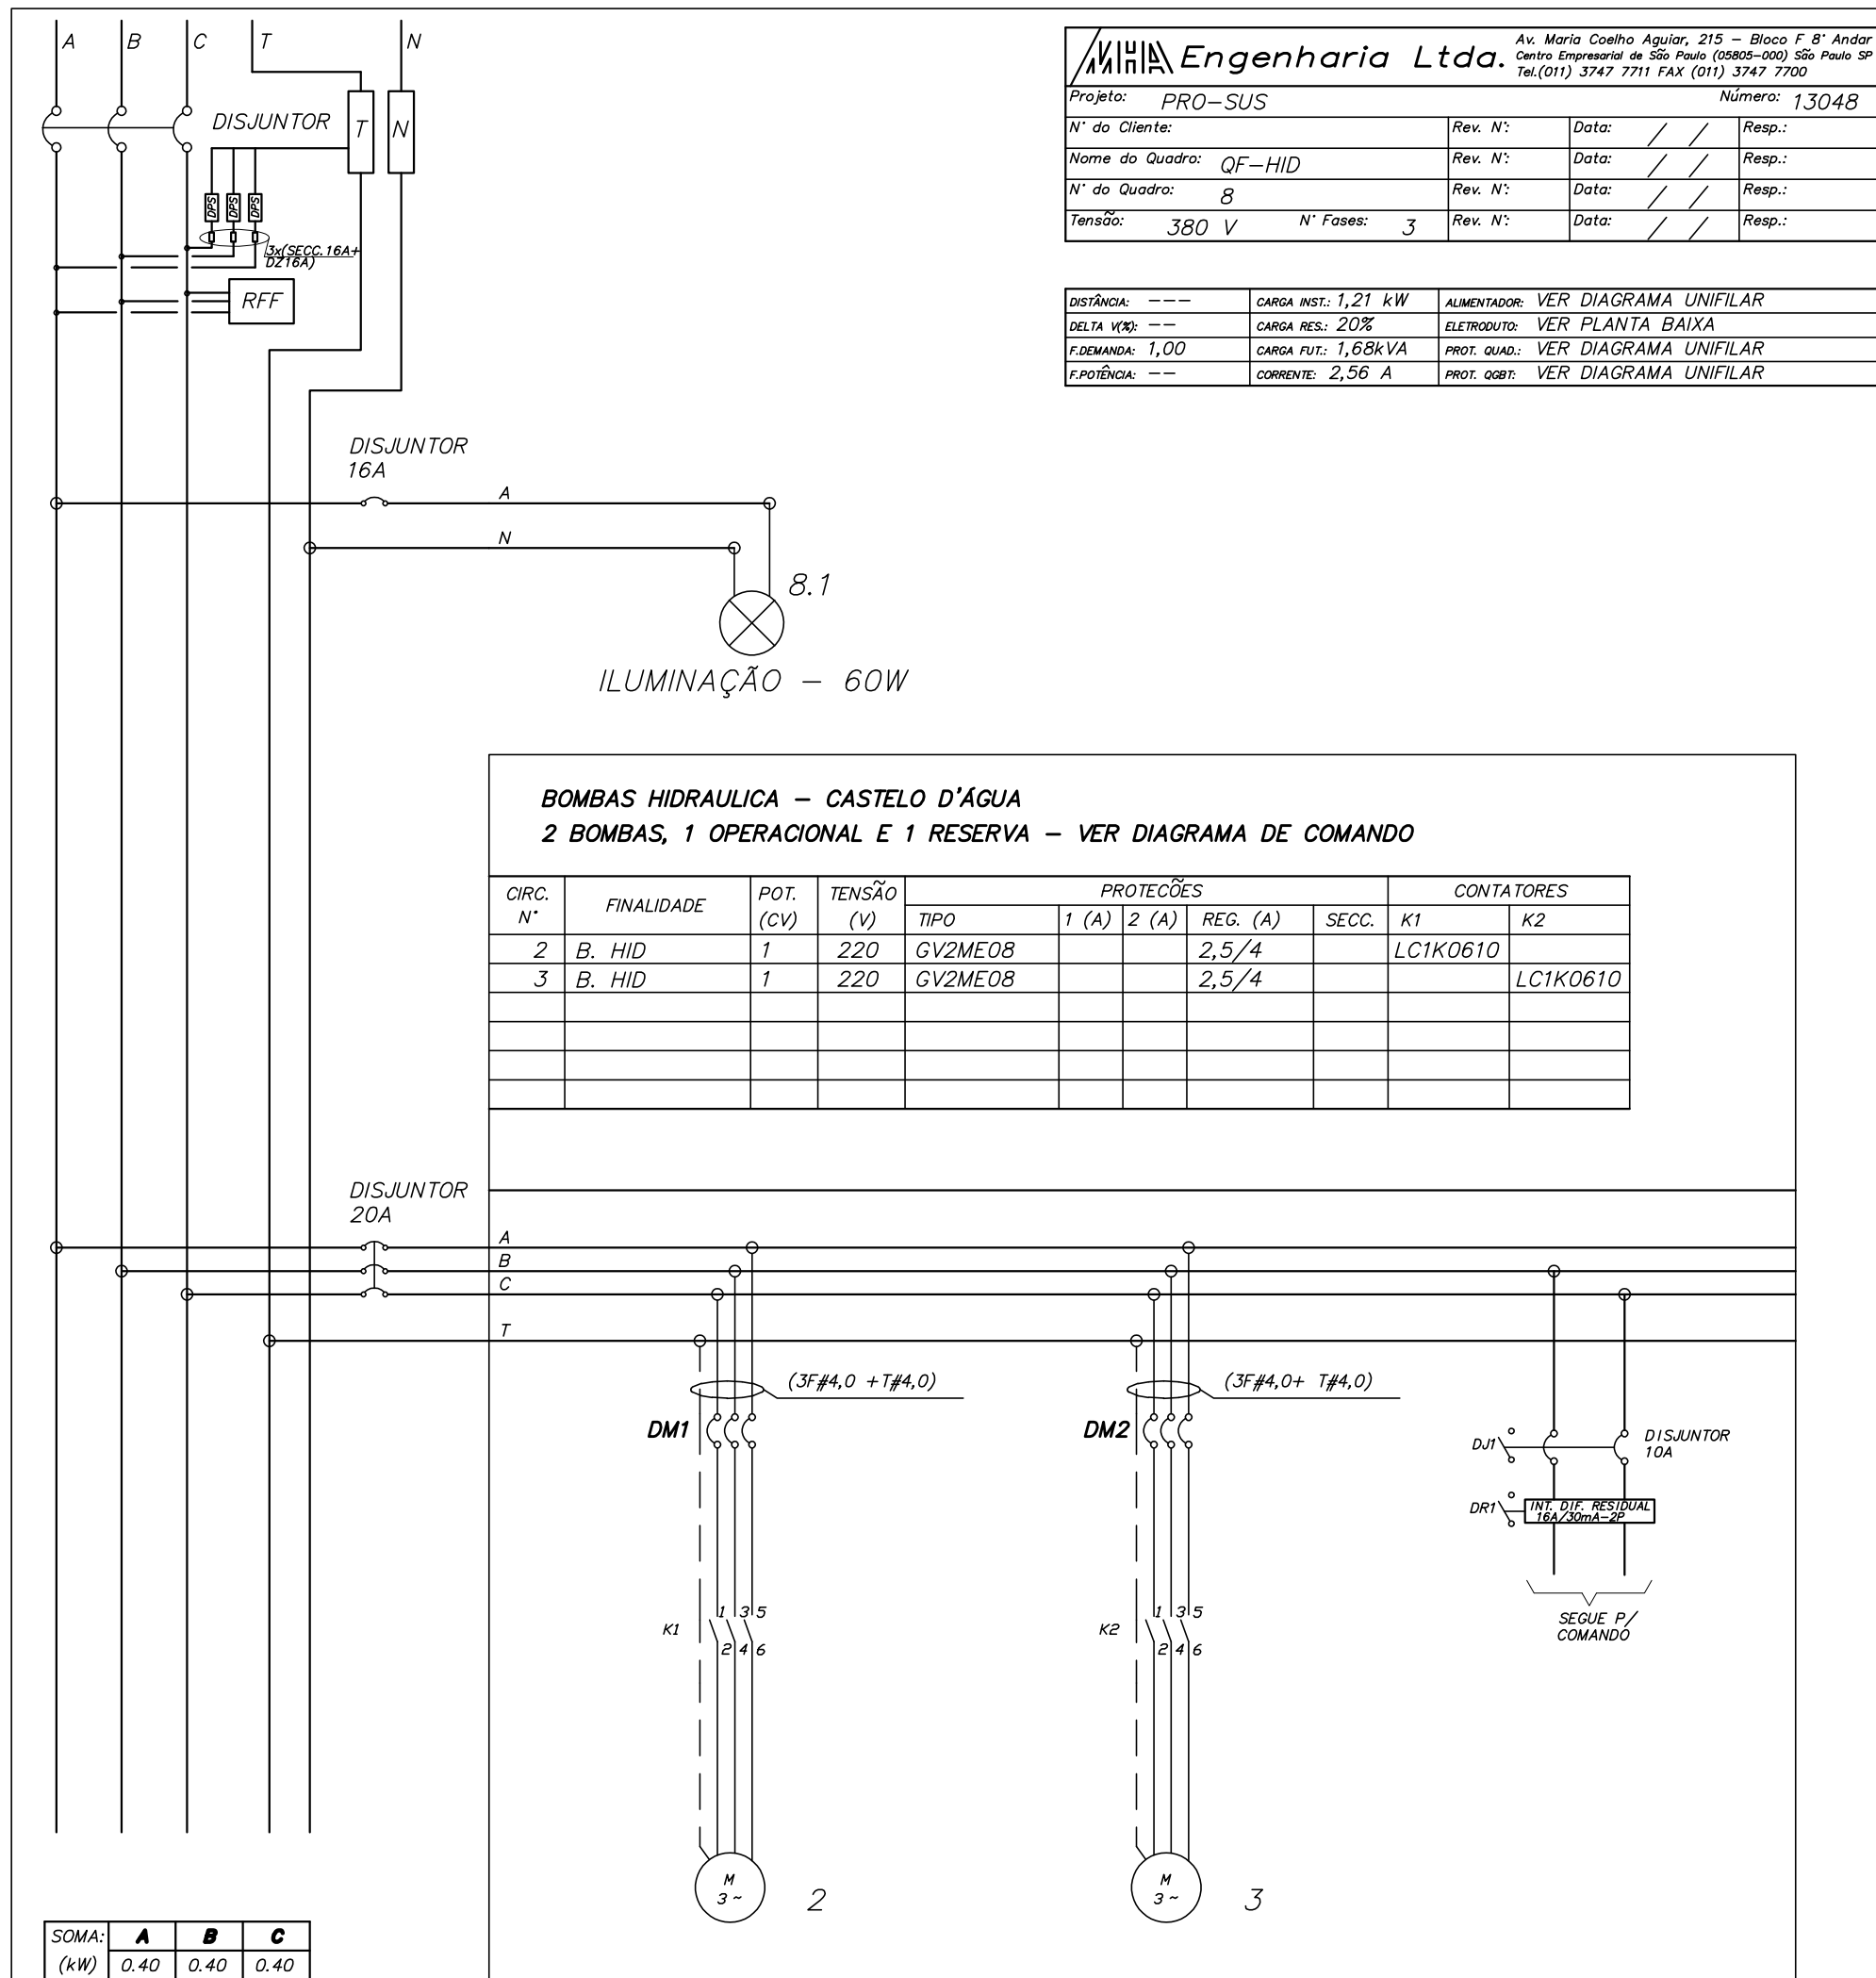

Revisão n°	Descrição	Data	Projeta	Aprova
2	REVISÃO GERAL	25/05/2017	IVANOV	SALIM
1	REVISÃO GERAL	07/04/2017	IVANOV	SALIM
0	EMIÇÃO INICIAL	09/12/2016	IVANOV	SALIM

 GOVERNO DO ESTADO TERRA-NAZ DO BRASIL		PROSUS SECRETARIA DE SAÚDE DO ESTADO DA BAHIA-SESAB		 Programa de Inovação em Saúde do Sistema Metropolitano de Saúde	
Unidade/Orgão: UNIDADE BÁSICA DE SAÚDE / SESAB			Município: CANDEIAS	Bairro: OURO NEGRO	
Nome do projeto: PROJETO EXECUTIVO DE INSTALAÇÕES ELÉTRICAS			Escala: 1:75		
Título: CASTELO DE ÁGUA PLANTA DO TÉRREO / CORTE			Data: 09/12/2016	Folha:	
Responsável técnico: CARLOS ALBERTO CENTURION CREA: 501792300		Coord. elab. de projetos: MARIA TEREZA DE CARVALHO BRAGA CAU: A15353-2			
Arquivo: 029_PE_ELE_005_UBSII_CANDEIAS_O.NEGRO_CAS_R02.dwg		Topógrafo: -		Desenho: LEONARDO	