

NOTAS

ÁGUA FRIA

- AS FIXAÇÕES NÃO PODERÃO SER SUPOSTAS POR OUTRAS INSTALAÇÕES (INCLUSIVE DUTOS DE AR CONDICIONADO E FORROS), MAS SIM EM ELEMENTOS ESTRUTURAIS.
- OS REGISTROS DE GAVETA NAS ÁREAS INTERNAS AOS COMPARTIMENTOS DEVERÃO TER ACABAMENTO, CONFORME ESPECIFICAÇÕES DE ARQUITETURA.
- POSICÕES DE REGISTROS DEVERÃO SER CHECADAS CONFORME AMPLIAÇÕES DE ÁREAS MOLHADAS DE ARQUITETURA, ANTES DA EXECUÇÃO.
- TODOS SUPORTES SERÃO METÁLICOS E PROTEGIDOS COM TINTA ANTICORROSIVA.
- AS TUBULAÇÕES SUBTERRÂNEAS DEVERÃO TER RECOBRIMENTO MÍNIMO COM AREIA OU PÓ DE PEDRA DE 30cm EM PASSEIOS E JARDINS (SEM TRÁFEGO DE VEÍCULO), 80cm NO CASO DE TRÁFEGO LEVE E 80cm NO CASO DE TRÁFEGO PESADO.
- NO CASO DE IMPOSSIBILIDADE DE RESPEITAR OS RECOBRIMENTOS INDICADOS, DEVERÃO SER ENVELOPADOS (CANALETA).
- NÃO DEVERÁ SER UTILIZADO CONCRETO COMO REVESTIMENTO DA TUBULAÇÃO.
- DEVERÁ SER EXECUTADO TESTE DE ESTANQUEIDADE DAS TUBULAÇÕES, CONFORME DESCRITO EM NORMA (NBR 5626), ANTES DO RECOBRIMENTO.
- AS CANALIZAÇÕES NUNCA SERÃO INTERAMENTE HORIZONTAIS, DEVERÃO APRESENTAR DECLIVIDADE MÍNIMA DE 0,05% NO SENTIDO DO ESCOAMENTO.
- AS TUBULAÇÕES APARENTES DEVERÃO SER PINTADAS, CONFORME DESCRITO EM MEMORIAL DESCRITIVO, DE ACORDO COM SEU SISTEMA E DEVIDAMENTE IDENTIFICADAS.
- OS RESERVATÓRIOS DEVERÃO RECEBER IMPERMEABILIZAÇÃO EM TODA SUA SUPERFÍCIE INTERNA, INCLUSIVE TETO, E A TÉCNICA DE IMPERMEABILIZAÇÃO DEVERÁ SER DEFINIDA POR EMPRESA ESPECIALIZADA.

LEGENDA SISTEMAS DE ÁGUA

NOMENCLATURA	DESCRIÇÃO
AFP	TUBULAÇÃO DE ÁGUA FRIA POTÁVEL
EAF	TUBULAÇÃO DE ENTRADA D'ÁGUA FRIA
REC-AFP	TUBULAÇÃO DE RECALQUE DE ÁGUA FRIA POTÁVEL
O	TUBULAÇÃO QUE SOBE
G	TUBULAÇÃO QUE DESCE

IDENTIFICAÇÃO DOS SISTEMAS	TIPO DE DETALHE	Nº SEQUENCIAL
DIÂMETRO	TSS	15-305
		NÍVEL

IDENTIFICAÇÃO DAS PRUMADAS


IDENTIFICAÇÃO DE DETALHES

BS	BACIA SANITÁRIA
CH	CHUVEIRO
EX	EXPURGO
LV	LAVATÓRIO
MI	MICTÓRIO
DH	DUCHA HIGIÊNICA
PI	PIA
TQ	TANQUE
T.L.	TORNEIRA DE LAVAGEM
	VALVULA HIDROMECÂNICA PARA MICTÓRIO
	REGISTRO DE GAVETA
	REGISTRO DE PRESSÃO

2	REVISÃO CASTELO D'ÁGUA	25/05/2017	ANA	SORAYA
1	REVISÃO GERAL	07/04/2017	PEDRO	SORAYA
0	EMISSION INICIAL	09/12/2016	PEDRO	SORAYA


Revisão n°	Descrição	Data	Projetista	Aprovação
------------	-----------	------	------------	-----------

 GOVERNO DO ESTADO "TERRA-MÃE DO BRASIL"		PROSUS SECRETARIA DE SAÚDE DO ESTADO DA BAHIA-SESAB		 Programa de Implantação do SSI na Região Metropolitana de Salvador
Unidade/Orgão: UNIDADE BÁSICA DE SAÚDE / SESAB			Município: CANDEIAS	Bairro: OURO NEGRO
Nome do projeto: PROJETO EXECUTIVO DE INSTALAÇÕES HIDRÁULICAS			Escala: 1:25	
Título: DETALHE DO CASTELO D'ÁGUA			Data: 09/12/2016	Folha: HID 005
Responsável técnico: SORAYA TRINDADE MARCHIOLI CREA: 5060283172		Coord. elab. de projetos: MARIA TEREZA DE CARVALHO BRAGA CAU: A153532		
Arquivo: 029_PE_HID_005_UBSII_CANDEIAS O.NEGRO_DET_R02.dwg		Topógrafo: -	Desenho: MILTON	

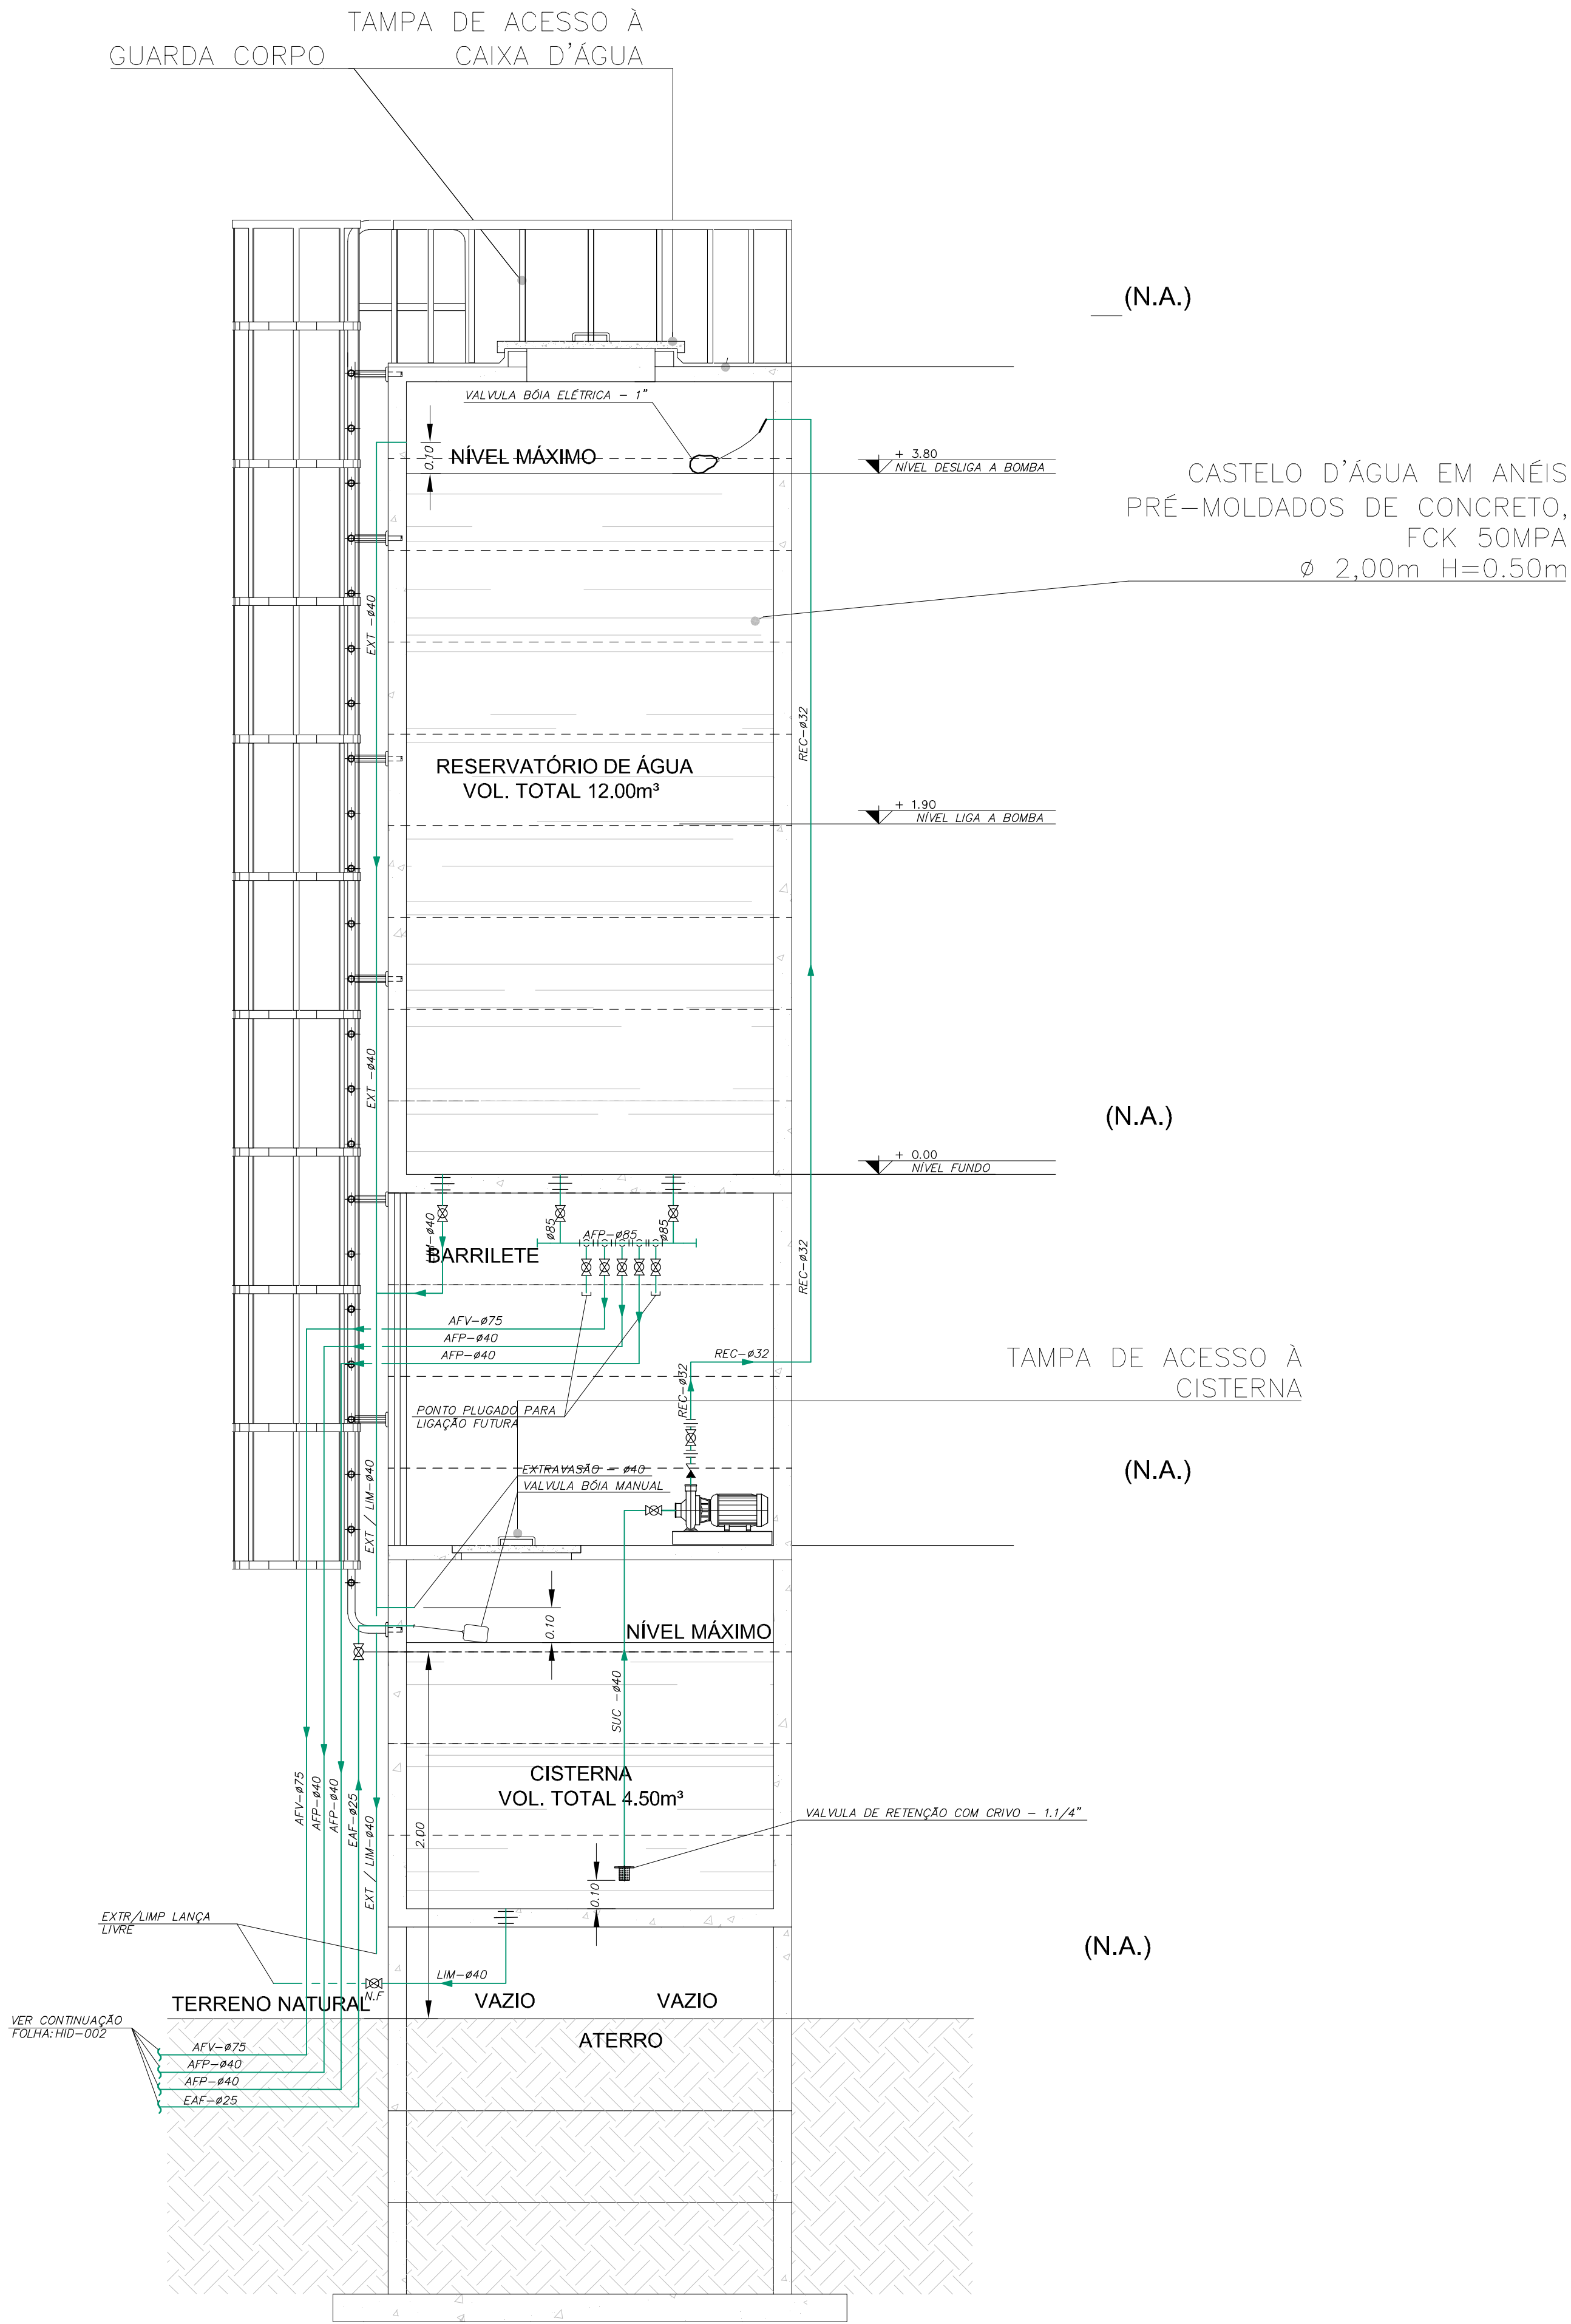


ESQUEMÁTICO DE ÁGUA FRIA - CASTELO D'ÁGUA

ESQ. SEM ESCALA

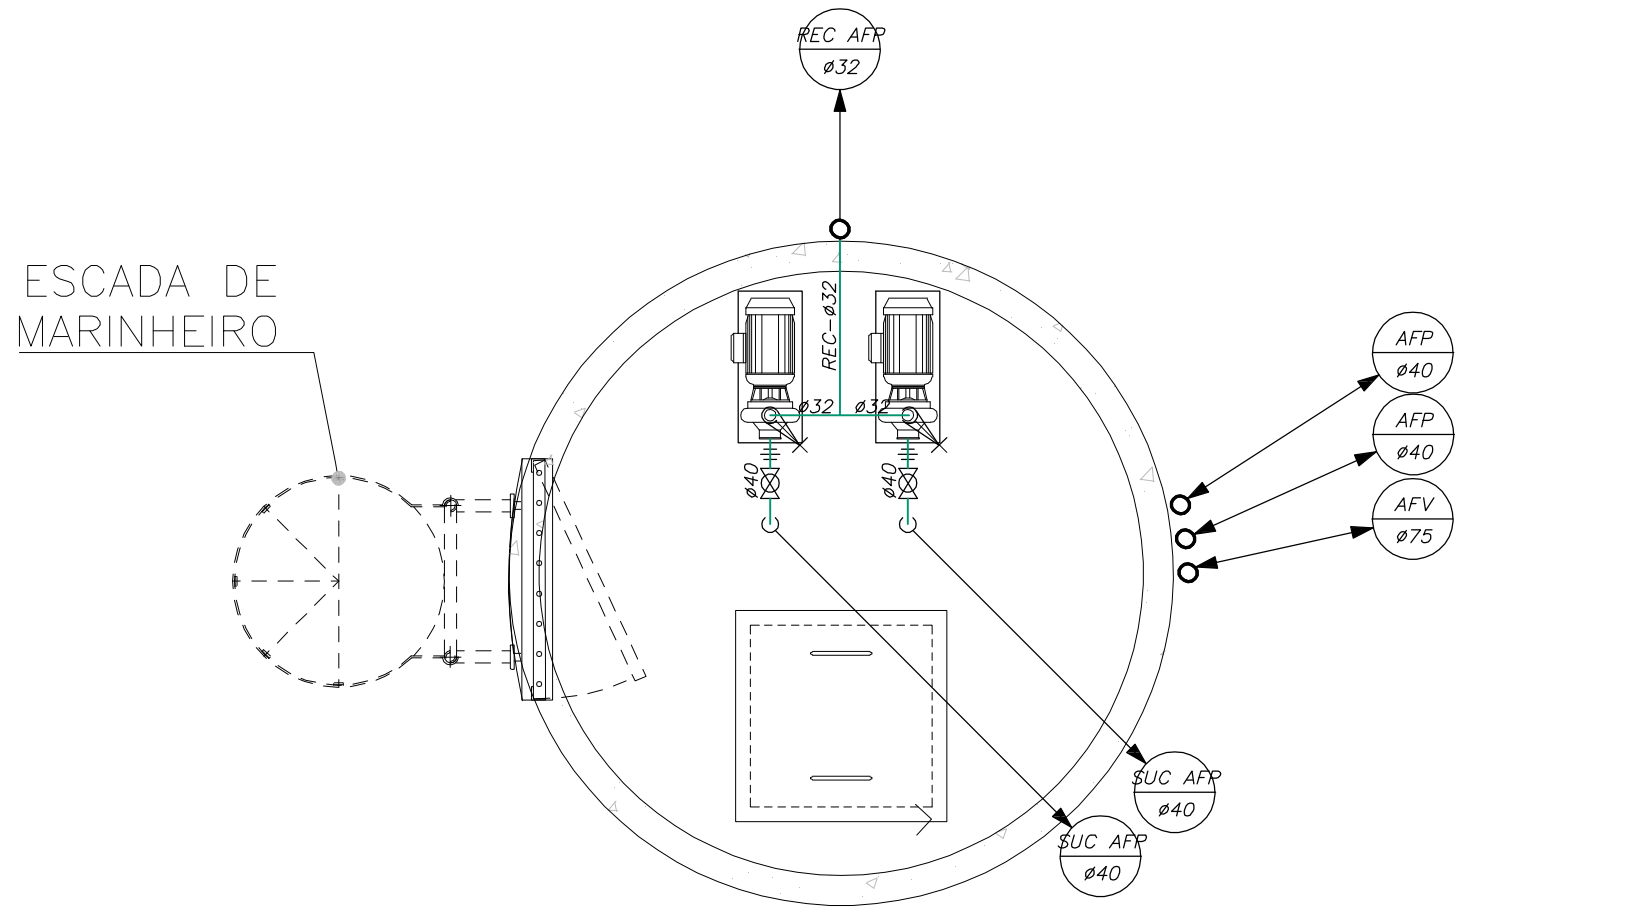

PLANTA DE PISO - BARRILETE ÁGUA FRIA

ESQ. 1:25

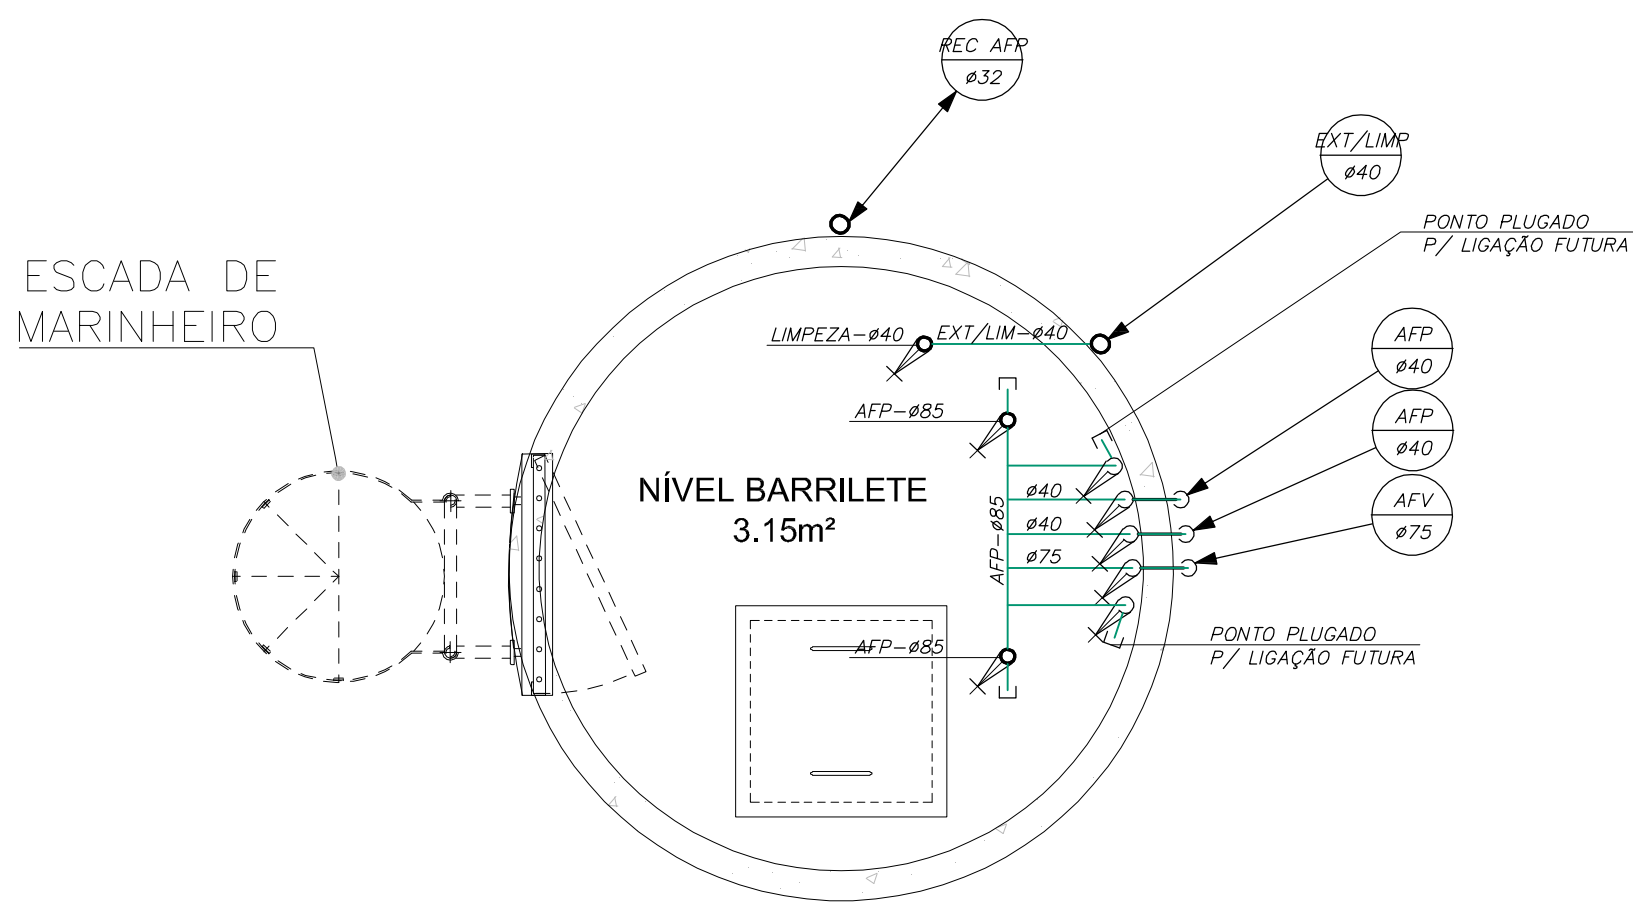

PLANTA DE TETO - BARRILETE ÁGUA FRIA

ESQ. 1:25