

R. Canuto de Aguiar, n.1401
Fortaleza/CE - Tel:(85)3456-5000
architectusbr@gmail.com



MHA Engenharia Ltda
Alameda Araguaia, 2.104, 2º andar
Barueri/SP - Tel.(011)2078-9000
http://www.mha.com.br

NOTAS:

- DIÂMETROS ESTÃO EM MILÍMETROS E AS DIMENSÕES ESTÃO EM METROS.
- OS DETALHES DE FIXAÇÃO DOS EXTINTORES ESTÃO INDICADOS EM PLANTA
- OS EXTINTORES DEVERÃO SER FIXADOS A 1,60m DO PISO ACABADO.
- COMO CONSIDERAÇÃO PARA A ÁREA CONSTRUÍDA, TEMOS PELO DECRETO 27 DE DEZEMBRO DE 2013, NO CAPÍTULO VIII, ARTIGO 24, ITEM V, QUE NÃO CONTABILIZA AS ÁREAS DE BANHEIROS, VESTIÁRIOS, ETC., TOTALIZANDO ENTÃO UMA ÁREA CONSTRUÍDA MENOR QUE 750 M²

LEGENDA SISTEMA DE COMBATE À INCÊNDIO

IDENTIFICAÇÃO DOS SISTEMAS

DIÂMETRO

TIPO DE DETALHE

Nº SEQUENCIAL

IDENTIFICAÇÃO DAS PRUMADAS


IDENTIFICAÇÃO DE DETALHES




EXTINTOR DO TIPO PÓ ABC CAP. 4 KG



EXTINTOR DO TIPO GÁS CARBÔNICO CAP. 6KG

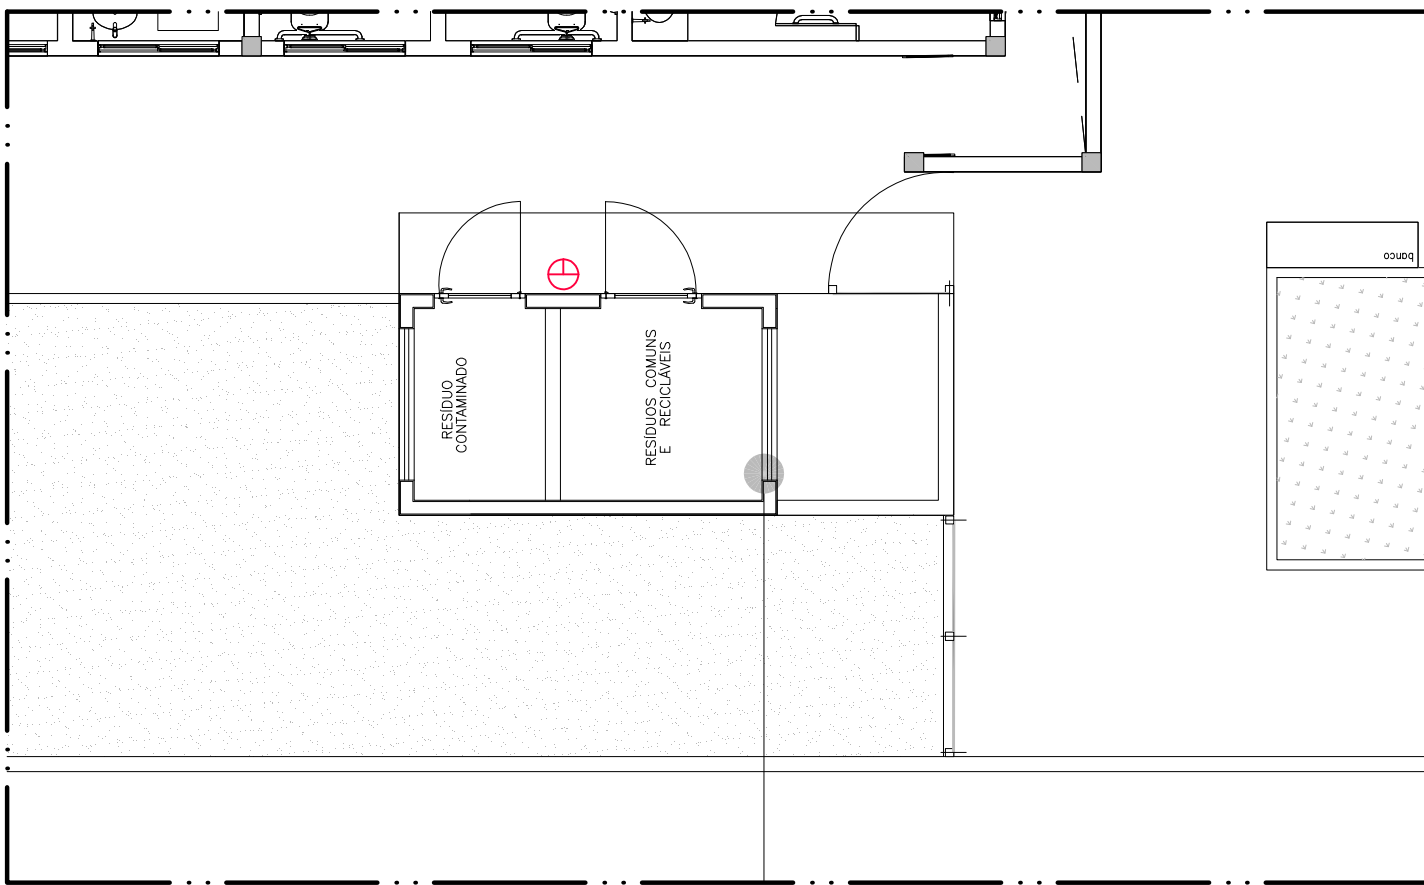

PLANTA BAIXA DA LIXEIRA
ESC. 1:75

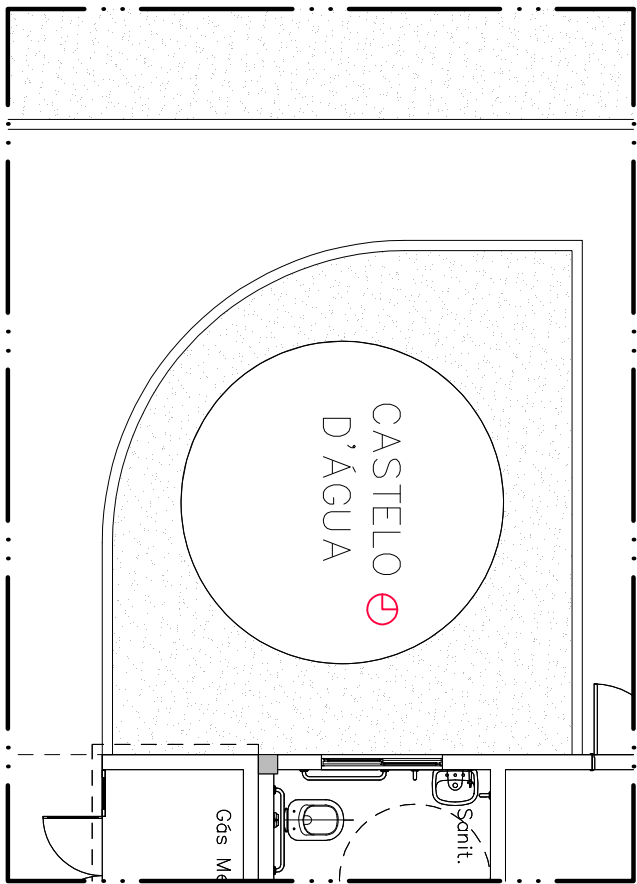

PLANTA BAIXA DO CASTELO D'ÁGUA
ESC. 1:75



Usar as espessuras indicadas e a cor preta.

Cor	Espessura (mm)
1	0,2
2	0,6
3	0,4
4	0,3
5	0,1
6	0,1
7	0,6
8	0,8
9	0,2
10	1,0
11	0,2
12	0,2
13	0,2
14	0,1
15	0,09
20	Use Objeto a
249	Color Plot Color
250	(0,1 67%
251	(0,1 54%
252	(0,1 40%
253	(0,1 28%
254	(0,1 13%

1	REVISÃO GERAL	07/04/2017	PEDRO	SORAYA
0	EMIÇÃO INICIAL	09/12/2016	PEDRO	SORAYA
Revisão nº	Descrição	Data	Projetista	Aprovação

 GOVERNO DO ESTADO SECRETARIA DE SAÚDE DO ESTADO DA BAHIA-SESAB		PROSUS SECRETARIA DE SAÚDE DO ESTADO DA BAHIA-SESAB		 Programa de Fortalecimento do SUS na Região Metropolitana do Salvador
Unidade/Orgão: UNIDADE BÁSICA DE SAÚDE / SESAB			Município: CANDEIAS	Bairro: OURO NEGRO
Nome do projeto: PROJETO EXECUTIVO DE COMBATE A INCÊNDIO			Data: 09/12/2016	Escala: 1:75
Título: PLANTA DO TERREO			Folha:	INC 001
Responsável técnico: ANA MARIA PINEIRO TABOADA CREA: 082438438		Coord. elab. de projetos: MARIA TEREZA DE CARVALHO BRAGA CAU: A15353-2		
Arquivo: 029_PE_INC_001_UBSII-CANDEIAS O.NEGRO_TER_R01.dwg		Topógrafo: - Desenho: MILTON		