



Usar as espessuras indicadas e a cor preta.	
Cor	Espessura
des	(mm)
1	0,2
2	0,6
3	0,4
4	0,3
5	0,1
6	0,1
7	0,6
8	0,8
9	0,2
10	1,0
11	0,2
12	0,2
13	0,2
14	0,1
15	0,09
20	Use Objeto
249	Color
250	Plot Color
251	0,1 67%
252	0,1 40%
253	0,1 28%
254	0,1 13%

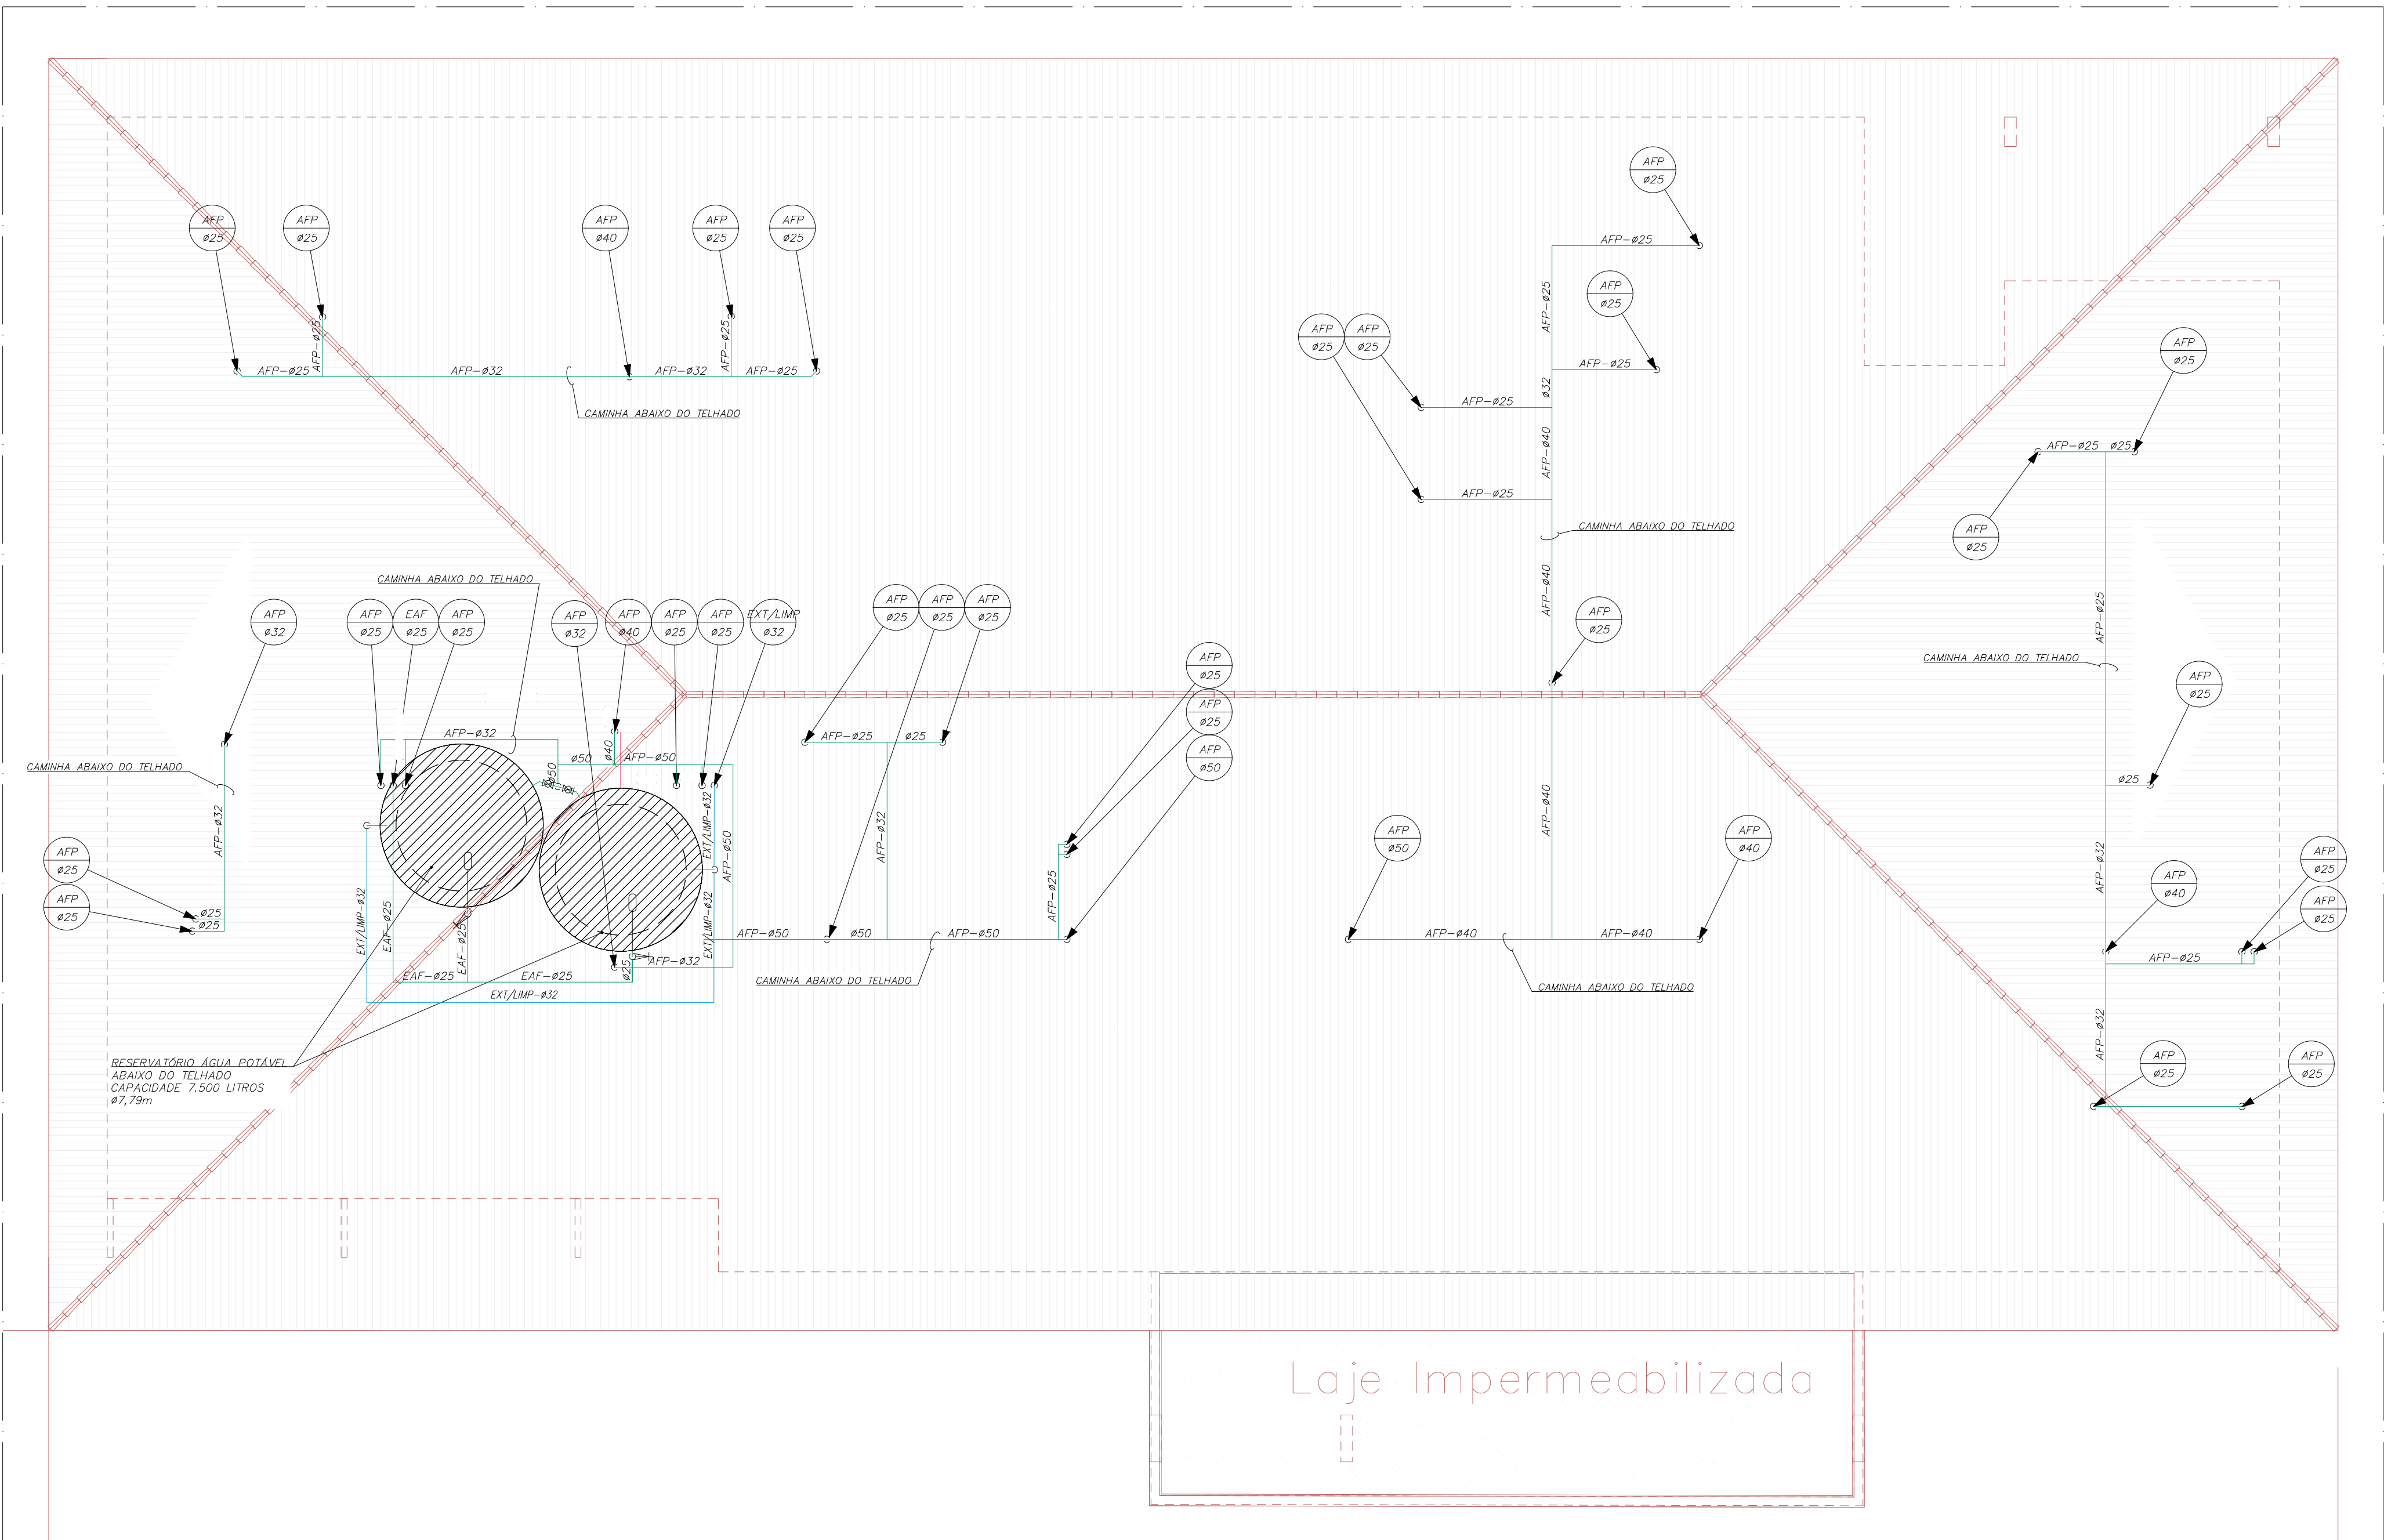

PLANTA BAIXA DA COBERTURA
ESC. 1: 75

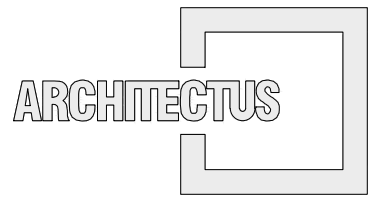

R. Conuto de Aguiar, n.1401
Fortaleza/CE - Tel:(85)3456-5000
architectusbr@gmail.com



MHA Engenharia Ltda
Alameda Araguaia, 2.104, 2º andar
Barueri/SP - Tel:(011)2078-9000
http://www.mha.com.br

NOTAS:

- DIÂMETROS ESTÃO EM MILÍMETROS E AS DIMENSÕES ESTÃO EM METROS
- OS DETALHES GERAIS ESTARÃO NAS PLANTAS BAIXAS.
- VER IMPLANTAÇÃO GERAL DE ÁGUA NO DESENHO HID-001
- AS TUBULAÇÕES DE ÁGUA FRIA DEVERÃO SER EM PVC RÍGIDO
- AS TUBULAÇÕES PARA BACIAS COM VÁLVULA ESTÃO DIFERENCIADAS EM PLANTA
- VER DETALHE DOS RESERVATÓRIOS NO DESENHO HID-005
- VER ISOMÉTRICOS NA FOLHA HID-004

LEGENDA SISTEMAS DE ÁGUA

NOMENCLATURA	DESCRIÇÃO
AFP	TUBULAÇÃO DE ÁGUA FRIA POTÁVEL
AFV	TUBULAÇÃO DE ÁGUA FRIA PARA BACIA COM VÁLVULA
EAF	TUBULAÇÃO DE ENTRADA D'ÁGUA FRIA
REC-AFP	TUBULAÇÃO DE RECALQUE DE ÁGUA FRIA POTÁVEL
○	TUBULAÇÃO QUE SOBE
⊕	TUBULAÇÃO QUE DESCE

IDENTIFICAÇÃO DOS SISTEMAS	TIPO DE DETALHE	Nº SEQUENCIAL
DIÂMETRO	15-305 TSS	NÍVEL

IDENTIFICAÇÃO DAS PRUMADAS IDENTIFICAÇÃO DE DETALHES

BS	BACIA SANITÁRIA
CH	CHUVEIRO
EX	EXPURGO
LV	LAVATÓRIO
MI	MICTÓRIO
DH	DUCHA HIGIÊNICA
PI	PIA
TO	TANQUE
T.L.T	TORNEIRA DE LAVAGEM
	VÁLVULA HIDROMECÂNICA PARA MICTÓRIO
	REGISTRO DE GAVETA
	REGISTRO DE PRESSÃO

0	EMISSÃO INICIAL	20/12/2018	VALTER	SORAYA
Revisão n°	Descrição	Data	Projetista	Aprovação

PROSUS
SECRETARIA DE SAÚDE DO ESTADO DA BAHIA-SESAB

Unidade/Orgão:
CENTRO DE ATENÇÃO PSICOSSOCIAL / SESAB

Município:
SALVADOR

Bairro:
PAU DA LIMA

Nome do projeto:
PROJETO EXECUTIVO DE INSTALAÇÕES HIDRÁULICAS

Escala:
1:75

Título:
PLANTA DA COBERTURA

Data:
20/12/2018

Folha:
HID 003

Responsável técnico:
SORAYA TRINDADE MARCHIOLI
CREA: 5060253172

Coord. elab. de projetos:
MARIA TEREZA DE CARVALHO BRAGA
CAU: A15383-2

Arquivos:
029_PE_HID_003_CAPS III PAU DA LIMA_COB_R00.dwg

Topógrafo:
-

Desenho:
VALTER