


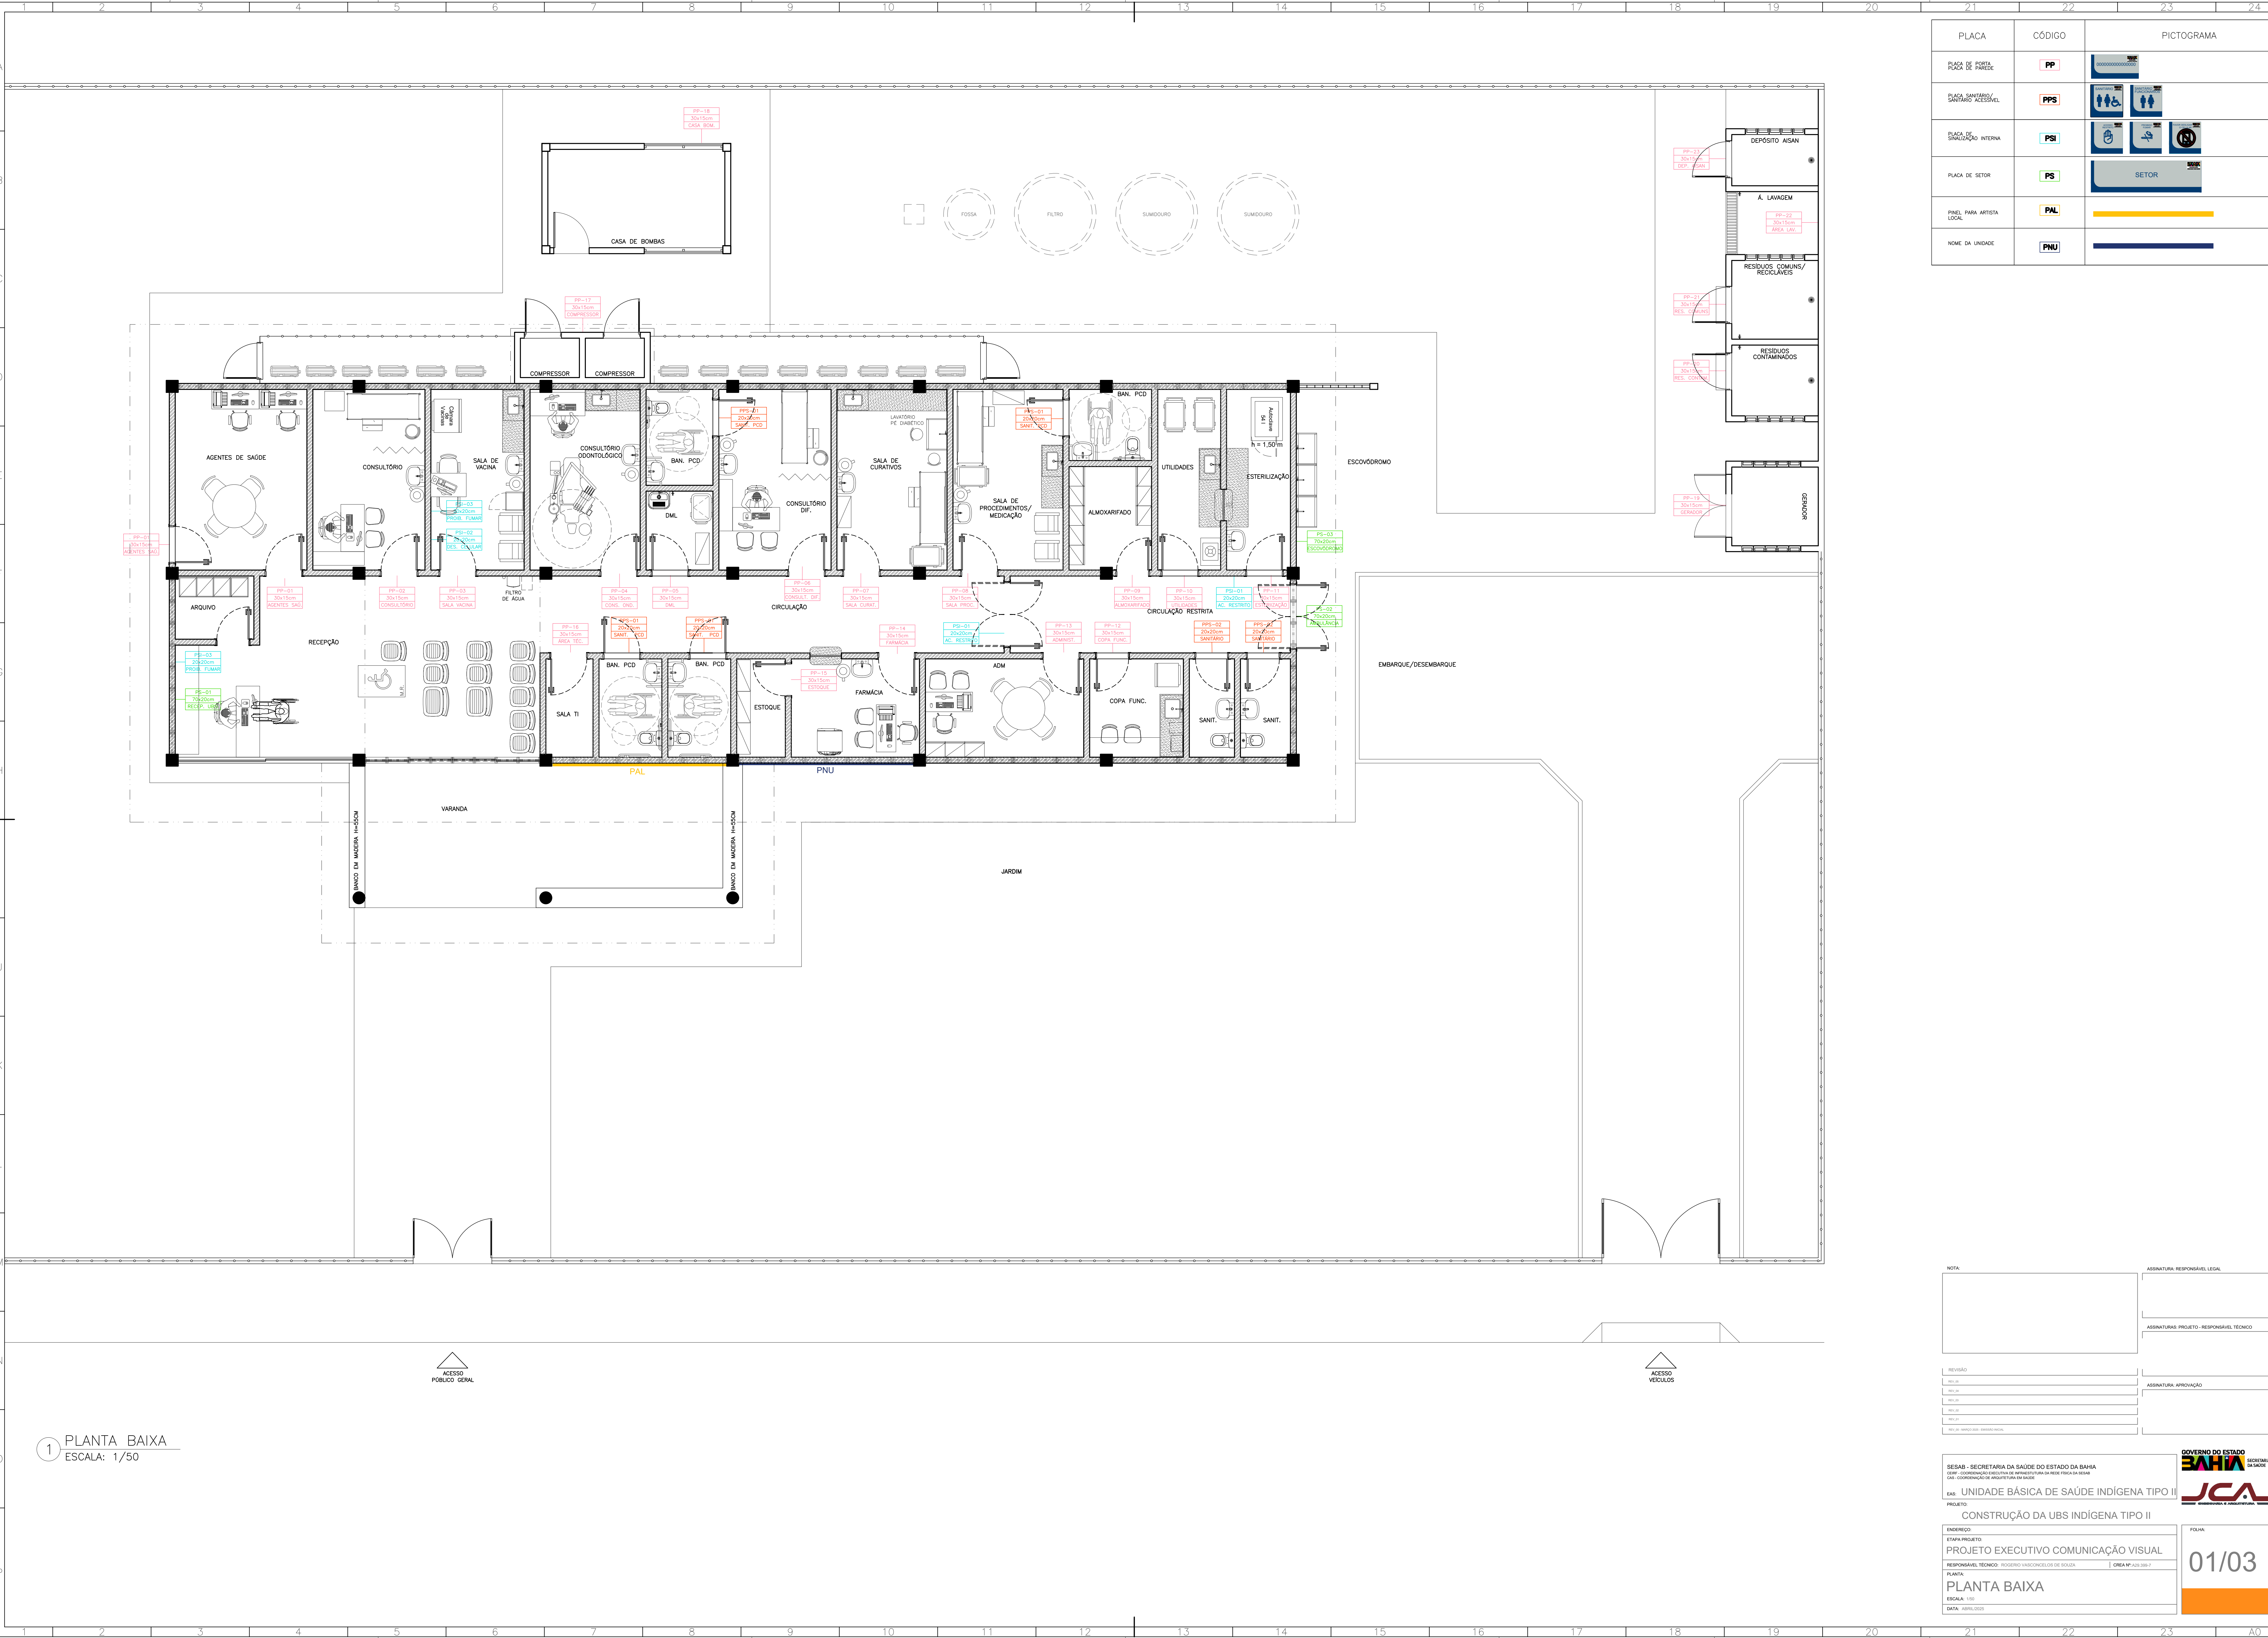

PLACA	CÓDIGO	PICTOGRAMA
PLACA DE PORTA PLACA DE PAREDE	PP	
PLACA SANITÁRIA/ SANITÁRIO ACESSÍVEL	PPS	
PLACA DE SINALIZAÇÃO INTERNA	PSI	
PLACA DE SETOR	PS	
PANEL PARA ARTISTA LOCAL	PAL	
NOME DA UNIDADE	PNU	

NOTA

ASSINATURA RESPONSÁVEL LEGAL

ASSINATURAS PROJETO - RESPONSÁVEL TÉCNICO

ASSINATURA APROVAÇÃO

REVISÃO

PROJETO

GOVERNO DO ESTADO
SECRETARIA DA SAÚDE
JCA

SESAB - SECRETARIA DA SAÚDE DO ESTADO DA BAHIA
DEPARTAMENTO DE REGULAÇÃO E ACOMPANHAMENTO DA REDE DE SAÚDE
EAS - UNIDADE BÁSICA DE SAÚDE INDÍGENA TIPO II
CONSTRUÇÃO DA UBS INDÍGENA TIPO II

PROJETO EXECUTIVO COMUNICAÇÃO VISUAL
RESPONSÁVEL TÉCNICO: ROSEMARY VASCONCELOS DE SOUZA
PLANTA
PLANTA BAIXA
ESCALA: 1/50
DATA: 18/03/2025

01/03