



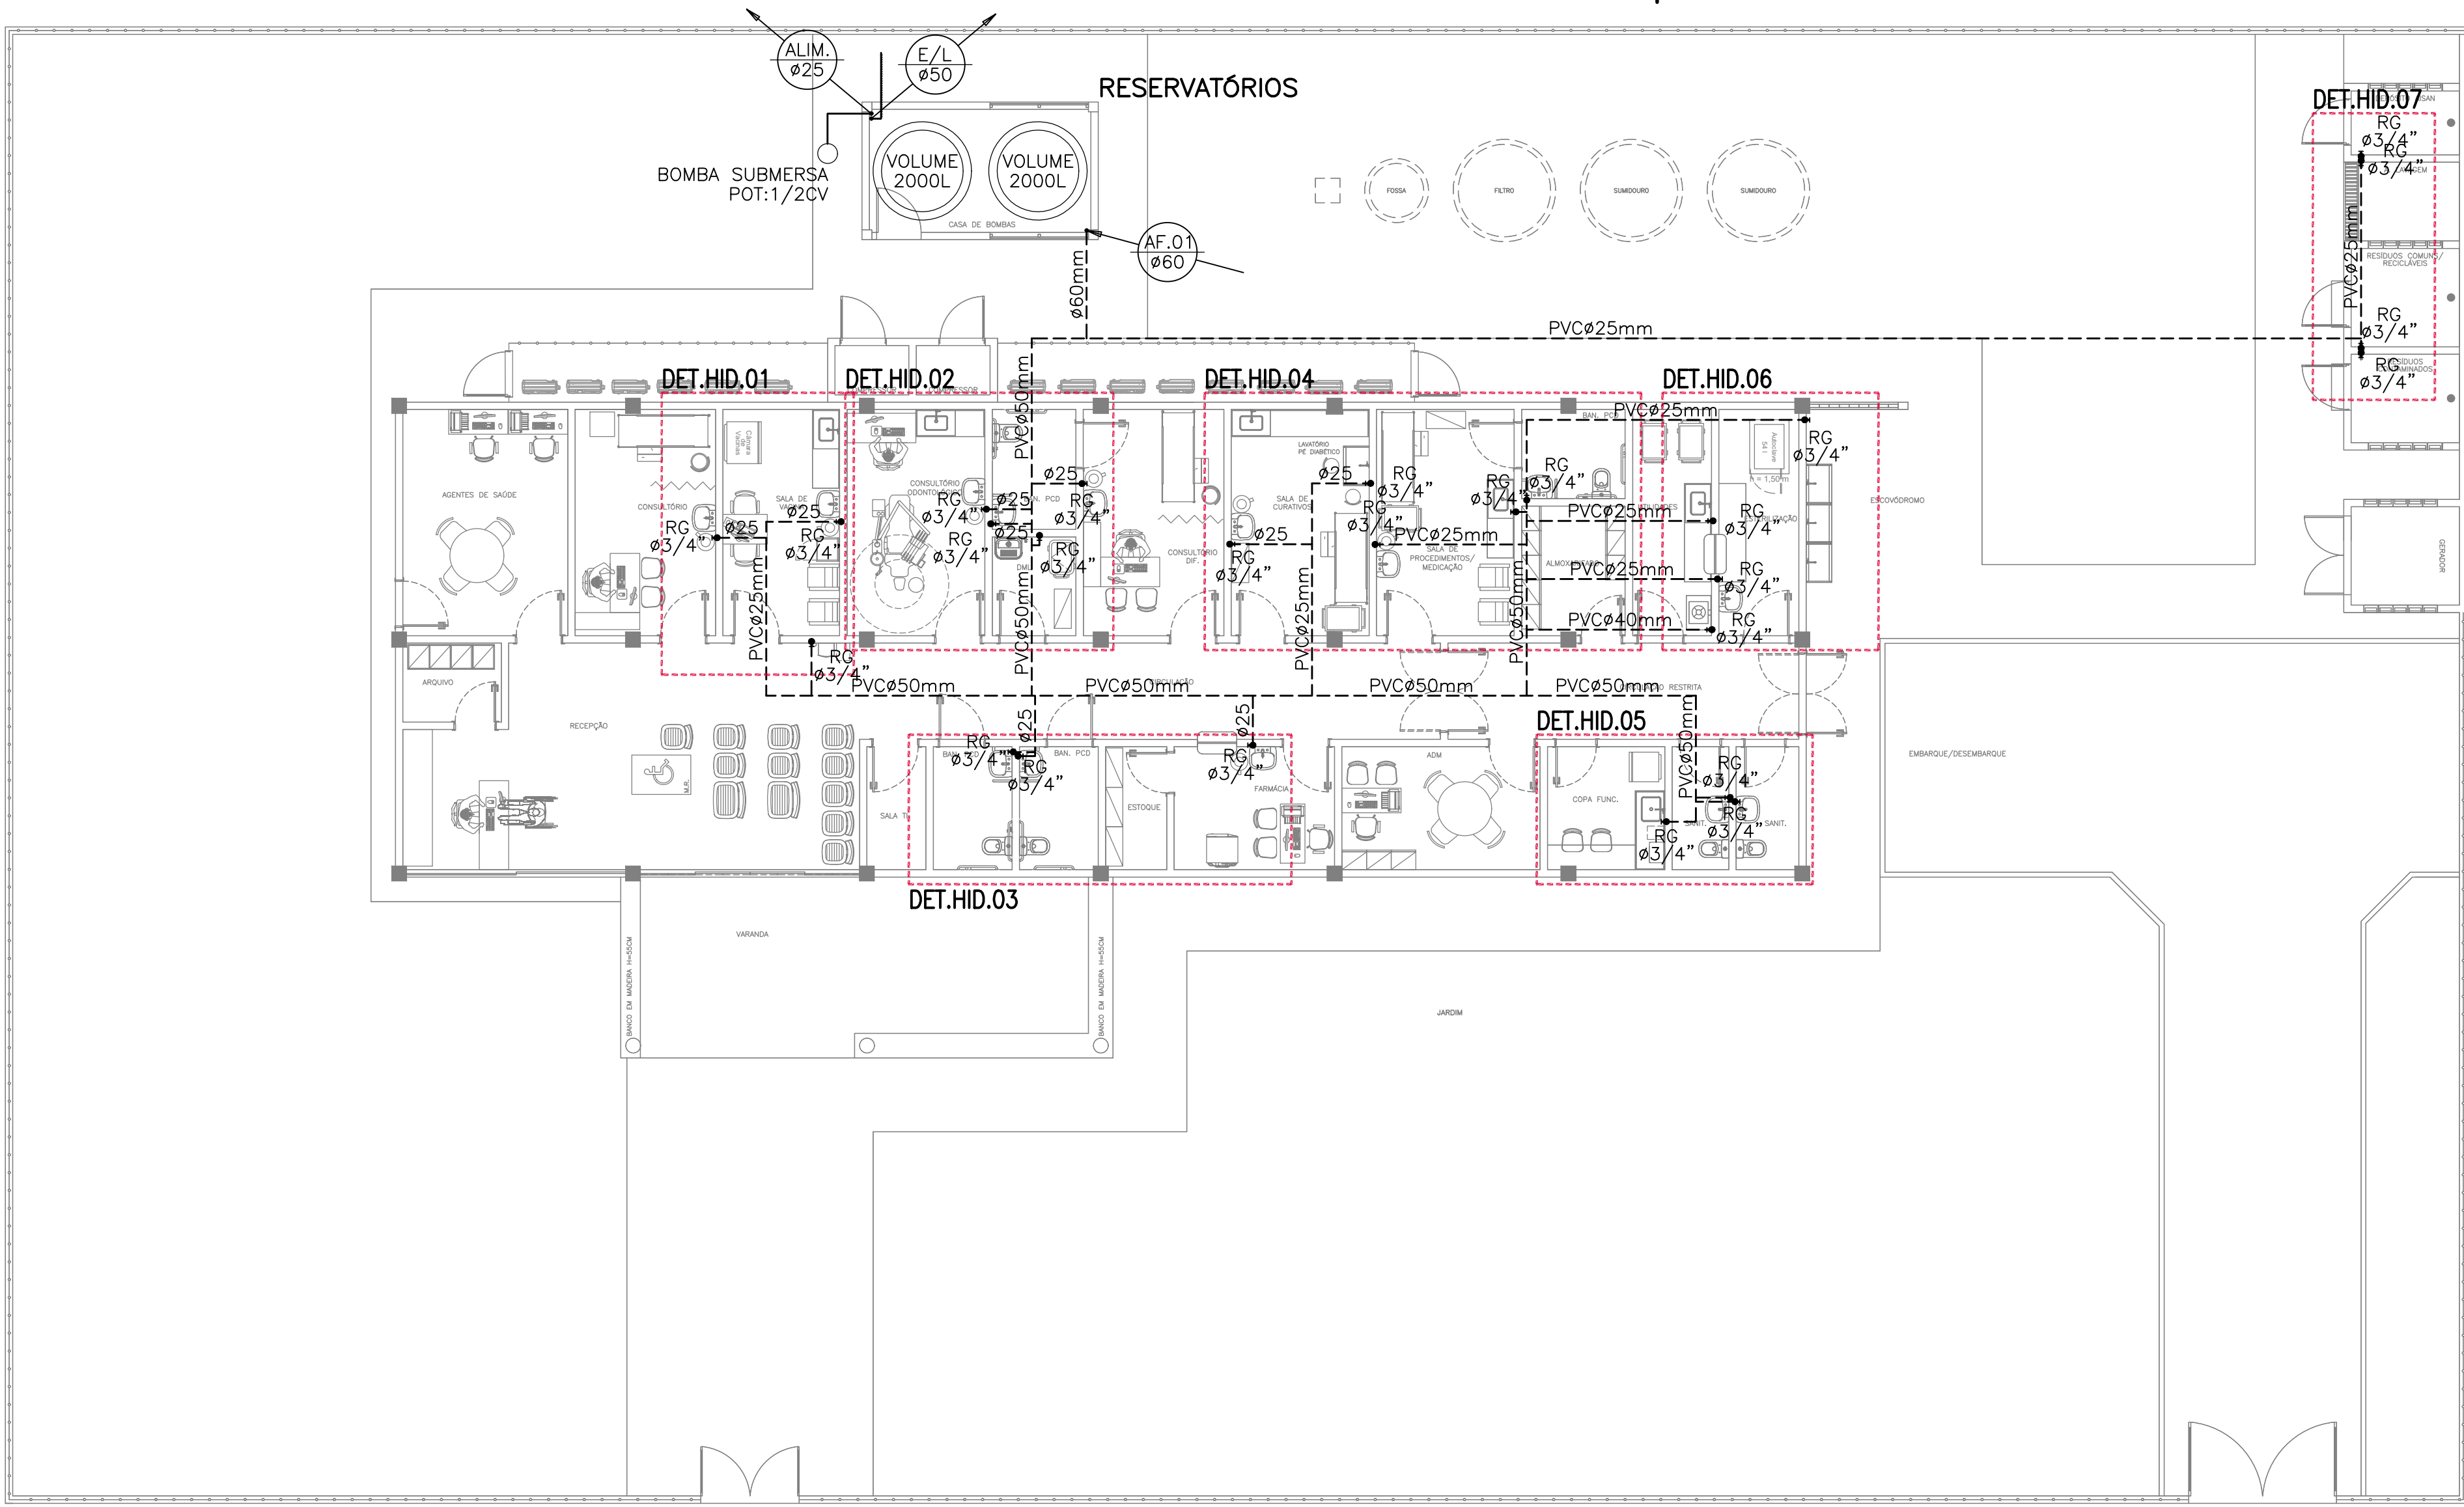


LEGENDA HIDRÁULICA	
	TUB. ÁGUA FRIA - PVC SOLDÁVEL, PONTA E BOLSA PARA ÁGUA POTÁVEL EMBUTIDO NA ALVENARIA OU ACIMA DO FORRO. FAB.:TIGRE OU SIMILAR.
	IDEM, PELO PISO.
	RG. REGISTRO DE GAVETA INSTALADO NA PAREDE.
	PONTO DE UTILIZAÇÃO DE ÁGUA INSTALADO NA PAREDE.
	CONEXÃO JOELHO 90° EM PVC/PPR ØINDICADO.
	CONEXÃO TÊ 90° EM PVC/PPR ØINDICADO.
	CONEXÃO DE REDUÇÃO EM PVC/PPR ØINDICADO.
	INDICAÇÃO DE TUBULAÇÃO SUBINDO
	INDICAÇÃO DE TUBULAÇÃO DESCENDO
	INDICAÇÃO DE TUBULAÇÃO PASSANDO
	PRUMADA DE ÁGUA FRIA CONSUMO PVC/PPR ØINDICADO.
	PRUMADA DE ÁGUA FRIA ALIMENTAÇÃO PVC/PPR ØINDICADO.
	INDICAÇÃO DE SUBIDA E DESCIDA DE TUBULAÇÃO NA ALVENARIA.
	LINHA DE PROJEÇÃO

LEGENDA DE PONTOS			
PEÇA	DIAM.	DESCRIÇÃO	ALTURA
CDA.	ø1/2"	BACIA SANITÁRIA COM CAIXA ACOPLADA	0,20m
LV.	ø1/2"	LAVATÓRIO	0,60m
TQ.	ø1/2"	TANQUE	1,20m
PIA	ø1/2"	TORNEIRA DE PIA PAREDE	1,20m
RG.	øVAR	REGISTRO DE GAVETA PADRÃO ABNT	0,30m
DC.	ø1/2"	DUCHA HIGIÊNICA	0,30m
TL.	ø1/2"	TORNEIRA DE LAVAGEM	0,50m
DE.	ø1/2"	CADEIRA DE DENTISTA	PISO
EXP.	ø1/2"	EXPURGO	0,40m
ES.	ø1/2"	ESCOVAÇÃO	1,10m


1 PLANTA BAIXA – TÉRREO
ESCALA: 1/100

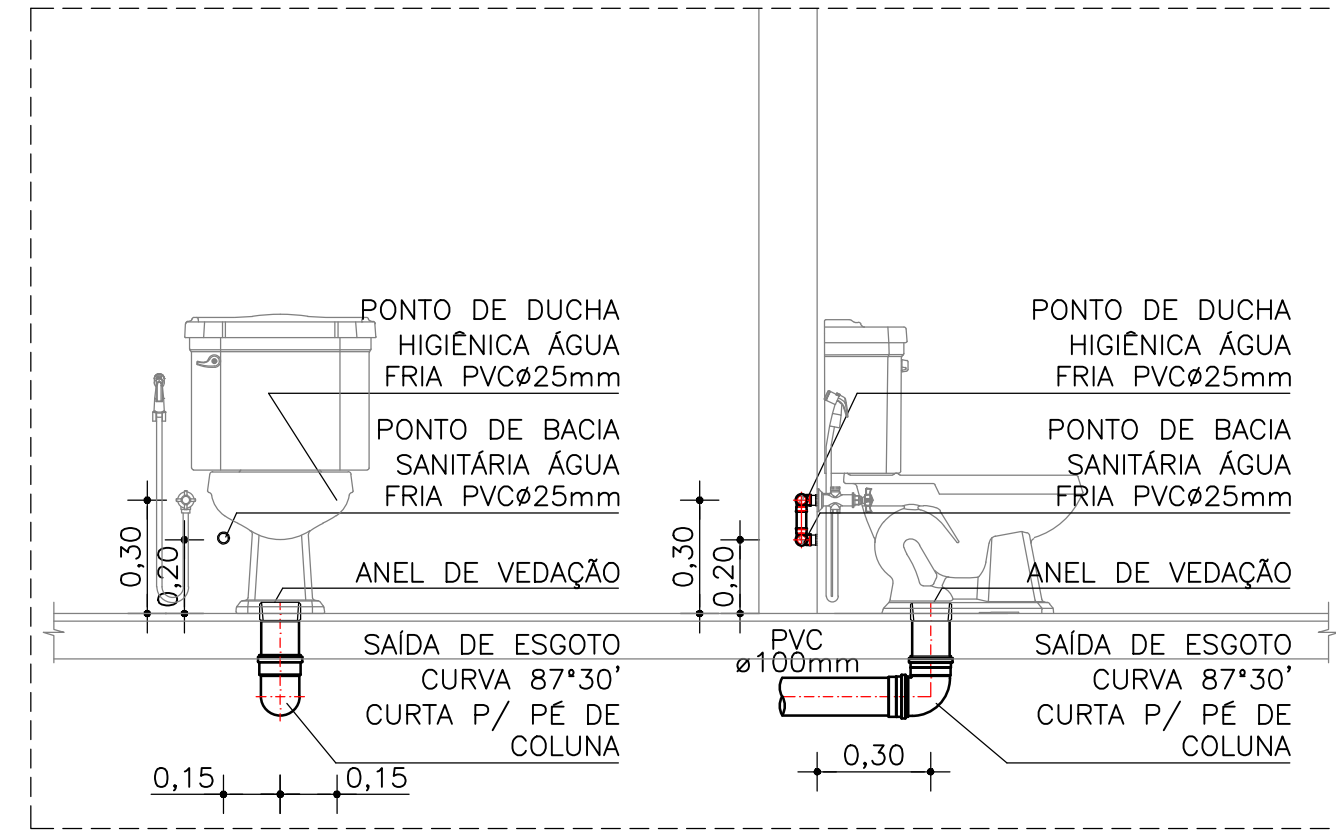


2 DET. CAIXA ACOPLADA
ESCALA: 1/20

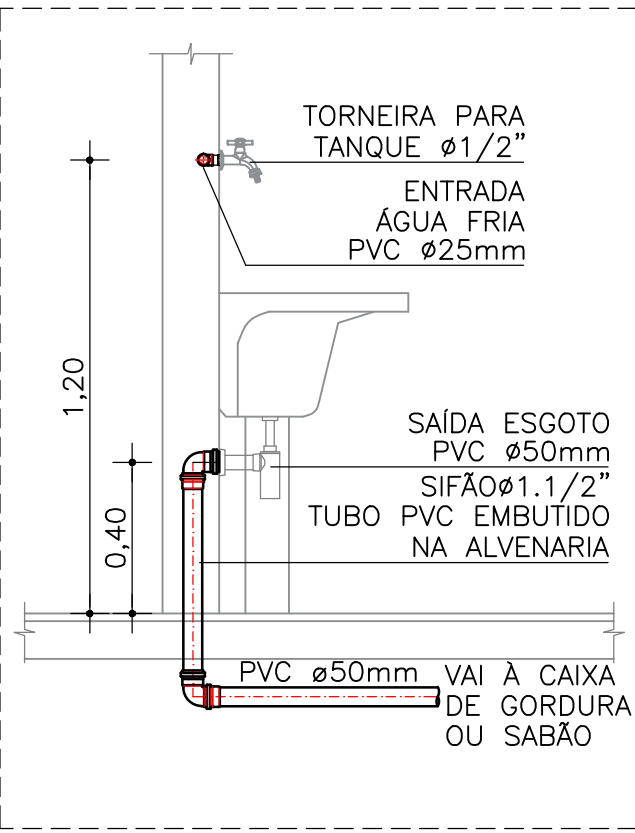


3 DET. TANQUE
ESCALA: 1/20

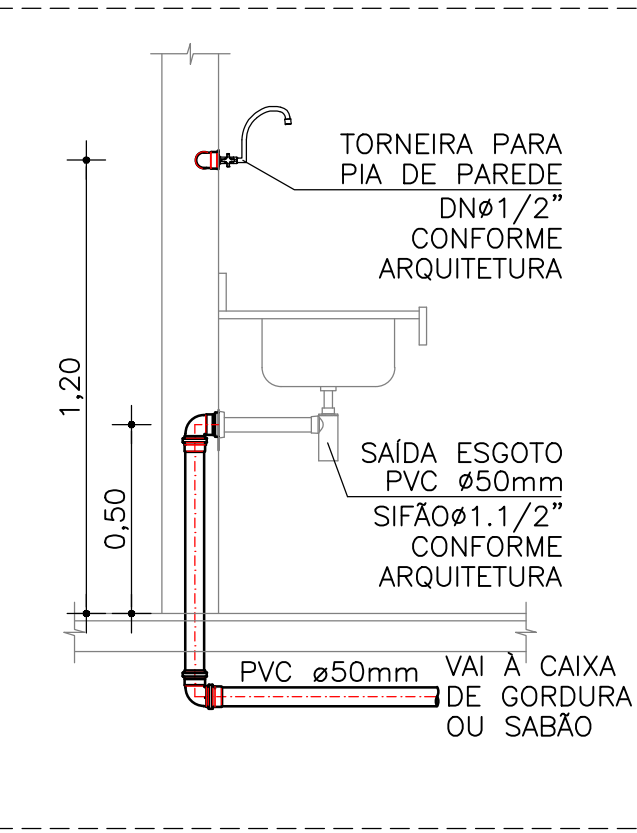

4 DET. PIA
ESCALA: 1/20

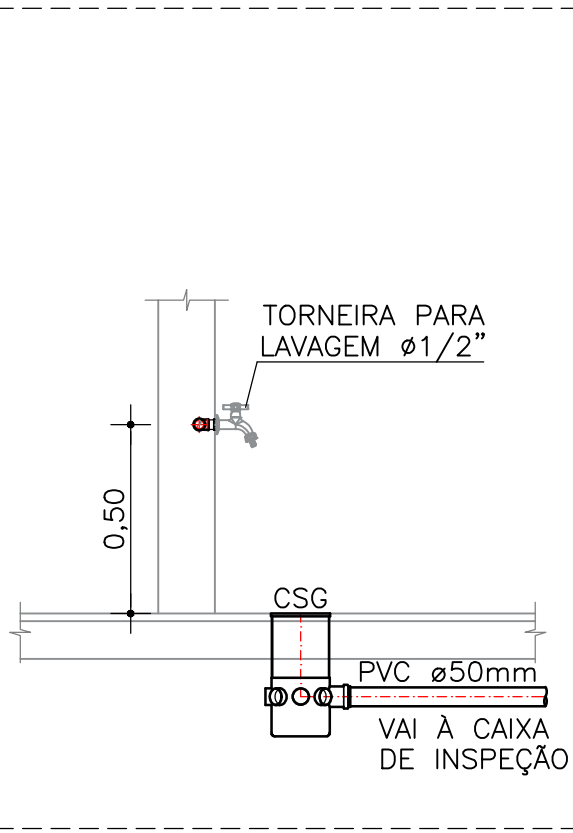

5 DET. TORNEIRA DE LAVAGEM
ESCALA: 1/20

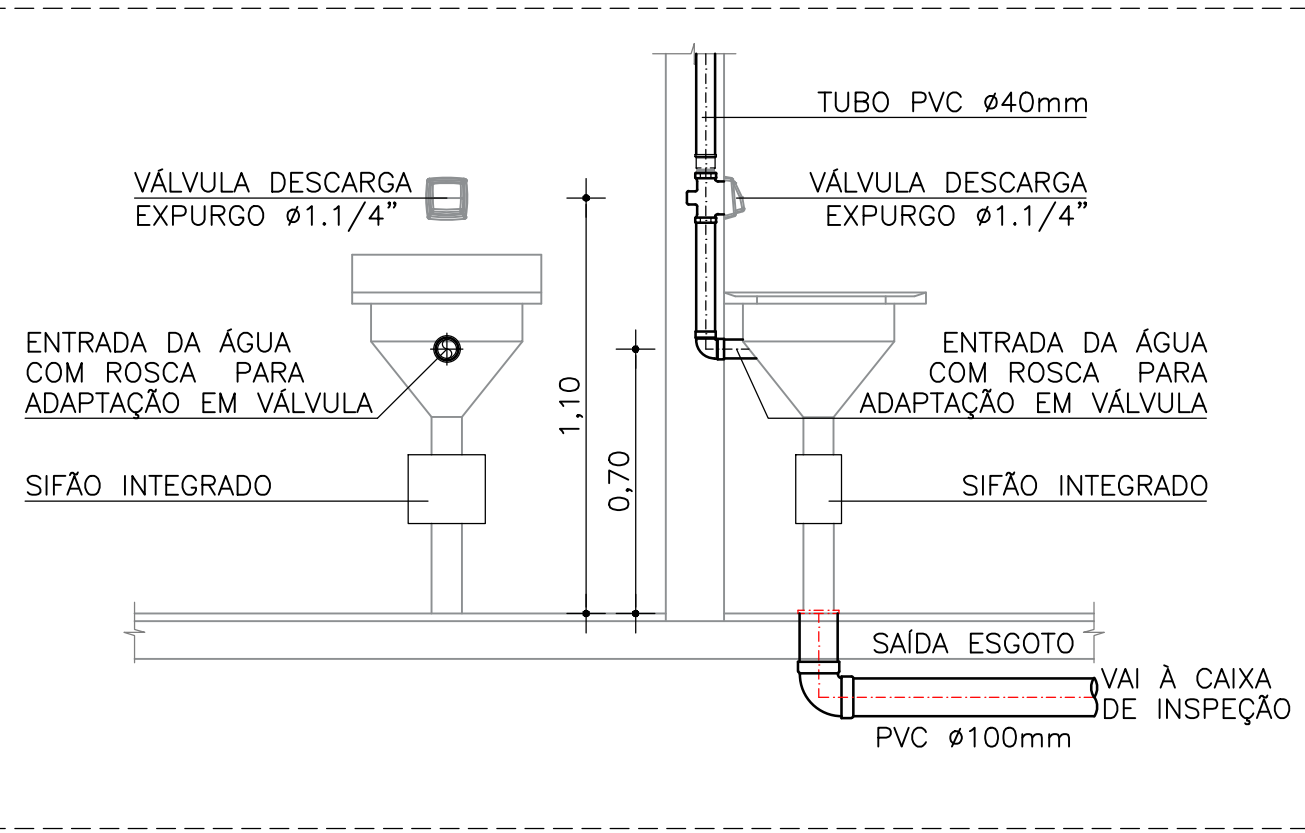

6 DET. EXPURGO
ESCALA: 1/20

NOTA:

ASSINATURA: RESPONSÁVEL LEGAL

ASSINATURAS: PROJETO - RESPONSÁVEL TÉCNICO

ASSINATURA: APROVAÇÃO

REVISÃO

REV. 01

REV. 02

REV. 03

REV. 04

REV. 05

REV. 06 - FEVEREIRO 2025 - VERSÃO FINAL

GOVERNO DO ESTADO
BAHIA
SECRETARIA DA SAÚDE

SESAB - SECRETARIA DA SAÚDE DO ESTADO DA BAHIA
CERF - COORDENAÇÃO EXECUTIVA DE INFRAESTRUTURA DA REDE FÍSICA DA SESAB
CAS - COORDENAÇÃO DE ARQUITETURA EM SAÚDE

EAS: UNIDADE BÁSICA DE SAÚDE INDÍGENA TIPO II

PROJETO: CONSTRUÇÃO DA UBS INDÍGENA TIPO II

ENDEREÇO:

ETAPA PROJETO: PROJETO EXECUTIVO DE INST. HIDRÁULICAS

RESPONSÁVEL TÉCNICO: JOSÉ CARLOS DA ROCHA | REG. Nº: 0500939233

PLANTA: PLANTA BAIXA - TÉRREO

ESCALA: INDICADAS

DATA: ABRIL/2025

FOLHA: 01/06