

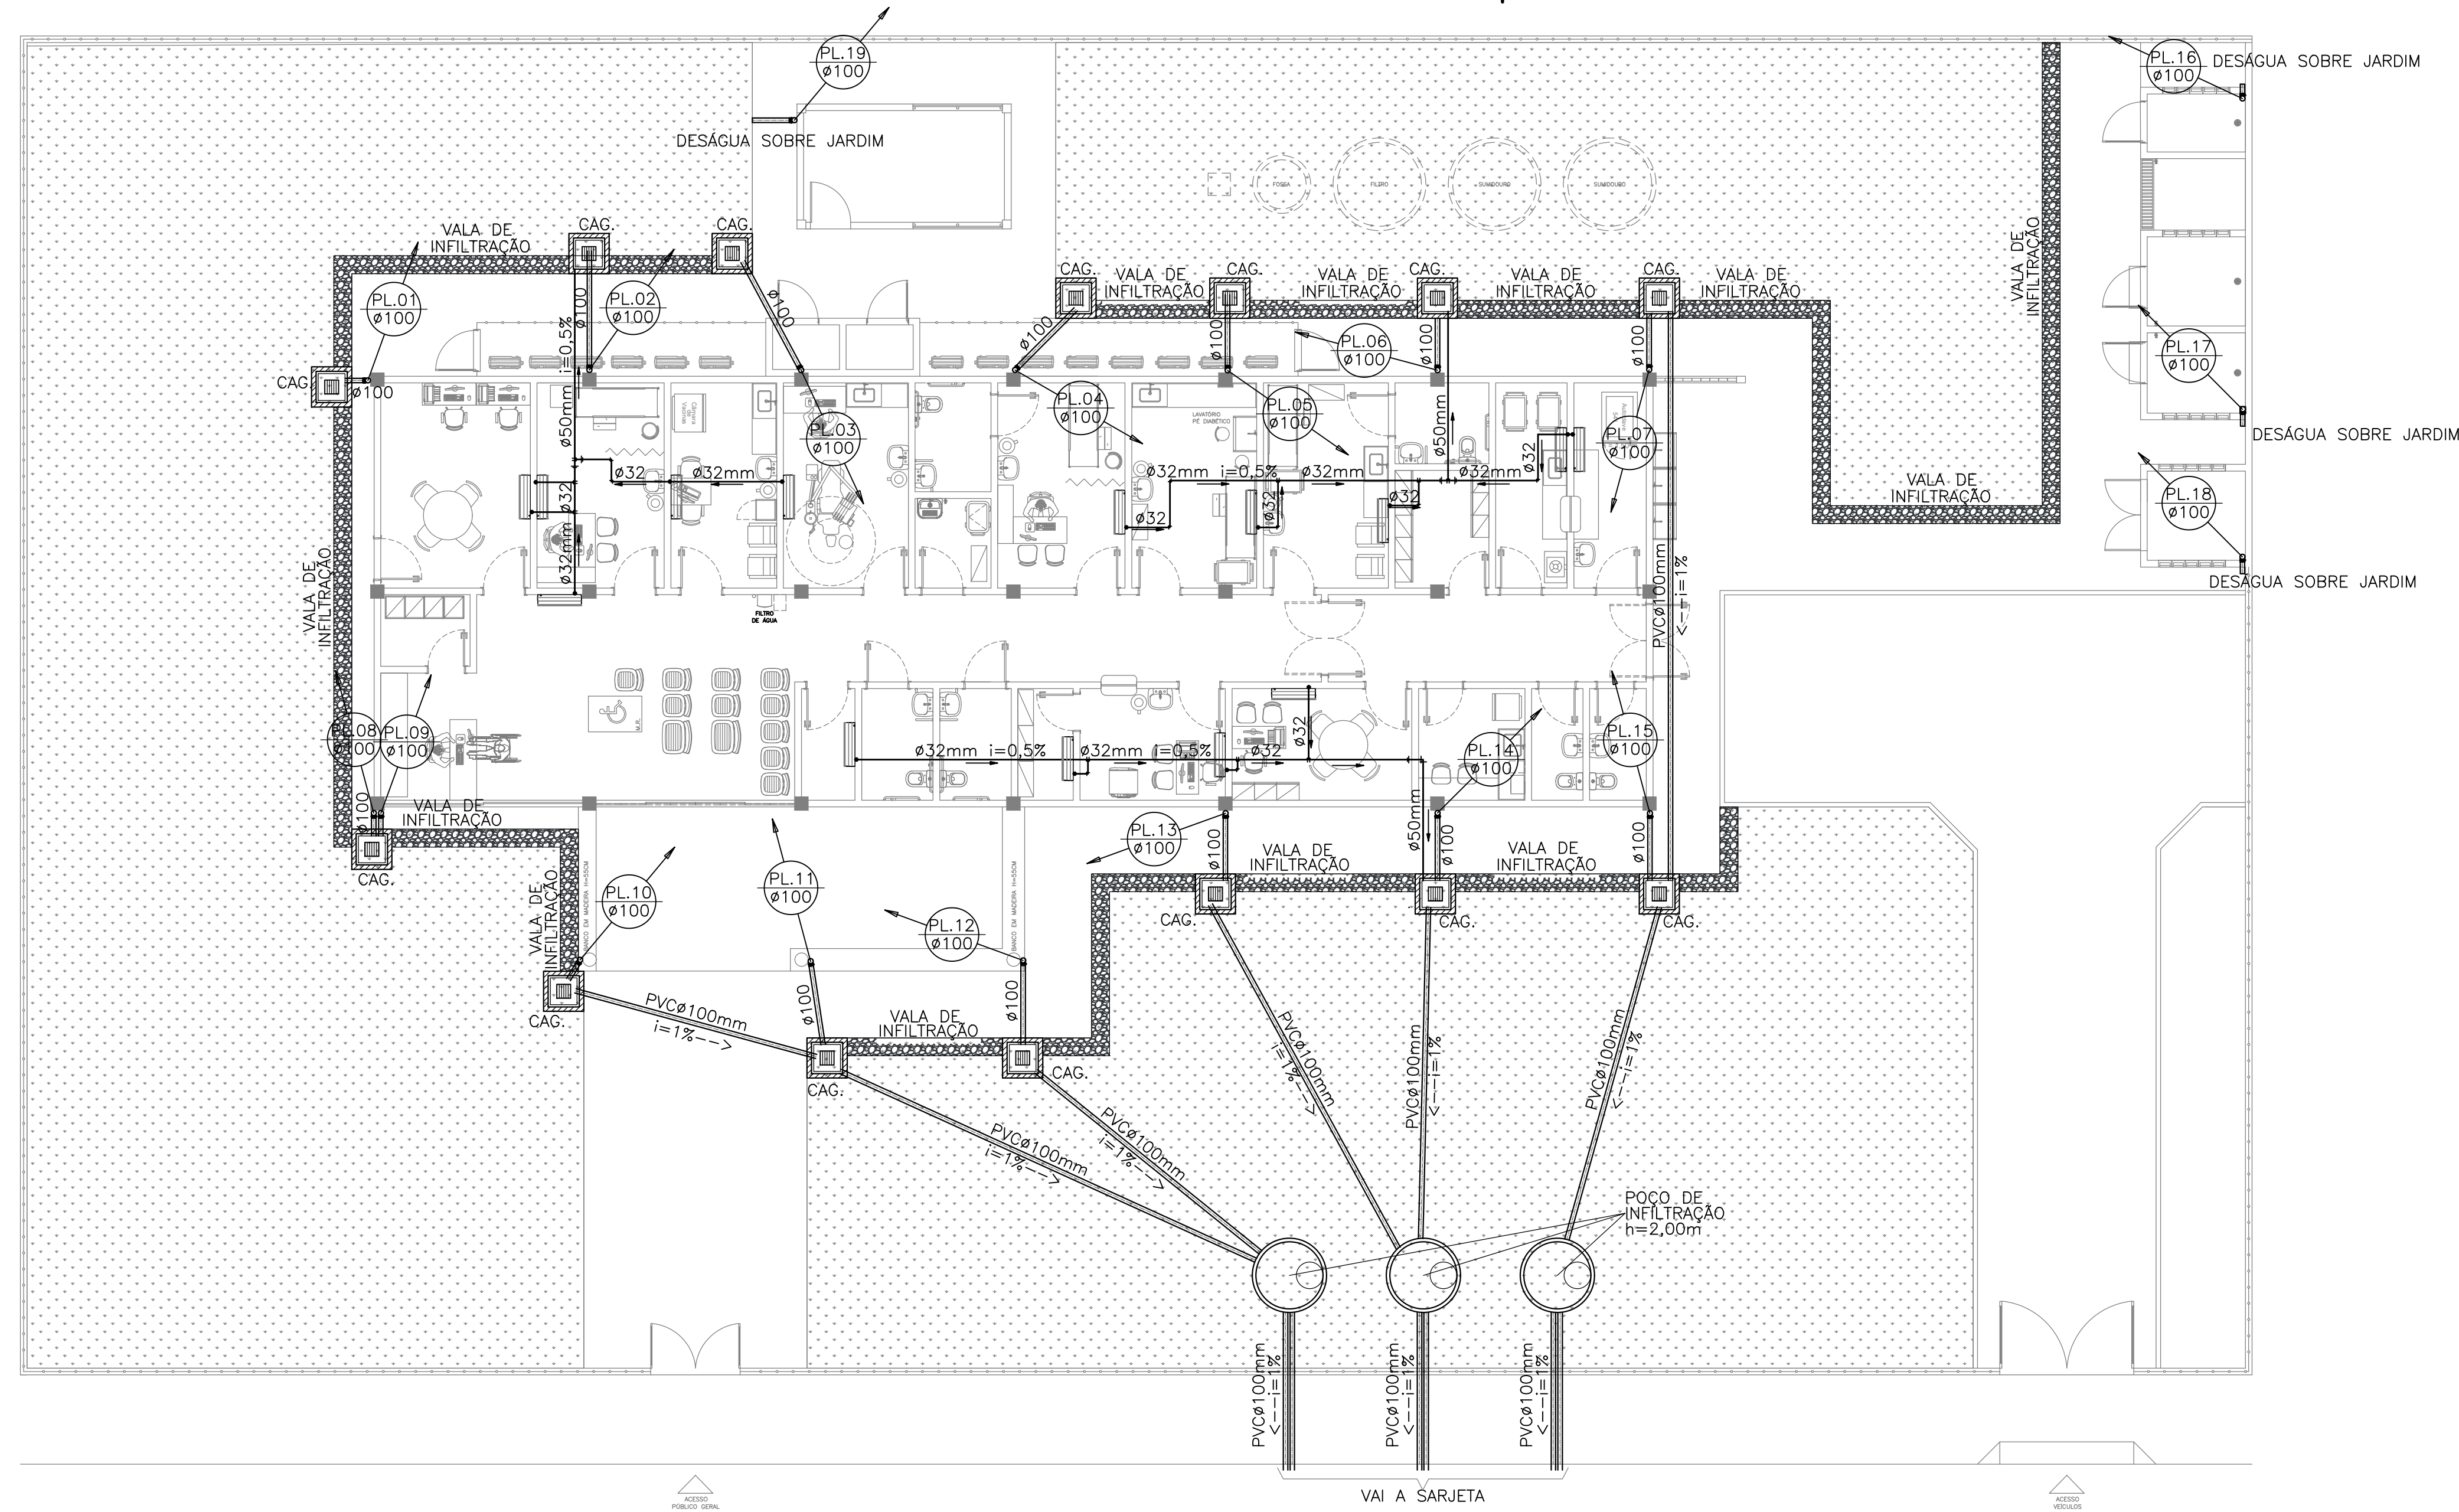
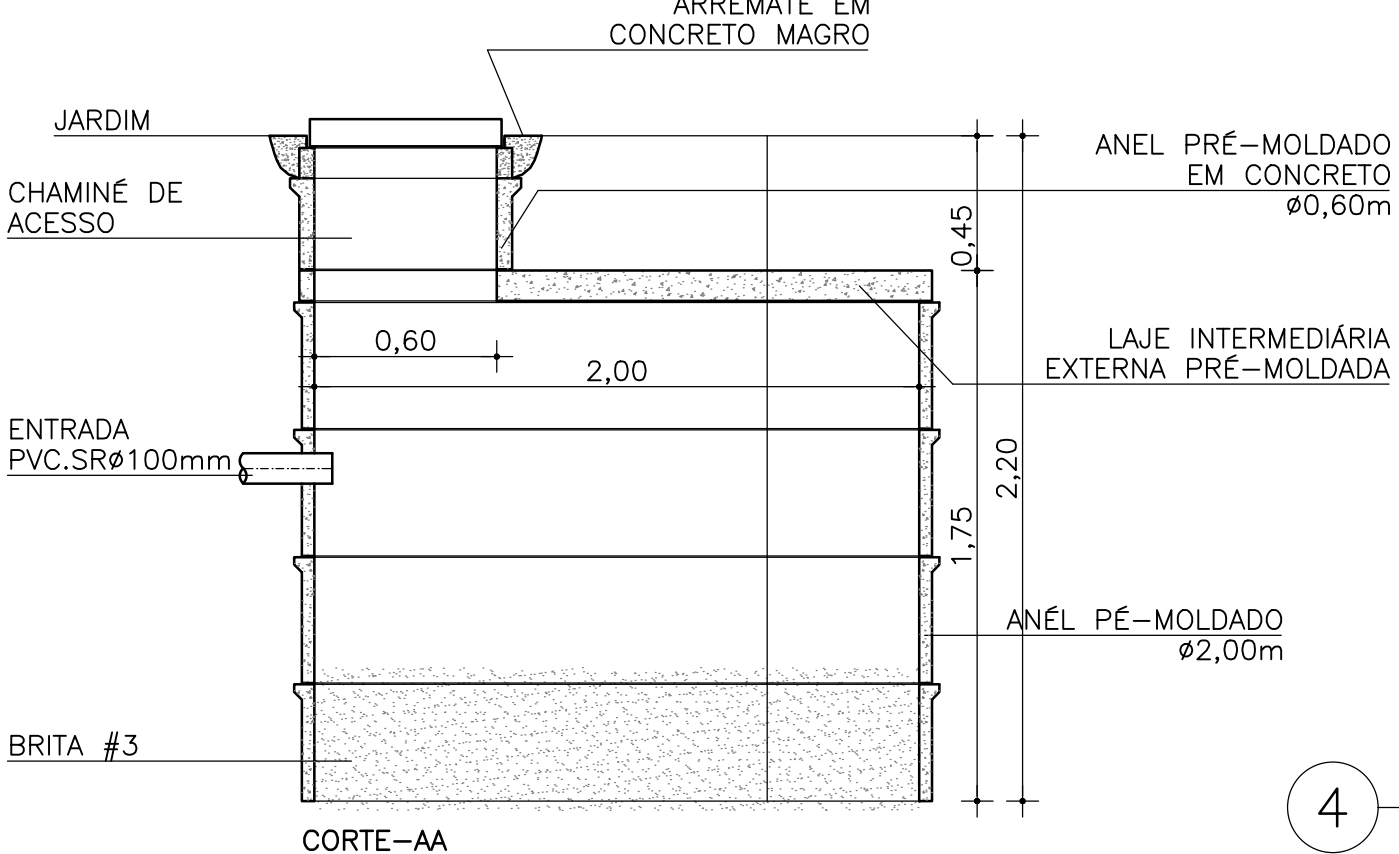
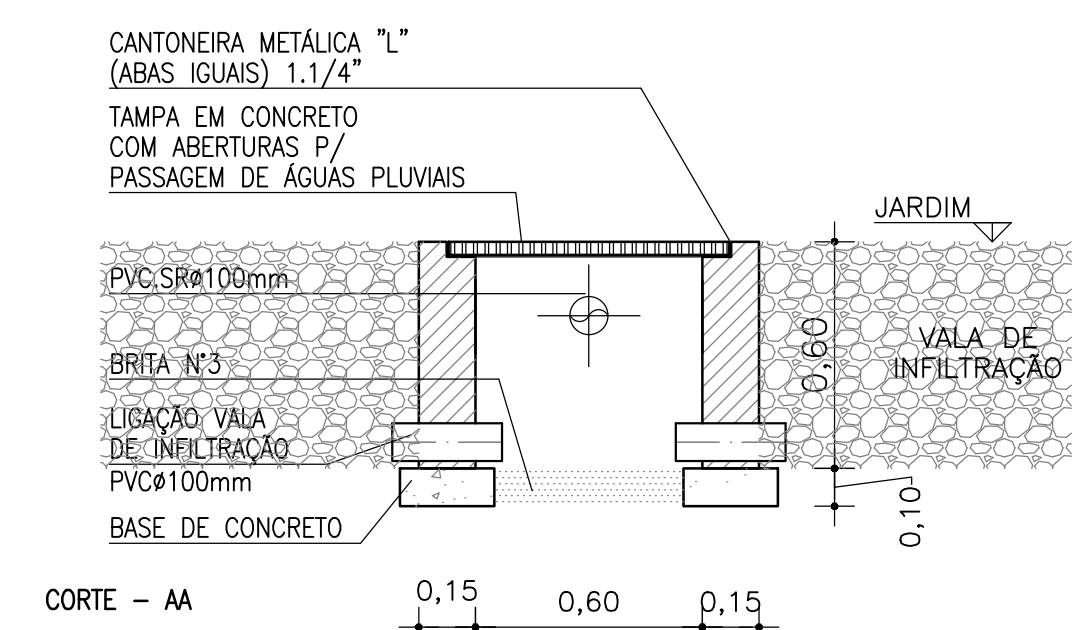
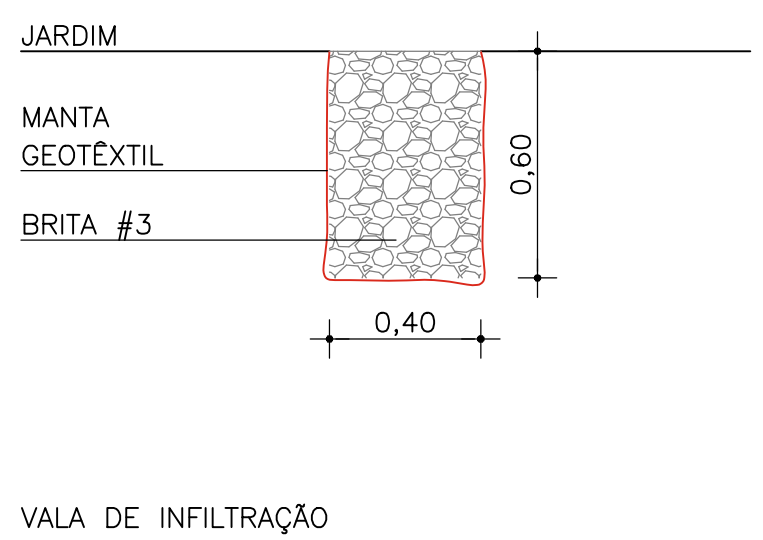


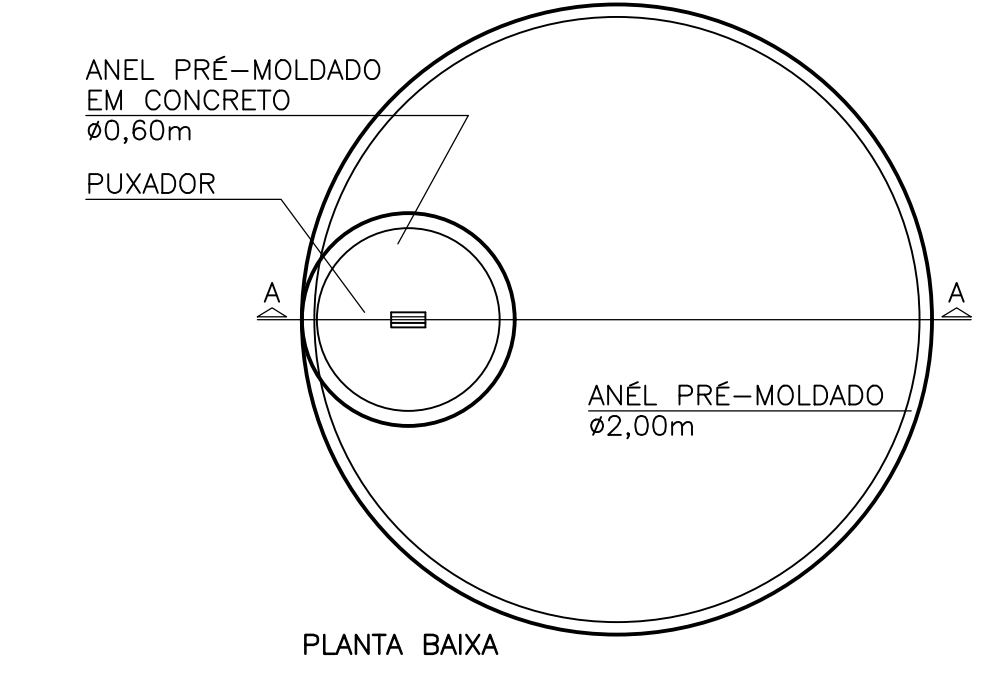

LEGENDA	
	RH. RALO HEMISFÉRICO DE FERRO FUNDIDO Ø100mm
	RL. RALO DE GRELHA LATERAL DE FERRO FUNDIDO Ø100mm
	JOELHO 90° PVC.SR ØINDICADO
	JOELHO 45° PVC.SR ØINDICADO
	TUBO PARA ÁGUAS PLUVIAIS PVC SÉRIE REFORÇADA (SR) Ø INDICADO TUBO PARA ÁGUAS PLUVIAIS PVC JUNTA ELÁSTICA INTERADA (JEI) Ø INDICADO OBS: TUBOS JEI UTILIZADOS APENAS E EM TODOS OS TUBOS DE DIÂMETRO ACIMA DE Ø200mm
	INDICAÇÃO DE TUBULAÇÃO SUBINDO
	INDICAÇÃO DE TUBULAÇÃO DESCENDO
	COLUNA DE ÁGUAS PLUVIAIS PVC.SR ØVAR.
	INDICAÇÃO DE SUBIDA E DESCIDA DE TUBULAÇÃO NA ALVENARIA.
	CONEXÃO JOELHO 45° EM PVC ØINDICADO.
	CONEXÃO JOELHO 90° EM PVC ØINDICADO.
	CONEXÃO TÊ 90° EM PVC ØINDICADO.
	TUBULAÇÃO DE DRENAGEM DE AR CONDICIONADOS PVC COM ISOLAMENTO TÉRMICO QUANDO INSTALADO NO FORRO
	TUBULAÇÃO DE DRENAGEM DE AR CONDICIONADOS PVC PELO PISO
	CAIXA DE AREIA .60x.60x.60m EM ALVENARIA COM TAMPA DE CONCRETO COM GRELHA
	POÇO DE INFILTRAÇÃO Ø2.00xh=2.00m

1 PLANTA BAIXA TÉRREO
ESCALA: 1/100

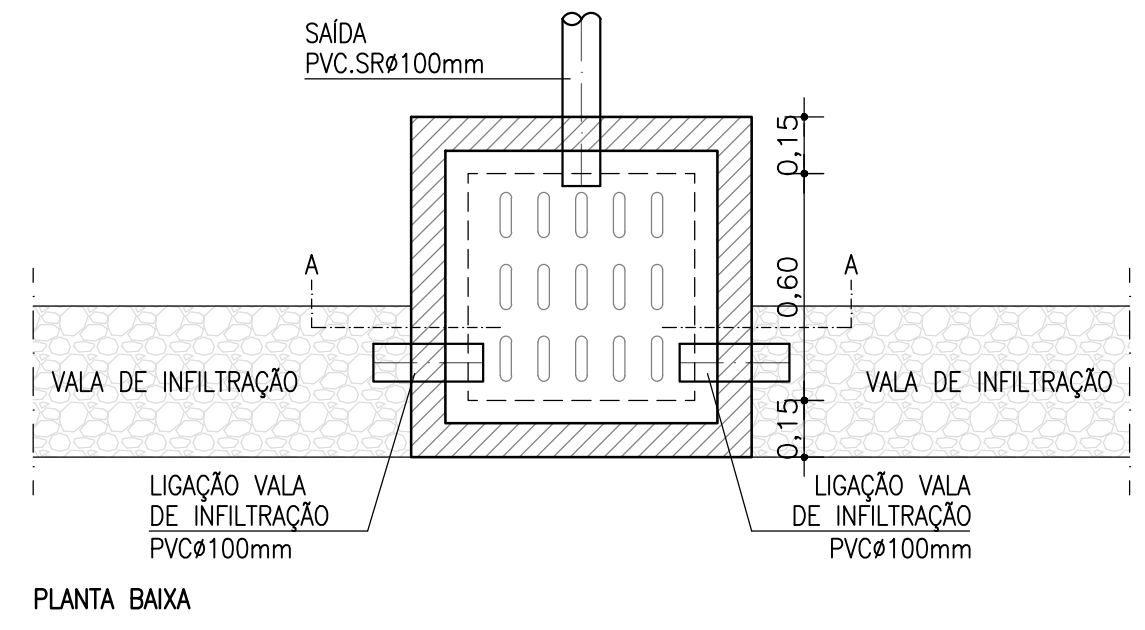

4 DET. POÇO DE INFILTRAÇÃO
ESCALA: 1/25

2 DET. VALA DE INFILTRAÇÃO
ESCALA: 1/20

3 DET. CAIXA DE AREIA
ESCALA: 1/20

NOTA:	ASSINATURA: RESPONSÁVEL LEGAL
	ASSINATURAS: PROJETO - RESPONSÁVEL TÉCNICO
REVISÃO	ASSINATURA: APROVAÇÃO
REV. 01	
REV. 02	
REV. 03	
REV. 04	
REV. 05	
REV. 06 - FEVEREIRO 2025 - DIMENSÃO FINAL	
GOVERNO DO ESTADO BAHIA SECRETARIA DA SAÚDE	
SESAB - SECRETARIA DA SAÚDE DO ESTADO DA BAHIA CERP - COORDENAÇÃO EXECUTIVA DE INFRAESTRUTURA DA REDE FÍSICA DA SESAB EAS - COORDENAÇÃO DE ARQUITETURA EM SAÚDE	
EAS: UNIDADE BÁSICA DE SAÚDE INDÍGENA TIPO II	
PROJETO: CONSTRUÇÃO DA UBS INDÍGENA TIPO II	
ENDEREÇO:	FOLHA:
ETAPA PROJETO:	
PROJETO EXECUTIVO DE INSTALAÇÕES PLUVIAIS	
RESPONSÁVEL TÉCNICO: JOSÉ CARLOS DA ROCHA	REG. Nº: 0500939233
PLANTA:	
PLANTA BAIXA - TÉRREO	
ESCALA: INDICADAS	
DATA: ABRIL/2025	
	02/02