
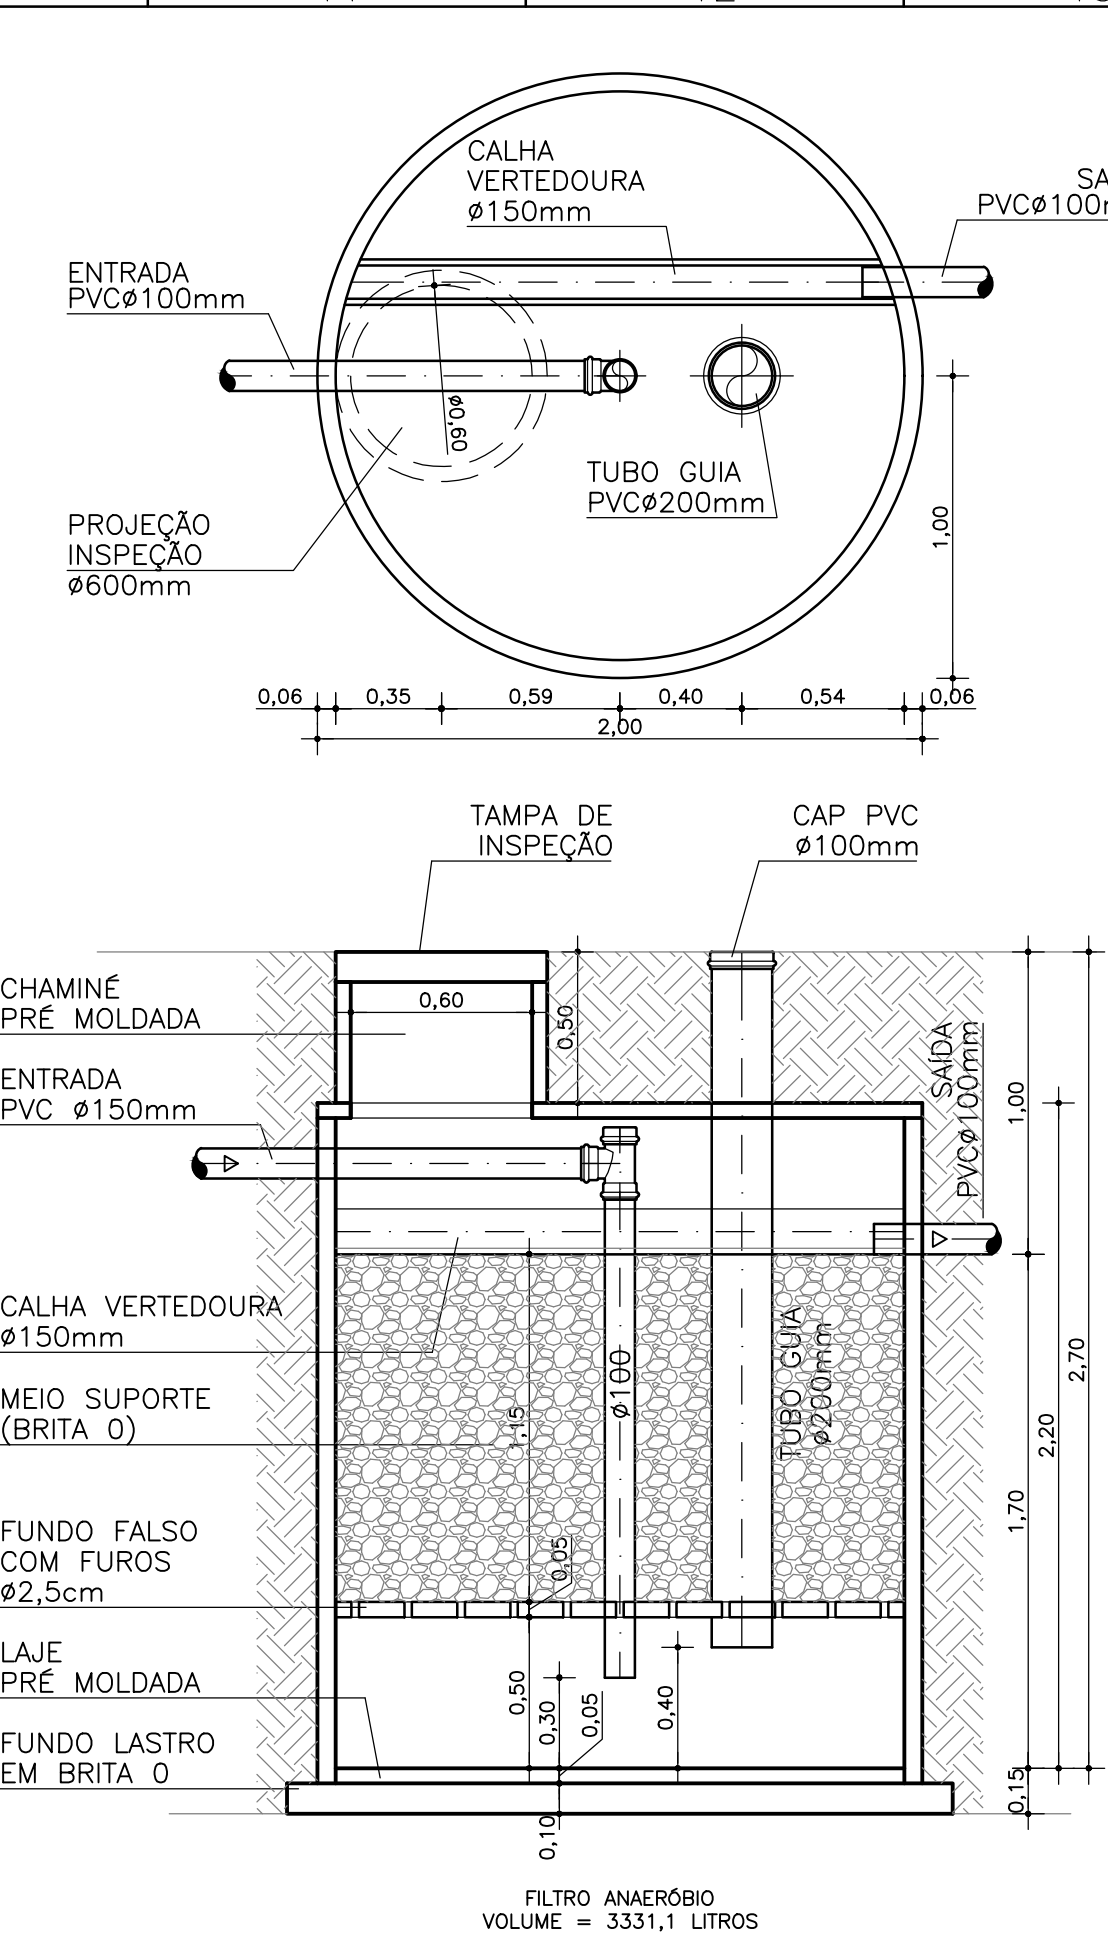


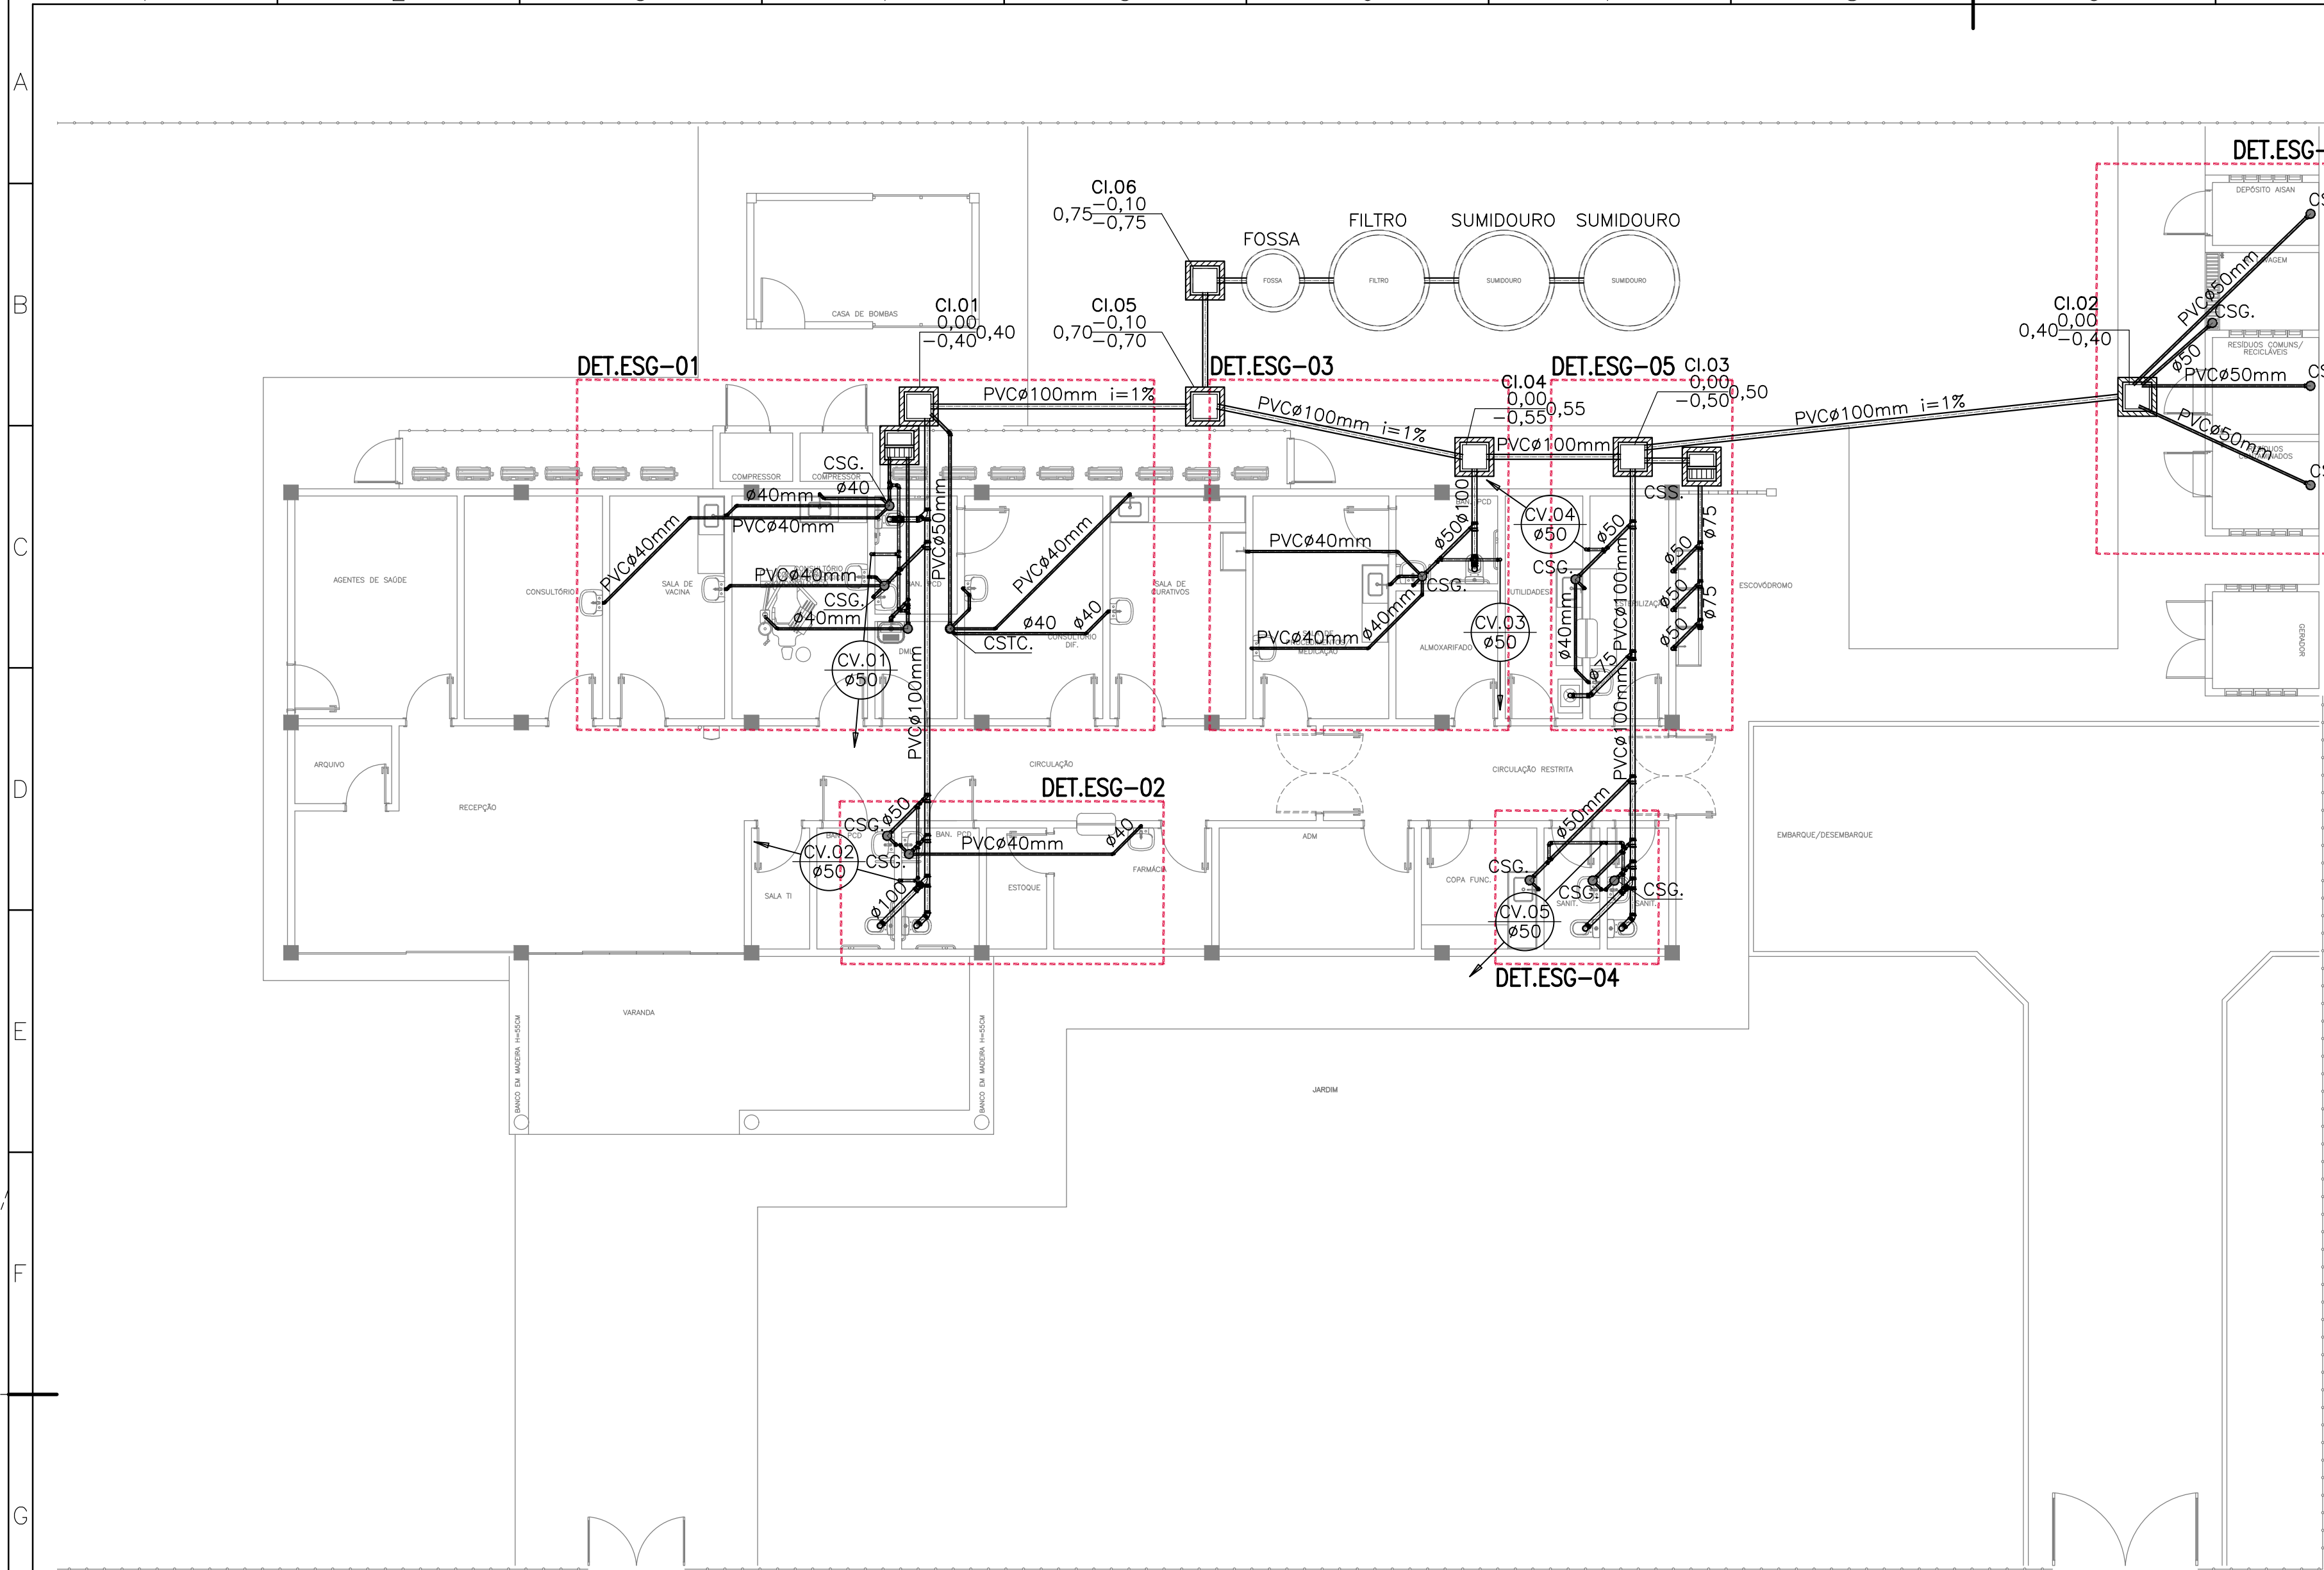


QUANTITATIVOS GERAIS			
	UND.	QUANT.	CÓDIGO
FILTRO ANAERÓBIO	UN	1,00	98059
TUBO PVC Ø200mm	M	2,30	90696
TUBO PVC Ø100mm	M	3,00	90695
TE PVC Ø100mm	UN	1,00	104177
CAP PVC Ø200mm	UN	1,00	00042686
CHAMINÉ ESGOTO Ø600mm	M	0,50	98051
TAMPA EM CONCRETO Ø600mm	UN	1,00	98115

LEGENDA SANITÁRIO	
CSG.	CAIXA SIFONADA EM PVC - 150x150x50mm - COM GRELHA E FECHAMENTO ESCAMOTEÁVEL
CSTC.	CAIXA SIFONADA EM PVC - 150x150x50mm - COM TAMPA CEGA
CI.	CAIXA DE INSPEÇÃO .60x.60xVARm EM ALVENARIA COM TAMPA DE CONCRETO
CS.	CAIXA DE SABÃO .60x.60xVARm EM ALVENARIA COM TAMPA DE CONCRETO
	JOELHO 90° PVC ØINDICADO
	JOELHO 45° PVC ØINDICADO
	TE NORMAL PVC ØINDICADO
	TE REDUÇÃO PVC ØINDICADO
	JUNÇÃO SIMPLES EM PVC ØINDICADO
	JUNÇÃO SIMPLES EM PVC ØINDICADO
	TUBULAÇÃO DE ESGOTO DE PVC ØVAR.
	TUBULAÇÃO DE SABÃO DE PVC ØVAR.
	TUBULAÇÃO DA VENTILAÇÃO DE ESGOTO DE PVC ØVAR.
	INDICAÇÃO DE TUBULAÇÃO SUBINDO
	INDICAÇÃO DE TUBULAÇÃO DESCENDO
	COLUNA DE VENTILAÇÃO PVC ØVAR.
	INDICAÇÃO DE SUBIDA E DESCIDA DE TUBULAÇÃO NA ALVENARIA.
	COTAS DE PROFUNDIDADES DAS CAIXAS DE INSPEÇÃO


NOTA:
-TUBULAÇÕES COM DIÂMETROS ATÉ 75MM DEVERÃO TER INCLINAÇÃO DESCENDENTE DE NO MÍNIMO 2%
-TUBULAÇÕES COM DIÂMETROS ACIMA 100MM DEVERÃO TER INCLINAÇÃO DESCENDENTE DE NO MÍNIMO 1%
-TUBULAÇÕES DESTINADAS A VENTILAÇÃO DEVERÃO TER INCLINAÇÃO ASCENDENTE DE NO MÍNIMO 1%

1 PLANTA BAIXA - TÉRREO
ESCALA: 1/100

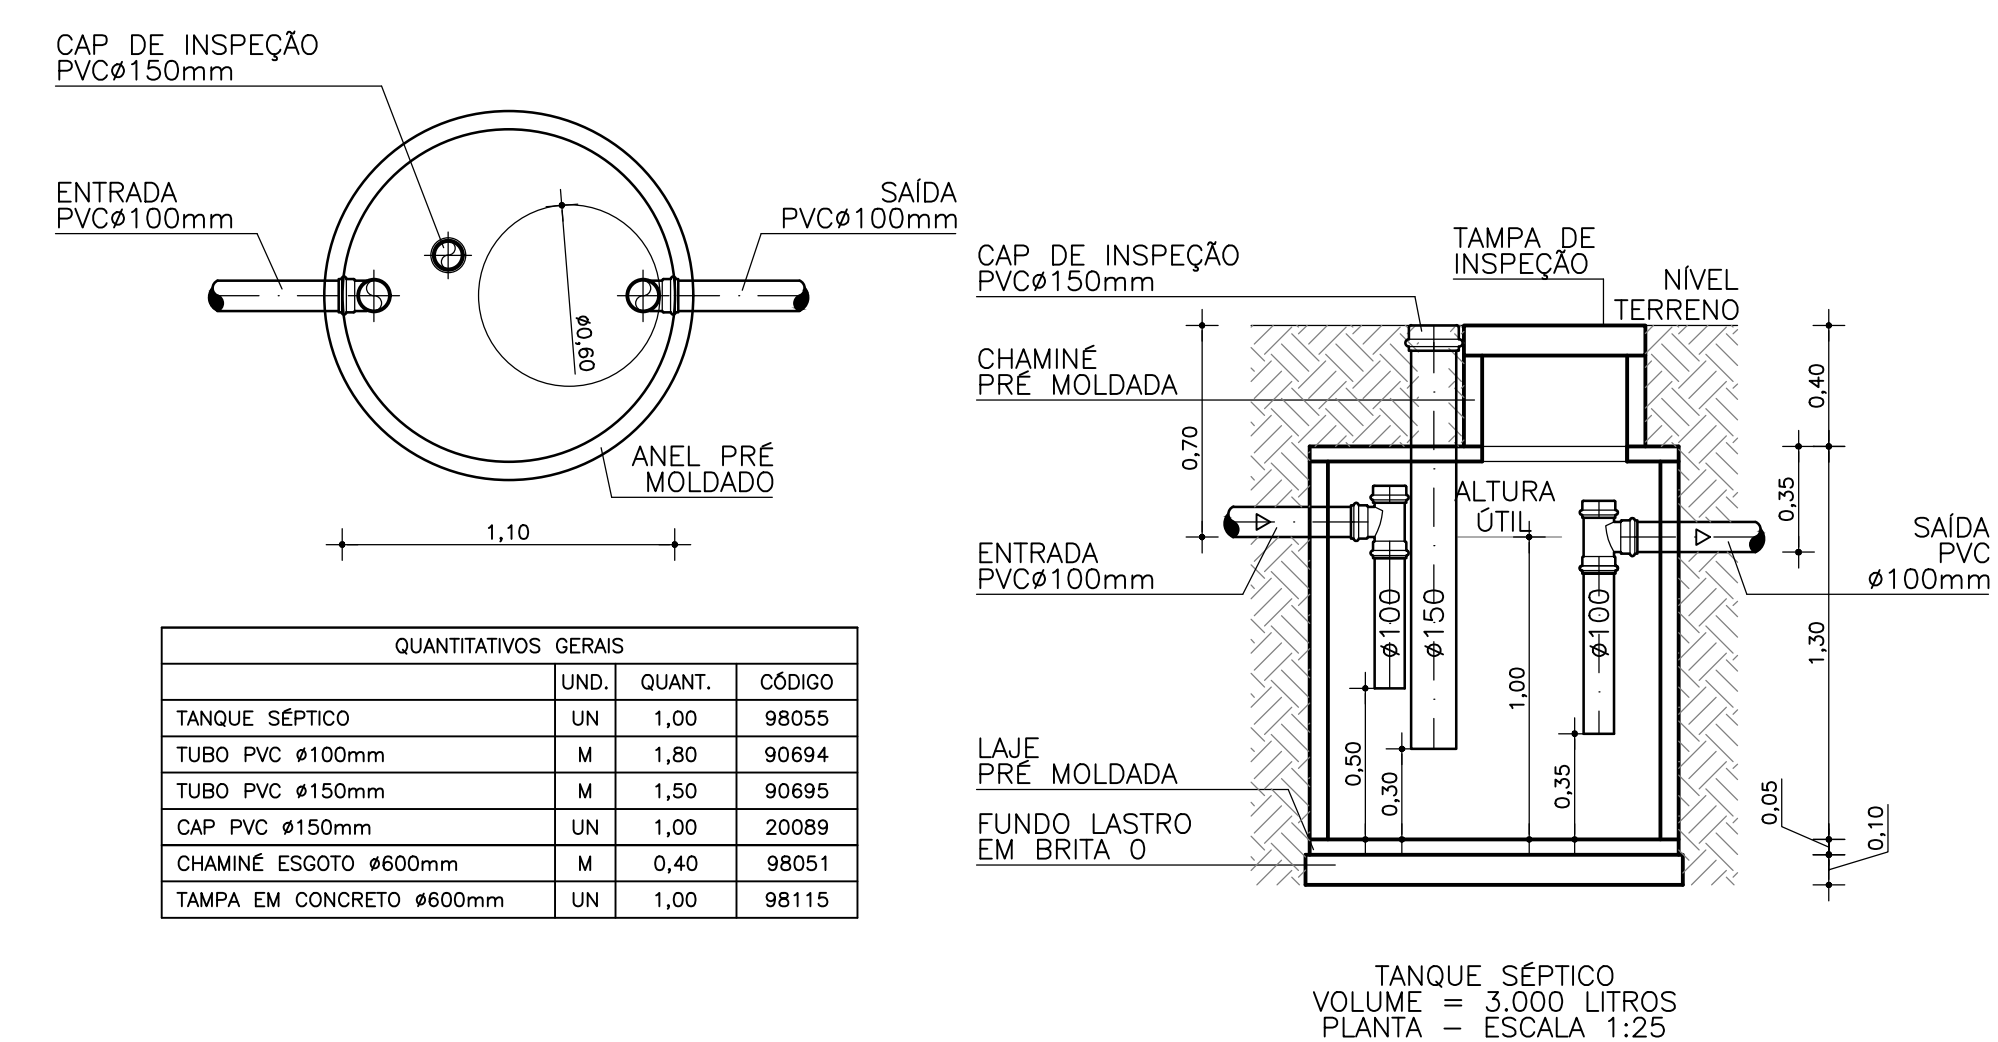

3 DET. TANQUE SÉPTICO
ESCALA: 1/25

2 DET. FILTRO ANAERÓBIO
ESCALA: 1/25

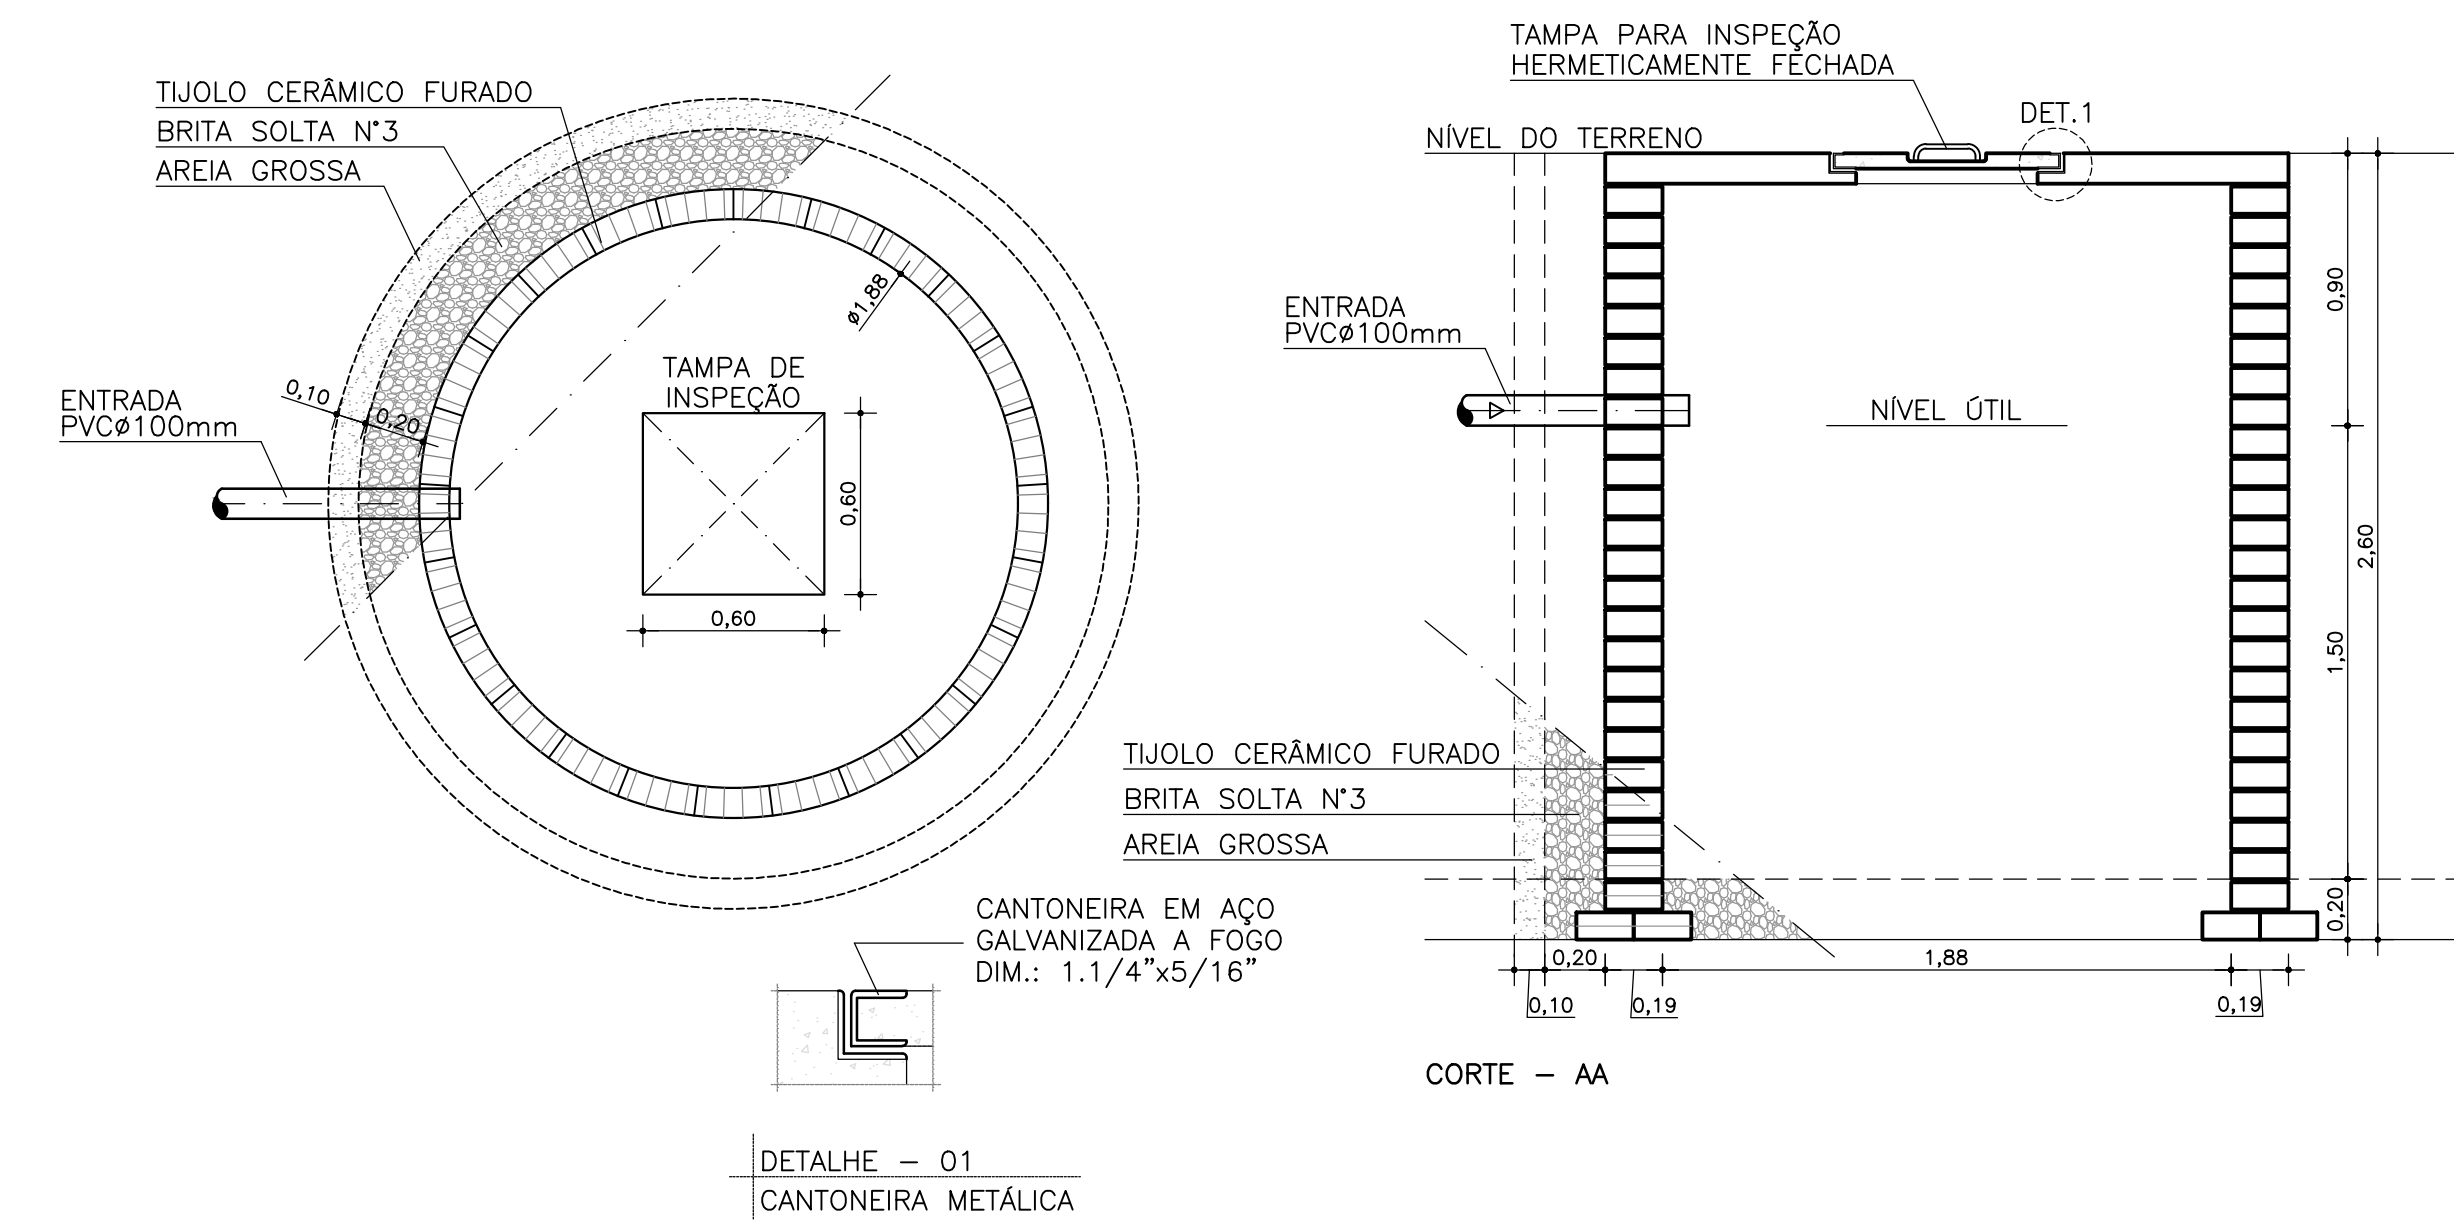

4 DET. SUMIDOURO
ESCALA: 1/25

NOTA:

ASSINATURA: RESPONSÁVEL LEGAL

ASSINATURAS: PROJETO - RESPONSÁVEL TÉCNICO

ASSINATURA: APROVAÇÃO

REVISÃO

REV. 01

REV. 02

REV. 03

REV. 04

REV. 05

REV. 06 - FEVEREIRO 2025 - DENSIFICAÇÃO INICIAL

GOVERNO DO ESTADO
BAHIA
SECRETARIA DA SAÚDE

SESAB - SECRETARIA DA SAÚDE DO ESTADO DA BAHIA
CERP - COORDENAÇÃO EXECUTIVA DE INFRAESTRUTURA DA REDE FÍSICA DA SESAB
CAS - COORDENAÇÃO DE ARQUITETURA EM SAÚDE

EAS: UNIDADE BÁSICA DE SAÚDE INDÍGENA TIPO II

PROJETO: CONSTRUÇÃO DA UBS INDÍGENA TIPO II

ENDEREÇO:

ETAPA PROJETO: PROJETO EXECUTIVO DE INST. SANITÁRIAS

RESPONSÁVEL TÉCNICO: JOSÉ CARLOS DA ROCHA

REG. Nº: 0500939233

PLANTA: PLANTA BAIXA - TÉRREO

ESCALA: INDICADAS

DATA: ABRIL/2025

FOLHA: 01/03