


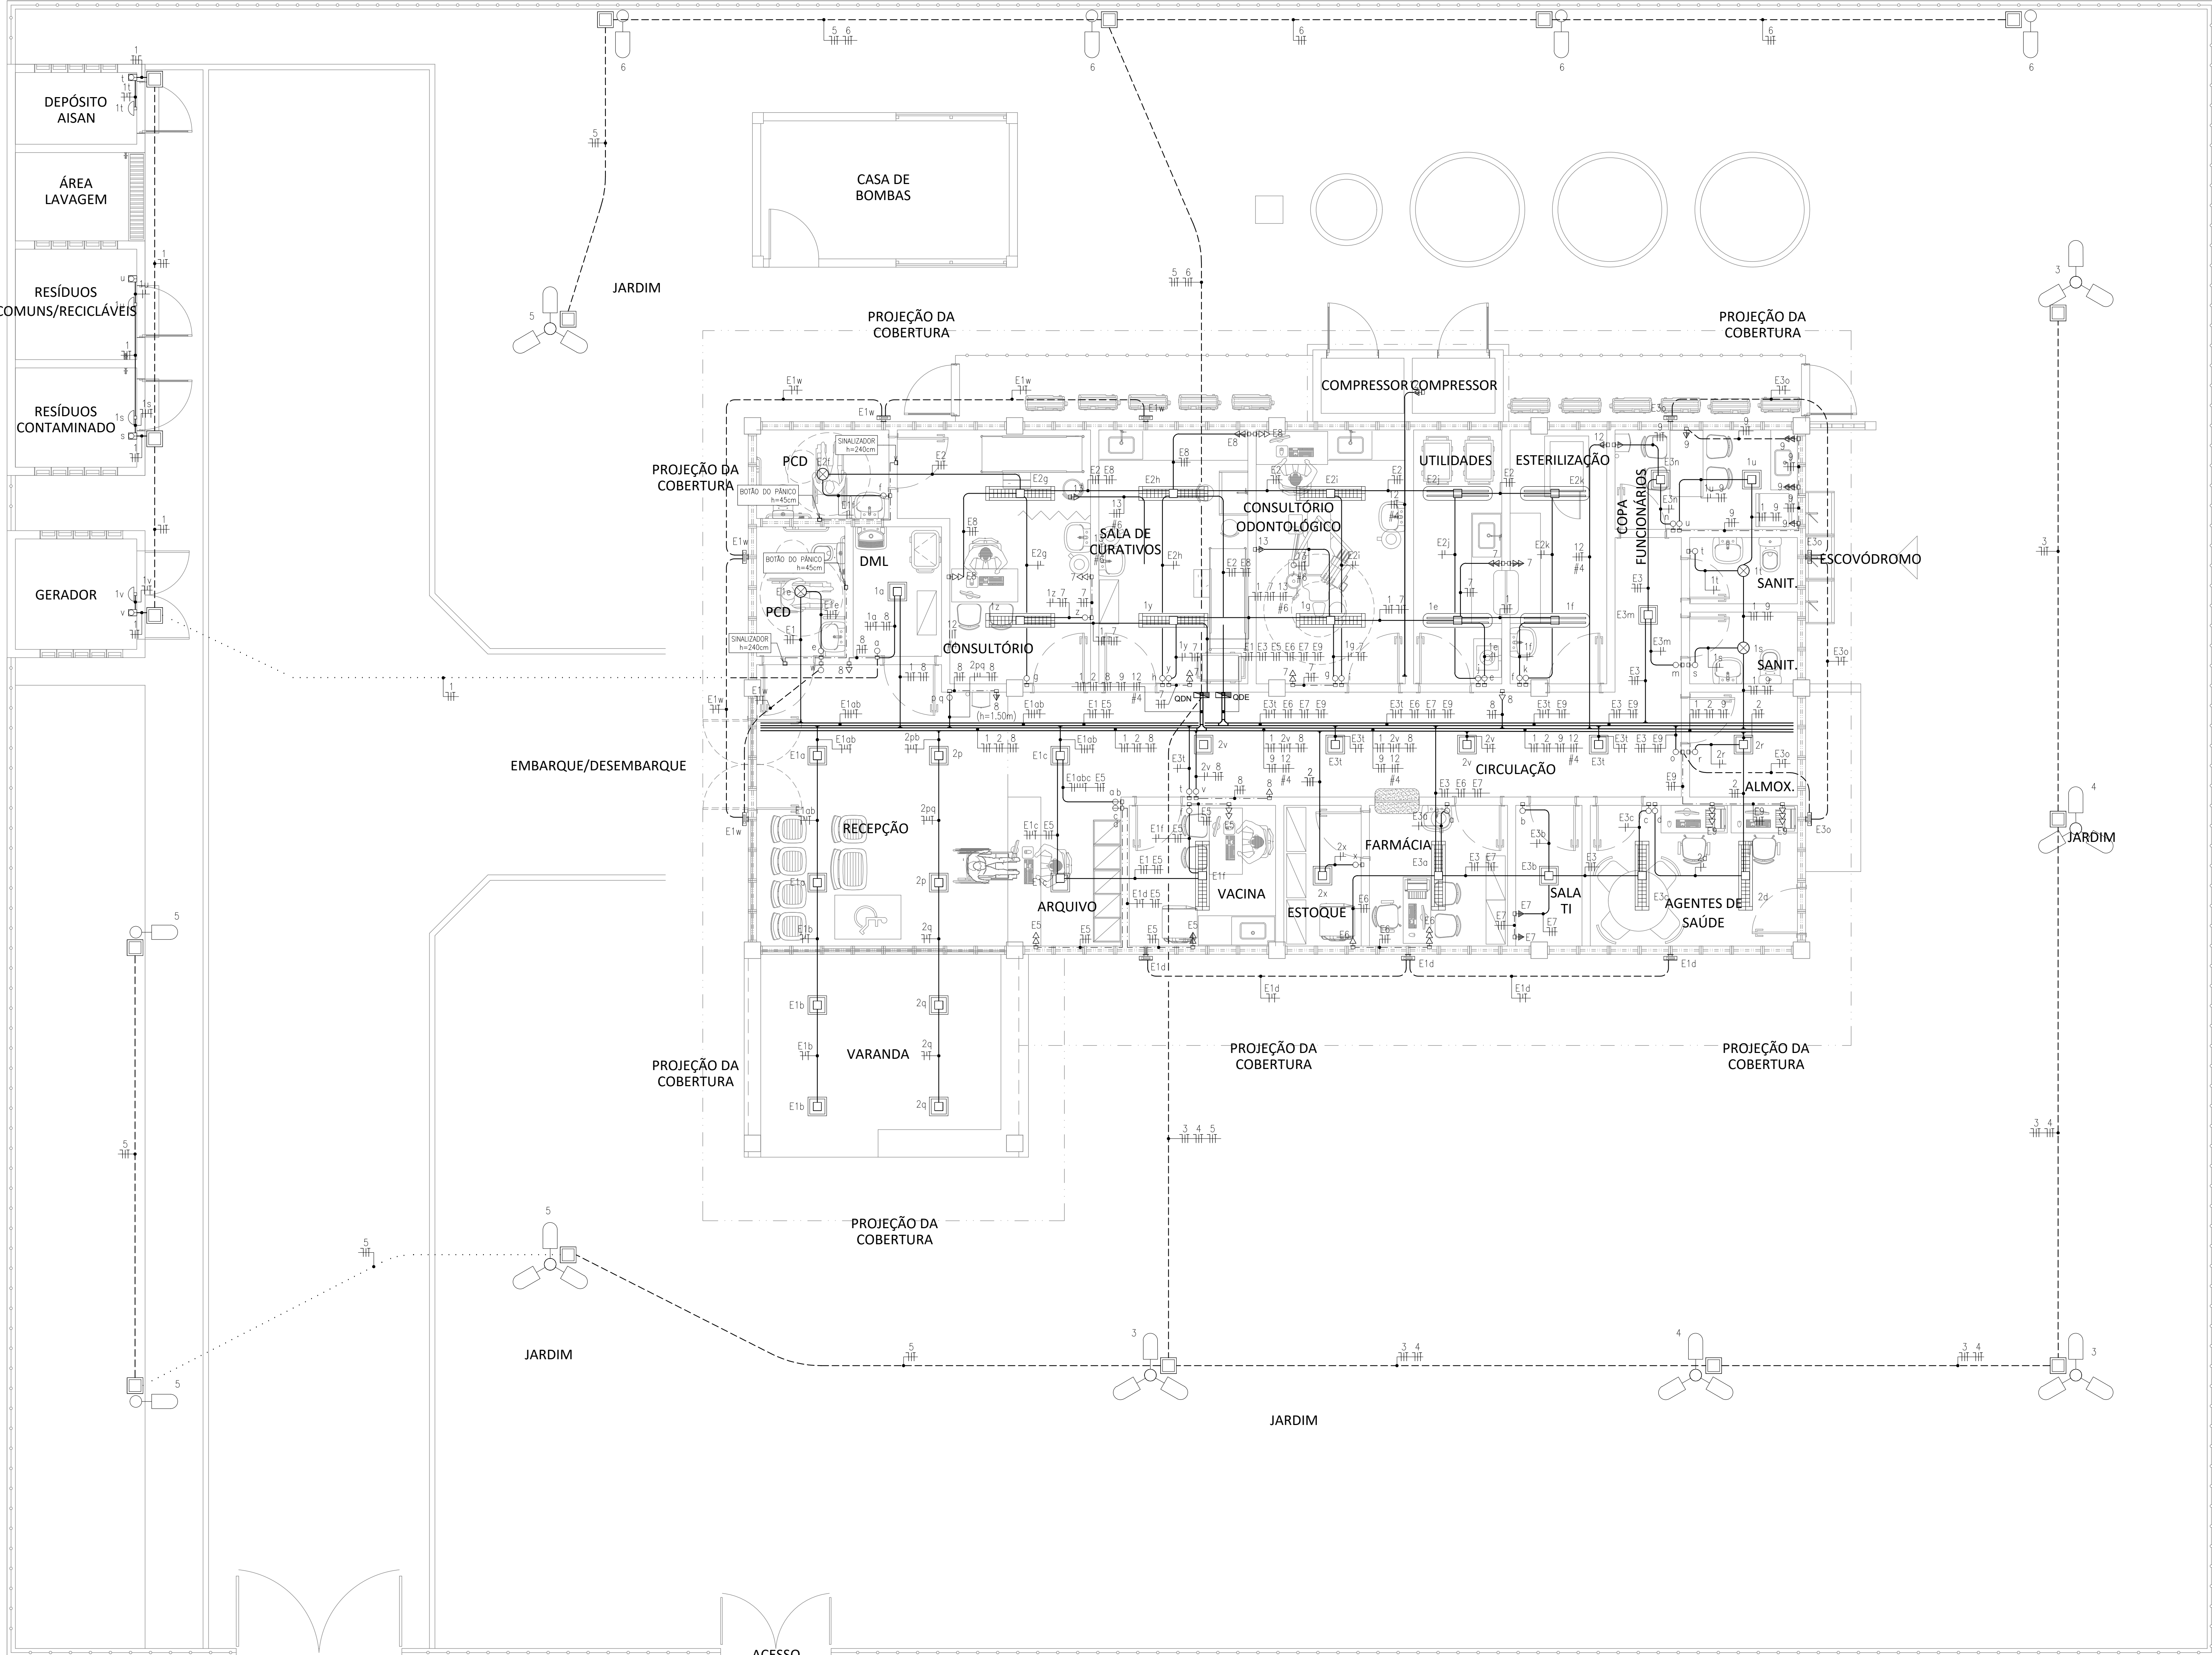

01 PLANTA BAIXA - ILUMINAÇÃO E TOMADAS
ESCALA 1/50

LEGENDA DE ELÉTRICA	
	POSTE GALVANIZADO CÔNICO h = 7 m (S14166/SINAP) COM 1 PÉTALA EM LUMINÁRIA EM LÂMPADA LED (S42247/SINAP).
	POSTE GALVANIZADO CÔNICO h = 7 m (S14166/SINAP) COM 3 PÉTALAS EM LUMINÁRIA EM LÂMPADA LED (S42247/SINAP).
	LUMINÁRIA DE SOBREPOR, TIPO PLANÇA COM VÍTRIO FUSCO DIÂMETRO 30cm, BASE E27, COM 2 LÂMPADAS LED DE 10W, CÓDIGOS: LUMINÁRIA (S8776/SINAP) E LÂMPADA (S97810/SINAP).
	PAINEL DE LED DE SOBREPOR, QUADRADO DE 24 WATTS CÓDIGO: S1176/ORSSE.
	LUMINÁRIA DE SOBREPOR, TIPO CALHA, EM CHAPA DE AÇO, COM ALTURA E REFLETOR, COM COMPRIMENTO DE 120cm, BASE E13, COM 2 LÂMPADAS LED DE 20W, CÓDIGOS: LUMINÁRIA (S4392/SINAP) E LÂMPADA (S10093/SINAP).
	LUMINÁRIA DE SOBREPOR, TIPO ARABEÇA MEIA LUA, USO INTERNO, COM LÂMPADA LED DE 8W, INSTALADO EM CAIXA DE PVC 4"x2" A 2,40m DO PISO, CÓDIGOS: LUMINÁRIA (S97605/SINAP) + CAIXA (S91939/SINAP).
	LUMINÁRIA DE SOBREPOR, TIPO ARABEÇA MEIA LUA, USO INTERNO, COM LÂMPADA LED DE 8W, INSTALADO EM CAIXA DE PVC 4"x2" A 1,80m DO PISO, CÓDIGOS: LUMINÁRIA (S97605/SINAP) + CAIXA (S91939/SINAP).
	LUMINÁRIA DE EMERGÊNCIA, DE SOBREPOR, TIPO BLOCO AUTÔNOMO, COM AUTONOMIA DE 1H, MODELO LLE-LLED01, DA KBR OU SIMILAR (ORSSE/71867).

LEGENDA DE ELÉTRICA	
	TOMADA DE EMBUTIR (1 MÓDULO), 2P+1 10A, INCLUINDO SUPORTE E PLACA, INSTALADA EM CAIXA DE PVC 4"x2" A 0,40m, 1,00m E 2,40m DO PISO, RESPECTIVAMENTE. CÓDIGOS: (S92000/SINAP) BAIXA, (S91990/SINAP) MÉDIA E (S91992/SINAP) ALTA.
	TOMADA DE EMBUTIR (2 MÓDULOS), 2P+1 10A, INCLUINDO SUPORTE E PLACA, INSTALADA EM CAIXA DE PVC 4"x2" A 0,40m E 1,00m DO PISO, RESPECTIVAMENTE. CÓDIGOS: (S92000/SINAP) BAIXA E (S92004/SINAP) MÉDIA.
	TOMADA DE EMBUTIR (3 MÓDULOS), 2P+1 10A, INCLUINDO SUPORTE E PLACA, INSTALADA EM CAIXA DE PVC 4"x2" A 0,40m E 1,00m DO PISO, RESPECTIVAMENTE. CÓDIGOS: (S92016/SINAP) BAIXA E (S92012/SINAP).
	TOMADA DE EMBUTIR (2 MÓDULOS), 2P+1 20A, INCLUINDO SUPORTE E PLACA, INSTALADA EM CAIXA DE PVC 4"x2" A 0,40m E 1,00m DO PISO, RESPECTIVAMENTE. CÓDIGOS: (S92009/SINAP) BAIXA E (S92005/SINAP) MÉDIA.
	TOMADA DE EMBUTIR (1 MÓDULO), 2P+1 10A, INCLUINDO SUPORTE E PLACA, INSTALADA EM CONDULETE A 0,40m, 1,00m E 2,40m DO PISO, RESPECTIVAMENTE. CÓDIGOS: (S92005/SINAP) BAIXA, (S91996/SINAP) MÉDIA E (S91992/SINAP) ALTA.
	INTERRUPTOR SIMPLES (1 MÓDULO), 10A/250V, INCLUINDO SUPORTE E PLACA, INSTALADO EM CAIXA DE PVC 4"x2" A 1,00m DO PISO, CÓDIGO: S91953/SINAP.
	INTERRUPTOR SIMPLES (2 MÓDULOS), 10A/250V, INCLUINDO SUPORTE E PLACA, INSTALADO EM CAIXA DE PVC 4"x2" A 1,00m DO PISO, CÓDIGO: S91959/SINAP.
	INTERRUPTOR SIMPLES (3 MÓDULOS), 10A/250V, INCLUINDO SUPORTE E PLACA, INSTALADO EM CAIXA DE PVC 4"x2" A 1,00m DO PISO, CÓDIGO: S91967/SINAP.
	INTERRUPTOR SIMPLES (1 MÓDULO) COM 1 TOMADA DE EMBUTIR 2P+1 10 A INCLUINDO SUPORTE E PLACA, INSTALADO EM CAIXA DE PVC 4"x2" A 1,00m DO PISO, CÓDIGO: S92003/SINAP.
	INTERRUPTOR SIMPLES (1 MÓDULO), 10A/250V, INCLUINDO SUPORTE E PLACA, INSTALADO EM CONDULETE A 1,00m DO PISO, CÓDIGO: S91953/SINAP.
	QUADRO DE DISTRIBUIÇÃO GERAL, DE AÇO, DE SOBREPOR, COMPLETO COM DISJUNTORES E BARRAMENTOS, INSTALADO A 1,50m DO PISO.
	CONDUITOS: NEUTRO, FASE, RETORNO E TERRA, RESPECTIVAMENTE:

LEGENDA DE ELÉTRICA	
	INDICAÇÃO DE TUBULAÇÃO QUE SOBRE, DESCE E PASSA, RESPECTIVAMENTE:
	ELETRODUTO FLEXÍVEL CORRUGADO, PEAO, COM BOTOLA DE 1/4", EXCETO QUANDO INDICADO EM PROJETO, INSTALAÇÃO EXTERNO NO PISO, CÓDIGOS: (S91860/SINAP) Ø1 1/4", (S97867/SINAP) Ø1 1/2", (S97868/SINAP) Ø2", (S97869/SINAP) Ø3" E (S97870/SINAP) Ø4".
	ELETRODUTO RIGIDO ROSCÁVEL, PVC, COM BOTOLA DE 3/4", EXCETO QUANDO INDICADO EM PROJETO, INSTALAÇÃO EMBUTIDA E/OU APARENTE NA PAREDE, CÓDIGOS: (S91871/SINAP) Ø3/4", (S91872/SINAP) Ø1" E (S91873/SINAP) Ø1 1/4".
	ELETRODUTO RIGIDO ROSCÁVEL, PVC, COM BOTOLA DE 3/4", EXCETO QUANDO INDICADO EM PROJETO, INSTALAÇÃO EMBUTIDA E/OU APARENTE NA PAREDE, CÓDIGOS: (S91863/SINAP) Ø2", (S91864/SINAP) Ø1" E (S91865/SINAP) Ø1 1/4".
	ELETRODUTO RIGIDO ROSCÁVEL, PVC, COM BOTOLA DE 3/4", EXCETO QUANDO INDICADO EM PROJETO, INSTALAÇÃO EMBUTIDA E/OU APARENTE NO PISO, CÓDIGOS: (S91867/SINAP) Ø2", (S91868/SINAP) Ø1", (S91869/SINAP) Ø1 1/4", (S93008/SINAP) Ø1 1/2", (S93009/SINAP) Ø2", (S93010/SINAP) Ø2 1/2", (S93011/SINAP) Ø3" E (S93012/SINAP) Ø4".
	SADA, HORIZONTAL, PARA ELETRODUTO, CÓDIGOS: (S00723/ORSSE) Ø2", (S00724/ORSSE) Ø1", (S00725/ORSSE) Ø1 1/2", (S00760/ORSSE) Ø2" E (S12489/ORSSE) Ø4".
	ELETRODUTO METÁLICO FERRUGEM, COM TAMPA ENCAIXE (S0389/ORSSE), DIMENSÕES Ø50xØ50x300mm, CÓDIGO: S00765/ORSSE. INSTALAÇÃO DE FORMA APARENTE ACIMA DO FORRO.
	CONDUITOS DE ELÉTRICIDADE: METALICA FERRUGEM, DIMENSÕES Ø50xØ50mm, TIPOS: CRUZETA (Ø6x13/ORSSE), JE (Ø8x86/ORSSE), CURVA VERTICAL (S11287/ORSSE) E CURVA HORIZONTAL (S0889/ORSSE), RESPECTIVAMENTE.

LEGENDA DE ELÉTRICA	
	CAIXA DE PASSAGEM EM PVC, DE EMBUTIR, COM MEDIDAS 4"x2", INSTALADA A 0,30m DO PISO, EXCETO QUANDO INDICADO EM PROJETO, COM TAMPA CEGA, CÓDIGO: S91841/SINAP (BAIXA), S91840/SINAP (MÉDIA) E S91839/SINAP (ALTA).
	CAIXA DE PASSAGEM EM PVC, DE EMBUTIR, COM MEDIDAS 4"x4", INSTALADA A 0,30m DO PISO, EXCETO QUANDO INDICADO EM PROJETO, COM TAMPA CEGA, CÓDIGO: S0743/ORSSE.
	CAIXA DE PASSAGEM METÁLICA, DE SOBREPOR, COM MEDIDAS 15x15x10cm, INSTALADA NA LAJE, CÓDIGO: S0254/SINAP.
	CAIXA ENTERRADA, RETANGULAR, EM ALVENARIA, COM TUDOLOS CERÂMICOS MACIÇOS, FUNDO COM BRITA, DIMENSÕES INTERNAS: 30x30x30cm, CÓDIGO: S97886/SINAP.
	CAIXA ENTERRADA, RETANGULAR, EM ALVENARIA, COM TUDOLOS CERÂMICOS MACIÇOS, FUNDO COM BRITA, DIMENSÕES INTERNAS: 60x60x60cm, CÓDIGO: S97888/SINAP.
	CAIXA ENTERRADA, RETANGULAR, EM ALVENARIA, COM TUDOLOS CERÂMICOS MACIÇOS, FUNDO COM BRITA, DIMENSÕES INTERNAS: 100x100x60cm, CÓDIGO: S97890/SINAP.
LEGENDA DE ELÉTRICA	
	CONDULETE DE PVC, PARA ELETRODUTO DE PVC, APARENTE, TIPO C, Ø3/4" (S104402/SINAP), Ø1" (S104403/SINAP), TIPO E, Ø3/4" (S104386/SINAP), Ø1" (S104397/SINAP), TIPO L, Ø3/4" (S104399/SINAP), Ø1" (S104400/SINAP), TIPO T, Ø3/4" (S104404/SINAP), Ø1" (S104405/SINAP) E TIPO X, Ø3/4" (S95817/SINAP), Ø1" (S95818/SINAP).
	CONDULETE DE PVC, PARA ELETRODUTO DE PVC, APARENTE, COM TOMADA (1 MÓDULO), 2P+1 10A/250V, INCLUINDO SUPORTE E PLACA, TIPO C, Ø3/4" (S91992-S104402/SINAP), TIPO E, Ø3/4" (S91993-S104386/SINAP), TIPO L, Ø3/4" (S91994-S104399/SINAP), TIPO T, Ø3/4" (S91995-S104404/SINAP) E TIPO X, Ø3/4" (S91996-S104405/SINAP).
	TOMADA DE EMBUTIR (1 MÓDULO), 2P+1 10A, INCLUINDO SUPORTE E PLACA, INSTALADA EM CONDULETE A 0,40m, 1,00m E 2,40m DO PISO, RESPECTIVAMENTE. CÓDIGOS: (S92000/SINAP) BAIXA, (S91996/SINAP) MÉDIA E (S91992/SINAP) ALTA.

NOTAS DE ELÉTRICA	
1.	QUALQUER ALTERAÇÃO NOS SERVIÇOS DEVE SER PREVIAMENTE AUTORIZADA PELO PROJETISTA. SE APROVADO, A INSTALADORA DEVE APRESENTAR UM "AS BUILT" COM AS ATUALIZAÇÕES E MODIFICAÇÕES.
2.	O CONSTRUTOR SERÁ RESPONSÁVEL PELA INSTALAÇÃO, INCLUINDO OS TESTES FINAIS E COMISSIONAMENTO.
3.	DEIXAR ARAME GUA #14BWS EM TODAS AS TUBULAÇÕES VAZIAS.
4.	TODOS OS COMPONENTES METÁLICOS DEVEM SER PINTADOS AO LONGO DE TODA A SUA EXTENSÃO.
5.	TODAS AS CONEXÕES DE ELETRODUTOS E ELETROCALHAS DEVEM SER PRE-FABRICADAS E DO MESMO FABRICANTE, ADAPTAÇÕES PARA AS CONEXÕES NÃO SERÃO ACEITAS.
6.	TODOS OS ELETRODUTOS, QUANDO APARENTE, DEVERÃO SER NA COR CINZA ESCURO.
7.	TODAS AS EXTREMIDADES DOS CABOS DEVEM SER IDENTIFICADAS COM ANILHAS NELLERMAN OU EQUIVALENTE.
8.	TOMADA E LUMINÁRIA DEVEM SER IDENTIFICADAS NA SUA PARTE FRONTAL COM O NÚMERO DO CIRCUITO E O QUADRO QUE AS ALIMENTA.
9.	PARA FAIXA NÃO COTADA, USAR CABO 2,5mm², ENCORDEMENTO CLASSE 5, NAS SEGUINTES CORES: FASES: A-VERMELHO; B-AMARELO; C-VERDE; NEUTRO: AZUL-CLARO; TERRA: VERDE-AMARELO OU VERDE, RETORNO: BRANCO.
10.	MANTER SEMPRE O MESMO PADRÃO DE CORES DOS CABOS, DO INÍCIO AO FIM DA OBRA.
11.	RECOMENDAR-SE A UTILIZAÇÃO DE CONECTORES ESPECIALIZADOS OU TERMINAIS DE COMPRESSÃO DO TIPO TORÇÃO PARA A REALIZAÇÃO DE EMENDAS E GERTES NOS CONDUITOS FECHADOS. TÁS EMENDAS SÓ SERÃO PERMITIDAS EM CAIXAS DE PASSAGEM. NOS CONDUITOS ABERTOS, SERÃO ADMITIDAS EMENDAS AO LONGO DO ESPAÇO LÍQUID DA INFRAESTRUTURA. TODAS AS EMENDAS DEVEM SER FEITAS DE MANEIRA A SEREM ACESSÍVEIS PARA EVENTUAIS VERIFICAÇÕES, ENSAIOS E MANUTENÇÕES.
12.	PARA TODAS AS LUMINÁRIAS, DEVE HAVER UM CABO E PLUGUE MACHO, COM BOTOLA DE 2,5MM², CONECTADO AO PONTO DE CONTATO (CONDULETE OU TOMADA).
13.	INSTALAÇÕES DE BAIXA TENSÃO, USE CABO COM ISOLAÇÃO 0,6/1kV EM TODOS OS CIRCUITOS DE ALIMENTAÇÃO DE QUADROS ELÉTRICOS E NOS CIRCUITOS DE DISTRIBUIÇÃO QUE FORMEM INSTALAÇÕES AO AR LIVRE OU SUBTERRÂNEOS, EM TODOS OS OUTROS CASOS, USE CABOS COM ISOLAÇÃO DE 20KV.
14.	INSTALAÇÕES DE BAIXA TENSÃO, TODOS OS CABOS DEVEM TER UMA COBERTURA ISOLANTE EXTERNA, FEITA DE COMPOSTOS LÍQUIDOS DE ALUMÍNIO, QUE NÃO PROPAGAM CHAMAS E COM BAIXA EMPIEVIDÊNCIA DE FUMAGEM, DADOS TODOS.

NOTA

ASSINATURA RESPONSÁVEL LEGAL

ASSINATURAS PROJETO - RESPONSÁVEL TÉCNICO

ASSINATURA APROVAÇÃO

GOVERNO DO ESTADO
SECRETARIA DA SAÚDE
JCA

SESA - SECRETARIA DA SAÚDE DO ESTADO DA BAHIA
UNIDADE BÁSICA DE SAÚDE INDÍGENA TIPO I
CONSTRUÇÃO DA UBS INDÍGENA TIPO I
PROJETO EXECUTIVO DE ELÉTRICA (380/220V)
RESPONSÁVEL TÉCNICO: WALTER PAUL COSTA JUNIOR
RGO Nº: 9689771-0
PLANTA
PLANTA BAIXA - ILUMINAÇÃO E TOMADAS
ESCALA: 1/50
DATA: 14/03/2025

01/04