




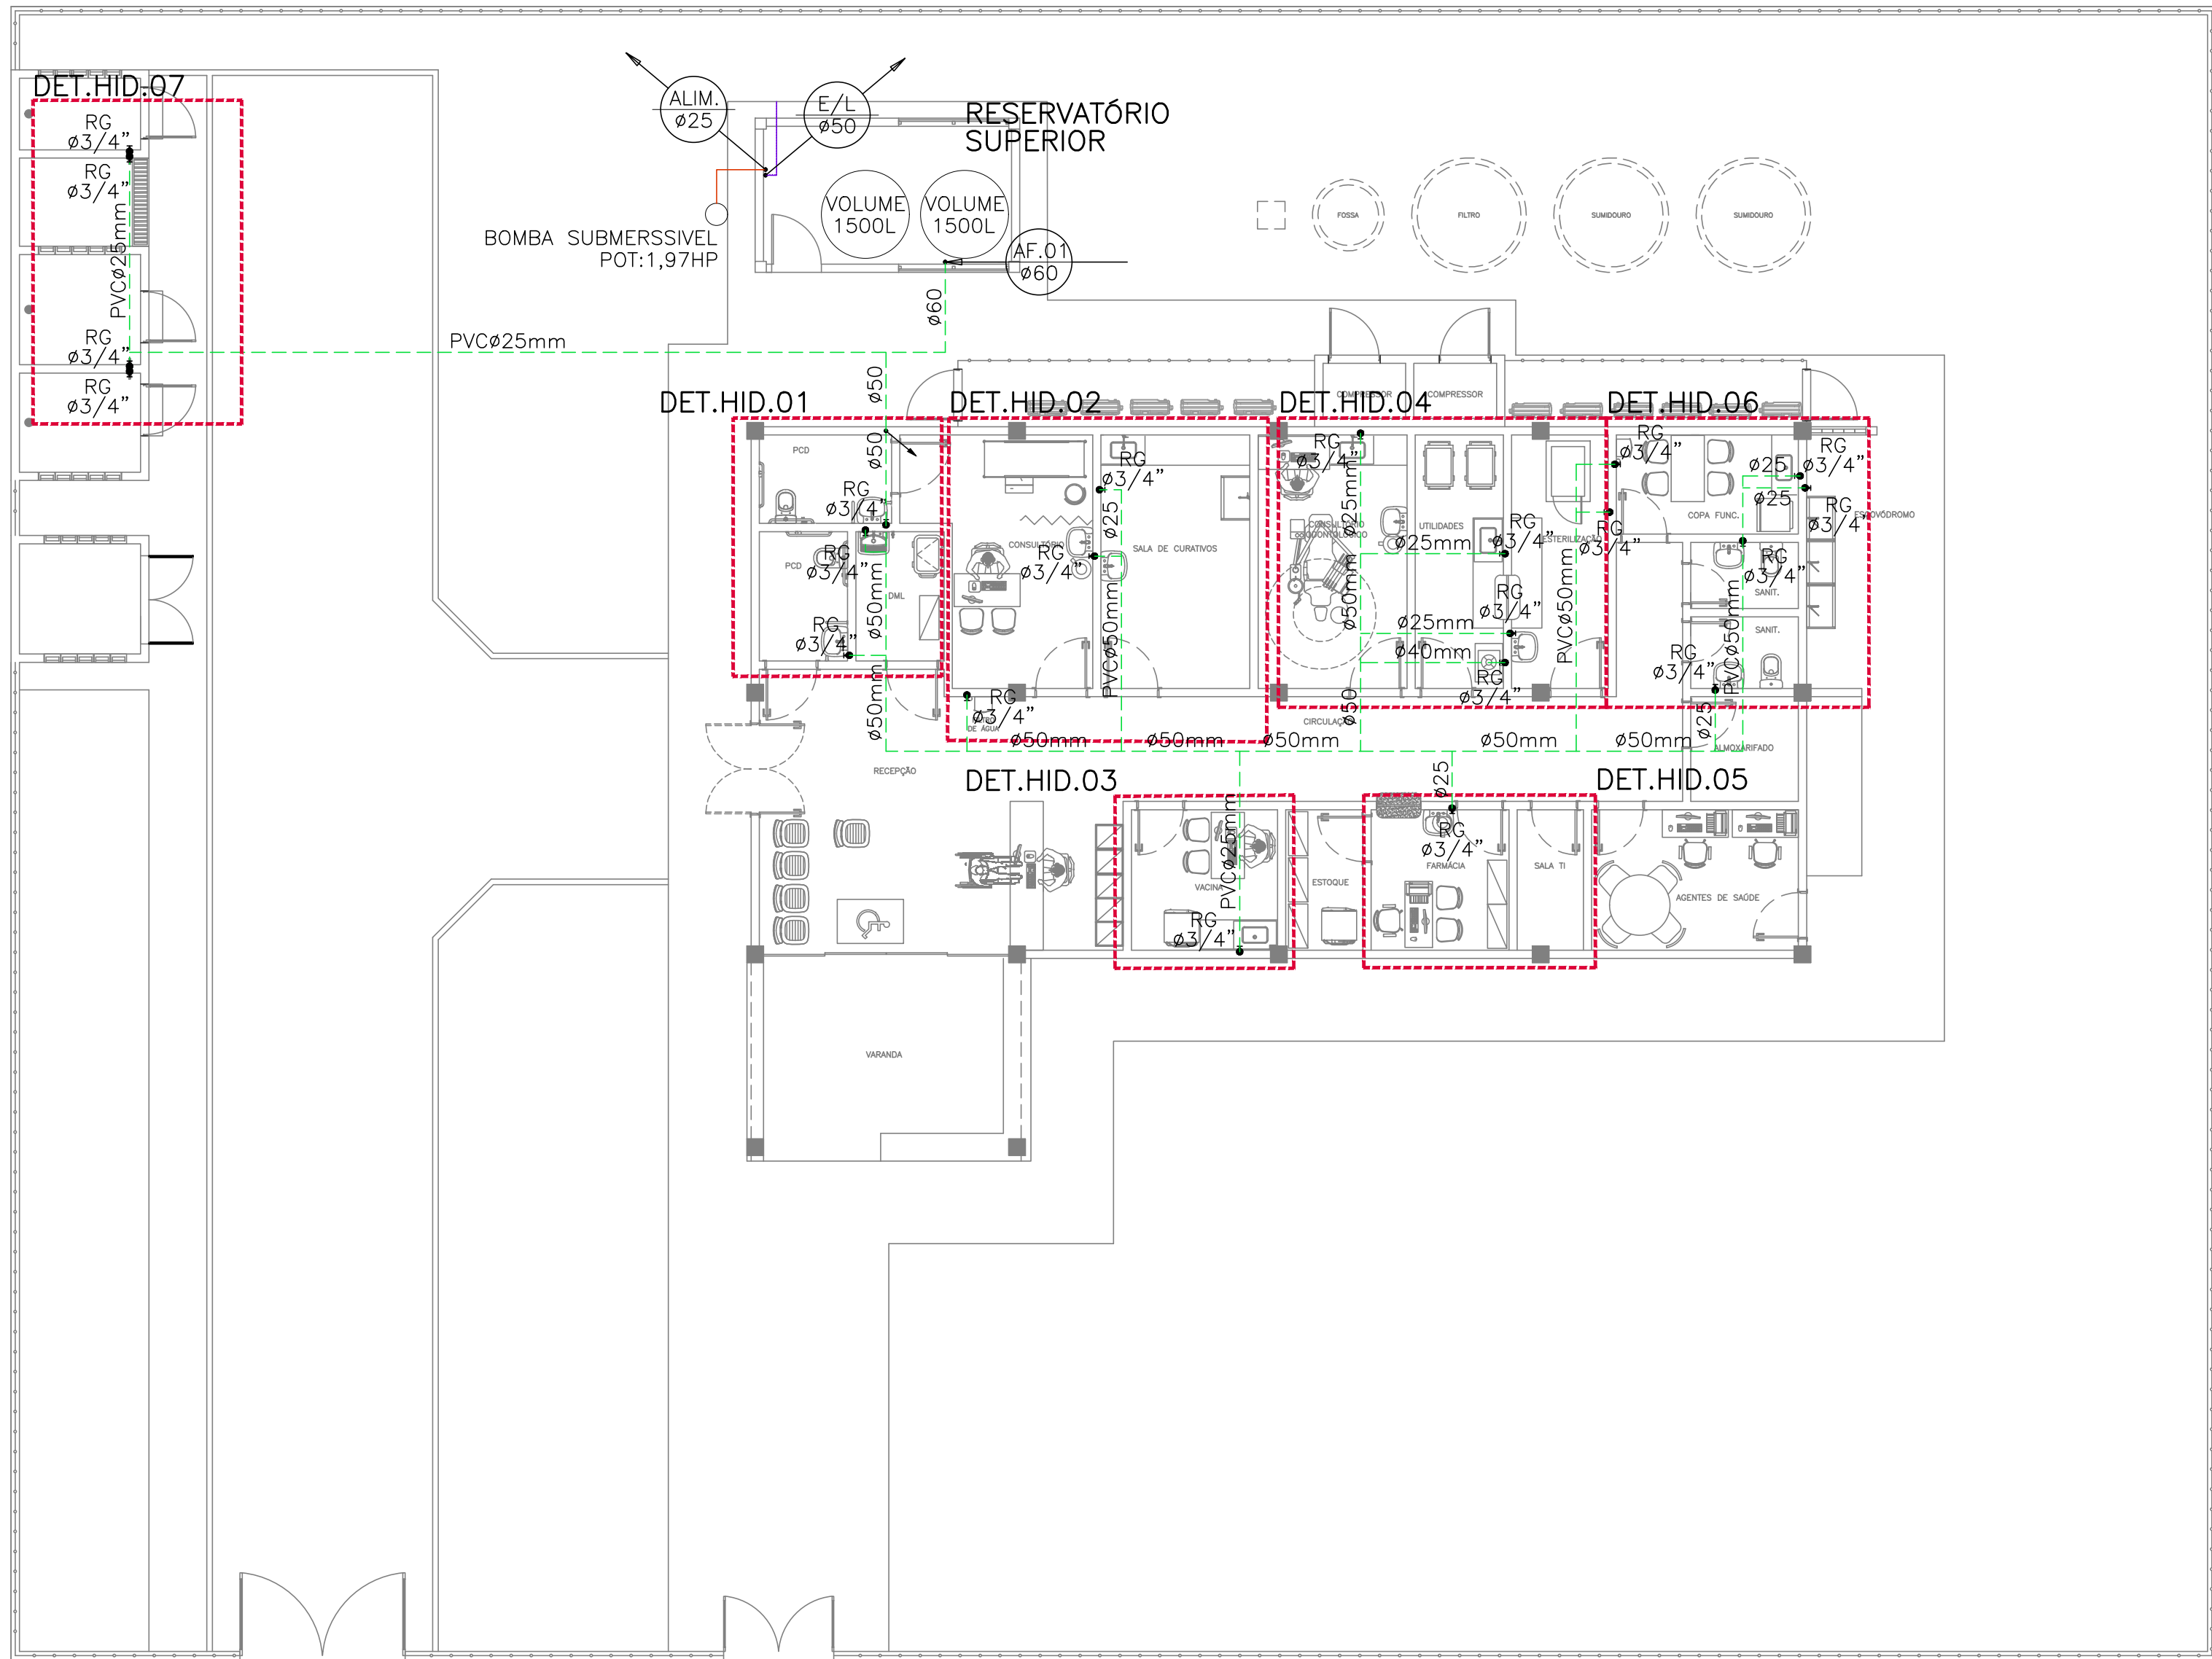


1 PLANTA BAIXA – TÉRREO
ESCALA: 1/100

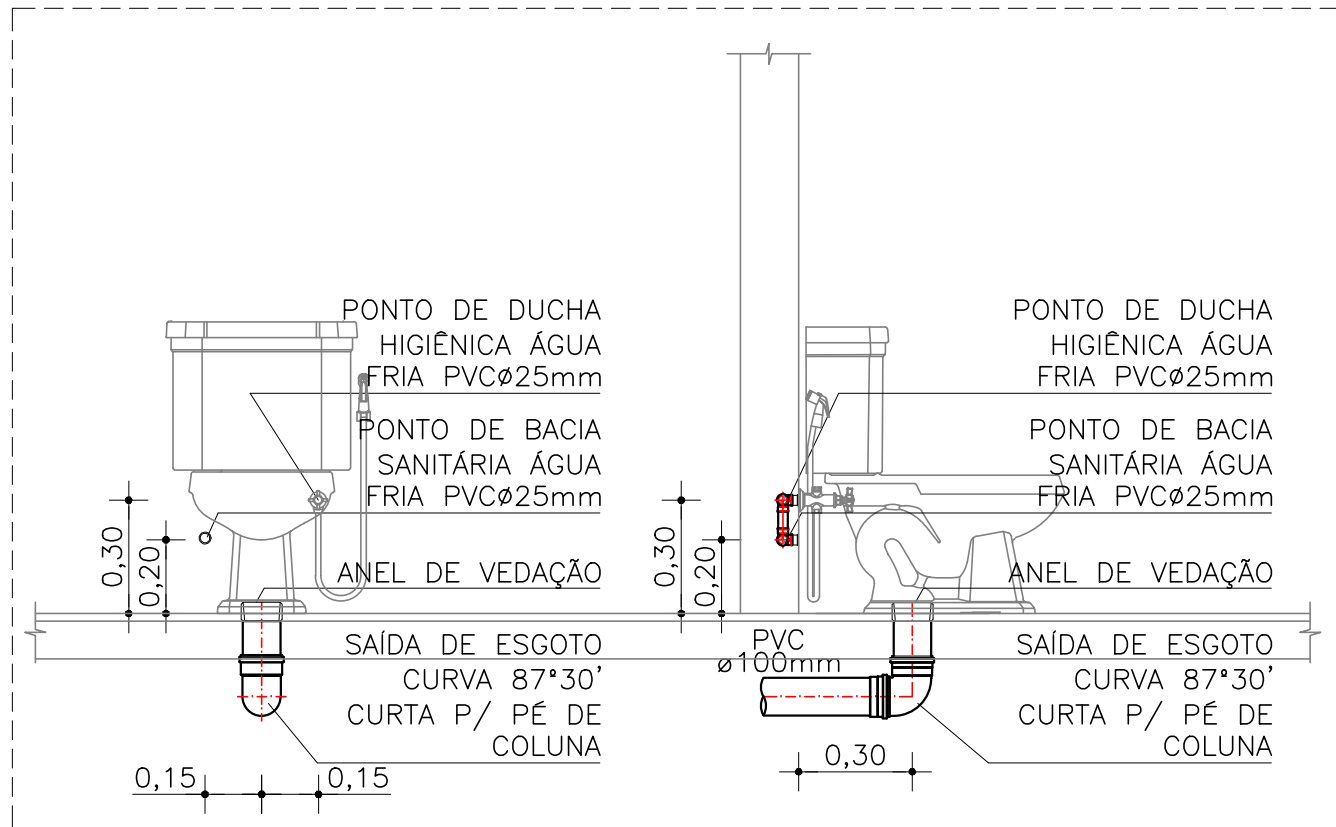


2 DET. CAIXA ACOPLADA
ESCALA: 1/20

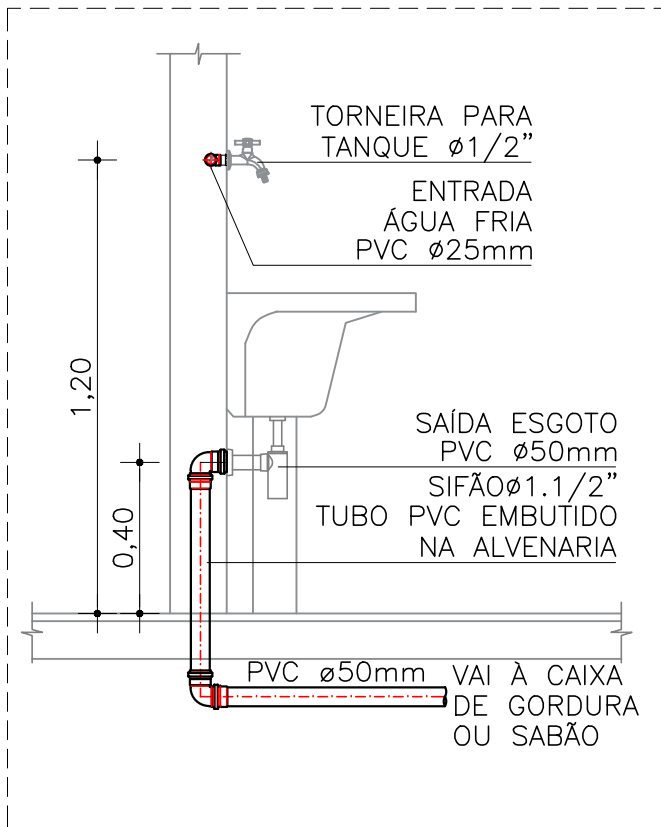


3 DET. TANQUE
ESCALA: 1/20

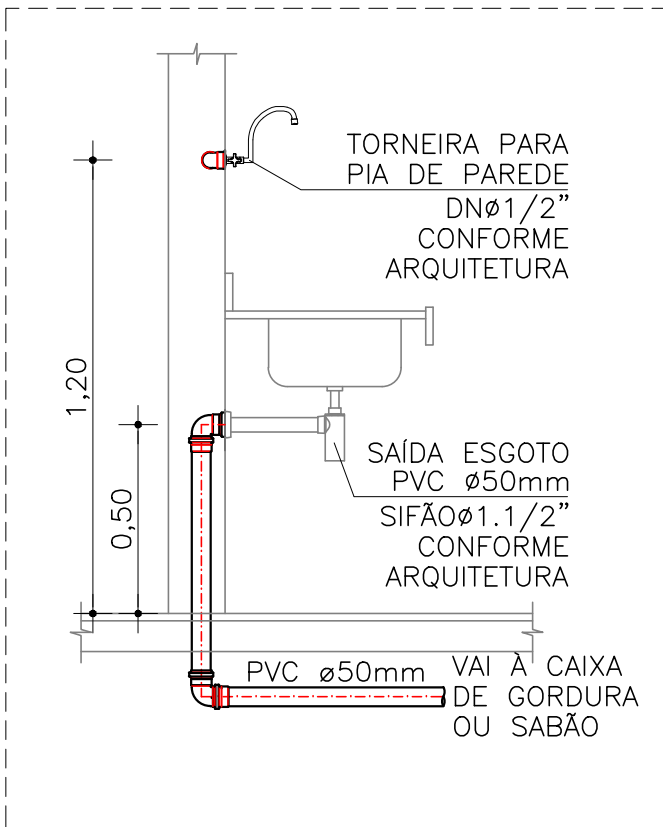

4 DET. PIA
ESCALA: 1/20

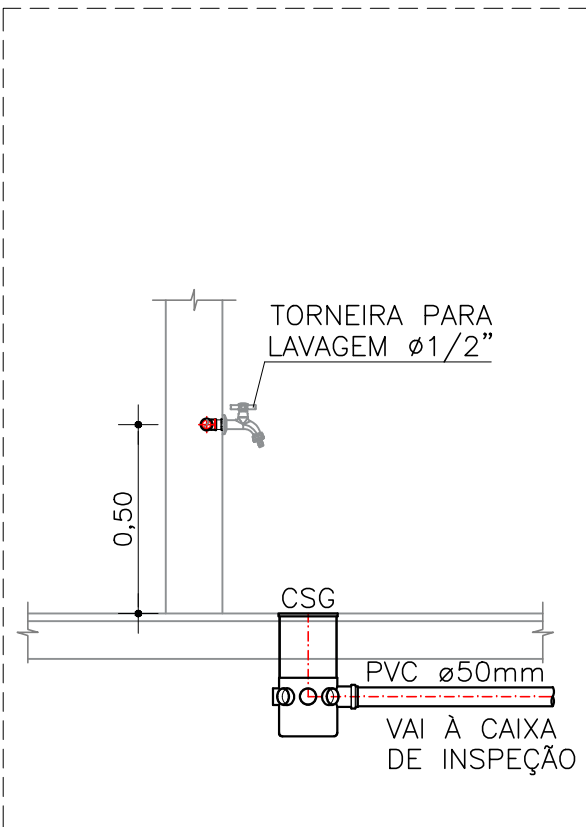

5 DET. TORNEIRA DE LAVAGEM
ESCALA: 1/20

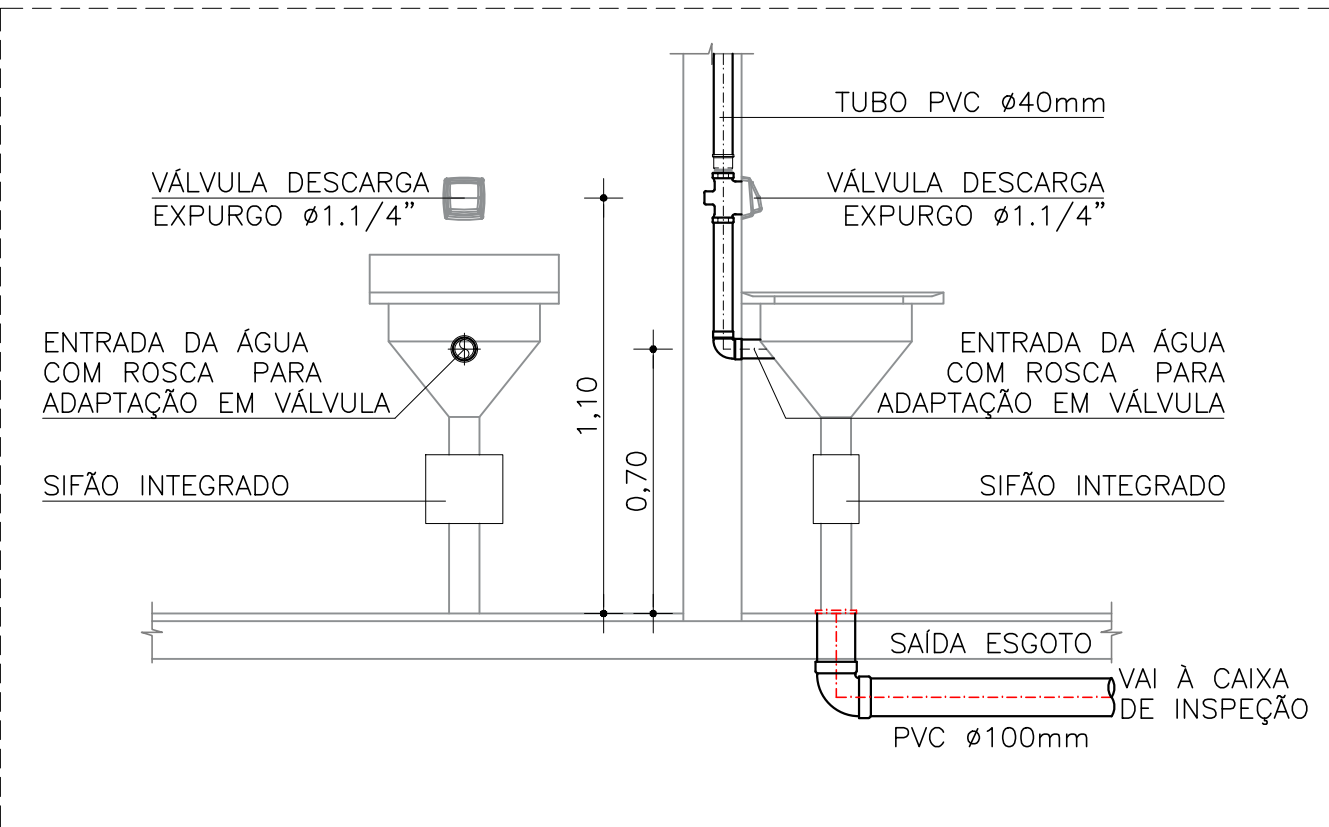

6 DET. EXPURGO
ESCALA: 1/20

LEGENDA HIDRAULICA			
	TUB. ÁGUA FRIA – PVC SOLDÁVEL, PONTA E BOLSA PARA ÁGUA POTÁVEL EMBUTIDO NA ALVENARIA OU ACIMA DO FORRO. FAB.TIGRE OU SIMILAR.		
	IDEM, PELO PISO.		
	TUB. ALIMENTAÇÃO DE ÁGUA FRIA – PVC SOLDÁVEL, PONTA E BOLSA PARA ÁGUA POTÁVEL. FAB.TIGRE OU SIMILAR.		
	TUB. EXTRAVASOR E LIMPEZA DE ÁGUA FRIA – PVC SOLDÁVEL, PONTA E BOLSA PARA ÁGUA POTÁVEL. FAB.TIGRE OU SIMILAR.		
	RG. REGISTRO DE GAVETA INSTALADO NA PAREDE.		
	PONTO DE UTILIZAÇÃO DE ÁGUA INSTALADO NA PAREDE.		
	CONEXÃO JOELHO 90° EM PVC/PPR ØINDICADO.		
	CONEXÃO TÊ 90° EM PVC/PPR ØINDICADO.		
	CONEXÃO DE REDUÇÃO EM PVC/PPR ØINDICADO.		
	INDICAÇÃO DE SUBIDA E DESCIDA DE TUBULAÇÃO NA ALVENARIA.		
	LINHA DE PROJEÇÃO		

LEGENDA DE PONTOS			
PEÇA	DIAM.	DESCRIÇÃO	ALTURA
CDA.	Ø1/2"	PONTO BACIA SANITÁRIA COM CAIXA ACOPLADA	0,20m
LV.	Ø1/2"	PONTO DE LAVATÓRIO	0,60m
TQ.	Ø1/2"	PONTO DE TANQUE	1,20m
PIA	Ø1/2"	PONTO DE PIA	1,20m
RG.	ØVAR"	REGISTRO DE GAVETA PADRÃO ABNT	0,30/1,80m
DC.	Ø1/2"	PONTO DE DUCHA HIGIÊNICA	0,30m
TL.	Ø1/2"	PONTO DE TORNEIRA DE LAVAGEM	0,50m
FL.	Ø1/2"	PONTO DE FILTRO	1,60m
DE.	Ø1/2"	PONTO DE CADEIRA DE DENTISTA	PISO
ES.	Ø1/2"	PONTO DE ESCOVAÇÃO	1,00m

NOTA:

ASSINATURA: RESPONSÁVEL LEGAL

ASSINATURAS: PROJETO - RESPONSÁVEL TÉCNICO

ASSINATURA: APROVAÇÃO

REVISÃO

REV. 01

REV. 02

REV. 03

REV. 04

REV. 05

REV. 06 - FEVEREIRO 2025 - EMISÃO FINAL

SESAB - SECRETARIA DA SAÚDE DO ESTADO DA BAHIA

CERP - COORDENAÇÃO EXECUTIVA DE INFRAESTRUTURA DA REDE FÍSICA DA SESAB

CAS - COORDENAÇÃO DE ARQUITETURA EM SAÚDE

EAS: UNIDADE BÁSICA DE SAÚDE INDÍGENA TIPO I

PROJETO: CONSTRUÇÃO DA UBS INDÍGENA TIPO I

ENDERECO: ETAPA PROJETO: PROJETO EXECUTIVO DE INST.HIDRAULICAS

RESPONSÁVEL TÉCNICO: JOSÉ CARLOS DA ROCHA

REG. Nº: 0500939233

PLANTA: PLANTA BAIXA - TÉRREO

ESCALA: INDICADAS

DATA: ABRIL/2025

FOLHA: 01/05

GOVERNO DO ESTADO BAHIA SECRETARIA DA SAÚDE

JCA ARQUITETURA E ASSOCIADOS