


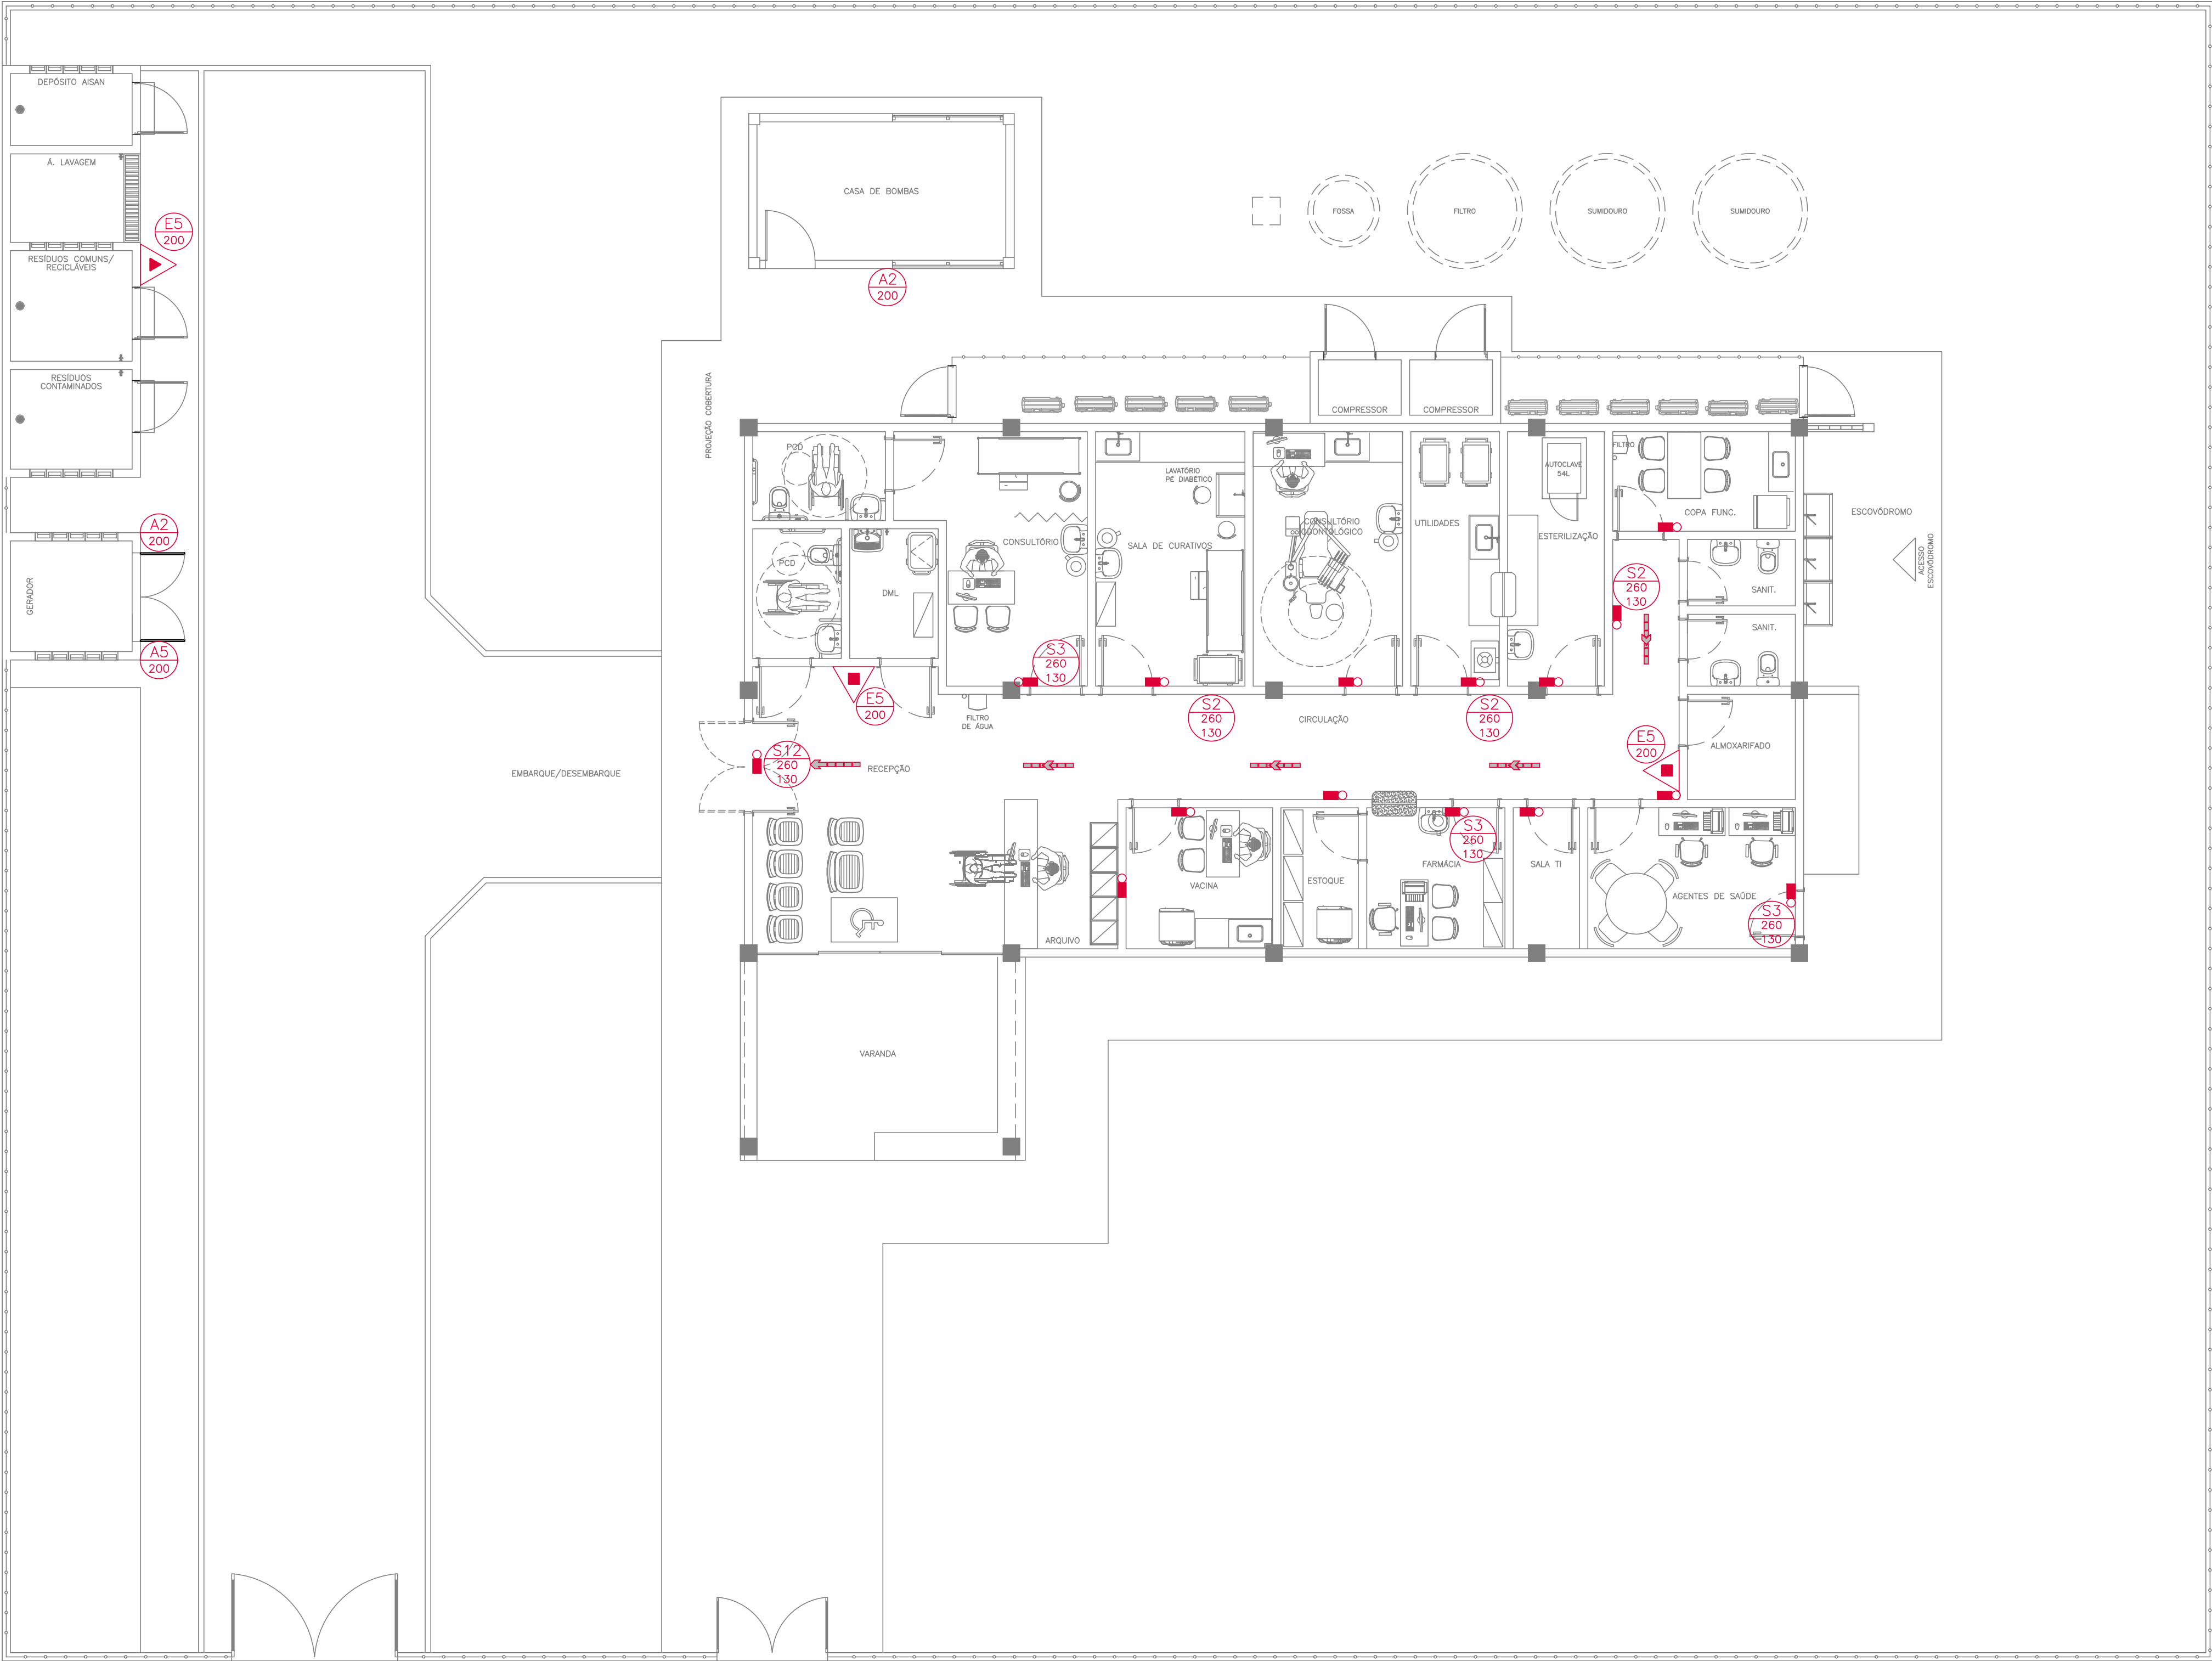

1 PLANTA BAIXA
ESCALA: 1/75

LEGENDA PAVIMENTO		
TIPO	LEGENDA	DESCRIÇÃO
EXTINTORES		EXTINTOR DE INCÊNDIO PORTÁTIL COM CARGA DE CO2 DE 6Kg, CLASSE BC. CAPACIDADE EXTINTORA 5-B:C
		EXTINTOR DE INCÊNDIO PORTÁTIL COM CARGA DE PÓ QUÍMICO ABC DE 6Kg, CLASSE ABC. CAPACIDADE EXTINTORA: 2-A 20-B:C.
IL. EMERG.		BLOCO AUTÔNOMO P/ ILUMINAÇÃO DE EMERGÊNCIA COM AUTONÔMIA MÍNIMA DE 1 HORAS, PARA ACLARAMENTO/BALIZAMENTO. RESISTENTE A 70°C.

LEGENDA DE PLACAS DE SINALIZAÇÃO				
CÓDIGO	SÍMBOLO	SIGNIFICADO	FORMA E COR	DIMENSÃO
S2		ORIENTAÇÃO DO SENTIDO DA SAÍDA DE EMERGÊNCIA	SÍMBOLO: RETANGULAR FUNDO: VERDE PICT.: FOTOLUMIN.	260X130
S3		SAÍDA DE EMERGÊNCIA (SOBRE A PORTA)	SÍMBOLO: RETANGULAR FUNDO: VERDE PICT.: FOTOLUMIN.	260X130
S12		SAÍDA DE EMERGÊNCIA (SAÍDA DE EDIFICAÇÃO)	SÍMBOLO: RETANGULAR FUNDO: VERDE PICT.: FOTOLUMIN.	260X130
E5		EXTINTOR DE INCÊNDIO	SÍMBOLO: RETANGULAR FUNDO: VERMELHO PICT.: FOTOLUMIN.	200
A2		PLACA INDICATIVA CUIDADO - RISCO DE INCÊNDIO	SÍMBOLO: TRIÂNGULO FUNDO: AMARELO PICT.: FOTOLUMIN.	300
A5		PLACA INDICATIVA CUIDADO - RISCO DE CHOQUE ELÉTRICO	SÍMBOLO: TRIÂNGULO FUNDO: AMARELO PICT.: FOTOLUMIN.	300

SINALIZAÇÃO - TABELA DE CORES				
COR	MUNSELL	PANTONE	CMYK	RGB
VERMELHO	5R 4/14	485C	COM100Y91K0	R255 G0 B23
AMARELO	5Y 8/12	108C	COM9Y94K0	R255 G255 B0
VERDE	2.5G 3/4	350C	C79M0Y87K76	R0 G61 B0
PRETA	N 1.0/	419C	COM0Y0K100	R0 G0 B0
BRANCO	N 9.5/	-	-	-

NOTA:

ASSINATURA: RESPONSÁVEL LEGAL

ASSINATURAS: PROJETO - RESPONSÁVEL TÉCNICO

REVISÃO

REV. 01

REV. 04

REV. 03

REV. 02

REV. 01

REV. 00 - FEVEREIRO 2025 - EMISSÃO NÍVEL

ASSINATURA: APROVAÇÃO

SESAB - SECRETARIA DA SAÚDE DO ESTADO DA BAHIA

CERP - COORDENAÇÃO EXECUTIVA DE INFRAESTRUTURA DA REDE FÍSICA DA SESAB

CAS - COORDENAÇÃO DE ARQUITETURA EM SAÚDE

EAS: UNIDADE BÁSICA DE SAÚDE INDÍGENA TIPO I

PROJETO: CONSTRUÇÃO DA UBS INDÍGENA TIPO I

ENDEREÇO: ETAPA PROJETO: PROJETO EXECUTIVO DE INSTALAÇÕES DE PPC

RESPONSÁVEL TÉCNICO: ROGÉRIO DE SOUZA VASCONCELOS | REG. Nº: A-2932977

PLANTA: PLANTA BAIXA

ESCALA: INDICADAS

DATA: ABRIL/2025

FOLHA:

02/02