



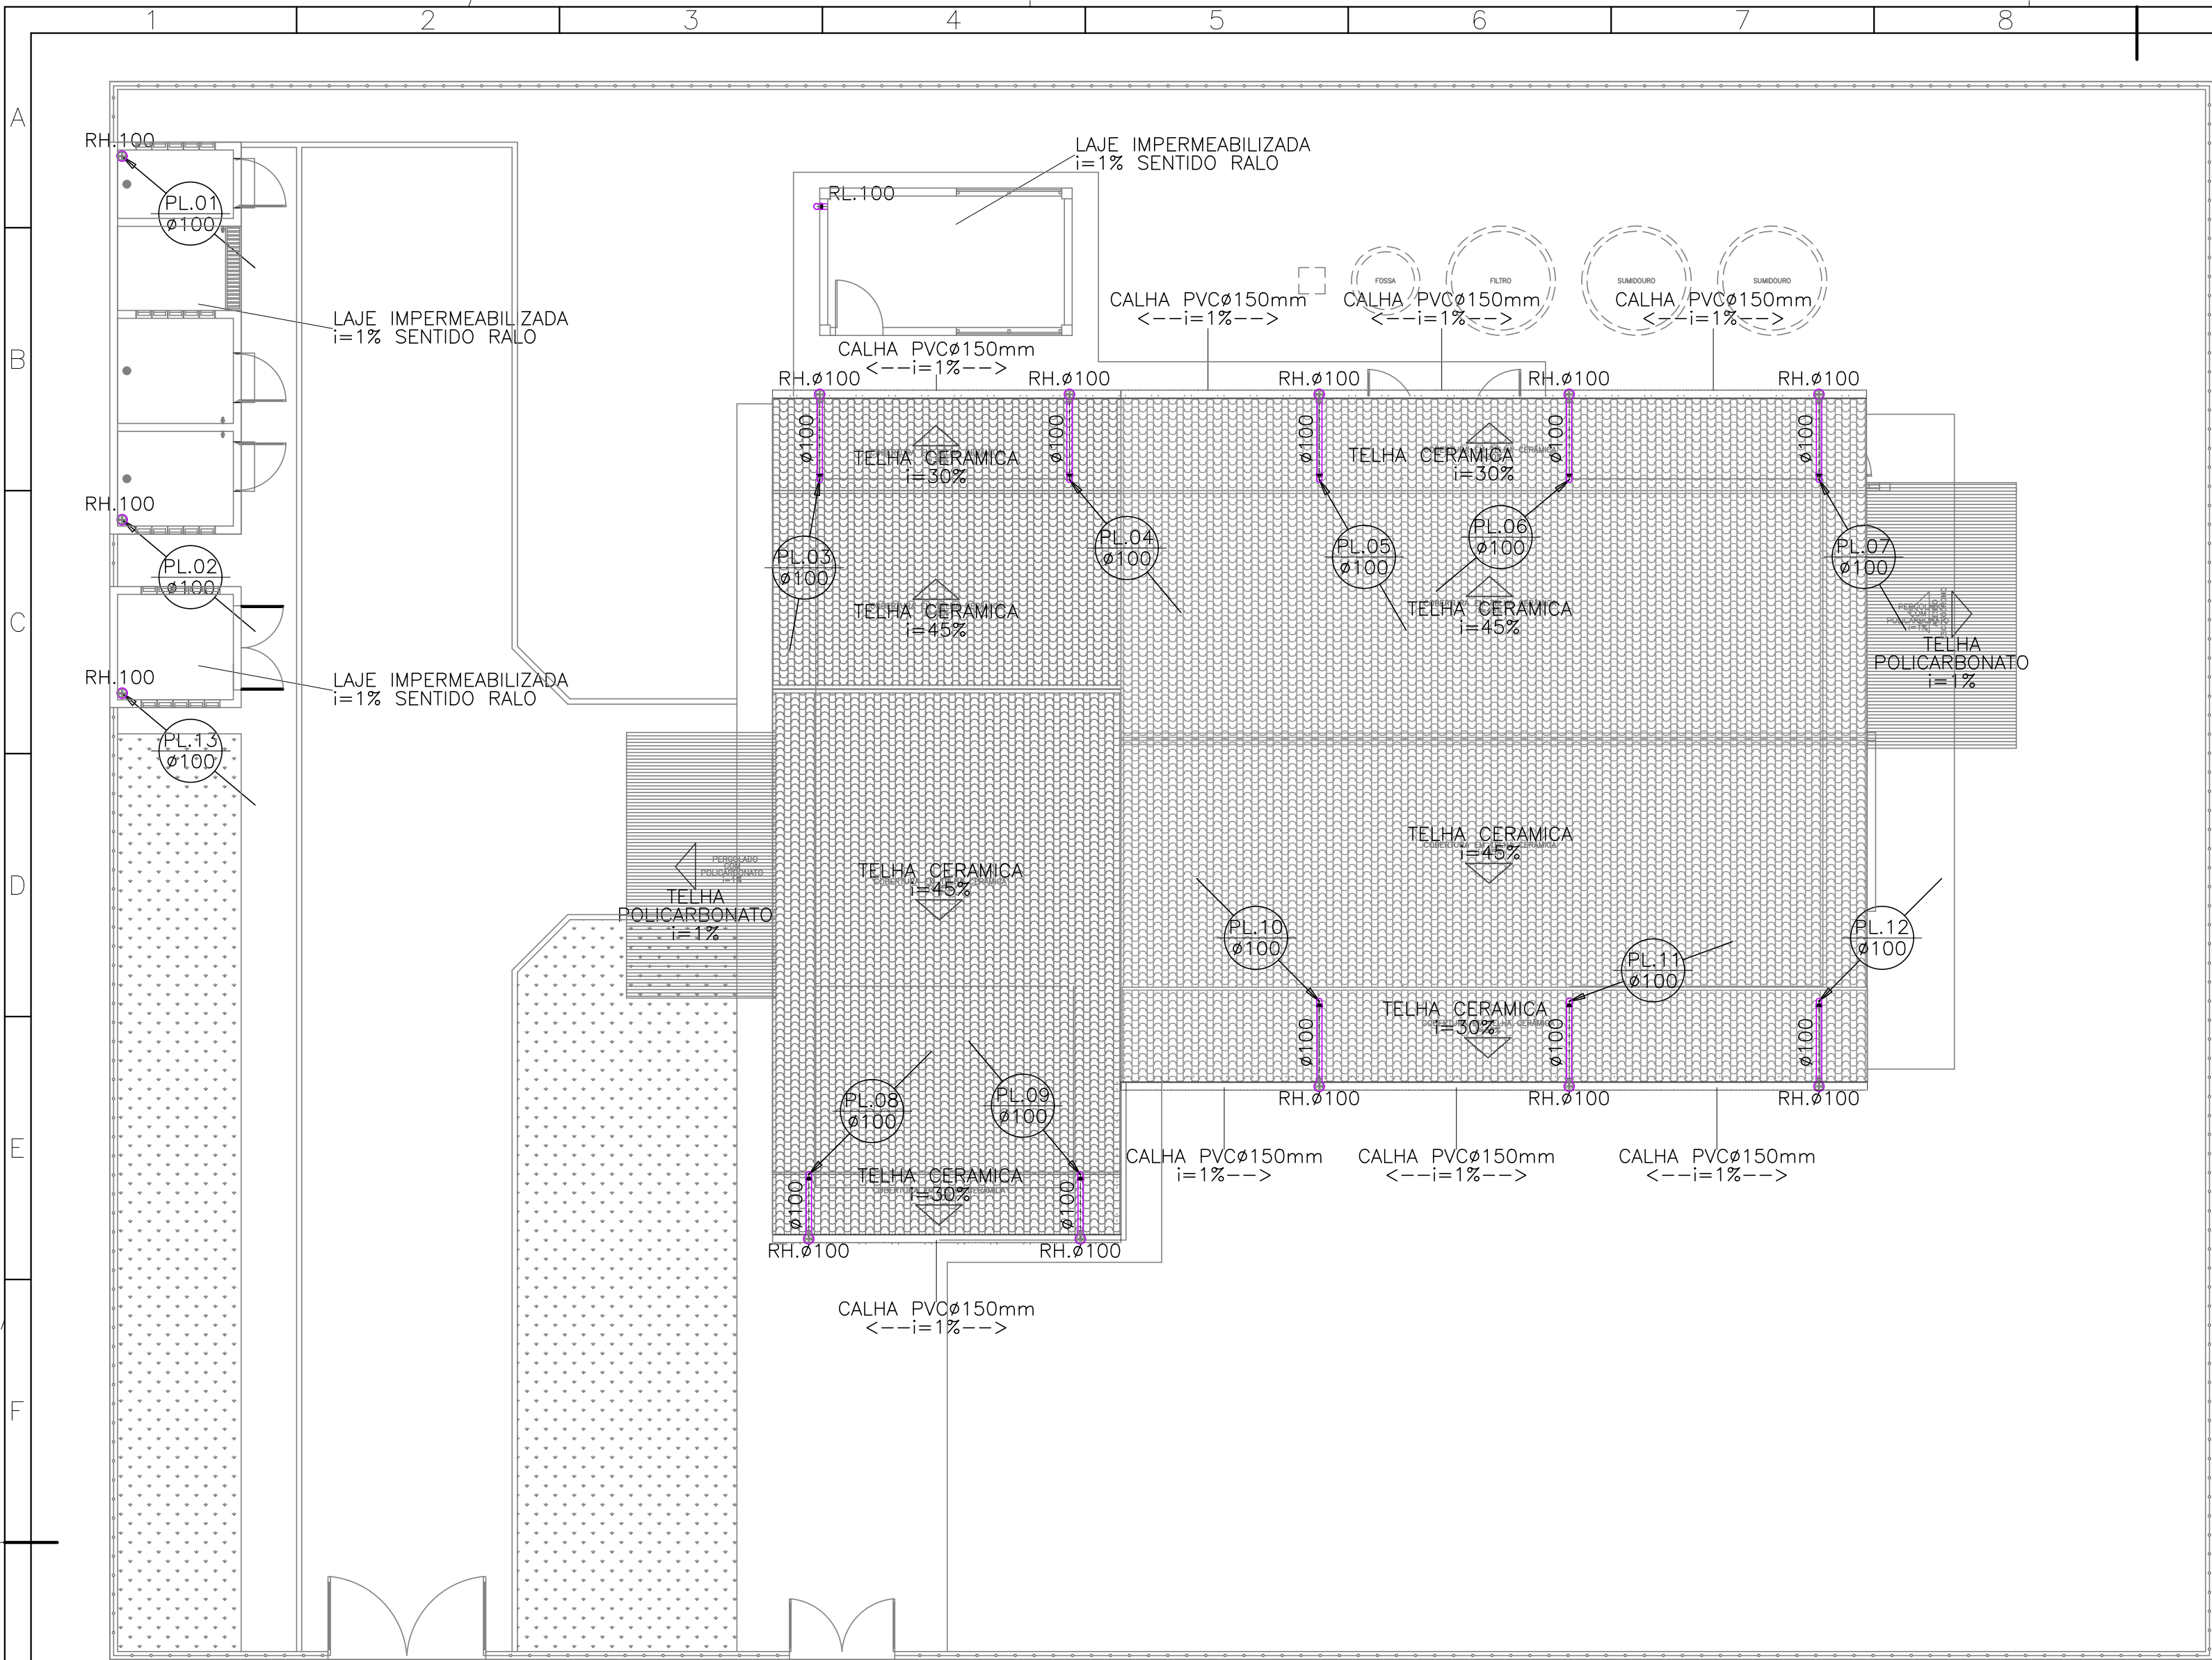

1 PLANTA BAIXA COBERTA
ESCALA: 1/100

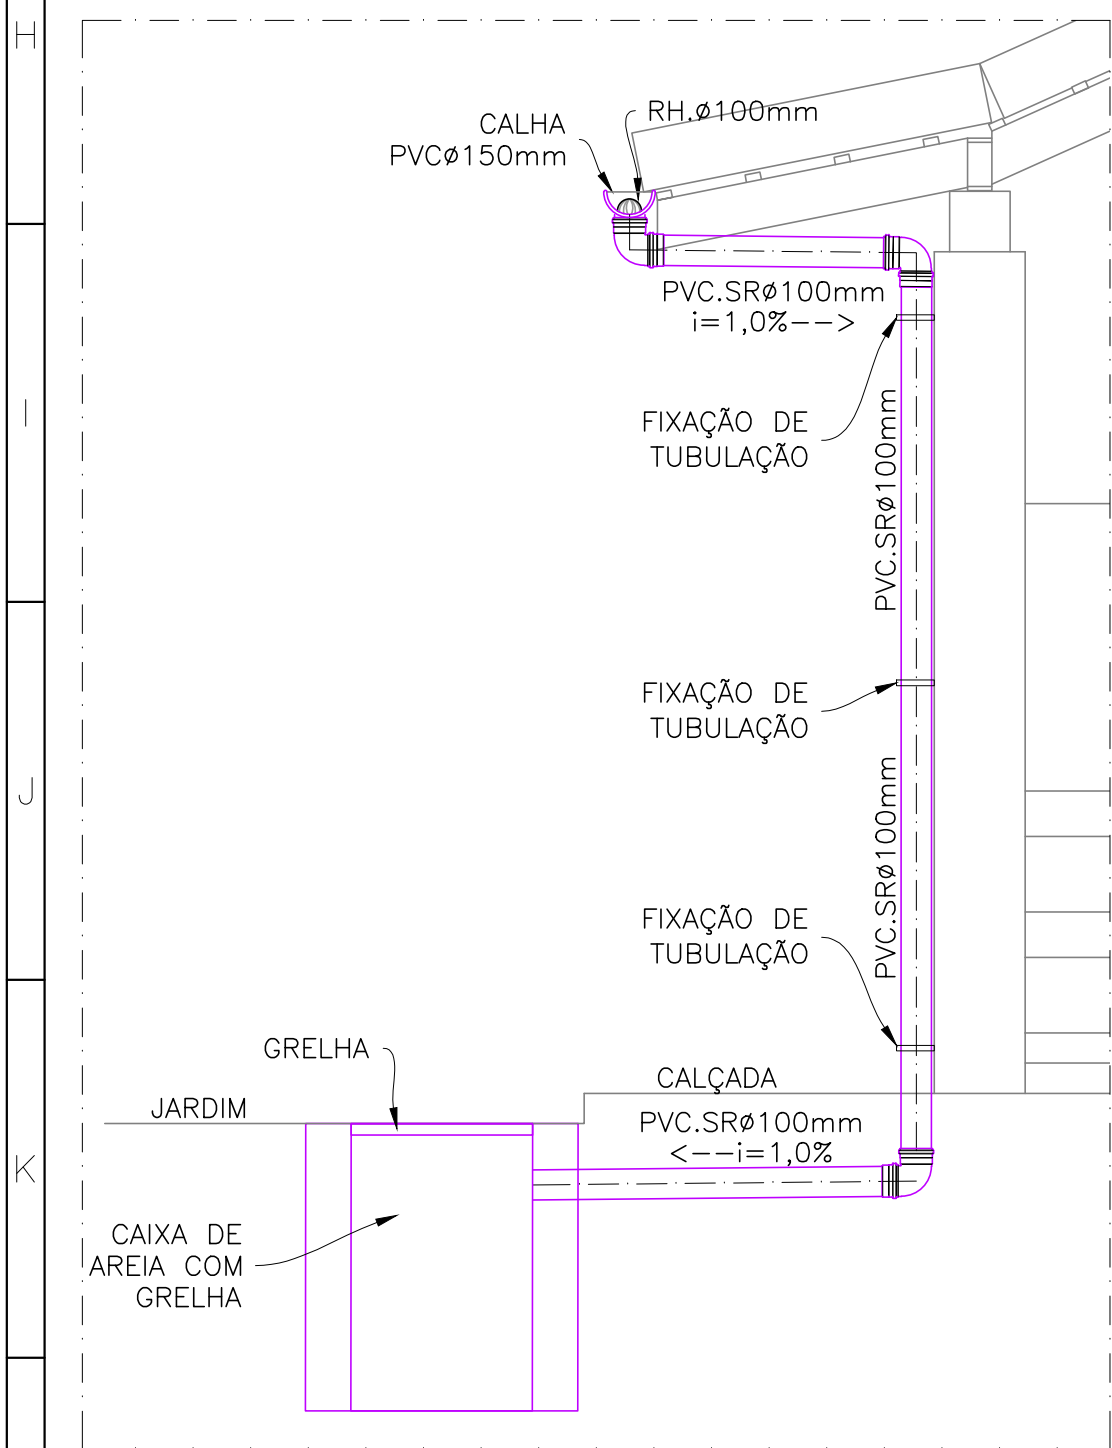

2 DETALHE DESCIDAS DE CALHA
ESCALA: 1/25

LEGENDA		
	RH.	RALO HEMISFÉRICO DE FERRO FUNDIDO ø100mm
	RL	RALO DE GRELHA LATERAL DE FERRO FUNDIDO ø100mm
		JOELHO 90° PVC.SR øINDICADO
		JOELHO 45° PVC.SR øINDICADO
		TUBO PARA ÁGUAS PLUVIAIS PVC SÉRIE REFORÇADA (SR) ø INDICADO
		TUBO PARA ÁGUAS PLUVIAIS PVC JUNTA ELÁSTICA INTERADA (JEI) ø INDICADO
		OBS: TUBOS JEI UTILIZADOS APENAS E EM TODOS OS TUBOS DE DIÂMETRO ACIMA DE ø200mm
		INDICAÇÃO DE TUBULAÇÃO SUBINDO
		INDICAÇÃO DE TUBULAÇÃO DESCENDO
	PL	COLUNA DE ÁGUAS PLUVIAIS PVC.SR øVAR.
		INDICAÇÃO DE SUBIDA E DESCIDA DE TUBULAÇÃO NA ALVENARIA.
		CONEXÃO JOELHO 45° EM PVC øINDICADO.
		CONEXÃO JOELHO 90° EM PVC øINDICADO.
		CONEXÃO TÊ 90° EM PVC øINDICADO.
		TUBULAÇÃO DE DRENAGEM DE AR CONDICIONADOS PVC COM ISOLAMENTO TÉRMICO QUANDO INSTALADO NO FORRO
		TUBULAÇÃO DE DRENAGEM DE AR CONDICIONADOS PVC PELO PISO
	CAG.	CAIXA DE AREIA .60x.60x.60m EM ALVENARIA COM TAMPA DE CONCRETO COM GRELHA
		POÇO DE INFILTRAÇÃO ø2.00xh=2,00m

NOTA:		ASSINATURA: RESPONSÁVEL LEGAL
		ASSINATURAS: PROJETO - RESPONSÁVEL TÉCNICO
REVISÃO		ASSINATURA: APROVAÇÃO
REV. 01		
REV. 02		
REV. 03		
REV. 04		
REV. 05		
REV. 06		
REV. 06 - FEVEREIRO 2025 - EMISÃO FINAL		

SESAB - SECRETARIA DA SAÚDE DO ESTADO DA BAHIA CERP - COORDENAÇÃO EXECUTIVA DE INFRAESTRUTURA DA REDE FÍSICA DA SESAB CAS - COORDENAÇÃO DE ARQUITETURA EM SAÚDE		
EAS: UNIDADE BÁSICA DE SAÚDE INDÍGENA TIPO I		
PROJETO: CONSTRUÇÃO DA UBS INDÍGENA TIPO I		
ENDEREÇO: ETAPA PROJETO: PROJETO EXECUTIVO DE INSTALAÇÕES PLUVIAIS	RESPONSÁVEL TÉCNICO: JOSÉ CARLOS DA ROCHA REG. Nº: 0500939233	FOLHA: 01/02
PLANTA: PLANTA BAIXA - COBERTA	ESCALA: INDICADAS DATA: ABRIL/2025	