




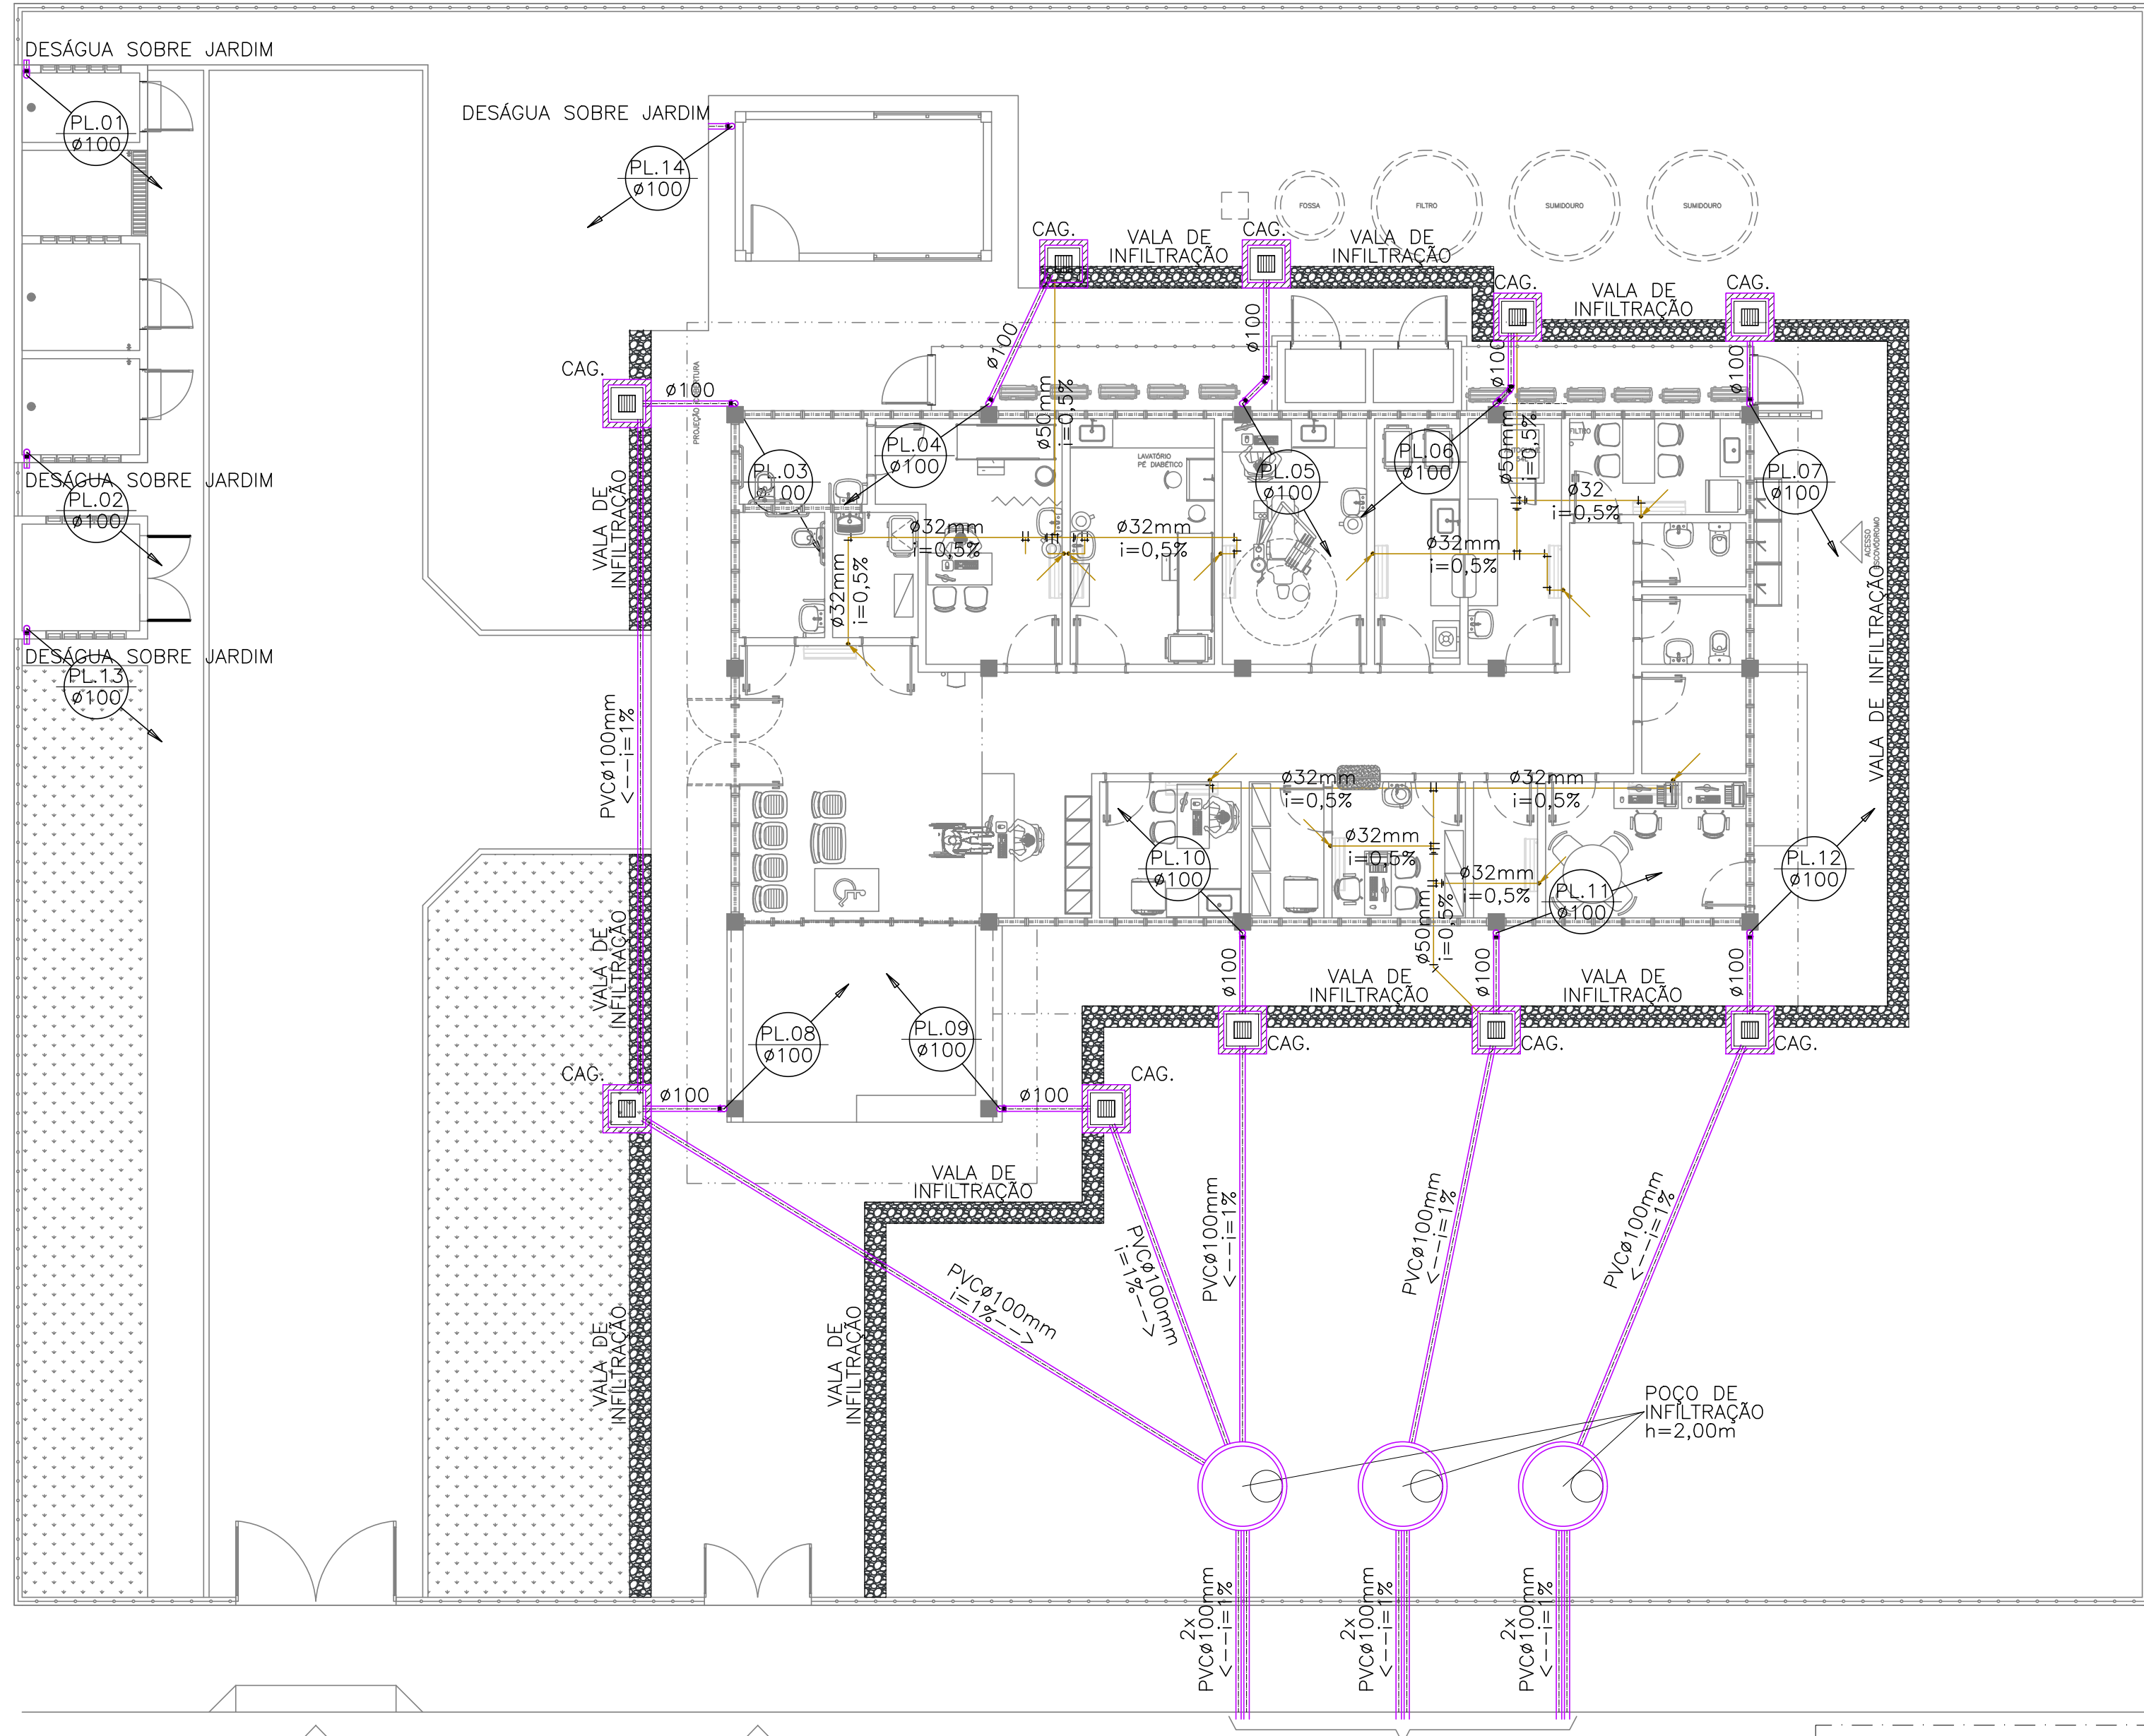


1 PLANTA BAIXA TÉRREO
ESCALA: 1/100

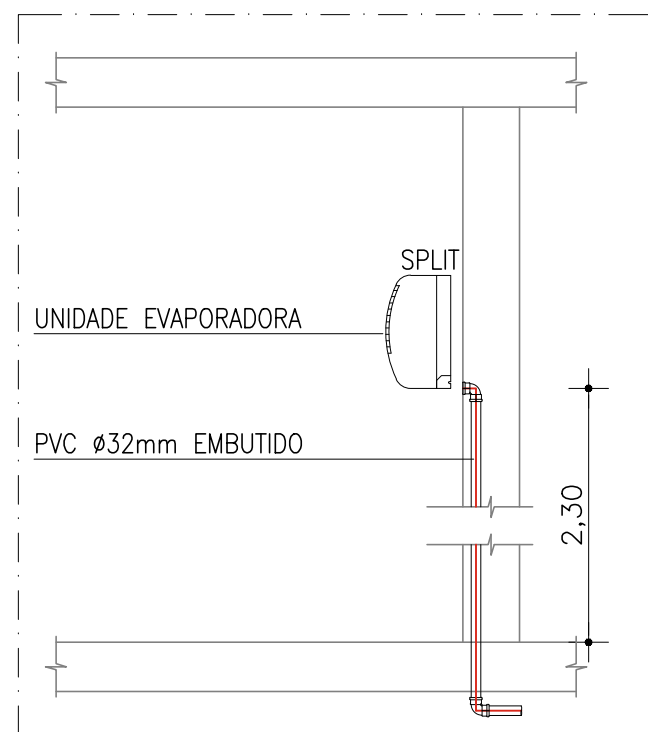


2 DET. AR CONDICIONADO SPLIT
ESCALA: 1/20

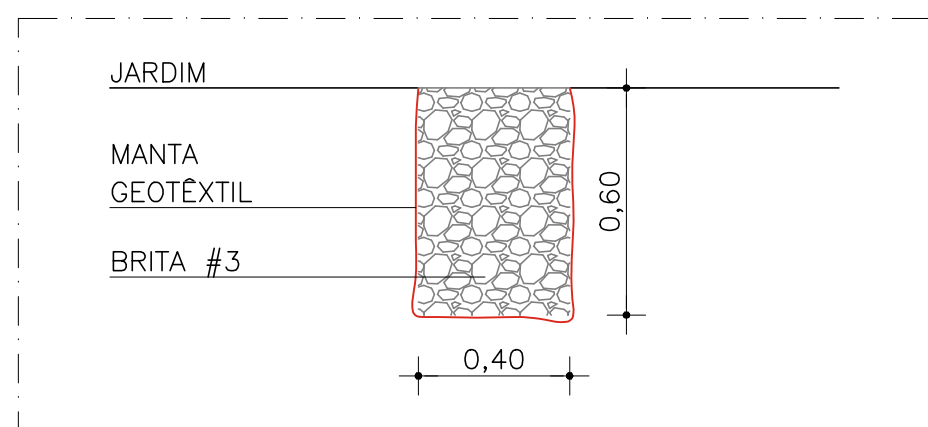

3 DET. VALA DE INFILTRAÇÃO
ESCALA: 1/20

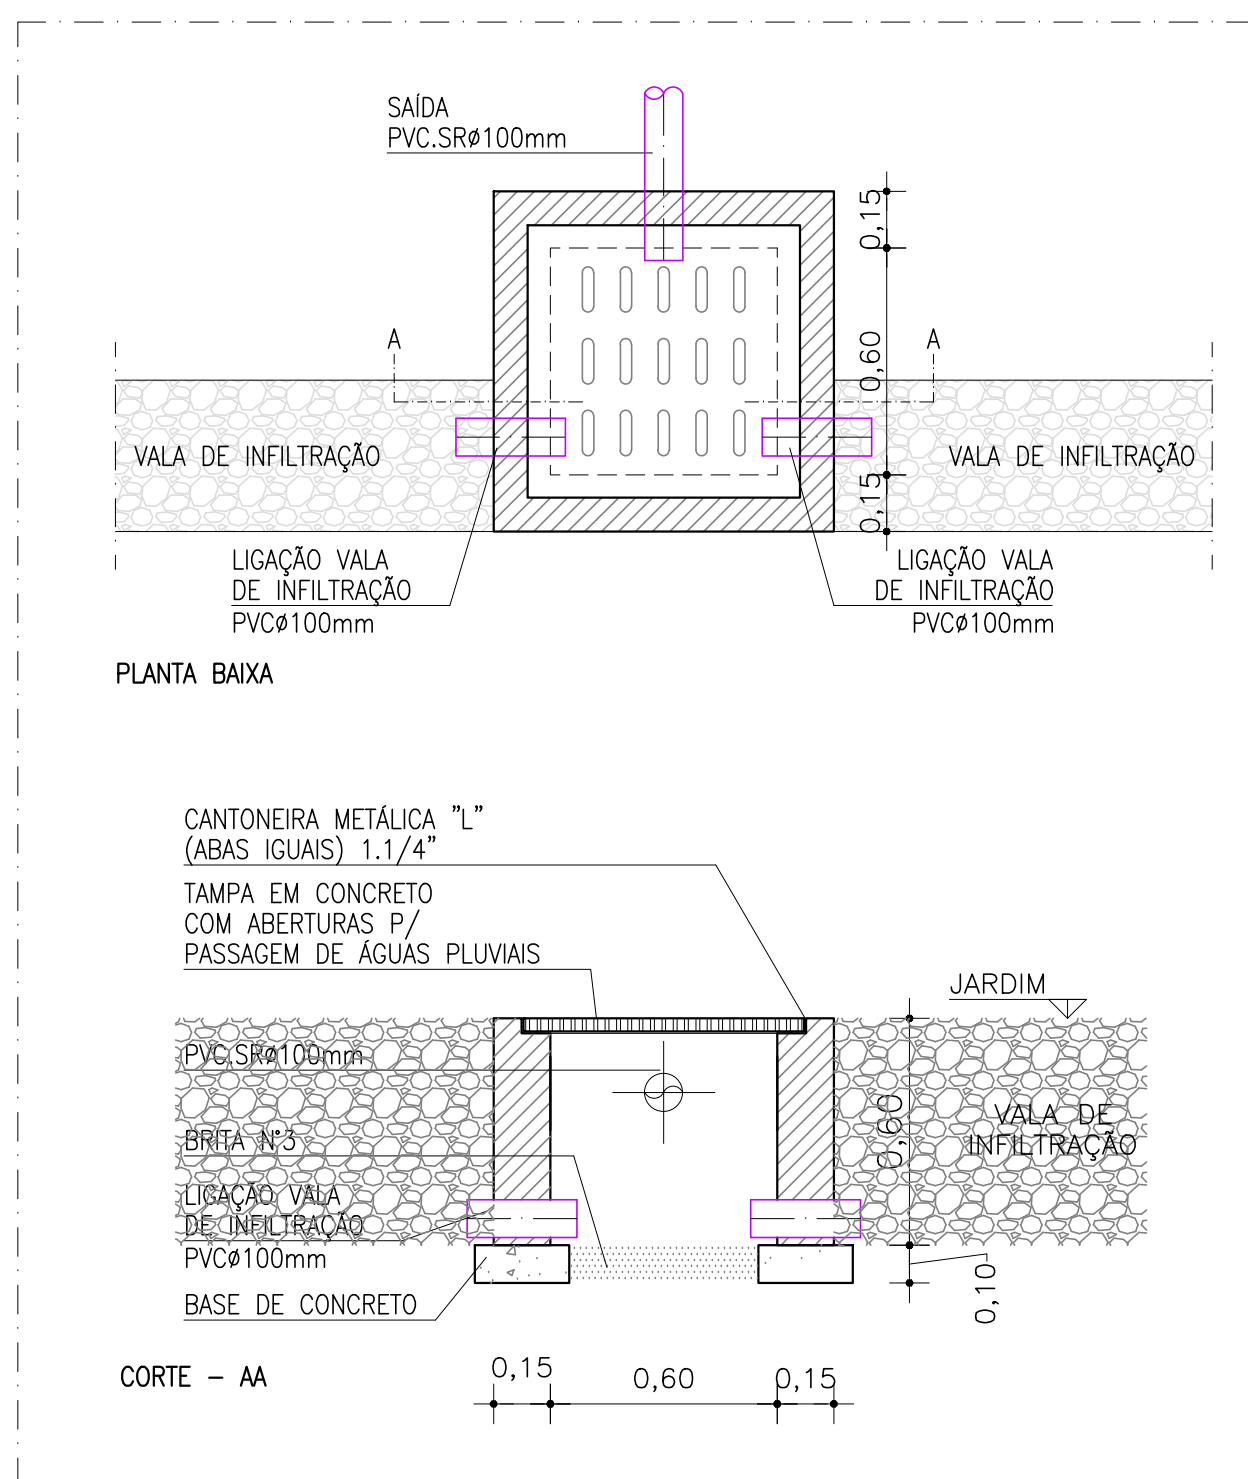

4 DET. CAIXA DE AREIA
ESCALA: 1/20

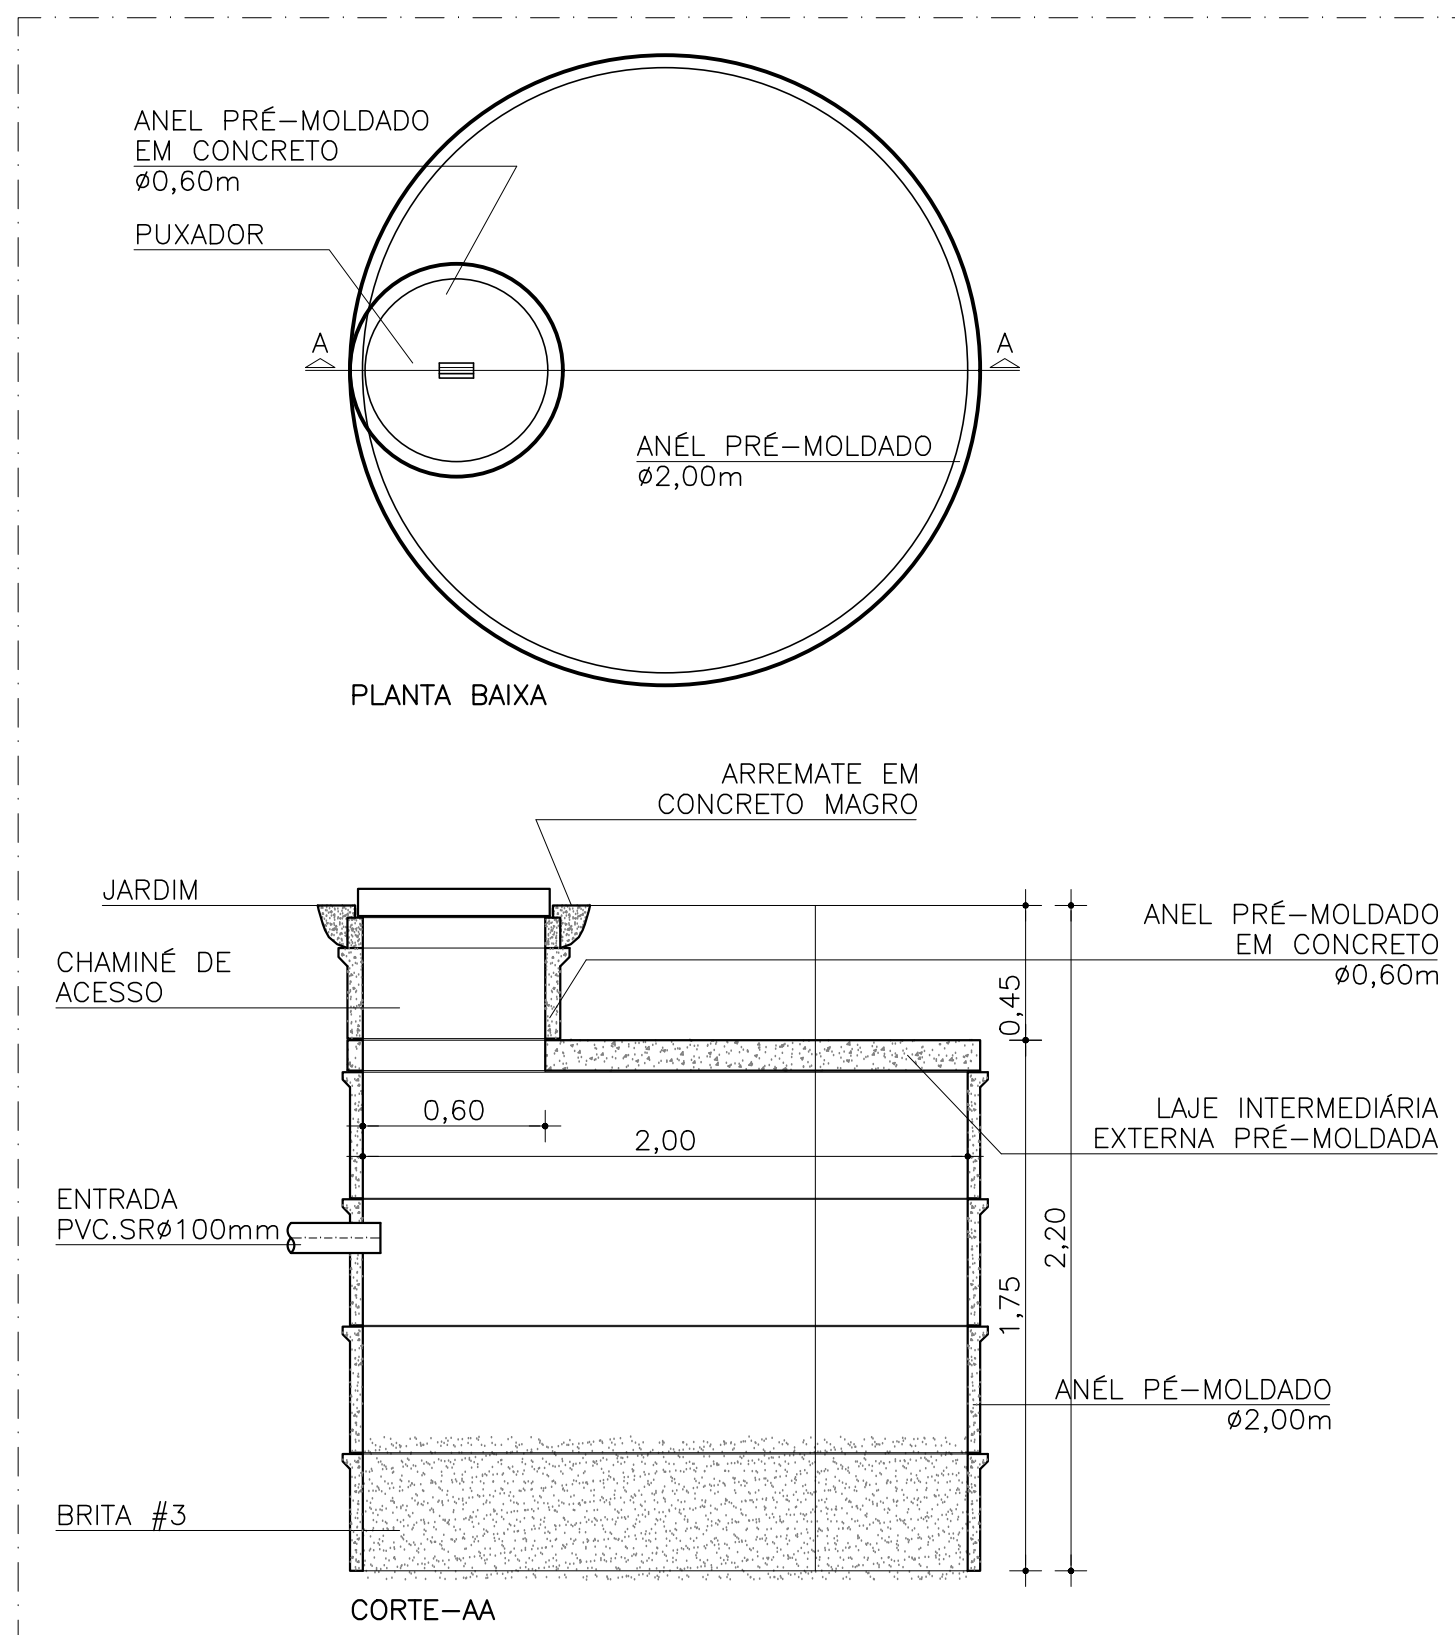

5 DET. POÇO DE INFILTRAÇÃO
ESCALA: 1/25

LEGENDA		
	RH.	RALO HEMISFÉRICO DE FERRO FUNDIDO ø100mm
	RL.	RALO DE GRELHA LATERAL DE FERRO FUNDIDO ø100mm
		JOELHO 90° PVC.SR øINDICADO
		JOELHO 45° PVC.SR øINDICADO
		TUBO PARA ÁGUAS PLUVIAIS PVC SÉRIE REFORÇADA (SR) ø INDICADO TUBO PARA ÁGUAS PLUVIAIS PVC JUNTA ELÁSTICA INTERADA (JEI) ø INDICADO OBS: TUBOS JEI UTILIZADOS APENAS EM TODOS OS TUBOS DE DIÂMETRO ACIMA DE ø200mm
		INDICAÇÃO DE TUBULAÇÃO SUBINDO
		INDICAÇÃO DE TUBULAÇÃO DESCENDO
	PL ø	COLUNA DE ÁGUAS PLUVIAIS PVC.SR øVAR.
		INDICAÇÃO DE SUBIDA E DESCIDA DE TUBULAÇÃO NA ALVENARIA.
		CONEXÃO JOELHO 45° EM PVC øINDICADO.
		CONEXÃO JOELHO 90° EM PVC øINDICADO.
		CONEXÃO TÊ 90° EM PVC øINDICADO.
		TUBULAÇÃO DE DRENAGEM DE AR CONDICIONADOS PVC COM ISOLAMENTO TÉRMICO QUANDO INSTALADO NO FORRO
		TUBULAÇÃO DE DRENAGEM DE AR CONDICIONADOS PVC PELO PISO
	CAG.	CAIXA DE AREIA .60x.60x.60m EM ALVENARIA COM TAMPA DE CONCRETO COM GRELHA
		POÇO DE INFILTRAÇÃO ø2.00xh=2.00m

NOTA:		ASSINATURA: RESPONSÁVEL LEGAL
		ASSINATURAS: PROJETO - RESPONSÁVEL TÉCNICO
REVISÃO		ASSINATURA: APROVAÇÃO
REV. 01		
REV. 02		
REV. 03		
REV. 04		
REV. 05		
REV. 06 - FEVEREIRO 2025 - EMENDAS NÍVEL		

SESAB - SECRETARIA DA SAÚDE DO ESTADO DA BAHIA CERP - COORDENAÇÃO EXECUTIVA DE INFRAESTRUTURA DA REDE FÍSICA DA SESAB CAS - COORDENAÇÃO DE ARQUITETURA EM SAÚDE		GOVERNO DO ESTADO BAHIA SECRETARIA DA SAÚDE
EAS: UNIDADE BÁSICA DE SAÚDE INDÍGENA TIPO I		JCA ARQUITETURA E ASSOCIADOS
PROJETO: CONSTRUÇÃO DA UBS INDÍGENA TIPO I		
ENDEREÇO: ETAPA PROJETO: PROJETO EXECUTIVO DE INSTALAÇÕES PLUVIAIS	RESPONSÁVEL TÉCNICO: JOSÉ CARLOS DA ROCHA REG. Nº: 0500939233	FOLHA: 02/02
PLANTA: PLANTA BAIXA - TÉRREO		
ESCALA: INDICADAS		
DATA: ABRIL/2025		