
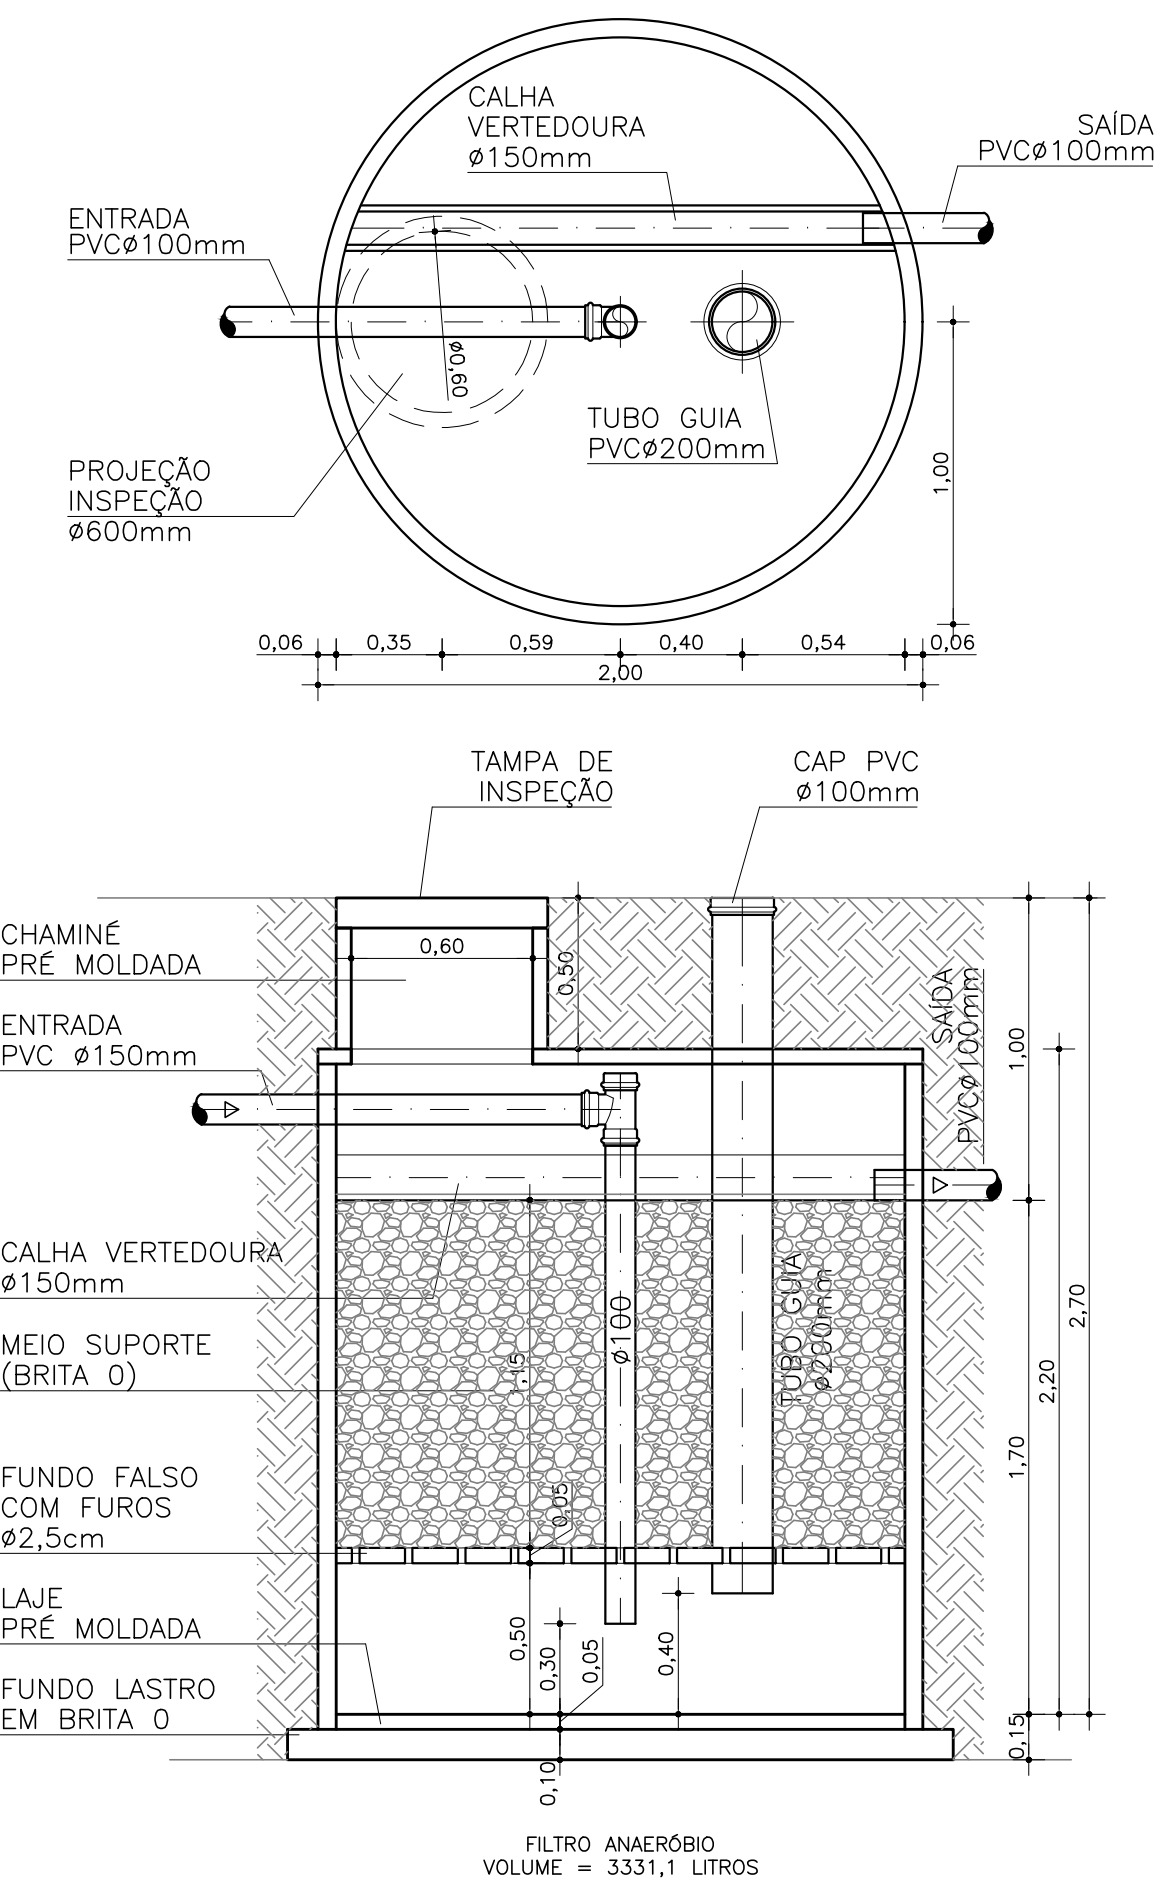


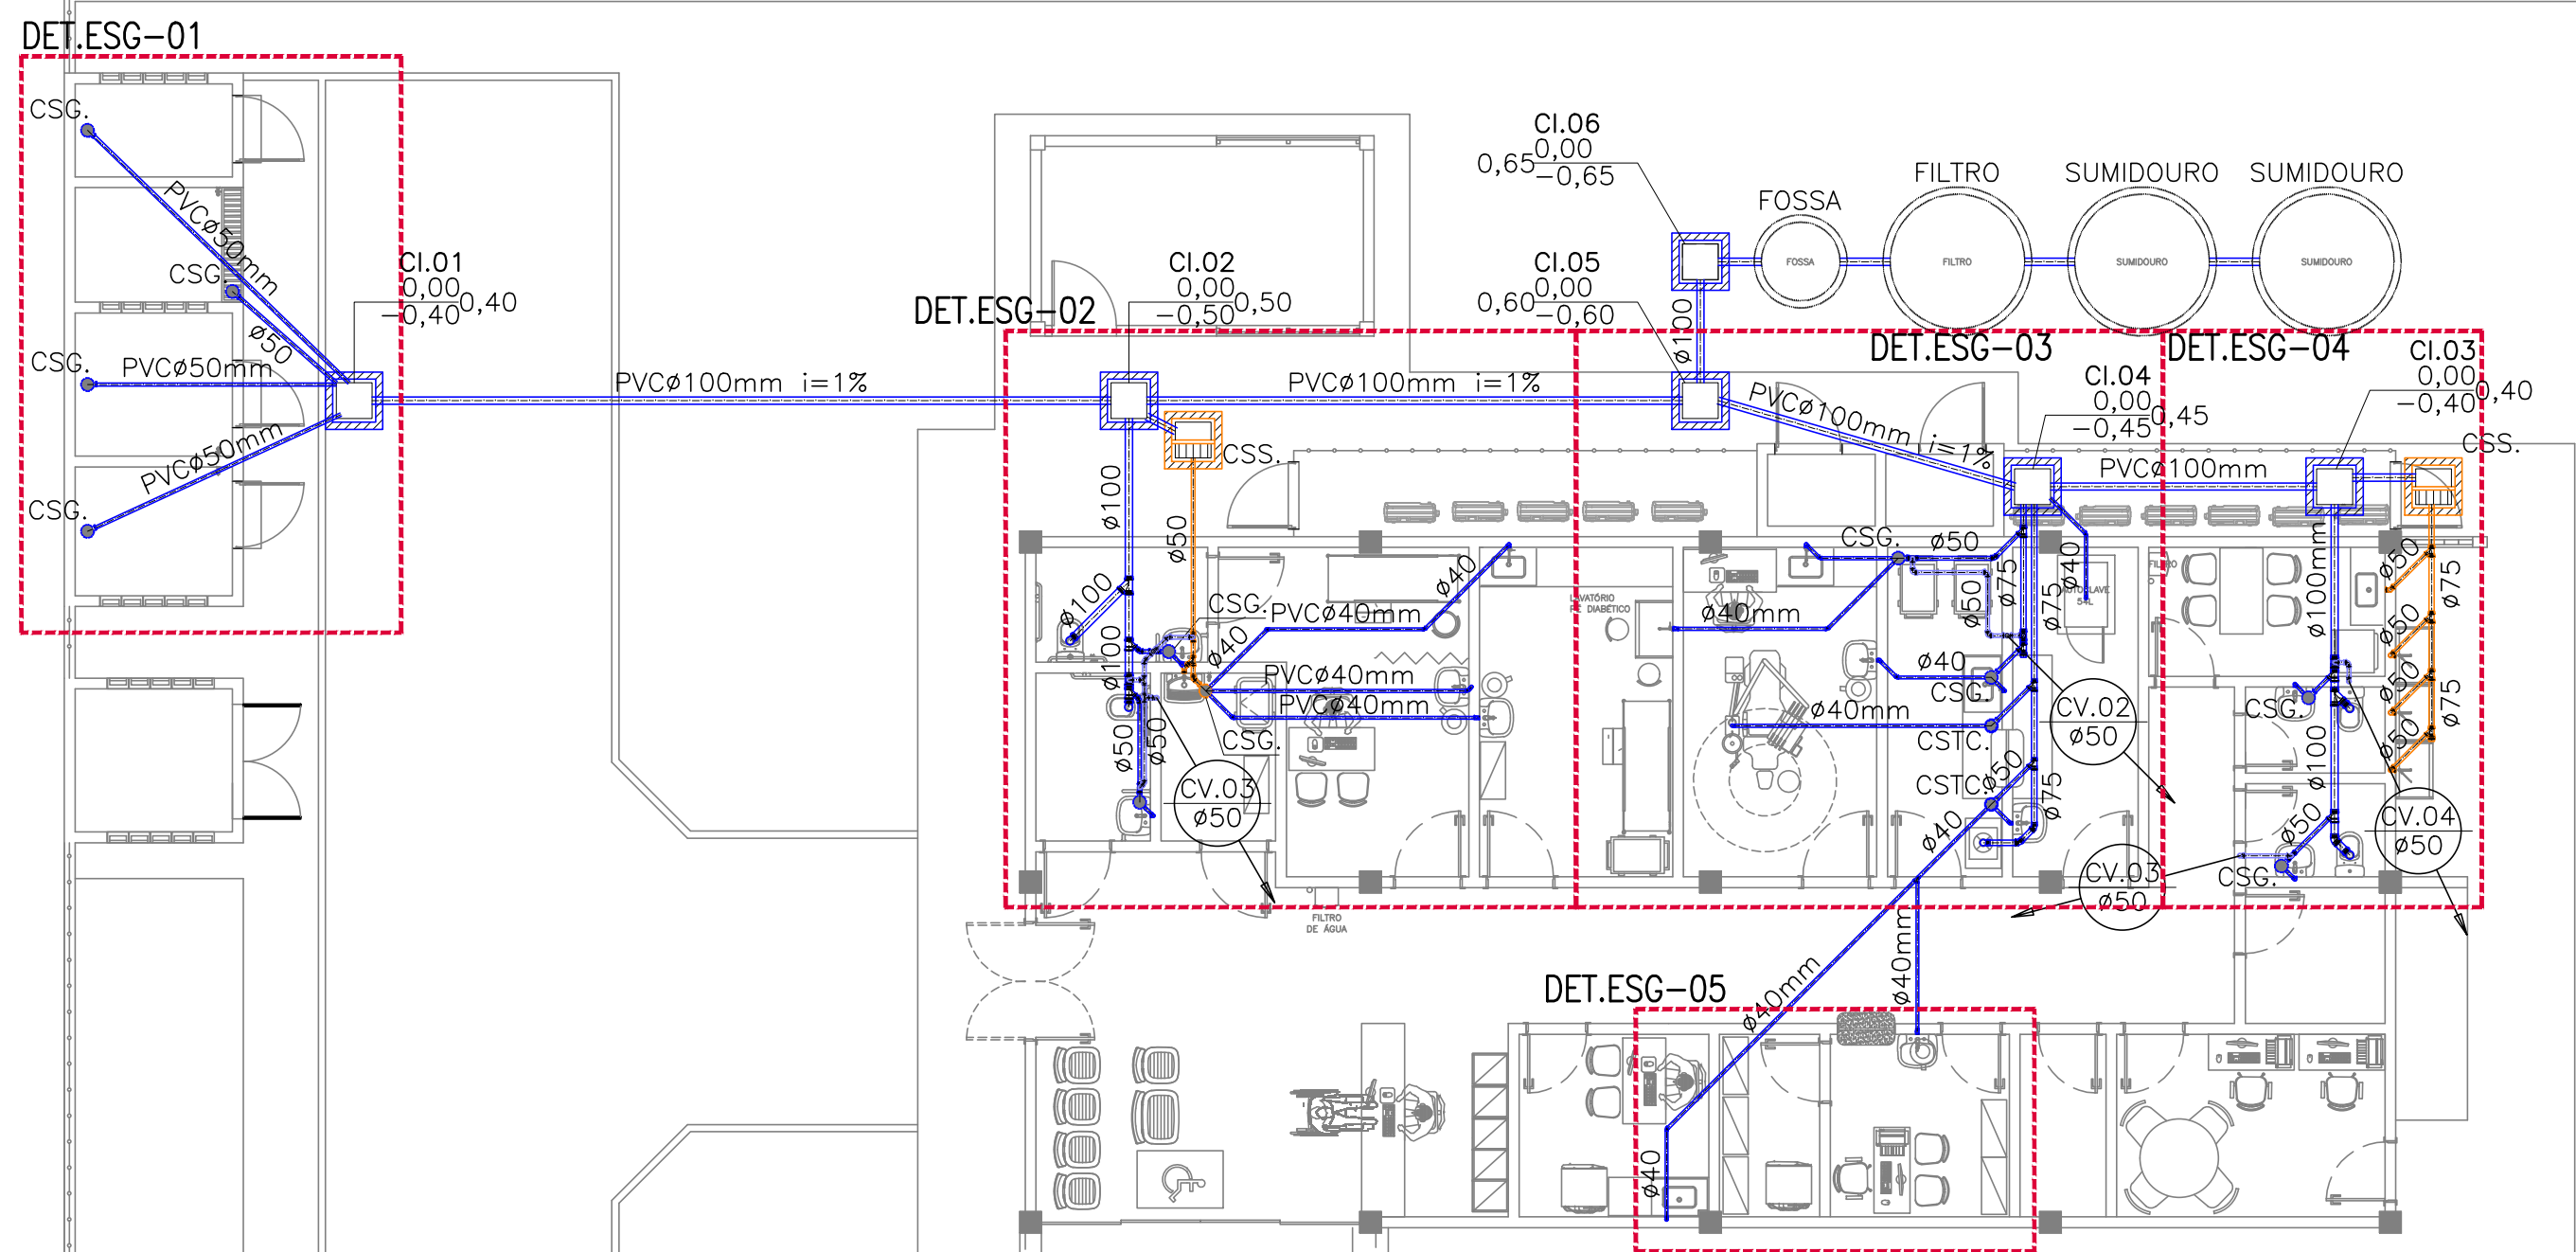


QUANTITATIVOS GERAIS			
	UND.	QUANT.	CÓDIGO
FILTRO ANAERÓBIO	UN	1,00	98059
TUBO PVC Ø200mm	M	2,30	90696
TUBO PVC Ø100mm	M	3,00	90695
TE PVC Ø100mm	UN	1,00	104177
CAP PVC Ø200mm	UN	1,00	00042686
CHAMINÉ ESGOTO Ø600mm	M	0,50	98051
TAMPA EM CONCRETO Ø600mm	UN	1,00	98115

LEGENDA SANITÁRIO	
	CSG. CAIXA SIFONADA EM PVC - 150x150x50mm - COM GRELHA E FECHAMENTO ESCAMOTEÁVEL
	CSTC. CAIXA SIFONADA EM PVC - 150x150x50mm - COM TAMPA CEGA
	CI. CAIXA DE INSPEÇÃO .60x.60xVARm EM ALVENARIA COM TAMPA DE CONCRETO
	CS. CAIXA DE SABÃO .60x.60xVARm EM ALVENARIA COM TAMPA DE CONCRETO
	JOELHO 90° PVC ØINDICADO
	JOELHO 45° PVC ØINDICADO
	TE NORMAL PVC ØINDICADO
	TE REDUÇÃO PVC ØINDICADO
	JUNÇÃO SIMPLES EM PVC ØINDICADO
	JUNÇÃO SIMPLES EM PVC ØINDICADO
	TUBULAÇÃO DE ESGOTO DE PVC ØVAR.
	TUBULAÇÃO DE SABÃO DE PVC ØVAR.
	TUBULAÇÃO DA VENTILAÇÃO DE ESGOTO DE PVC ØVAR.
	INDICAÇÃO DE TUBULAÇÃO SUBINDO
	INDICAÇÃO DE TUBULAÇÃO DESCENDO
	COLUNA DE VENTILAÇÃO PVC ØVAR.
	INDICAÇÃO DE SUBIDA E DESCIDA DE TUBULAÇÃO NA ALVENARIA.
	COTAS DE PROFUNDIDADES DAS CAIXAS DE INSPEÇÃO

NOTA:
-TUBULAÇÕES COM DIÂMETROS ATÉ 75MM DEVERÃO TER INCLINAÇÃO DESCENDENTE DE NO MÍNIMO 2%
-TUBULAÇÕES COM DIÂMETROS ACIMA 100MM DEVERÃO TER INCLINAÇÃO DESCENDENTE DE NO MÍNIMO 1%
-TUBULAÇÕES DESTINADAS A VENTILAÇÃO DEVERÃO TER INCLINAÇÃO ASCENDENTE DE NO MÍNIMO 1%



1 PLANTA BAIXA - TÉRREO
ESCALA: 1/100

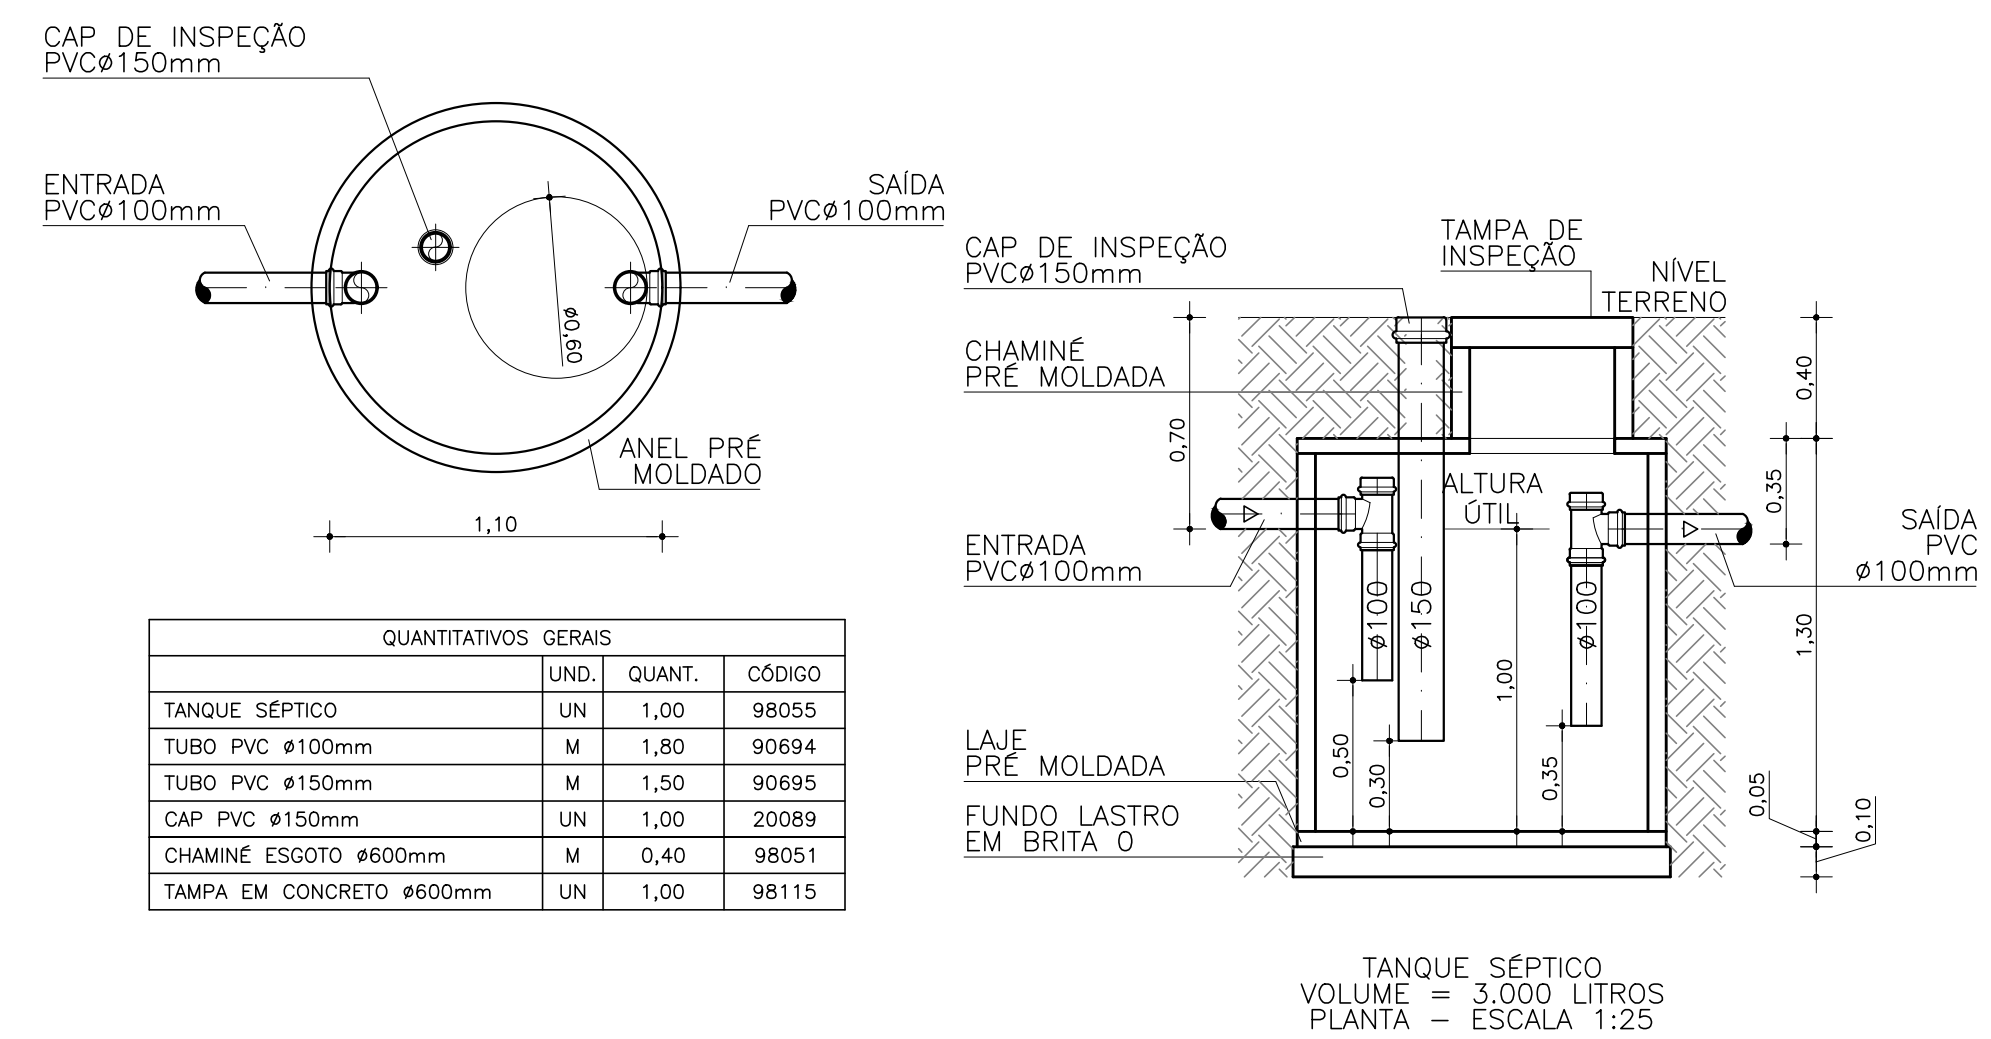

QUANTITATIVOS GERAIS			
	UND.	QUANT.	CÓDIGO
TANQUE SÉPTICO	UN	1,00	98055
TUBO PVC Ø100mm	M	1,80	90694
TUBO PVC Ø150mm	M	1,50	90695
CAP PVC Ø150mm	UN	1,00	20089
CHAMINÉ ESGOTO Ø600mm	M	0,40	98051
TAMPA EM CONCRETO Ø600mm	UN	1,00	98115

3 DET. TANQUE SÉPTICO
ESCALA: 1/25

4 DET. SUMIDOURO
ESCALA: 1/25

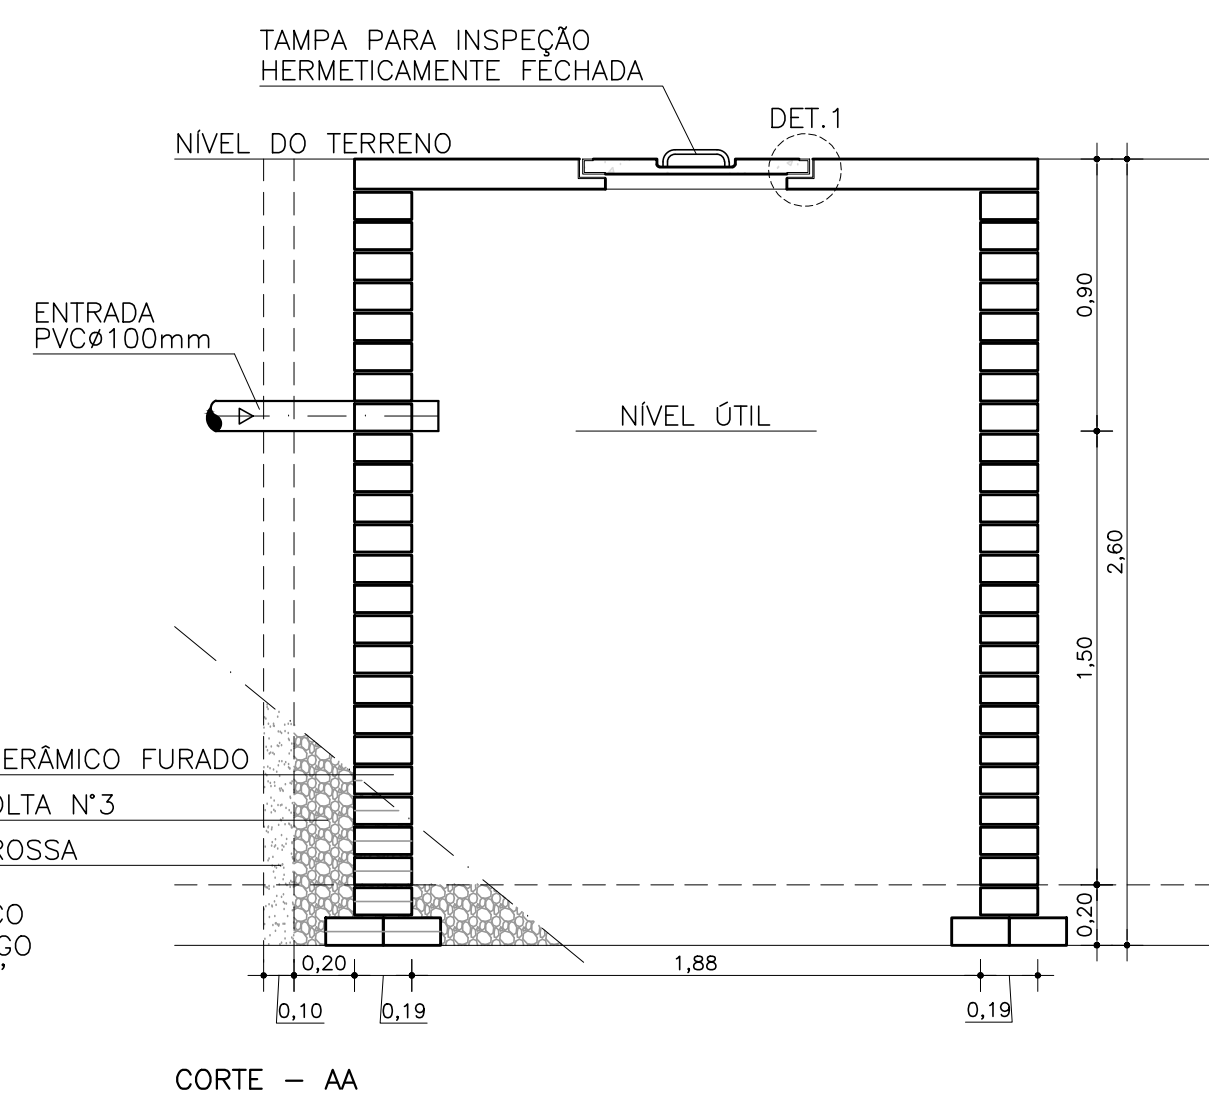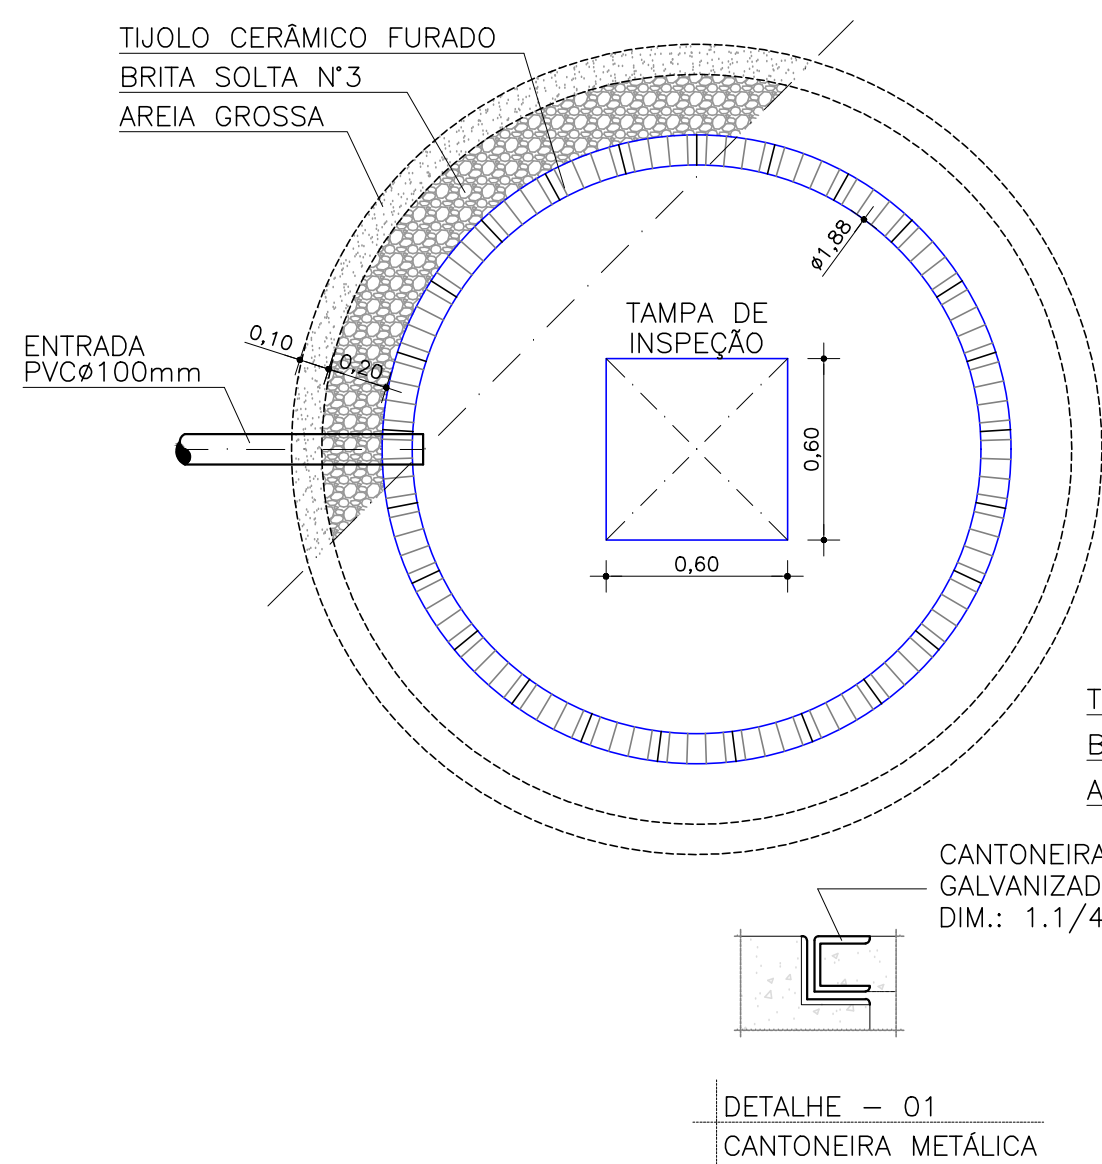

NOTA:		ASSINATURA: RESPONSÁVEL LEGAL
		ASSINATURAS: PROJETO - RESPONSÁVEL TÉCNICO
REVISÃO		ASSINATURA: APROVAÇÃO
REV. 01		
REV. 02		
REV. 03		
REV. 04		
REV. 05		
REV. 06		
REV. 06 - FEVEREIRO 2025 - EMENDAS NICOL		

SESAB - SECRETARIA DA SAÚDE DO ESTADO DA BAHIA CERP - COORDENAÇÃO EXECUTIVA DE INFRAESTRUTURA DA REDE FÍSICA DA SESAB CAS - COORDENAÇÃO DE ARQUITETURA EM SAÚDE		GOVERNO DO ESTADO BAHIA SECRETARIA DA SAÚDE JCA ARQUITETURA E ASSOCIADOS
EAS: UNIDADE BÁSICA DE SAÚDE INDÍGENA TIPO I		
PROJETO: CONSTRUÇÃO DA UBS INDÍGENA TIPO I		
ENDERECO: ETAPA PROJETO: PROJETO EXECUTIVO DE INST. SANITÁRIAS	FOLHA: 01/03	
RESPONSÁVEL TÉCNICO: JOSÉ CARLOS DA ROCHA PLANTA: PLANTA BAIXA - TÉRREO		
ESCALA: INDICADAS DATA: ABRIL/2025		