


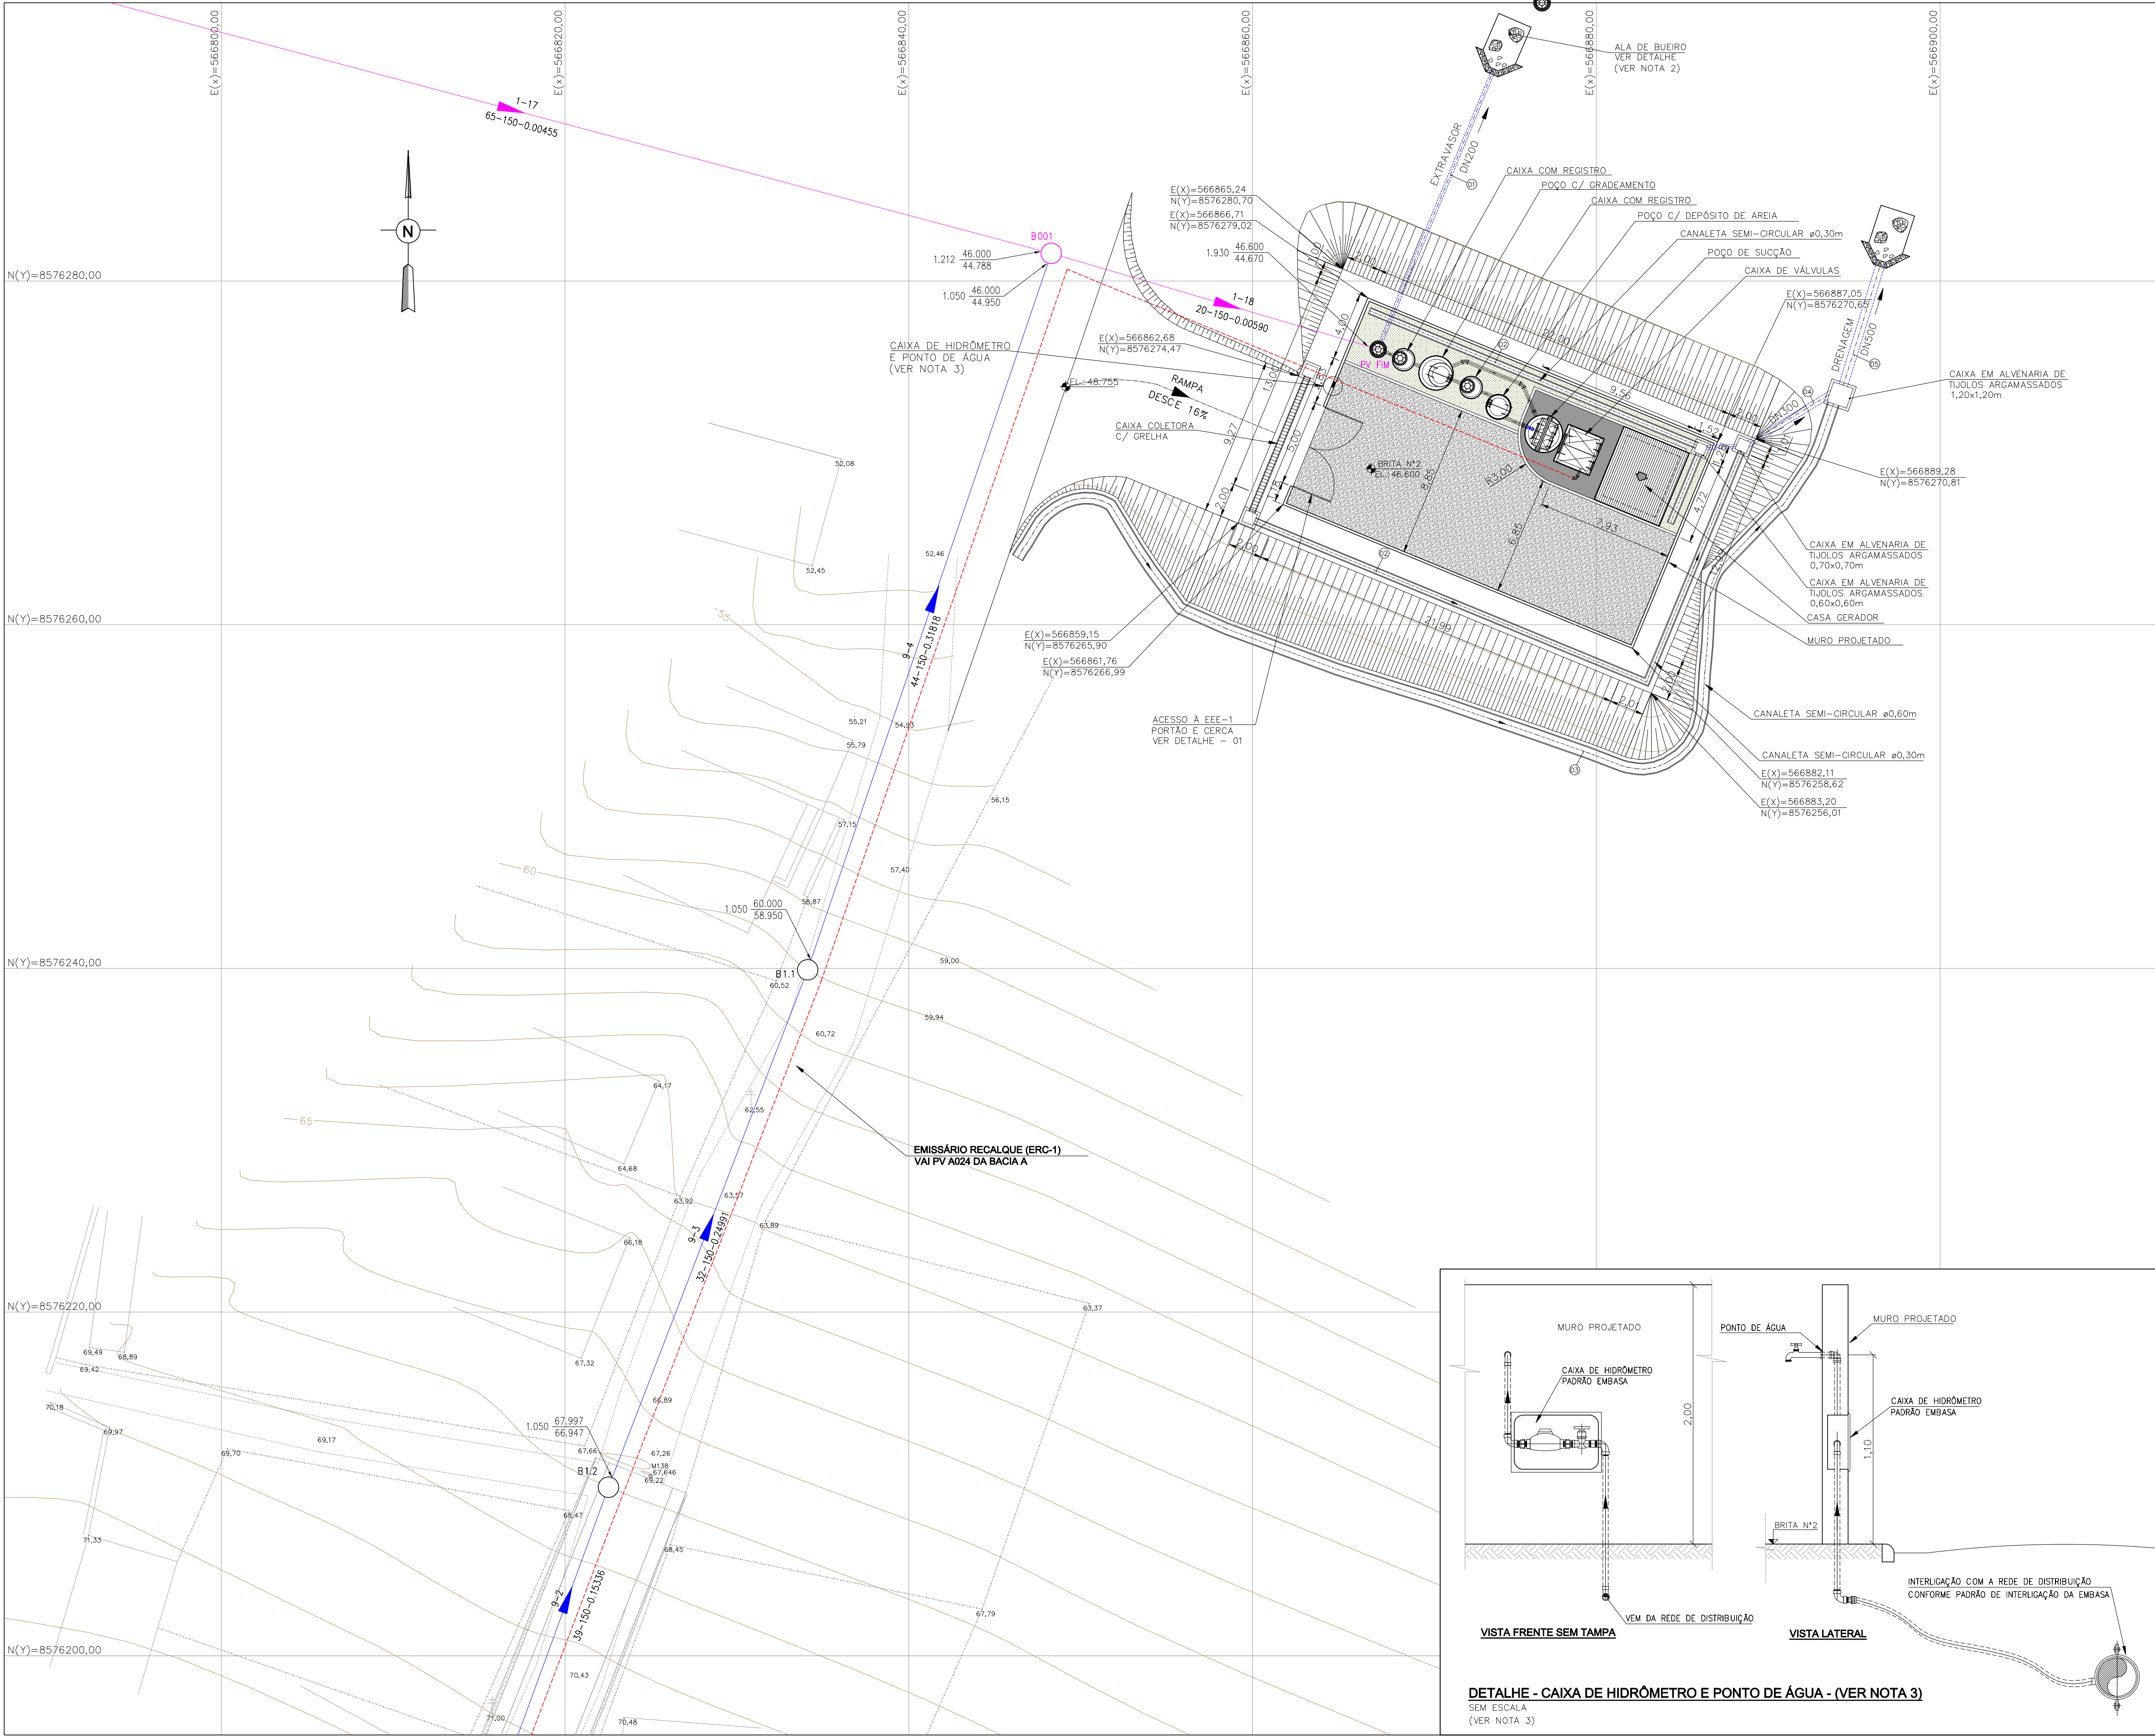

NOTAS:

1 - COTAS E DIMENSÕES EM METRO E DIÂMETROS EM MILÍMETRO, EXCETO ONDE INDICADO.

2 - O PONTO DE LANÇAMENTO DO EXTRAVASOR DEVERÁ SER AJUSTADO EM CAMPO, EVITANDO DANOS A TERCEIROS.

3 - O HIDRÔMETRO E O PONTO DE ÁGUA FORAM ADICIONADOS AO DESENHO DE FORMA ESQUEMÁTICA, E A INTERLIGAÇÃO COM A REDE DE DISTRIBUIÇÃO DE ÁGUA EXISTENTE DEVE SER AJUSTADA NA OCASIÃO DA EXECUÇÃO DAS OBRAS.

LEGENDA:

- REDE COLETORA PROJETADA
- EMISSÁRIO POR RECALQUE
- INTERCEPTOR DA BACIA B
- ESTRADAS NÃO PAVIMENTADA
- CERCA
- RIO E CÓRREGO
- TALUDE
- CURVA INTERMEDIÁRIA
- CURVA MESTRA

DESENHO DE REFERÊNCIA:

0365-DE-60-HI-002 A 008
0365-DE-60-HI-015
0365-DE-60-HI-016
0365-DE-60-HI-017
0365-DE-60-HI-018
0365-DE-60-AU-001

ATUALIZAÇÃO					
Nº	DATA	CONTEÚDO	ELABORADO	VERIFICADO	APROVADO
01	JUN/2017	REDIMENSIONAMENTO DA CASA DO GERADOR	JORGE ALMÉRIO	CLÁUDIO ARRAES	ULYSSES F. LIMA

DETALHE 01 - PORTÃO
SEM ESCALA

DETALHE DA ALA
SEM ESC.

SEÇÃO TÍP. DA CANALETA
ESC. 1:25

DETALHE - CAIXA COLETORA
ESC.: 1:50

RELATÓRIO DE PEÇAS DRENAGEM

Nº	RELATÓRIO DE PEÇAS DRENAGEM	DN	L(m)	QUANT.
05	TUBO DE CONCRETO PA1	500	6,00	01
04	TUBO DE CONCRETO PA1	300	6,00	01
03	CANAleta SEMI-CIRCULAR ø0,60m	-	1,00	69
02	CANAleta SEMI-CIRCULAR ø0,30m	-	1,00	55
01	TUBO PVC	200	6,00	03

DETALHE - CAIXA DE HIDRÔMETRO E PONTO DE ÁGUA - (VER NOTA 3)
SEM ESCALA
(VER NOTA 3)

CONTRATANTE:
SECRETARIA DE INFRAESTRUTURA HÍDRICA E SANEAMENTO

CONSTRUTOR:
BAHIA GOVERNO DO ESTADO

PROJETISTA:
Consórcio CHD HYDROS ffa

PLANO URBANÍSTICO E AMBIENTAL E PROJETOS ESPECÍFICOS PARA O VETOR IPITANGA

SECRETARIA DE INFRAESTRUTURA HÍDRICA E SANEAMENTO - SIHS

PROJETO EXECUTIVO

PROJETO HIDRÁULICO

REDE DE ESGOTO

SISTEMA DE ESGOTAMENTO SANITÁRIO EEE-1 - PLANTA DE LOCALIZAÇÃO, DRENAGEM E DETALHE

DESENHO Nº
0365-DE-60-HI-014 R-01

PROJETO Nº
0365

PROJ. JORGE ALMÉRIO

VER. WASHINGTON

APROV. ULYSSES F. LIMA

CONSTR. JORGE ALMÉRIO

VER. CLÁUDIO ARRAES

APROV. ULYSSES F. LIMA

DATA EMISSÃO INICIAL
JAN/2017

ESCALA
1/200

NÚMERO PRANCHAS
01 DE 01

0365-DE-60-HI-014 R-01



			
			
PLANO URBANÍSTICO E AMBIENTAL E PROJETOS ESPECÍFICOS PARA O VETOR IPITANGA			
CONTRATANTE: SECRETARIA DE INFRAESTRUTURA HÍDRICA E SANEAMENTO - SIHS			
FASE: PROJETO EXECUTIVO	DISCIPLINA: PROJETO HIDRÁULICO	TEMP/PROJ. ESPECÍFICO: REDE DE ESGOTO	
TÍTULO: SISTEMA DE ESGOTAMENTO SANITÁRIO EEE-1 - PLANTA BAIXA , CORTE A-A			NÚMERO PRANCHAS: 01 DE 01
ENDERÇO: RODOVIA BA 526 - CASSANGE - SALVADOR / BAHIA		DATA EMISSÃO INICIAL: JAN./2017	ESCALA: 1:25
PROJETO Nº 0365	PROJL: JORGE ALMERIO	DESE: WASHINGTON	DESENHO Nº 0365-DE-60-HI-015 R-00
CONF.: JORGE ALMERIO	VERIF.: CLÁUDIO ARAES	APROV.: ULYSSES F. LIMA	



RELAÇÃO DE ACESSÓRIOS P/ FLANGE

RELAÇÃO DE PEÇAS

RESPONSÁVEL PROJETO:

PLANO URBANÍSTICO E AMBIENTAL
E PROJETOS ESPECÍFICOS PARA O VETOR IPITANGA

CONTRATANTE:			
SECRETARIA DE INFRAESTRUTURA HÍDRICA E SANEAMENTO - SIHS			
FASE:	DISCIPLINA:	TEMA/PROJ. ESPECÍFICO:	
PROJETO EXECUTIVO	PROJETO HIDRÁULICO	REDE DE ESGOTO	
TÍTULO:			NUMERO PRONCHADA
SISTEMA DE ESGOTAMENTO SANITÁRIO EEE-1 - CORTES E DETALHES			02 DE 0
ENDEREÇO:		DATA EMISSÃO INICIAL:	ESCALA:
RODOVIA BA 526 - CASSANGUE - SALVADOR / BAHIA		JAN./2017	1:25
PROJETO Nº:	PROJ:	DES:	DESENHO Nº
0365	JORGE ALMÉRIO	WASHINGTON	
CONF:	VERIF:	APROV:	
JORGE ALMÉRIO	CLAUDIO ARAÚZ	ULYSSES F. LIMA	0365-DE-60-HI-016 R-00

LEGENDA:

DESENHOS DE REFERÊNCIA:


0365-DE-60-HI-015
0365-DE-60-HI-017

ATUALIZAÇÃO




[illegible]

[illegible]

ESCALAS
HORIZONTAL: 1/2.000
VERTICAL: 1/200

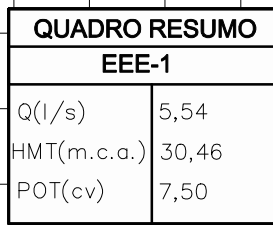

QUADRO RESUMO	
ETAPA ÚNICA	
Q(l/s)	5,54
J (m/m)	0,00399
L(m)	159,60
V(m/s)	0,60
DI	108,40
MAT.	PVC PARA ESGOTO 1MPa

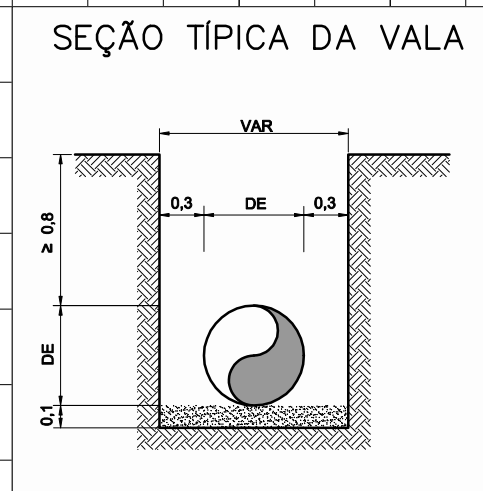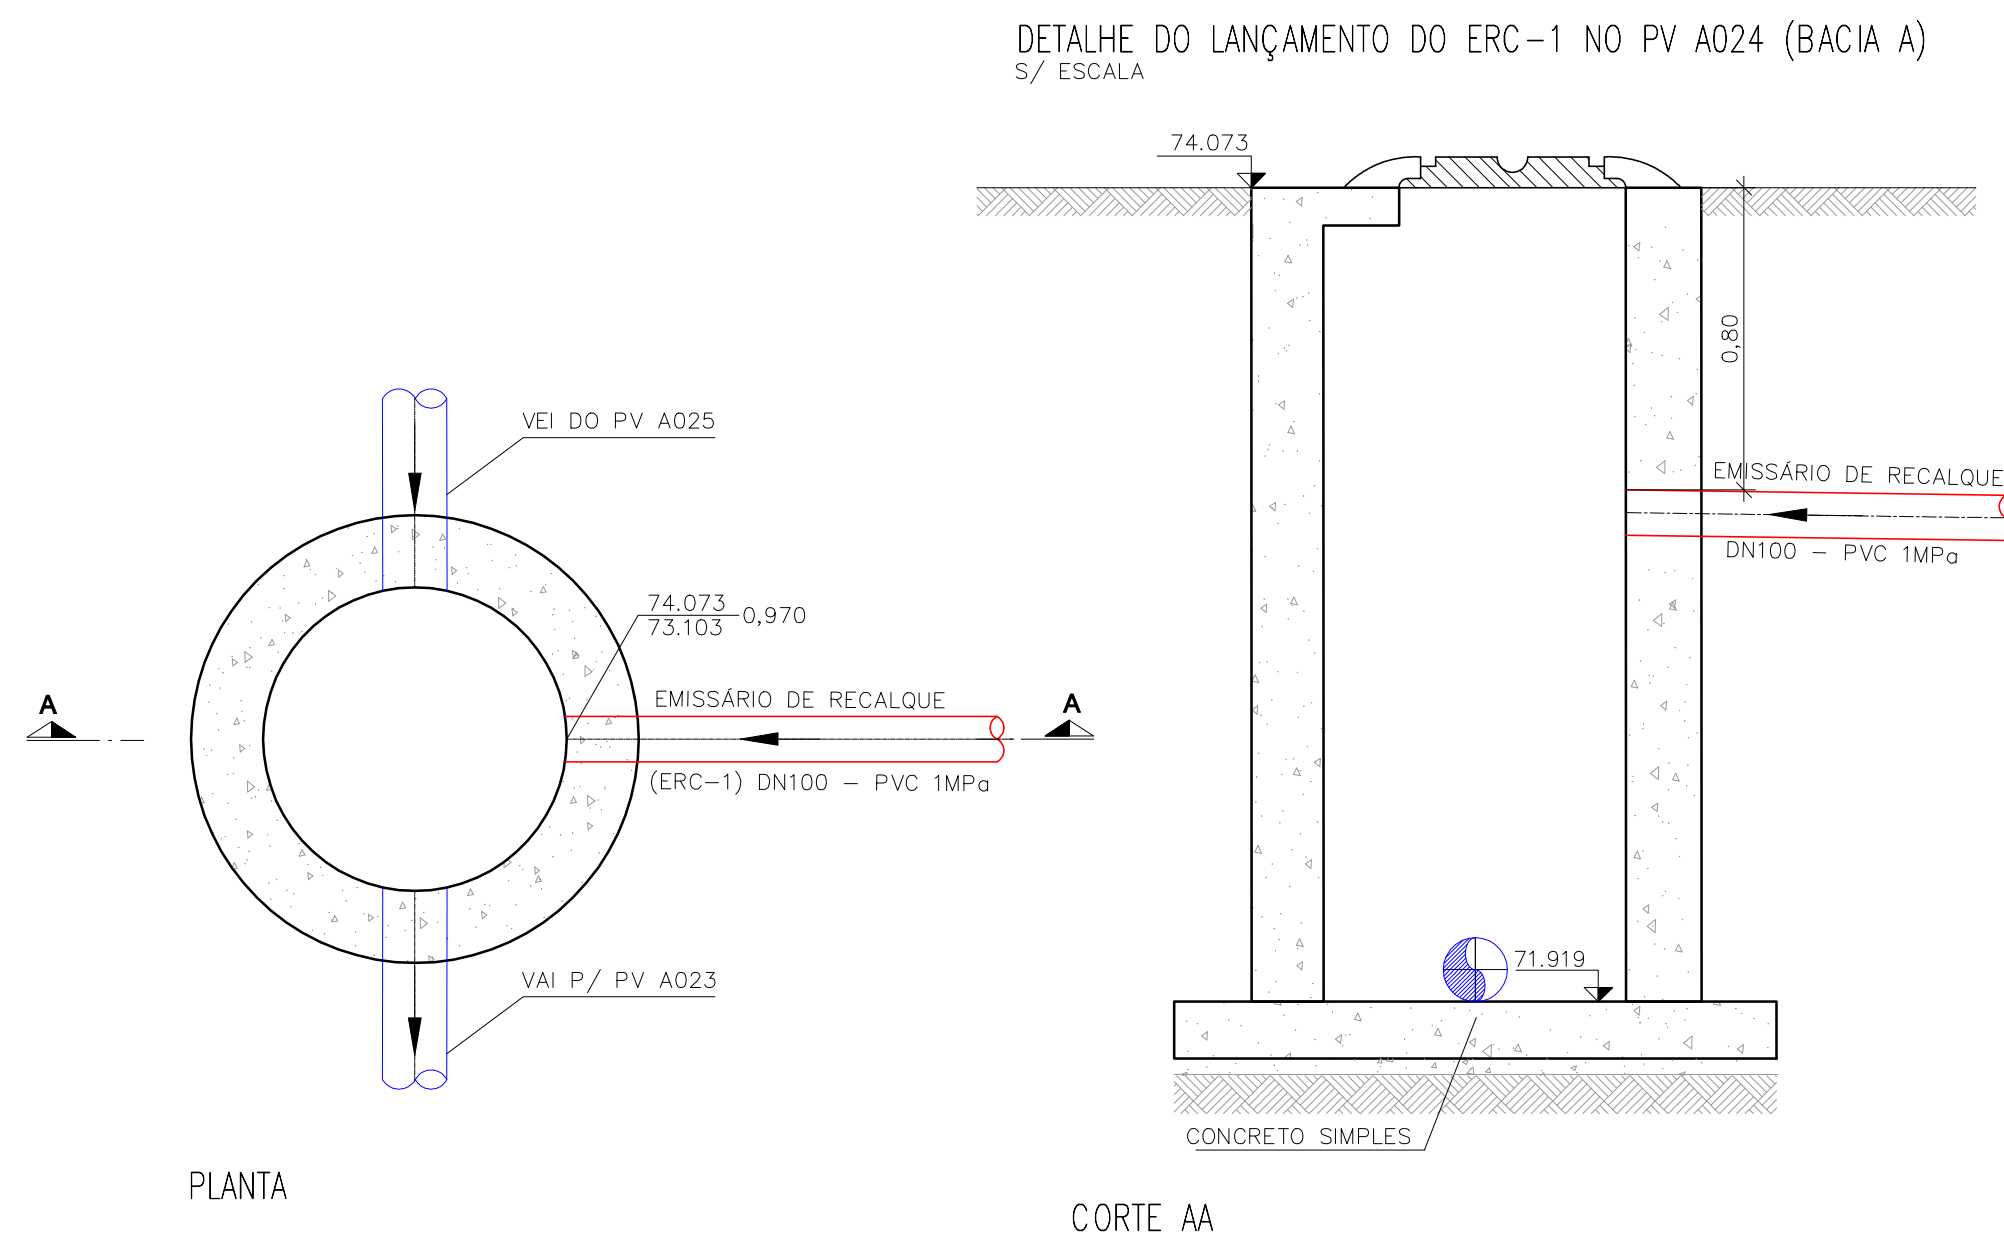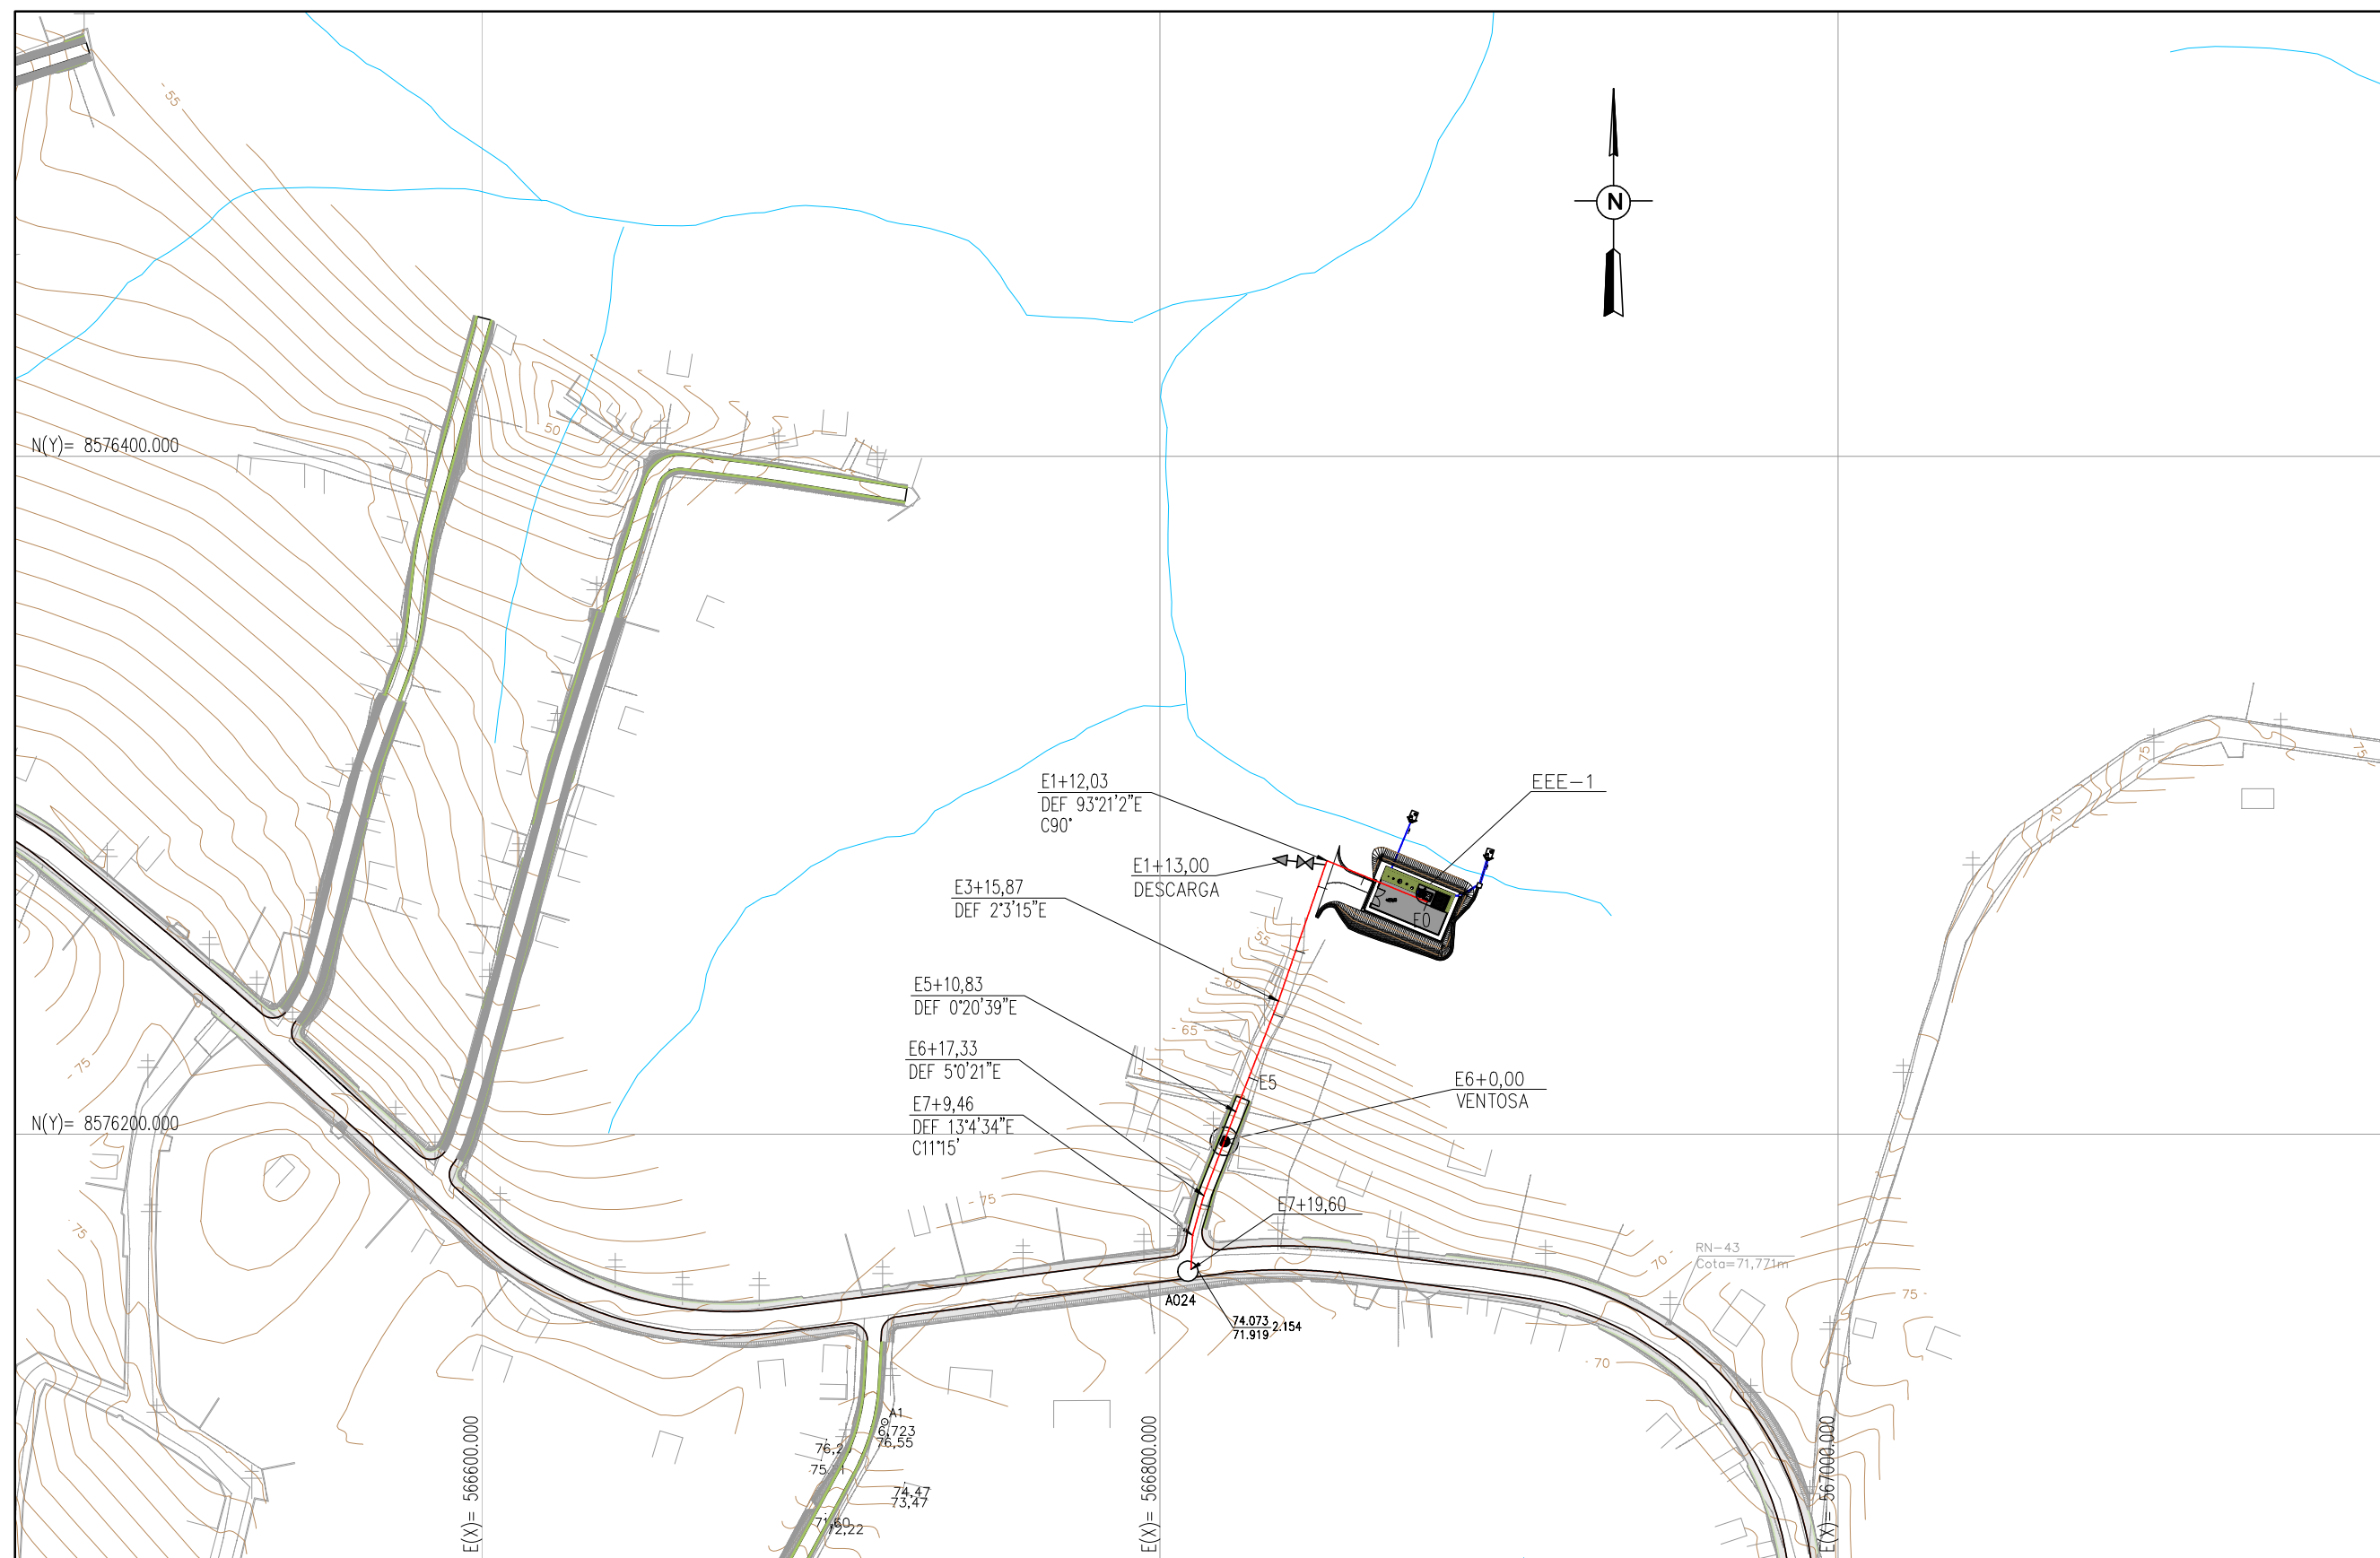[illegible]

QUADRO DE CURVAS EM F*Fº	
ESTACA	DESCRIÇÃO
E1+12,03	C90°
E7+9,46	C11°15'
VER NOTA 1	

QUADRO RESUMO			
PEÇAS	ESTACA	DN	CLASSE
DESCARGA DE FUNDO	E1+13.00	50	PN10
VENTOSA P/ ESGOTO	E6+0.00	50	PN10

RESPONSÁVEL CONTRATANTE:
RESPONSÁVEL CONSTRUTOR:
RESPONSÁVEL PROJETISTA:

SECRETARIA DE INFRAESTRUTURA HÍDRICA E SANEAMENTO | **BAHIA** GOVERNO DO ESTADO | Consórcio **HYDROS** | **ff**

PLANO URBANÍSTICO E AMBIENTAL
E PROJETOS ESPECÍFICOS PARA O VETOR IPITANGA

CONTRATANTE: SECRETARIA DE INFRAESTRUTURA HÍDRICA E SANEAMENTO - SIHS

FASE:	DISCIPLINA:	TEMA/PROJ. ESPECÍFICO:
PROJETO EXECUTIVO	PROJETO HIDRÁULICO	REDE DE ESGOTO
TÍTULO:		NÚMERO PRANCHAS:
SISTEMA DE ESGOTAMENTO SANITÁRIO ERC-1 - PLANTA E PERFIL - ESTACA E0+0.00 A E7+19.60		01 DE

ENDEREÇO:	DATA EMISSÃO INICIAL:	ESCALA:
RODOVIA BA 526 - CASSANGE - SALVADOR / BAHIA	JAN./2017	H=1:2000/V=1:

PROJETO Nº: 0365	PROJ.: JORGE ALMÉRIO	DES.: WASHINGTON	DESENHO Nº 0365-DE-60-HI-018 R-00
CONF.: JORGE ALMÉRIO	VERIF.: CIÁUDIO ARRAES	APROV.: LUISSSES F. LIMA	

NOTAS:


1 – TODAS AS CURVAS DEVERÃO SER ANCORADAS COM BLOCOS DE ANCORAGEM

LEGENDA:		
EO	PLANTA	PERFIL
	EMISSÁRIO DE RECALQUE	PERFIL DO TERRENO
	DESCARGA	PERFIL DO RECALQUE
	VENTOSA	LINHA PIEZOMÉTRICA
	CERCA	DESCARGA DE FUNDO
	RIOS E CÓRREGOS	VENTOSA
	CURVAS MESTRAS	
	CURVAS INTERMEDIÁRIAS	

DESENHOS DE REFERÊNCIA:
0365-DE-60-HI-014


[illegible]

0365 DE 60 HI 018 R-00 PERF PERC-

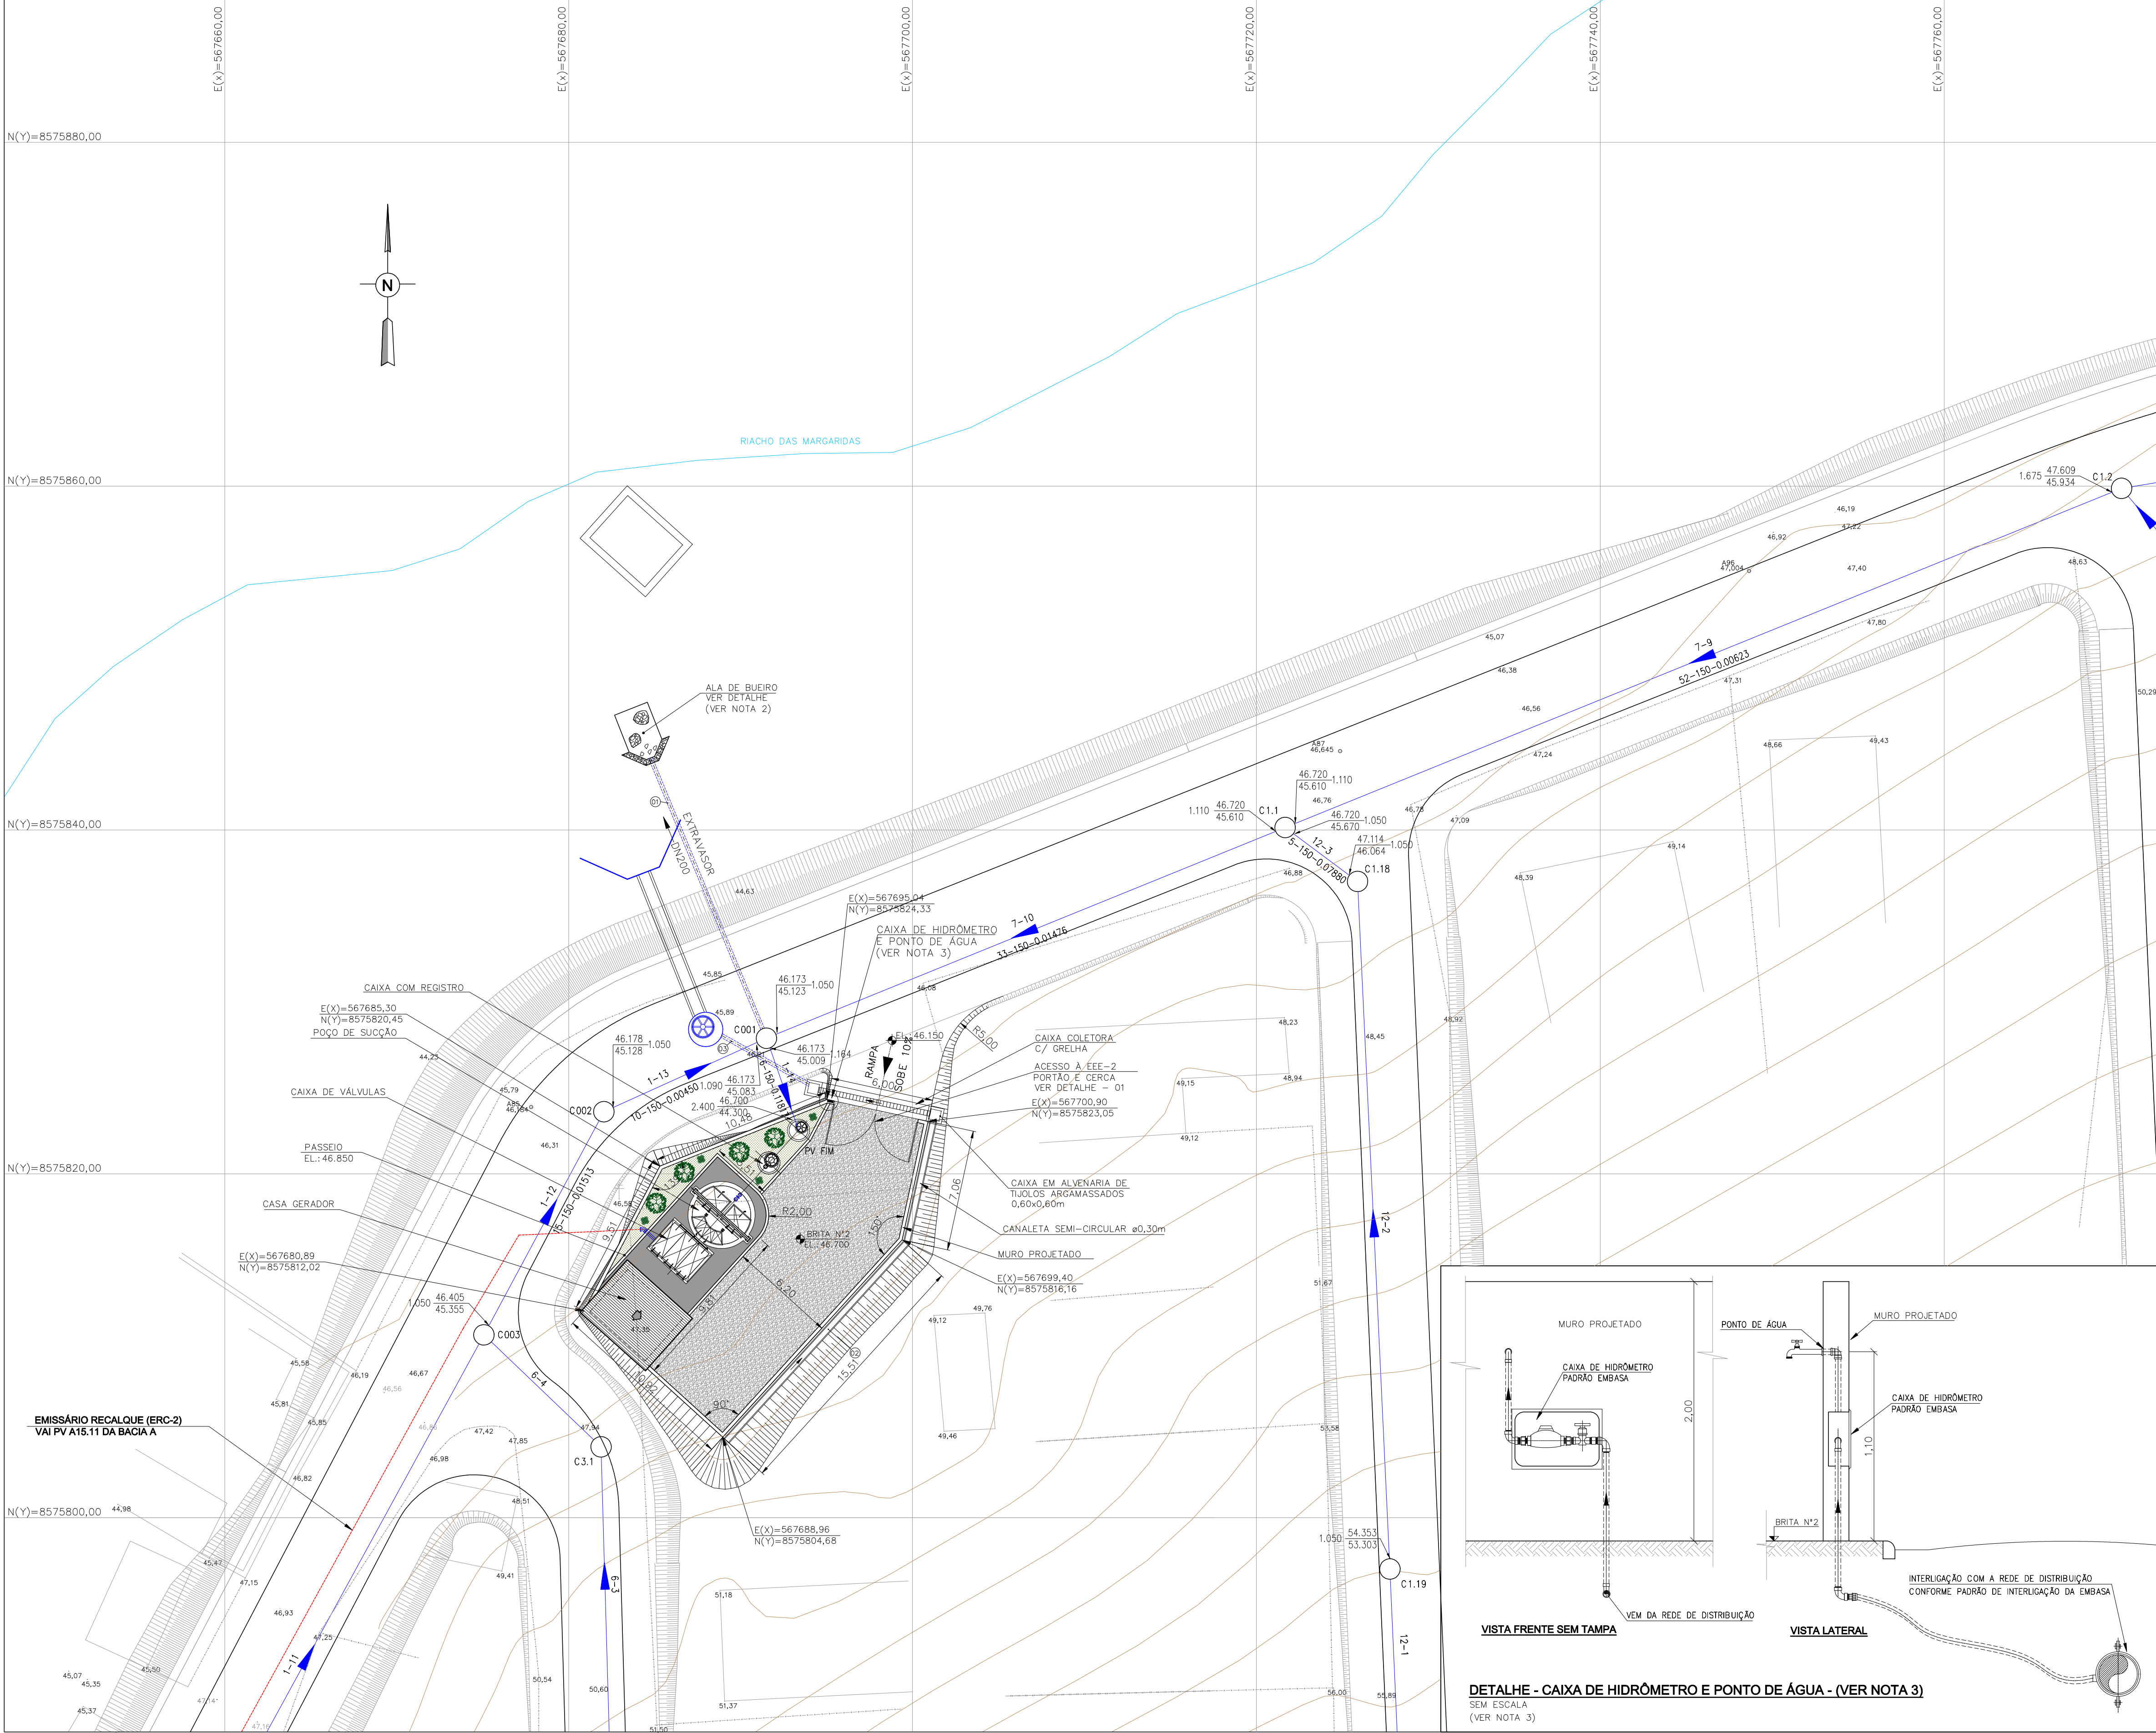

DETALHE 01 - PORTÃO



SEM ESCALA

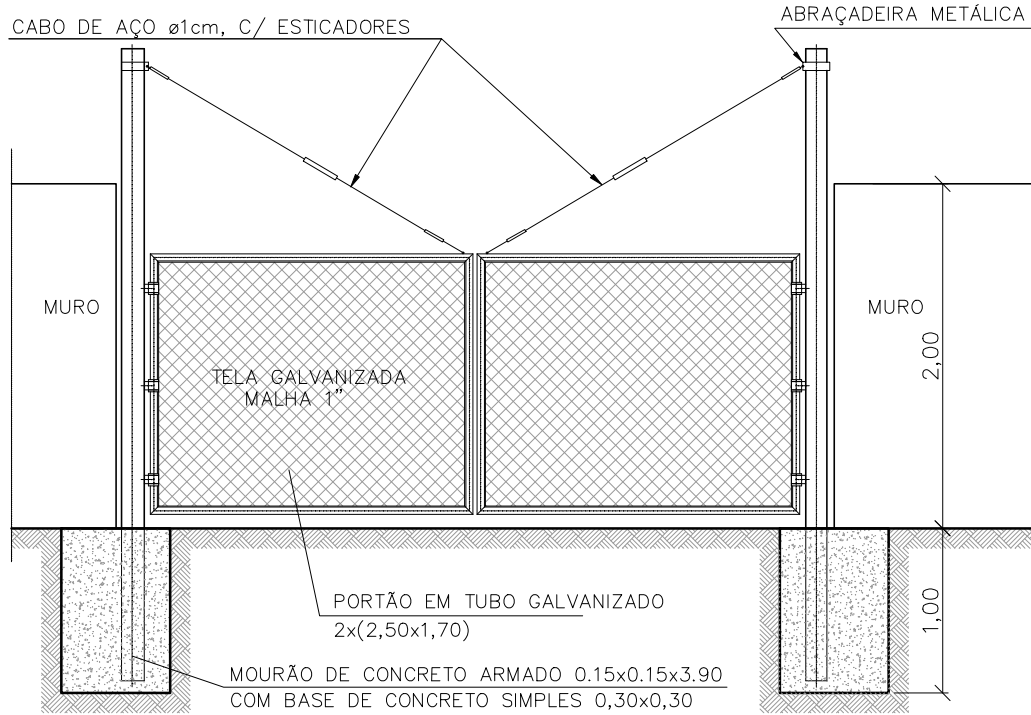

Nº	RELAÇÃO DE PEÇAS DRENAGEM	DN	L(m)	QUANT.
03	TUBO PVC	200	6,00	01
02	CANALETA SEMI-CIRCULAR ø0,30m	-	1,00	23
01	TUBO PVC	200	6,00	03


DETALHE DA ALA

SEM ESC.

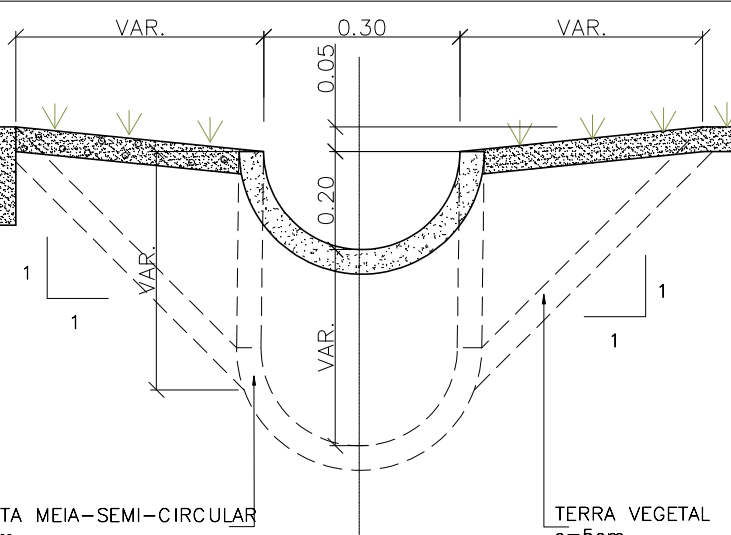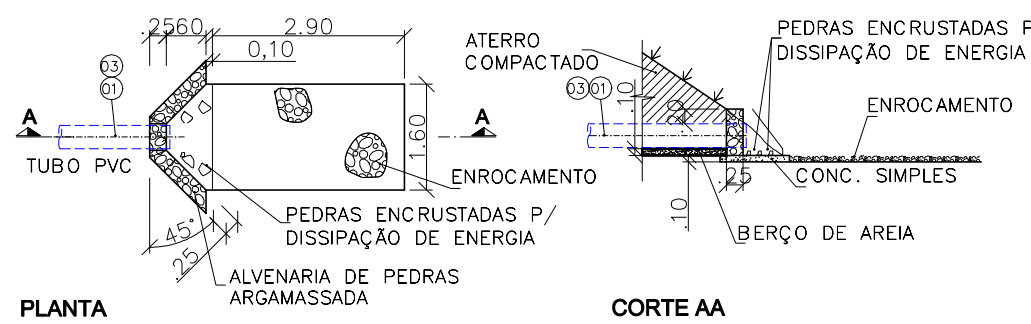


SEÇÃO TÍP. DA CANALETA

ESC.: 1:25

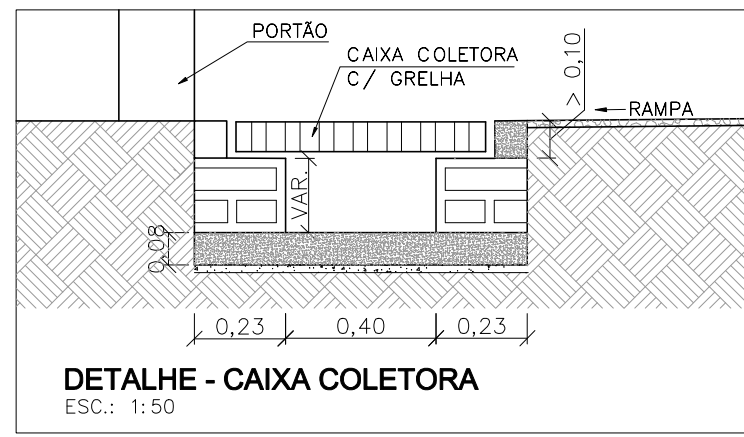

DETALHE - CAIXA COLETORA

ESC.: 1:50

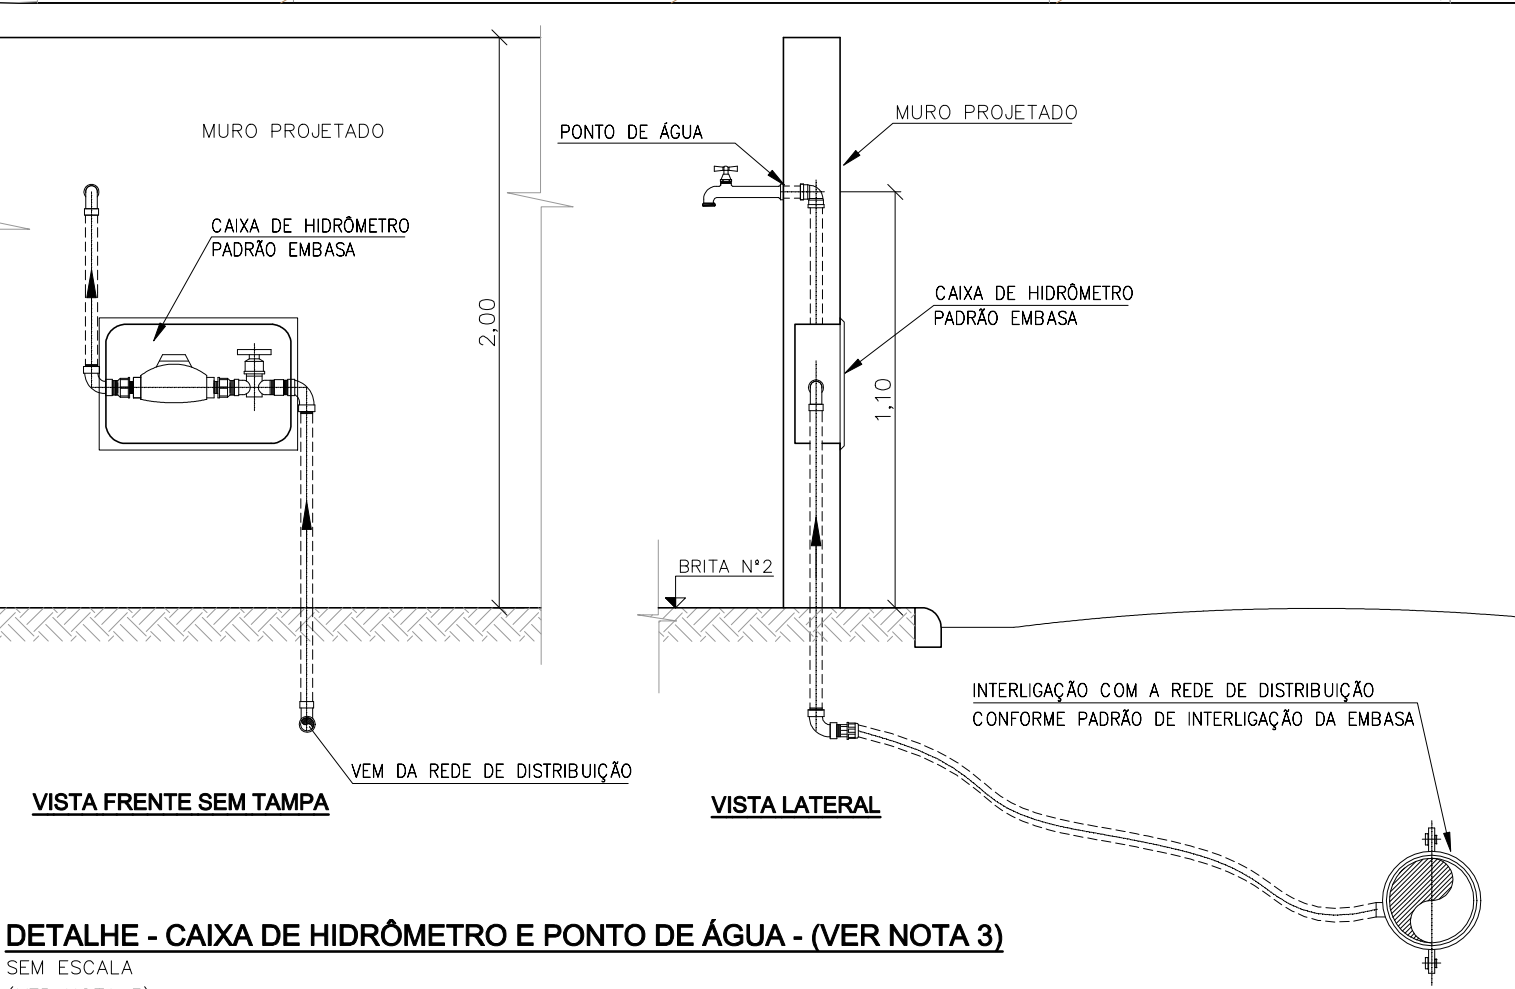

DETALHE - CAIXA DE HIDRÔMETRO E PONTO DE ÁGUA - (VER NOTA 3)

SEM ESCALA

(VER NOTA 3)

- NOTAS:**
- 1 - COTAS E DIMENSÕES EM METRO E DIÂMETROS EM MILÍMETRO, EXCETO ONDE INDICADO.
 - 2 - O PONTO DE LANÇAMENTO DO EXTRAVASOR DEVERÁ SER AJUSTADO EM CAMPO, EVITANDO DANOS A TERCEIROS.
 - 3 - O HIDRÔMETRO E O PONTO DE ÁGUA FORAM ADICIONADOS AO DESENHO DE FORMA ESQUEMÁTICA, E A INTERLIGAÇÃO COM A REDE DE DISTRIBUIÇÃO DE ÁGUA EXISTENTE DEVE SER AJUSTADA NA OCASIÃO DA EXECUÇÃO DAS OBRAS.

- LEGENDA:**
- REDE COLETORA PROJETADA
 - EMISSÁRIO POR RECALQUE
 - ESTRADAS NÃO PAVIMENTADA
 - CERCA
 - RIO E CÓRREGO
 - TALUDE
 - CURVA INTERMEDIÁRIA
 - CURVA MESTRA

- DESENHO DE REFERÊNCIA:**
- 0365-DE-60-HI-002 A 008
 - 0365-DE-60-HI-020
 - 0365-DE-60-HI-021
 - 0365-DE-60-HI-022
 - 0365-DE-60-HI-023
 - 0365-DE-60-HI-024
 - 0365-DE-60-HI-025
 - 0365-DE-60-AU-001

ATUALIZAÇÃO

Nº	DATA	CONTEÚDO	ELABORADO	VERIFICADO	APROVADO
01	JUN/2017	REDIMENSIONAMENTO DA CASA DO GERADOR	JORGE ALMÉRIO	CLÁUDIO ARRAES	ULYSSES F. LIMA

RESPONSÁVEL CONTRATANTE:

RESPONSÁVEL CONSTRUTOR:

RESPONSÁVEL PROJETISTA:

CONTRATANTE:

SECRETARIA DE INFRAESTRUTURA HÍDRICA E SANEAMENTO

BAHIA GOVERNO DO ESTADO

Consórcio CH3 HYDRUS ffa

PLANO URBANÍSTICO E AMBIENTAL E PROJETOS ESPECÍFICOS PARA O VETOR IPITANGA

SECRETARIA DE INFRAESTRUTURA HÍDRICA E SANEAMENTO - SIHS

PROJETO EXECUTIVO PROJETO HIDRÁULICO REDE DE ESGOTO

SISTEMA DE ESGOTAMENTO SANITÁRIO EEE-2 - PLANTA DE LOCALIZAÇÃO, DRENAGEM E DETALHE

RODOVIA BA 526 - CASSANGUE - SALVADOR / BAHIA

PROJETO Nº: 0365

CONFE: JORGE ALMÉRIO

PROJ: JORGE ALMÉRIO


VER: WASHINGTON

APROV: ULYSSES F. LIMA

DATA EMISSÃO INICIAL: JAN./2017

ESCALA: 1/200

DESENHO Nº 0365-DE-60-HI-019 R-01

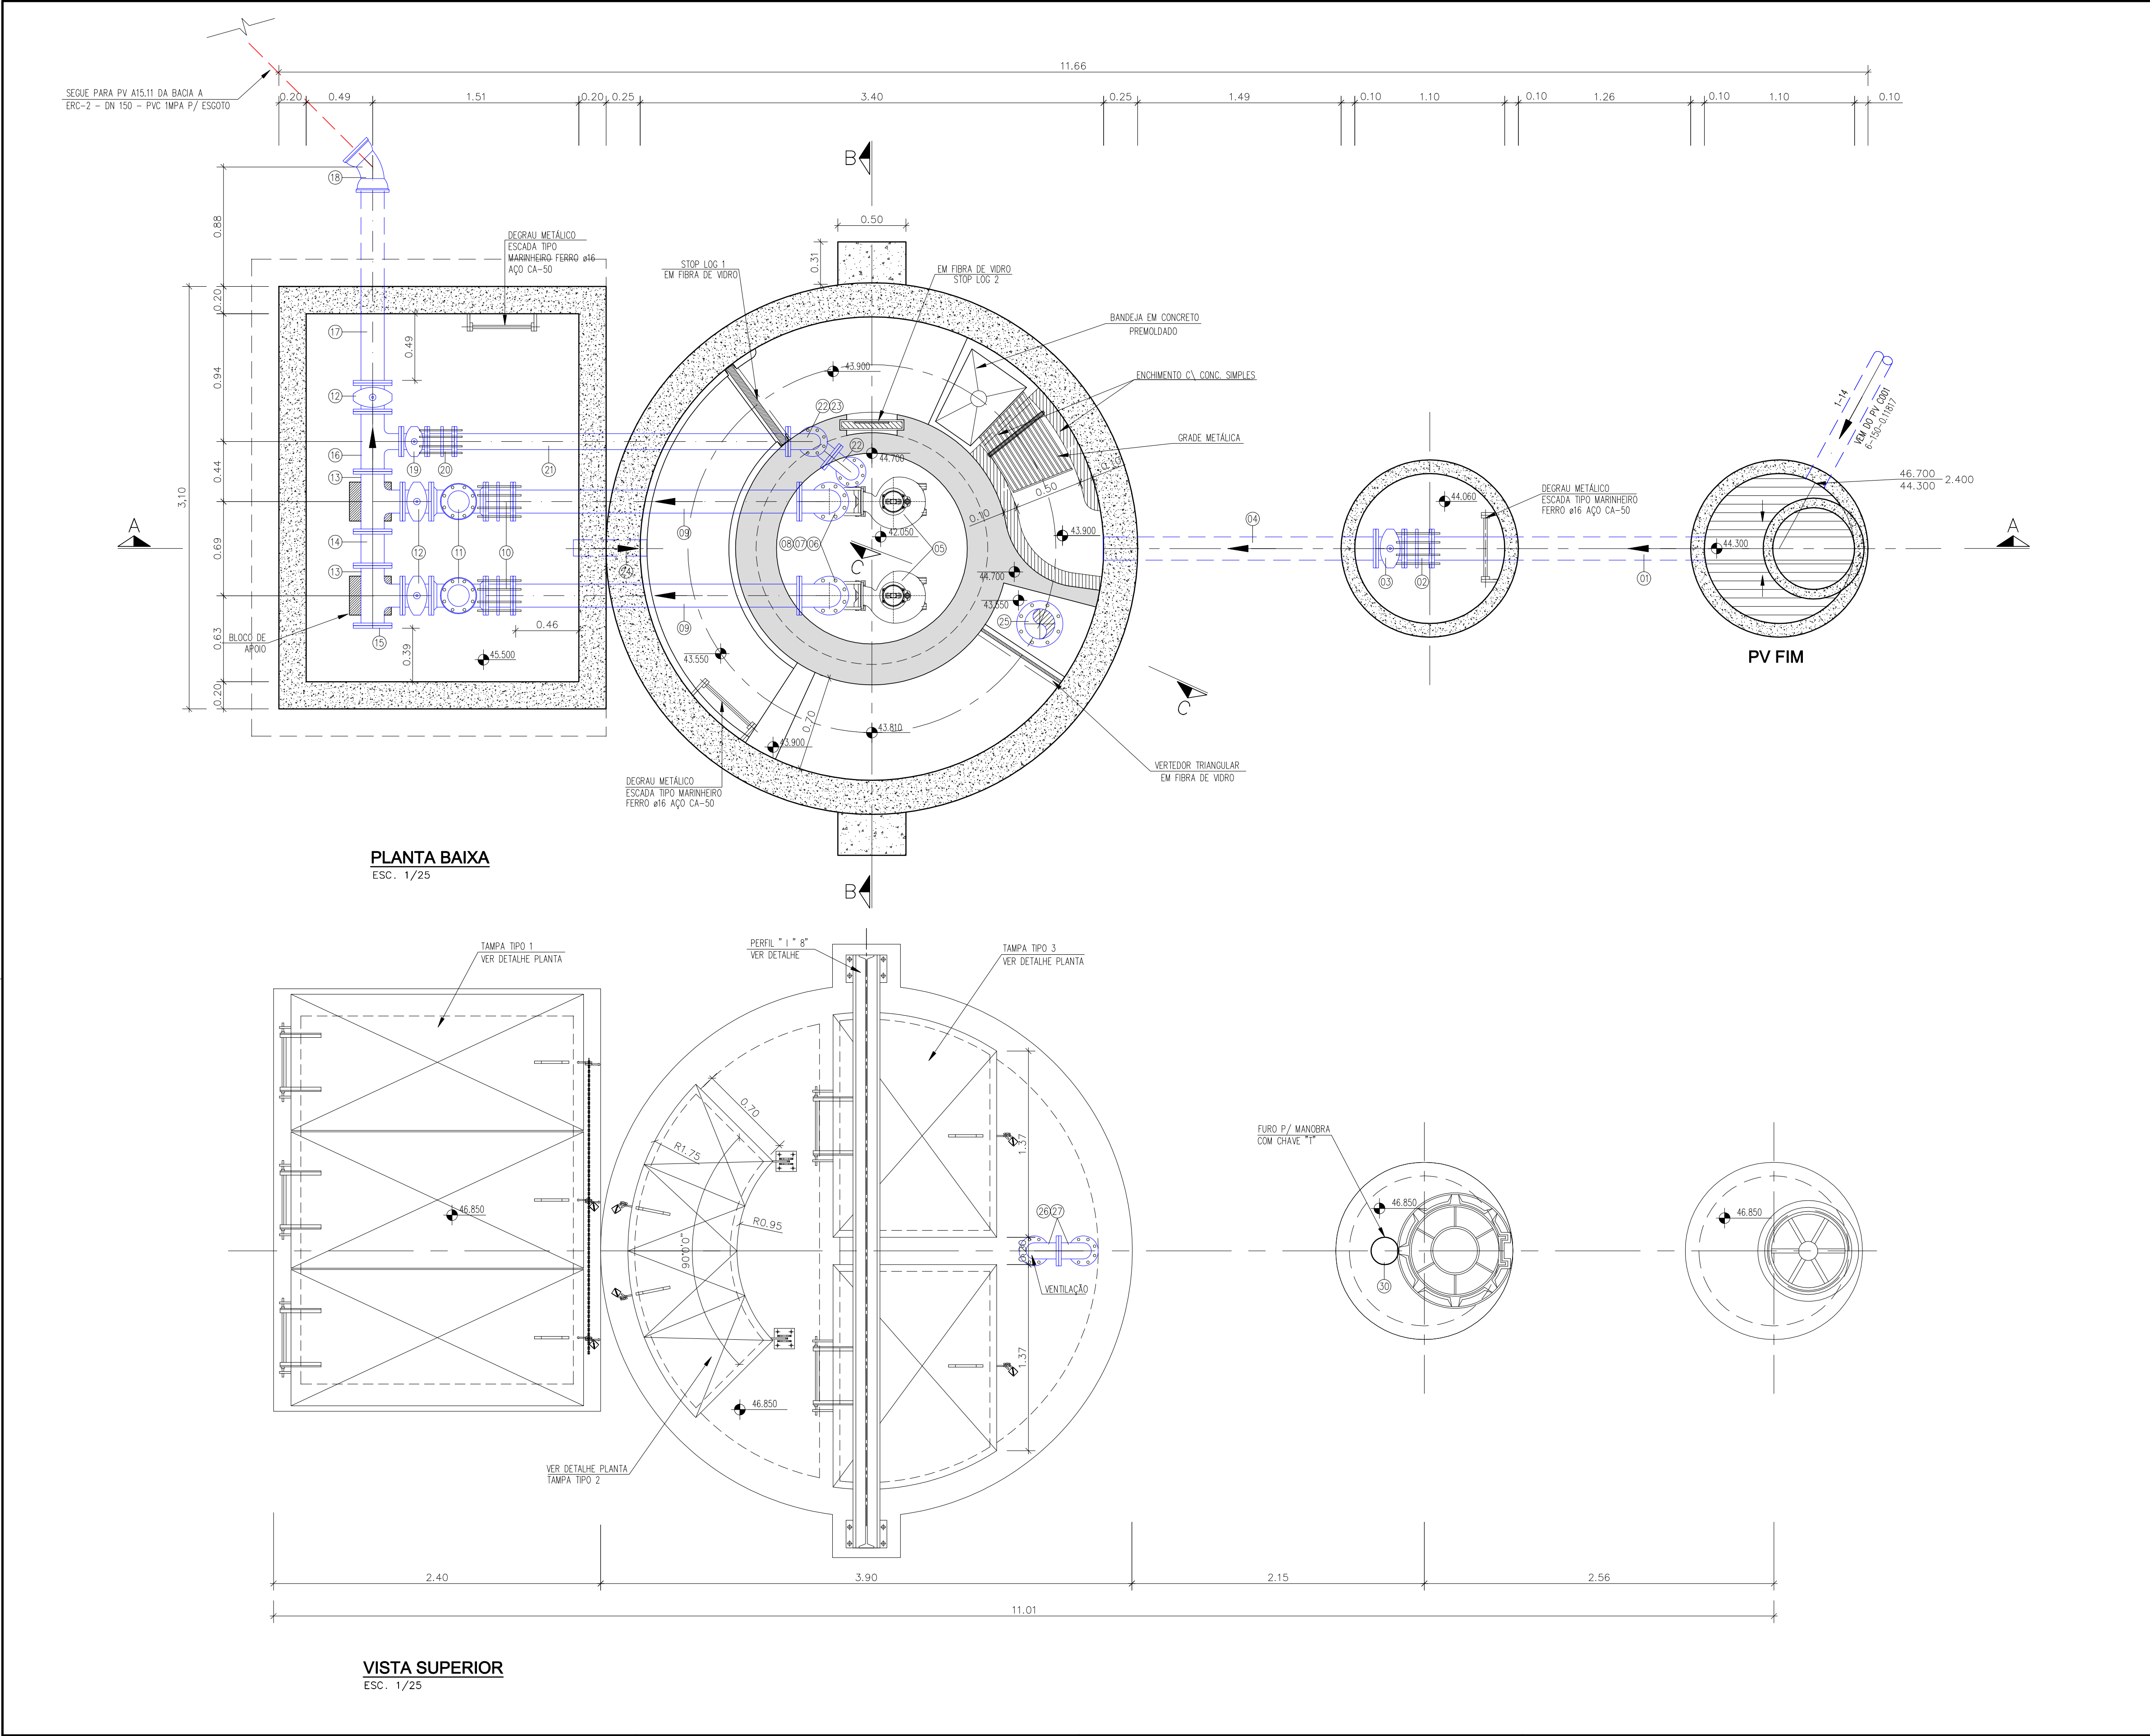

RESPONSÁVEL CONTRATANTE: _____

RESPONSÁVEL CONSTRUTOR: _____

RESPONSÁVEL PROJETISTA: _____

SECRETARIA DE INFRAESTRUTURA HÍDRICA E SANEAMENTO

BAHIA GOVERNO DO ESTADO

Consórcio

CH2 HYDROS ffa

PLANO URBANÍSTICO E AMBIENTAL

E PROJETOS ESPECÍFICOS PARA O VETOR IPITANGA

CONTRATANTE: SECRETARIA DE INFRAESTRUTURA HÍDRICA E SANEAMENTO - SIHS

FASE: PROJETO EXECUTIVO

DISCIPLINA: PROJETO HIDRÁULICO

TEMA/PROJ. ESPECÍFICO: REDE DE ESGOTO

TÍTULO: SISTEMA DE ESGOTAMENTO SANITÁRIO EEE-2 - PLANTA E VISTA SUPERIOR

NÚMERO PRANCHA: 01 DE 05

ENDEREÇO: RODOVIA BA 526 - CASSANGE - SALVADOR / BAHIA

DATA EMISSÃO INICIAL: JAN/2017

ESCALA: 1:25

PROJETO Nº: 0365

PROJ.: JORGE ALMÉRIO

DEB.: WASHINGTON

DESENHO Nº: 0365-DE-60-HI-020 R-00

CONF.: JORGE ALMÉRIO

VERIF.: CLÁUDIO ARRAES

APROV.: ULYSSES F. LIMA

NOTAS: 1 - DIMENSÕES E COTAS EM METRO E DIÂMETROS EM MILÍMETRO, EXCETO INDICAÇÃO CONTRÁRIA. 2 - FLANGES SEGUNDO NORMA ABNT NBR 7675 PN10.	LEGENDA:	DESENHOS DE REFERÊNCIA: 0365-DE-60-HI-019 0365-DE-60-HI-021 0365-DE-60-HI-022 0365-DE-60-HI-023 0365-DE-60-HI-024	ATUALIZAÇÃO				
			Nº	DATA	CONTEÚDO	REVISADO	VERIFICADO



ESC. 1/25



NOTAS

PUXADOR-EM FIBRA DE
VIDRO COLADO

NEOPRENE-0,5cm

ABERTURA P/
CADEADO

0365-DE-60-HI-020
0365-DE-60-HI-022
0365-DE-60-HI-023
0365-DE-60-HI-024

[illegible]

RELAÇÃO DE ACESSÓRIOS P/ FLANGE

RELAÇÃO DE PEÇAS

RESPONSÁVEL PROJETOISTA

**SECRETARIA DE
INFRAESTRUTURA
HÍDRICA E SANEAMENTO**

Consórcio  ffa

SECRETARIA DE INFRAESTRUTURA HÍDRICA E SANEAMENTO - SIHS



TÍTULO:	NÚMERO PRANCHA
---------	----------------

ENDEREÇO:	DATA EMISSÃO INICIAL:	ESCALA:
-----------	-----------------------	---------



PROJETO Nº:	PROJ.:	DES.:	DESENHO Nº
-------------	--	-------	------------

[illegible]

  0365_DE_60_HI_020_A_024_R-00_HIDRAULICA_EEE-2



SECRETARIA DE INFRAESTRUTURA HÍDRICA E SANEAMENTO			Consórcio	
	GOVERNO DO ESTADO			
PLANO URBANÍSTICO E AMBIENTAL E PROJETOS ESPECÍFICOS PARA O VETOR IPITANGA				
CONTRATANTE: SECRETARIA DE INFRAESTRUTURA HÍDRICA E SANEAMENTO - SIHS				
FASE: PROJETO EXECUTIVO		DROPLINA: PROJETO HIDRÁULICO		TEMPO/URL ESPECÍFICO: REDE DE ESGOTO
TÍTULO: SISTEMA DE ESGOTAMENTO SANITÁRIO EEE-2 - CORTES E DETALHE				
ENDEREÇO: RODOVIA BA 526 - CASSANGÊ - SALVADOR / BAHIA			DATA EMISSÃO INICIAL: JAN/2017	NÚMERO PRONCHIA: 03 DE 01 ESCALA: INDICADA
PROJETO Nº: 0365	PROJ.: JORGE ALMEÍDA	DES.: WASHINGTON	DESENHO Nº	
CONF.: JORGE ALMEÍDA	VERF.: CLÁUDIO ARRAES	APROV.: ULYSSES F. LIMA	0365-DE-60-HI-022 R-00	

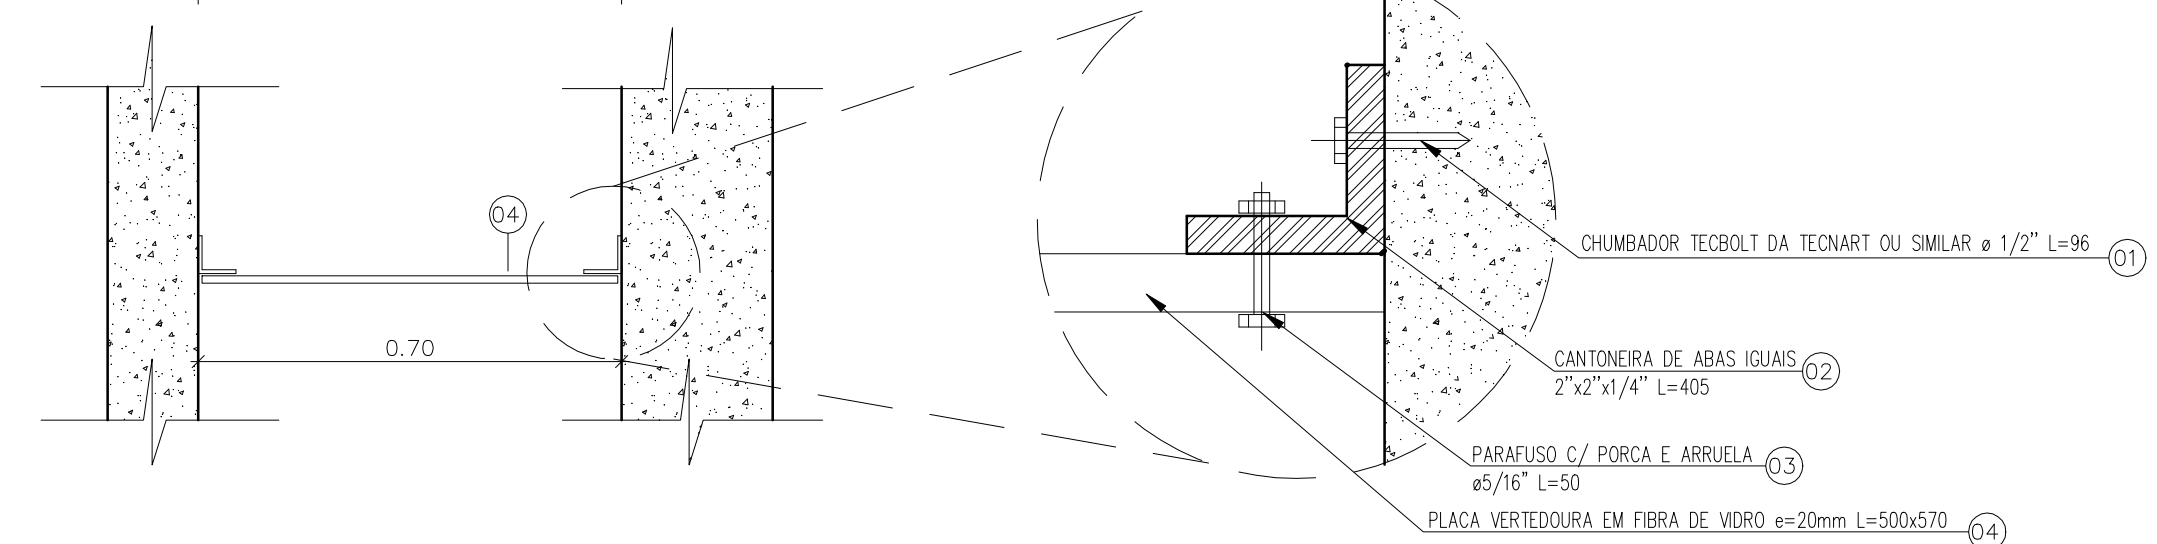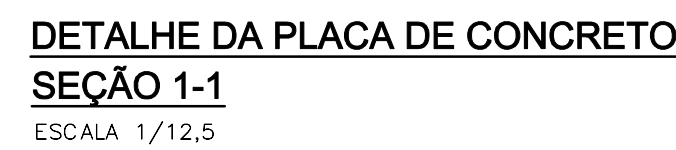


PLACA VERTEDEOURA					
Nº	DESCRIÇÃO	MATERIAL	QUANT.	(Kg) PESO	TOTAL PESO
RELAÇÃO DE PEÇAS					


CONTRATANTE:			
SECRETARIA DE INFRAESTRUTURA HÍDRICA E SANEAMENTO - SIHS			
FASE:		DISCIPLINA:	
PROJETO EXECUTIVO		PROJETO HIDRÁULICO	
		TEMAPROJ. ESPECÍFICO:	
		REDE DE ESGOTO	
TÍTULO:			NÚMERO PRONCHA:
SISTEMA DE ESGOTAMENTO SANITÁRIO EEE-2 - PERFIL E DETALHES			04 DE 05
ENDEREÇO:		DATA EMISSÃO INICIAL:	
RODOVIA BA 526 - CASSANGE - SALVADOR / BAHIA		JAN. 2017	
ESCALA:		INDICADA	
PROJETO Nº:		DESENHO Nº	
0365			
PROJ:	DES:		
JORGE ALMÉRIO	WASHINGTON		
VERIF:	APROV:		
CLAUDIO ARRAES	ULYSSES F. LIMA		
CONF:			
JORGE ALMÉRIO	0365-DE-60-HI-023 R-00		

0365 DE 60 HI 020 A 024 R-00 HIDRAULICA EFF-2



ESC.: 1:25 (DIMENSÕES EM mm)

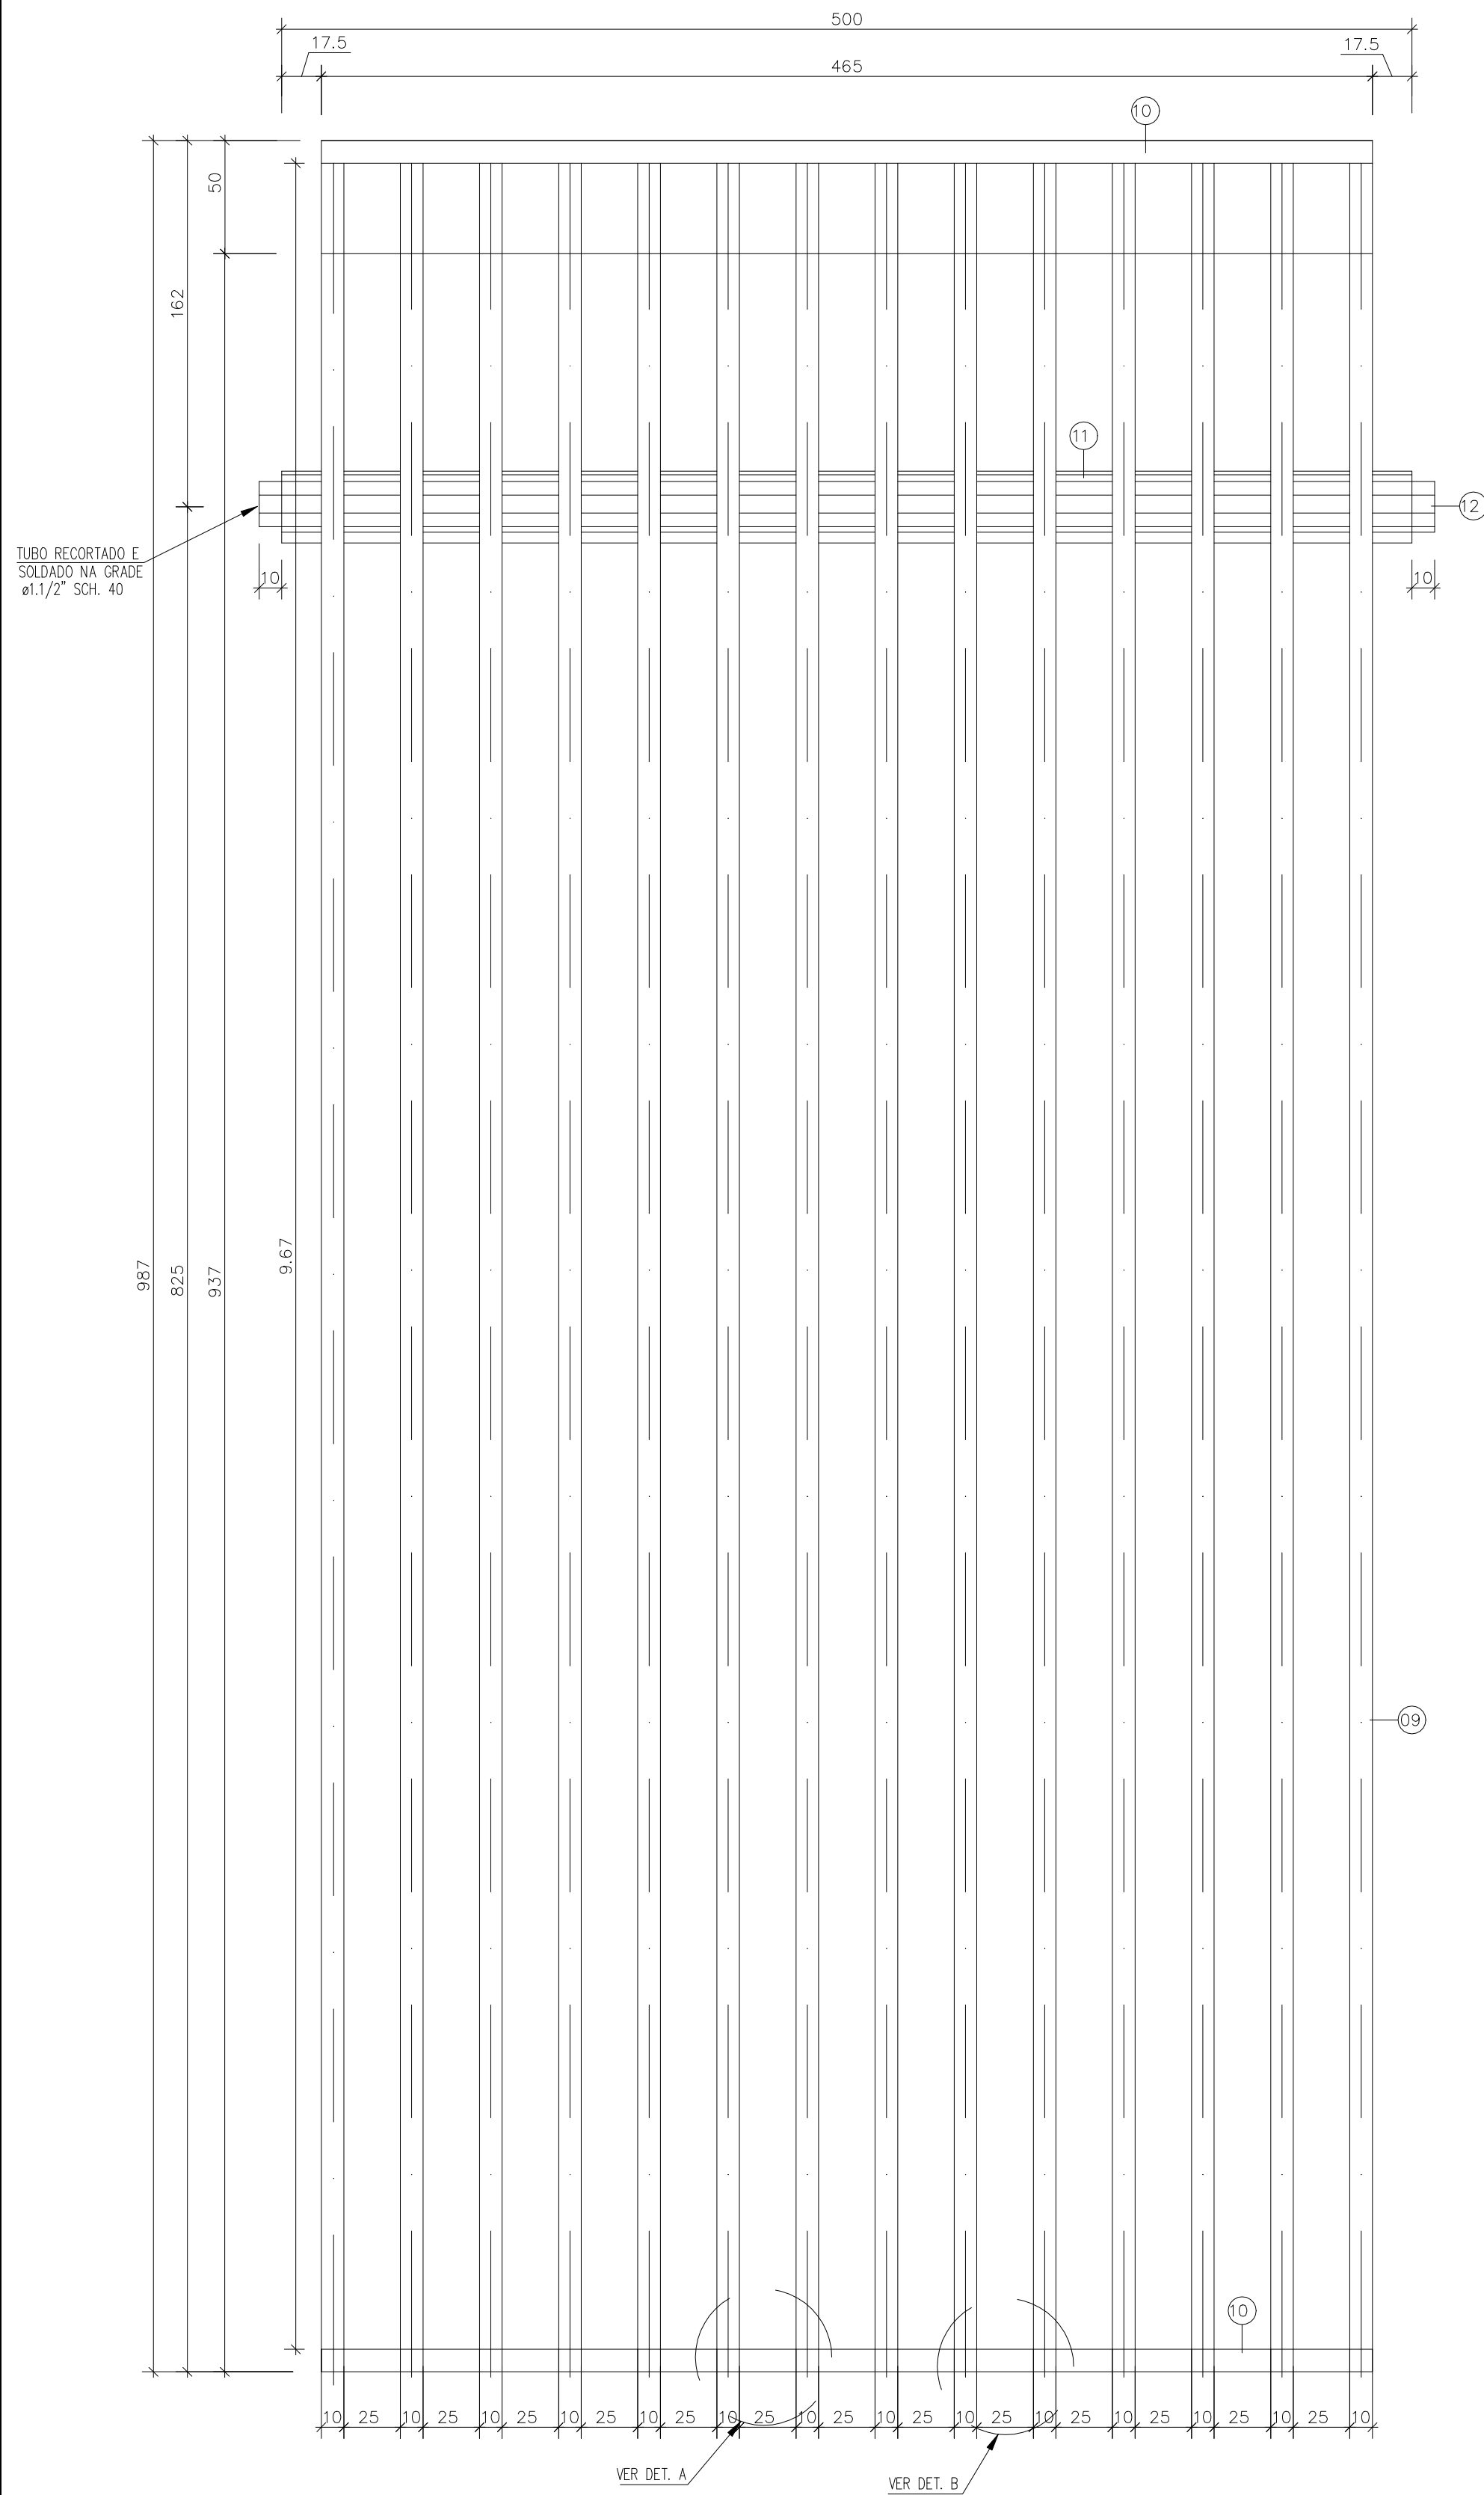

(DIMENSÕES EM mm)
ESCALA 1/25

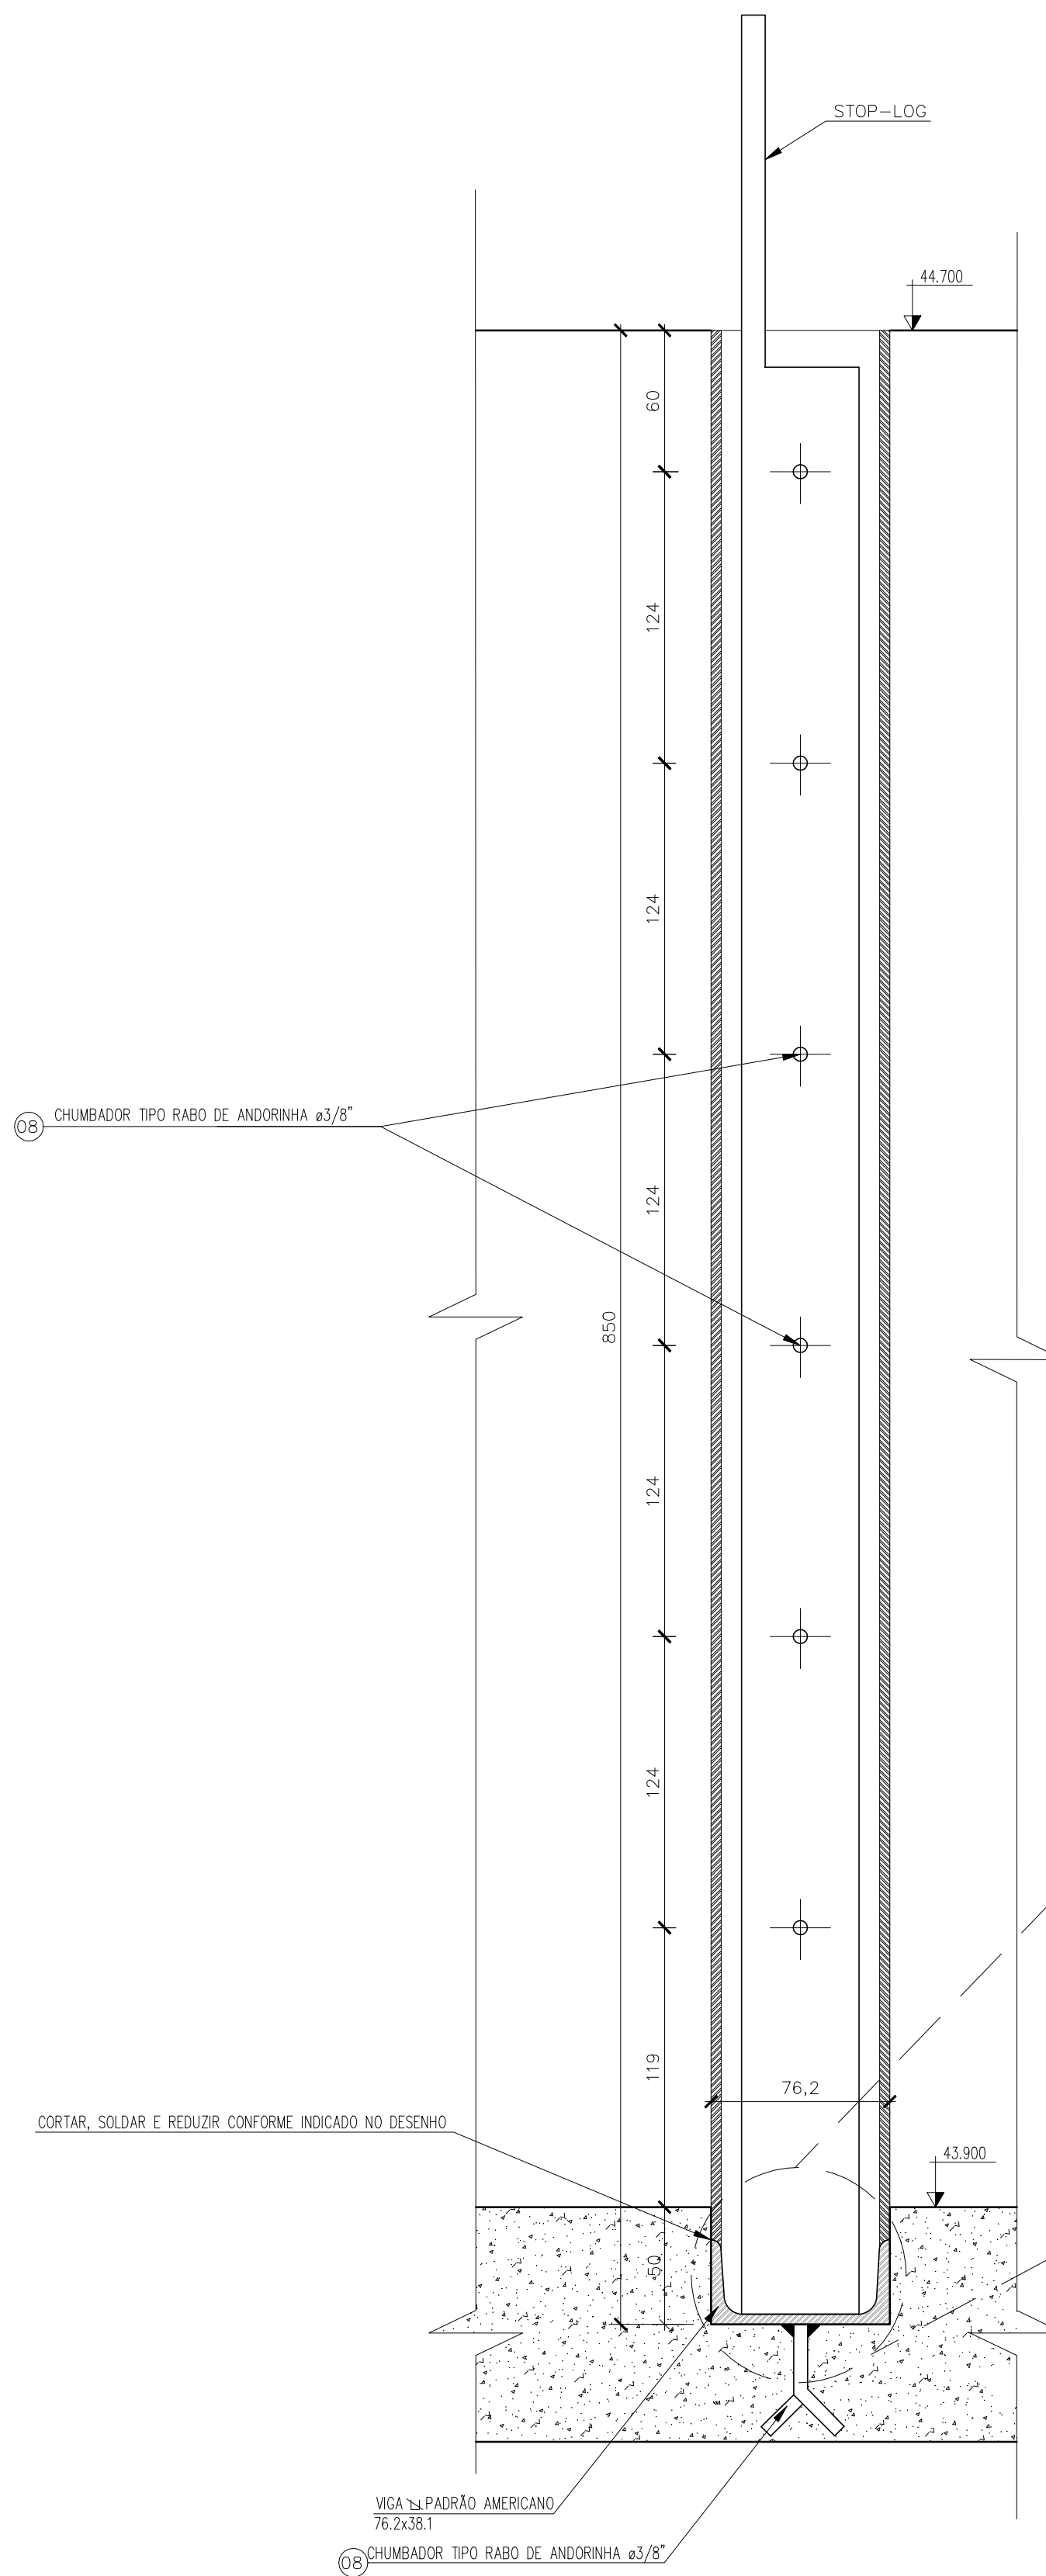


(DIMENSÕES EM mm)
ESCALA 1/25

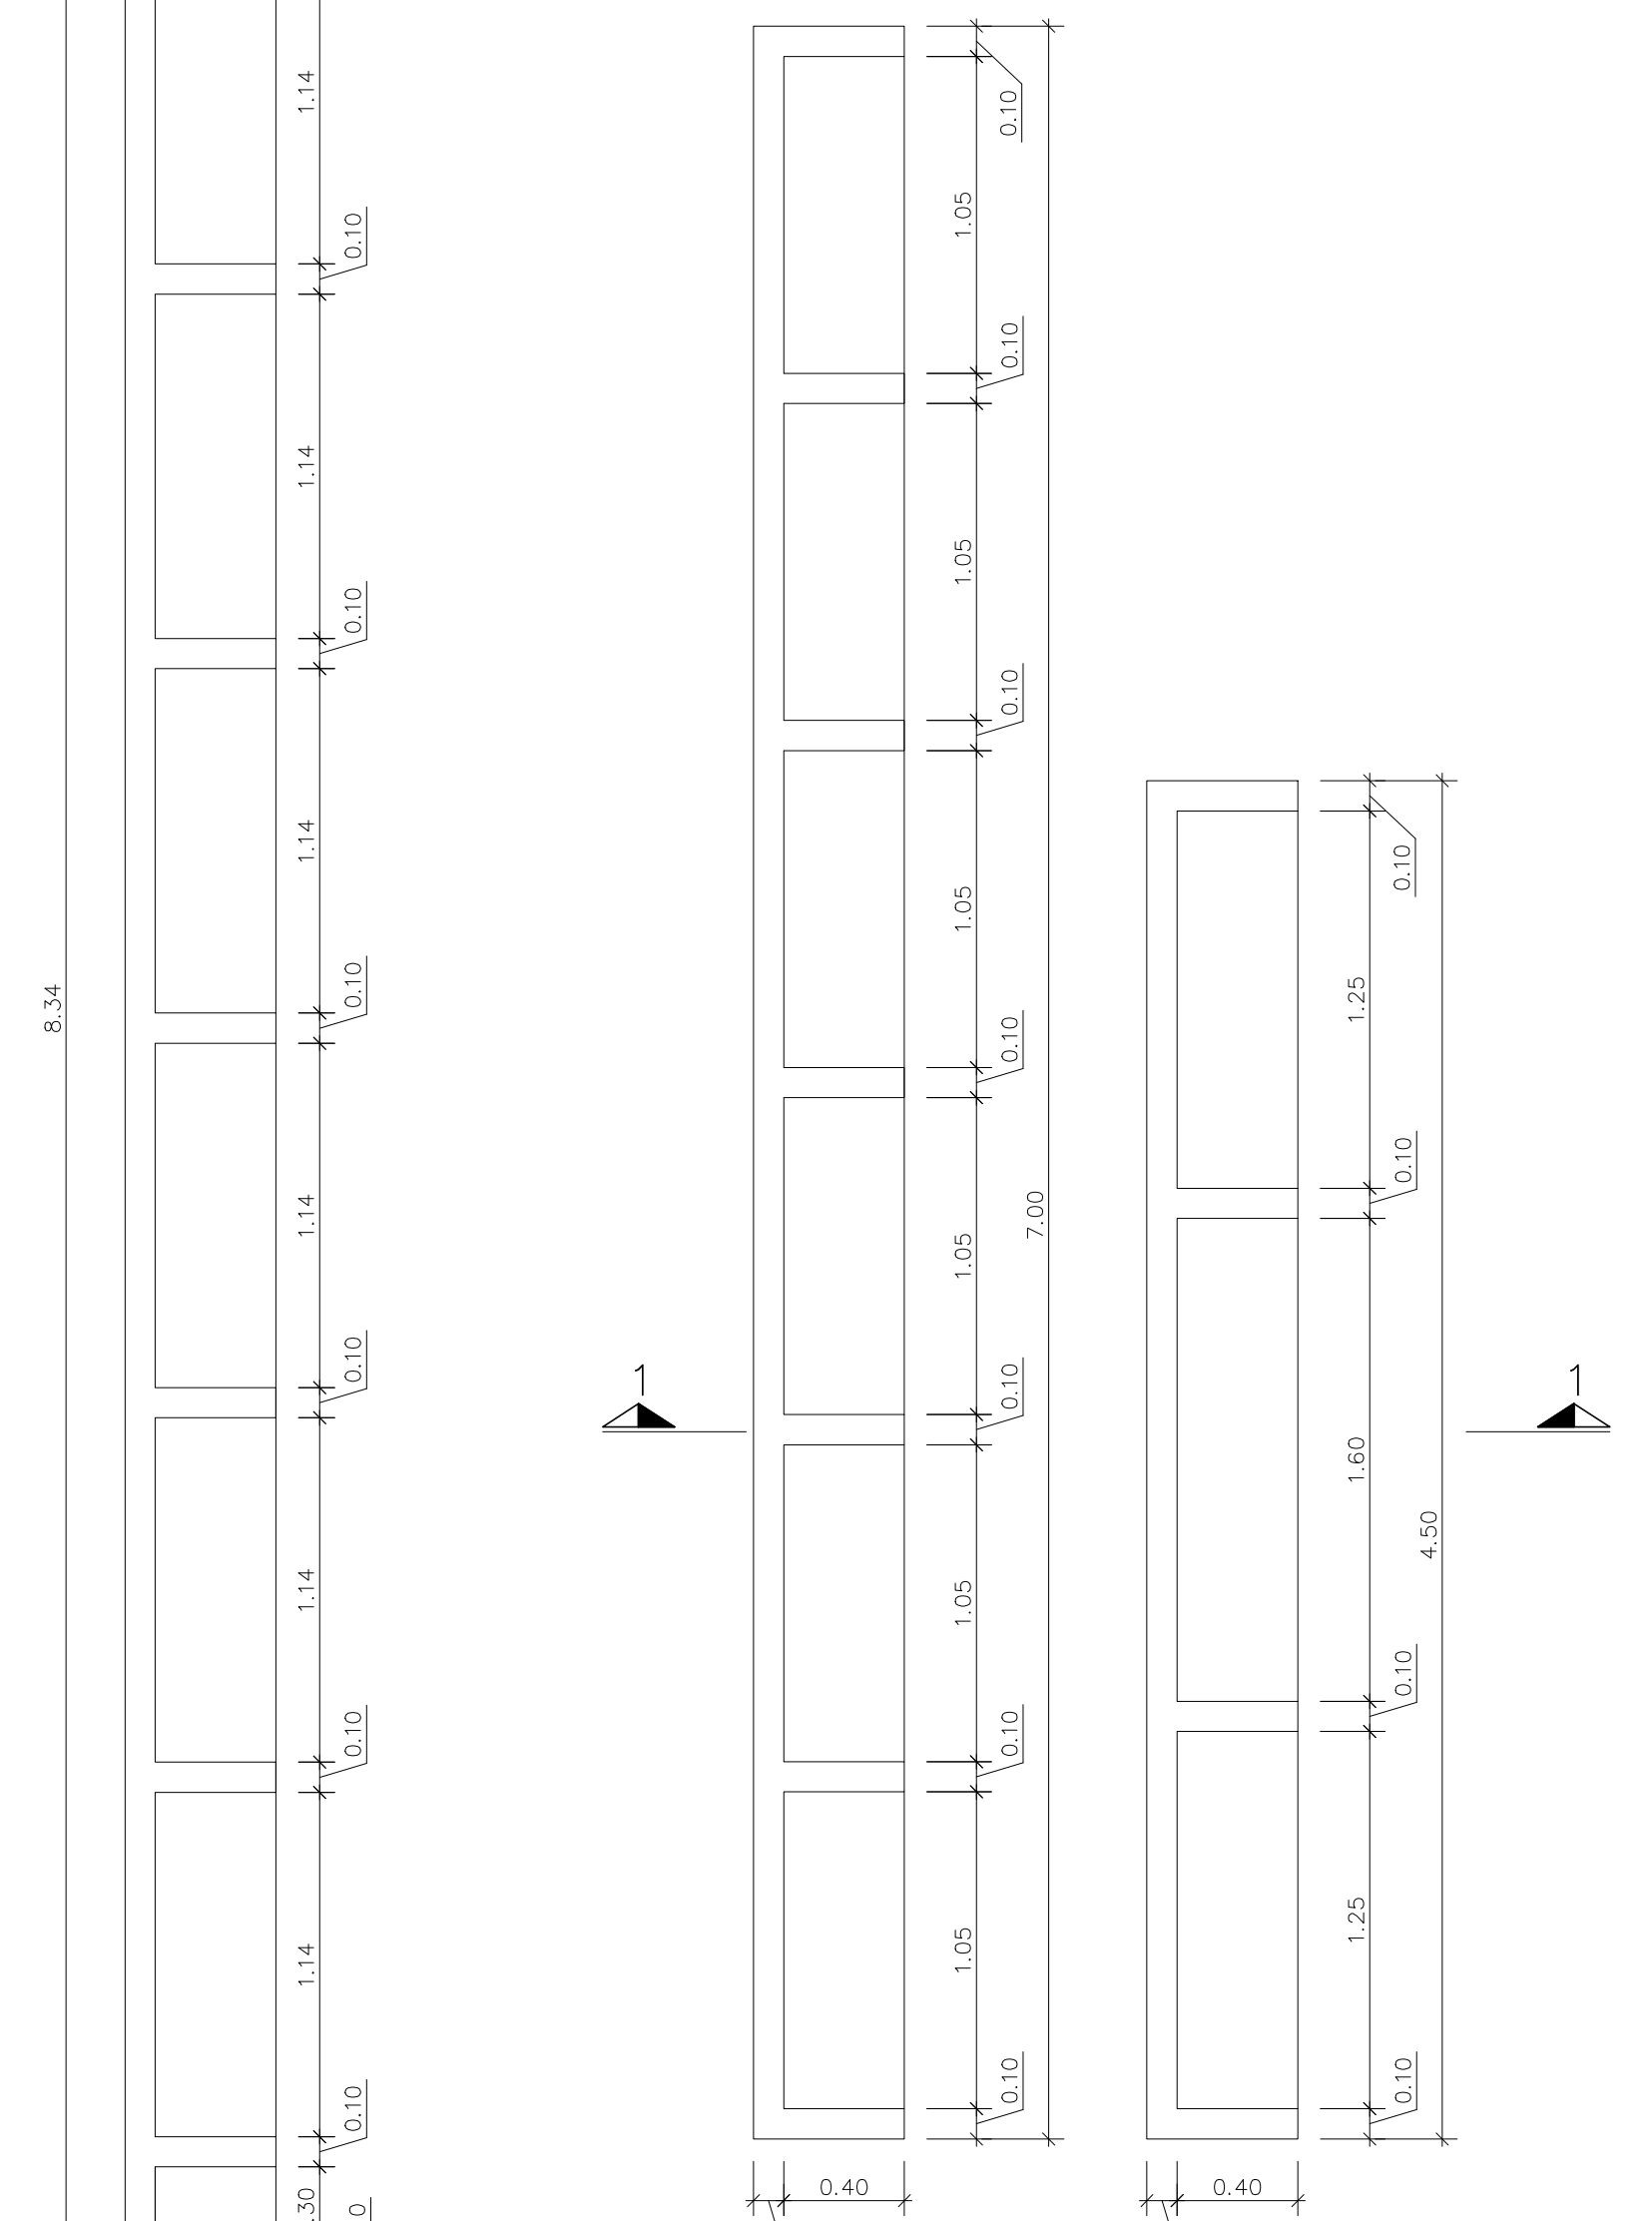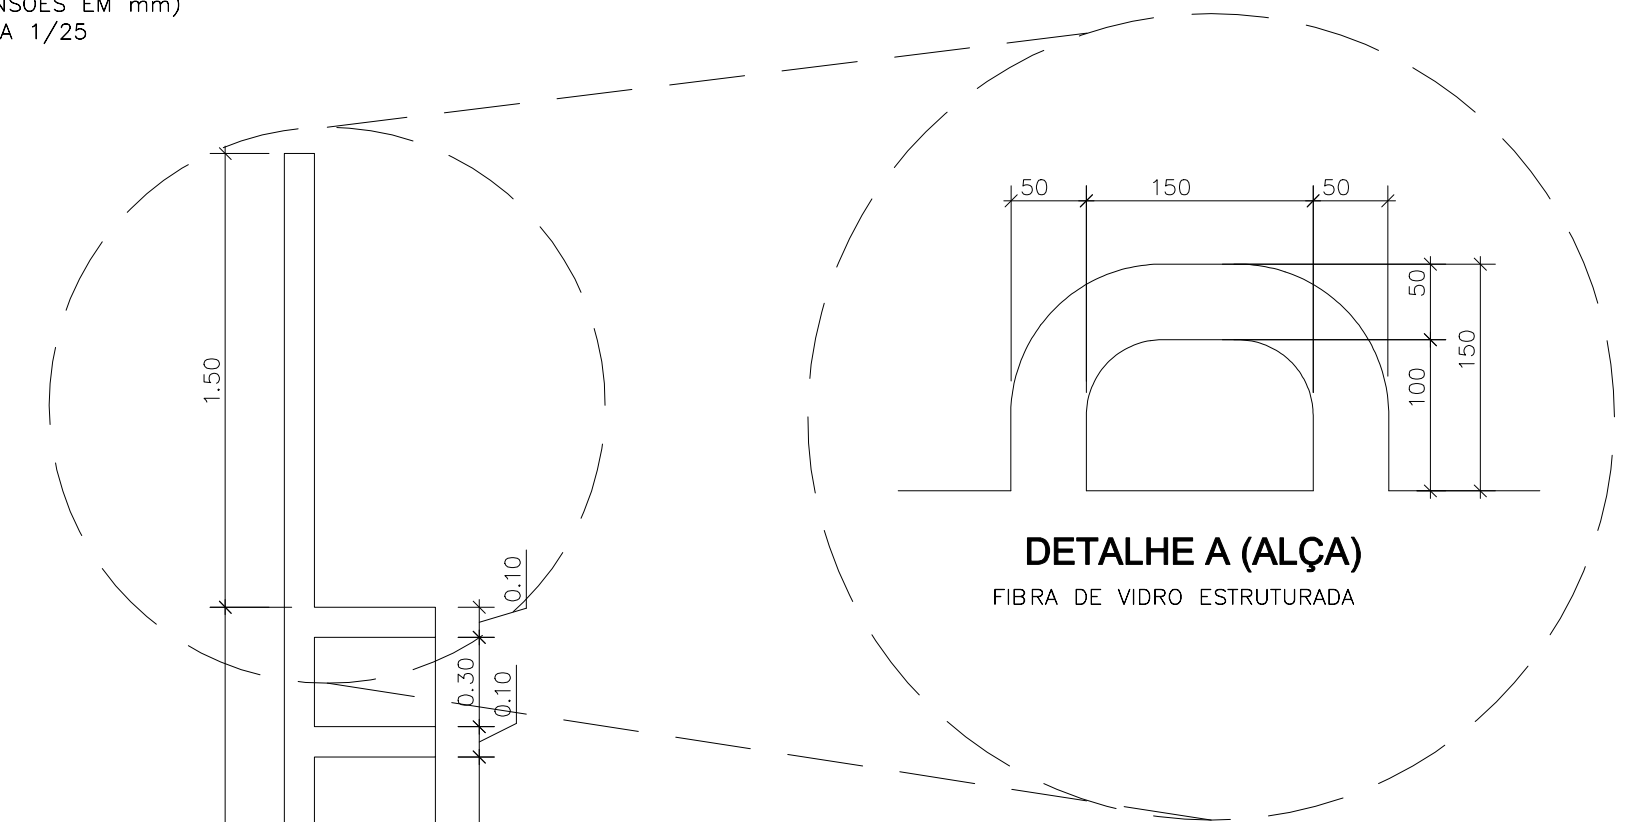



PLANTA (TIPO 1 e 2)

SEÇÃO 1-1

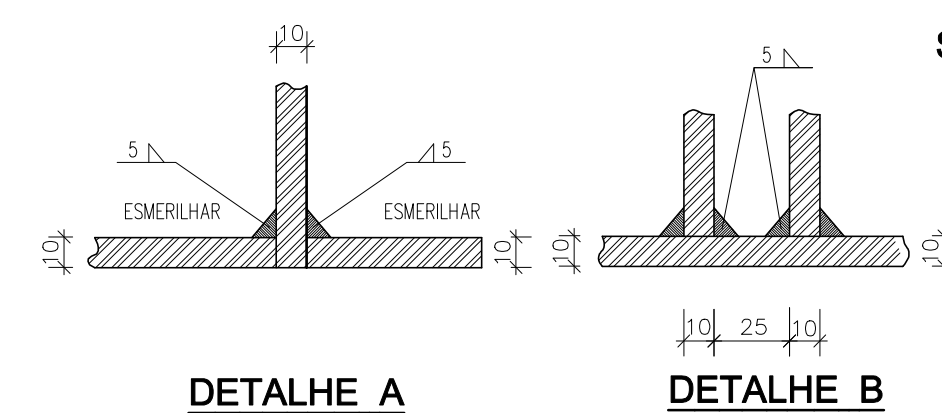

CONTRATANTE:			
SECRETARIA DE INFRAESTRUTURA HÍDRICA E SANEAMENTO - SIHS			
FASE:		DISCIPLINA:	
PROJETO EXECUTIVO		PROJETO HIDRÁULICO	
		REDE DE ESGOTO	
TÍTULO:			NÚMERO FRANÇA:
SISTEMA DE ESGOTAMENTO SANITÁRIO EEE-2 - DETALHES			05 DE 05
ENDEREGO:		DATA EMISSÃO INICIAL:	
RODOVIA BA 526 - CASSANGE - SALVADOR / BAHIA		JAN./2017	
		ESCALA:	
		INDICADA	
PROJETO Nº:		DESENHO Nº	
0365		0365-DE-60-HI-024 R-00	
PROJ.: JORGE ALMEÍDO		DES.: WASHINGTON	
CONF.: JORGE ALMEÍDO		APROV.: ULYSSES F. LIMA	
VERIF.: CLÁUDIO ARRAS			

ESCALAS
HORIZONTAL: 1/2.000
VERTICAL: 1/200

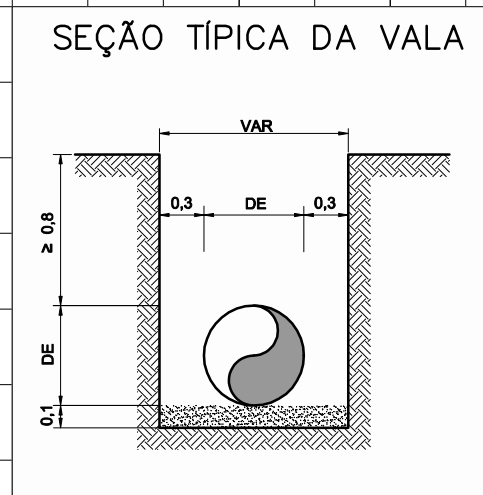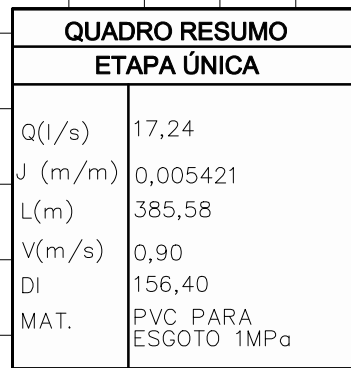

QUADRO RESUMO			
PEÇAS	ESTACA	DN	CLASSE
DESCARGA DE FUNDO	E0+5.00	50	PN10
VENTOSA P/ ESGOTO	E18+0.00	50	PN10

RESPONSÁVEL PROJETO:

Consórcio  HYDROS  ffa

CONTRATANTE: SECRETARIA DE INFRAESTRUTURA HÍDRICA E SANEAMENTO - SIHS

0365	JORGE ALMERIO	WASHINGTON	0365-DE-60-HI-025 R-00
CONF.: 	VERIF.: 	APROV.: 	
JORGE ALMERIO	CLAUDIO ARRAES	ULYSSES F. LIMA	

[illegible]

0365_DE_60_HI_025_R-00_PERFIL_ERC-2