


PERFIL LONGITUDINAL


ESCALAS
HORIZONTAL: 1/2.000
VERTICAL: 1/200

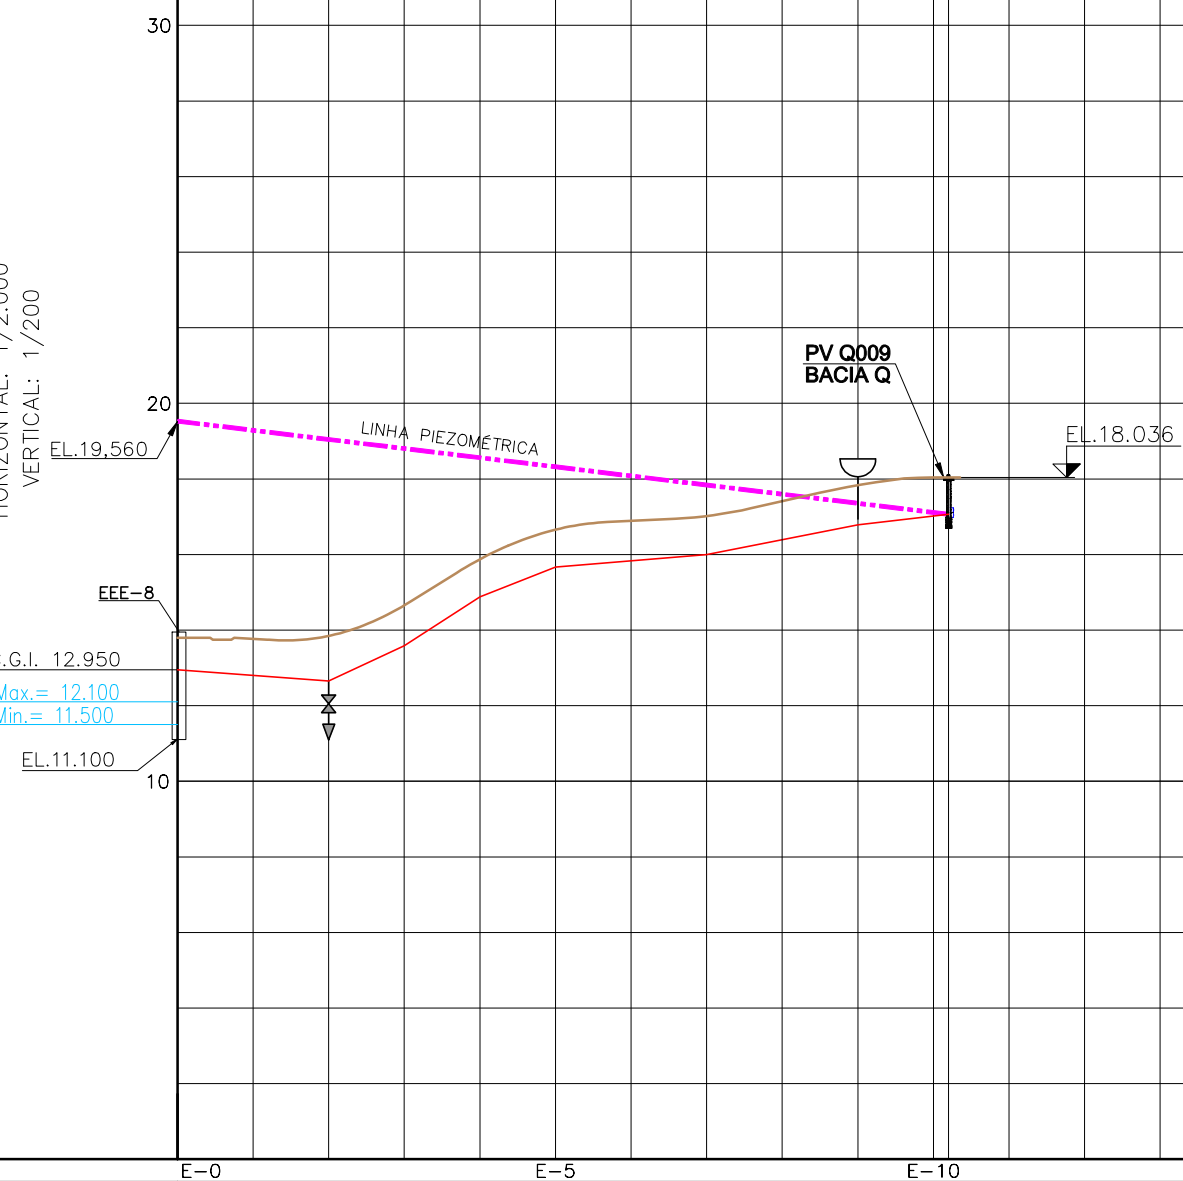


QUADRO RESUMO EEE-8	
Q(l/s)	5,54
HMT(m.c.a.)	6,61
POT(cv)	2,00

QUADRO RESUMO ETAPA ÚNICA	
Q(l/s)	5,54
J (m/m)	0,00399
L(m)	204,00
V(m/s)	0,60
DI	108,40
MAT.	PVC PARA ESGOTO 1MPa


SEÇÃO TÍPICA DA VALA

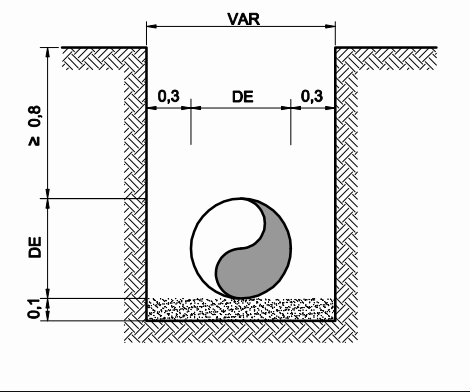


ESTACAS	E=0	E=5	E=10	E=15	E=20	E=25	E=30	E=35	E=40	E=45	E=50	E=55	E=60	E=65	E=70	E=75
COTA DO TERRENO	13.800	13.799	13.847	14.653	15.874	16.657	16.891	17.019	17.409	17.834	18.036					
COTA DA GERATRIZ INF. EXTERNA (m)	12.950	12.655	13.587	14.884	15.667	16.000	16.792	17.065								
COTA DO FUNDO DA VALA (m)	12.850	12.555	13.487	14.784	15.567	15.900	16.692	16.965								
EXTENSÃO (m)	40.00	20.00	20.00	20.01	39.99	40.00	24.00									
DECLIVIDADE (m/m)	-0.0074	0.0466	0.0649	0.0391	0.0083	0.0195	0.0117									
DIÂMETRO (mm) / MATERIAL / CLASSE	DN100 / PVC PARA RECALQUE DE ESGOTO - 1MPa															

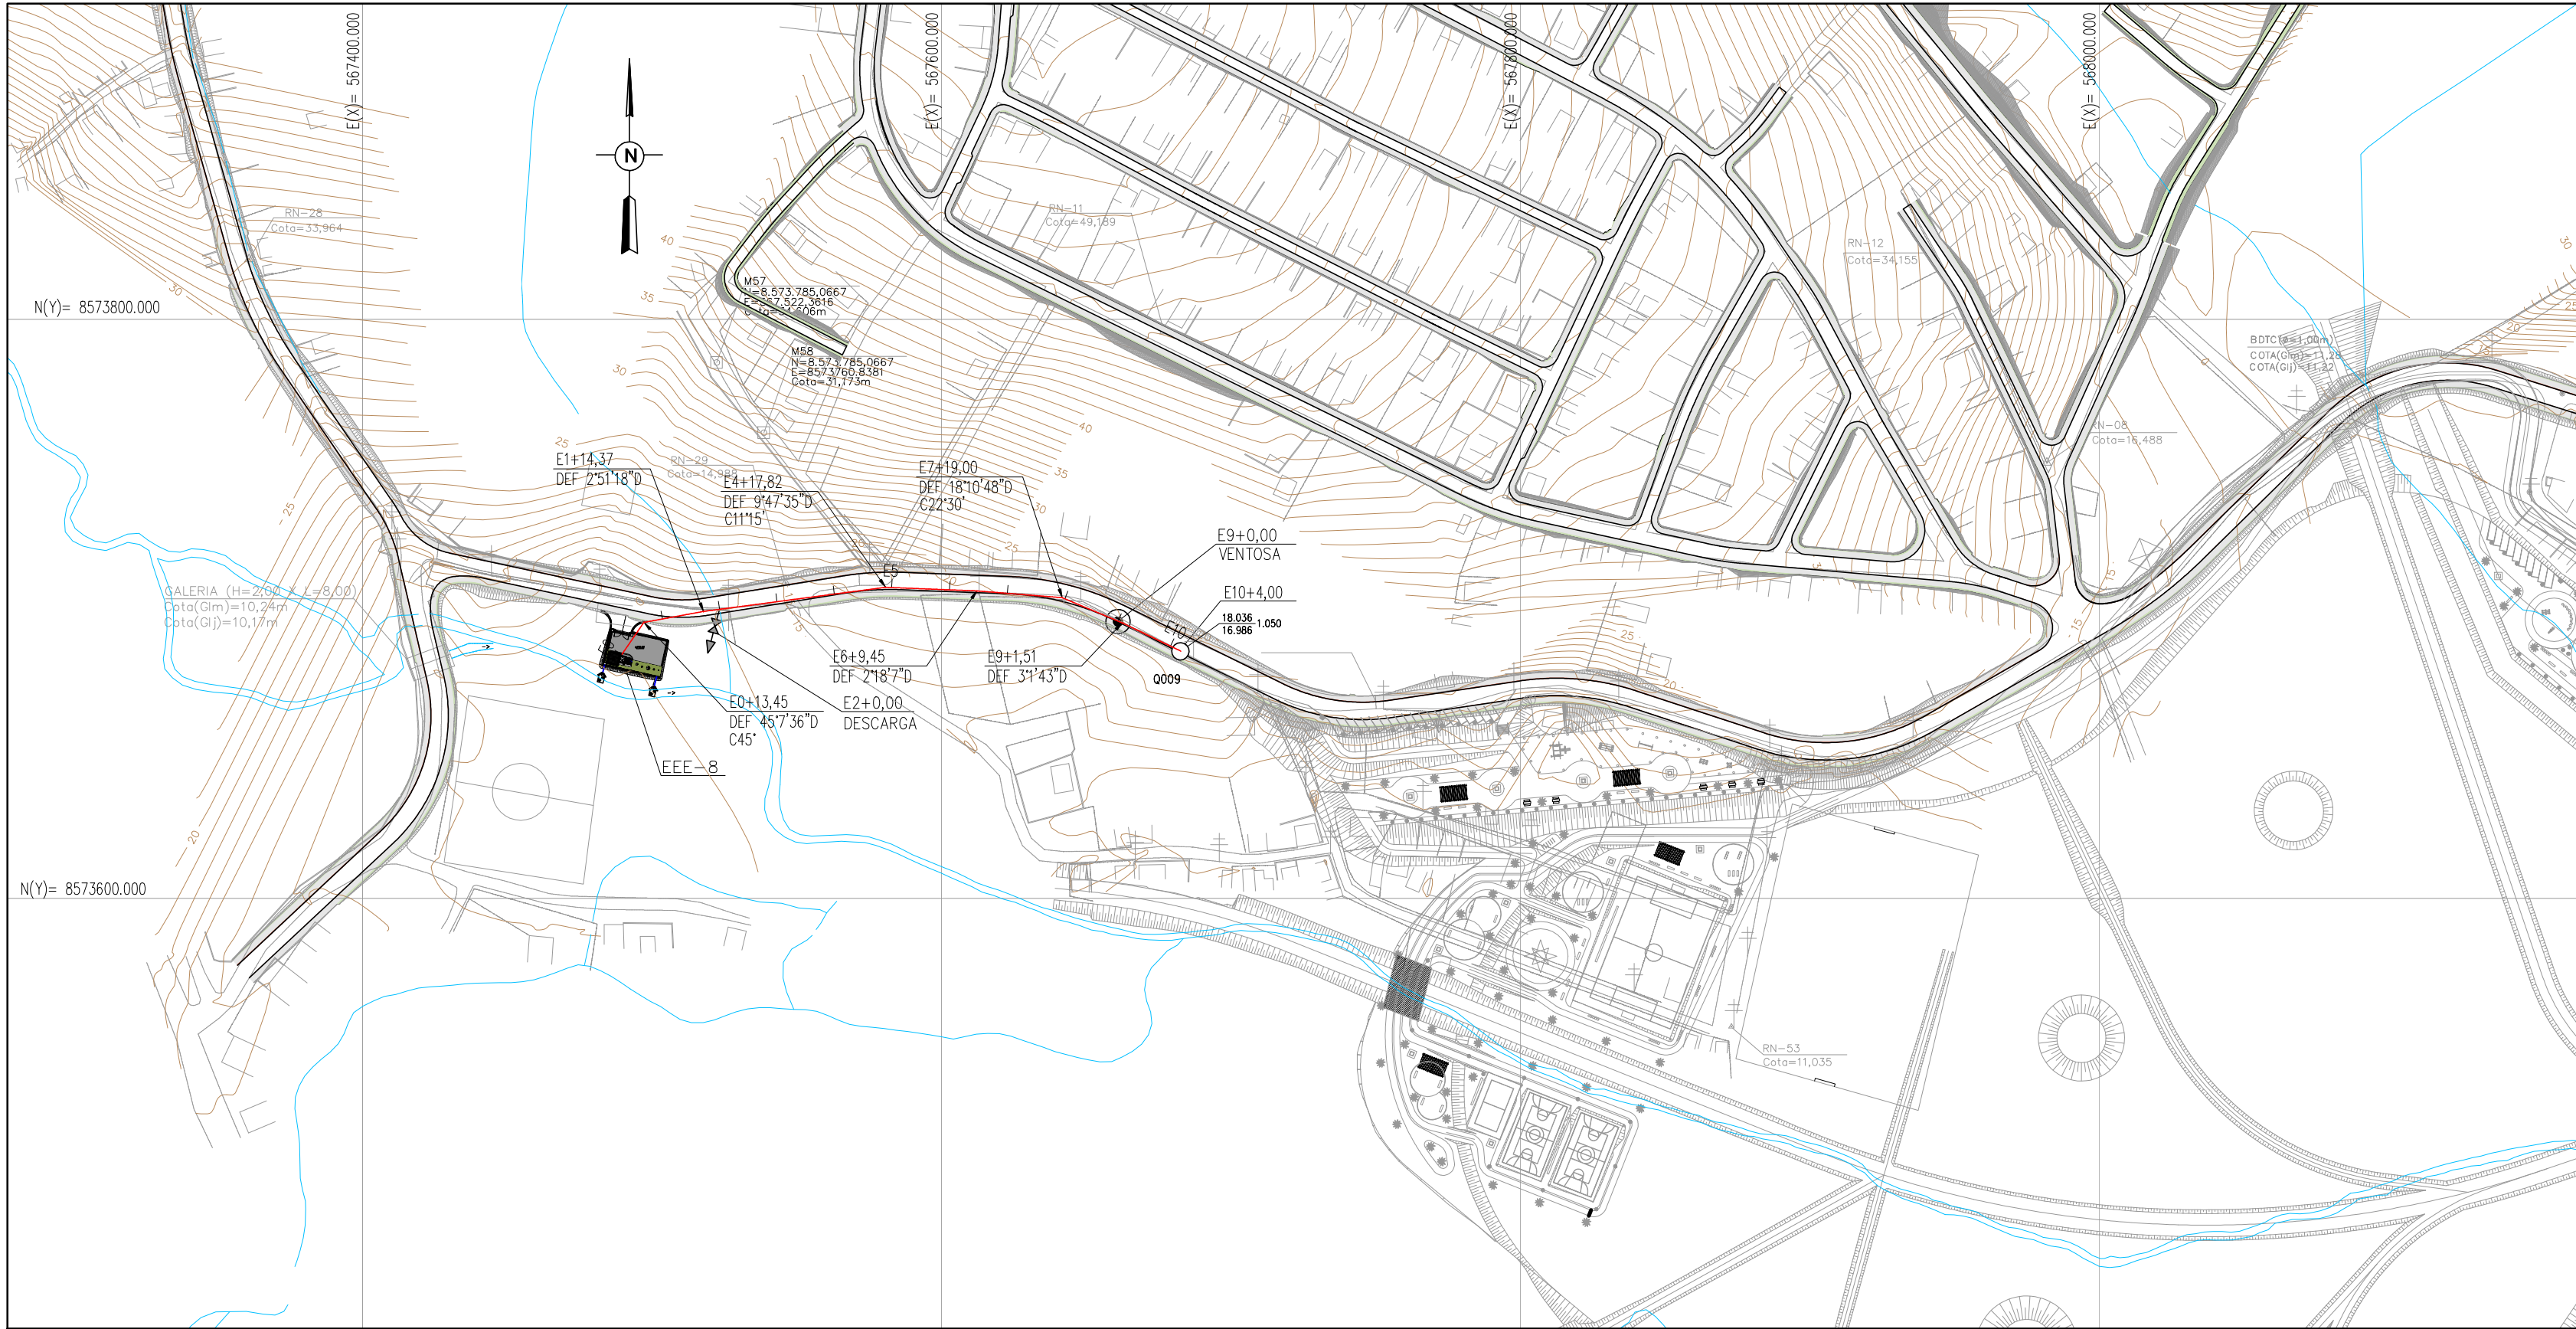

DETALHE DO LANÇAMENTO DO ERC-8 NO PV 0009 (BACIA Q)
S/ ESCALA

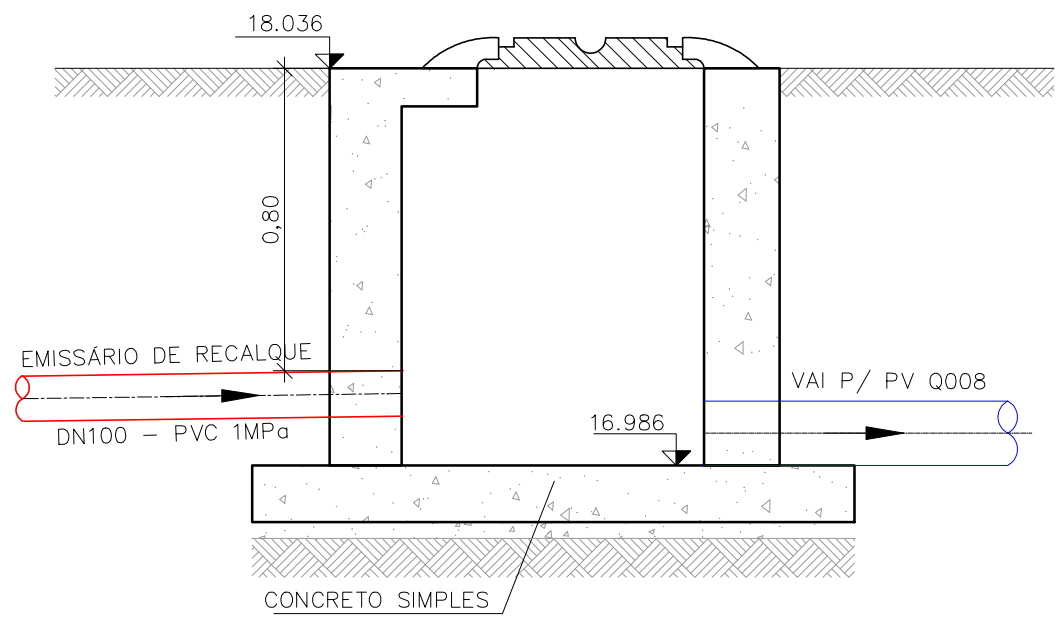

CORTE AA

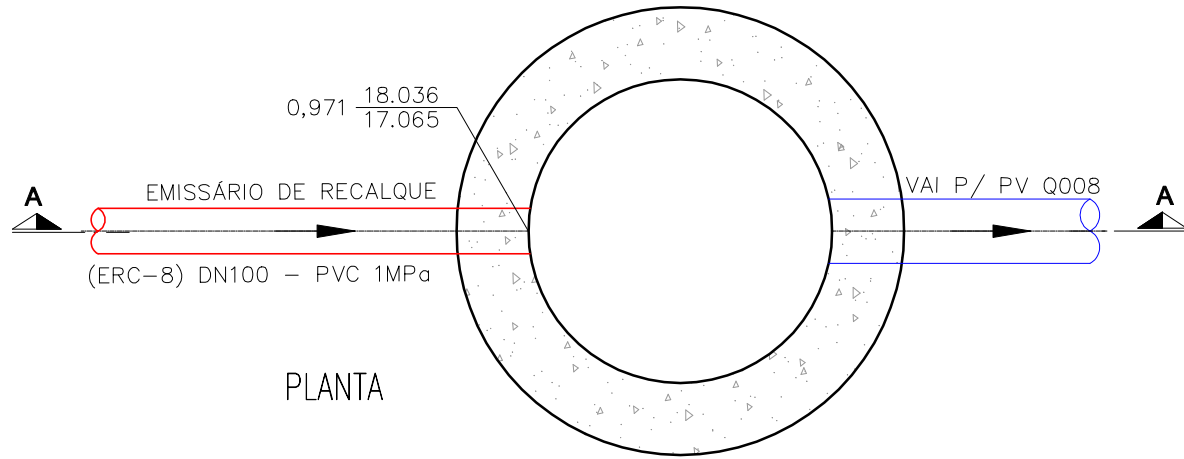

QUADRO DE CURVAS EM F*F	
ESTACA	DESCRIÇÃO
E0+13,45	C90°
E4+17,82	C11°15'
E7+19,00	C22°30'
VER NOTA 1	

QUADRO RESUMO			
PEÇAS	ESTACA	DN	CLASSE
DESCARGA DE FUNDO	E2+0.00	50	PN10
VENTOSA P/ ESGOTO	E9+0.00	50	PN10

RESPONSÁVEL CONTRATANTE: _____
RESPONSÁVEL CONSTRUTOR: _____
RESPONSÁVEL PROJETISTA: _____



PLANO URBANÍSTICO E AMBIENTAL
E PROJETOS ESPECÍFICOS PARA O VETOR IPITANGA

CONTRATANTE: SECRETARIA DE INFRAESTRUTURA HÍDRICA E SANEAMENTO - SIHS

FASE: PROJETO EXECUTIVO		DISCIPLINA: PROJETO HIDRÁULICO		TEMA/PROJ. ESPECÍFICO: REDE DE ESGOTO	
TÍTULO: SISTEMA DE ESGOTAMENTO SANITÁRIO ERC-8 - PLANTA E PERFIL - ESTACA E0+0,00 A E10+4,00		NÚMERO PRANCHA: 01 DE 01		DESENHO Nº 0365-DE-60-HI-056 R-00	
ENDEREÇO: RODOVIA BA 526 - CASSANGE - SALVADOR / BAHIA		PROJETO Nº: 0365		PROJ.: JORGE ALMEIDA	
CONFE: JORGE ALMEIDA		VERIF.: CLÁUDIO ARRAS		APROV.: ULYSSES F. LIMA	
DATA EMISSÃO INICIAL: JAN/2017		ESCALA: H=1:2000/V=1:200			

NOTAS:
1 - TODAS AS CURVAS DEVERÃO SER ANCORADAS COM BLOCOS DE ANCORAGEM.

LEGENDA:	
PLANTA	PERFIL
--- E0 --- EMISSÁRIO DE RECALQUE	--- PERFIL DO TERRENO
--- VENTOSA	--- PERFIL DO RECALQUE
--- CERCA	--- LINHA PIEZOMÉTRICA
--- RIOS E CÓRREGOS	--- DESCARGA DE FUNDO
--- CURVAS MESTRAS	--- VENTOSA
--- CURVAS INTERMEDIÁRIAS	

DESENHOS DE REFERÊNCIA:
0.365-DE-60-HI-052

ATUALIZAÇÃO				
Nº	DATA	CONTEÚDO	ELABORADO	VERIFICADO

0365-DE-60-HI-056 R-00



RELAÇÃO DE ACESSÓRIOS P/ FLANGE

RELAÇÃO DE PEÇAS

CONTRATANTE			
SECRETARIA DE INFRAESTRUTURA HÍDRICA E SANEAMENTO - SIHS			
FASE:	DISCIPLINA:	TEMA PROJ. ESPECÍFICO:	
PROJETO EXECUTIVO	PROJETO HIDRÁULICO	REDE DE ESGOTO	
TÍTULO:			NÚMERO PRONCHADA:
SISTEMA DE ESGOTAMENTO SANITÁRIO EEE-9 - PLANTA BAIXA			01 DE 01
ENDEREÇO:		DATA EMISSÃO INICIAL:	ESCALA:
RODOVIA BA 526 - CASSANGE - SALVADOR / BAHIA		JAN/2017	1:25
PROJETO Nº:	PROJ. JORGE ALMEÍDO	DES.:	DESENHO Nº
0365		WASHINGTON	
CONF.:	VERIF.:	APROV.:	0365-DE-60-HI-058 R-00
JORGE ALMEÍDO	CLÁUDIO ARRAES	ULYSSES F. LIMA	

NOTAS:


- 1 - DIMENSÕES E COTAS EM METRO E DIÂMETROS EM MILÍMETRO, EXCETO INDICAÇÃO CONTRÁRIA
- 2 - FLANGES SEGUNDO NORMA ABNT NBR 7675 PN10.
- 3 - O DIMENSIONAMENTO DA ELEVATÓRIA FINAL (EE-9) E DO EMISSÁRIO RECALQUE DEVERÃO SER CONFIRMADOS APÓS A DEFINIÇÃO DO PONTO DE DESTINO FINAL, DO EFLUENTE PELA EMBASA.

LEGENDA:


DESENHOS DE REFERÊNCIA:

ATUALIZAÇÃO

[illegible]

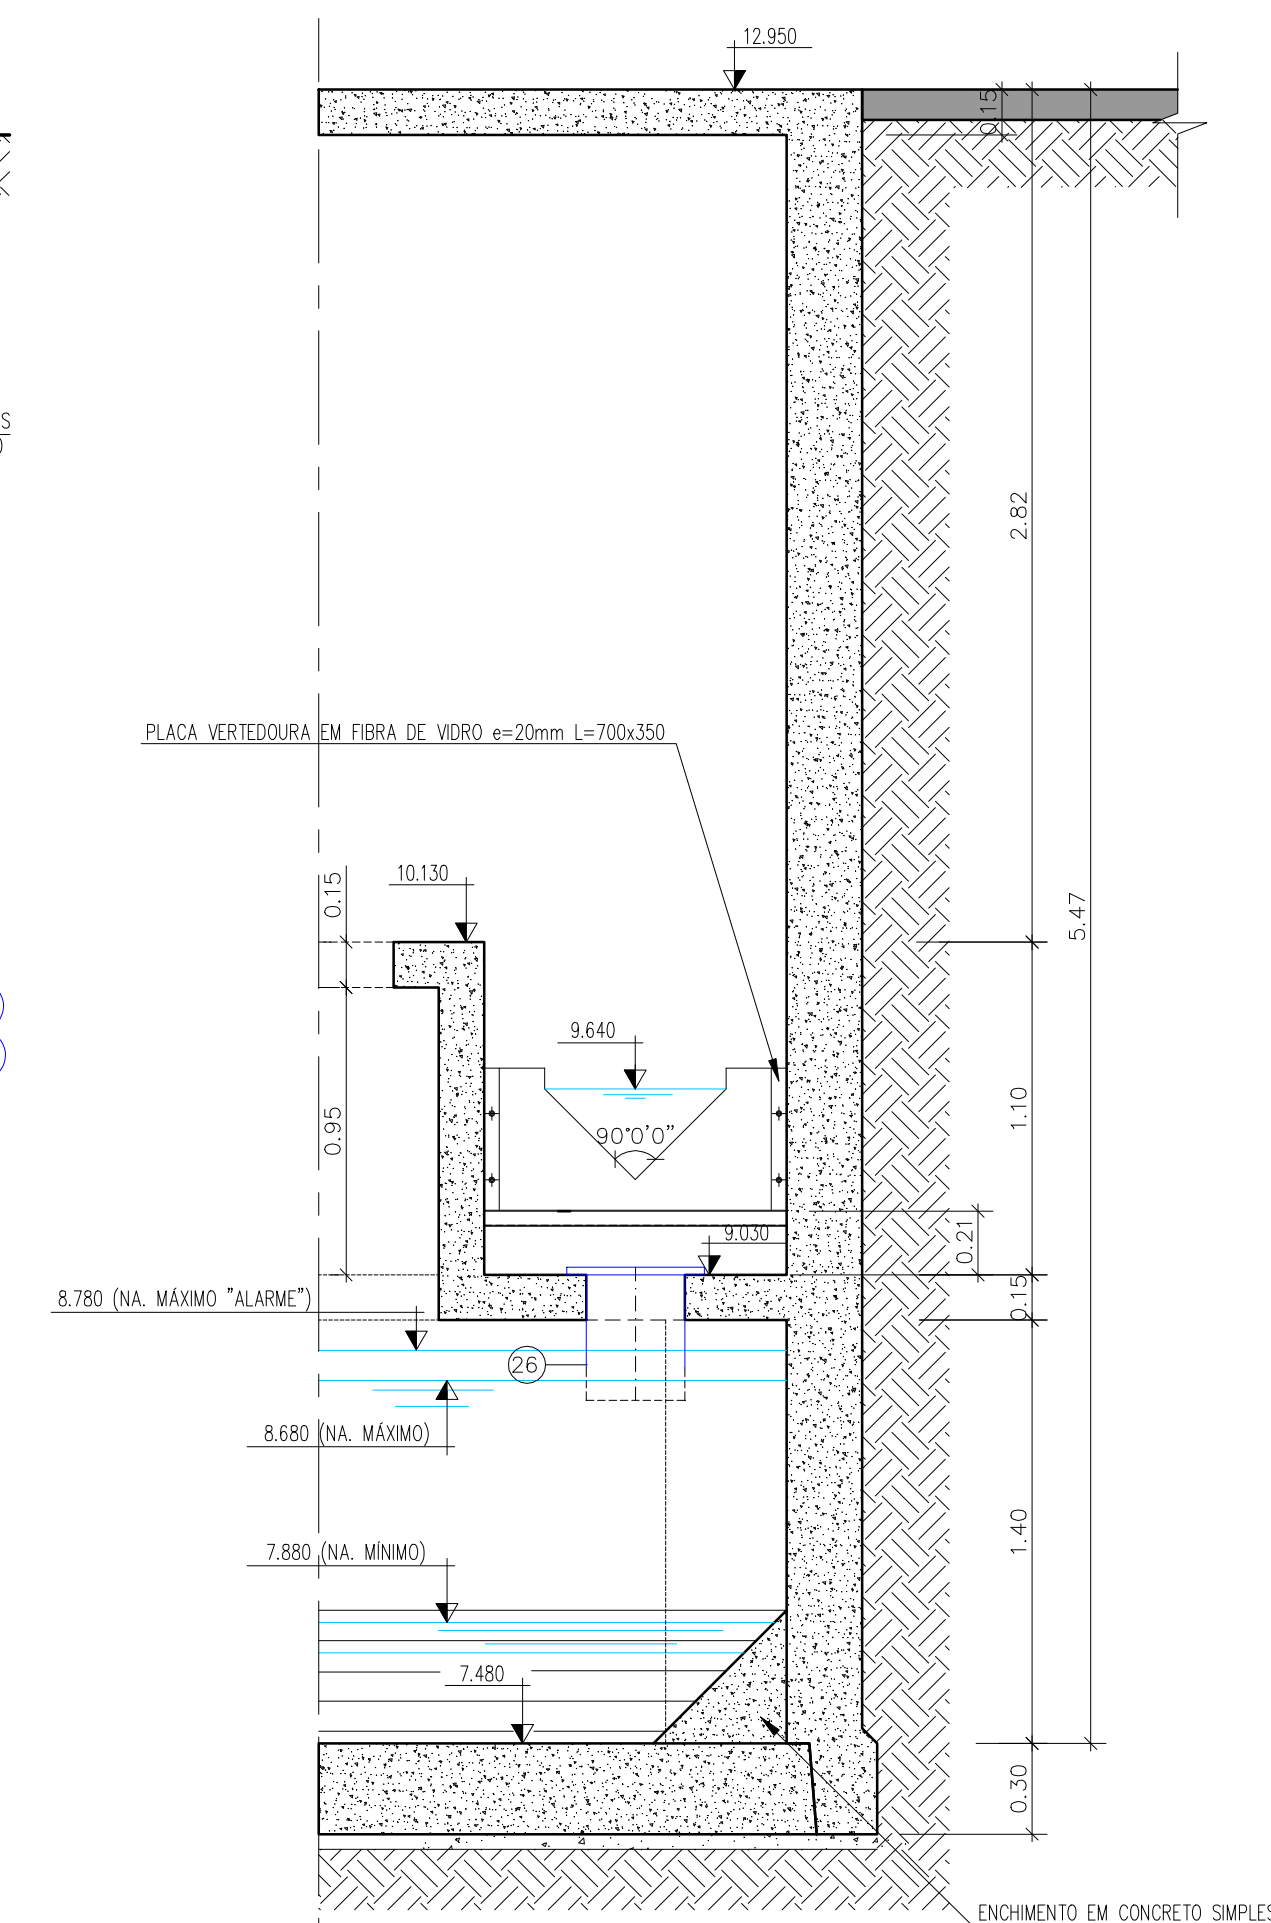

CORTE C-C
ESC. 1/25

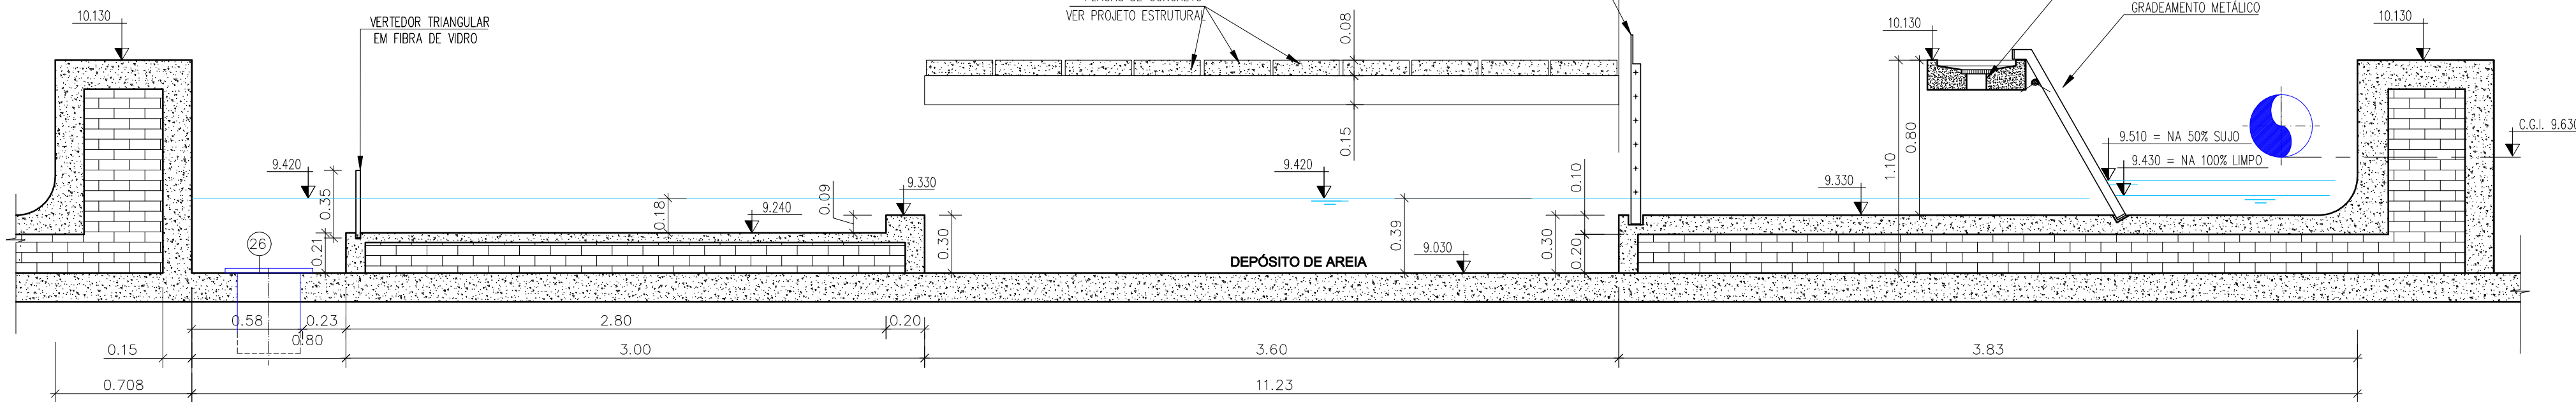


PERFIL LONGITUDINAL DA CAIXA DE AREIA
ESCALA 1:25

LEGENDA:	DESENHOS DE REFERÊNCIA:
	0365-DE-60-HI-058
	0365-DE-60-HI-059
	0365-DE-60-HI-061
	0365-DE-60-HI-062
	0365-DE-60-HI-063


DESENHOS DE REFERÊNCIA:
0365-DE-60-HI-058
0365-DE-60-HI-059
0365-DE-60-HI-061
0365-DE-60-HI-062
0365-DE-60-HI-063

[illegible]


RESPONSÁVEL CONTRATANTE:		RESPONSÁVEL CONSTRUTOR:		RESPONSÁVEL PROJETISTA:	
					
PLANO URBANÍSTICO E AMBIENTAL E PROJETOS ESPECÍFICOS PARA O VETOR IPITANGA					
SECRETARIA DE INFRAESTRUTURA HÍDRICA E SANEAMENTO - SIHS					
FASE:		DISCIPLINA:		TEMA/PROJ. ESPECÍFICO:	
PROJETO EXECUTIVO		PROJETO HIDRÁULICO		REDE DE ESGOTO	
TÍTULO: SISTEMA DE ESGOTAMENTO SANITÁRIO EEE-9 - CORTE A-A, C-C E PERFIL NÚMERO PRONTO: 03 DE _____					
ENDEREÇO:				DATA EMISSÃO INICIAL:	
RODOVIA BA 526 - CASSANGE - SALVADOR / BAHIA				JAN./2017	
PROJETO Nº:		PROJ.:		DEB.:	
0365		JORGE ALMÉRIO		WASHINGTON	
CONFE.:		VERIF.:		APROV.:	
JORGE ALMÉRIO		CLÁUDIO ARRAS		ULYSSES F. LIMA	
DESENHO Nº 0365-DE-01-HI-060 R-00 ESCALA: INDICADA					

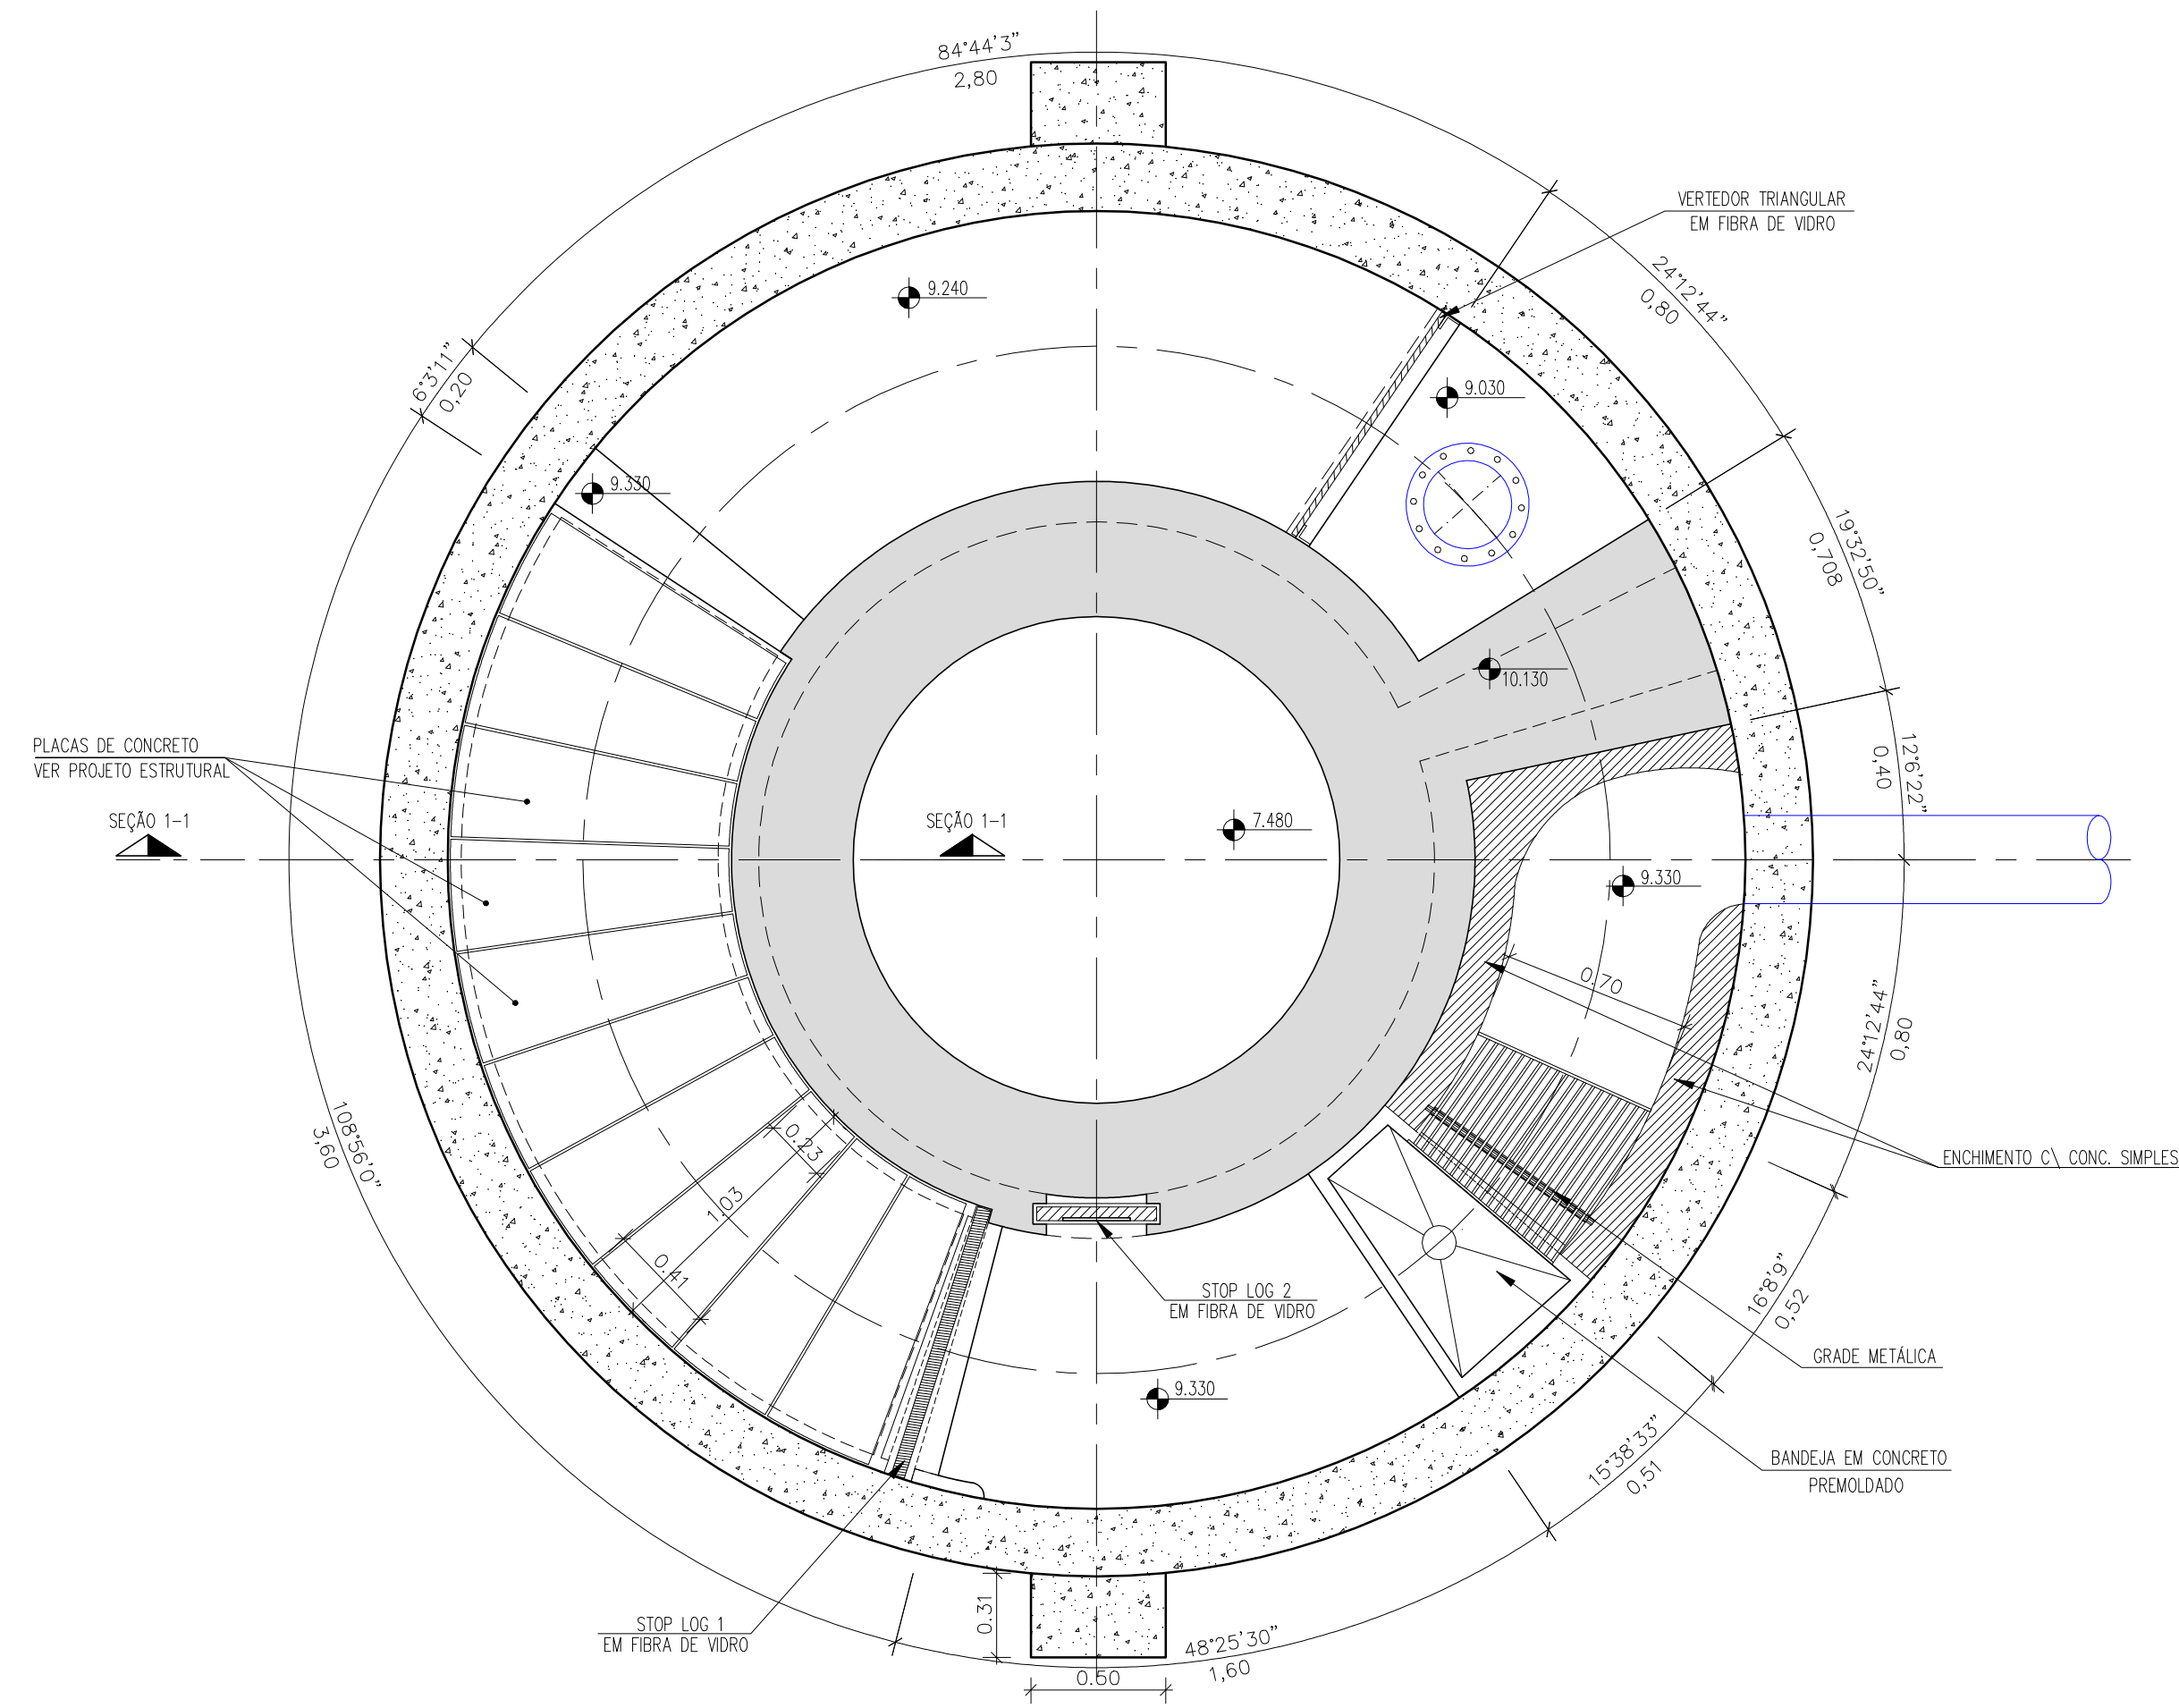

NÍVEL - 10.330
ESC. 1/25

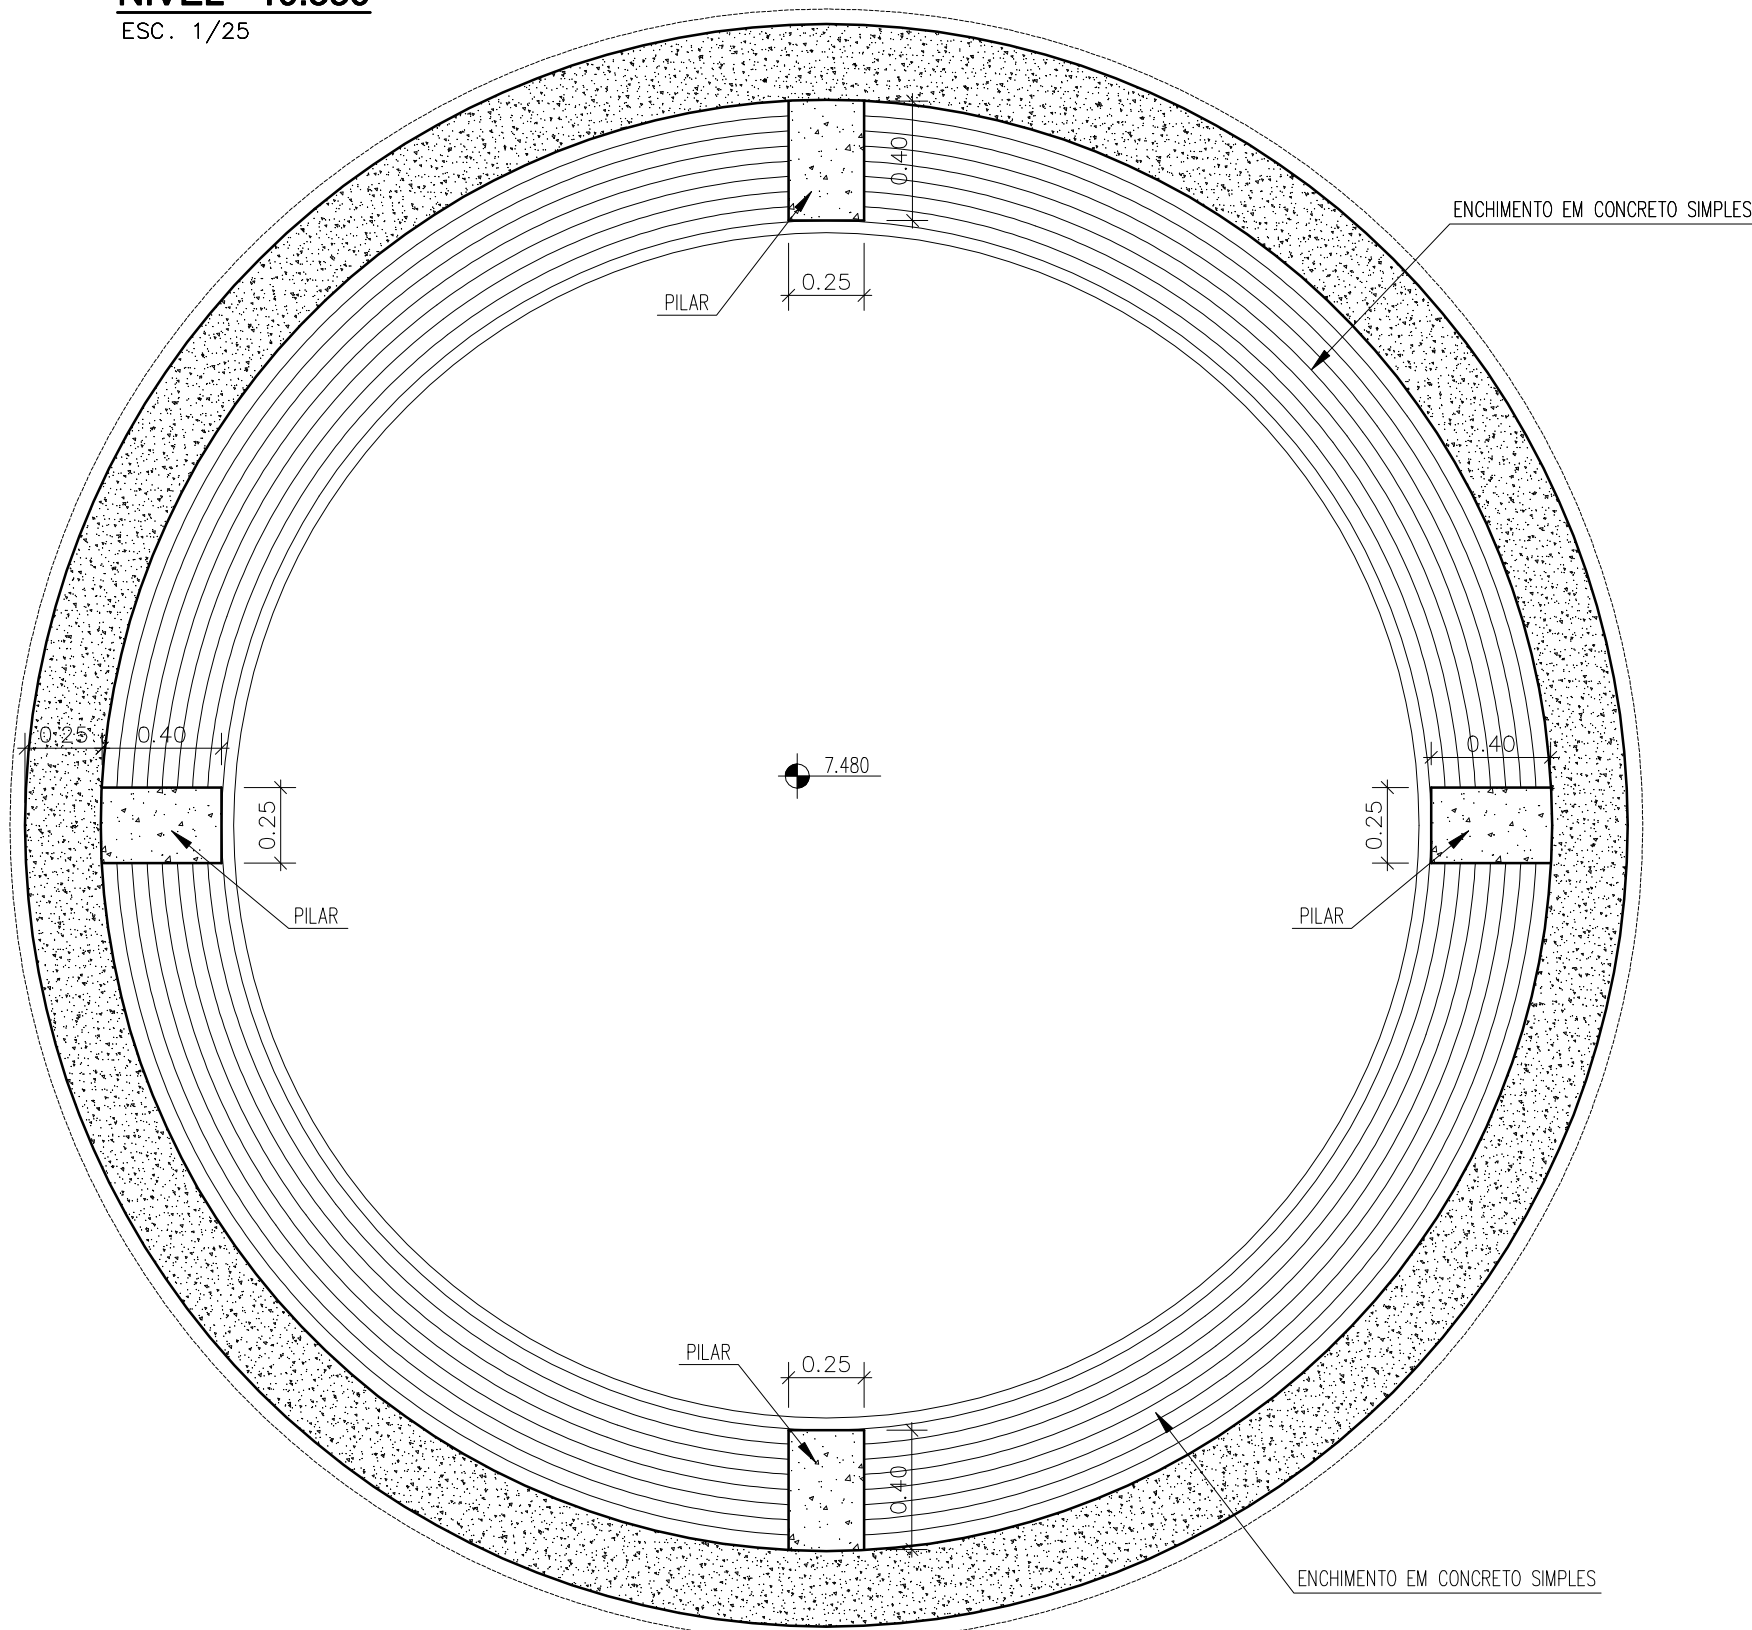

NÍVEL - 8.180
ESC. 1/25

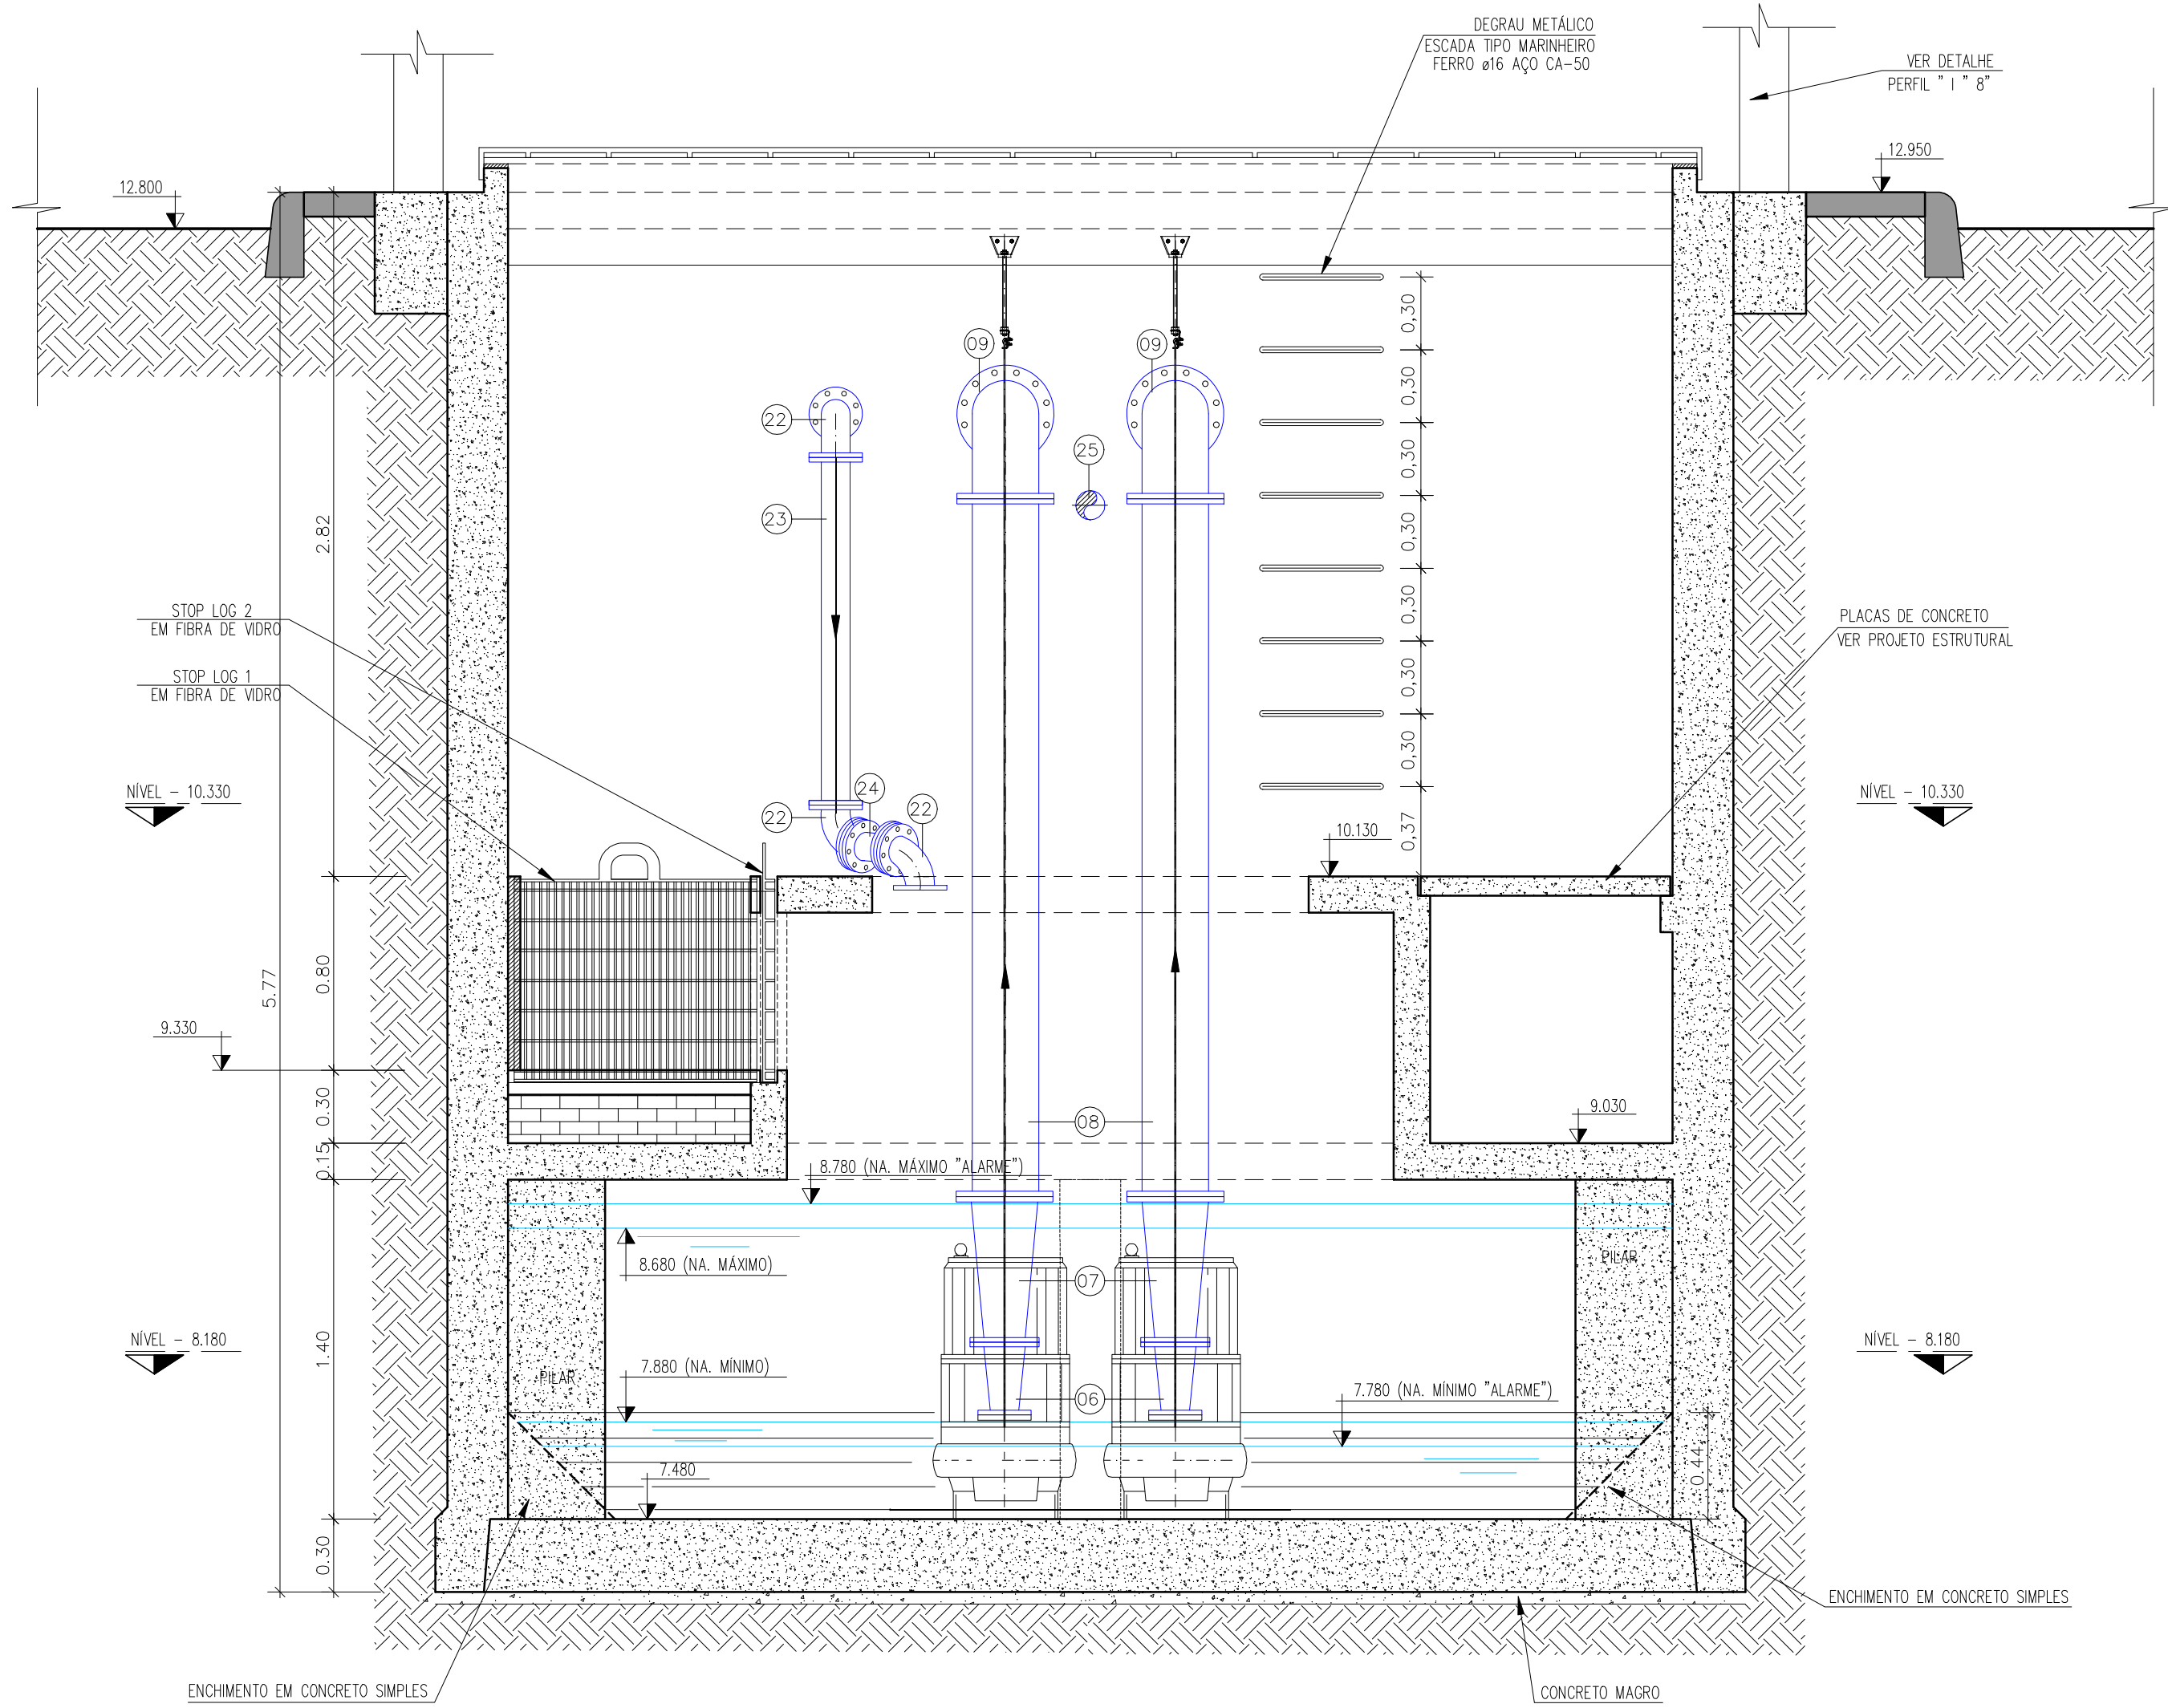

CORTE B-B
ESC. 1/25

NOTAS:
1 - DIMENSÕES E COTAS EM METRO E DIÂMETROS EM MILÍMETRO, EXCETO INDICAÇÃO CONTRÁRIA.
2 - FLANGES SEGUNDO NORMA ABNT NBR 7675 PN10.

LEGENDA:

DESENHOS DE REFERÊNCIA:
0365-DE-60-HI-058
0365-DE-60-HI-059
0365-DE-60-HI-060
0365-DE-60-HI-062
0365-DE-60-HI-063

ATUALIZAÇÃO					
Nº	DATA	CONTEÚDO	REVISADO	VERIFICADO	APROVADO

RESPONSÁVEL CONTRATANTE:

RESPONSÁVEL CONSTRUTOR:

RESPONSÁVEL PROJETISTA:

SECRETARIA DE INFRAESTRUTURA HÍDRICA E SANEAMENTO

ffa

Consórcio

ff

PLANO URBANÍSTICO E AMBIENTAL
E PROJETOS ESPECÍFICOS PARA O VETOR IPITANGA

CONTRATANTE:
SECRETARIA DE INFRAESTRUTURA HÍDRICA E SANEAMENTO - SIHS

FASE:
PROJETO EXECUTIVO

DISCIPLINA:
PROJETO HIDRÁULICO

TEMA/PROJ. ESPECÍFICO:
REDE DE ESGOTO

TÍTULO:
SISTEMA DE ESGOTAMENTO SANITÁRIO
EEE-9 - CORTE B-B E NÍVEL

NÚMERO PRANCHA:
04 DE 06

ESCALA:
INDICADA

ENDEREÇO:
RODOVIA BA 526 - CASSANGE - SALVADOR / BAHIA

PROJETO Nº:
0365

PROJ.:
JORGE ALMÉRIO

VERIF.:
JORGE ALMÉRIO

DESENHO Nº
0365-DE-60-HI-061 R-00

DEB.:
WASHINGTON


APROV.:
ULYSSES F. LIMA

DATA EMISSÃO INICIAL:
JAN/2017

INDICADA

DETALHE DA GRADE METÁLICA

ESC.: 1:25 (DIMENSÕES EM mm)


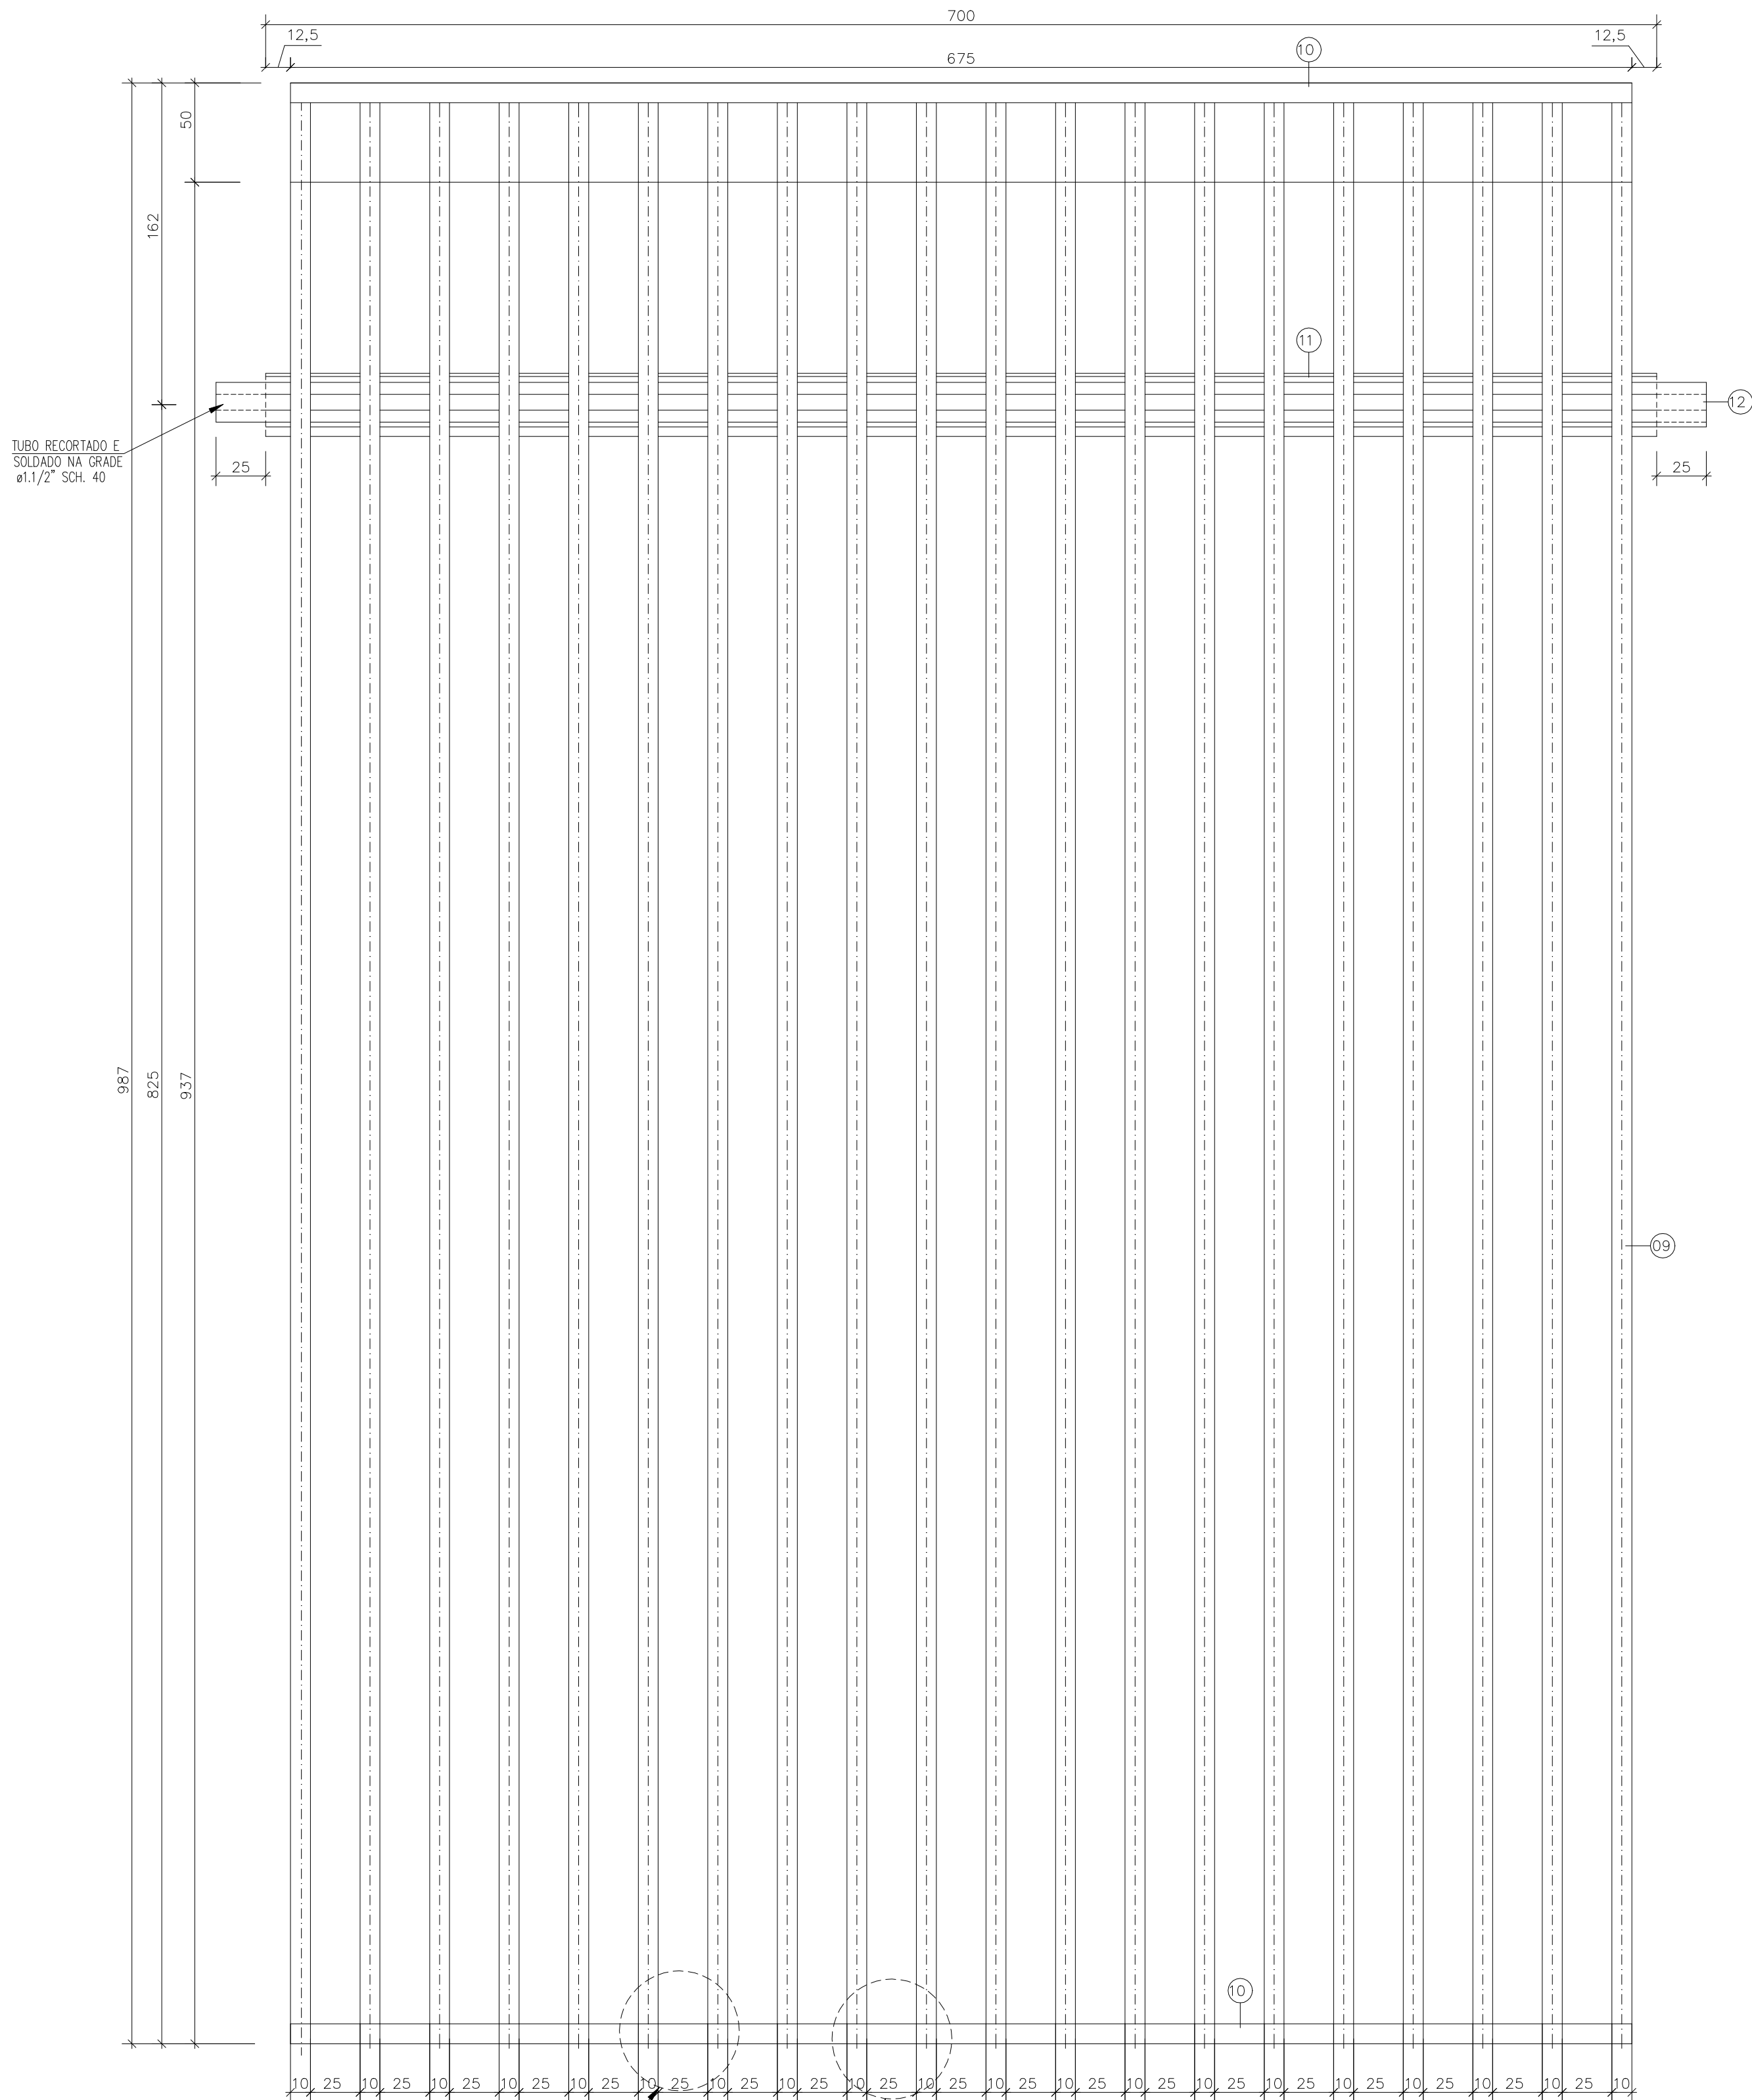


DETALHE DA GRADE METÁLICA - 1

ESC.: 1:5 (DIMENSÕES EM mm)

RALO DETALHE-4

ESC. 1/5

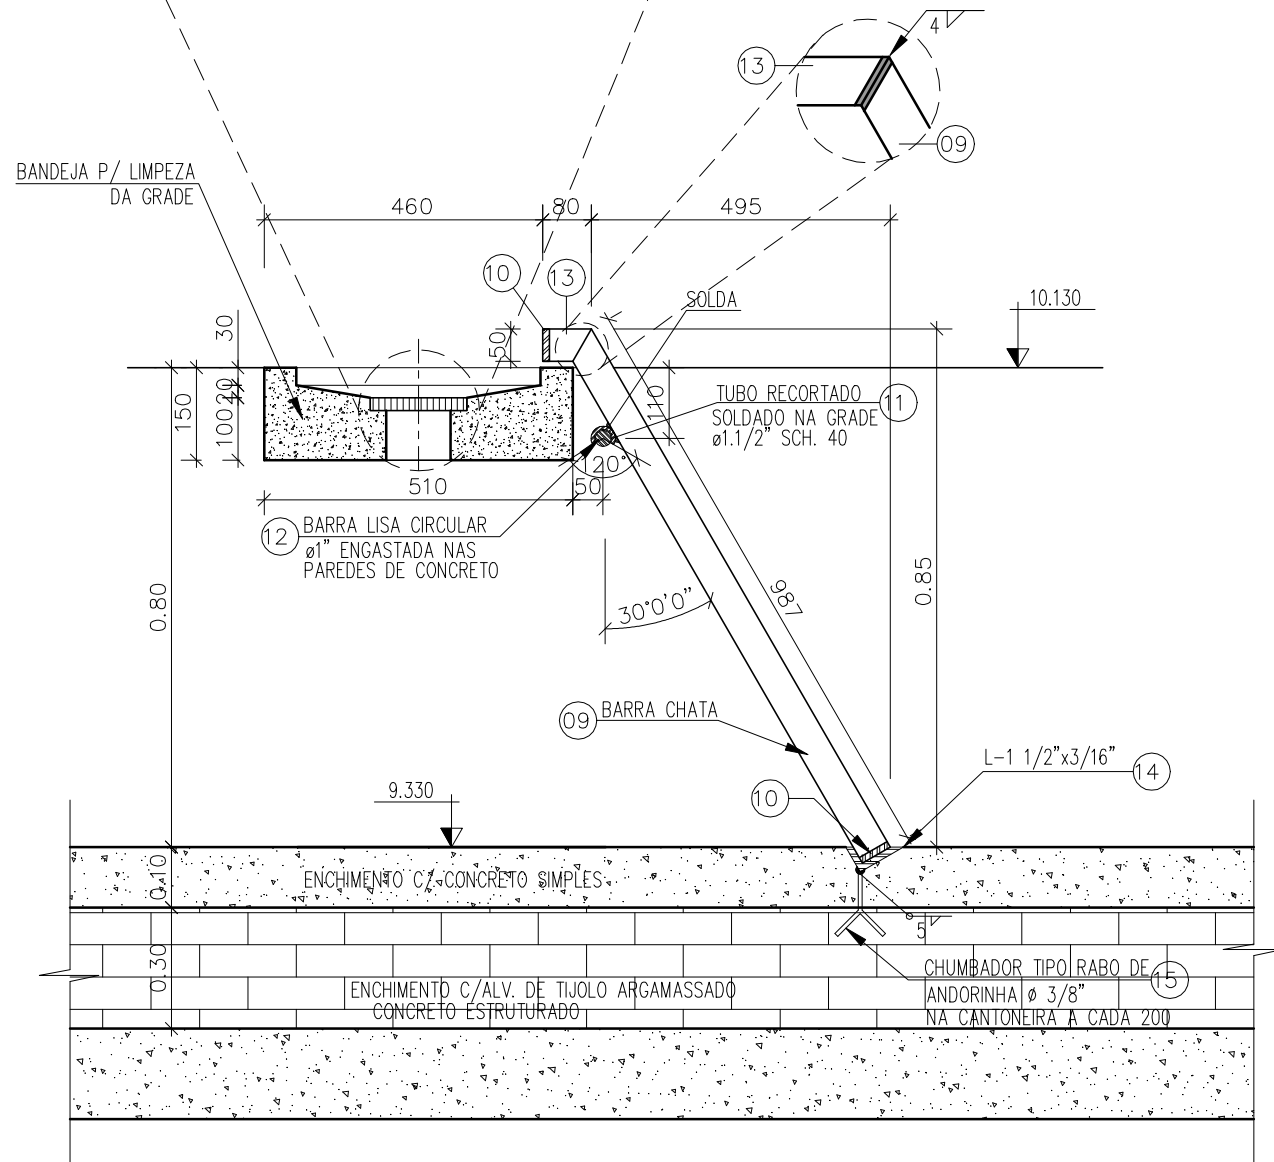
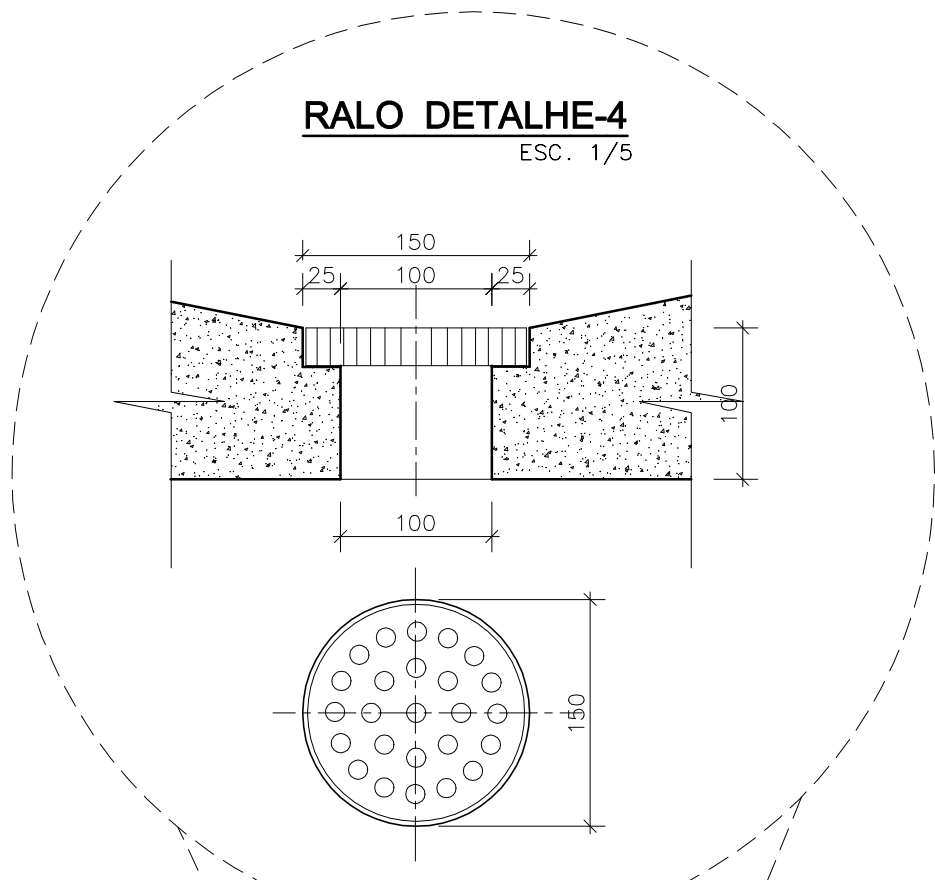


SEÇÃO 1-1 - BANDEJA P/ LIMPEZA DA GRADE

ESCALA 1:12,5


DETALHE DA PLACA VERTEDOURA

ESCALA 1/125

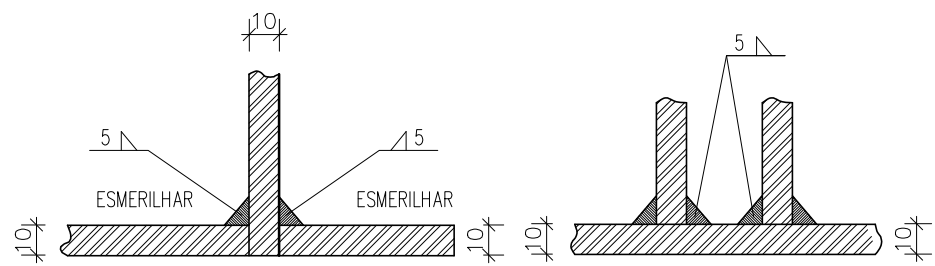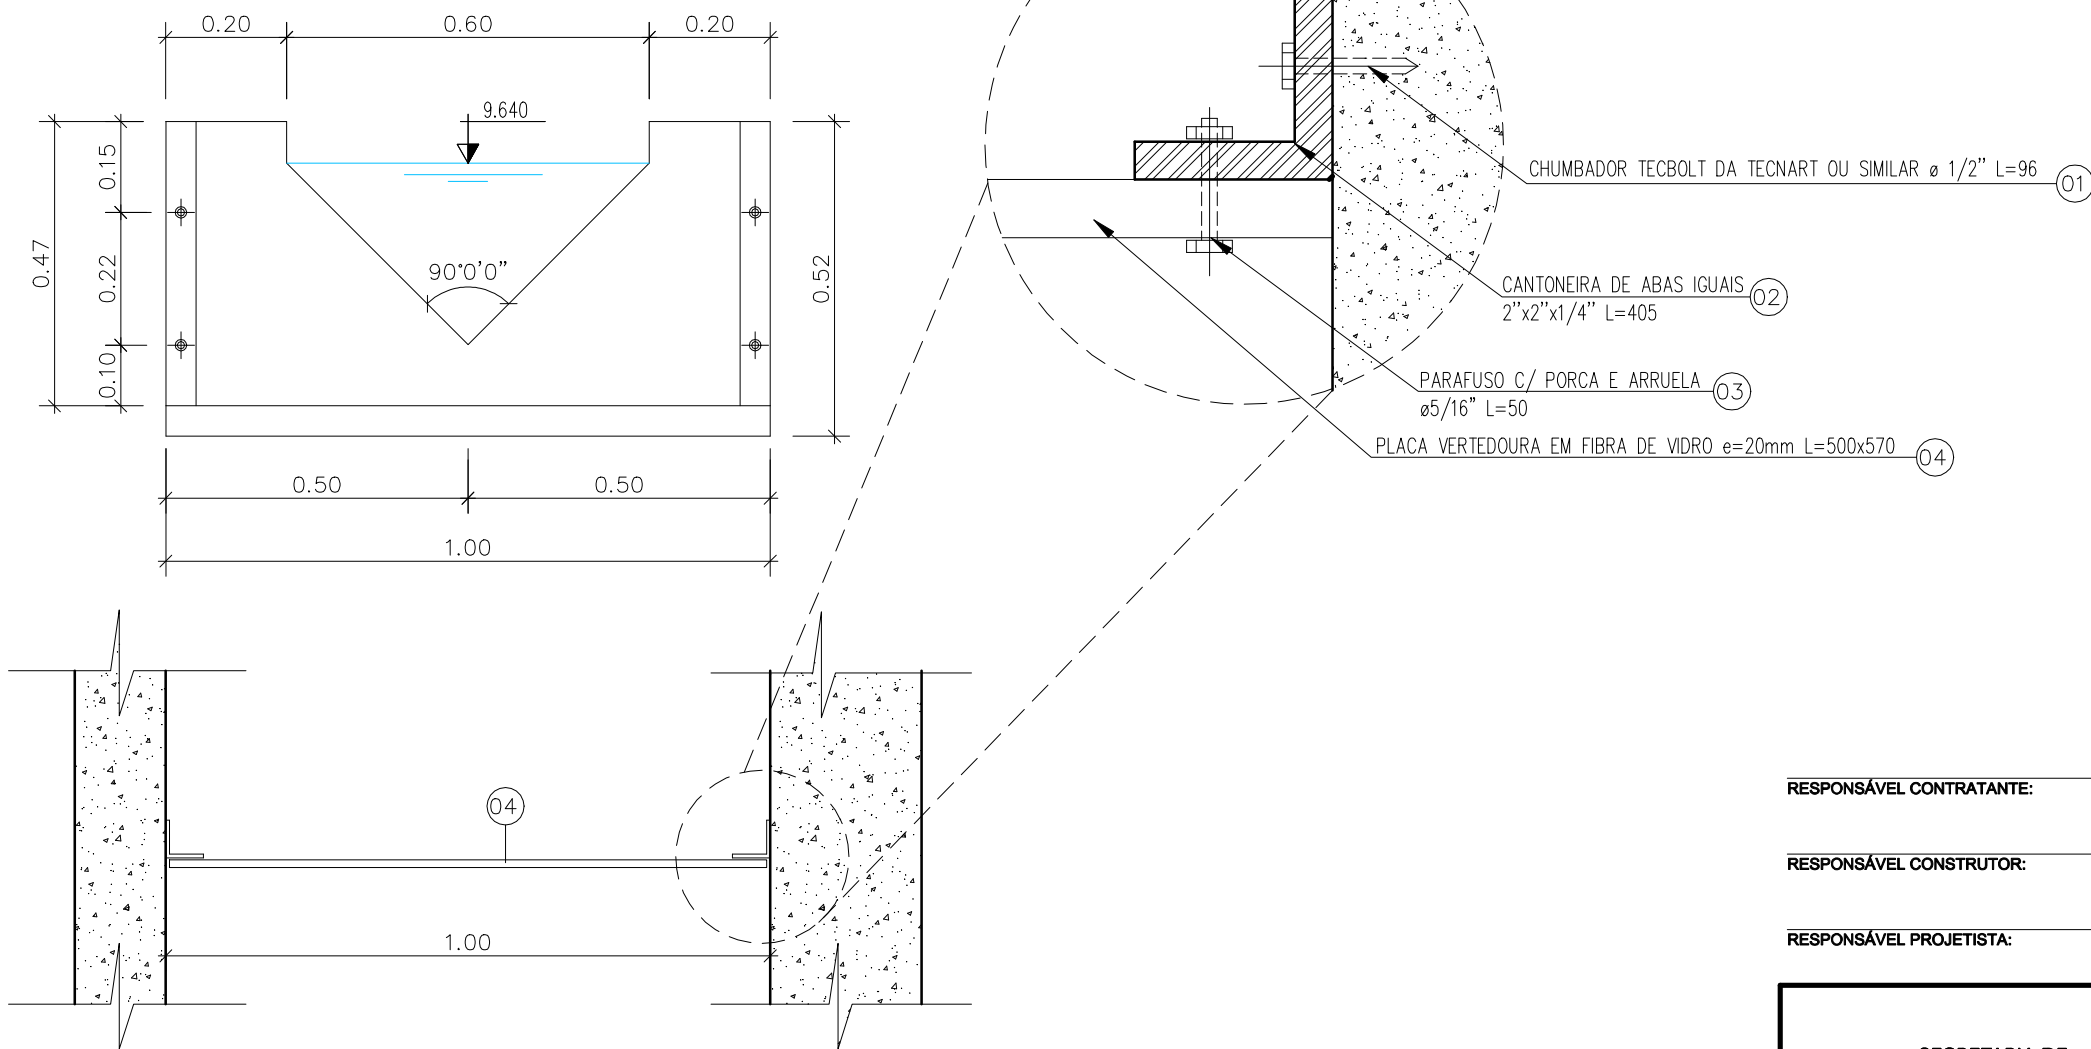

DETALHE A

DETALHE B

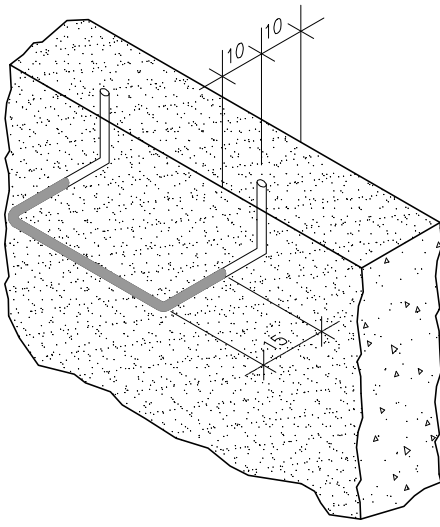

DETALHE DO DEGRAU

SEM ESCALA

15	CHUMBADOR TIPO RABO DE ANDORINHA ø 3/8" L=80 - Kg/m=0,56	AÇO INOX	02	0,045	0,09
14	CANTONEIRA COM ABAS DESIGUAIS 88x64x5/16" L=700 - Kg/m=9,08	AÇO INOX	01	6,356	6,356
13	BARRA CHATA 2"x3/8" L=80 - Kg/m=3,8	120-69 ASTM-A	20	0,304	6,080
12	TUBO REDONDO COM PONTAS ø1", L=750 - Kg/m=3,97	AISI-304	01	2,9775	2,9775
11	TUBO RECORTADO CONF. DESENHO ø1 1/2" SCHEDULE40 - L=700 - Kg/m=4,05	120-69 ASTM-A	01	2,835	2,835
10	BARRA CHATA 2"x3/8" L=675 - Kg/m=3,8	120-69 ASTM-A	02	2,565	5,130
09	BARRA CHATA 2"x3/8" L=967 - Kg/m=3,8	120-69 ASTM-A	20	3,3674	73,492

GRADE METÁLICA 1

08	CHUMBADOR TIPO RABO DE ANDORINHA ø 3/8" L=80 - Kg/m=0,56	AÇO INOX	12	0,045	0,54
07	VIGA "U" 76,2x38,1 L=840 - Kg/m=6,10 (STOP-LOG 1e2)	AÇO INOX	02	5,12	10,24
06	VIGA "U" 76,2x38,1 L=450 - Kg/m=6,10 (STOP-LOG 2)	AÇO INOX	01	2,74	2,74
05	VIGA "U" 76,2x38,1 L=1000 - Kg/m=6,10 (STOP-LOG 1)	AÇO INOX	01	6,10	6,10

ENCAIXE DO STOP-LOG

04	PLACA EM FIBRA DE VIDRO e=20mm L=1000x520	AÇO INOX	01	-	-
03	PARAFUSO C/ PORCA E ARRUELA ø5/16" L=50	AÇO INOX	04	-	-
02	CANTONEIRA DE ABAS IGUAIS 2"x2"x1/4" L=405 - Kg/m=4,72	AÇO INOX	02	1,92	3,84
01	CHUMBADOR TECBOLT DA TECNART OU SIMILAR ø 1/2" L=96	AÇO INOX	04	-	-

PLACA VERTEDOURA

Nº	DESCRIÇÃO	MATERIAL	QUANT.	(Kg) PESO	TOTAL PESO
RELAÇÃO DE PEÇAS					

- NOTAS:
- 1 - DIMENSÕES E COTAS EM METRO E DIÂMETROS EM MILÍMETRO, EXCETO INDICAÇÃO CONTRÁRIA.
 - 2 - FLANGES SEGUNDO NORMA ABNT NBR 7675 PN10.

LEGENDA:

DESENHOS DE REFERÊNCIA:

- 0365-DE-60-HI-058
0365-DE-60-HI-059
0365-DE-60-HI-060
0365-DE-60-HI-061
0365-DE-60-HI-063

ATUALIZAÇÃO

Nº	DATA	CONTEÚDO	REVISADO	VERIFICADO	APROVADO

CONTRATANTE: SECRETARIA DE INFRAESTRUTURA HÍDRICA E SANEAMENTO - SIHS

FASE: PROJETO EXECUTIVO

DISCIPLINA: PROJETO HIDRÁULICO

TEMA/PROJ. ESPECÍFICO: REDE DE ESGOTO

TÍTULO: SISTEMA DE ESGOTAMENTO SANITÁRIO

DESENHO Nº: 0365-DE-60-HI-062 R-00

ENDEREGO: RODOVIA BA 526 - CASSANGNE - SALVADOR / BAHIA

PROJETO Nº: 0365

PROJ.: JORGE ALMEIDA

VER.: CLÁUDIO ARRAES

REVISADO: WASHINGTON

VERIFICADO: ULYSSES F. LIMA

APROVADO: [assinatura]

DATA EMISSÃO INICIAL: JAN/2017

ESCALA: INDICADA

NÚMERO PRANCHAS: 05 DE 06

(DIMENSÕES EM mm)
ESCALA 1/25



CORTAR, SOLDAR E REDUZIR CONFORME
INDICADO NO DESENHO

VIGA ~~N~~ PADRÃO AMERICANO,

08 CHUMBADOR TIPO RABO DE ANDORINHA ø3/8"

(DIMENSÕES EM mm)
ESCALA 1/25



0605

1



RESPONSÁVEL PROJETA:

BAHIA
GOVERNO DO ESTADO

Consórcio  ffa

PLANO URBANÍSTICO E AMBIENTAL E PROJETOS ESPECÍFICOS PARA O VETOR IPITANGA

CONTRATANTE:		
SECRETARIA DE INFRAESTRUTURA HÍDRICA E SANEAMENTO - SIHS		
FASE:	DISCIPLINA:	TEMPORAL. ESPECÍFICO:
PROJETO EXECUTIVO	PROJETO HIDRÁULICO	REDE DE ESGOTO
TÍTULO:	NÚMERO FOLHA:	
SISTEMA DE ESGOTAMENTO SANITÁRIO EEE-9 - DETALHES		__06__ DE __06__

ENDEREÇO: RODOVIA BA 526 - CASSANGE - SALVADOR / BAHIA			DATA EMISSÃO INICIAL: JAN./2017		ESCALA: INDICADA	
PROJETO Nº 0365		PROJ.: JORGE ALMÉRIO		DES.: WASHINGTON		DESENHO Nº 0365-DE-60-HI-063 R-00
CONF.: JORGE ALMÉRIO		VERIF.: CLÁUDIO ARRAES		APROV.: ULYSSES F. LIMA		

NOTAS:

- 1 - DIMENSÕES E COTAS EM METRO E DIÂMETROS EM MILÍMETRO, EXCETO INDICAÇÃO CONTRÁRIA.
- 2 - A GRADE DEVERÁ SER FABRICADA EM AÇO CARBONO ASTM-A36.
- 3 - FLANGES SEGUNDO NORMA ABNT NBR 7675 PN10.

LEGENDA:

DESENHOS DE REFERÊNCIA:

0365-DE-60-HI-058
0365-DE-60-HI-059
0365-DE-60-HI-060
0365-DE-60-HI-061
0365-DE-60-HI-062

ATUALIZAÇÃO

[illegible]